



LEGENDA:

- LUMINÁRIA TUBULAR DE LED 2x18W NO TETO (EMBUÍDO)
- TOMADA SIMPLES - h=130cm
- TOMADA DUPLA - h=15,40m
- TOMADA ESPECÍFICA SIMPLES - h=130cm
- INTERRUPTOR DE UMA SEÇÃO
- INTERRUPTOR DE DUAS SEÇÕES
- CAIXA DE PASSAGEM NA PAREDE. 30X30X40
- CAIXA DE PASSAGEM NA PISO
- QUADRO GERAL DE LUZ E FORÇA
- DISJUNTOR A SECO - DIN CURVA B 10A 1P
- DISJUNTOR A SECO - DIN CURVA B 40A 1P
- QUADRO DE MEDIDORES
- ELETROCALHAS NO TETO
- ELETRODUTO NO TETO E PAREDE
- ELETRODUTO NO PISO
- NEUTRO, FASE, RETORNO, TERRA

RAMAL DE ENTRADA
1- OS CONDUTORES DO RAMAL DE ENTRADA SUBTERRÂNEO DEVEM SER DE COBRE, CLASSE DE ENCORDAMENTO TIPO 2, COM ISOLAÇÃO MÍNIMA PARA 1 KV.
2- O CABO DEVE TER CAMADA ISOLANTE COM PROTEÇÃO MECÂNICA ADICIONAL.
3- O PADRÃO DE ENTRADA PODE TER ATÉ 3 CURVAS DE 90º, ESPAÇADOS DE 3 m.
4- OS CONDUTORES DA ENTRADA DE ENERGIA ATÉ A MEDIÇÃO DA CONCESSIONÁRIA
DEVEM SER IDENTIFICADOS COM AS SEGUINTE CORES:
FASE A = VERMELHO
FASE B = BRANCO
FASE C = MARROM
NEUTRO= AZUL

NOTAS:
1 - ELETRODUTOS NÃO COTADAS Ø3/4"
2 - CONDUTORES NÃO ESPECIFICADOS #2,59mm²
3 - PARA INSTALAÇÕES VER MEMORIAL TÉCNICO
4 - NORMA UTILIZADA NBR 5419-BAIXA TENSÃO

REVISÃO	DESCRIÇÃO	DATA	DESENHO	VERIF.	APROV.
01	EMIÇÃO INICIAL	20/04/2023	FELIPE V.	ELOI	ELOI
02					

OBSERVAÇÕES:

- MEDIDAS EM METRO.
- TODAS AS MEDIDAS E QUANTIDADES DEVERÃO SER CONFERIDAS NA OBRA ANTES DE QUALQUER PROCEDIMENTO DE FABRICAÇÃO.
- DIREITOS AUTORAIS RESERVADOS. ESTE PROJETO NÃO PODERÁ SER REPRODUZIDO OU MODIFICADO (TOTAL OU EM PARTES) SEM A EXPRESSA AUTORIZAÇÃO DOS AUTORES.




JN ASSESSORIA E ENGENHARIA

PREFEITURA MUNICIPAL
QUEIMADAS

GESTOR
ANDRÉ LUIZ ANDRADE

REFORMA E URBANIZAÇÃO DA FEIRA LIVRE

PRONCHA

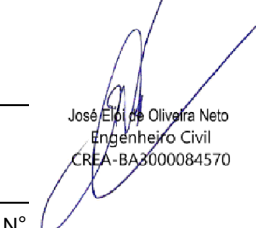RESPONSÁVEL	CAIXA	PROJETISTA	 01/02
JOSE ELOI DE O. NETO	3000084570-BA	LUCAS	
DATA	Nº DO PROJETO	PROJ. DE REFERÊNCIA	
20/04/2023	ELE-012023		

VISTO


ESCALA

1/100

ARMÁRIO DE MEDIDORES


VISTA FRONTAL

Ver anexo –NORMA COELBA


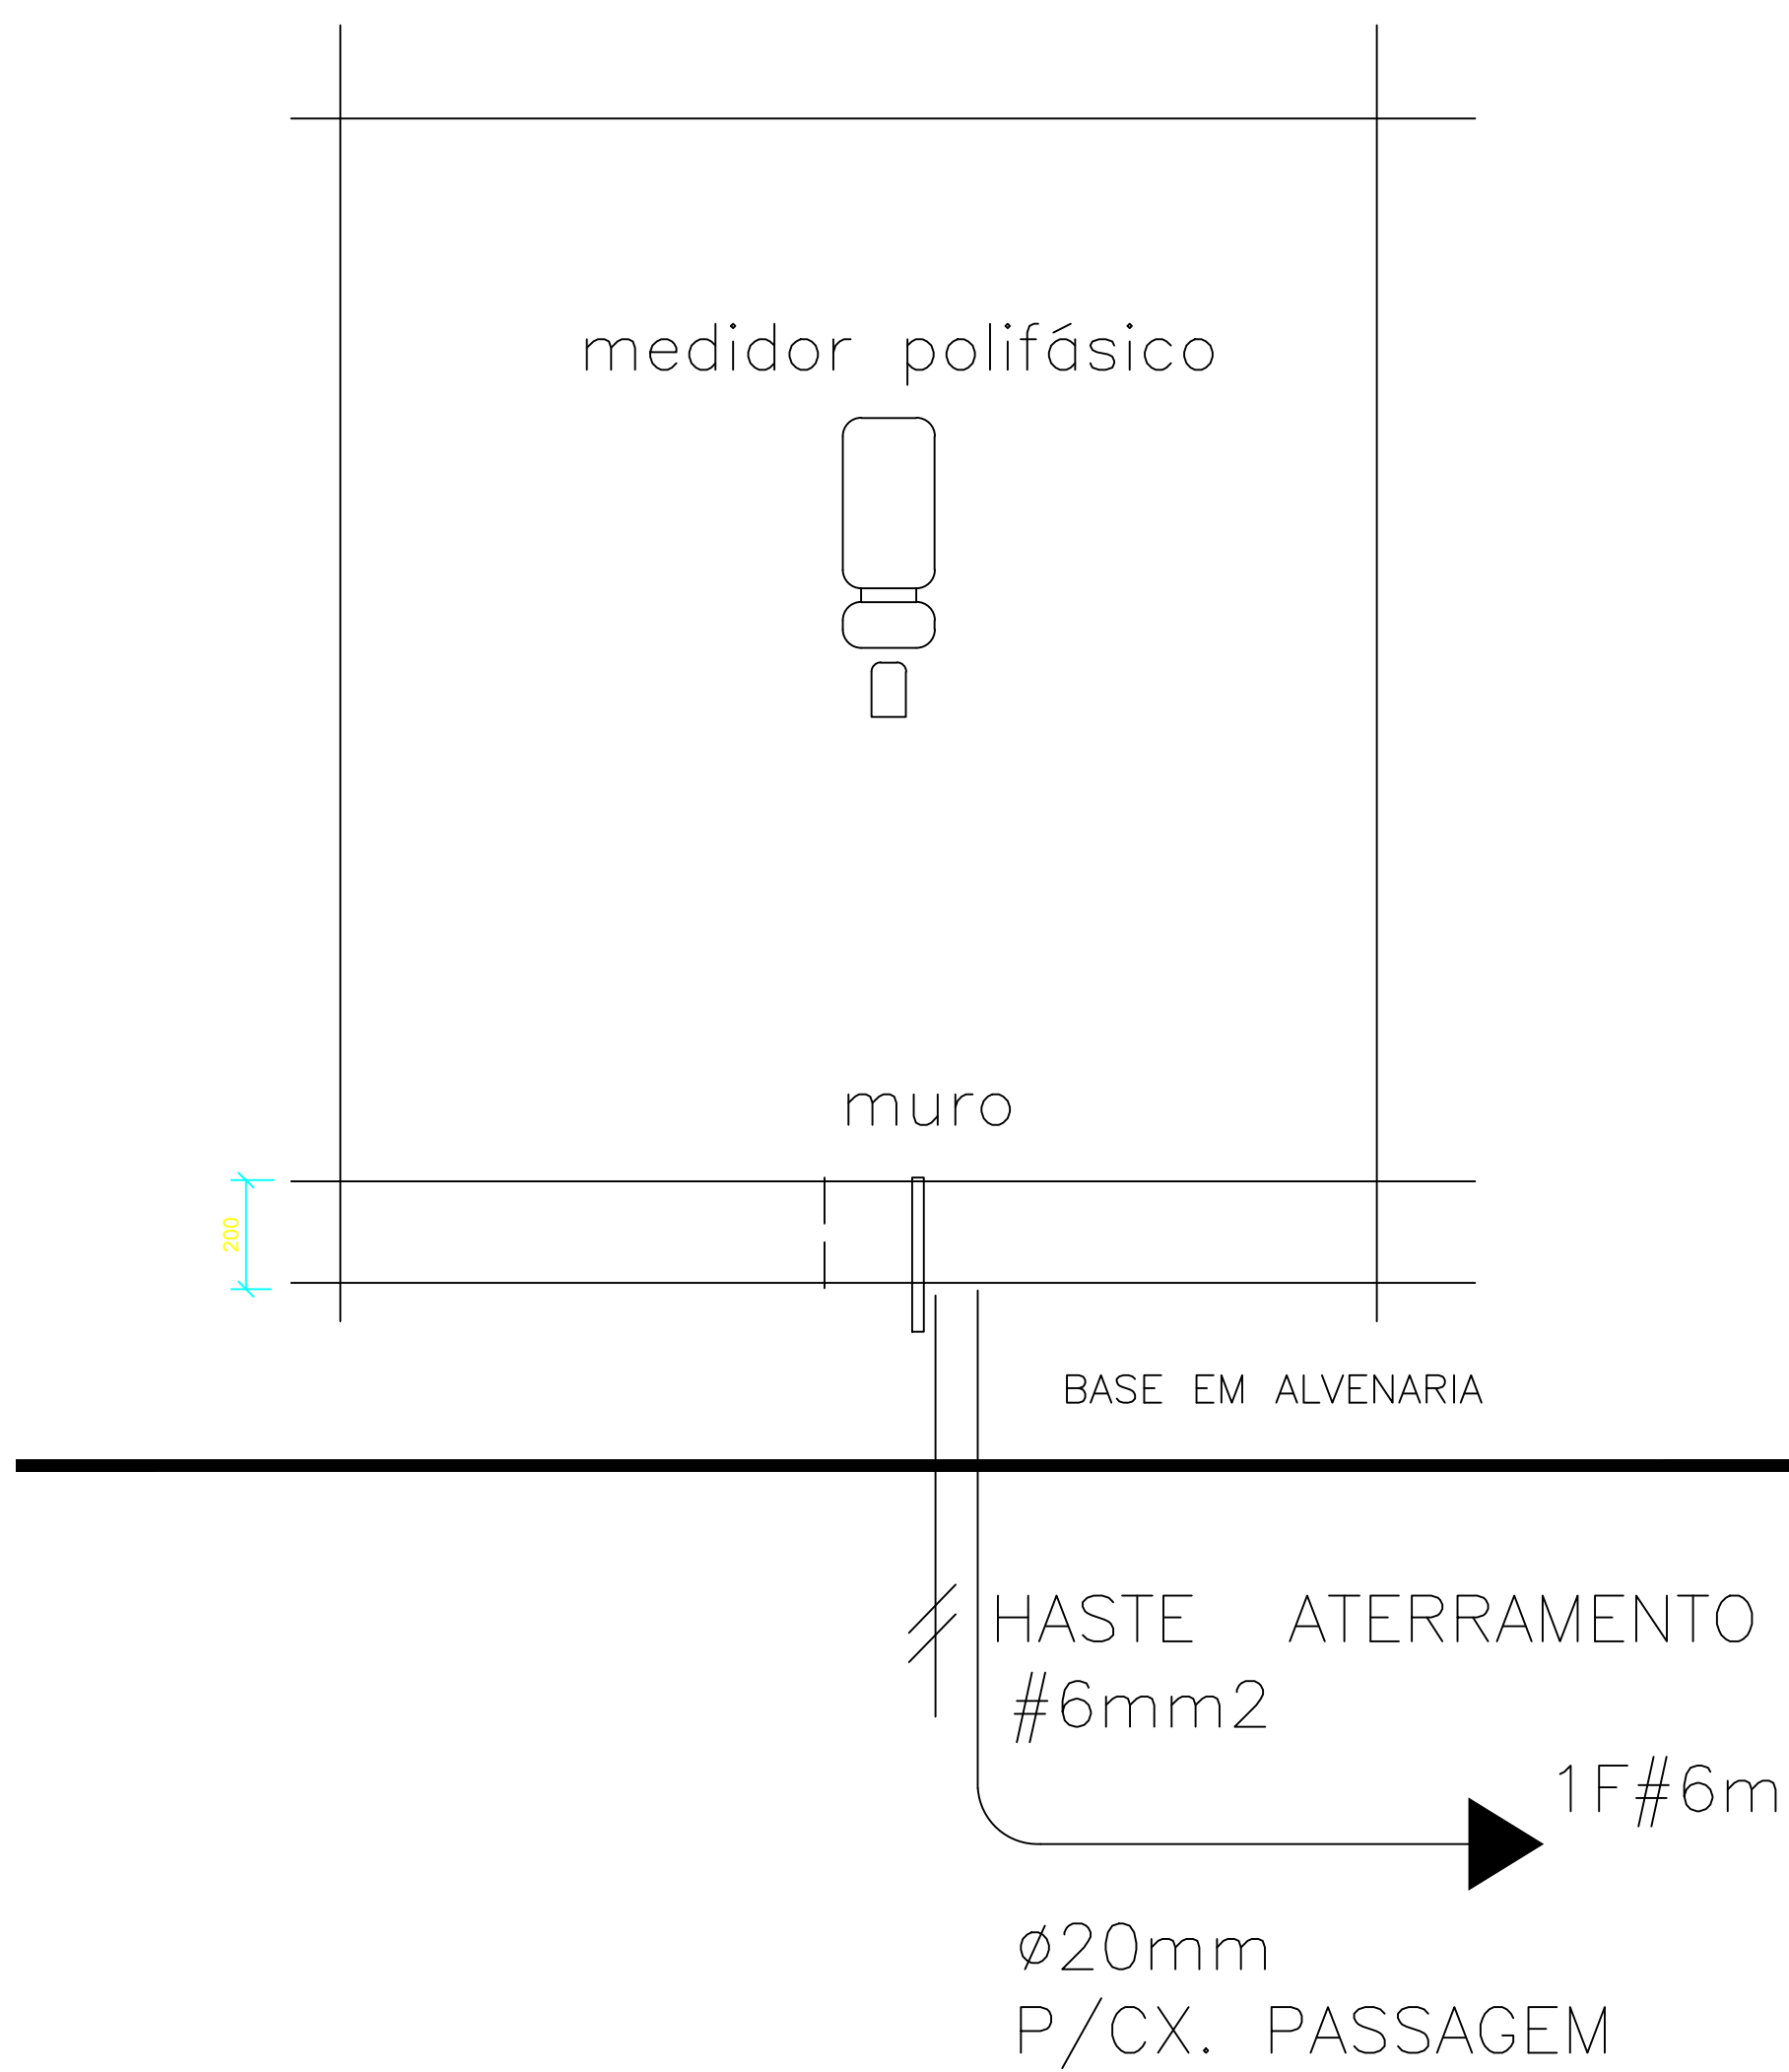


VISTA LATERAL

Ver anexo F–NORMA COELBA

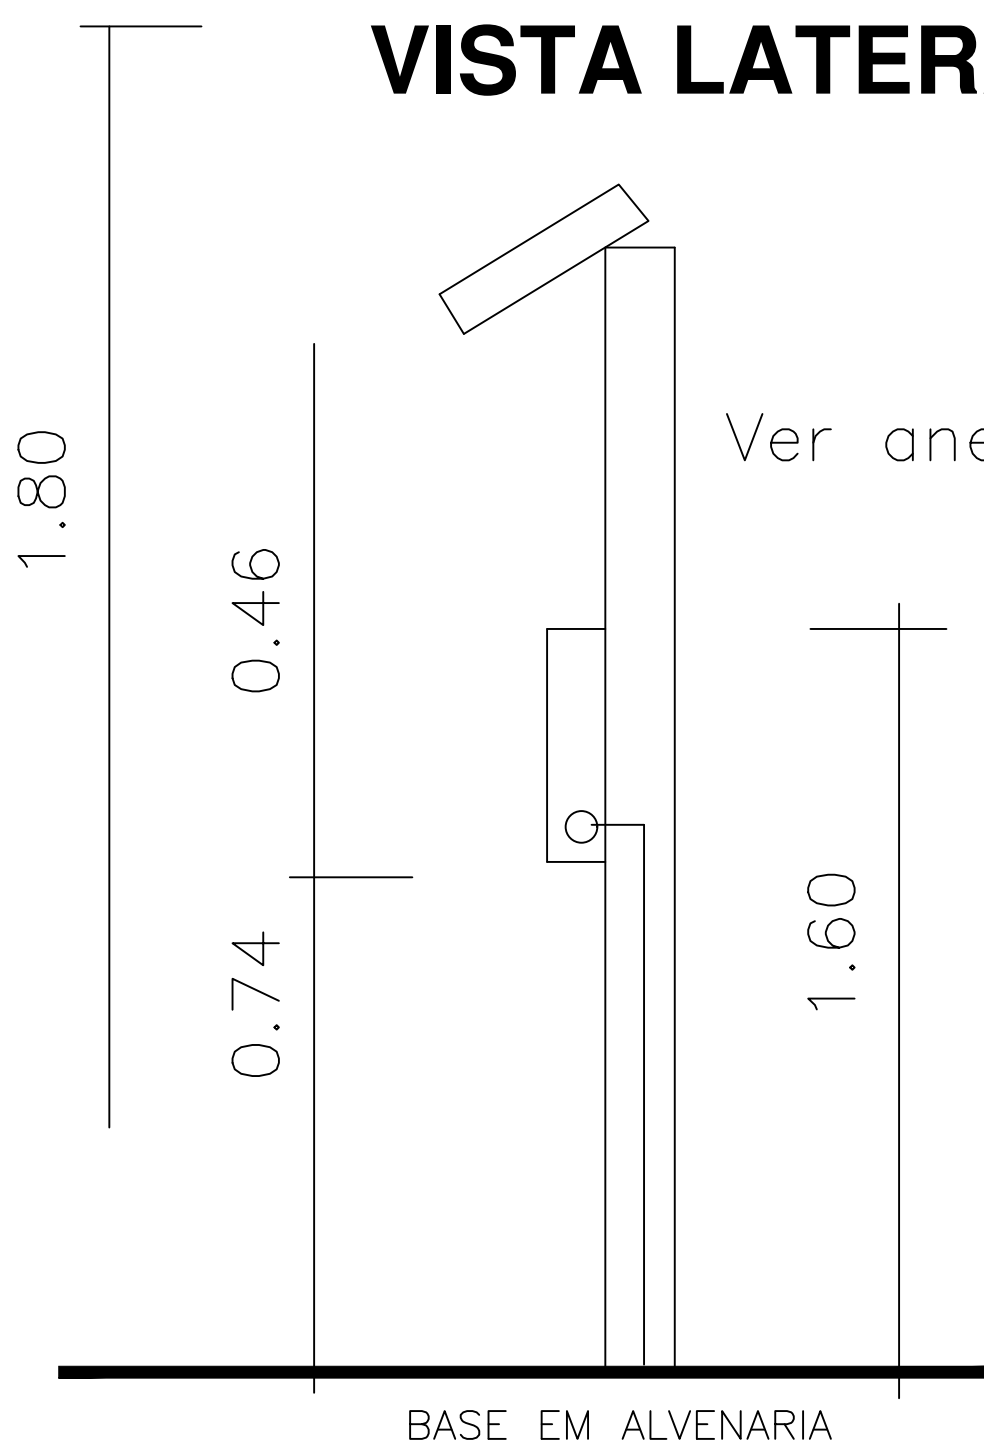

SISTEMA DE ATERRAMENTO

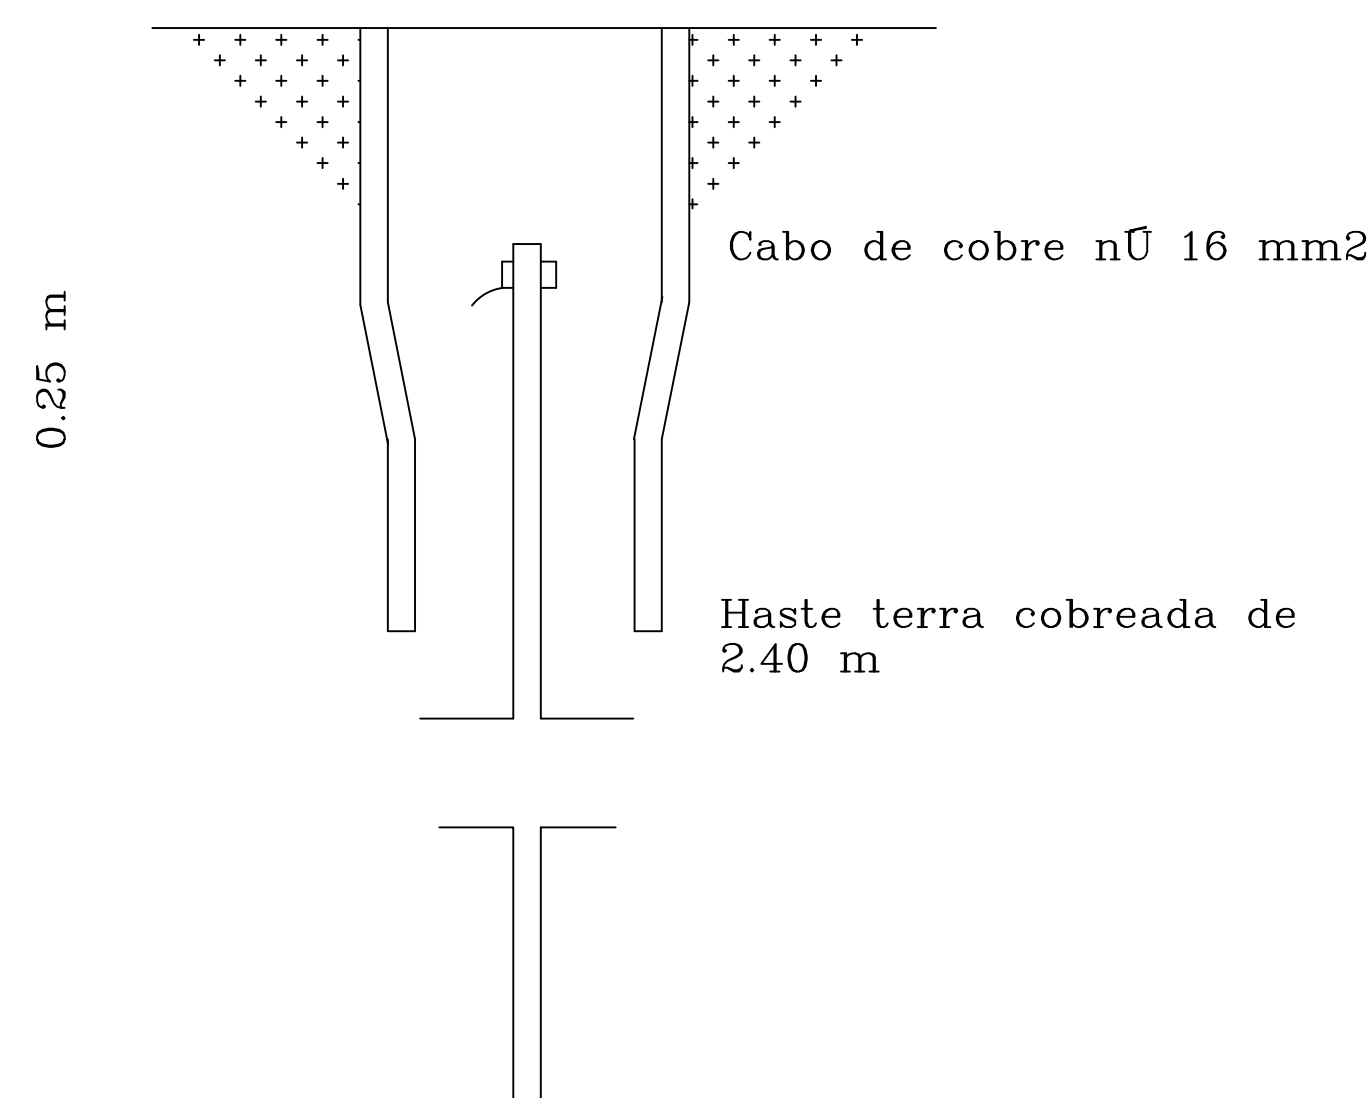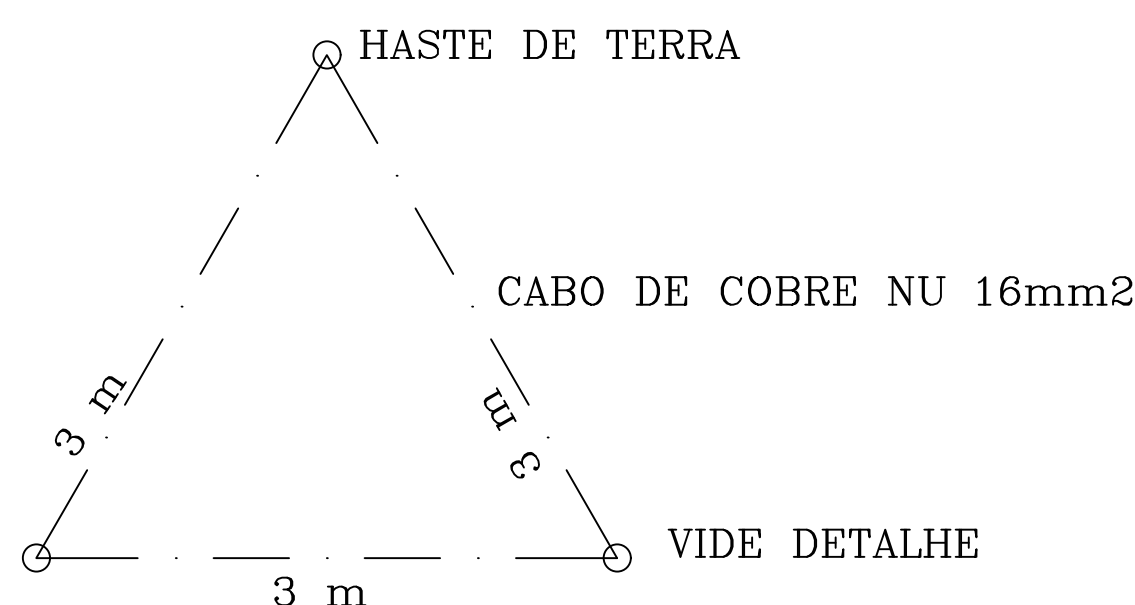

NORMAS E ANEXOS -COELBA

ANEXO I. TABELAS

Tabela 5.1 – Dados Elétricos da Entrada de Serviço – Unidades Consumidoras Ligadas ao Sistema 380/220V – Responsabilidade da Concessionária

Tipo de Serviço (Sistema 220-127V)	Carga Instalada (VA)	Demanda (VA)	Potência de maior rendimento (VA)			Respostas da Concessionária			Medidor
			PM	PF	PF	Ativa (VA)	Subativa (VA)	Reativa (VA)	
Misto	2.5	1.5	1	1	1	1	1	1	1
Residencial	2.5	1.5	1	1	1	1	1	1	1
Comercial	2.5	1.5	1	1	1	1	1	1	1
Industrial	2.5	1.5	1	1	1	1	1	1	1

Tabela 5.2 – Dados Elétricos da Entrada de Serviço – Unidades Consumidoras Ligadas ao Sistema 380/220V – Responsabilidade do Consumidor

Tipo de Serviço (Sistema 220-127V)	Carga Instalada (VA)	Demanda (VA)	Potência de maior rendimento (VA)			Respostas da Concessionária			Medidor
			PM	PF	PF	Ativa (VA)	Subativa (VA)	Reativa (VA)	
Misto	2.5	1.5	1	1	1	1	1	1	1
Residencial	2.5	1.5	1	1	1	1	1	1	1
Comercial	2.5	1.5	1	1	1	1	1	1	1
Industrial	2.5	1.5	1	1	1	1	1	1	1

Largura do fio condutor

Suporta (sem aquecer)

2,5 mm²	21,0 amperes
4,0 mm²	28,0 amperes
6,0 mm²	36,0 amperes
10,0 mm²	50,0 amperes

Quadro de Cargas –QD BOXES 01 a 29

Circ.	Descrição	Iluminação										Tomas				Ar Condicionado			Pot. W	Pot. V.A.	Demanda (%)	Fat.	Corr.	Fases	Prot.	Cond. mm2	Fases ABC
		2x18W	6W	30W	100W	190W	200W	1150W	4400W	6000W	3150W	2350W	1400W														
1	Iluminação(Base)	1															36	36		1,00	0,16	1	10A	2,5	A		
2	Tomadas TUGs(Base)				3												300	375		0,80	1,70	1	10A	2,5	A		
3	Tomada TUE(Fogão Elétrico – Base)									1							6000	7500		0,80	34,09	1	40A	6	A		
4	Tomada TUE(Geladeira – Base)					1											190	237,50		0,80	1,08	1	10A	2,5	A		
Total		C=25mm OT=2% Alumini																6526	8148,50	100%	0,80	37,04	1	40A	6	A	

Quadro de Cargas –QD Lojas Artesanato 01 a 06

Circ.	Descrição	Tomas											Ar Condicionado			Pot. W	Pot. V.A	Demanda (%)	Fat. A	Corr.	Fases	Prot.	Cond. mm2	Fases ABC
		2x18W	6W	30W	100W	190W	200W	1150W	4400W	6000W	3150W	2350W	1400W											
1	Iluminação(Loja Artesanato)	2													72	72		1,00	0,33	1	10A	2,5	A	
2	Tomas TUGs(Loja Artesanato)			4											400	500		0,80	2,27	1	10A	2,5	A	
	Total Aliment.														472	572	100%	0,83	2,60	1	40A	6	A	

Quadro de Cargas –QD ÁREA COMUM

Circ.	Descrição	Iluminação					Tomas					Ar Condicionado			Pot. W	Pot. V.A.	Demanda (%)	Fat.	Corr.	Fases	Prot.	Cond. mm2	Fases ABC
		2x18W	2x60W	50W	100W	190W	200W	1150W	4400W	6000W	3150W	2350W	1400W										
1	Iluminação(Sentirio Feminino,Sentirio P.C.D Feminino, Sentirio Masculino, Sentirio P.C.D Masculino)	10													360	360		1,00	1,64	1	10A	2,5	A
2	Iluminação(Pendentes – Feito Livre)				26										1300	1300		1,00	5,91	1	10A	2,5	A
3	Iluminação(Pendentes – Feito Livre)				24										1200	1200		1,00	5,45	1	10A	2,5	A
4	Iluminação(Pendentes – Feito Livre)				24										1200	1200		1,00	5,45	1	10A	2,5	A
5	Iluminação(Postes – Área Externa Feito Livre)			8											1280	1280		1,00	5,82	1	10A	2,5	A
6	Iluminação(Postes – Área Externa Feito Livre)			7											1120	1120		1,00	5,09	1	10A	2,5	A
	Total QT=2% Aliment.														6460	6460	100%	1,00	29,36	1	40A	6	A

DIAGRAMA UNIFILAR QD BOXES 01 A 29

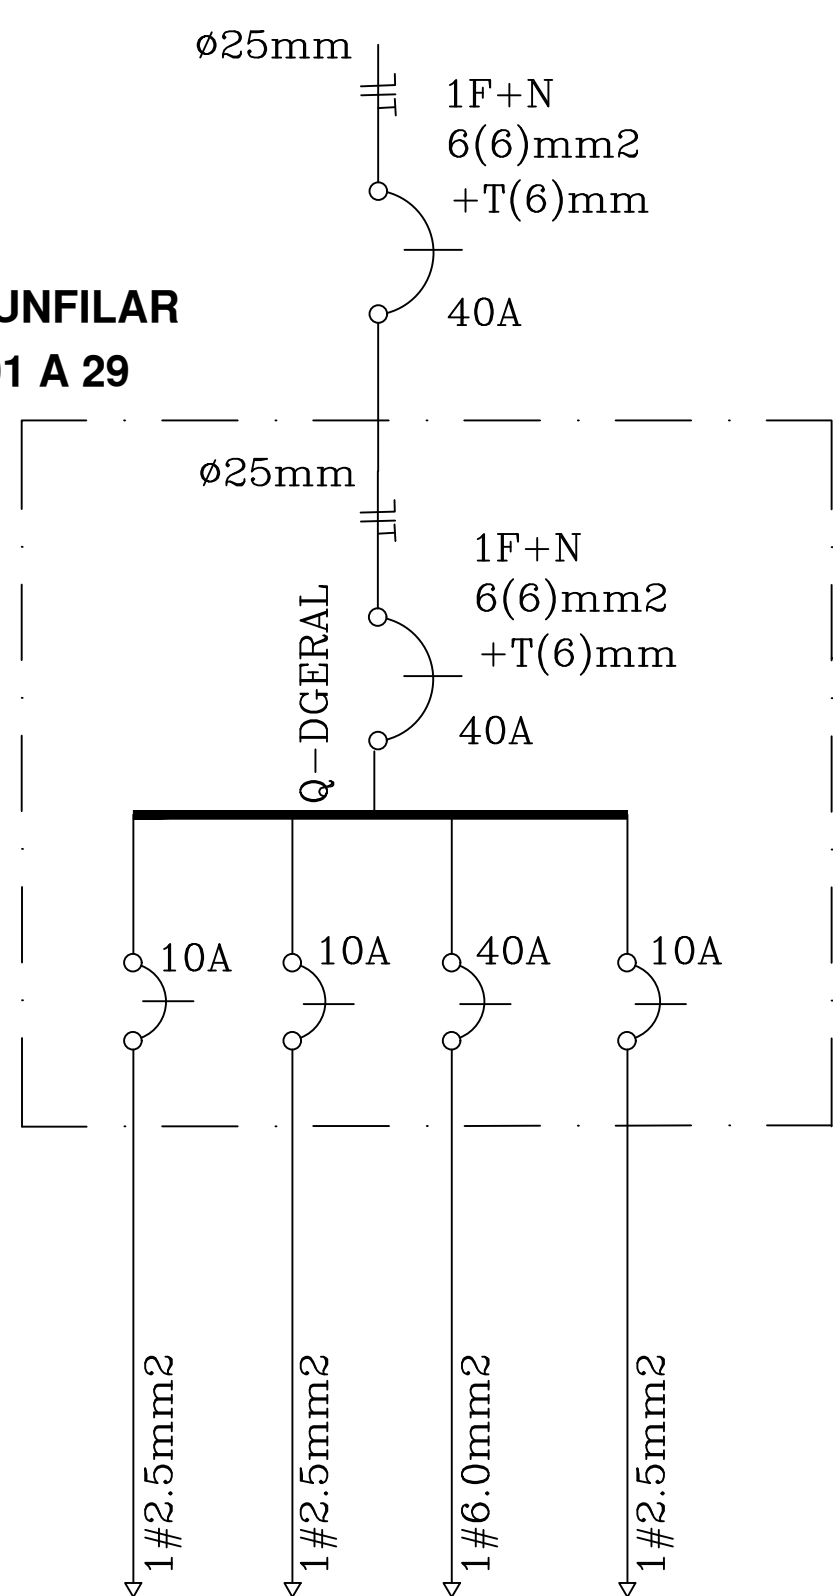


DIAGRAMA UNIFILAR QD LOJAS ARTESANATO 01 A 06


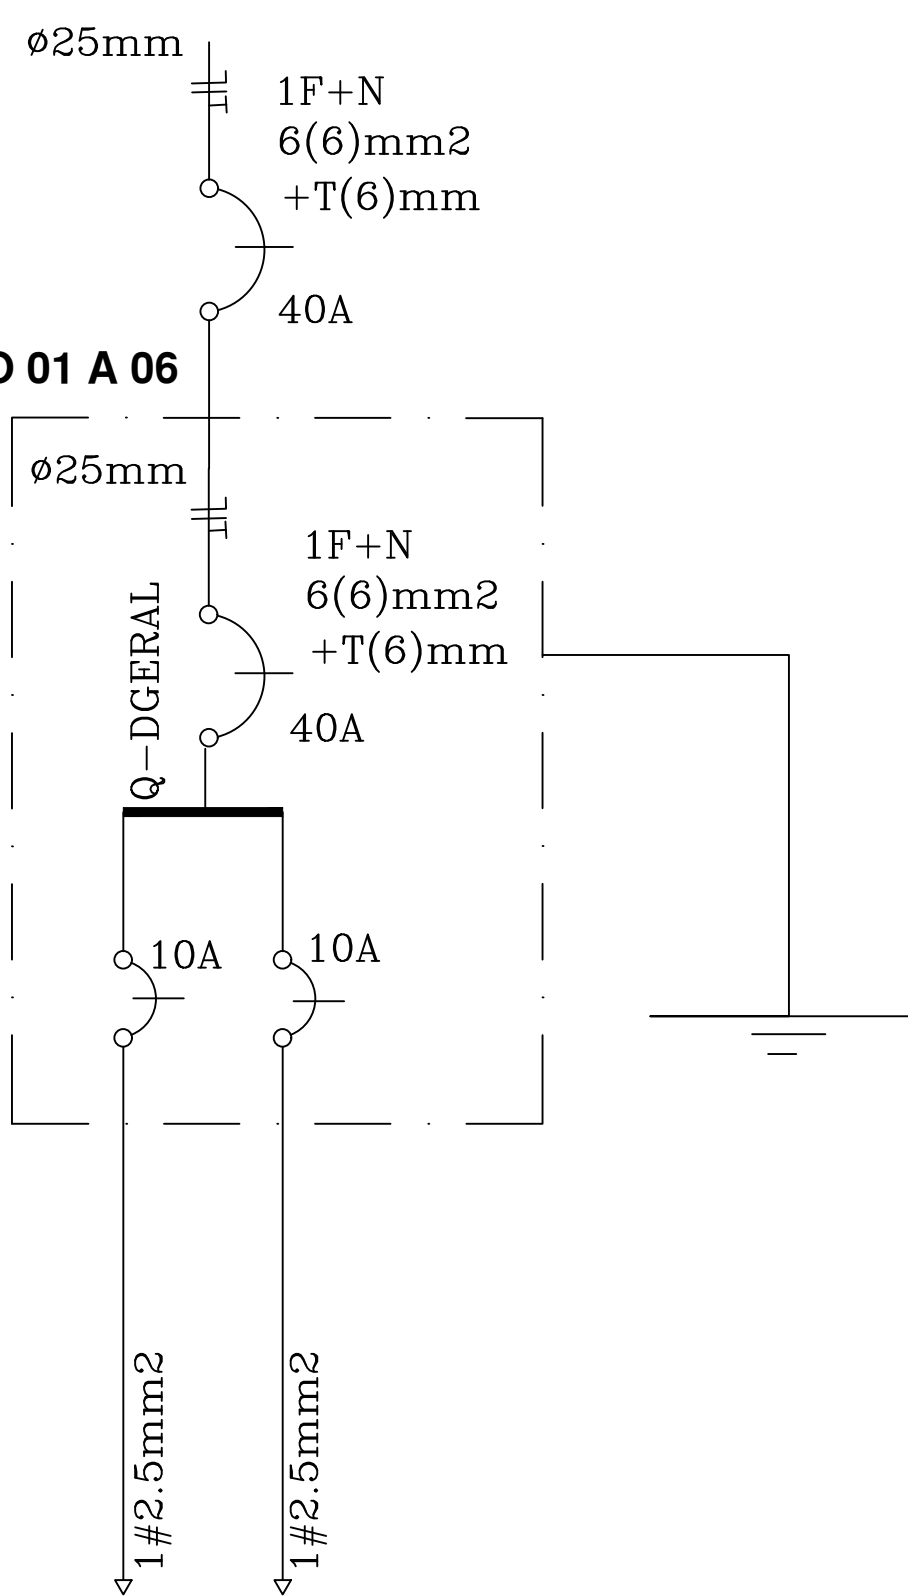


DIAGRAMA UNIFILAR QD ÁREA COMUM

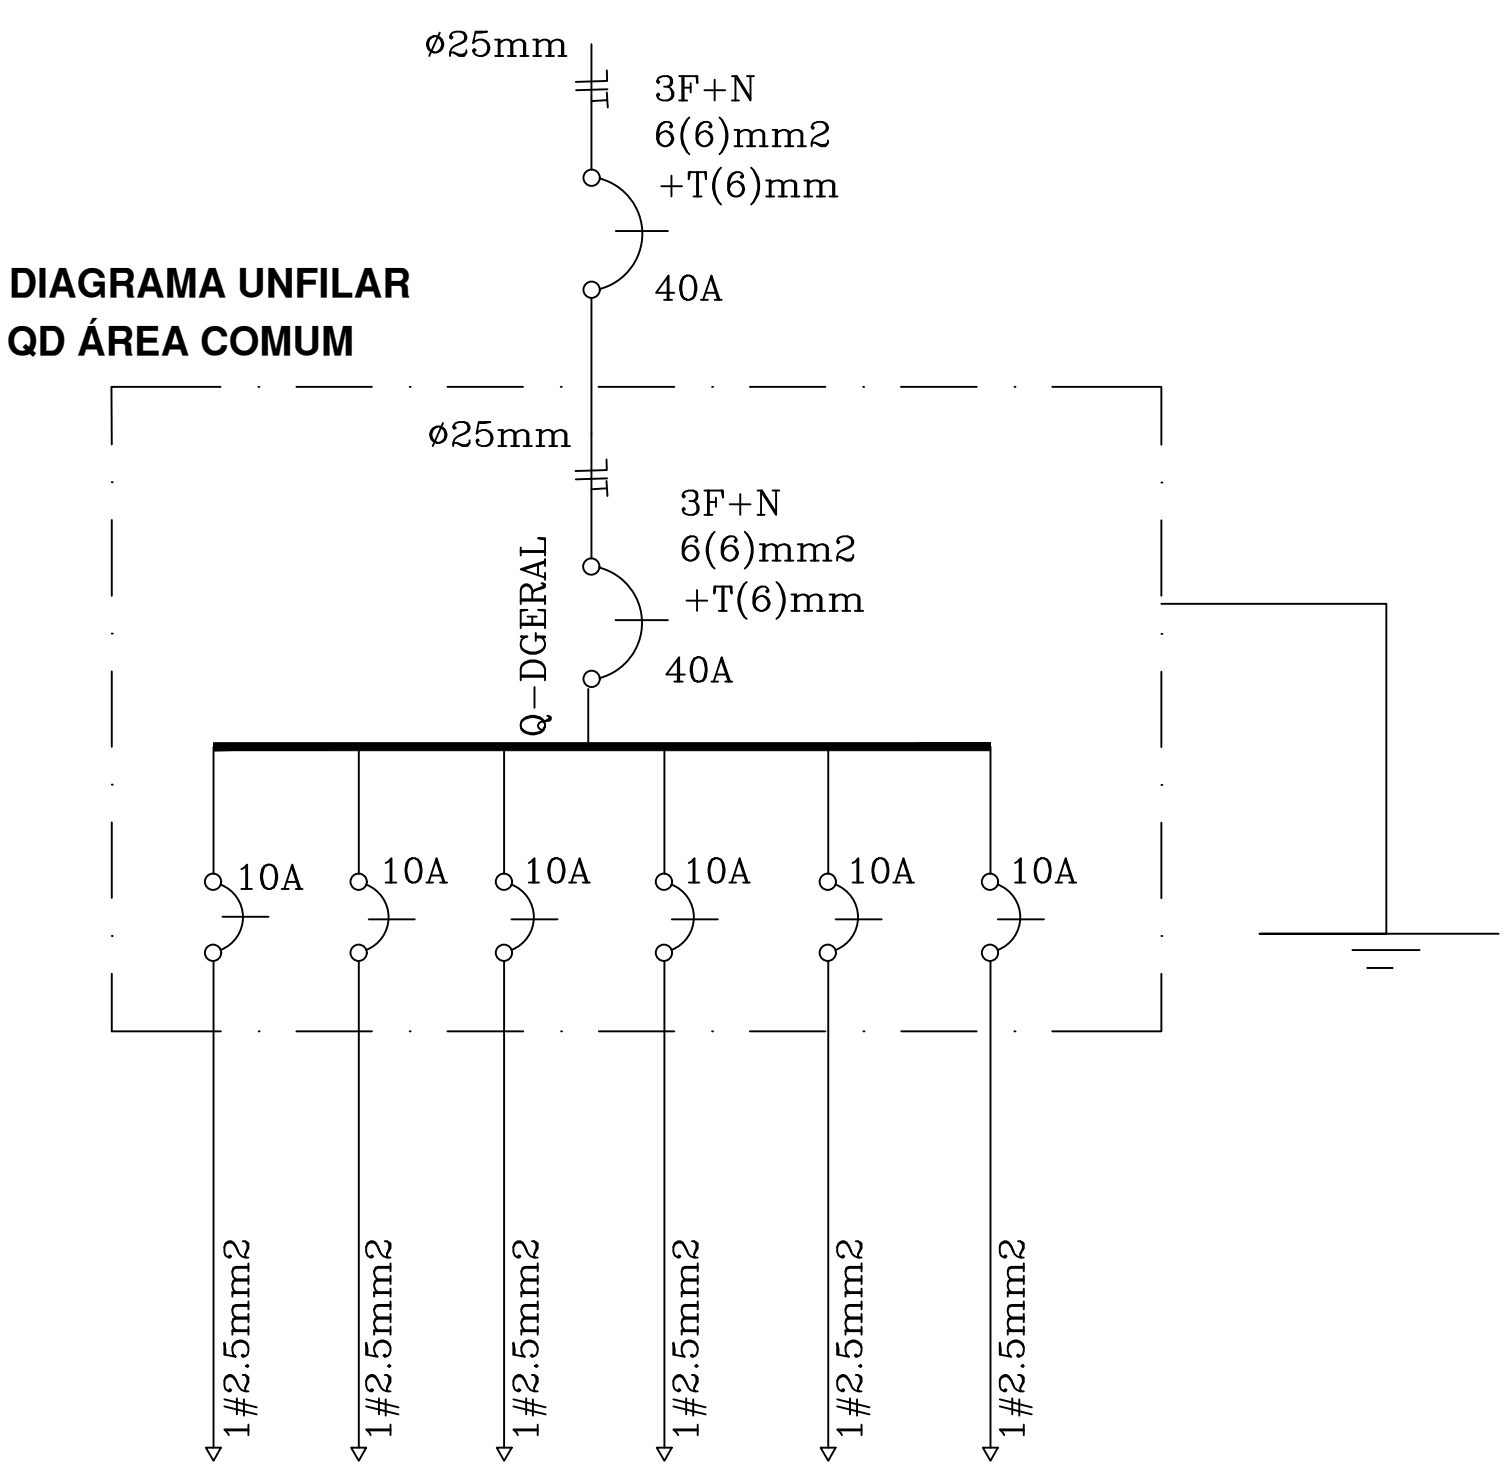

NBR–5444

Num.	Quant.	Und.	Dimensão	Código	Descrição
1	109	pc		16132.8.14.1	Caixa 2x4
2	1	pc			Caixa para Medidor
3	125	pc			Caixa Sextavada
4	98,40	m	3/4"		Eletroduto Flexível no teto
5	229,16	m			Eletroduto 75x50
6	334,35	m	3/4"		Eletroduto Flexível no parede
7	65,14	m	1"		Eletroduto Flexível no parede
8	15,00	m	1"		Eletroduto Flexível no parede
9	51	pc			Luminária tubular de led 2x18W
10	74	pc			Pendentes com led de 50W
11	15	pc			Postes 2 pétalas de 6m com led de 80W
12	37	pc			Interruptor de uma seção
13	2	pc			Interruptor de duas seções
14	490,06	m			Eletroduto PEAD 3/4"
15	55,82	m			Eletroduto PEAD 1"
16	5,60	m			Eletroduto PEAD 1 1/4"
17	9,02	m			Eletroduto PEAD 1 1/2"
18	31,22	m			Eletroduto PEAD 2"
19	9,23	m			Eletroduto PEAD 2 1/2"
20	12,91	m			Eletroduto PEAD 3"
21	28,82	m			Eletroduto PEAD 3"
22	36	pc			Quadro Geral de luz e força
23	41	pc			Tomada baixa duplas h=0,40m
24	29	pc			Tomada média simples h=130cm
25	58	pc			Tomada específica simples h=130cm
27	80	pc			CAIXA DE PASSAGEM NA PISO

Fiação e Dispositivos de Proteção

Num.	Quant.	Und.	Dimensão	Código	Descrição
1	105	pc		1P10A	Disjuntor a seco – DIN
2	4	pc		1P40A	Disjuntor a seco – DIN
3	206,82	m	2,5 mm²	3000	Fio cabo 750 V – PVC no teto
4	579,88	m	2,5 mm²	3000	Fio cabo 750 V – na calha
5	991,74	m	2,5 mm²	3000	Fio cabo 750 V – PVC na parede
6	250,56	m	6,0 mm²	3000	Fio cabo 750 V – PVC na parede
7	324,00	m	6,0 mm²	3000	Cabo 1 KV – PVC na parede
8	1619,43	m	2,5 mm²	3000	Fio cabo 750 V – PVC no piso
9	116,64	m	6,0 mm²	3000	Fio cabo 750 V – PVC no piso
10	4415,79	m	6,0 mm²	3000	Cabo 1 KV – PVC no piso

REVISÃO	DESCRIÇÃO	DATA	DESENHO	VERIF.	APROV.
01	MISSÃO INICIAL	20/04/2023	FELIPE V.	ELOI	ELOI
02					

OBSERVAÇÕES:

- MEDIDAS EM METRO.
- TODAS AS MEDIDAS E QUANTIDADES DEVERÃO SER CONFERIDAS NA OBRA ANTES DE QUALQUER PROCEDIMENTO DE FABRICAÇÃO.
- DIREITOS AUTORAIS RESERVADOS. ESTE PROJETO NÃO PODERÁ SER REPRODUZIDO OU MODIFICADO (TOTAL OU EM PARTES) SEM A EXPRESSA AUTORIZAÇÃO DOS AUTORES.

JN ASSESSORIA E ENGENHARIA

PREFEITURA MUNICIPAL QUEIMADAS

REFORMA E URBANIZAÇÃO DA FEIRA LIVRE

PROJETO ELÉTRICO

RESPONSÁVEL: JOSÉ ELOI DE O. NETO

DATA: 20/04/2023


PROJETISTA: LUCAS

PROJ. DE REFERÊNCIA: ELE-012023

ESCALA: 1/100

02/02

Vai pra rede de esgoto.

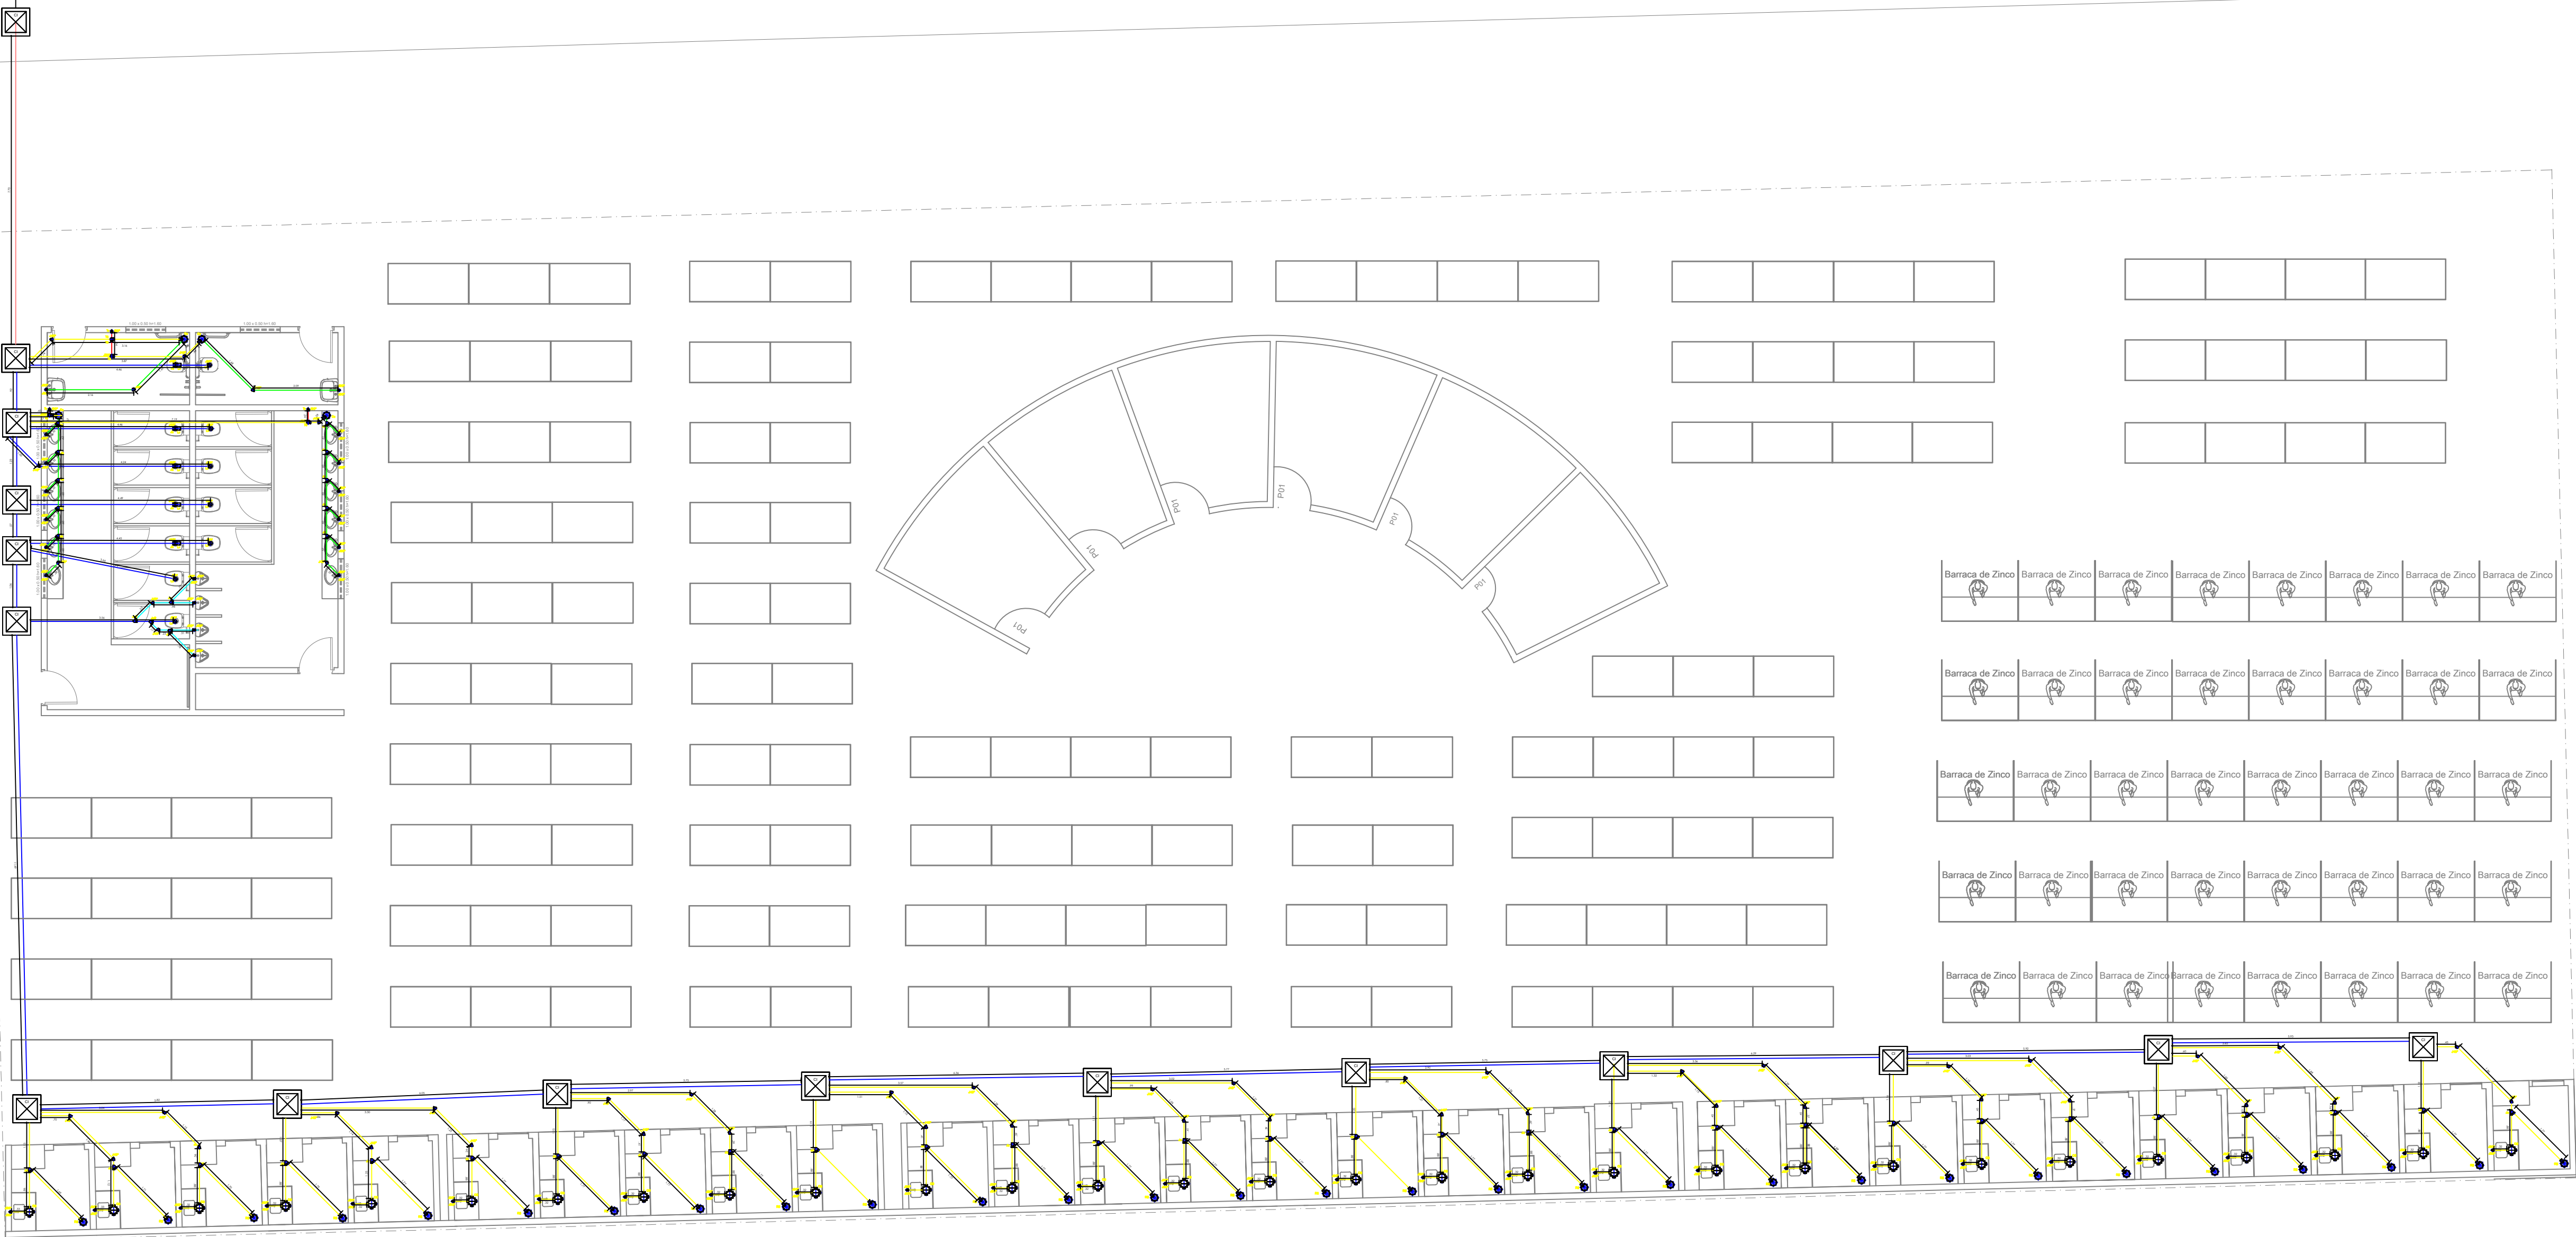

TUBULAÇÃO


- Tubo PVC Soldável branco 100mm (Detalhado) - Ramais
- Tubo PVC Soldável branco 100mm (Detalhado) - Esgoto Primário e Ramais
- Tubo PVC Soldável branco 40mm (Detalhado) - Esgoto Secundário
- Tubo PVC Soldável branco 50mm (Detalhado) - Esgoto Secundário
- Tubo PVC Soldável branco 75mm (Detalhado) - Esgoto Secundário
- Tubo PVC Soldável branco 50mm (Detalhado) - Ventilação

LEGENDA

J90 – Joelho 90
Js – Junção
JsR – Junção de redução
J45 – Joelho 45
Lv – Luva Simples
CI – Caixa inspeção
CS – Caixa Sifonada
RS – Ralo sifonado circular
Tv – Terminal de ventilação

Item	Material	DIM	UNID	QNTD
1	TUBO PVC SOLDÁVEL BRANCO	40mm	M	32,28
2	TUBO PVC SOLDÁVEL BRANCO	50mm	M	215,47
3	TUBO PVC SOLDÁVEL BRANCO	100mm	M	100,68
4	TUBO PVC SOLDÁVEL BRANCO	150mm	M	8,05
5	CAIXA SIFONADA	150X150X50mm	UNID	4
6	RALO SIFONADO	100X100X40mm	UNID	29
7	JOELHO 90° PVC	40mm	UNID	24
8	JOELHO 90° PVC	50mm	UNID	75
9	JOELHO 90° PVC	100mm	UNID	7
10	JOELHO 45° PVC	40mm	UNID	2
11	JOELHO 45° PVC	50mm	UNID	43
12	JOELHO 45° PVC	100mm	UNID	5
13	JUNÇÃO PVC	40x40mm	UNID	10
14	JUNÇÃO PVC	50x50mm	UNID	31
15	JUNÇÃO PVC	100X100mm	UNID	5
16	LUVA PVC	100mm	UNID	9
17	JUNÇÃO DE REDUÇÃO PVC	100X50mm	UNID	2
18	TE PVC	50mm	UNID	5
19	CAIXA DE GORRURA CIRCULAR PVC	15L	UNID	20
20	CAIXA DE INSPEÇÃO	60x60x90cm	UNID	16
21	TERMINAL DE VENTILAÇÃO	50mm	UNID	3

DETALHES

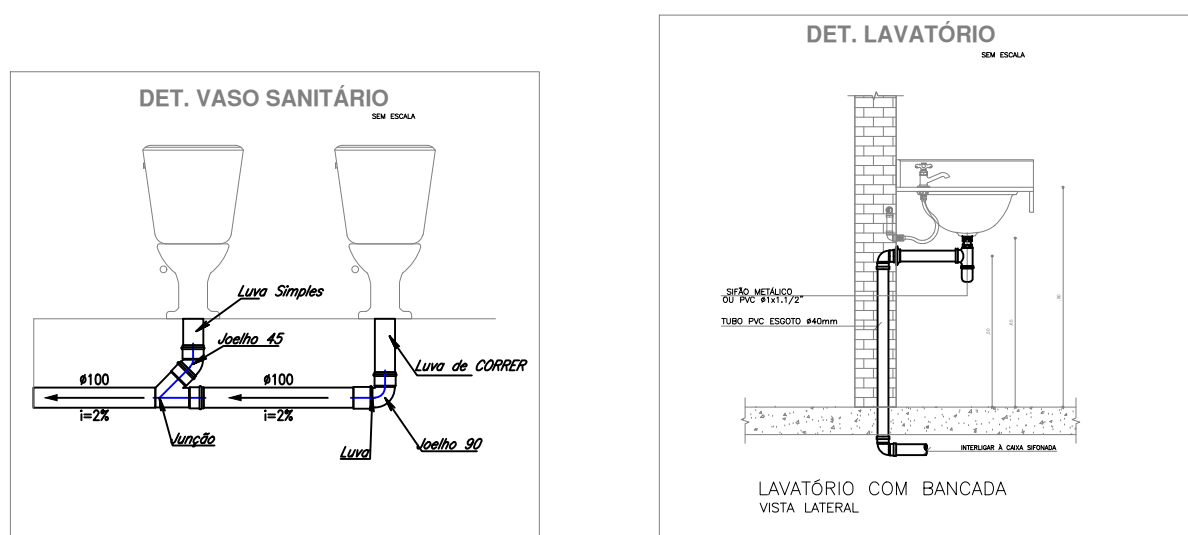

REVISÃO	DESCRIÇÃO	DATA	DESENHO	VERIF.	APROV.
01	EMIÇÃO INICIAL	20/04/2023	FELIPE V.	ELOI	ELOI
02					

OBSERVAÇÕES:

- MEDIDAS EM METRO.
- TODAS AS MEDIDAS E QUANTIDADES DEVERÃO SER CONFERIDAS NA OBRA ANTES DE QUALQUER PROCEDIMENTO DE FABRICAÇÃO.
- DIREITOS AUTORAIS RESERVADOS: ESTE PROJETO NÃO PODERÁ SER REPRODUZIDO OU MODIFICADO (TOTAL OU EM PARTES) SEM A EXPRESSA AUTORIZAÇÃO DOS AUTORES.



JN ASSESSORIA E ENGENHARIA
PREFEITURA MUNICIPAL
QUEIMADAS

GESTOR
ANDRE LUIZ ANDRADE

PROJETO REFORMA E URBANIZAÇÃO DA FEIRA LIVRE


PRANCHA PROJETO DE ESGOTO

RESPONSÁVEL JOSÉ ELOI DE O. NETO	CAU/CREA 3000084570-BA	PROJETISTA FELIPE VASCONCELOS	Nº
DATA 20/04/2023	Nº DO PROJETO HID-012023	PROJ. DE REFERÊNCIA	
VISTO	ESCALA 1/100		

01/02

Folha 01 de 01

Vai pra rede de esgoto.

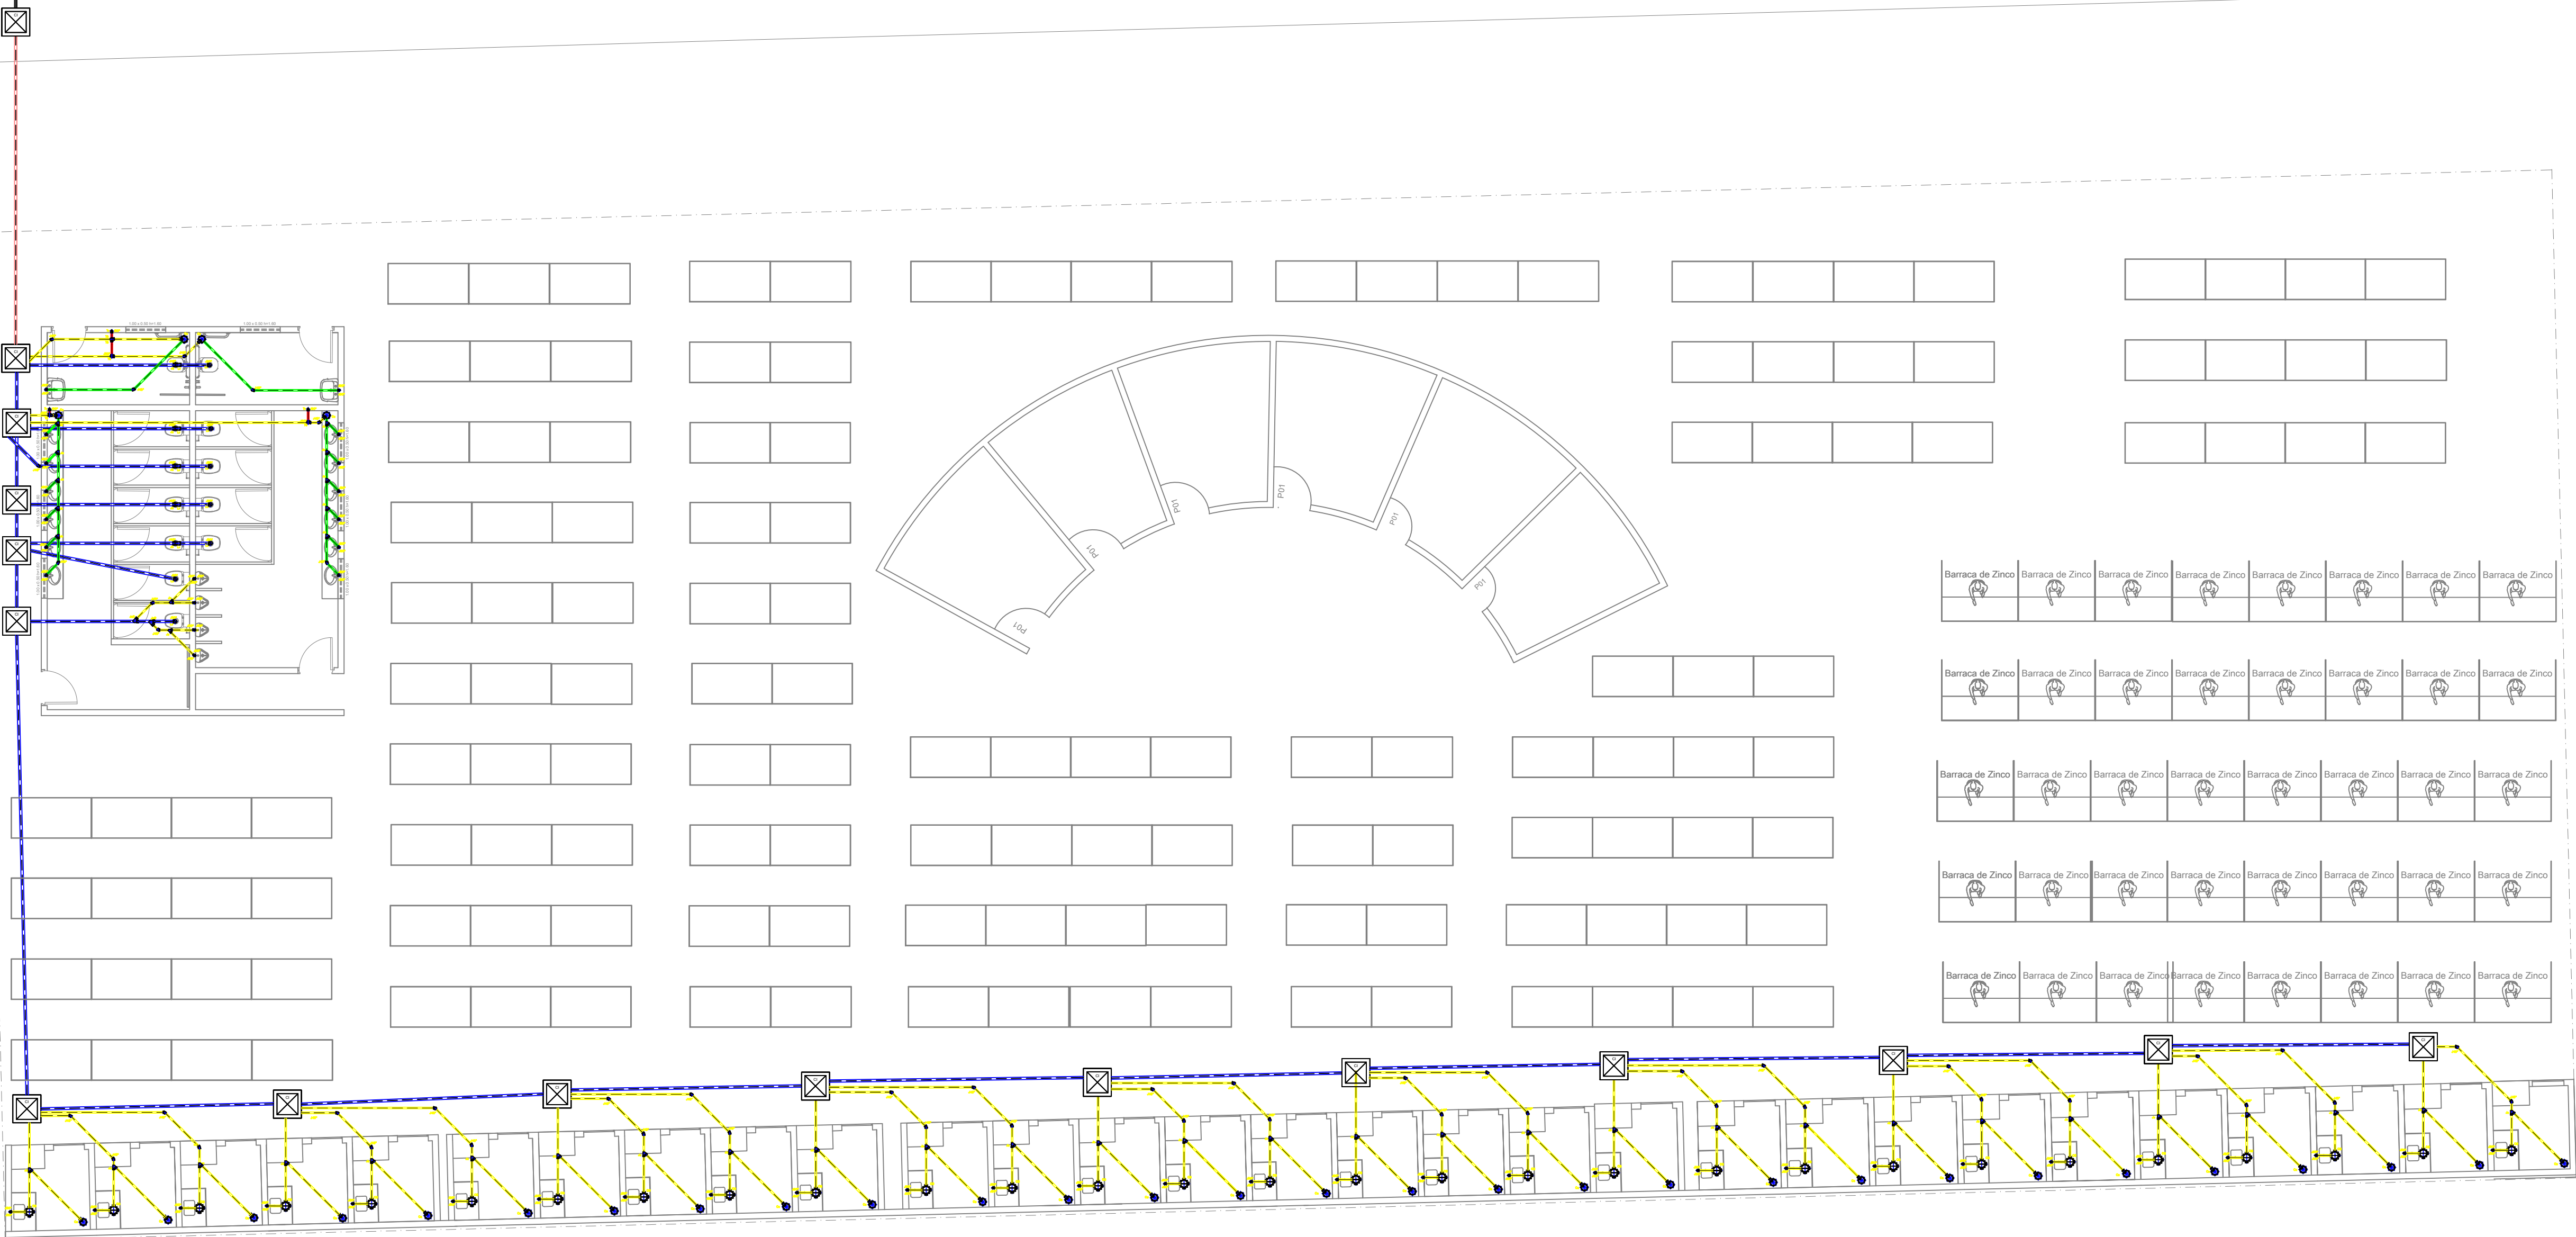

TUBULAÇÃO


- Tubo PVC Soldável branco 100mm (Detalhado) - Fluido
- Tubo PVC Soldável branco 100mm (Detalhado) - Esgoto Primário e Ralo
- Tubo PVC Soldável branco 40mm (Detalhado) - Esgoto Secundário
- Tubo PVC Soldável branco 50mm (Detalhado) - Esgoto Secundário
- Tubo PVC Soldável branco 75mm (Detalhado) - Esgoto Secundário
- Tubo PVC Soldável branco 50mm (Detalhado) - Ventilação

LEGENDA

- J90 - Joelho 90
- Js - Junção
- JsR - Junção de redução
- J45 - Joelho 45
- Lv - Luva Simples
- CI - Caixa inspeção
- CS - Caixa Sifonada
- RS - Ralo sifonado circular
- Tv - Terminal de ventilação


Item	Material	Dim	Unid	QNTD
1	TUBO PVC SOLDÁVEL BRANCO	40mm	M	32,28
2	TUBO PVC SOLDÁVEL BRANCO	50mm	M	215,47
3	TUBO PVC SOLDÁVEL BRANCO	100mm	M	500,48
4	TUBO PVC SOLDÁVEL BRANCO	100mm	M	8,05
5	CAIXA SIFONADA	150x150x50mm	UNID	4
6	RAIO SIFONADO	100x100x40mm	UNID	29
7	JOELHO 90 PVC	40mm	UNID	26
8	JOELHO 90 PVC	50mm	UNID	75
9	JOELHO 90 PVC	100mm	UNID	7
10	JOELHO 45 PVC	40mm	UNID	2
11	JOELHO 45 PVC	50mm	UNID	43
12	JOELHO 45 PVC	100mm	UNID	5
13	JUNÇÃO PVC	40x40mm	UNID	10
14	JUNÇÃO PVC	50x50mm	UNID	31
15	JUNÇÃO PVC	100x100mm	UNID	5
16	LUVA PVC	100mm	UNID	9
17	JUNÇÃO DE REDUÇÃO PVC	100x50mm	UNID	2
18	TI PVC	50mm	UNID	5
19	CAIXA DE GORDURA CIRCULAR PVC	19L	UNID	29
20	CAIXA DE INSPEÇÃO	60x60x90cm	UNID	16
21	TERMINAL DE VENTILAÇÃO	50mm	UNID	3

DETALHES

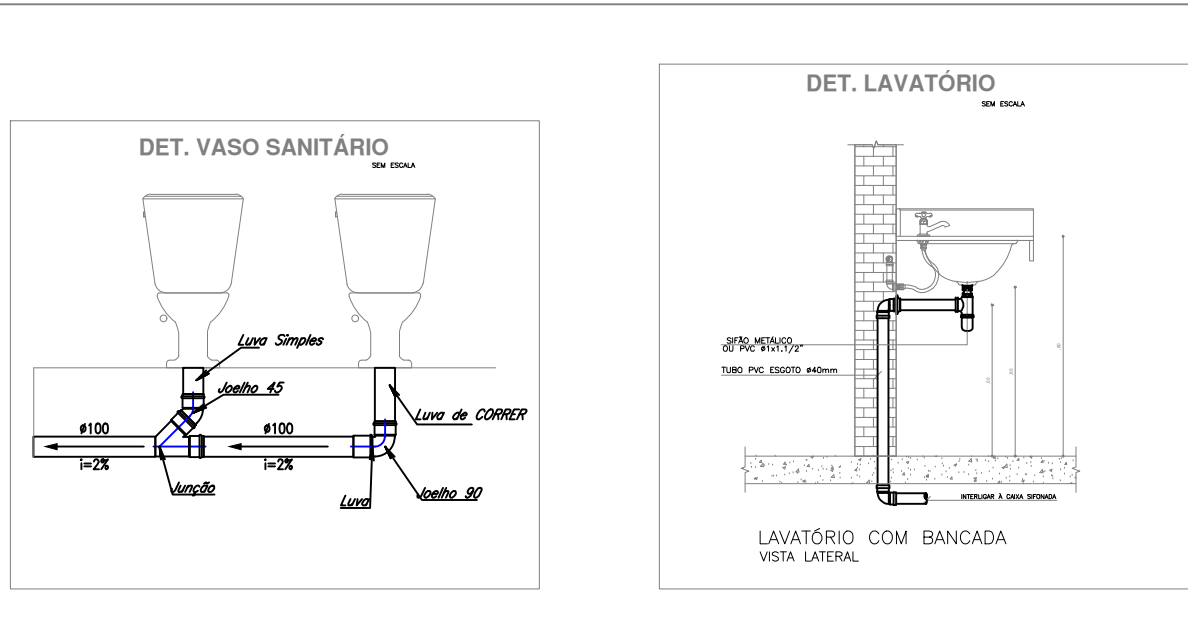

REVISÃO	DESCRIÇÃO	DATA	DESENHO	VERIF.	APROV.
01	EMIÇÃO INICIAL	20/04/2023	FELIPE V.	ELOI	ELOI
02					

- OBSERVAÇÕES:
- MEDIDAS EM METRO.
 - TODAS AS MEDIDAS E QUANTIDADES DEVERÃO SER CONFERIDAS NA OBRA ANTES DE QUALQUER PROCEDIMENTO DE FABRICAÇÃO.
 - DIREITOS AUTORAIS RESERVADOS: ESTE PROJETO NÃO PODERÁ SER REPRODUZIDO OU MODIFICADO (TOTAL OU EM PARTES) SEM A EXPRESSA AUTORIZAÇÃO DOS AUTORES.

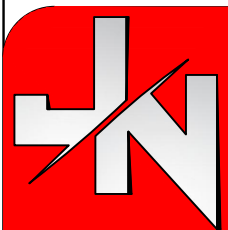

JN ASSESSORIA E ENGENHARIA




PREFEITURA MUNICIPAL QUEIMADAS GESTOR ANDRE LUIZ ANDRADE

PROJETO REFORMA E URBANIZAÇÃO DA FEIRA LIVRE




PRONCHA PROJETO DE ESGOTO

RESPONSÁVEL	CAU/CREA	PROJETISTA	Nº
JOSÉ ELOI DE O. NETO	3000084570-BA	FELIPE VASCONCELOS	
DATA	Nº DO PROJETO	PROJ. DE REFERÊNCIA	
20/04/2023	HID-012023		
VISTO	ESCALA		
	1/100		

02/02

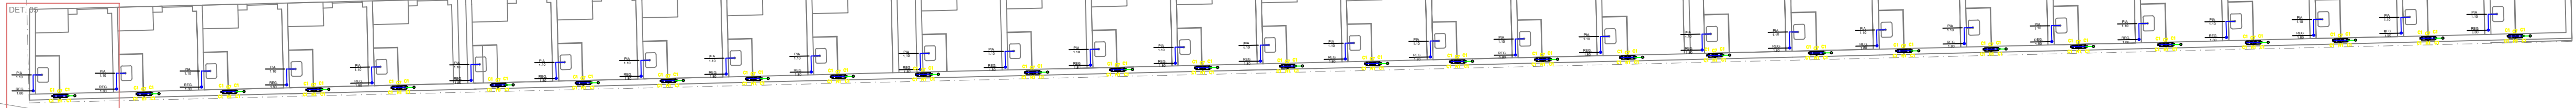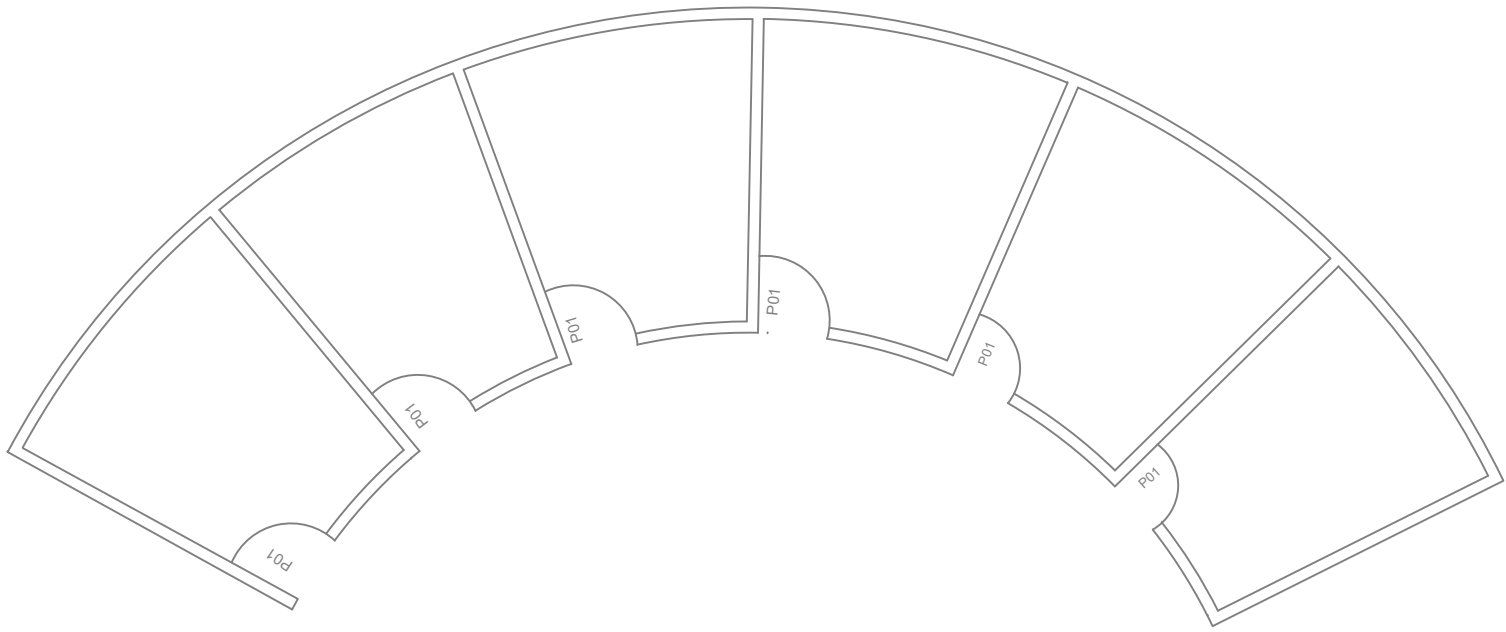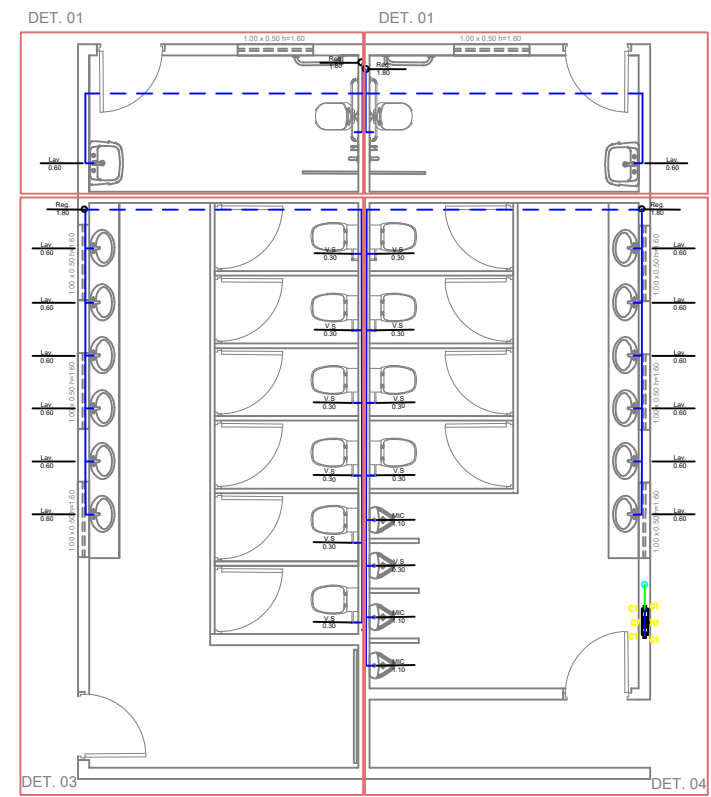

DETALHES:

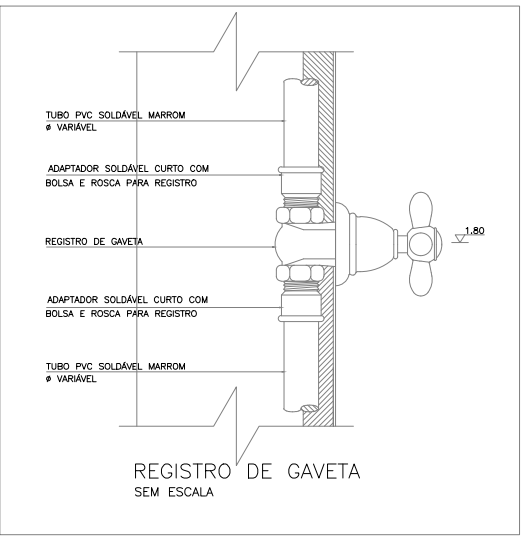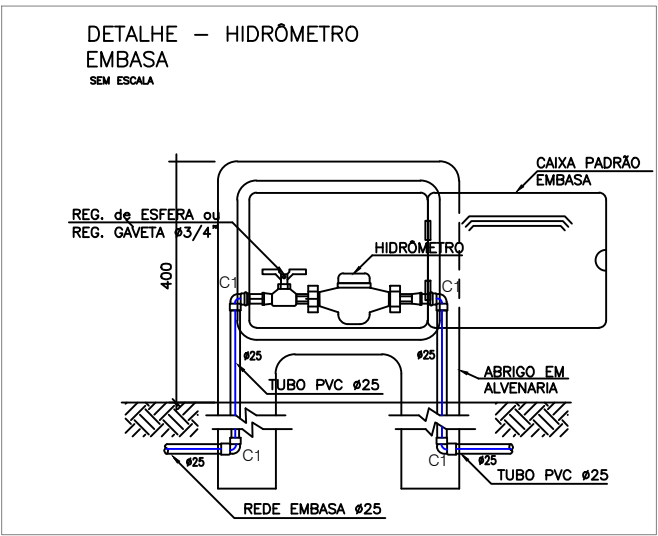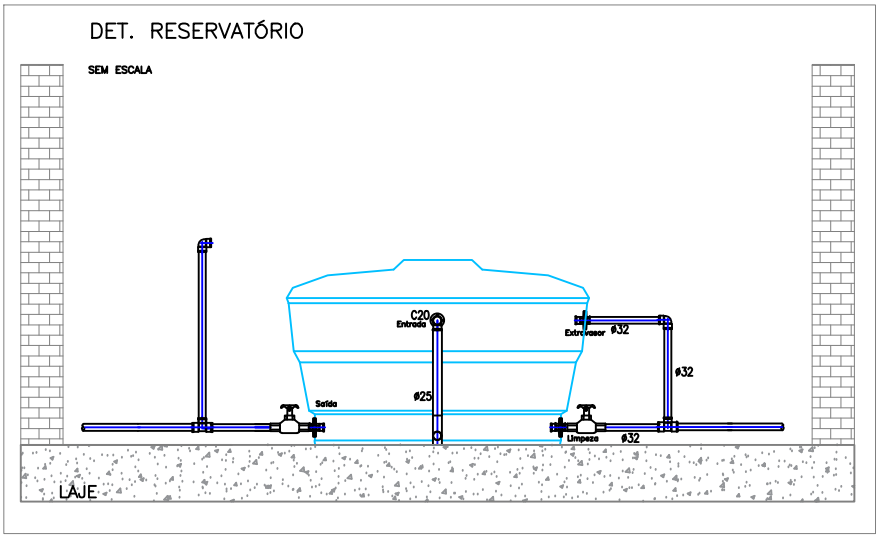

TUBULAÇÃO

- Tubo PVC Soldável marrom 32/25mm (Detalhado) - Encaminhamento
- Tubo PVC Soldável marrom 25mm (Detalhado) - Alimentação
- Tubo PVC Soldável marrom 32mm (Detalhado) - Limpeza
- Tubo PVC Soldável marrom 25mm (Piso) - Encaminhamento

Item	Material	DIM	UND	QNTD
1	TUBO PVC SOLDÁVEL MARROM	25MM	M	222,18
2	TUBO PVC SOLDÁVEL MARROM	32MM	M	157,82
3	TÉ 90º PVC	25 MM	UND	55
4	TÉ 90º PVC	32 MM	UND	63
5	JOELHO 90º PVC	25MM	UND	276
6	JOELHO 90º PVC	32MM	UND	65
7	JOELHO 90º C/ BUCHA DE LATÃO	25 MM	UND	31
8	CURVA LONGA 90º	32 MM	UND	33
9	CURVA LONGA 90º	25 MM	UND	42
10	ADAPTADOR SOLDÁVEL CURTO PARA REGISTRO DE GAVETA	25 MM	UND	10
11	ADAPTADOR SOLDÁVEL CURTO PARA REGISTRO DE ESFERA	25 MM	UND	58
12	ADAPTADOR SOLDÁVEL CURTO PARA REGISTRO DE ESFERA	32 MM	UND	62
13	BUCHA DE REDUÇÃO	32x25 MM	UND	4
14	REGISTRO DE ESFERA	32 MM	UND	31
15	REGISTRO DE ESFERA	25 MM	UND	58
16	REGISTRO DE GAVETA BRUTO	25 MM	UND	5
17	ADAPTADOR SOLDÁVEL COM FLANGE E ANEL PARA CAIXA D'ÁGUA	25 MM	UND	88
18	ADAPTADOR SOLDÁVEL COM FLANGE E ANEL PARA CAIXA D'ÁGUA	32 MM	UND	64
19	RESERVATÓRIO	2.000L	UND	2
20	RESERVATÓRIO	500L	UND	29
21	HIDRÔMETRO 5m³/h	25MM	UND	30

REVISÃO	DESCRIÇÃO	DATA	DESENHO	VERIF.	APROV.
01	EMIÇÃO INICIAL	20/04/2023	FELIPE V.	ELOI	ELOI
02					

- OBSERVAÇÕES:
- MEDIDAS EM METRO.
 - TODAS AS MEDIDAS E QUANTIDADES DEVERÃO SER CONFERIDAS NA OBRA ANTES DE QUALQUER PROCEDIMENTO DE FABRICAÇÃO.
 - DIREITOS AUTORAIS RESERVADOS: ESTE PROJETO NÃO PODERÁ SER REPRODUZIDO OU MODIFICADO (TOTAL OU EM PARTES) SEM A EXPRESSA AUTORIZAÇÃO DOS AUTORES.

JN ASSESSORIA E ENGENHARIA

PREFEITURA MUNICIPAL

QUEIMADAS

GESTOR

ANDRE LUIZ ANDRADE

PROJETO

REFORMA E URBANIZAÇÃO DA FEIRA LIVRE

PRANCHA

PROJETO DE ÁGUA FRIA

RESPONSÁVEL

JOSE ELOI DE O. NETO

CAU/CREA

3000084570-BA

PROJETISTA

FELIPE VASCONCELOS

DATA

20/04/2023

Nº DO PROJETO

HID-012023

PROJ. DE REFERÊNCIA

VISTO

ESCALA

1/100




Nº

01/03

Jose Eloi de O. Neto
Engenheiro Civil
CREA BA 000084570

01/03

Formata A1 - Escala 1:100

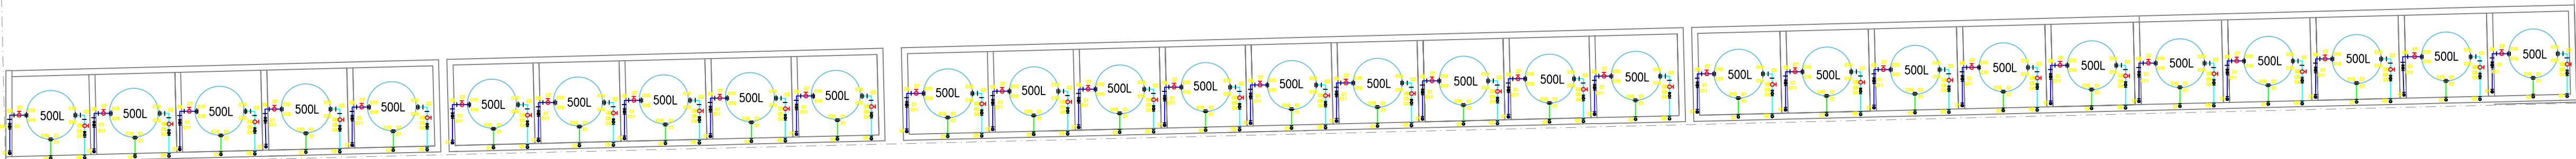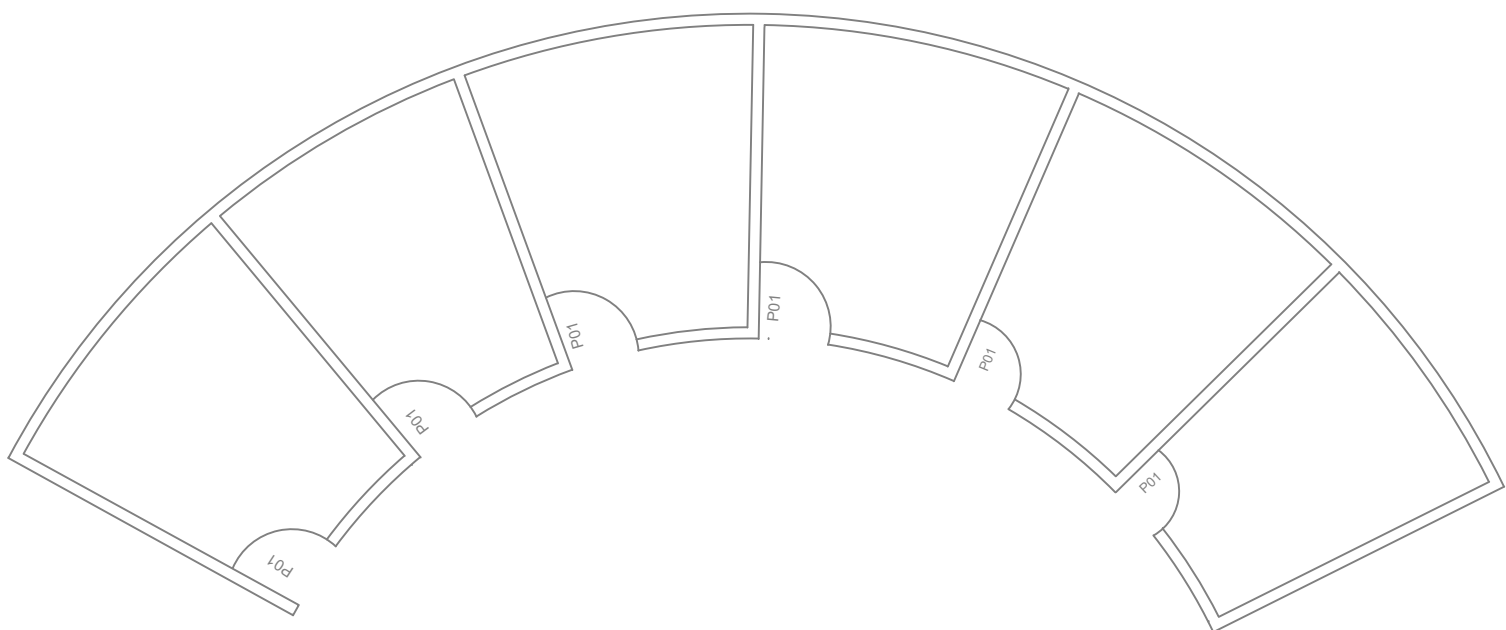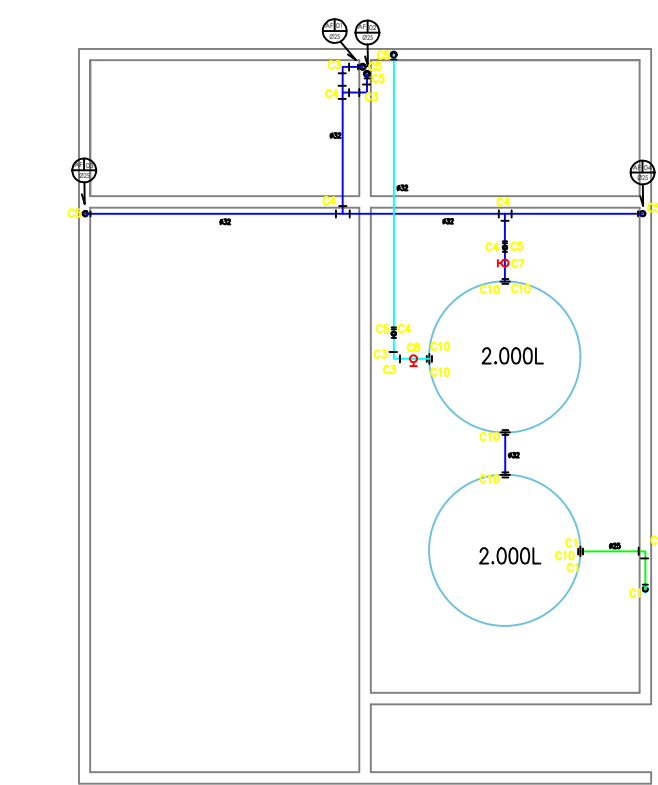

LEGENDA

- C1 – Joelho 90 – 25MM
C3 – Curva 90 32mm
C4 – Tê 32mm
C5– Joelho 32mm
C6 – Joelho c/ bucha de latão 25MM
RG – Registro de Gaveta bruto 25MM
C7 – Registro de Esfera – 3/4” X 25mm
C8 – Registro de Esfera 1” x 32mm
C9 – Curva 90 25mm
C10 – Adaptador c/ flanges livres p/caixa d’água
C11 – Tê 25mm
C12 – Joelho 40mm
C13 – Curva 40mm
C14 – Tê 40mm
C15 – Joelho 50mm
C16 – Curva 50mm
C17 – Tê 50mm
C18 – Bucha de redução 32x25mm
C19 – Bucha de redução 50x40mm
C20 – Bucha de redução 40x25mm
C21 – Registro de Esfera 1.1/2” x 50mm
H1 – Hidrometro

TUBULAÇÃO


- Tubo PVC Soldável marrom 32/25mm (Detalhado) - Encaminhamento
— Tubo PVC Soldável marrom 25mm (Detalhado) - Alimentação
— Tubo PVC Soldável marrom 32mm (Detalhado) - Limpeza
- - - - - Tubo PVC Soldável marrom 25mm (Piso) - Encaminhamento

Item	Material	DIM	UND	QNTD
1	TUBO PVC SOLDÁVEL MARROM	25MM	M	222,18
2	TUBO PVC SOLDÁVEL MARROM	32MM	M	157,82
3	TE 90º PVC	25 MM	UND	55
4	TE 90º PVC	32 MM	UND	63
5	JOELHO 90º PVC	25MM	UND	276
6	JOELHO 90º PVC	32MM	UND	65
7	JOELHO 90º C/ BUCHA DE LATÃO	25 MM	UND	31
8	CURVA LONGA 90º	32 MM	UND	33
9	CURVA LONGA 90º	25 MM	UND	42
10	ADAPTADOR SOLDÁVEL CURTO PARA REGISTRO DE GAVETA	25 MM	UND	10
11	ADAPTADOR SOLDÁVEL CURTO PARA REGISTRO DE ESFERA	25 MM	UND	58
12	ADAPTADOR SOLDÁVEL CURTO PARA REGISTRO DE ESFERA	32 MM	UND	62
13	BUCHA DE REDUÇÃO	32X25 MM	UND	4
14	REGISTRO DE ESFERA	32 MM	UND	31
15	REGISTRO DE ESFERA	25 MM	UND	58
16	REGISTRO DE GAVETA BRUTO	25 MM	UND	5
17	ADAPTADOR SOLDÁVEL COM FLANGE E ANEL PARA CAIXA D'ÁGUA	25 MM	UND	88
18	ADAPTADOR SOLDÁVEL COM FLANGE E ANEL PARA CAIXA D'ÁGUA	32 MM	UND	64
19	RESERVATÓRIO	2.000L	UND	2
20	RESERVATÓRIO	500L	UND	29
21	HIDROMETRO 5m³/h	25MM	UND	30

REVISÃO	DESCRIÇÃO	DATA	DESENHO	VERIF.	APROV.
01	EMIÇÃO INICIAL	20/04/2023	FELIPE V.	ELOI	ELOI
02					

OBSERVAÇÕES:

- MEDIDAS EM METRO.
- TODAS AS MEDIDAS E QUANTIDADES DEVERÃO SER CONFERIDAS NA OBRA ANTES DE QUALQUER PROCEDIMENTO DE FABRICAÇÃO.
- DIREITOS AUTORAIS RESERVADOS: ESTE PROJETO NÃO PODERÁ SER REPRODUZIDO OU MODIFICADO (TOTAL OU EM PARTES) SEM A EXPRESSA AUTORIZAÇÃO DOS AUTORES.

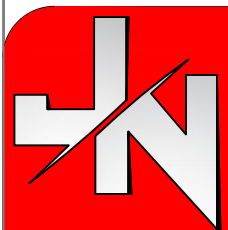

JN ASSESSORIA E ENGENHARIA

PREFEITURA MUNICIPAL
QUEIMADAS

GESTOR
ANDRE LUIZ ANDRADE

PROJETO
REFORMA E URBANIZAÇÃO DA FEIRA LIVRE

PRANCHA

PROJETO DE ÁGUA FRIA

RESPONSÁVEL
JOSÉ ELOI DE O. NETO

CAU/CREA
3000084570-BA

PROJETISTA
FELIPE VASCONCELOS

Nº
02/03

DATA
20/04/2023

Nº DO PROJETO
HID-012023


PROJ. DE REFERÊNCIA

VISTO


ESCALA

1/100


DET. 02

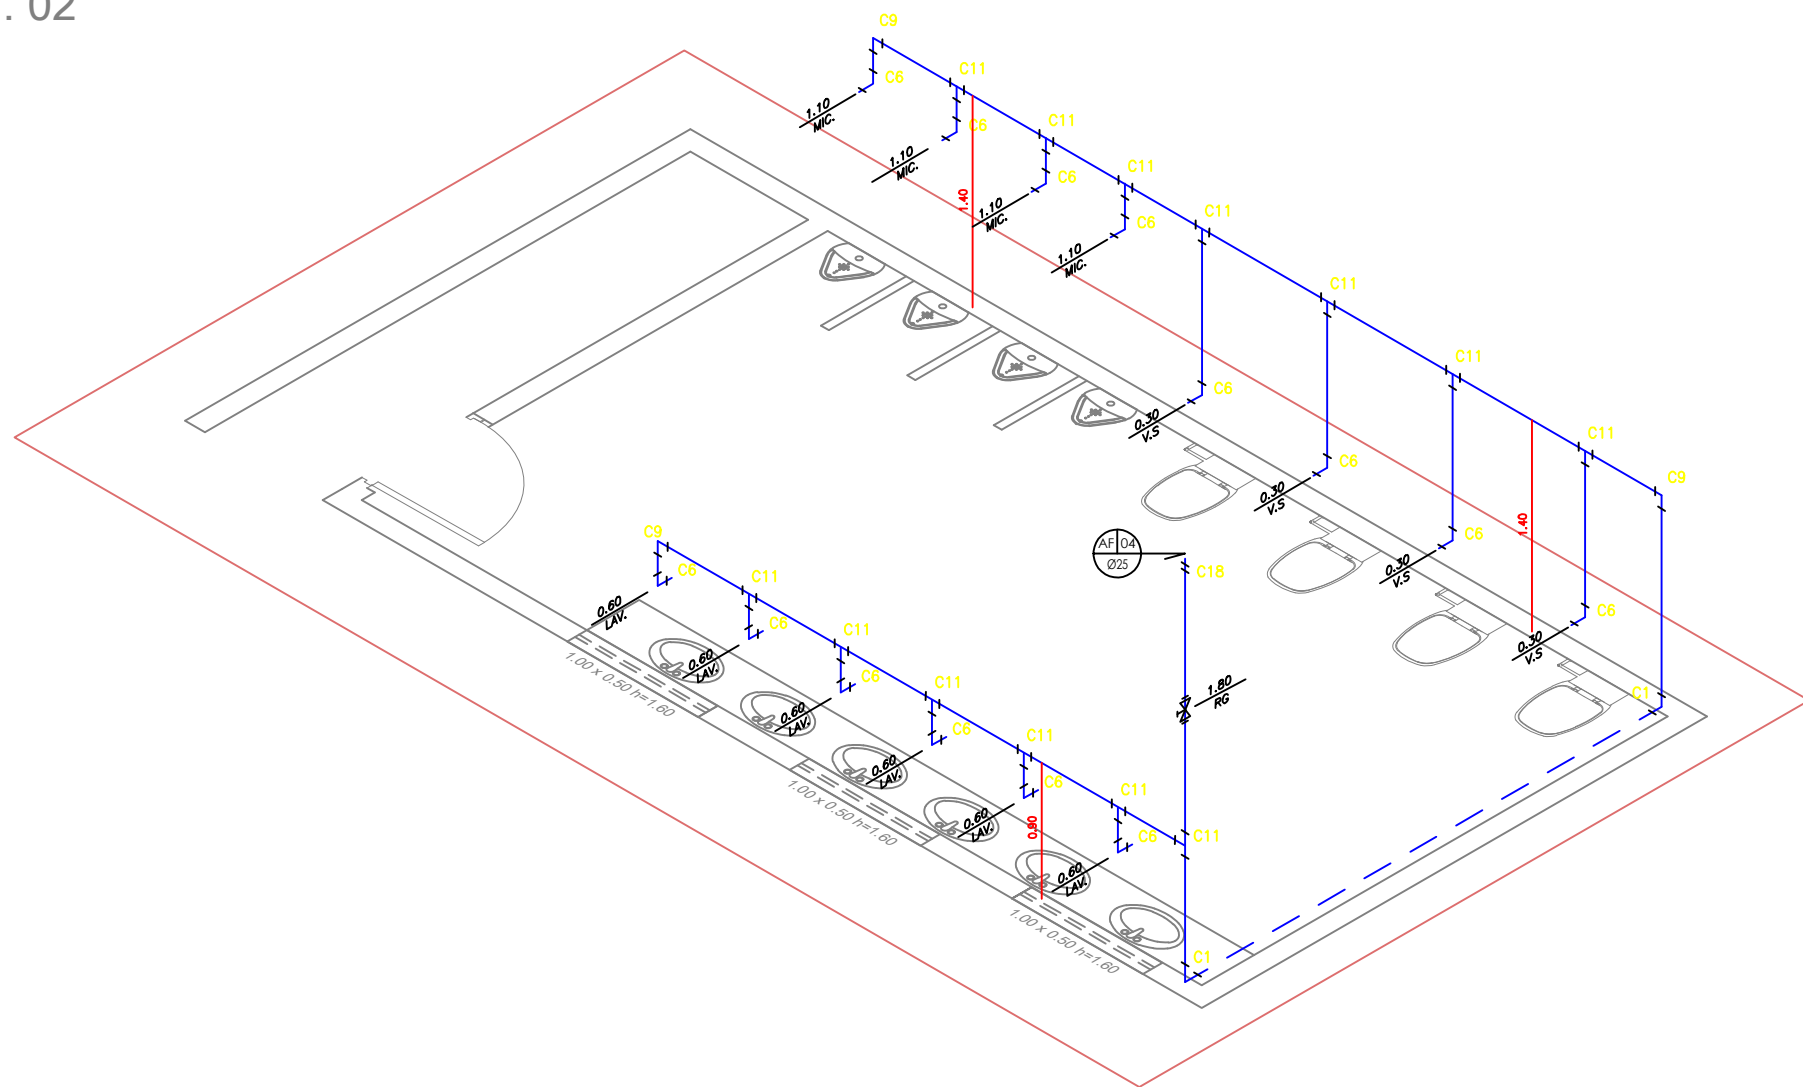


DET. 01

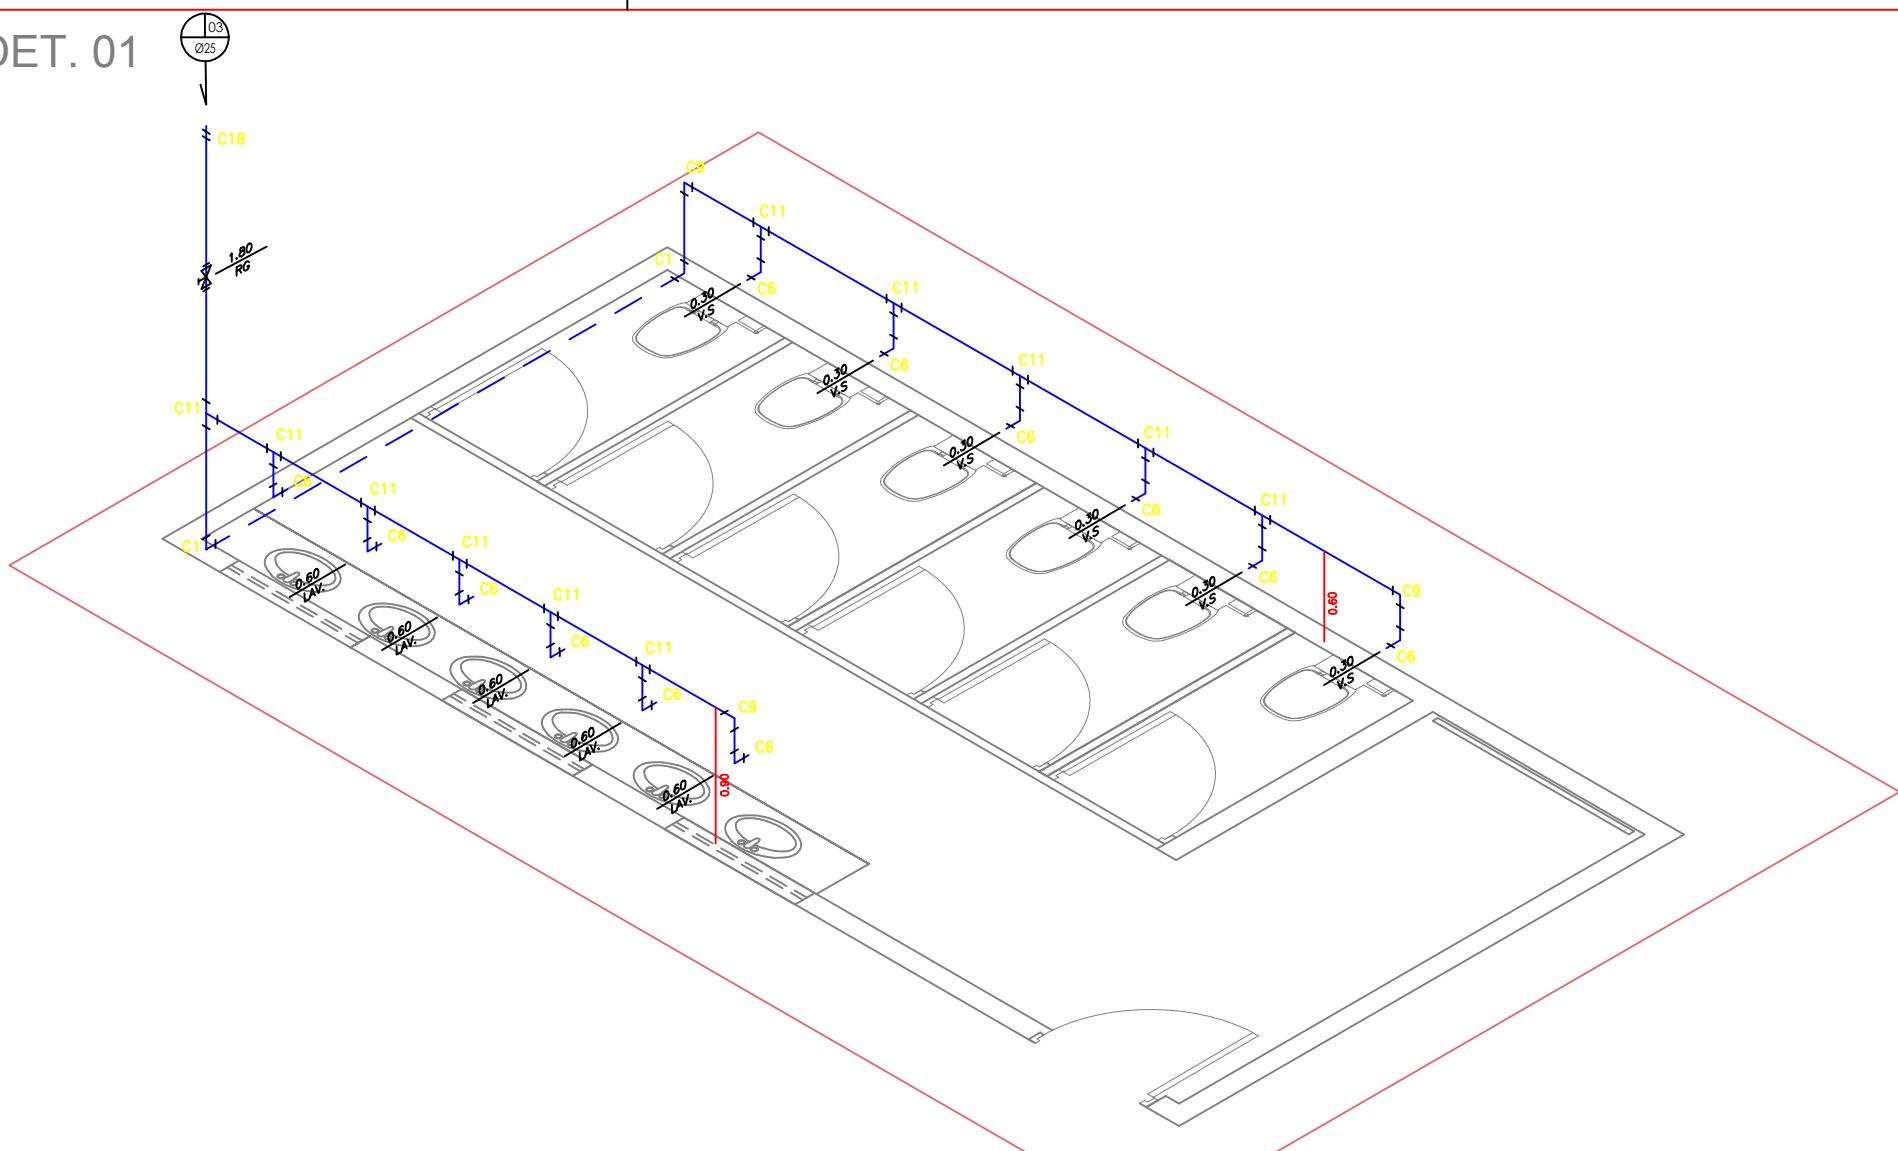


DET. 03

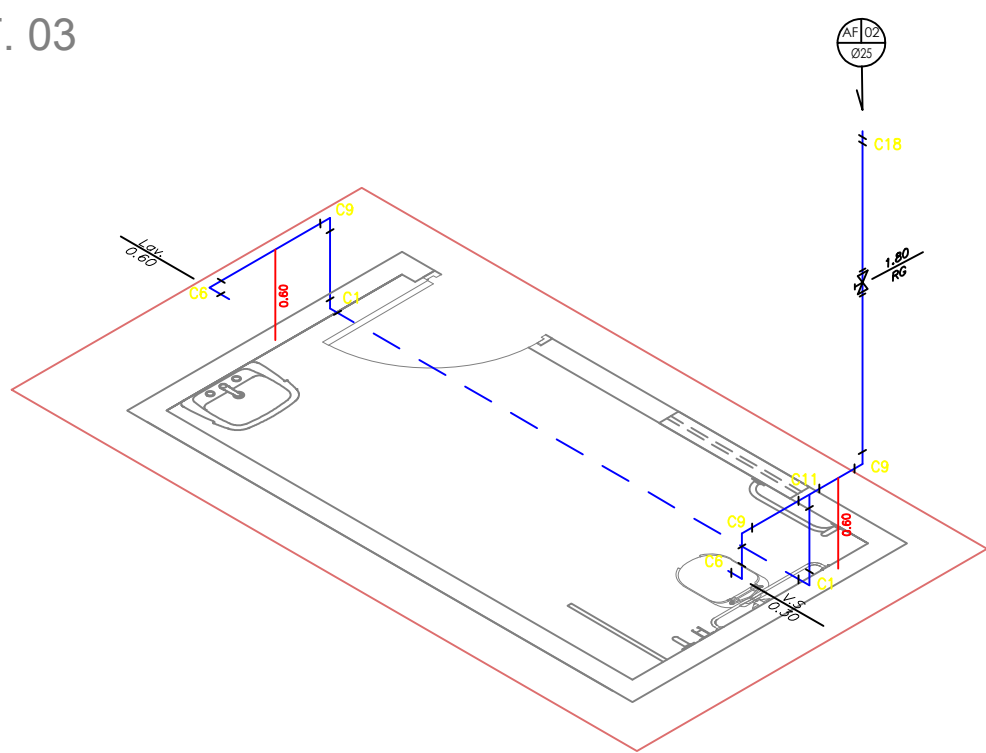

DET. 04

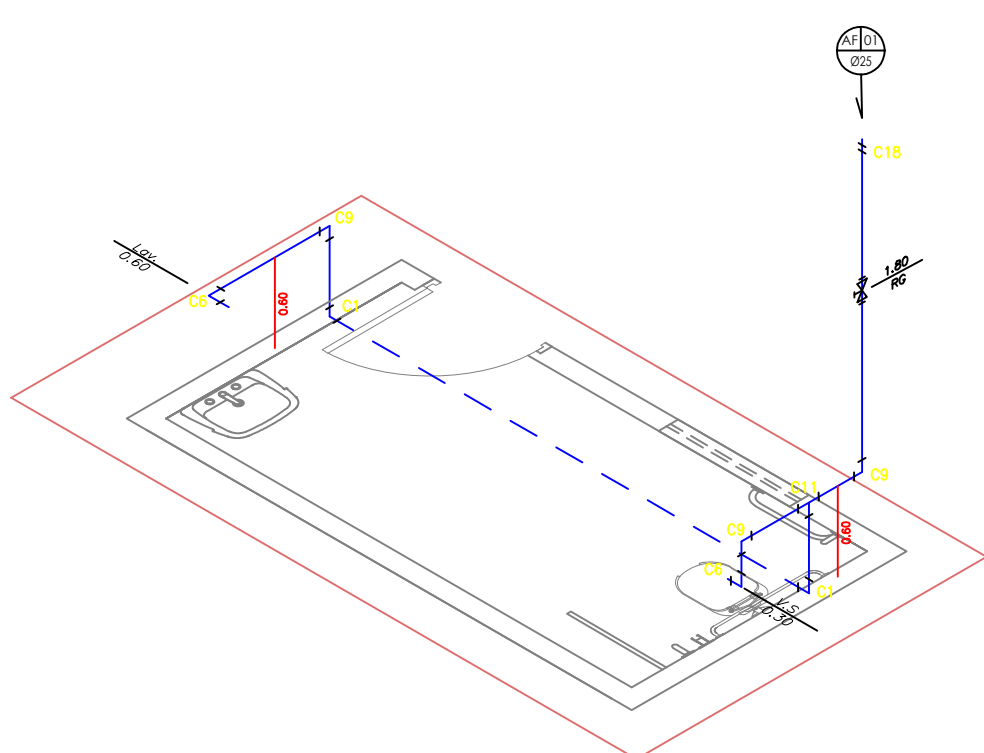

DET. 02

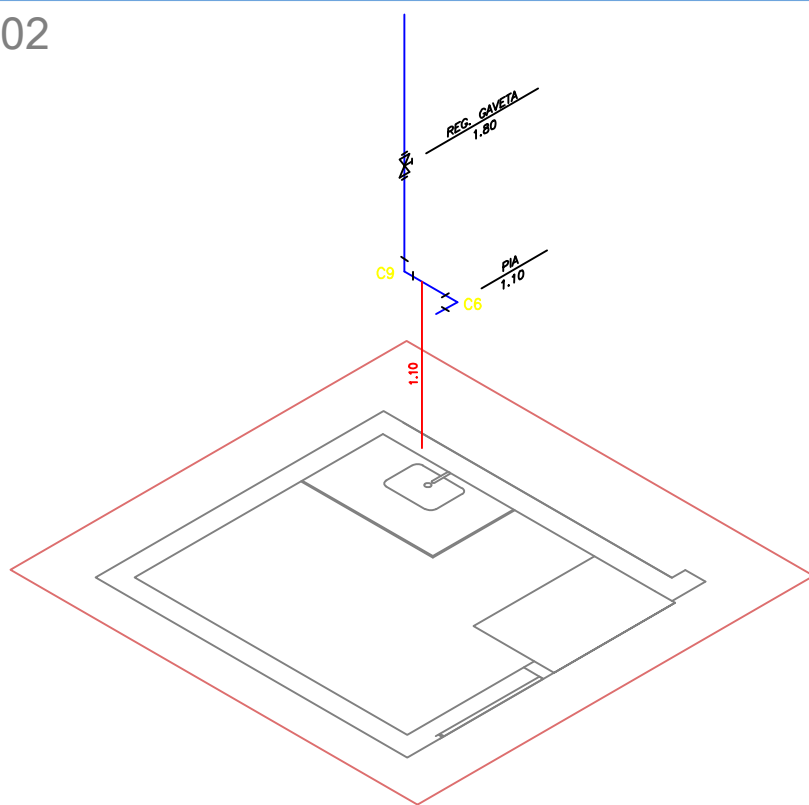

LEGENDA

- C1 - Joelho 90 - 25MM
- C3 - Curva 90 32mm
- C4 - Tê 32mm
- C5- Joelho 32mm
- C6 - Joelho c/ bucha de latão 25MM
- RG - Registro de Gaveta bruto 25MM
- C7 - Registro de Esfera - 3/4" X 25mm
- C8 - Registro de Esfera 1" x 32mm
- C9 - Curva 90 25mm
- C10 - Adaptador c/ flanges livres p/caixa d'água
- C11 - Tê 25mm
- C12 - Joelho 40mm
- C13 - Curva 40mm
- C14 - Tê 40mm
- C15 - Joelho 50mm
- C16 - Curva 50mm
- C17 - Tê 50mm
- C18 - Bucha de redução 32x25mm
- C19 - Bucha de redução 50x40mm
- C20 - Bucha de redução 40x25mm
- C21 - Registro de Esfera 1.1/2" x 50mm
- H1 - Hidrometro

REVISÃO	DESCRIÇÃO	DATA	DESENHO	VERIF.	APROV.
01	EMIÇÃO INICIAL	20/04/2023	FELIPE V.	ELOI	ELOI
02					

OBSERVAÇÕES:

- MEDIDAS EM METRO.
- TODAS AS MEDIDAS E QUANTIDADES DEVERÃO SER CONFERIDAS NA OBRA ANTES DE QUALQUER PROCEDIMENTO DE FABRICAÇÃO.
- DIREITOS AUTORAIS RESERVADOS: ESTE PROJETO NÃO PODERÁ SER REPRODUZIDO OU MODIFICADO (TOTAL OU EM PARTES) SEM A EXPRESSA AUTORIZAÇÃO DOS AUTORES.



JN ASSESSORIA E ENGENHARIA

PREFEITURA MUNICIPAL
QUEIMADAS

GESTOR
ANDRE LUIZ ANDRADE

PROJETO
REFORMA E URBANIZAÇÃO DA FEIRA LIVRE

PRANCHA
PROJETO DE ÁGUA FRIA

RESPONSÁVEL
JOSÉ ELOI DE O. NETO

CAU/CREA
3000084570-BA

PROJETISTA
FELIPE VASCONCELOS

DATA
20/04/2023

Nº DO PROJETO
HID-012023

PROJ. DE REFERÊNCIA

VISTO

ESCALA
1/100

Nº

03/03

Formato: A2 - Escala: 1:50

Assinatura de José Eloi de O. Neto

Engenheiro Civil
CREA-BA2000084570

OBSERVAÇÕES				
DISCRIMINAÇÃO				ÁREA
ÁREA TOTAL				2.862,00 m²
ÁREA PAVIMENTADA				2.862,00 m²
ÁREA CONSTRUIDA				286,20 m²
1.0.	1.0.	1.0.		1.620,00 m²



ESPECIFICAÇÕES DE ACESSIBILIDADE

PISO TÁTIL ALERTA EM CONCRETO ESTAMPADO - 24 PEÇAS

Medidas: Espessuras: 25 mm
Larguras: 25 cm
Comprimentos: 25 cm
Cor: AMARELA

PISO DIRECIONAL ALERTA EM CONCRETO ESTAMPADO - 864 PEÇAS

Medidas: Espessuras: 25 mm
Larguras: 25 cm
Comprimentos: 25 cm
Cor: AMARELA

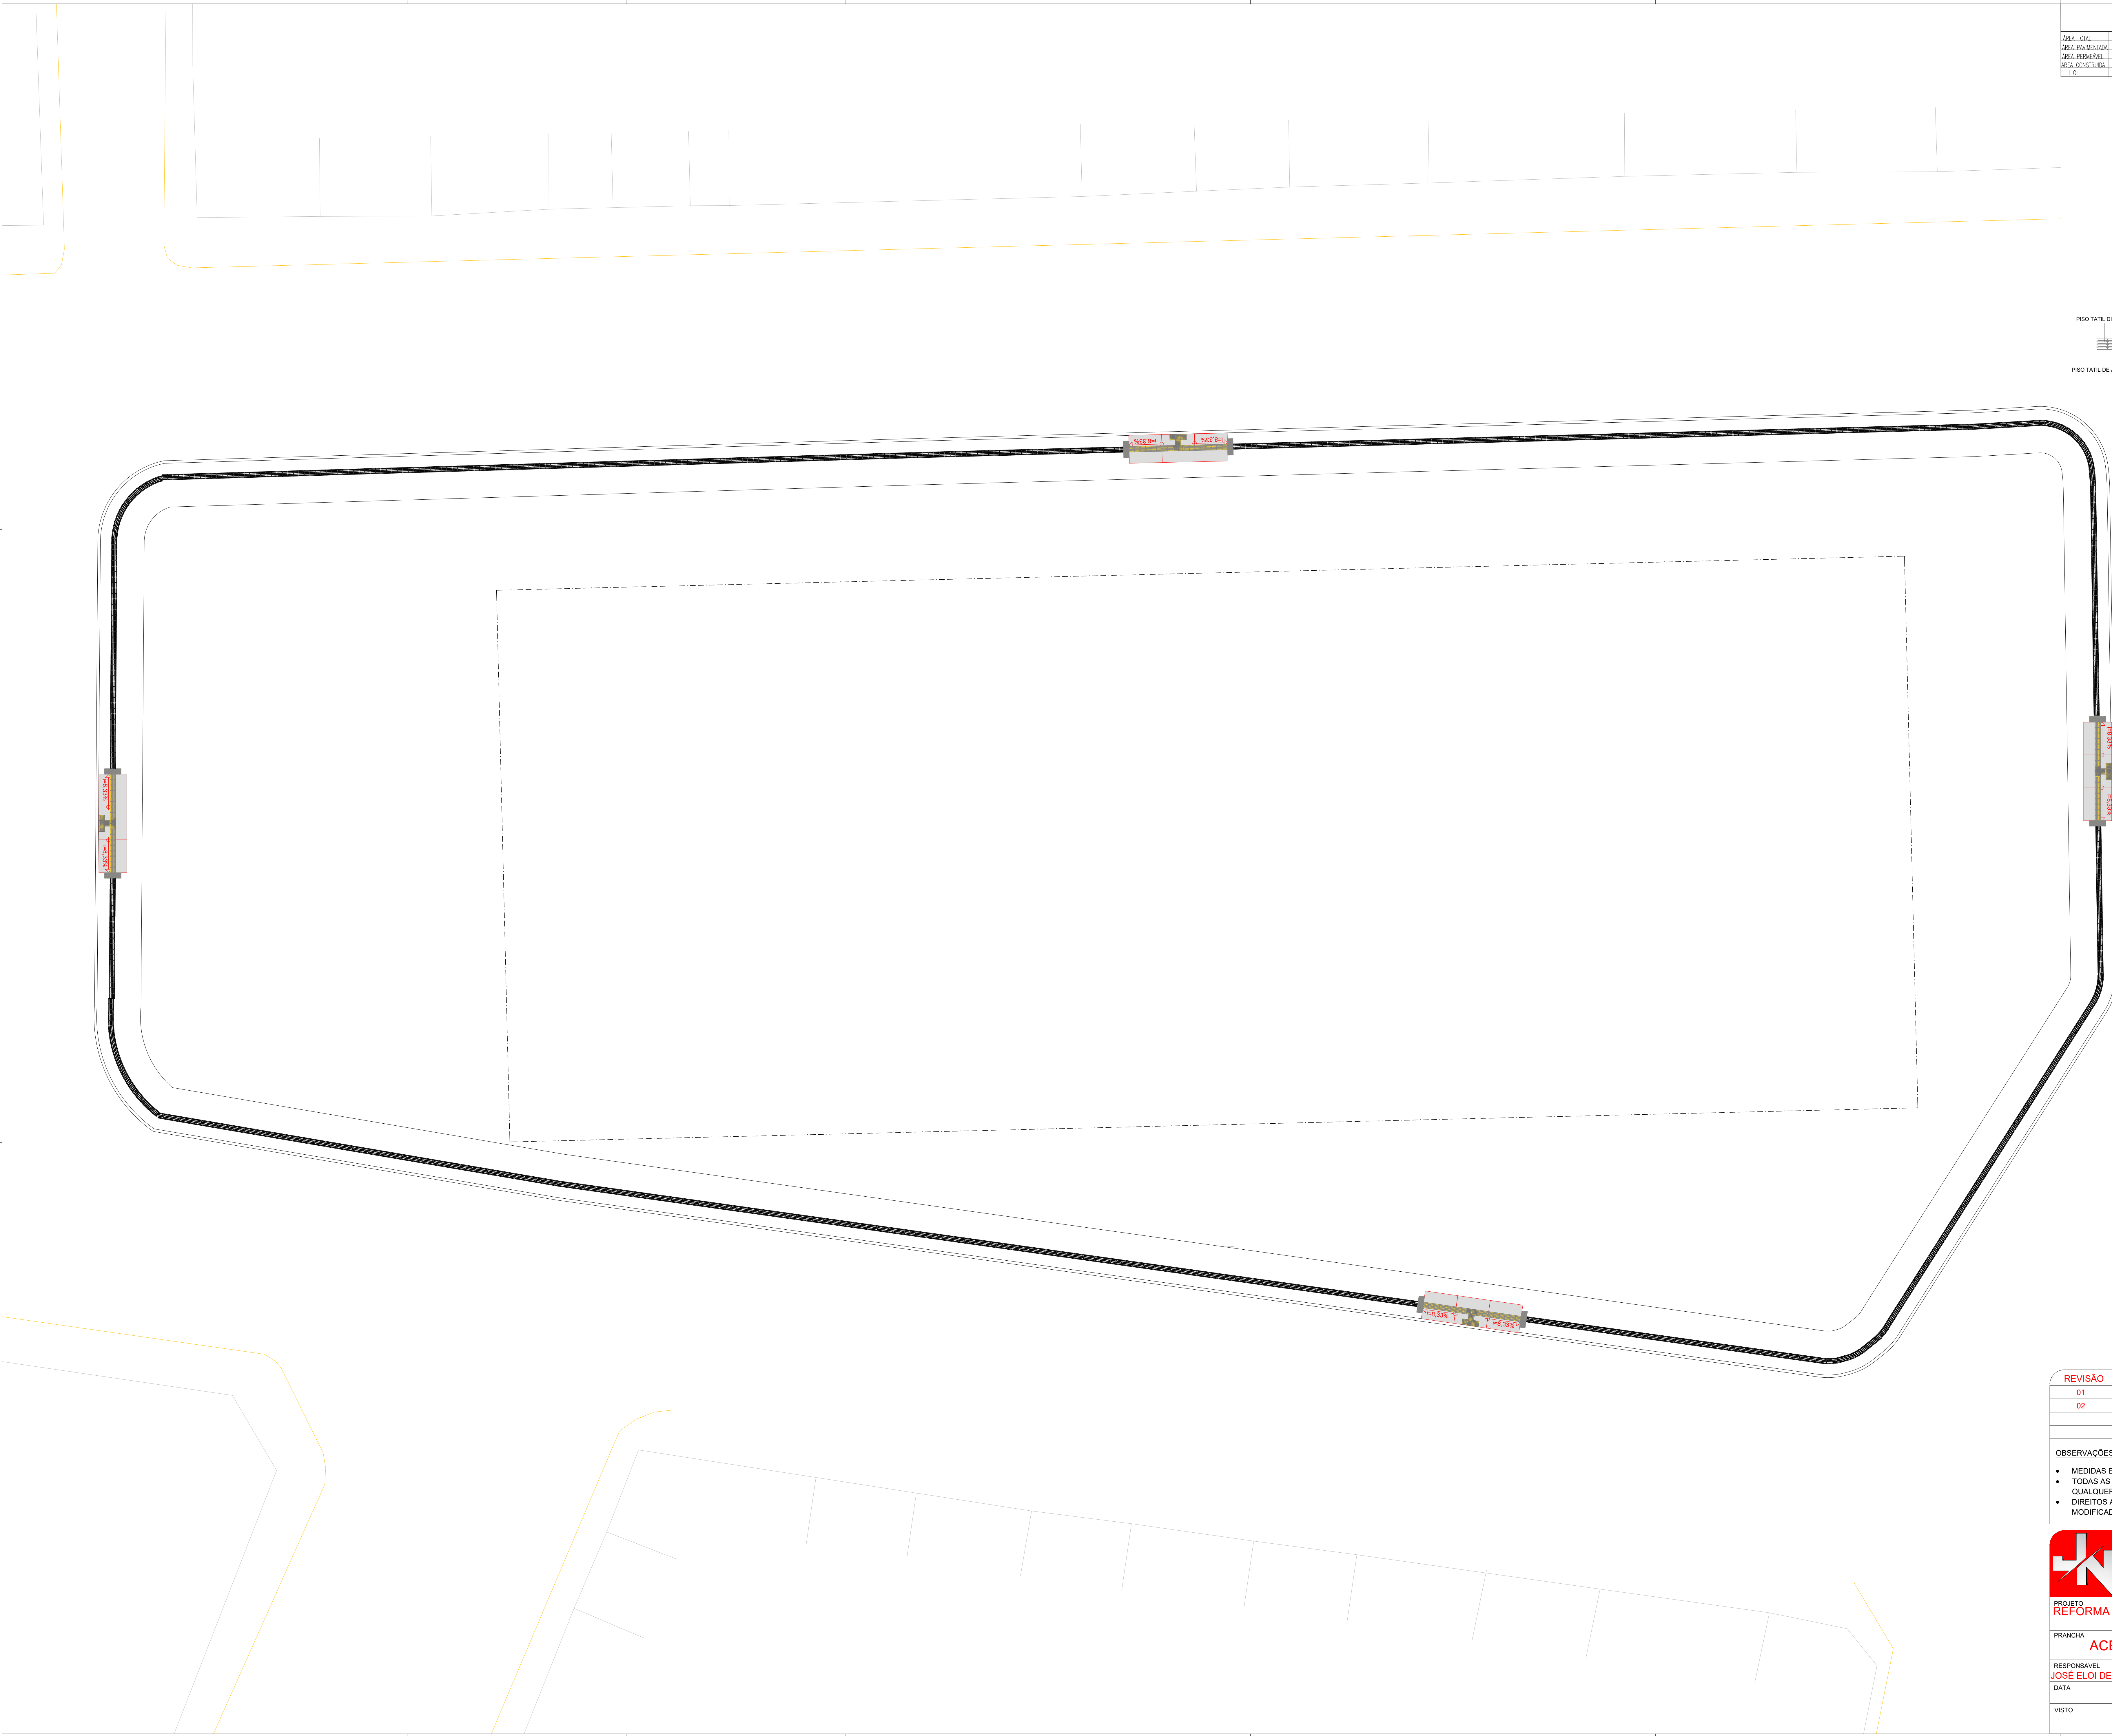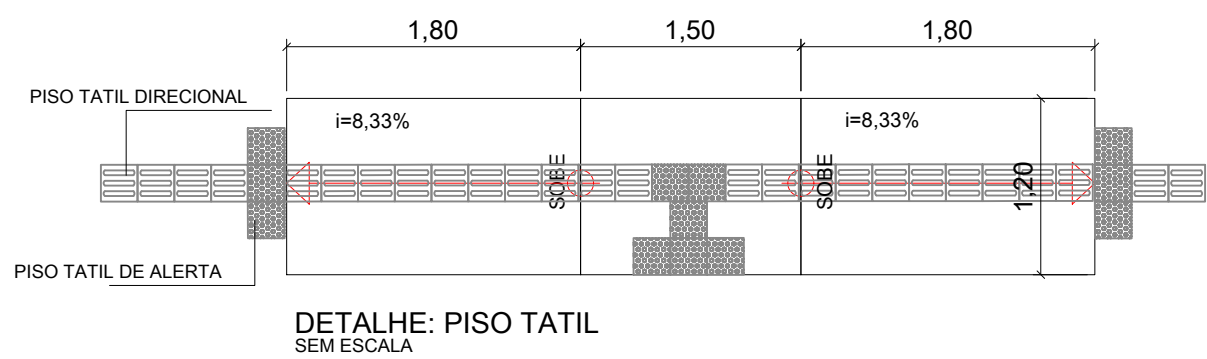

REVISÃO	DESCRIÇÃO	DATA	DESENHO	VERIF.	APROV.
01	EMIÇÃO INICIAL	28/03/2023	GIULIA	ELOI	ELOI
02					

OBSERVAÇÕES:

- MEDIDAS EM METRO.
- TODAS AS MEDIDAS E QUANTIDADES DEVERÃO SER CONFERIDAS NA OBRA ANTES DE QUALQUER PROCEDIMENTO DE FABRICAÇÃO.
- DIREITOS AUTORAIS RESERVADOS. ESTE PROJETO NÃO PODERÁ SER REPRODUZIDO OU MODIFICADO (TOTAL OU EM PARTES) SEM A EXPRESSA AUTORIZAÇÃO DOS AUTORES.

JN ASSESSORIA E ENGENHARIA

PREFEITURA MUNICIPAL
AMÉLIA RODRIGUES

GESTOR
JOÃO BAHIA


PROJETO
REFORMA E URBANIZAÇÃO DA FEIRA LIVRE

FRANCHA
ACESSIBILIDADE


RESPONSÁVEL JOSÉ ELOI DE O. NETO	CAVOREA 3000084570-BA	PROJETISTA JOSE ELOI	Nº
DATA	Nº DO PROJETO ARG- 15/2023	PROJ. DE REFERÊNCIA	
VISTO		ESCALA 1/100	

10/12

OBSERVAÇÕES				
DISCRIMINAÇÃO			ÁREA	
ÁREA TOTAL				2.880,00 m²
ÁREA PAVIMENTADA				2.880,00 m²
ÁREA CONSTRUIDA				288,35 m²
I. G.	I. U.	I. P.	1.500,00 m²	

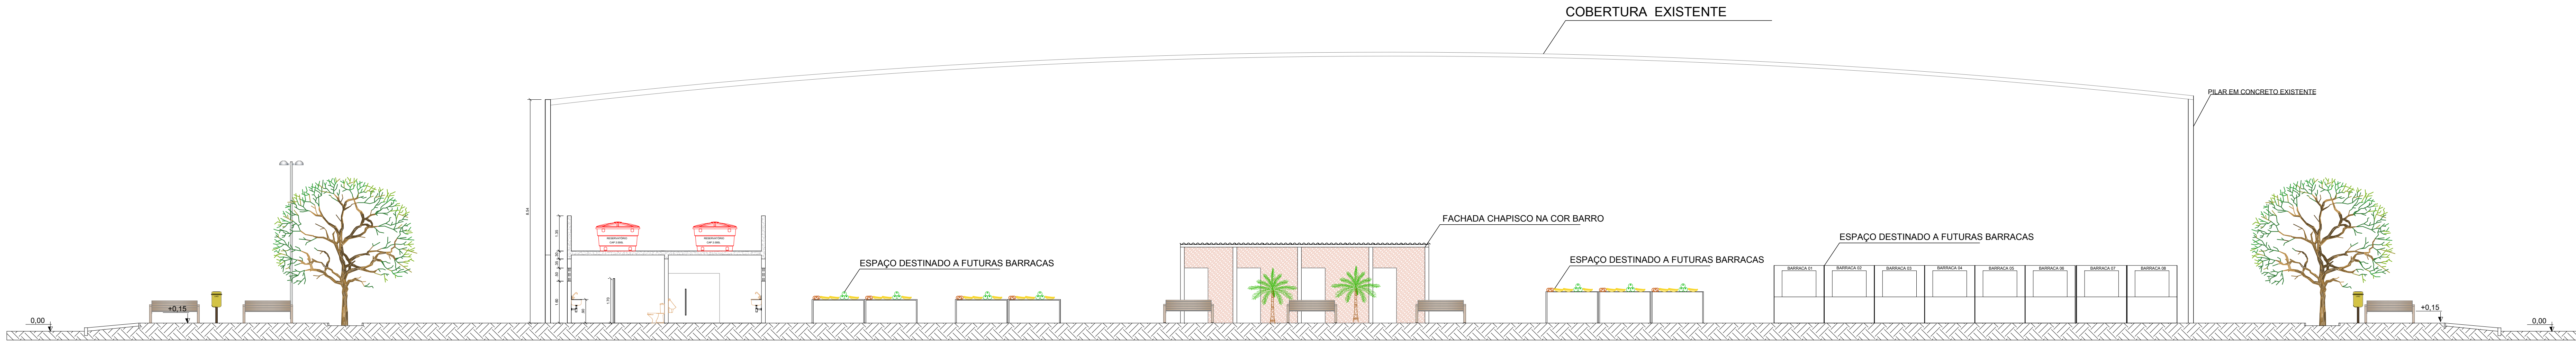


CORTE AA
ESCALA 1/100

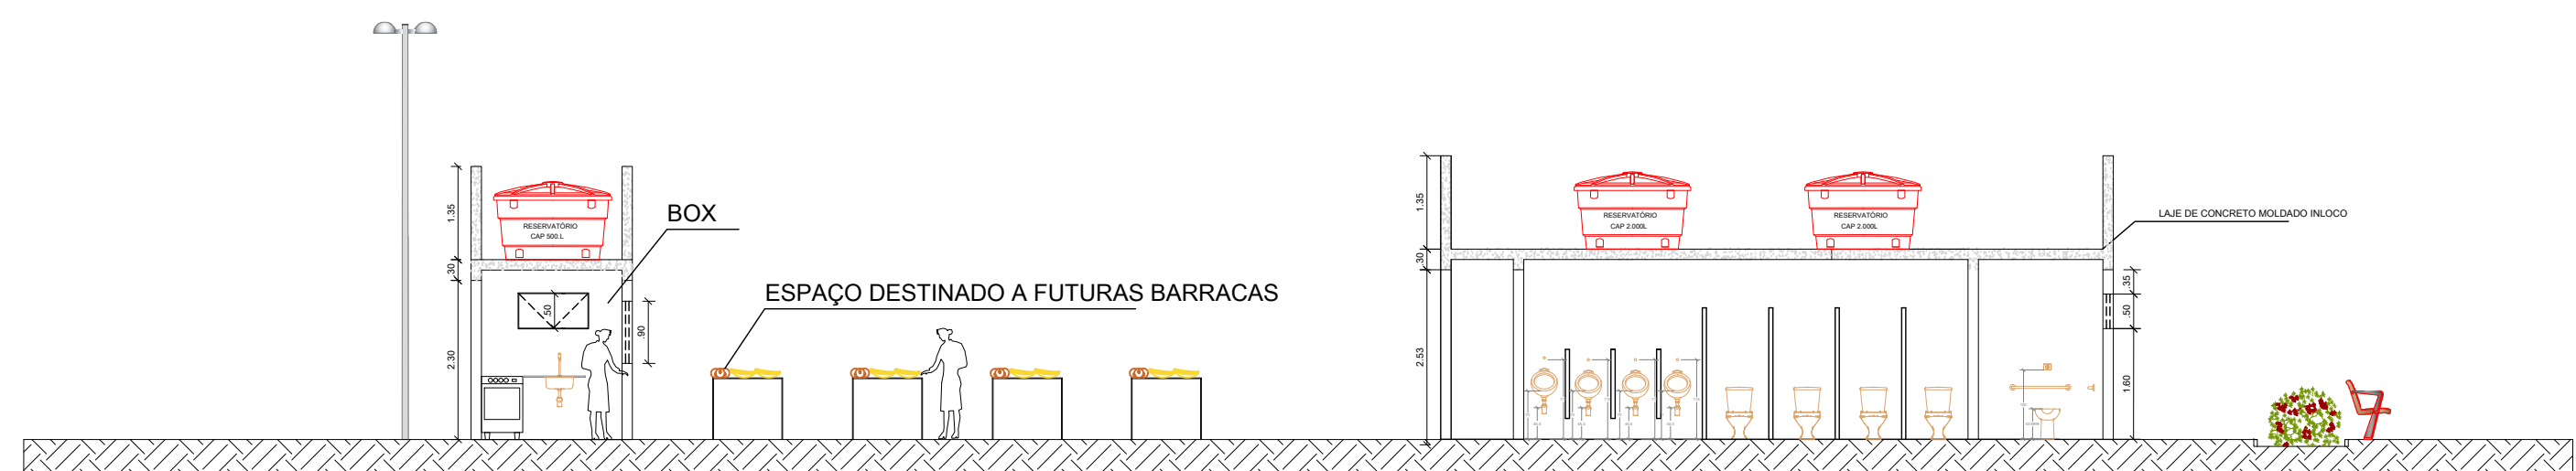

CORTE BB
ESCALA 1/100



CORTE AA
ESCALA 1/100

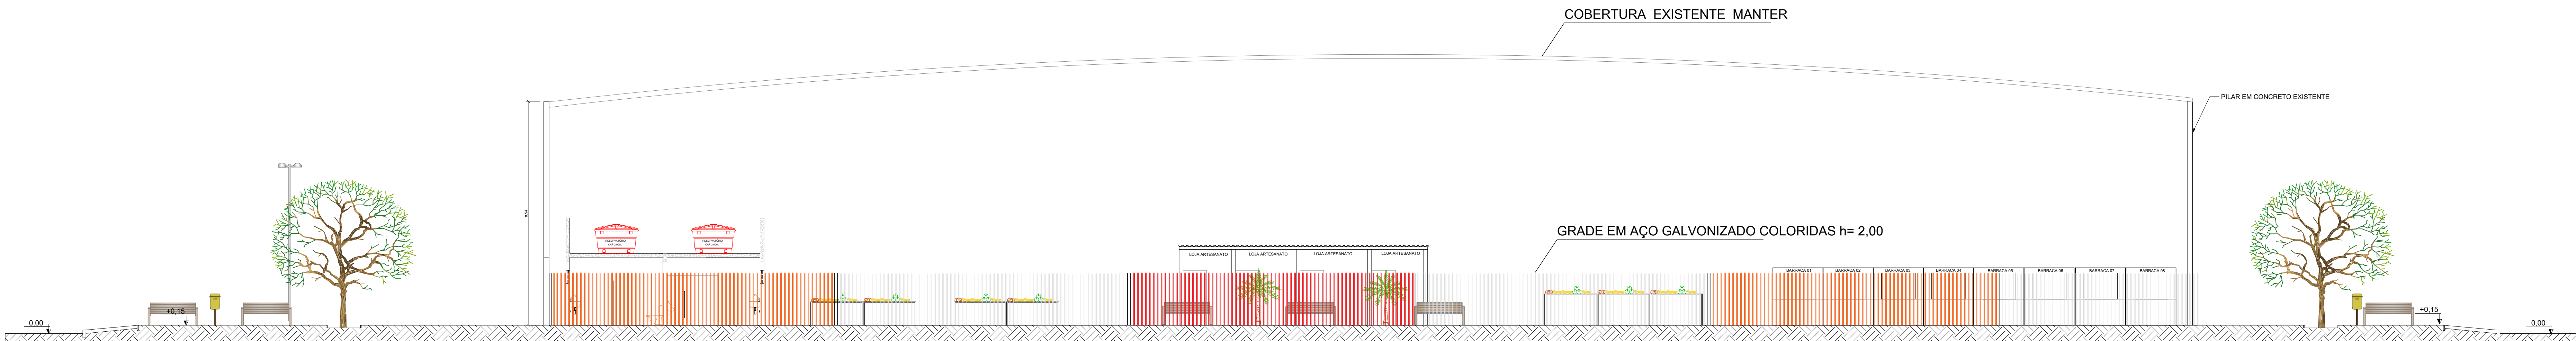

FACHADA
ESCALA 1/100

REVISÃO	DESCRIÇÃO	DATA	DESENHO	VERIF.	APROV.
01	EMIÇÃO INICIAL	28/03/2023	GIULIA	ELOI	ELOI
02					

- OBSERVAÇÕES:
- MEDIDAS EM METRO.
 - TODAS AS MEDIDAS E QUANTIDADES DEVERÃO SER CONFERIDAS NA OBRA ANTES DE QUALQUER PROCEDIMENTO DE FABRICAÇÃO.
 - DIREITOS AUTORAIS RESERVADOS; ESTE PROJETO NÃO PODERÁ SER REPRODUZIDO OU MODIFICADO (TOTAL OU EM PARTES) SEM A EXPRESSA AUTORIZAÇÃO DOS AUTORES.



JN ASSESSORIA E ENGENHARIA

PREFEITURA MUNICIPAL

AMÉLIA RODRIGUES

GESTOR

JOÃO BAHIA

PROJETO

REFORMA E URBANIZAÇÃO DA FEIRA LIVRE

PRANCHA

CORTES/FACHADA

RESPONSÁVEL

JOSE ELOI DE O. NETO

CAU/CREA

3000084570-BA

PROJETISTA

JOSE ELOI

Nº

11/12

DATA

Nº DO PROJETO







ARQ- 15/2023

PROJ. DE REFERÊNCIA

ESCALA

1/100

VISTO

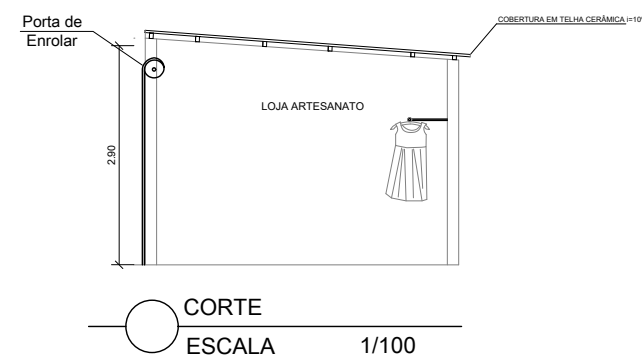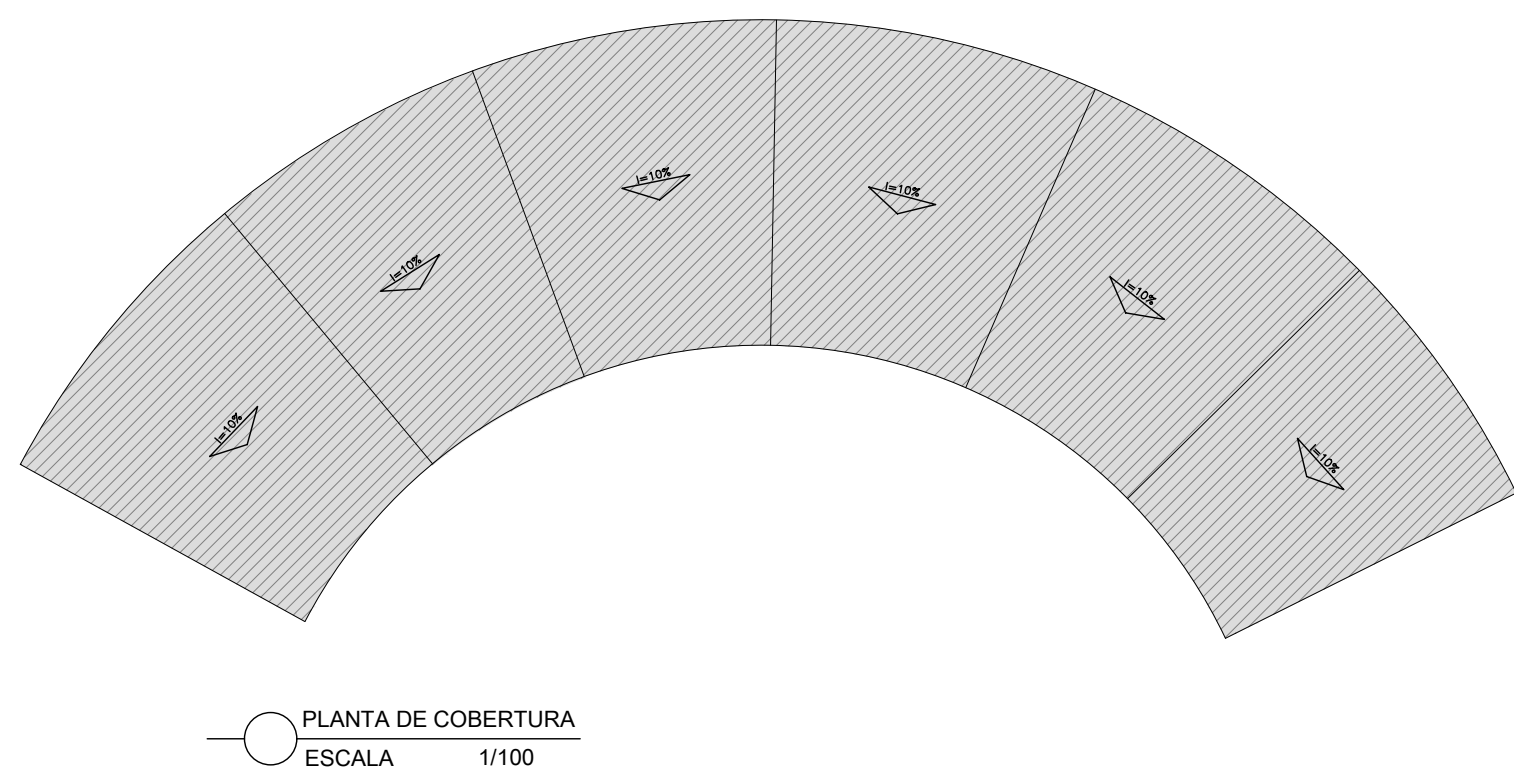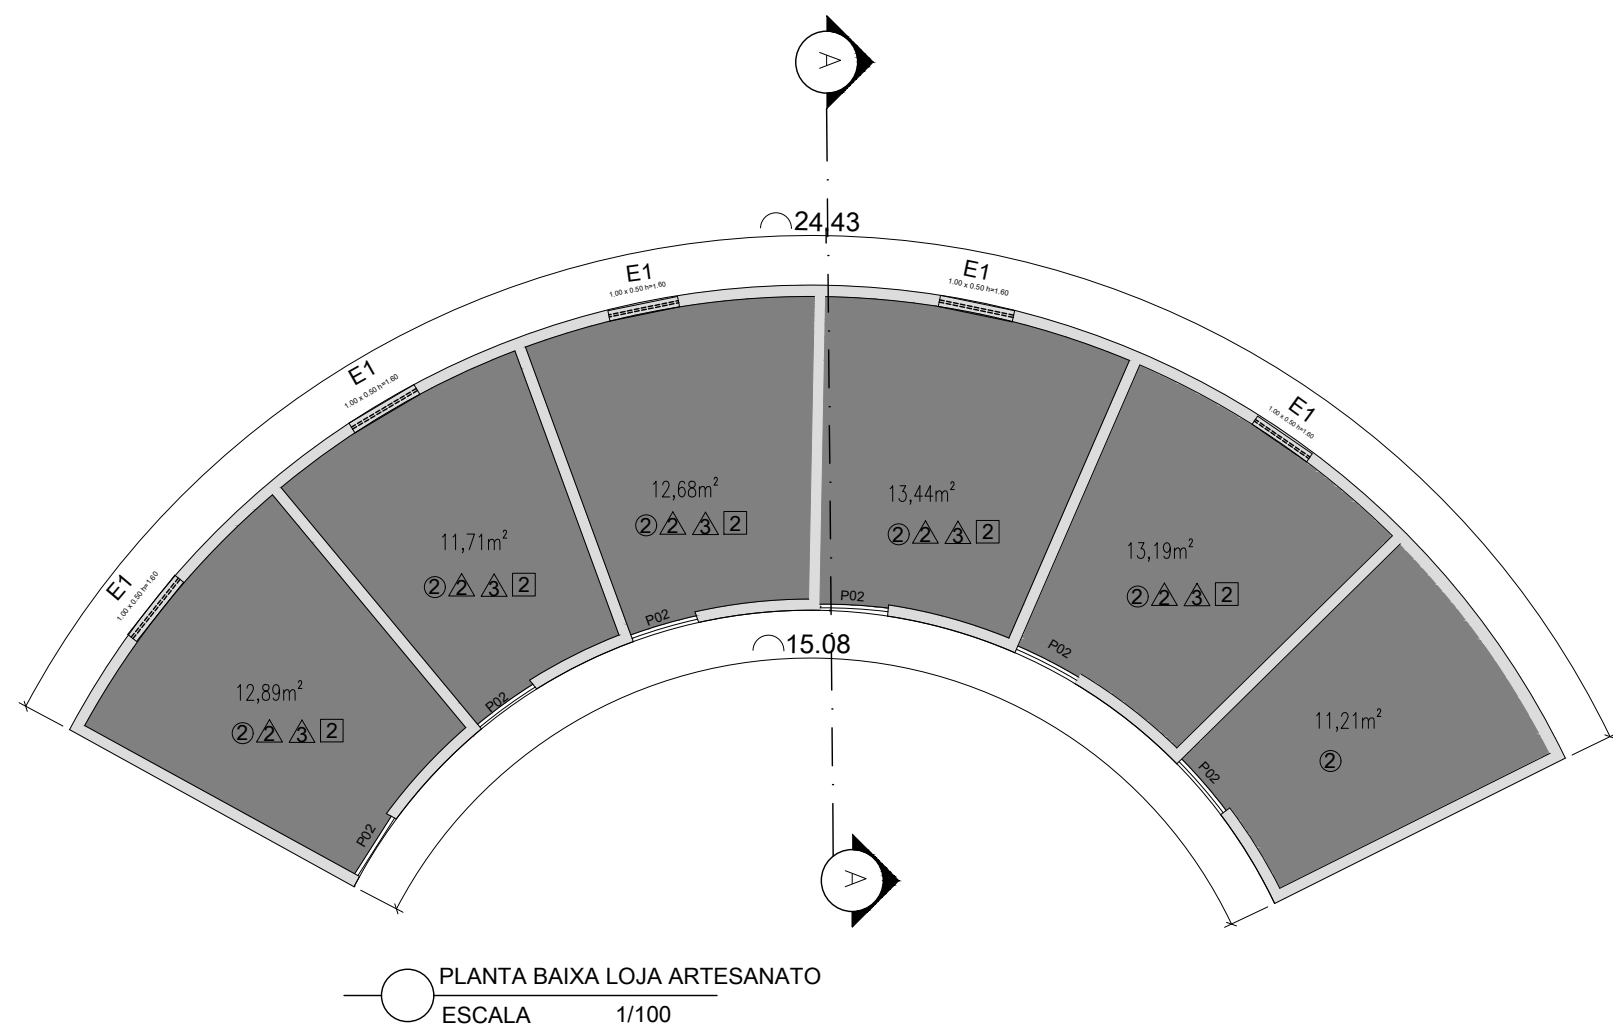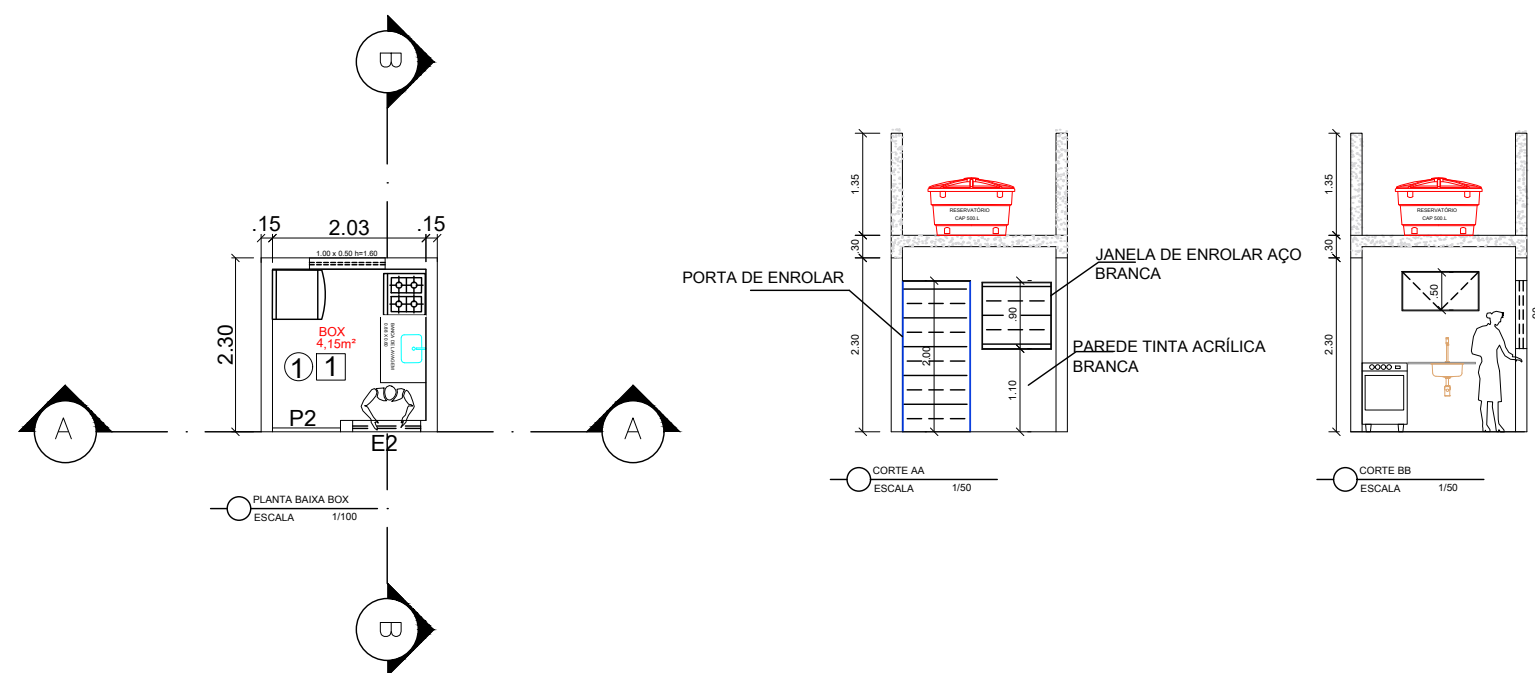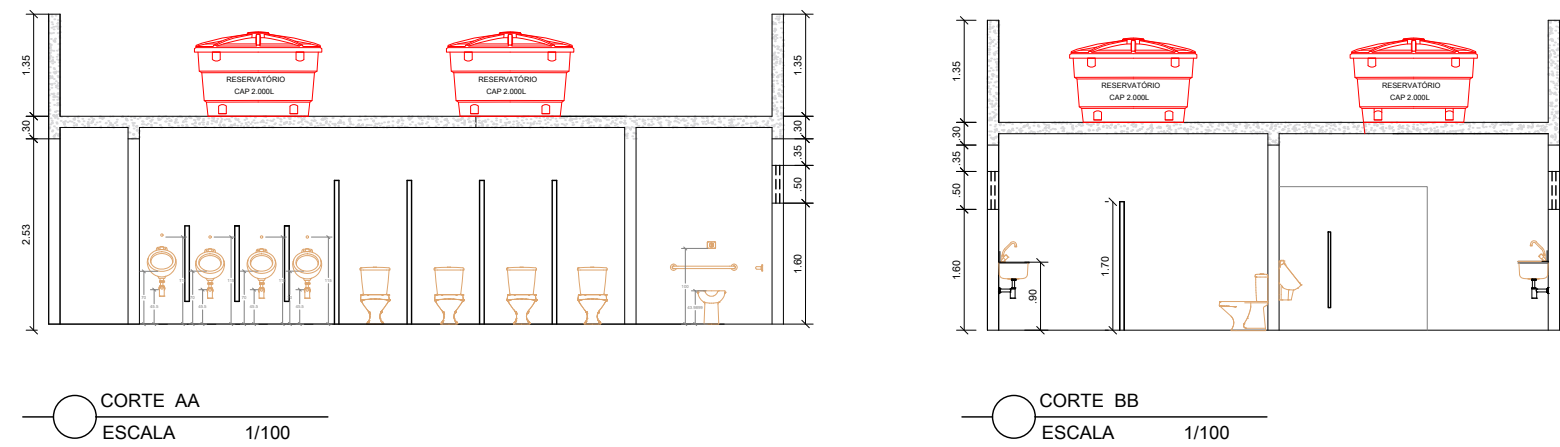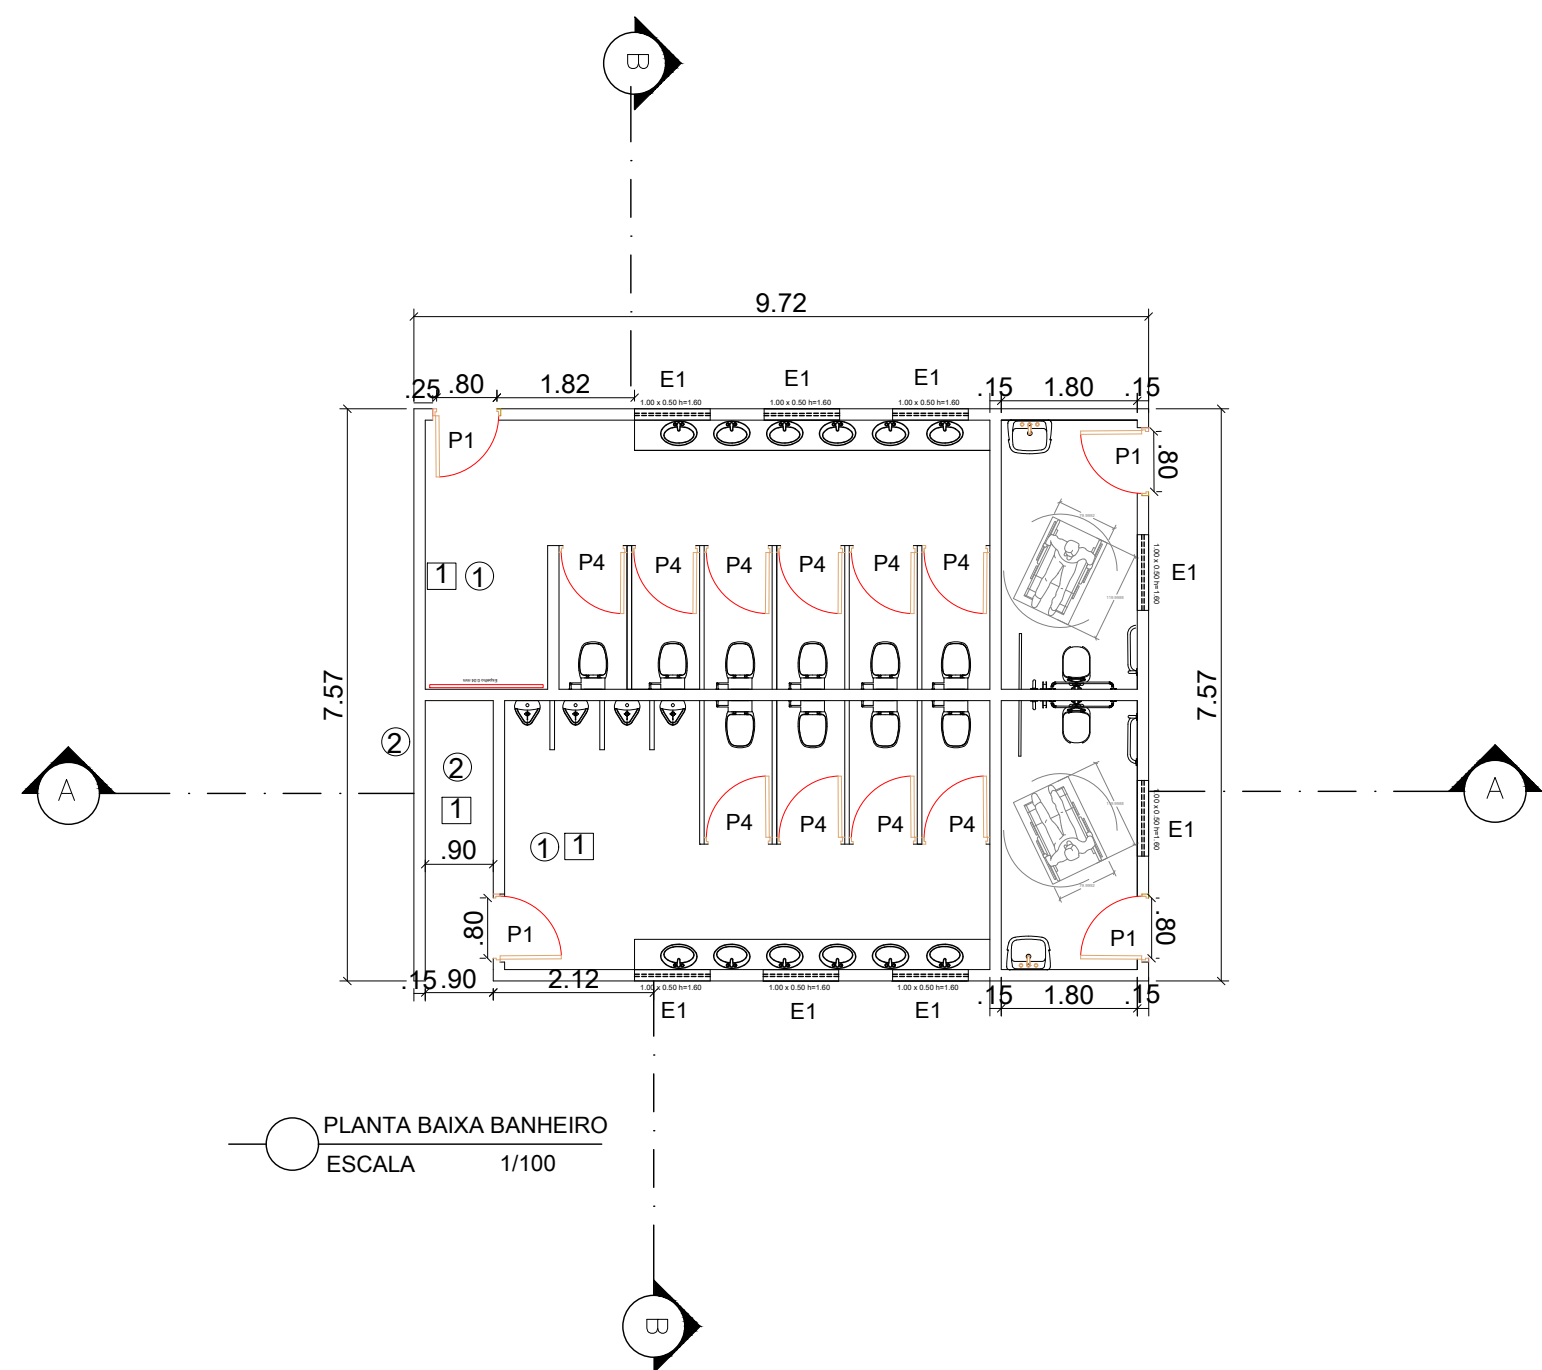

OBSERVAÇÕES				
DISCRIMINAÇÃO			ÁREA	
ÁREA TOTAL				2.895,00 m²
ÁREA PAVIMENTADA				2.895,00 m²
ÁREA PERMEÁVEL				296,35 m²
ÁREA CONSTRUIDA				1.620,00 m²
I O:	I U:	I P:		
ESPECIFICAÇÕES ESQUADRIAS				
LEGENDA	TAMANHO	MATERIAIS	TIPO	QUANTIDADE
P1	0.80 x 2.10	PORTA DE MADEIRA EM ALMOFADA, ENVERNIZADA COM VERNIZ INCOLOR	ABRIR	04
P2	0.90 x 2.40	PORTA DE ENROLAR	ENROLAR	33
P4	0.90 x 1.90	PORTA DE MADEIRA SEM-OCA, ENVERNIZADA COM VERNIZ INCOLOR, PARA SANTÁRIOS	ABRIR	10
E1	1.00 x 0.50	JANELA DE ALUMÍNIO COM VIDRO FANTASIA em3mm, 1m x 1,60	BASCULANTE	41
E2	0.90 x 0.90	JANELA DE ENROLAR EM AÇO COR BRANCA	ENROLAR	39
PAREDE		PAREDE REVESTIDA EM CERÂMICA (20x20) cm PARTE INTERNA, NA COR BRANCA, ATÉ O 1.50		
		PAREDE PINTADA TINTA ACRÍLICA NA COR BRANCA PARTE INTERNA		
		CHARISCO NA COR BARRO PARTE EXTERNA		
PISO		(1) PISO EM CERÂMICA (43x43) cm PARTE INTERNA		
		(2) PISO DE GRANILITE DE ALTA RESISTÊNCIA NA COR CINZA		
FORRO		(1) LAJE APARENTE, PINTADA COM TINTA LATEX PVA, NA COR BRANCA, SOBRE M. ÚNICA.		
		(2) TELHADO APARENTE		

REVISÃO	DESCRIÇÃO	DATA	DESENHO	VERIF.	APROV.
01	EMISSION INICIAL	28/03/2023	GIULIA	ELOI	ELOI
02					

OBSERVAÇÕES:

- MEDIDAS EM METRO.
- TODAS AS MEDIDAS E QUANTIDADES DEVERÃO SER CONFERIDAS NA OBRA ANTES DE QUALQUER PROCEDIMENTO DE FABRICAÇÃO.
- DIREITOS AUTORAIS RESERVADOS. ESTE PROJETO NÃO PODERÁ SER REPRODUZIDO OU MODIFICADO (TOTAL OU EM PARTES) SEM A EXPRESSA AUTORIZAÇÃO DOS AUTORES.



JN ASSESSORIA E ENGENHARIA

PREFEITURA MUNICIPAL

AMÉLIA RODRIGUES

GESTOR

JOÃO BAHIA

PROJETO

REFORMA E URBANIZAÇÃO DA FEIRA LIVRE

PRONCHA

DETALHAMENTO

RESPONSÁVEL

JOSE ELOI DE O. NETO

CAU/CREA

3000084570-BA

PROJETISTA

JOSE ELOI

DATA

Nº DO PROJETO

ARQ- 15/2023

PROJ. DE REFERÊNCIA


VISTO

ESCALA

1/100

12/12

OBSERVAÇÕES				
DISCRIMINAÇÃO				ÁREA
ÁREA TOTAL				2.885,00 m²
ÁREA PERMANENTE				2.885,00 m²
ÁREA CONSTRUIDA				288,35 m²
1.0.	1.0.	1.0.		1.650,00 m²

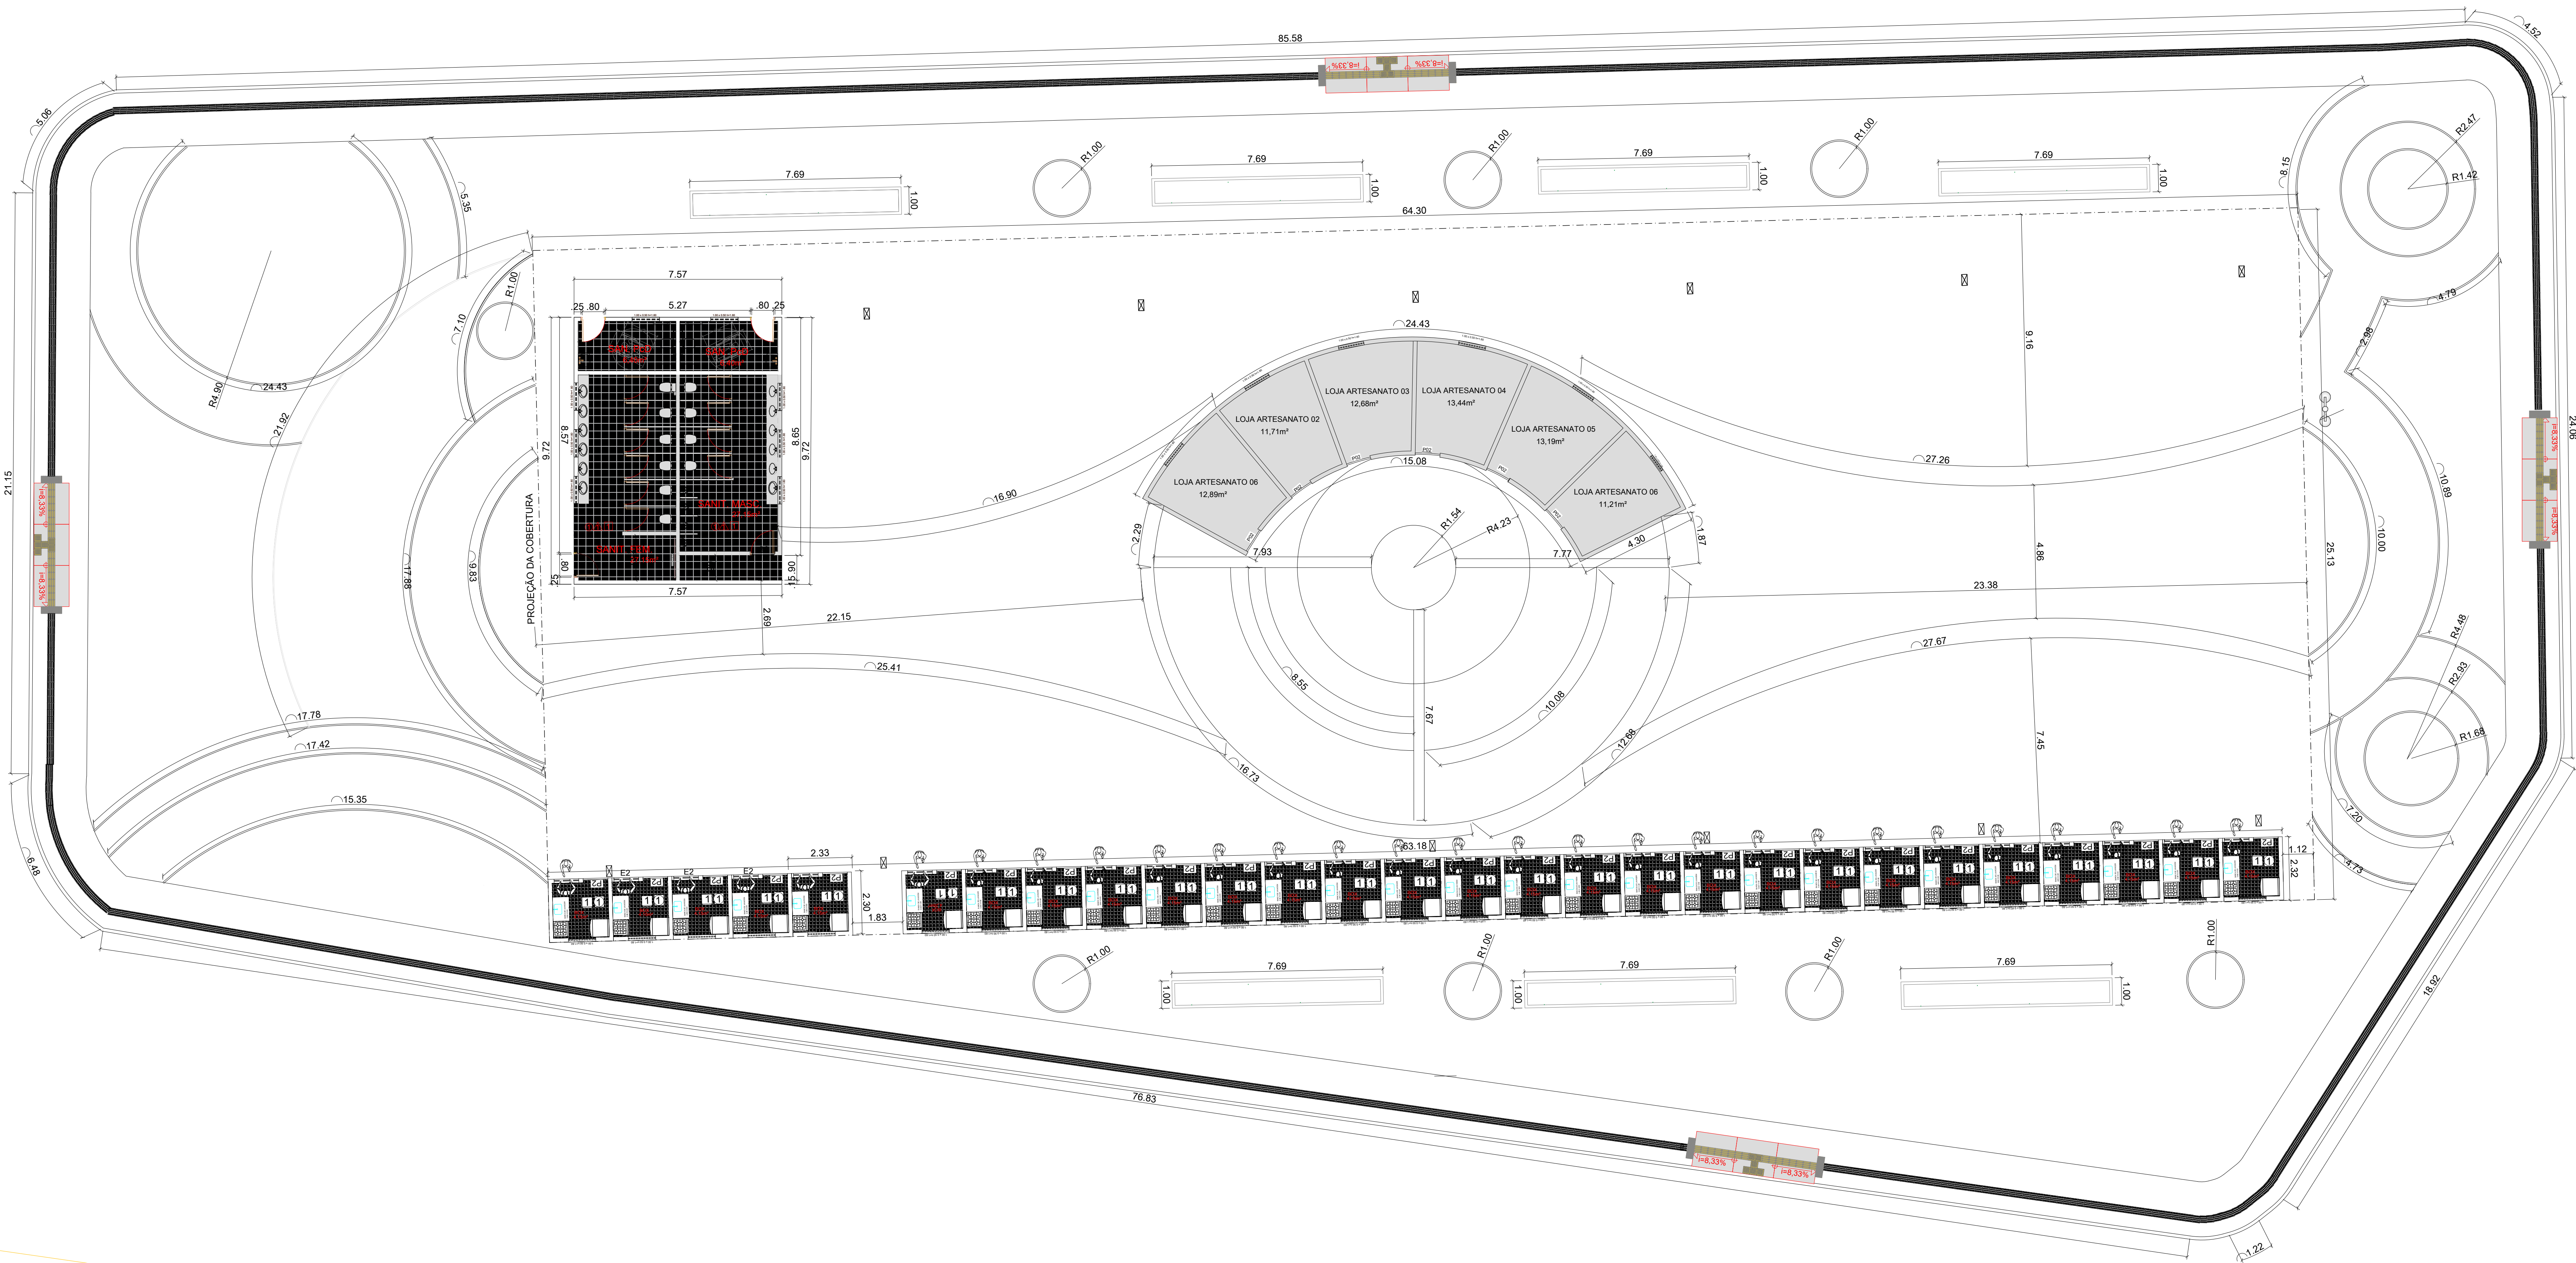

REVISÃO	DESCRIÇÃO	DATA	DESENHO	VERIF.	APROV.
01	EMISSION INICIAL	28/03/2023	GIULIA	ELOI	ELOI
02					

- OBSERVAÇÕES:
- MEDIDAS EM METRO.
 - TODAS AS MEDIDAS E QUANTIDADES DEVERÃO SER CONFERIDAS NA OBRA ANTES DE QUALQUER PROCEDIMENTO DE FABRICAÇÃO.
 - DIREITOS AUTORAIS RESERVADOS; ESTE PROJETO NÃO PODERÁ SER REPRODUZIDO OU MODIFICADO (TOTAL OU EM PARTES) SEM A EXPRESSA AUTORIZAÇÃO DOS AUTORES.



JN ASSESSORIA E ENGENHARIA

PREFEITURA MUNICIPAL

AMÉLIA RODRIGUES

GESTOR

JOÃO BAHIA

PROJETO

REFORMA E URBANIZAÇÃO DA FEIRA LIVRE

PRONCHA

PLANTA GEOMÉTRICA

RESPONSÁVEL

JOSE ELOI DE O. NETO

CAUÇUBO

3000084570-BA

PROJETISTA

JOSE ELOI

DATA

15/03/2023

PROJ. DE REFERÊNCIA

ARG-15/2023

VISTO

ESCALA


1/100

Nº

04/12

Assinatura do Autor
Assinatura do Gestor

OBSERVAÇÕES				
DISCRIMINAÇÃO				ÁREA
ÁREA TOTAL				2.882,00 m²
ÁREA PAVIMENTADA				2.882,00 m²
ÁREA FENÊSTRAS				288,35 m²
ÁREA CONSTRUIDA				3.820,00 m²
I. B.	I. B.	I. P.		
OBSERVAÇÕES				
DISCRIMINAÇÃO				
LEGENDA	ILUMINAÇÃO - ESPECIFICAÇÃO			QUANTIDADE
	POSTE BAIXO EM AÇO PINTADO COM UMZ LÂMPADA DE LED 50W Lâmpada: LED Potência: 30w Poste h= 4,00m			15

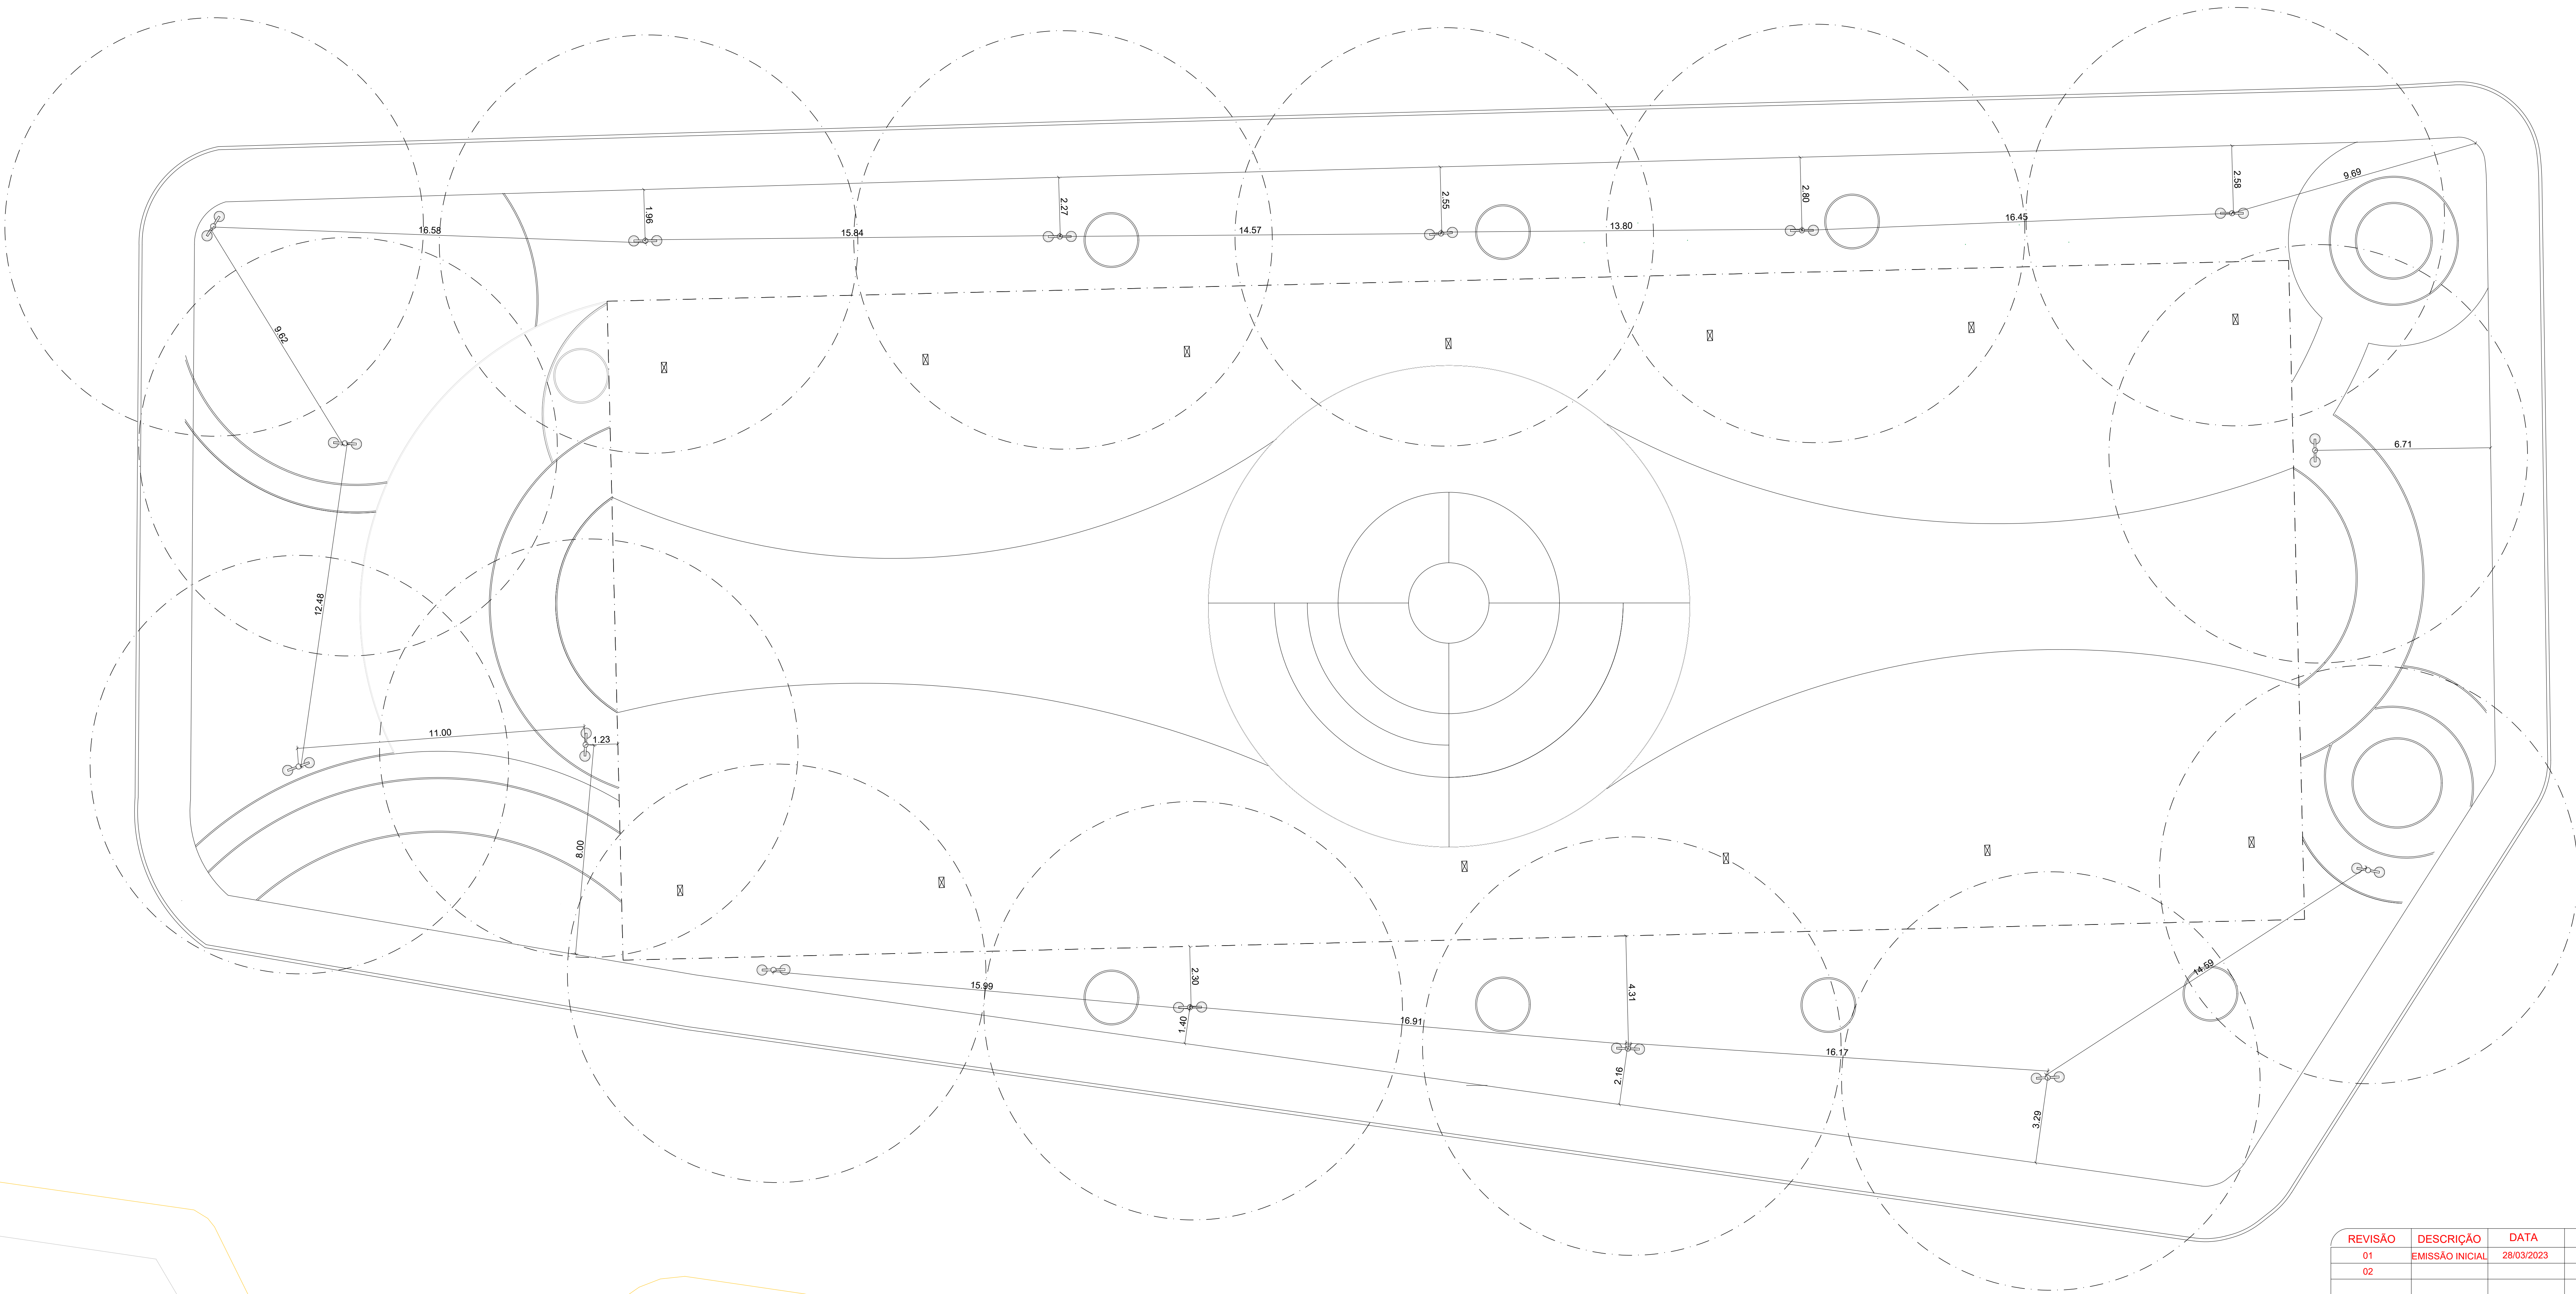

REVISÃO	DESCRIÇÃO	DATA	DESENHO	VERIF.	APROV.
01	EMIÇÃO INICIAL	28/03/2023	GIULIA	ELOI	ELOI
02					

OBSERVAÇÕES:

- MEDIDAS EM METRO.
- TODAS AS MEDIDAS E QUANTIDADES DEVERÃO SER CONFERIDAS NA OBRA ANTES DE QUALQUER PROCEDIMENTO DE FABRICAÇÃO.
- DIREITOS AUTORAIS RESERVADOS. ESTE PROJETO NÃO PODERÁ SER REPRODUZIDO OU MODIFICADO (TOTAL OU EM PARTES) SEM A EXPRESSA AUTORIZAÇÃO DOS AUTORES.



JN ASSESSORIA E ENGENHARIA
PREFEITURA MUNICIPAL: AMÉLIA RODRIGUES
GESTOR: JOÃO BAHIA

PROJETO: REFORMA E URBANIZAÇÃO DA FEIRA LIVRE
PRANCHAS: PLANTA ILUMINAÇÃO

RESPONSÁVEL: JOSÉ ELOI DE O. NETO	CAU/CREA: 3000084570-BA	PROJETISTA: JOSÉ ELOI	Nº: 06/12
DATA:	Nº DO PROJETO: ARQ- 15/2023	PROJ. DE REFERÊNCIA:	
VISTO:	ESCALA: 1/100		

LOCALIZAÇÃO



REVISÃO	DESCRIÇÃO	DATA	DESENHO	VERIF.	APROV.
01	EMIÇÃO INICIAL	28/03/2023	GIULIA	ELOI	ELOI
02					

OBSERVAÇÕES:

- MEDIDAS EM METRO.
- TODAS AS MEDIDAS E QUANTIDADES DEVERÃO SER CONFERIDAS NA OBRA ANTES DE QUALQUER PROCEDIMENTO DE FABRICAÇÃO.
- DIREITOS AUTORAIS RESERVADOS: ESTE PROJETO NÃO PODERÁ SER REPRODUZIDO OU MODIFICADO (TOTAL OU EM PARTES) SEM A EXPRESSA AUTORIZAÇÃO DOS AUTORES.



JN ASSESSORIA E ENGENHARIA

PREFEITURA MUNICIPAL

AMÉLIA RODRIGUES

GESTOR

JOÃO BAHIA

PROJETO
REFORMA E URBANIZAÇÃO DA FEIRA LIVRE


PRANCHA

PLANTA LOCALIZAÇÃO

RESPONSÁVEL JOSÉ ELOI DE O. NETO	CAU/CREA 3000084570-BA	PROJETISTA JOSÉ ELOI	Nº 01/12
DATA	Nº DO PROJETO ARQ- 15/2023	PROJ. DE REFERÊNCIA	
VISTO		ESCALA 1/100	

José Eloi de Oliveira Neto
Engenheiro Civil
CREA-BA3000084570

OBSERVAÇÕES				ÁREA
DISCRIMINAÇÃO				
ÁREA TOTAL				2.855,00 m²
ÁREA PAVIMENTADA				2.602,65 m²
ÁREA CONSTRUIDA				286,35 m²
I.P.	I.U.	I.P.		
ESPECIFICAÇÕES DE MATERIAIS - CONVENÇÕES				1.600,00 m²
LEGENDA				ÁREA/M²/M³/M
PISO	①	PISO INTERTRAVADO DE CONCRETO NA COR BEGE (10x20x6cm)		253,36m²
	②	PISO INTERTRAVADO DE CONCRETO NA COR VERMELHO (10x20x6cm)		180,75m²
	③	PISO INTERTRAVADO DE CONCRETO NA COR CINZA (10x20x6cm)		516,88m²
	④	PISO DE GRANULITE DE ALTA RESISTÊNCIA NA COR CINZA		946,19m²
	⑤	PISO DE GRANULITE DE ALTA RESISTÊNCIA NA COR VERMELHO		240,07m²
	⑥	PISO DE GRANULITE DE ALTA RESISTÊNCIA NA COR LARANJA		233,07m²
	⑦	GRAMA EMENDADA		253,36m²
	⑧	MUR GUA		324,72m²
	⑨	MUR-CIDR		233,70m²
	⑩	PROJEIO		429,86m²

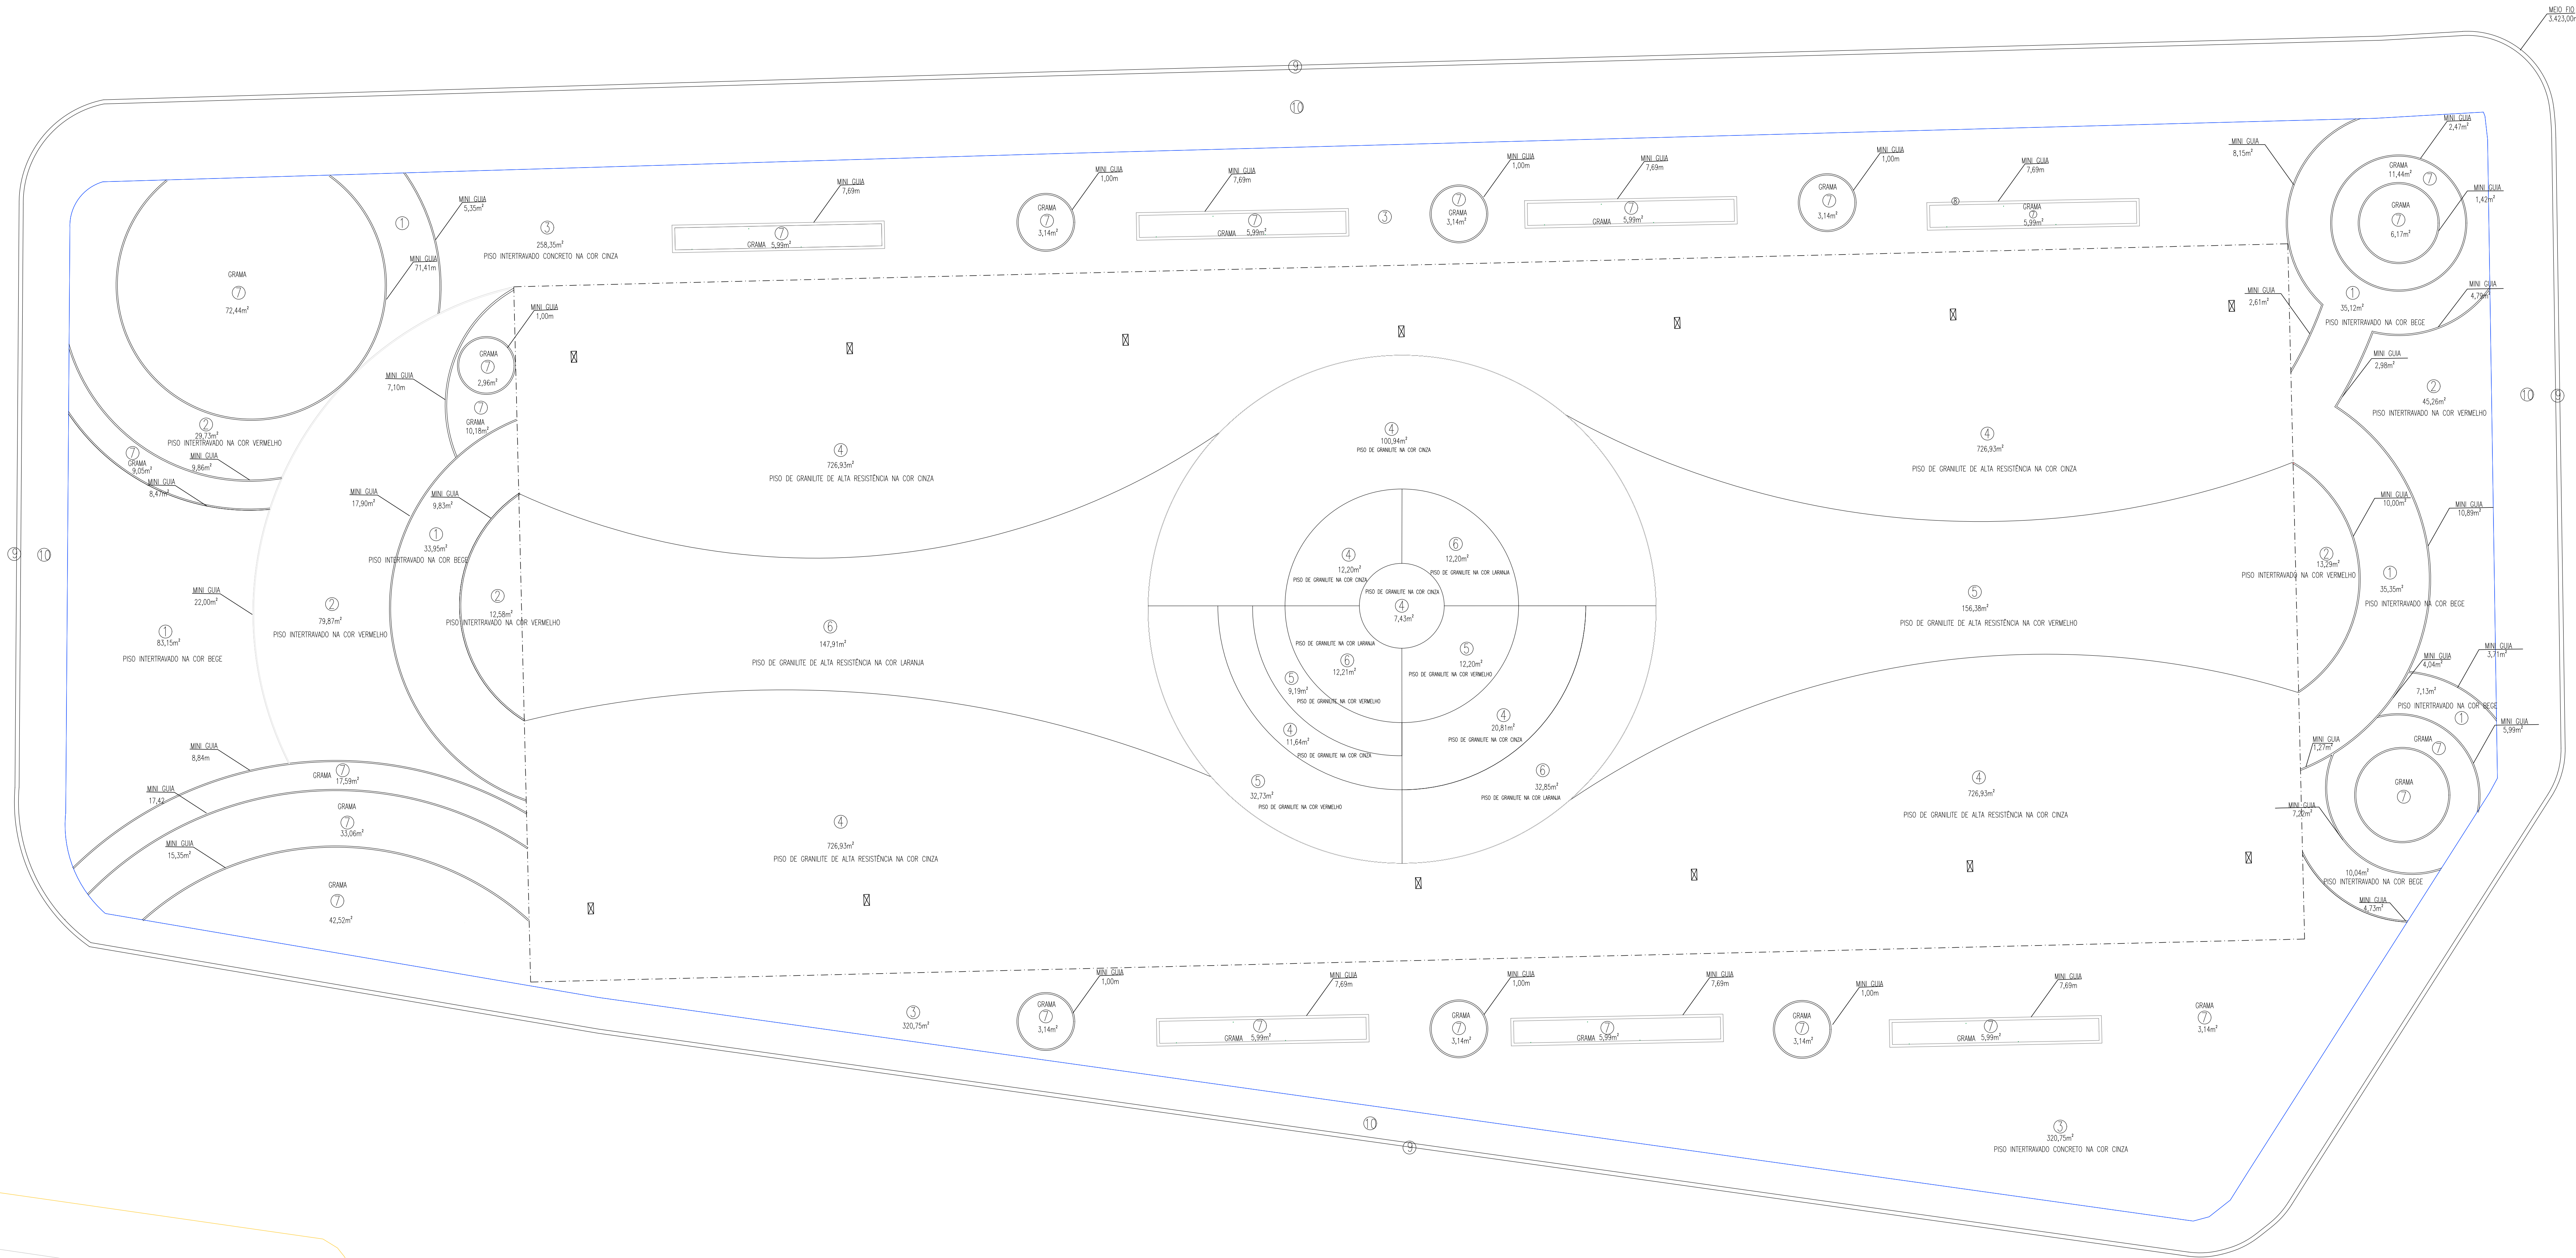

REVISÃO	DESCRIÇÃO	DATA	DESENHO	VERIF.	APROV.
01	EMIÇÃO INICIAL	28/03/2023	GIULIA	ELOI	ELOI
02					

OBSERVAÇÕES:

- MEDIDAS EM METRO.
- TODAS AS MEDIDAS E QUANTIDADES DEVERÃO SER CONFERIDAS NA OBRA ANTES DE QUALQUER PROCEDIMENTO DE FABRICAÇÃO.
- DIREITOS AUTORAIS RESERVADOS. ESTE PROJETO NÃO PODERÁ SER REPRODUZIDO OU MODIFICADO (TOTAL OU EM PARTES) SEM A EXPRESSA AUTORIZAÇÃO DOS AUTORES.



JN ASSESSORIA E ENGENHARIA

PREFEITURA MUNICIPAL

AMÉLIA RODRIGUES

GESTOR

JOÃO BAHIA

PROJETO

REFORMA E URBANIZAÇÃO DA FEIRA LIVRE

PRANCHAS

MEMÓRIAL DE CÁLCULO

RESPONSÁVEL

JOSE ELOI DE O. NETO

CADÚCIDA

3000084570-BA

PROJETISTA

JOSE ELOI

Nº

DATA

ARQ- 15/2023

PROJ. DE REFERENCIA


ESCALA

1/100

05/12

OBSERVAÇÕES				
DISCRIMINAÇÃO			ÁREA	
ÁREA TOTAL				2.895,00 m²
ÁREA PAVIMENTADA				2.028,00 m²
ÁREA CONSTRUÍDA				286,25 m²
T.O.	1.00	1.00	1.00	1.000,00 m²

DISCRIMINAÇÃO		
LEGENDA	MOBILIÁRIO URBANO - INSTALAÇÕES	QUANTIDADE
	LIXEIRA	19
	BANCO EM MADEIRA	27
	POSTE	15

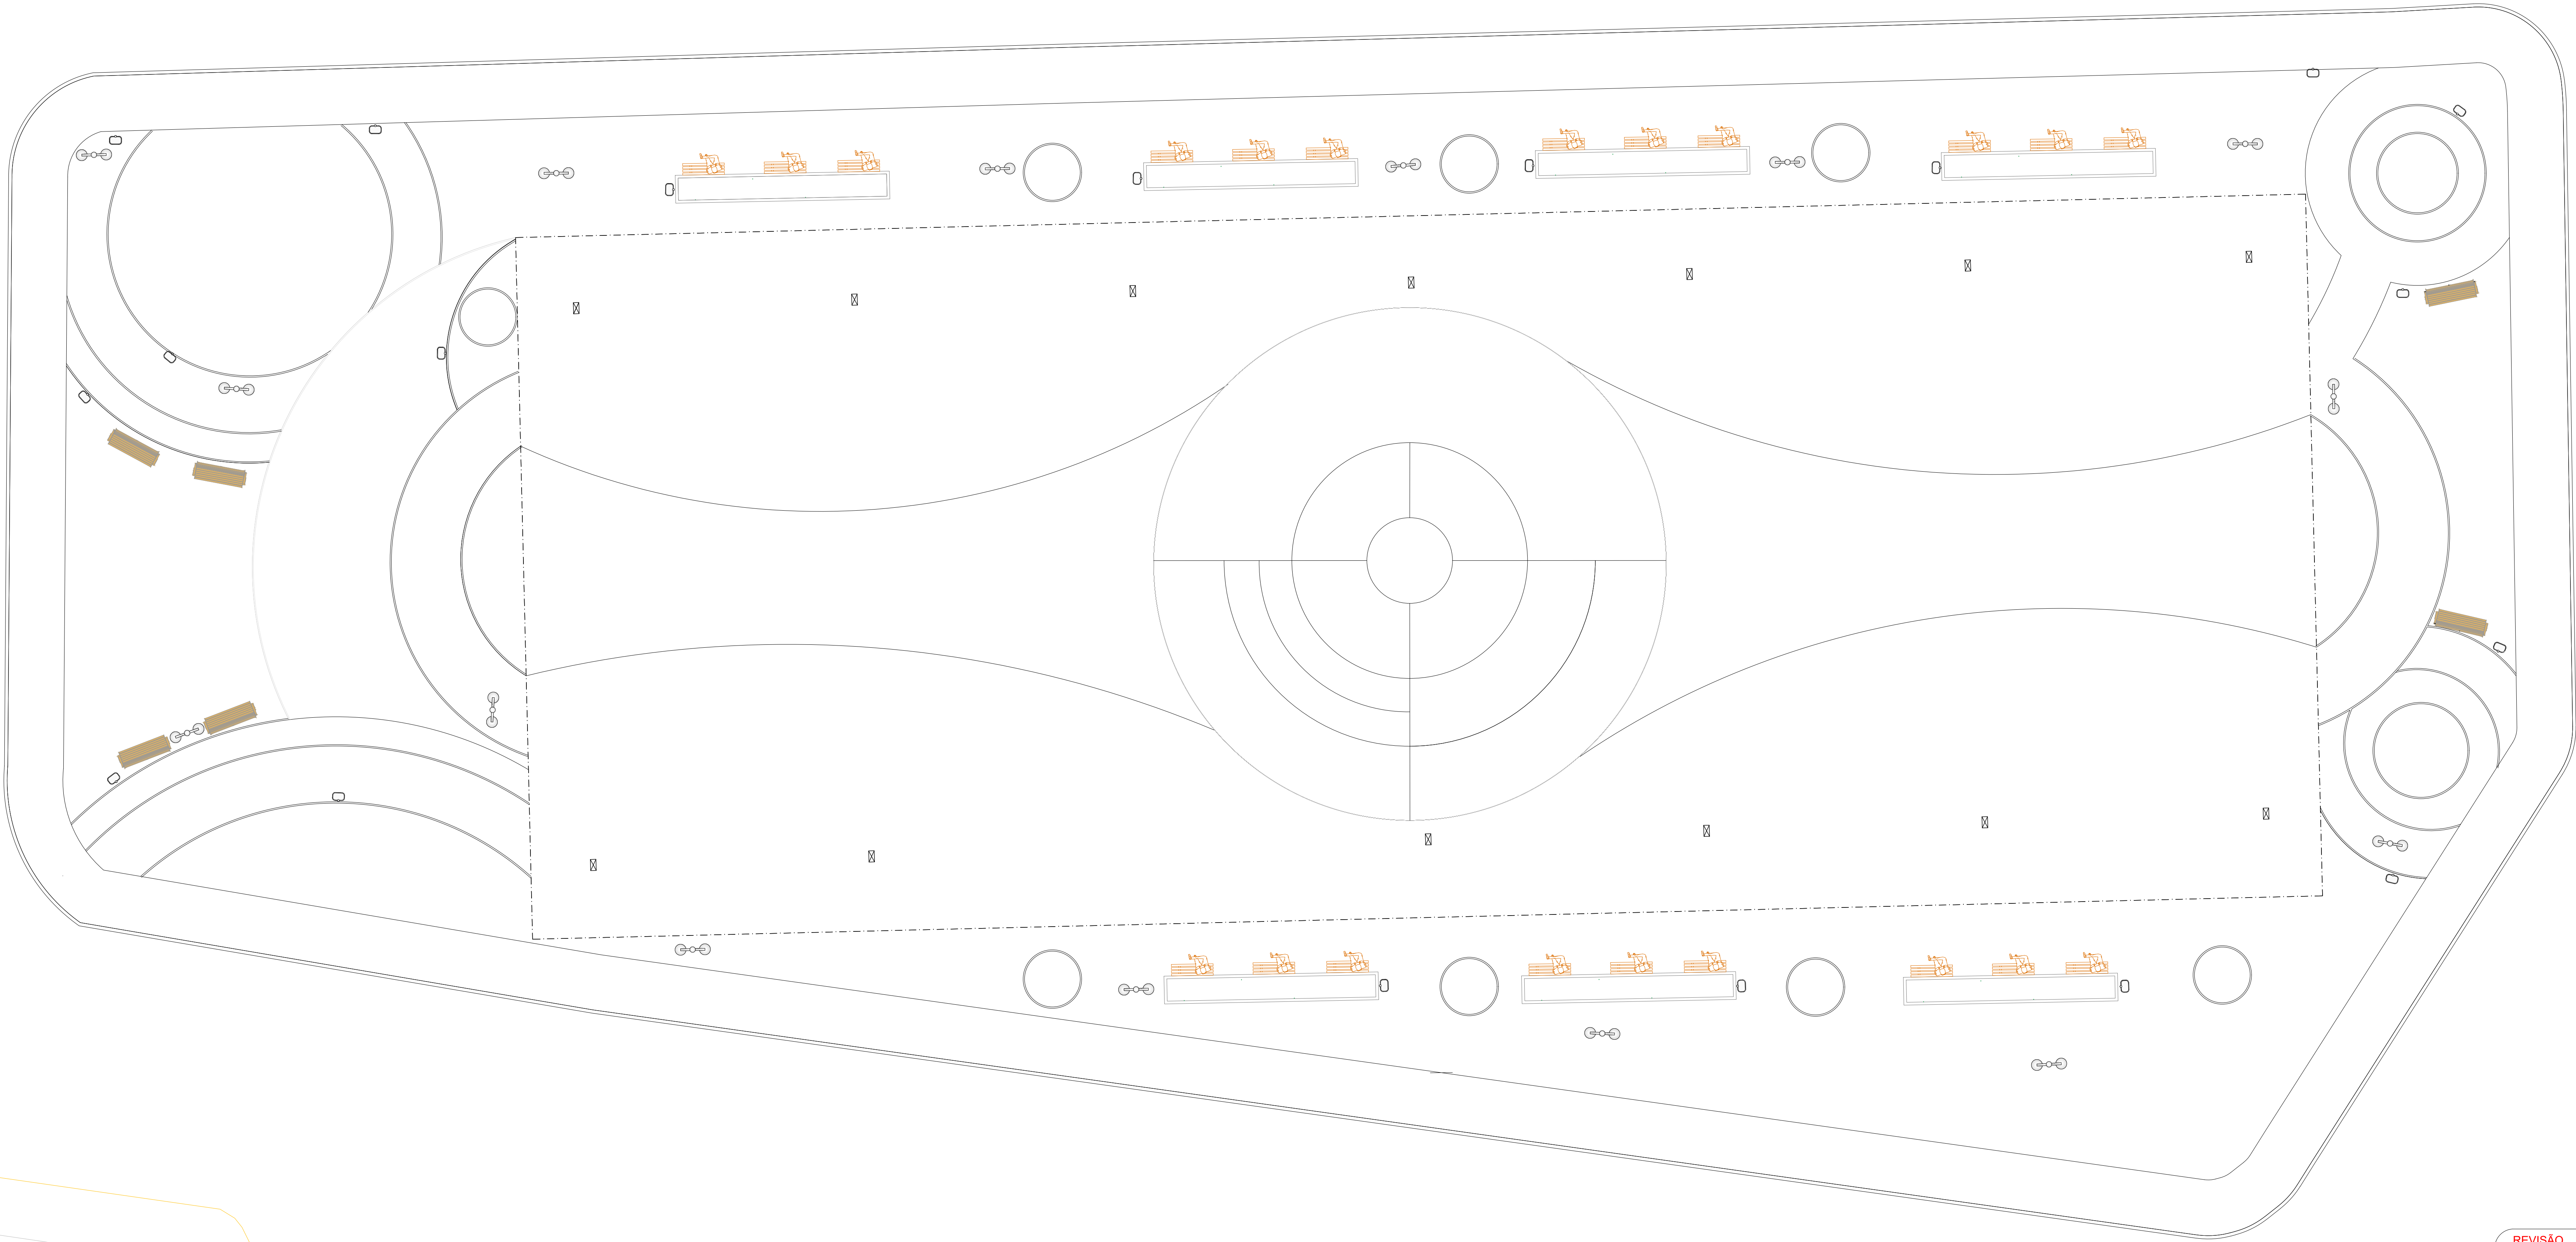

REVISÃO	DESCRIÇÃO	DATA	DESENHO	VERIF.	APROV.
01	EMIÇÃO INICIAL	28/03/2023	GIULIA	ELOI	ELOI
02					

OBSERVAÇÕES:

- MEDIDAS EM METRO.
- TODAS AS MEDIDAS E QUANTIDADES DEVERÃO SER CONFERIDAS NA OBRA ANTES DE QUALQUER PROCEDIMENTO DE FABRICAÇÃO.
- DIREITOS AUTORAIS RESERVADOS. ESTE PROJETO NÃO PODERÁ SER REPRODUZIDO OU MODIFICADO (TOTAL OU EM PARTES) SEM A EXPRESSA AUTORIZAÇÃO DOS AUTORES.



JN ASSESSORIA E ENGENHARIA

PREFEITURA MUNICIPAL

AMÉLIA RODRIGUES

GESTOR

JOÃO BAHIA

PROJETO

REFORMA E URBANIZAÇÃO DA FEIRA LIVRE

PRANCHAS

MOBILIÁRIO DE MÓVEIS

RESPONSÁVEL

JOSE ELOI DE O. NETO

CAUQUBA

3000084570-BA

PROJETISTA

JOSE ELOI

Nº

DATA

15/03/2023

Nº DO PROJETO

ARQ-15/2023

PROJ. DE REFERÊNCIA


VISTO

ESCALA

1/100

01/12

OBSERVAÇÕES			
DISCRIMINAÇÃO			ÁREA
ÁREA TOTAL			2.880,00 m²
ÁREA PAVIMENTADA			2.880,00 m²
ÁREA CONSTRUIDA			288,30 m²
1.º	1.º	1.º	1.850,00 m²
ESPECIFICAÇÕES DE MATERIAIS - CONVENÇÕES			
LEGENDA	MATERIAIS		ÁREA/METROQUADRO
PISO	①	PISO INTERTRAVADO DE CONCRETO NA COR BRANCA (10x20cm)	29,35m²
	②	PISO INTERTRAVADO DE CONCRETO NA COR VERMELHA (10x20cm)	180,73m²
	③	PISO INTERTRAVADO DE CONCRETO NA COR CINZA (10x20cm)	576,69m²
	④	PISO DE GRANULITE DE ALTA RESISTÊNCIA NA COR CINZA	846,19m²
	⑤	PISO DE GRANULITE DE ALTA RESISTÊNCIA NA COR VERMELHA	240,70m²
	⑥	PISO DE GRANULITE DE ALTA RESISTÊNCIA NA COR LARANJA	233,77m²
			253,30m²

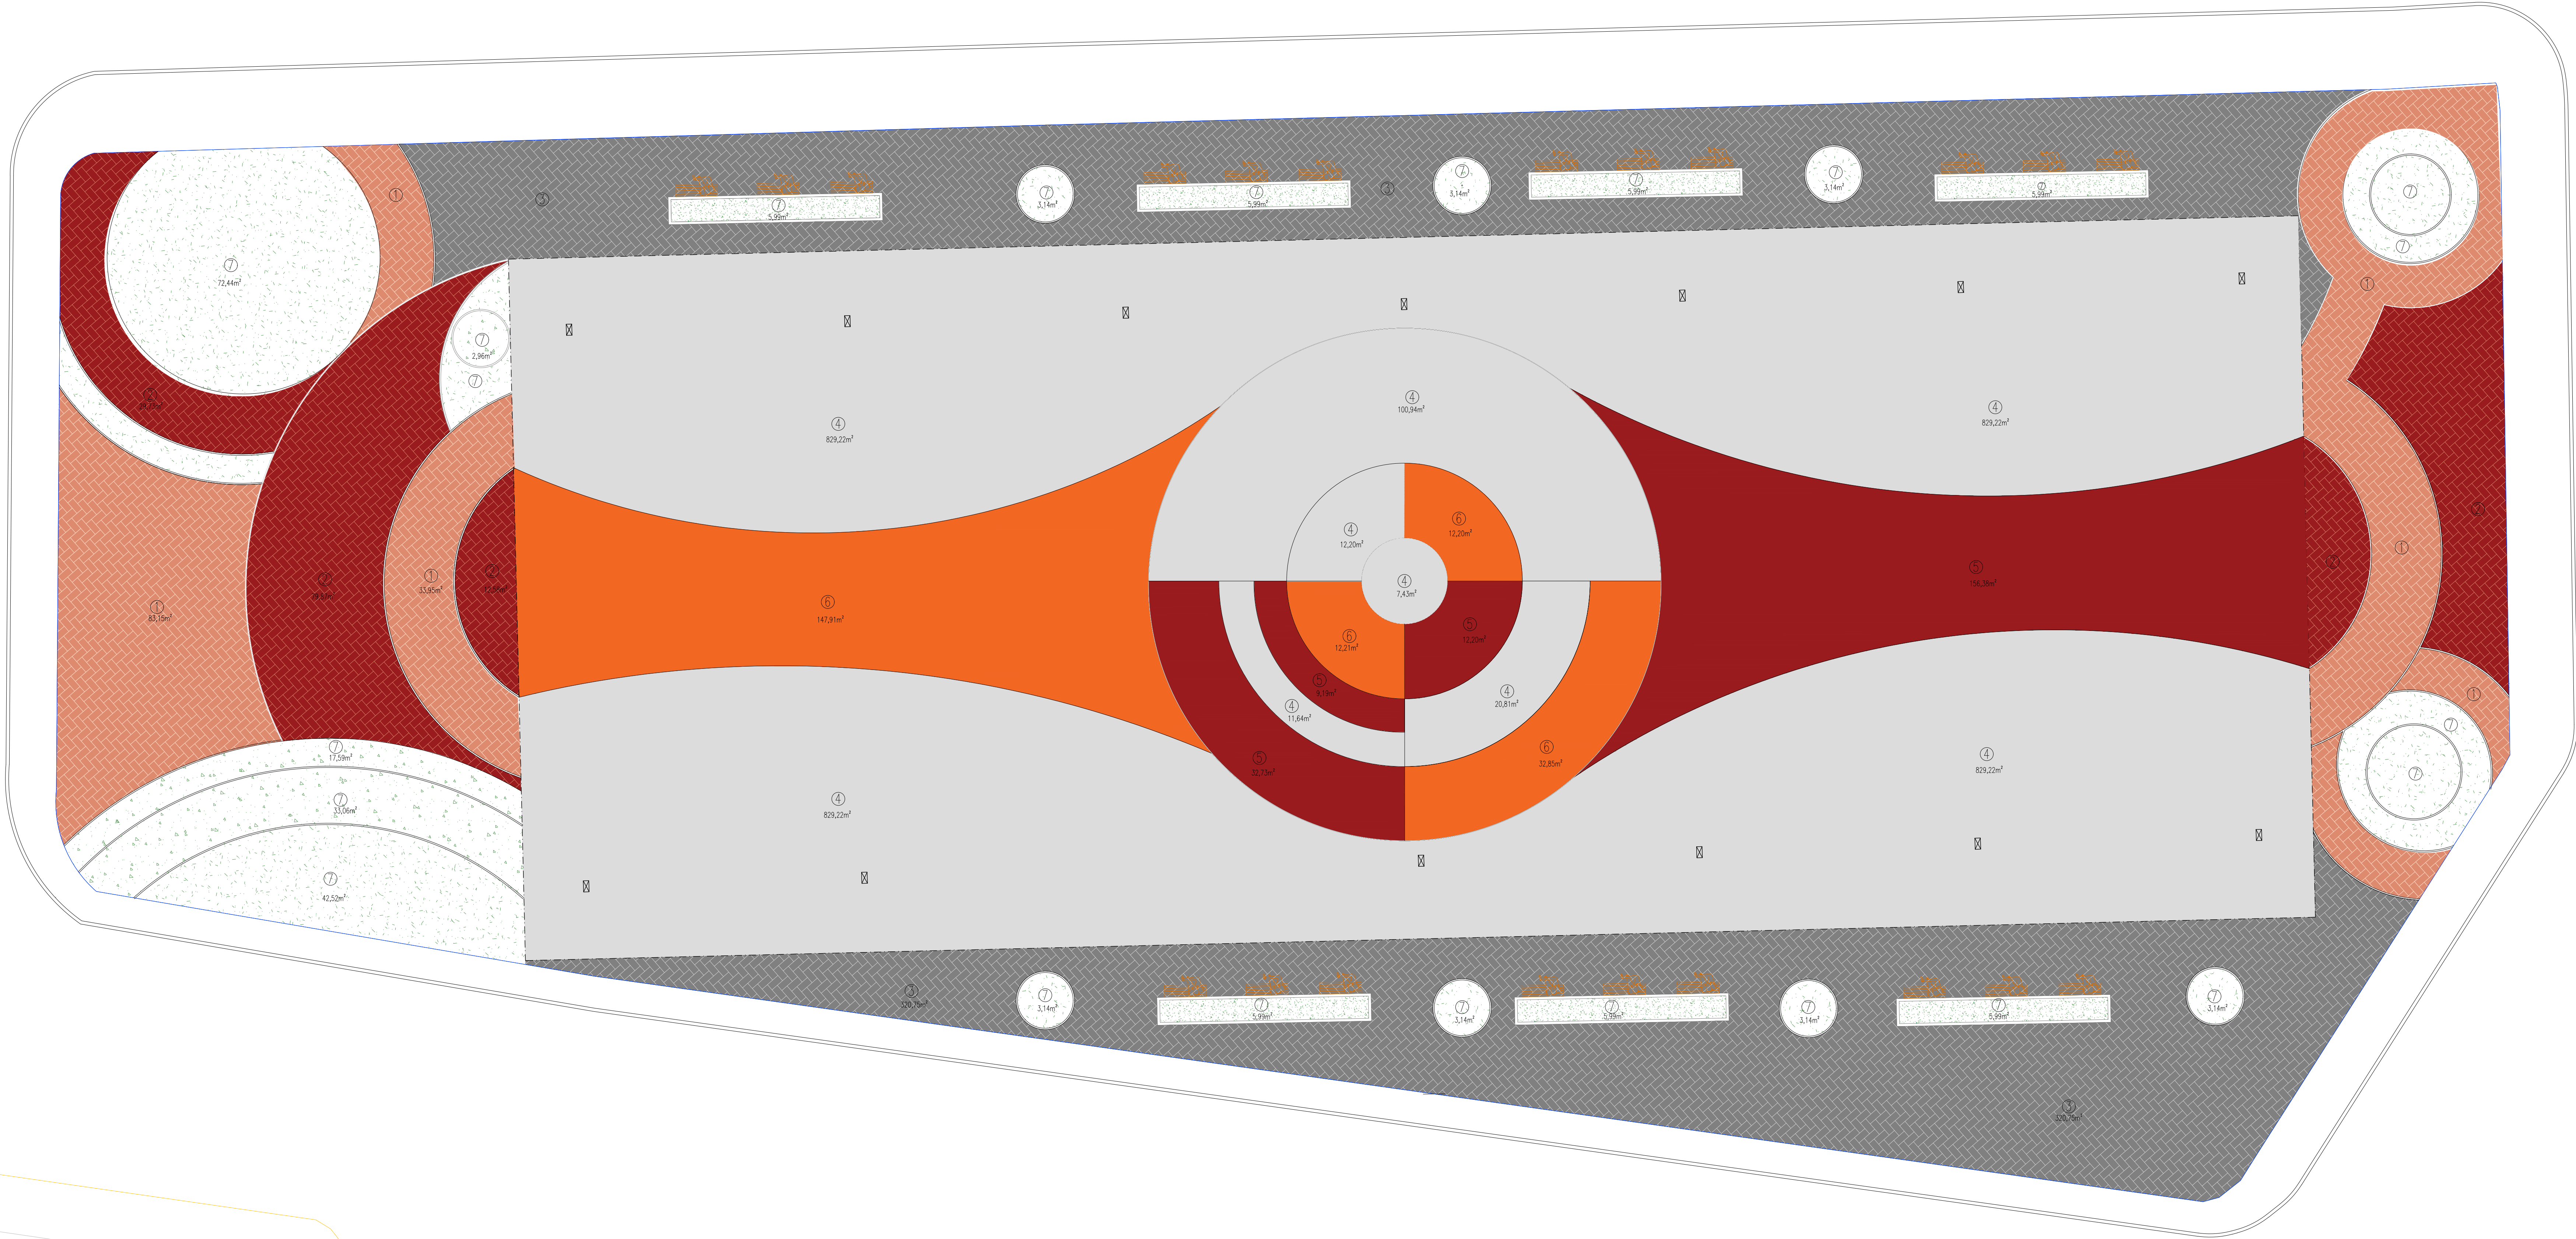

REVISÃO	DESCRIÇÃO	DATA	DESENHO	VERIF.	APROV.
01	EMIÇÃO INICIAL	28/03/2023	GIULIA	ELOI	ELOI
02					

OBSERVAÇÕES:

- MEDIDAS EM METRO.
- TODAS AS MEDIDAS E QUANTIDADES DEVERÃO SER CONFERIDAS NA OBRA ANTES DE QUALQUER PROCEDIMENTO DE FABRICAÇÃO.
- DIREITOS AUTORAIS RESERVADOS. ESTE PROJETO NÃO PODERÁ SER REPRODUZIDO OU MODIFICADO (TOTAL OU EM PARTES) SEM A EXPRESSA AUTORIZAÇÃO DOS AUTORES.



JN ASSESSORIA E ENGENHARIA

PREFEITURA MUNICIPAL

AMÉLIA RODRIGUES

GESTOR

JOÃO BAHIA

PROJETO

REFORMA E URBANIZAÇÃO DA FEIRA LIVRE

PRANCHA

PAGINAÇÃO DE PISO

RESPONSÁVEL

JOSE ELOI DE O. NETO

CAUQUEIRA

3000084570-BA

PROJETISTA

JOSE ELOI

Nº

08/12

DATA


ARQ-15/2023

PROJ. DE REFERÊNCIA

ESCALA

1/100

VISTO

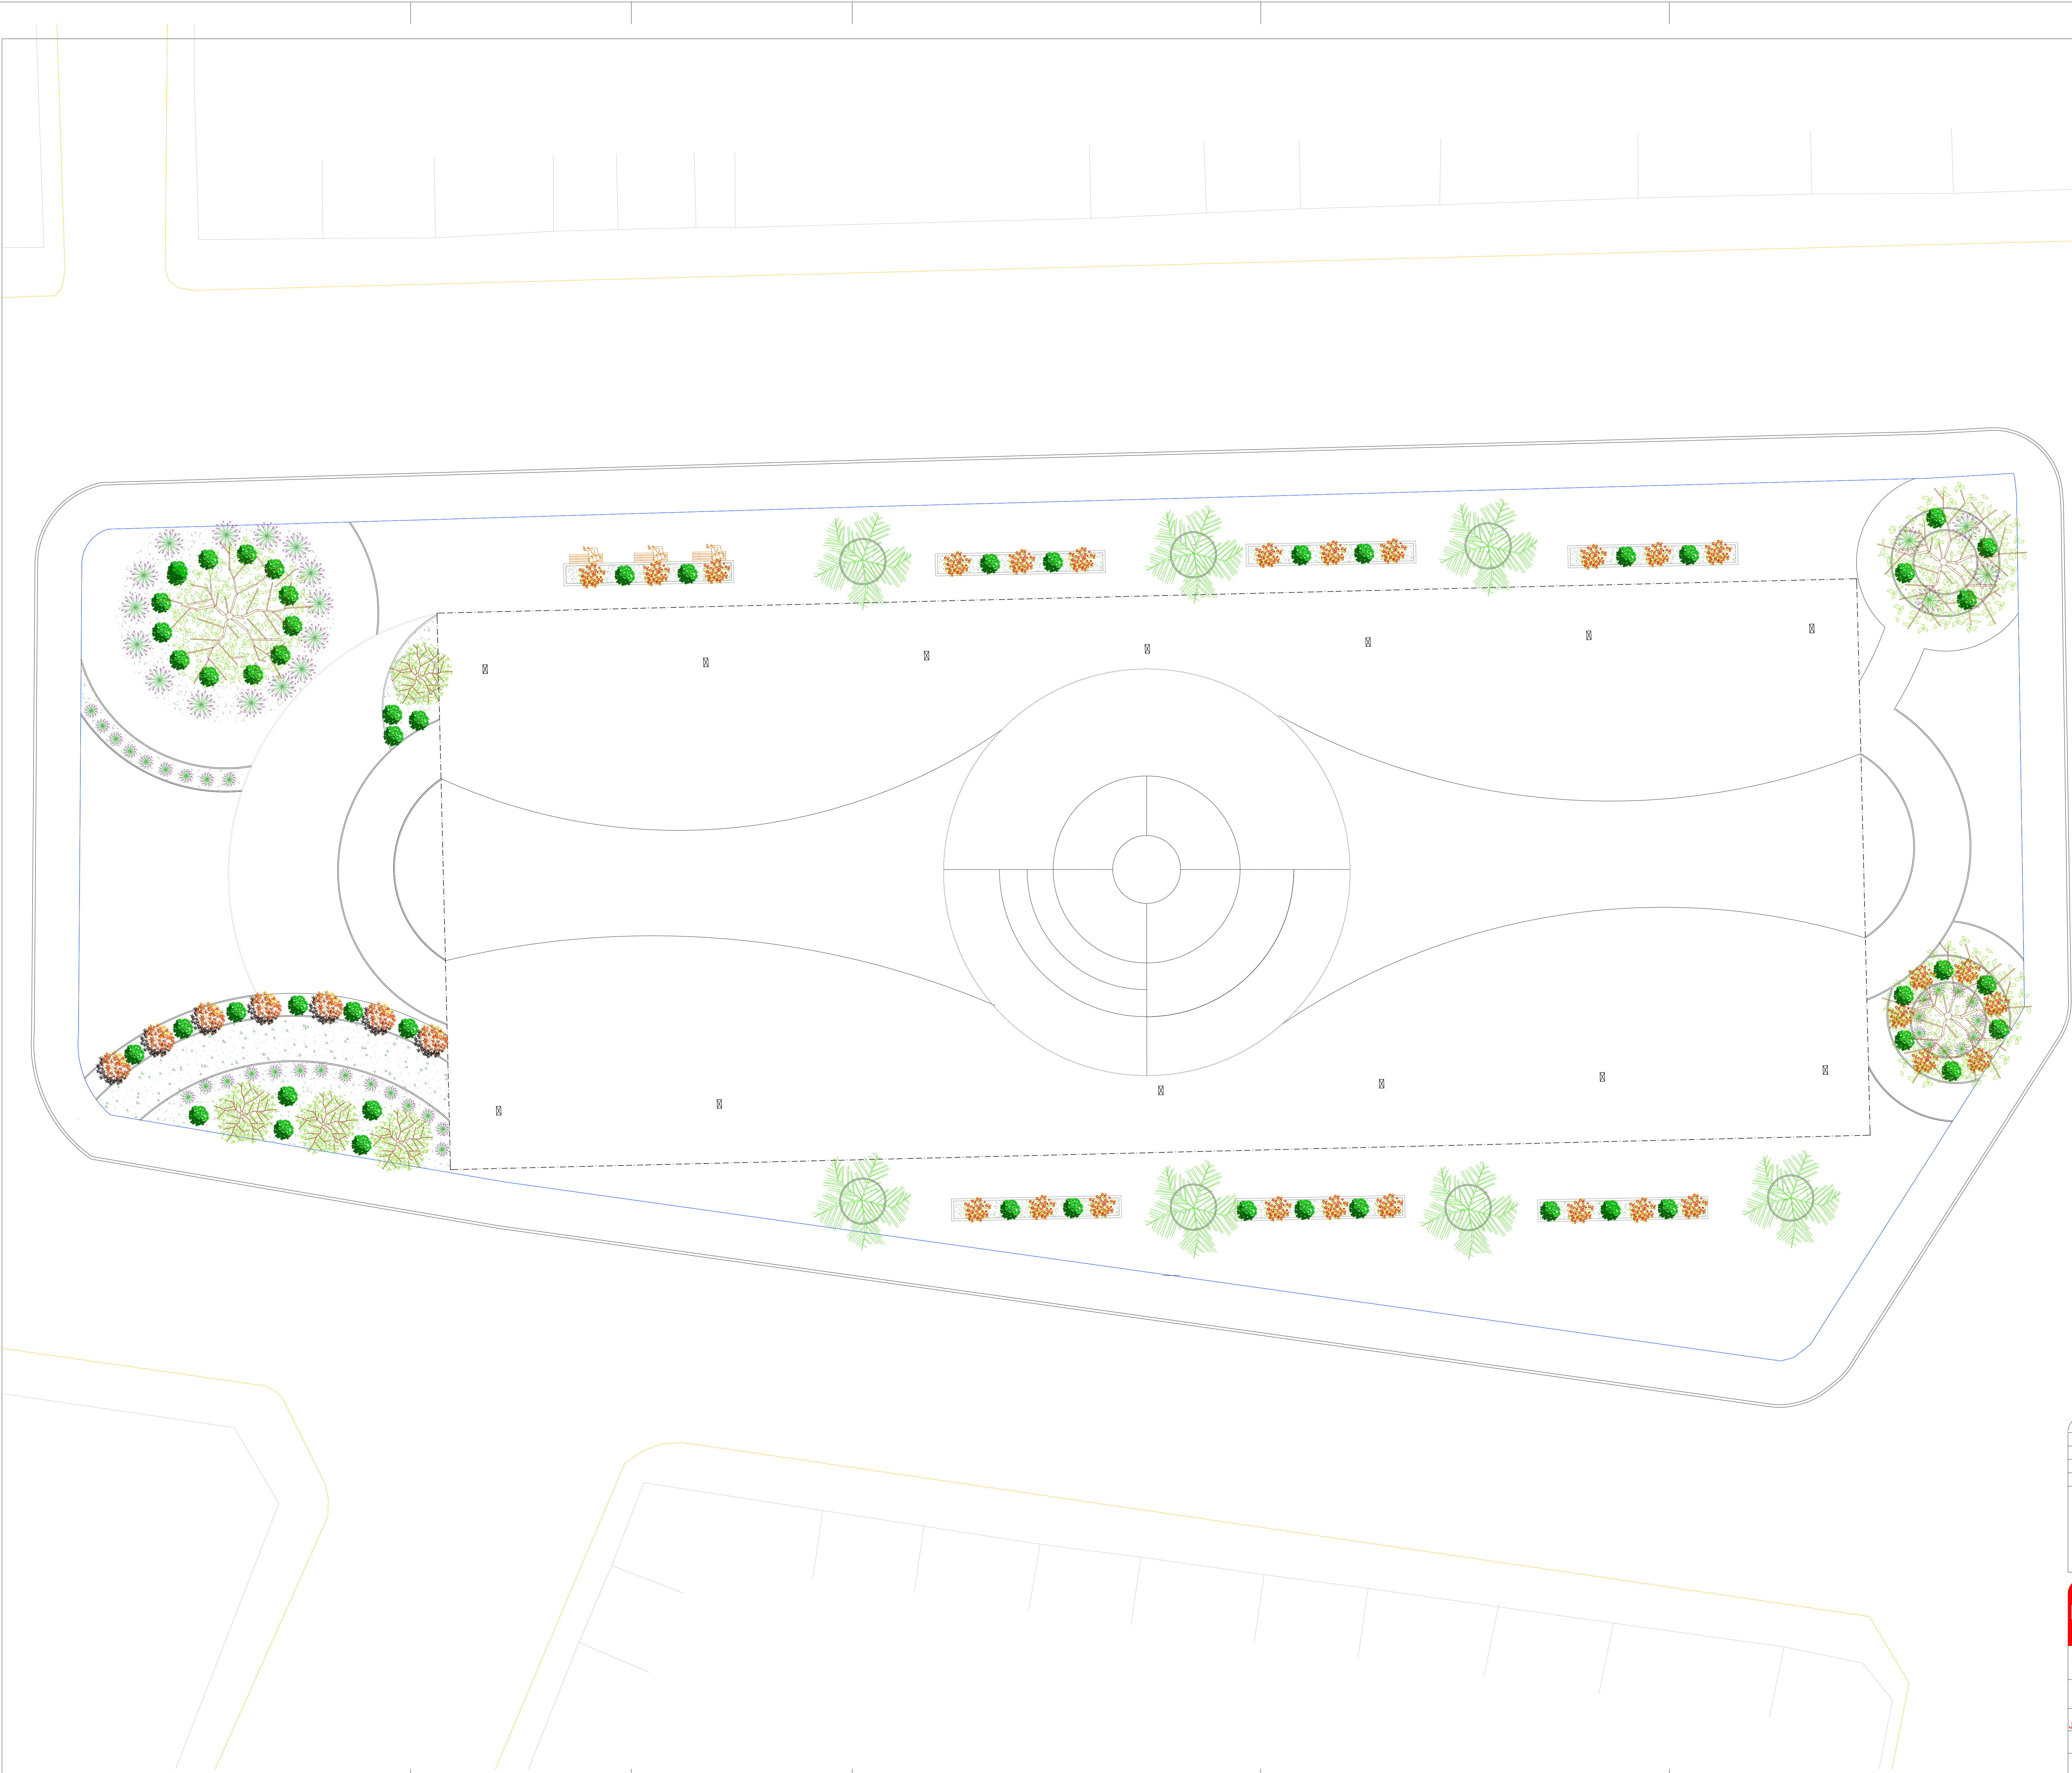

OBSERVAÇÕES			
DISCRIMINAÇÃO		ÁREA	
ÁREA TOTAL		2.853,35 m²	
ÁREA PAVIMENTADA		2.853,35 m²	
ÁREA FORTALECIDA		286,35 m²	
ÁREA CONSTRUIDA		1.530,00 m²	
1 Q.	1 U.	1 S.	
PAISAGISMO			QUANTIDADE
LEGENDA	NOME - NOME CIENTÍFICO	PORTE	
	BRUXINHO	2 a 5 m	53 UNIDADES
	VEDELLA - WEDELLA	6 a 9 m	30 UNIDADES
	IKORIA - IKORA	0,9 a 1,2 m	07 UNIDADES
	AZALEIA	2m	53 UNIDADES
	SIBIPIRUNA	8 a 25m	9 UNIDADES
	PALMEIRA FÊNIX - PHOENIX ROEBELENI	1,2 a 3,6 m	7 UNIDADES
	GRAMA ESMERALDA - ZOYSIA JAPONICA		286,35 m²

REVISÃO	DESCRIÇÃO	DATA	DESENHO	VERIF.	APROV.
01	EMISSÃO INICIAL	28/03/2023	GIULIA	ELOI	ELOI
02					

OBSERVAÇÕES:

- MEDIDAS EM METRO.
- TODAS AS MEDIDAS E QUANTIDADES DEVERÃO SER CONFERIDAS NA OBRA ANTES DE QUALQUER PROCEDIMENTO DE FABRICAÇÃO.
- DIREITOS AUTORAIS RESERVADOS: ESTE PROJETO NÃO PODERÁ SER REPRODUZIDO OU MODIFICADO (TOTAL OU EM PARTES) SEM A EXPRESSA AUTORIZAÇÃO DOS AUTORES.

JN ASSESSORIA E ENGENHARIA

PREFEITURA MUNICIPAL

AMÉLIA RODRIGUES

GESTOR

JOÃO BAHIA

PROJETO

REFORMA E URBANIZAÇÃO DA FEIRA LIVRE

PRANCHA

PAISAGISMO

RESPONSÁVEL	CAUIREIA	PROJETISTA	Nº
JOSE ELOI DE O. NETO	3000084570-BA	JOSE ELOI	
DATA	Nº DO PROJETO	PROJ. DE REFERÊNCIA	
	ARQ- 15/2023		
VISTO	ESCALA		
	1/100		


07/12

OBSERVAÇÕES		
DISCRIMINAÇÃO	ÁREA	
ÁREA TOTAL	2.885,35 m²	
ÁREA FUNDAMENTADA	2.885,35 m²	
ÁREA CONTRIBUÍDA	288,35 m²	
1.0.	1.0.	1.0.

ESPECIFICAÇÕES		
LEGENDA	MOBILIÁRIO URBANO - INSTALAÇÕES	QUANTIDADE
	LIXEIRA	19
	BANCO EM MADEIRA	27
	POSTE	15
	BARRACA DE FRUTAS ESPAÇO INTERNO	141
	BARRACA DE ZINCO ESPAÇO INTERNO	40
	BOXES	27

PAISAGISMO			
LEGENDA	NOME - NOME CIENTÍFICO	PORTE	QUANTIDADE
	BRUXINHO	20 x 5 m	53 UNIDADES
	VEDELA - VEDELA	6 x 9 m	30 UNIDADES
	IXORA - IXORA	0,9 x 1,2 m	07 UNIDADES
	AZALEIA	2m	53 UNIDADES
	SIBIPURUNA	8 x 20m	9 UNIDADES
	PALMEIRA FÊNIX - PHOENIX ROSELENI	1,2 x 3,8 m	7 UNIDADES
	GRAMA ESMERALDA - ZOYISA JAPONICA		288,35 m²

ESPECIFICAÇÕES E SQUADRIAS			
LEGENDA	TAMANHO	MATERIAIS	TIPO
P1	0,80 x 2,10	PORTA DE MADEIRA EM ALUMINIO ENVERNIZADA COM VERNIZ INCOLOR	ABRIL
P2	0,80 x 2,40	PORTA DE MADEIRA EM ALUMINIO ENVERNIZADA COM VERNIZ INCOLOR	ABRIL
P4	0,80 x 1,90	PORTA DE MADEIRA EM ALUMINIO ENVERNIZADA COM VERNIZ INCOLOR PARA SANITÁRIOS	ABRIL
E1	1,00 x 0,50	PARTE DE ALUMINIO COM VERNIZ INCOLOR PARA SANITÁRIOS	ABRIL
E2	0,80 x 0,50	PARTE DE ALUMINIO COM VERNIZ INCOLOR PARA SANITÁRIOS	ABRIL
PAREDE			
A		PARTE DE ALUMINIO COM VERNIZ INCOLOR PARA SANITÁRIOS	ABRIL
A		PARTE DE ALUMINIO COM VERNIZ INCOLOR PARA SANITÁRIOS	ABRIL
A		PARTE DE ALUMINIO COM VERNIZ INCOLOR PARA SANITÁRIOS	ABRIL
PISO			
P		PISO DE CERMÂMICA (LÁMINA) EM PARTE INTERNA	ABRIL
P		PISO DE CERMÂMICA (LÁMINA) EM PARTE INTERNA	ABRIL
FORNO			
F		LAM. INOX 1660x1000x1,5mm COM TELA LATEX PVA NA COR BRANCA, SOBRE M. UNICA, TELA EM MONTANTE	ABRIL

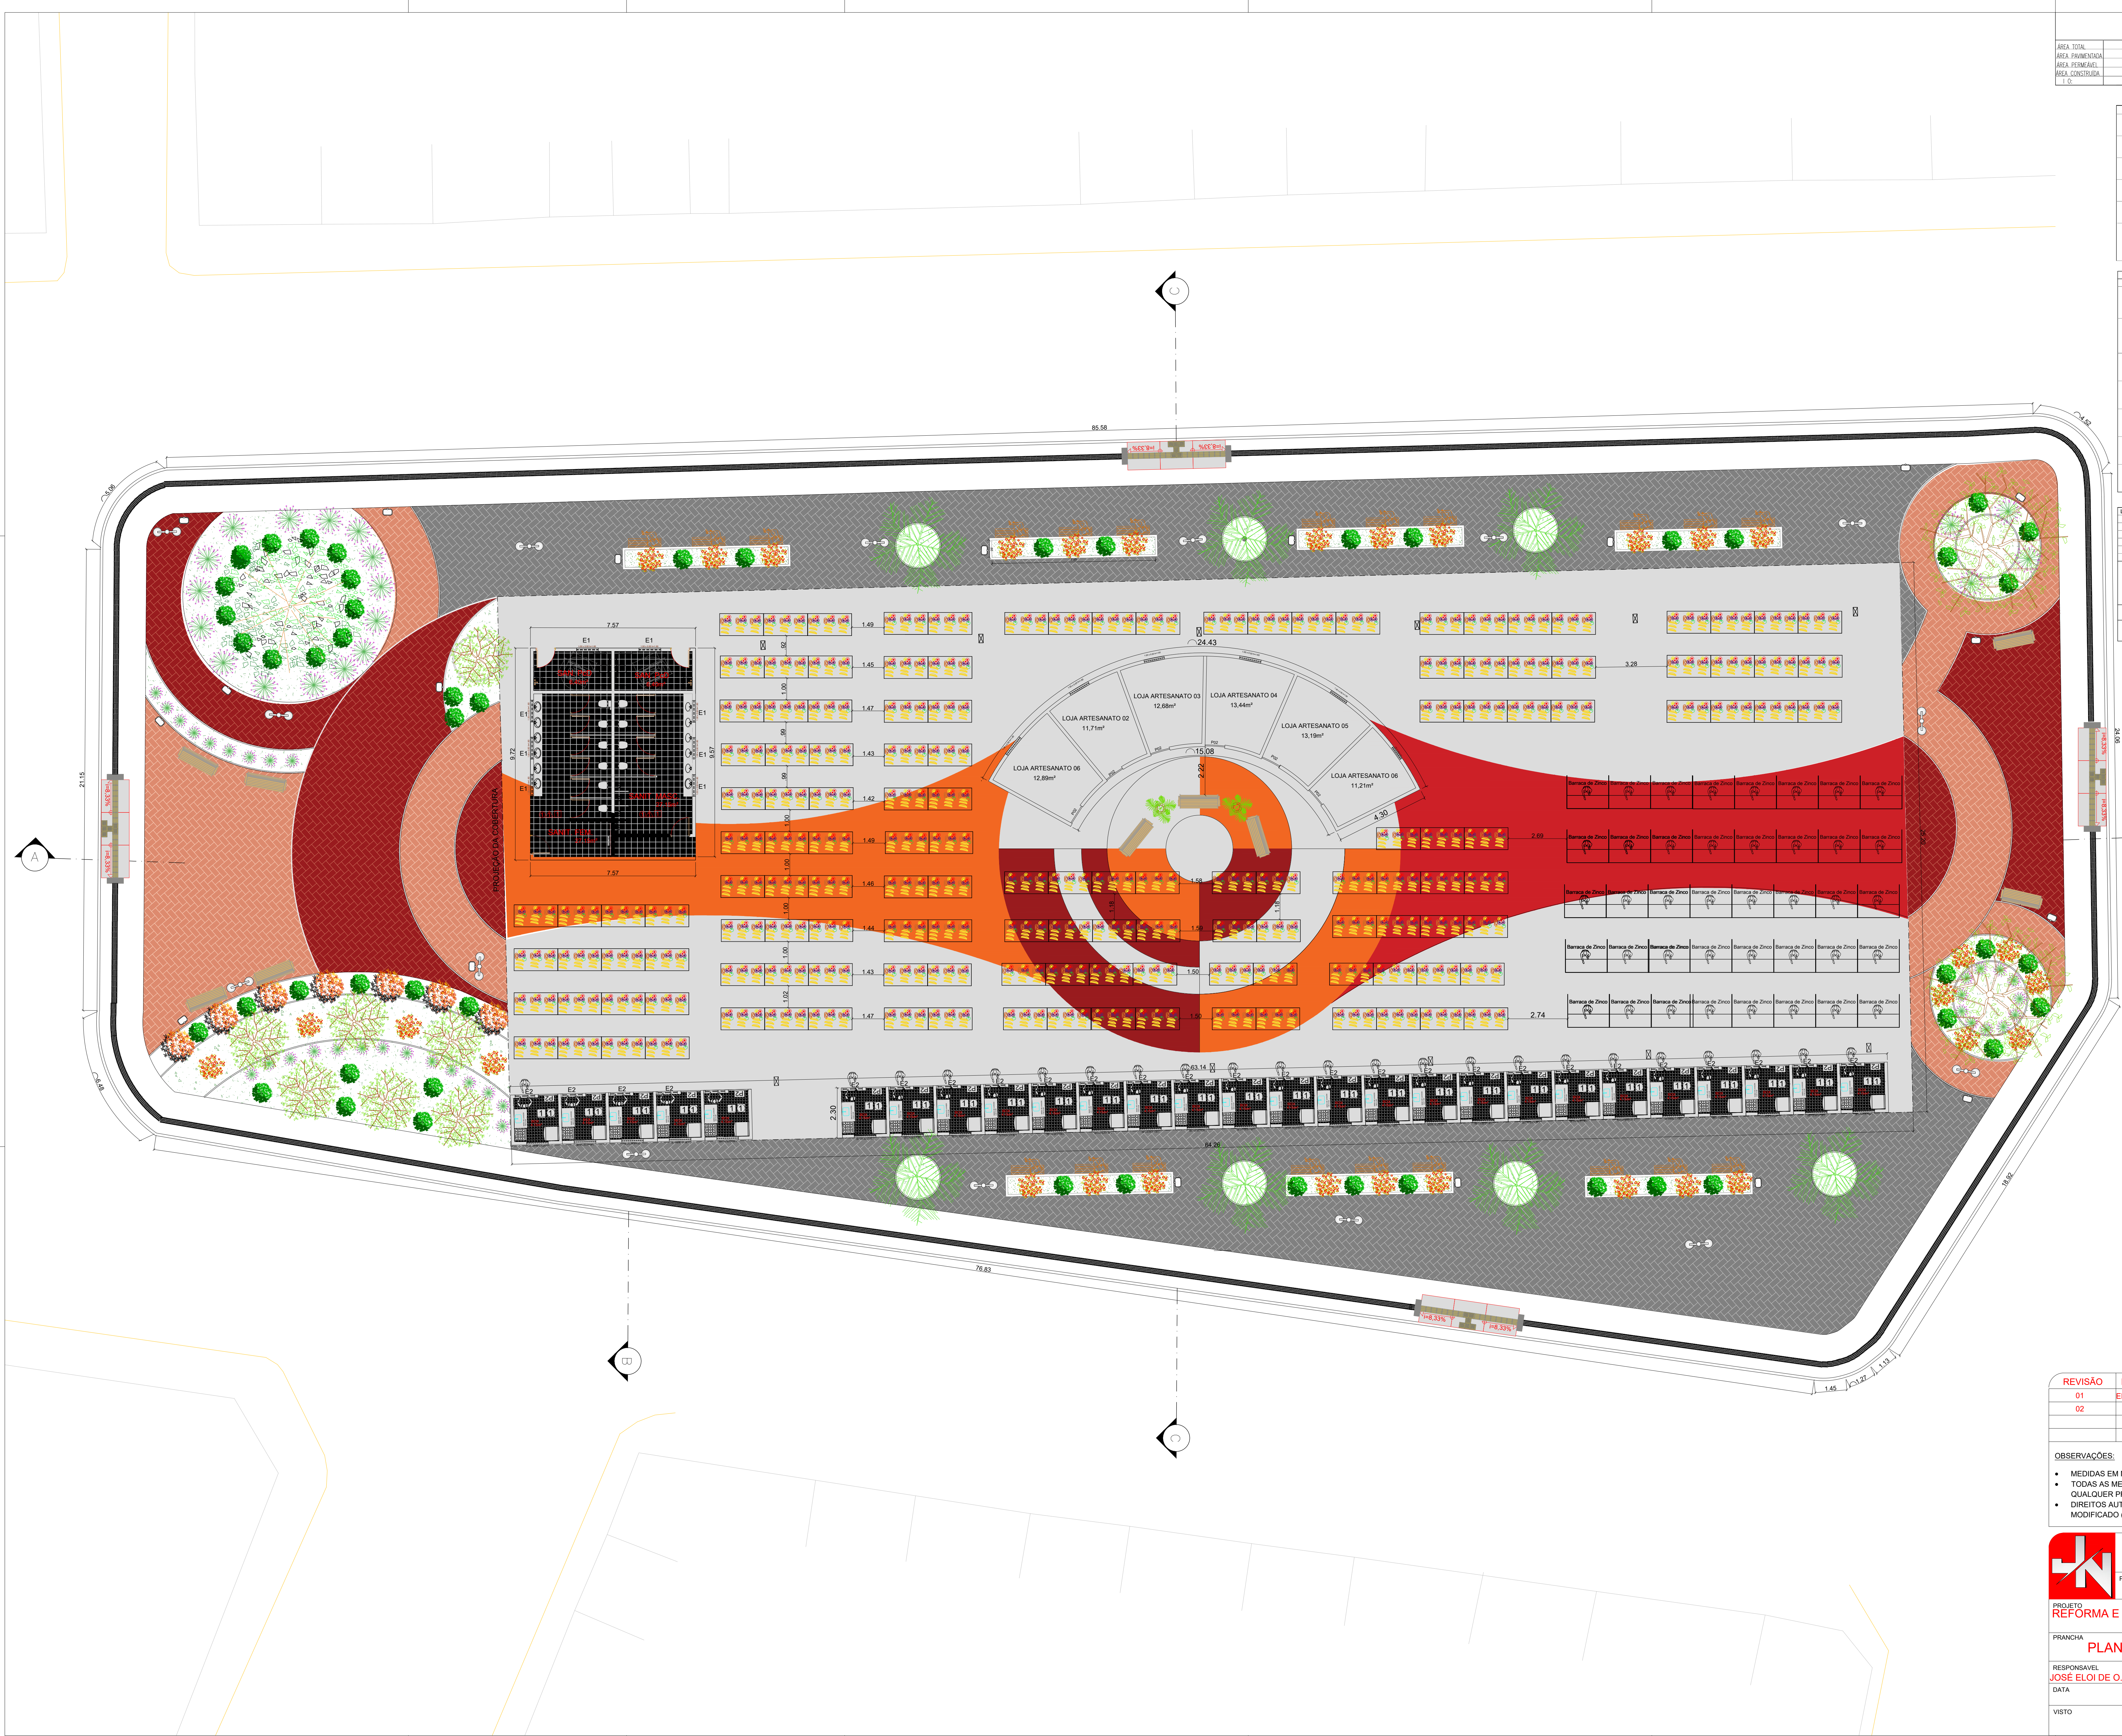

REVISÃO	DESCRIÇÃO	DATA	DESENHO	VERIF.	APROV.
01	MISSÃO INICIAL	28/03/2023	GIULIA	ELOI	ELOI
02					


OBSERVAÇÕES:

- MEDIDAS EM METRO.
- TODAS AS MEDIDAS E QUANTIDADES DEVERÃO SER CONFERIDAS NA OBRA ANTES DE QUALQUER PROCEDIMENTO DE FABRICAÇÃO.
- DIREITOS AUTORAIS RESERVADOS. ESTE PROJETO NÃO PODERÁ SER REPRODUZIDO OU MODIFICADO (TOTAL OU EM PARTES) SEM A EXPRESSA AUTORIZAÇÃO DOS AUTORES.



JN ASSESSORIA E ENGENHARIA
PREFEITURA MUNICIPAL
AMÉLIA RODRIGUES
GESTOR
JOÃO BAHIA
PROJETO
REFORMA E URBANIZAÇÃO DA FEIRA LIVRE
PRONCHA
PLANTA BAIXA
RESPONSÁVEL
JOSE ELOI DE O. NETO
CAUCIONA
3000084570-BA
PROJETISTA
JOSE ELOI
Nº DO PROJETO
ARQ- 15/2023
PROJ. DE REFERÊNCIA
03/12
VISTO
1/100

OBSERVAÇÕES				
DISCRIMINAÇÃO				ÁREA
ÁREA TOTAL				2.885,00 m²
ÁREA PAVIMENTADA				2.028,45 m²
ÁREA VERDEJANTE				286,35 m²
ÁREA COBERTURA				1.820,00 m²
T.O.				

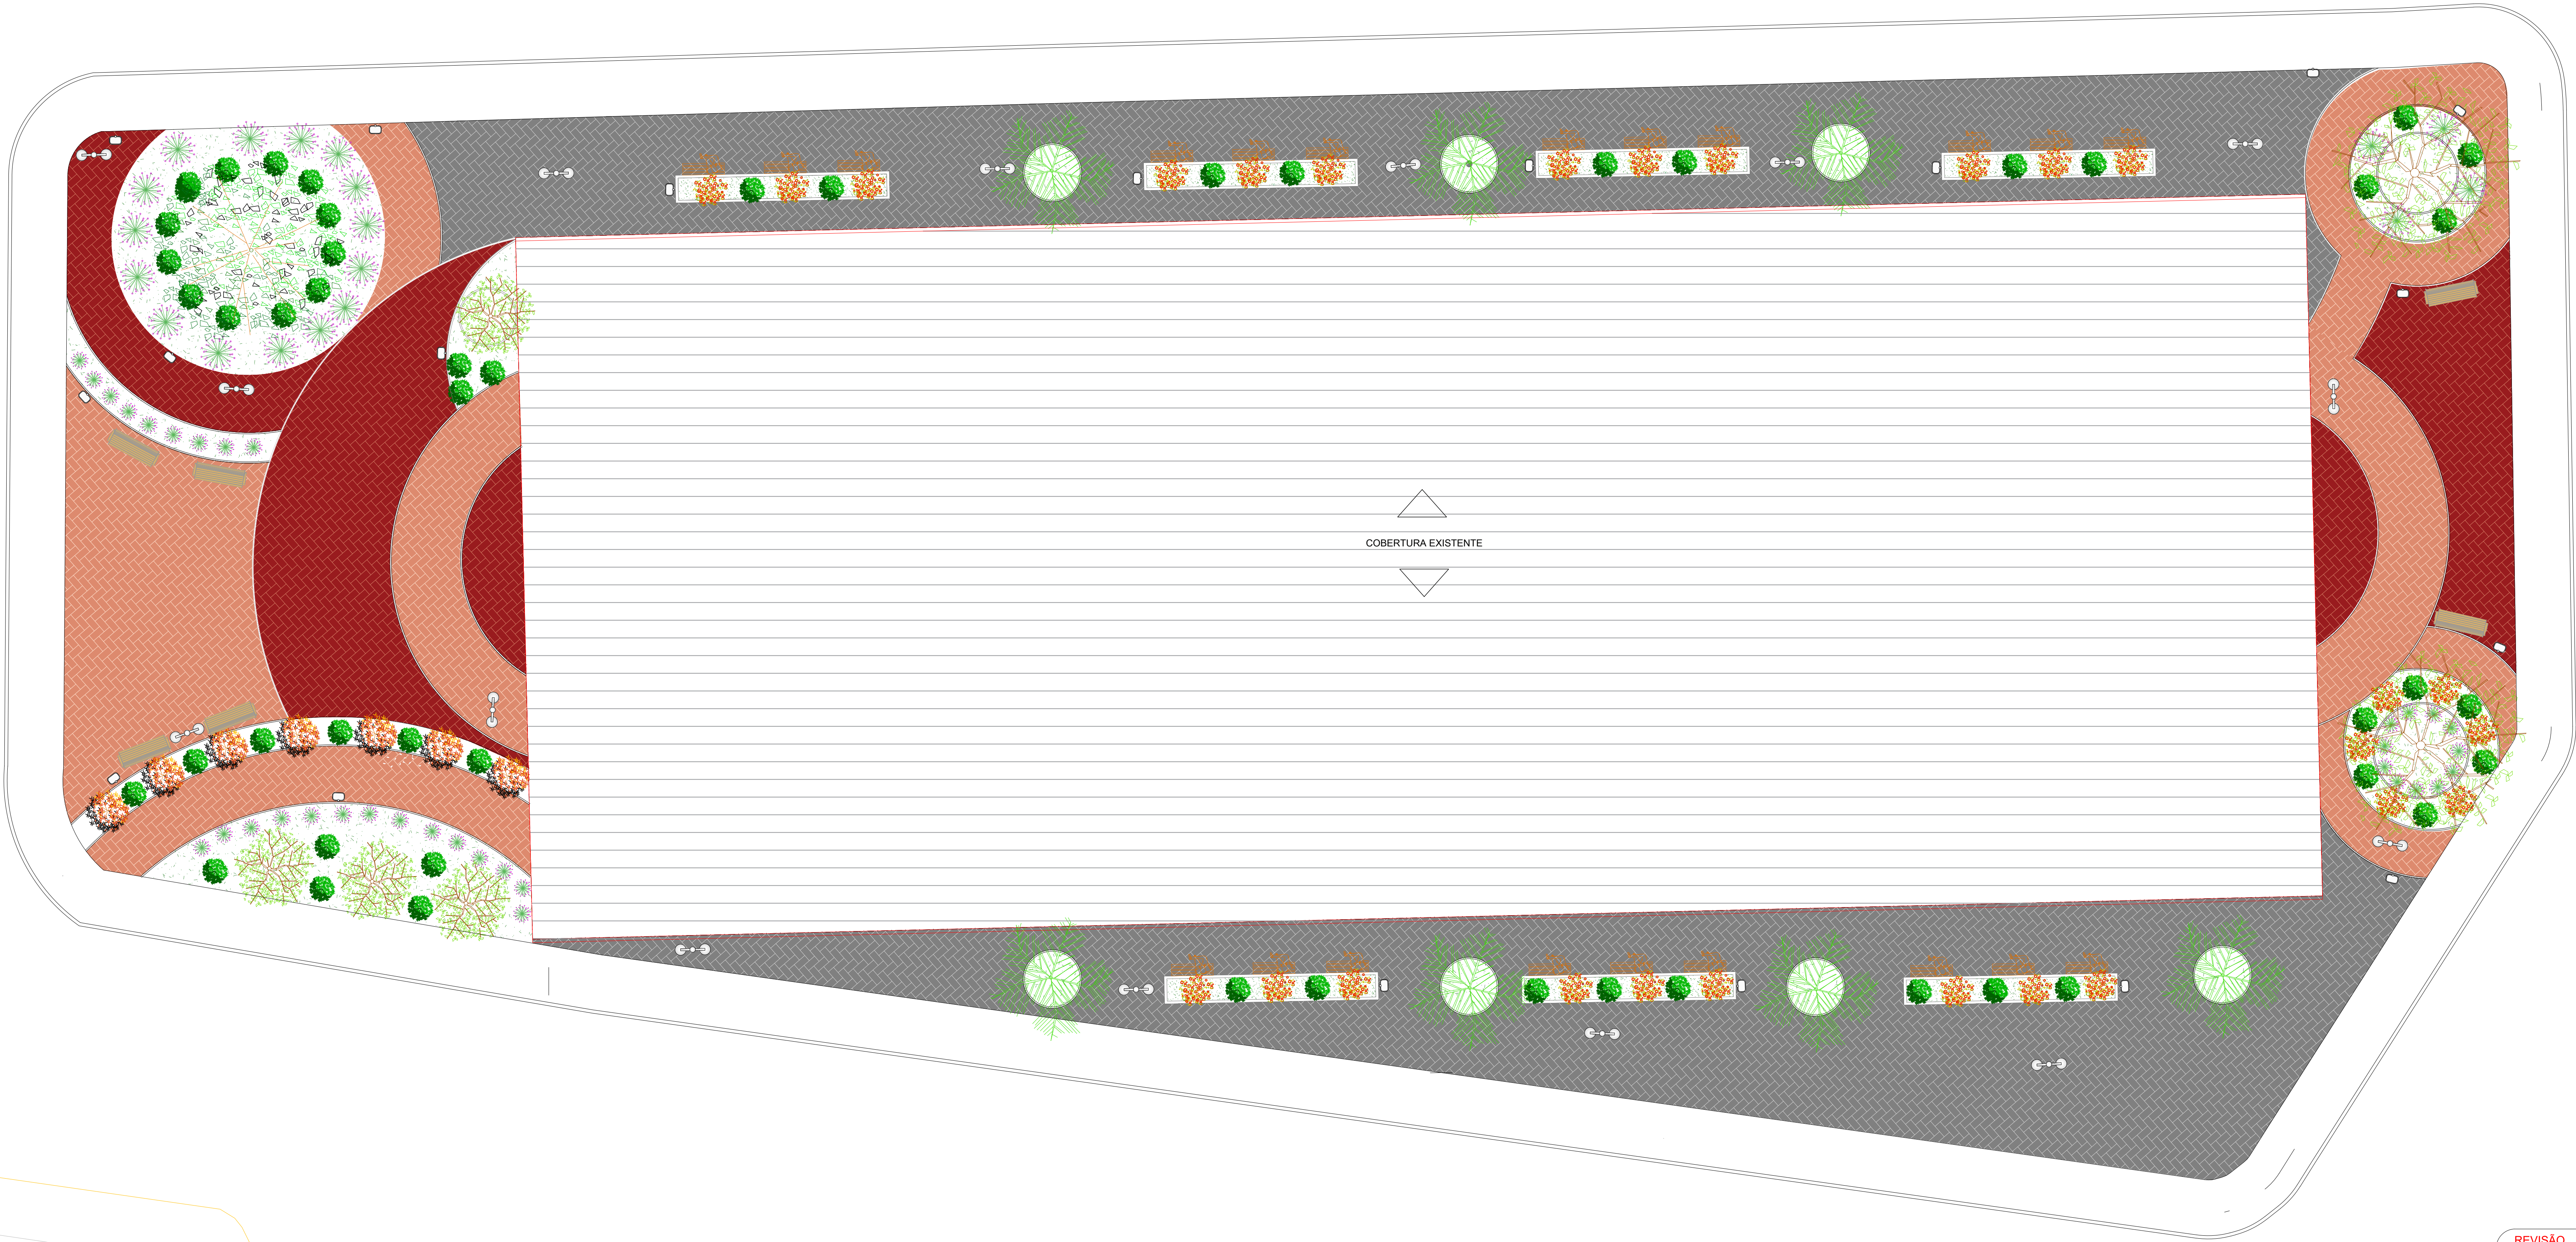

REVISÃO	DESCRIÇÃO	DATA	DESENHO	VERIF.	APROV.
01	EMIÇÃO INICIAL	28/03/2023	GIULIA	ELOI	ELOI
02					

OBSERVAÇÕES:

- MEDIDAS EM METRO.
- TODAS AS MEDIDAS E QUANTIDADES DEVERÃO SER CONFERIDAS NA OBRA ANTES DE QUALQUER PROCEDIMENTO DE FABRICAÇÃO.
- DIREITOS AUTORAIS RESERVADOS. ESTE PROJETO NÃO PODERÁ SER REPRODUZIDO OU MODIFICADO (TOTAL OU EM PARTES) SEM A EXPRESSA AUTORIZAÇÃO DOS AUTORES.



JN ASSESSORIA E ENGENHARIA

PREFEITURA MUNICIPAL

AMÉLIA RODRIGUES

GESTOR

JOÃO BAHIA

PROJETO

REFORMA E URBANIZAÇÃO DA FEIRA LIVRE

FRANCHA

PLANTA SITUAÇÃO

RESPONSÁVEL

JOSE ELOI DE O. NETO

CAUORBA

3000084570-BA

PROJETISTA

JOSE ELOI

Nº

DATA

Nº DO PROJETO

ARQ- 15/2023

PROJ. DE REFERÊNCIA

VISTO

ESCALA

1/100

02/12