

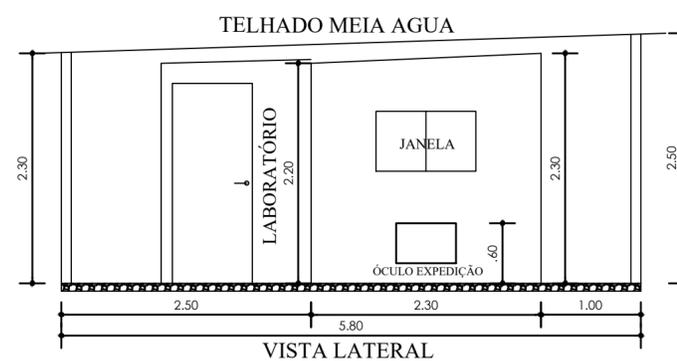
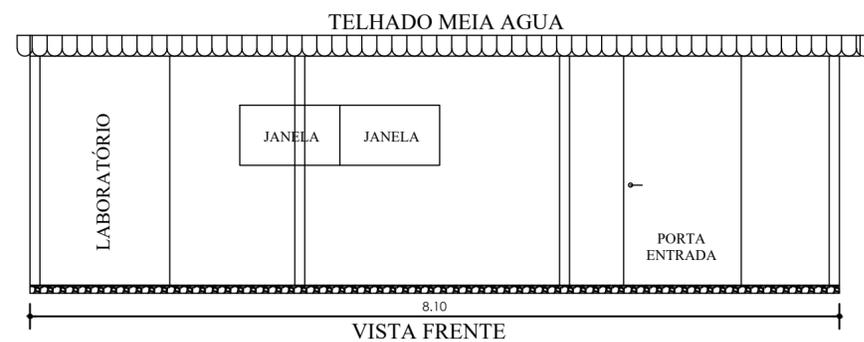


LEGENDA

- 1 - Tanque (BOJO) receptor 30L. com tela malha 100 inox por gravidade p/ desnatadeira e tanque
 - 2 - Desnatadeira 225L./hora
 - 3 - Tanque pulmão para desnatadeira 200L.
 - 4 - Batedeira de manteiga 50/25
 - 5 - Seladora manual copo
 - 6 - Tanque queijo P.D.T 500L. (Pasteurizador c/ aquecimento elétrico c/ placas pré prensagem, agitador manual, par de lira e garfo)
 - 7 - Prensa mecânica 8 colunas 10 formas por coluna (4 para 500kg e 4 para 1kg)
 - 8 - Bancada com pia inox
 - 9 - Mesa manipulação inox
 - 10 - Pia com lava botas (conjugado)
 - 11 - Seladora vácuo VM 500
 - 12 - Ar condicionado
 - 13 - Mini câmara fria
 - 14 - Armário e prateleiras p/ rótulos, formas e embalagens (Comp. 1800 x Larg. 600 x Alt. 1200mm)
 - 15 - Armário de insumos (Comp. 1200 x Larg. 300mm x Alt. 600mm)
 - 16 - Bancada com pia no (LABORATÓRIO)
- Acidímetro domic, Phmetro, Analizador leite, Alizador e Teste anti-fraude.

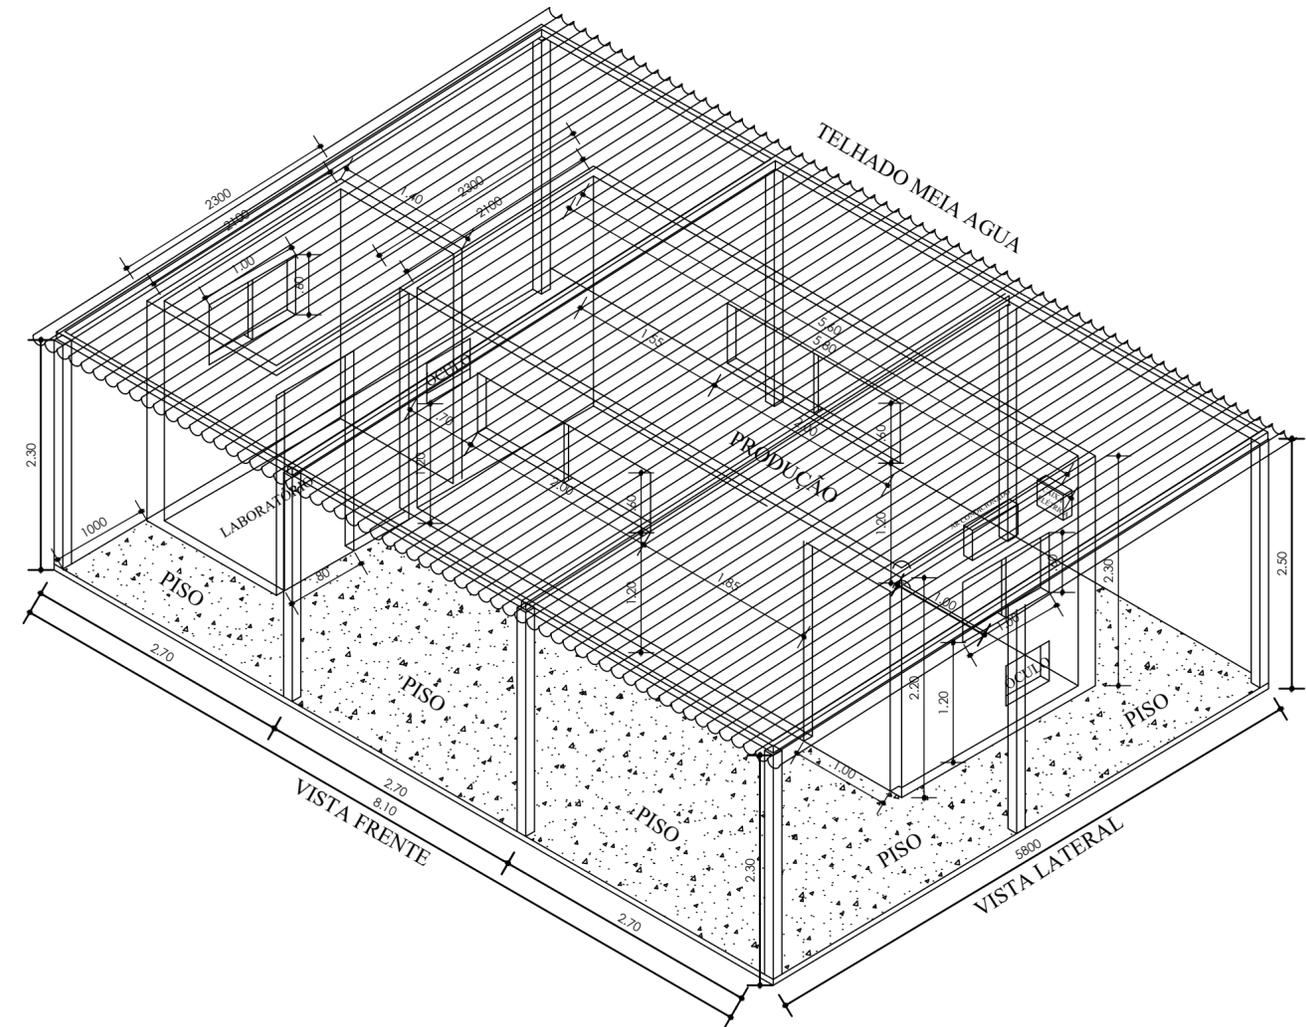

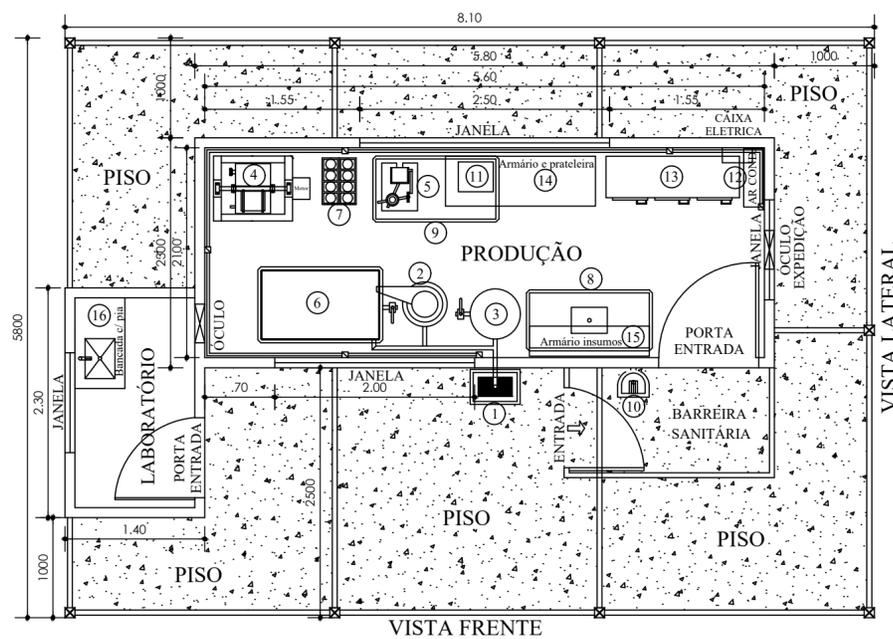

Companhia de Desenvolvimento e Ação Regional



Governo do Estado da Bahia

PROJETO REFERÊNCIA INDUSTRIA LATICÍNIOS (UB EM CONTAINER)

PROJETO ARQUITETÔNICO

PROJETO: PLANTA BAIXA, CORTES E PERSPECTIVA	NÚMERO: ARQ 01/01
PROJETO - AUTORIA: BEATRIZ SOUZA FREITAS CAU: A157662-3	CICLOPE:
VERSÃO REVISADA EM:	DATA: JAN/24
DESENHO: BEATRIZ FREITAS	ESCALA: 1/50
MUNICÍPIO: DIVERSOS	DATA: JAN/24