



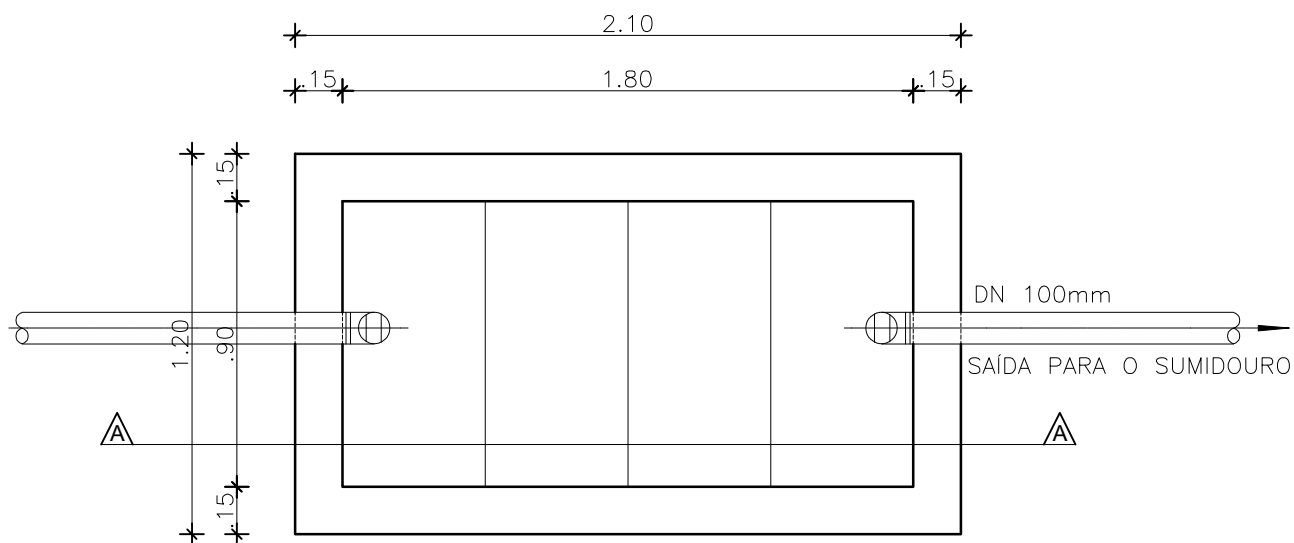

PLANTA BAIXA

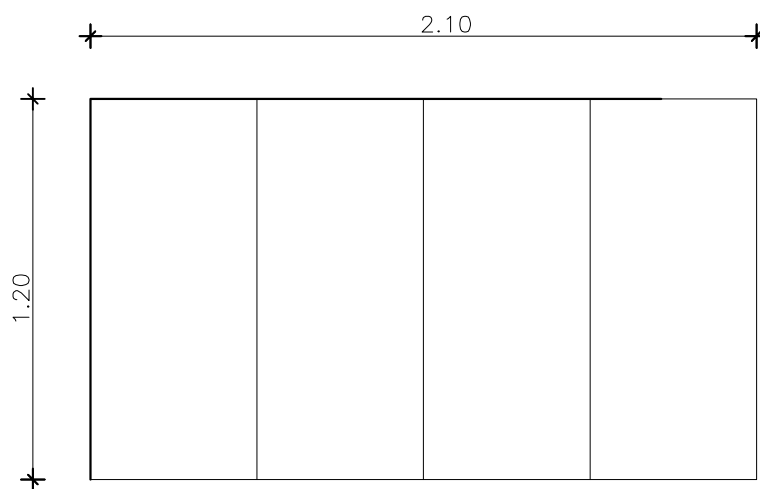

LAJES DE COBERTURA
ÁREA CONST. 2,99m²



PROJETO REFERÊNCIA
SANITÁRIO RESIDENCIAL COM TANQUE DUPLO E PIA
DE COZINHA LIGADO A FOSSA SEPTICA

PROJETO - AUTORIA:
MARIANA SOUZA GUSMÃO
CREA/BA: 49.379

CICLOPE:
1838

DESENHO:
TERESINHA FREITAS

ESCALA:
1/50


DATA:
NOVEMBRO/2018

MUNICIPIOS:
DIVERSOS


NÚMERO:

01/04

PLANTA:
HIDROSSANITÁRIO

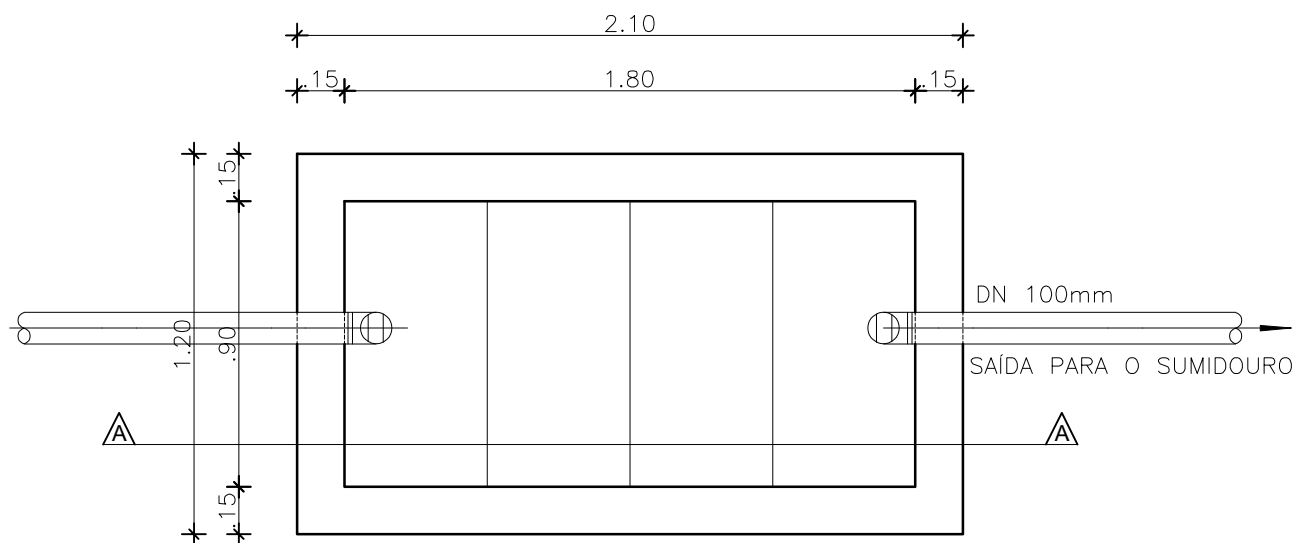

PLANTA BAIXA

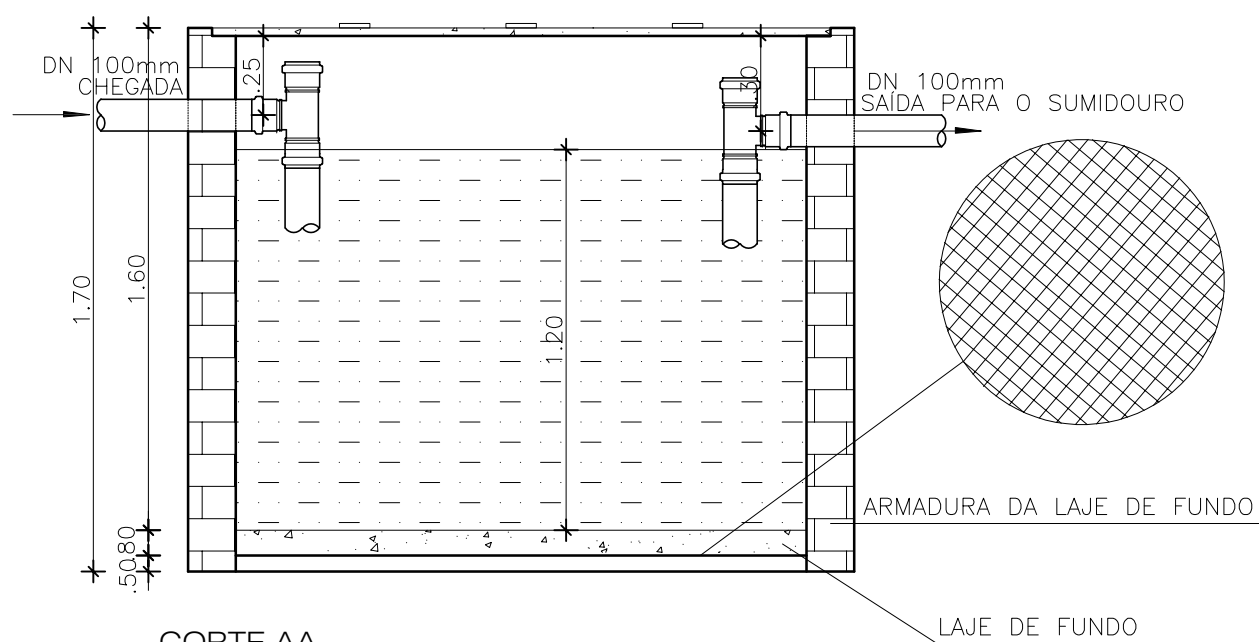

CORTE AA



PROJETO REFERÊNCIA
SANITÁRIO RESIDENCIAL COM TANQUE DUPLO E PIA
DE COZINHA LIGADO A FOSSA SEPTICA

PROJETO - AUTORIA:
MARIANA SOUZA GUSMÃO
CREA/BA: 49.379

CICLOPE:
1838

DESENHO:
TERESINHA FREITAS

ESCALA:
1/50


DATA:
NOVEMBRO/2018

MUNICIPIOS:
DIVERSOS


NÚMERO:

02/04

PLANTA:
HIDROSSANITÁRIO

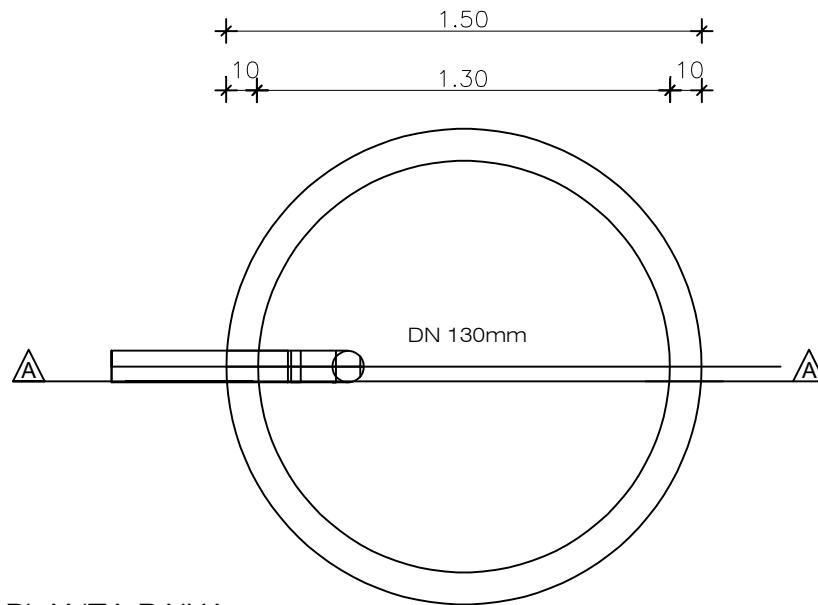

PLANTA BAIXA

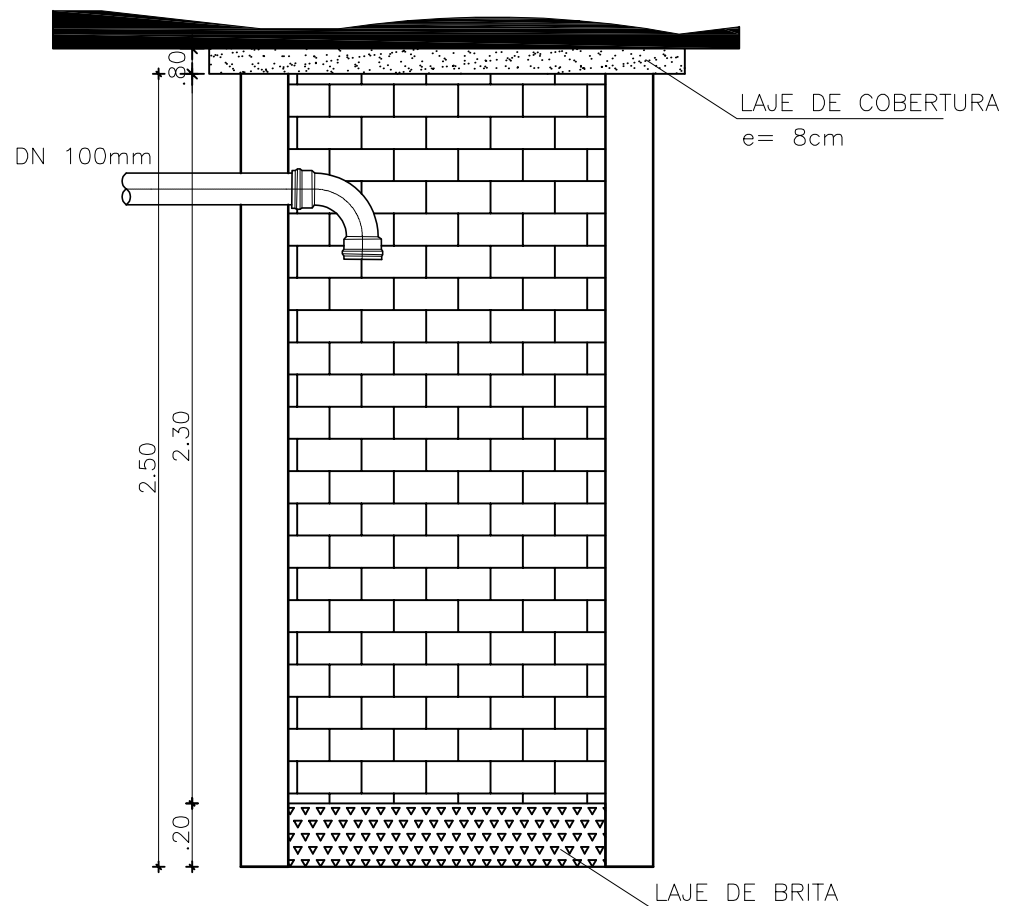

CORTE A - A'



PROJETO REFERÊNCIA
SANITÁRIO RESIDENCIAL COM TANQUE DUPLO E PIA
DE COZINHA LIGADO A FOSSA SEPTICA

PROJETO - AUTORIA:
MARIANA SOUZA GUSMÃO
CREA/BA: 49.379

CICLOPE:
 1838

DESENHO:
 TERESINHA FREITAS

ESCALA:
 1/50


DATA:
 NOVEMBRO/2018

MUNICIPIOS:
 DIVERSOS


NÚMERO:

03/04


PLANTA:
HIDROSSANITÁRIO

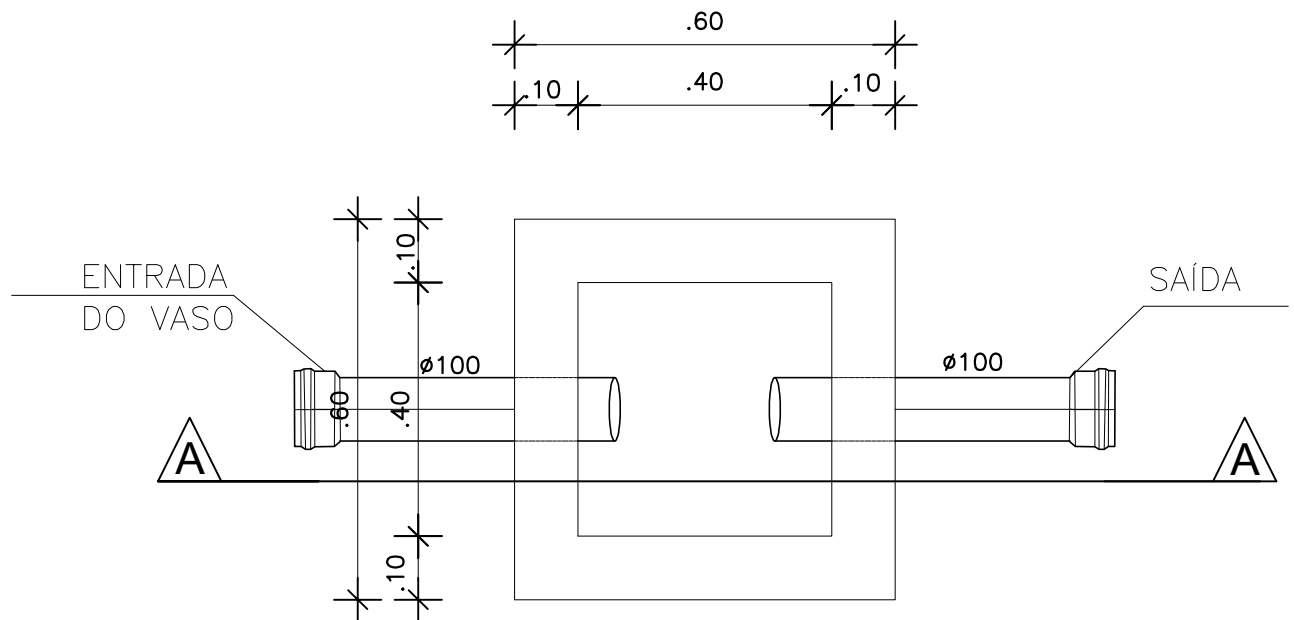


PLANTA BAIXA

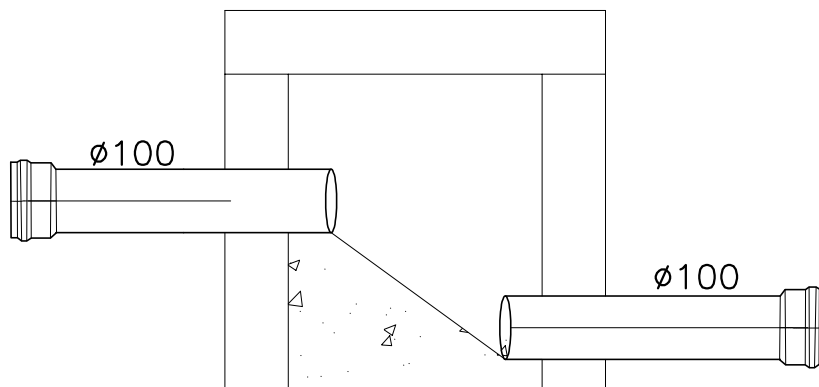

CORTE A - A'

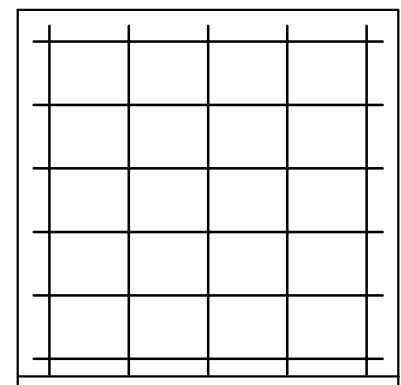

5x2 Ø6.3 c/10-45

 

FERRAGEM DA
TAMPA



PROJETO REFERÊNCIA
SANITÁRIO RESIDENCIAL COM TANQUE DUPLO E PIA
DE COZINHA LIGADO A FOSSA SEPTICA

NÚMERO:

04/04

PROJETO - AUTORIA:
MARIANA SOUZA GUSMÃO
CREA/BA: 49.379

CICLOPE:
1838



DESENHO:
TERESINHA FREITAS

ESCALA:
1/25

DATA:
NOVEMBRO/2018

MUNICIPIOS:
DIVERSOS

PLANTA:
HIDROSSANITÁRIO

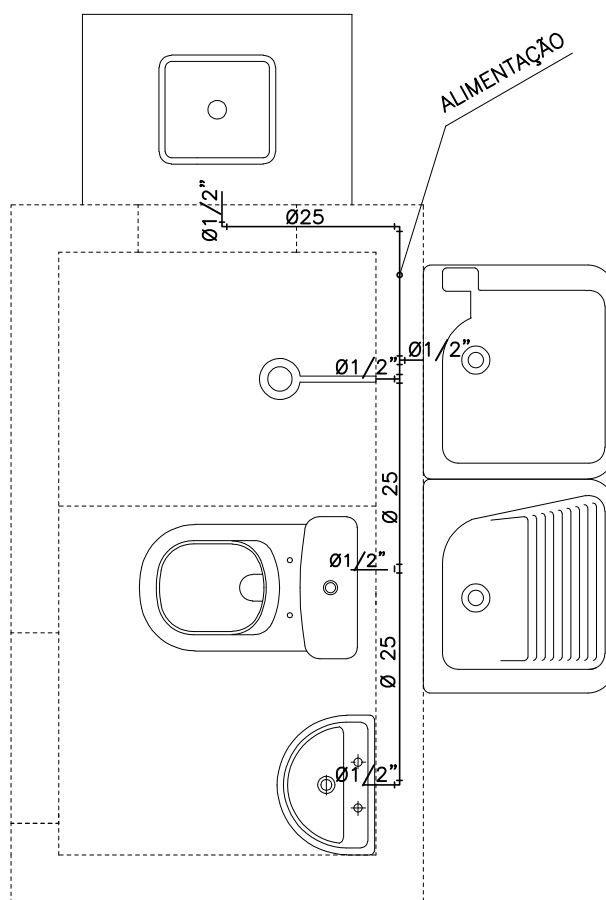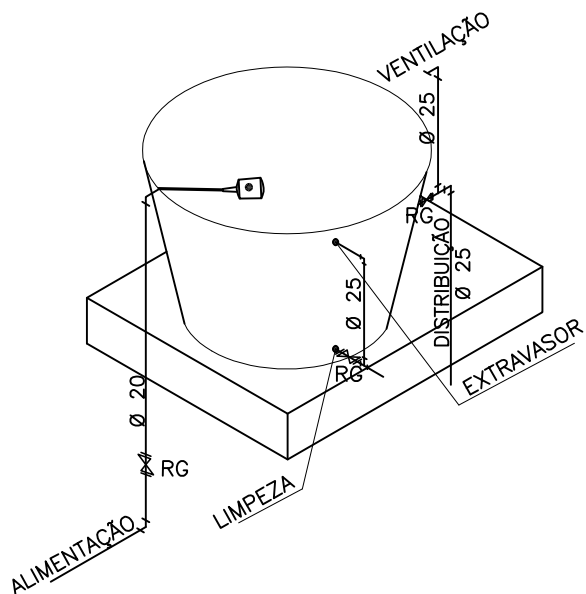

PROJETO REFERÊNCIA
SANITÁRIO RESIDENCIAL COM TANQUE DUPLO E PIA
DE COZINHA LIGADO A FOSSA E SUMIDOURO

PROJETO - AUTORIA:
MARIANA SOUZA GUSMÃO
CREA/BA: 49.379

CICLOPE:
 1838

DESENHO:
 TERESINHA FREITAS

ESCALA:
 1/25


DATA:
 MARÇO/2017

MUNICÍPIOS:
 DIVERSOS

NÚMERO:

01/02

PLANTA:
ÁGUA FRIA

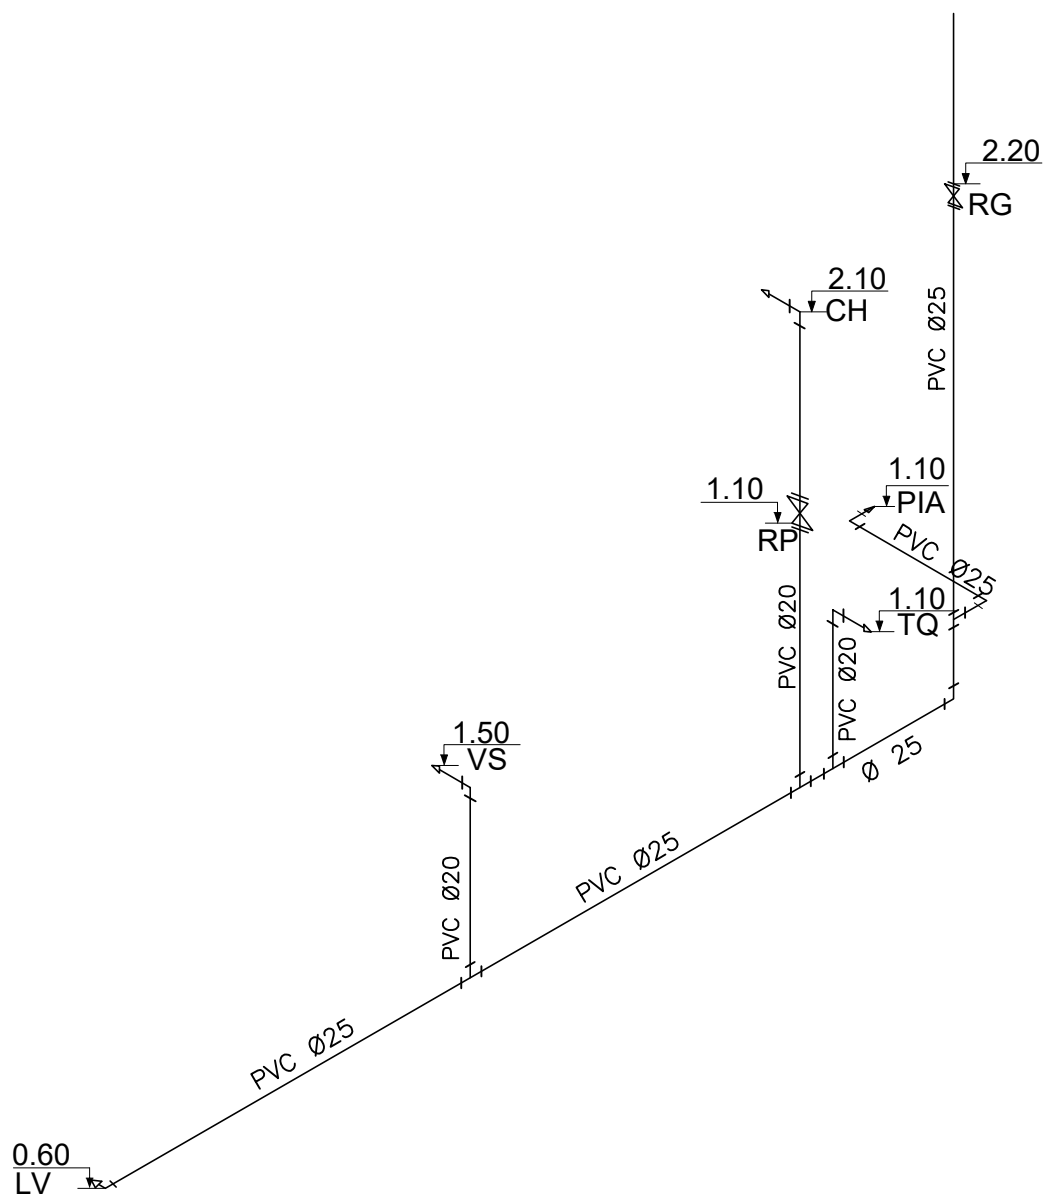

PROJETO REFERÊNCIA
SANITÁRIO RESIDENCIAL COM TANQUE DUPLO E PIA
DE COZINHA LIGADO A FOSSA E SUMIDOURO

PROJETO - AUTORIA:

MARIANA SOUZA GUSMÃO

CREA/BA: 49.379

CICLOPE:

1838

DESENHO:

TERESINHA FREITAS

ESCALA:

1/25

DATA:

MARÇO/2017

MUNICIPIOS:


DIVERSOS

NÚMERO:

02/02

PLANTA:

ÁGUA FRIA

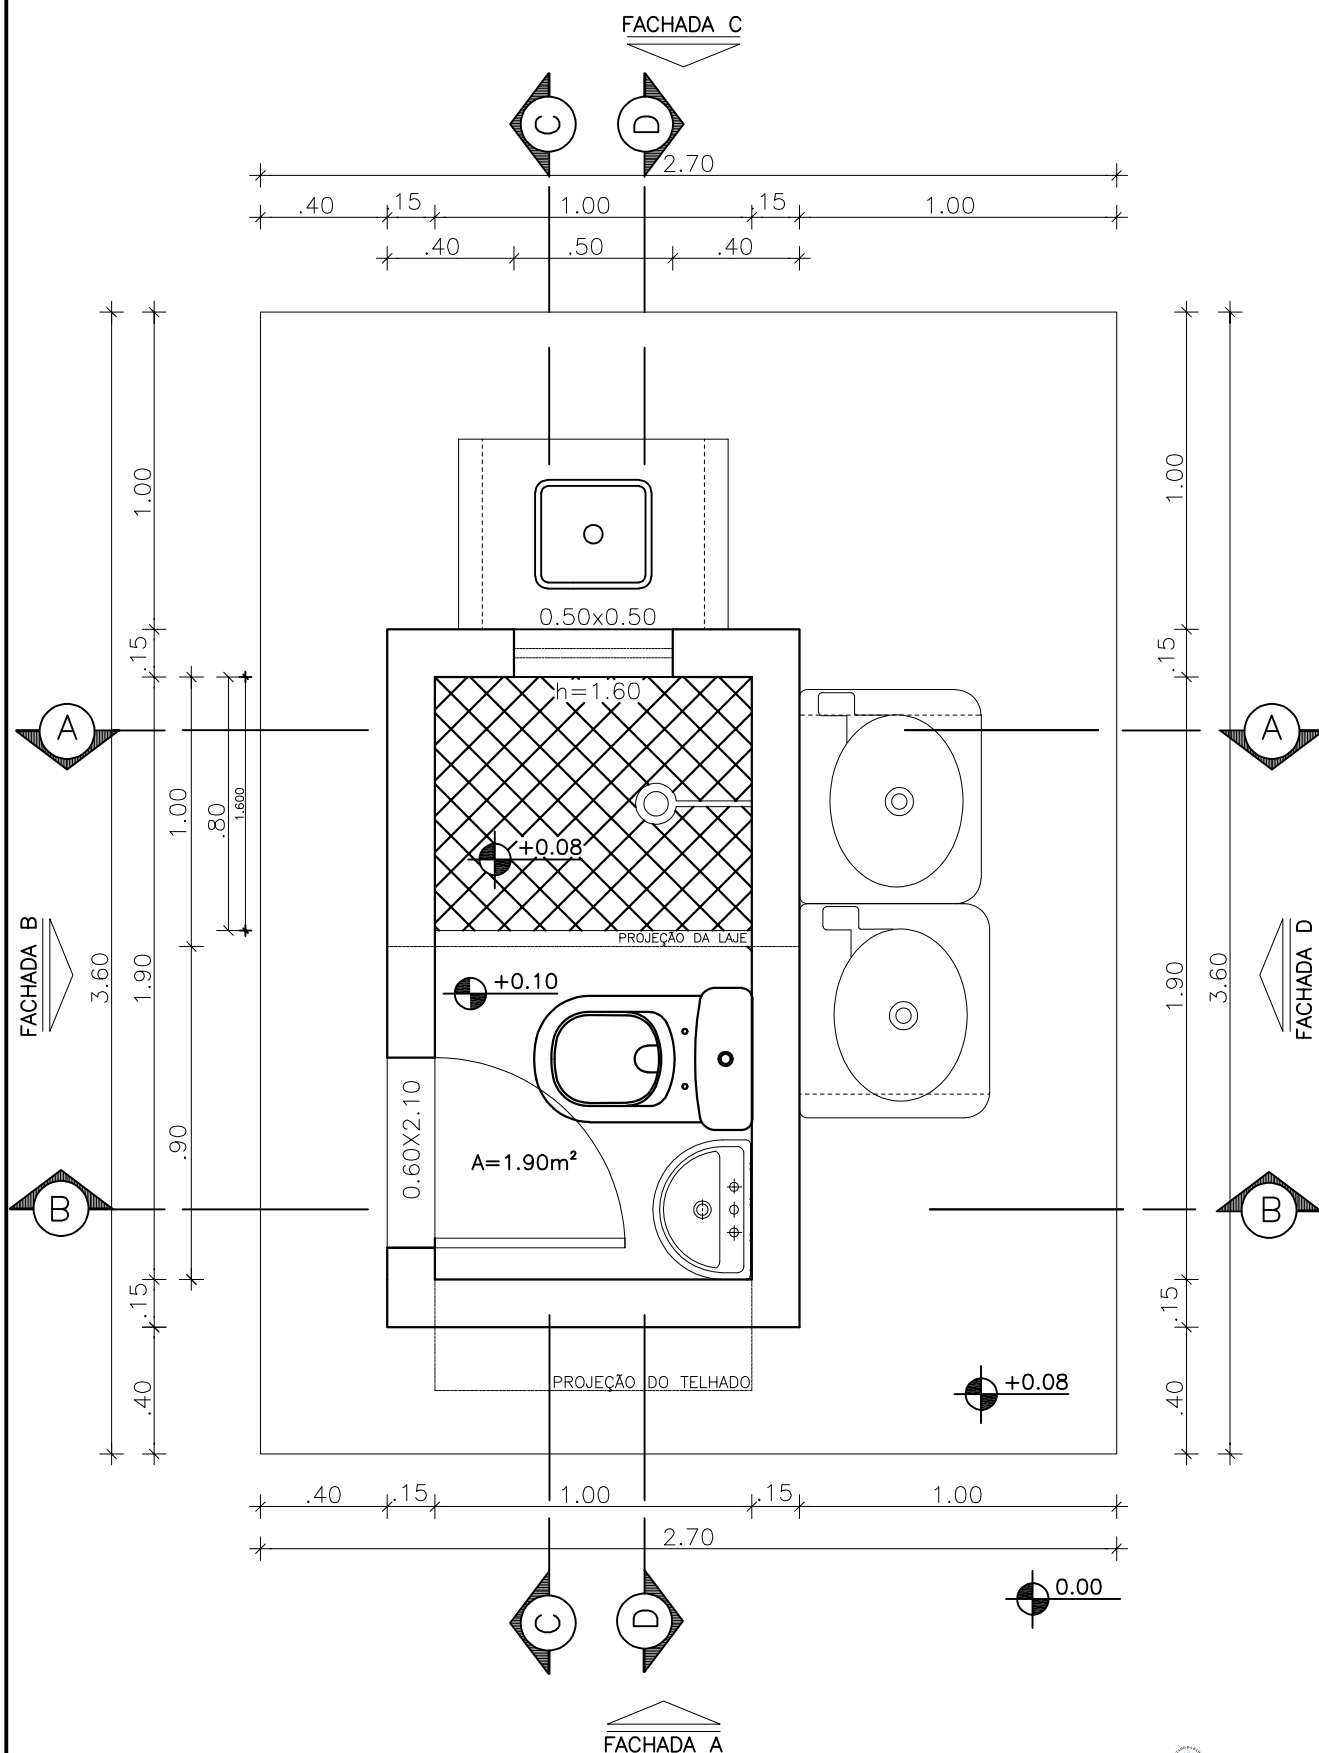

PROJETO REFERÊNCIA
SANITÁRIO RESIDENCIAL COM TANQUE DUPLO E PIA
DE COZINHA LIGADO A FOSSA E SUMIDOURO

PROJETO - AUTORIA:
MARIANA SOUZA GUSMÃO
CREA/BA: 49.379

CICLOPE:
 1838

DESENHO:
 TERESINHA FREITAS

ESCALA:
 1/25


DATA:
 MARÇO/2017

MUNICÍPIOS:
 DIVERSOS

NÚMERO:

01/10

PLANTA:
PLANTA BAIXA

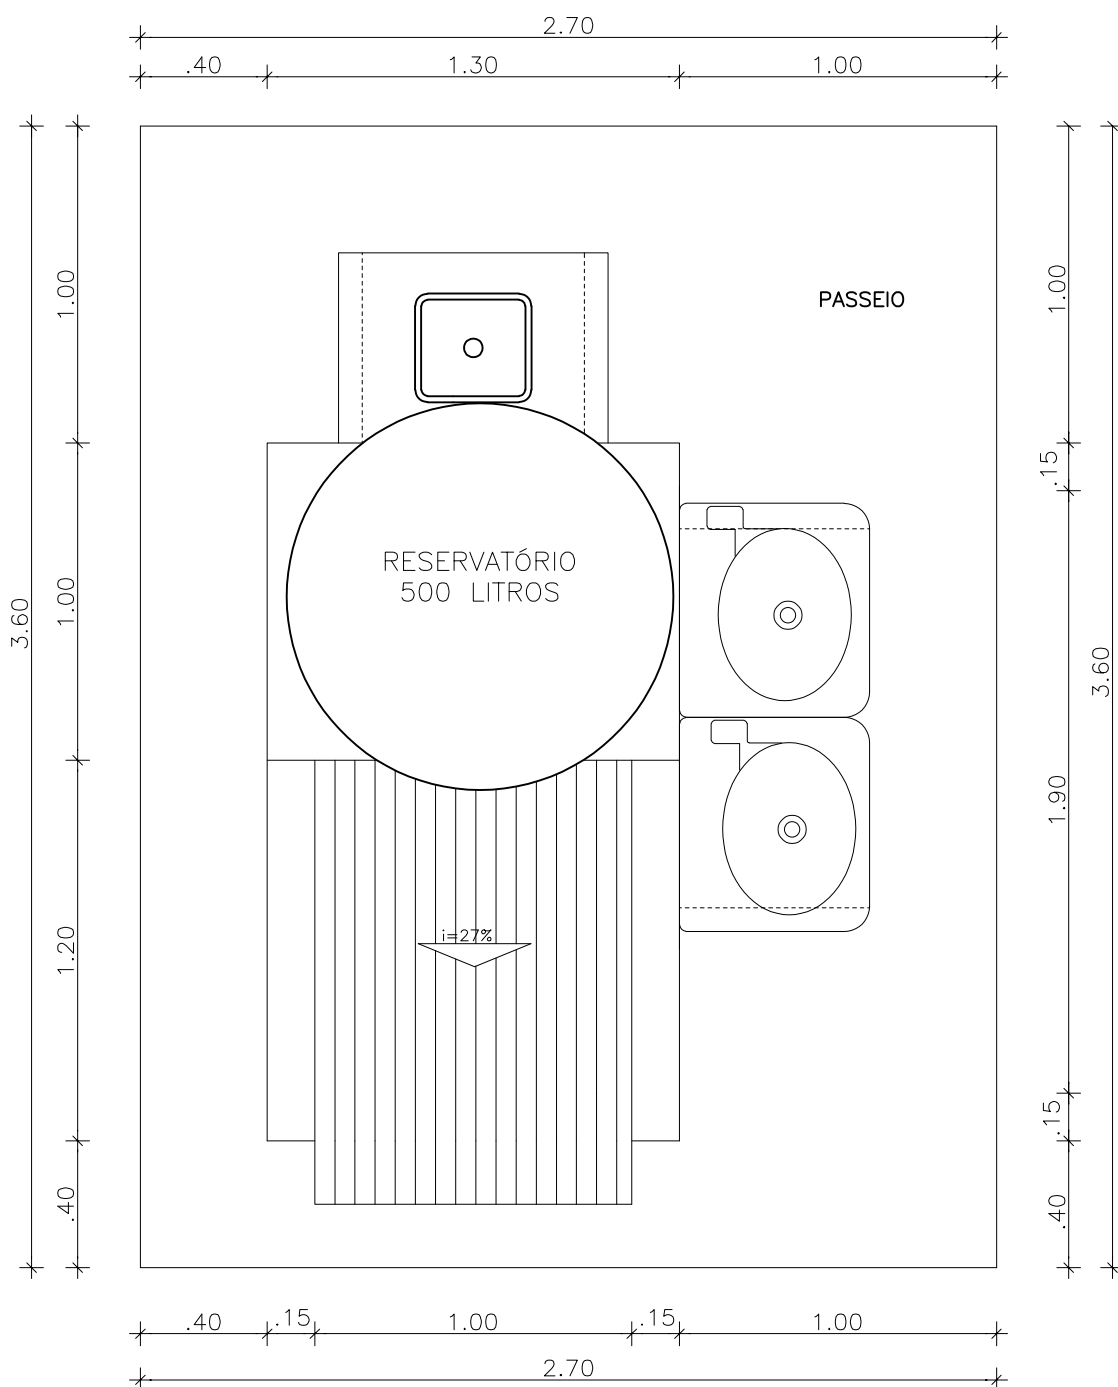

PROJETO REFERÊNCIA
SANITÁRIO RESIDENCIAL COM TANQUE DUPLO E PIA
DE COZINHA LIGADO A FOSSA E SUMIDOURO

PROJETO - AUTORIA:

MARIANA SOUZA GUSMÃO

CREA/BA: 49.379

CICLOPE:

1838

DESENHO:

TERESINHA FREITAS

ESCALA:

1/25

DATA:

MARÇO/2017

MUNICIPIOS:

 

DIVERSOS

NÚMERO:

02/10

PLANTA:

COBERTURA

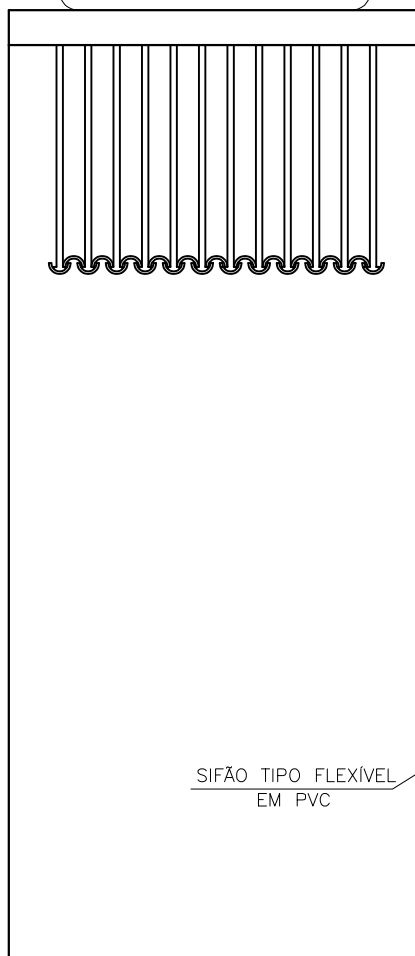

SIFÃO TIPO FLEXÍVEL
EM PVC

FACHADA A



Governo do Estado da Bahia

PROJETO REFERÊNCIA
SANITÁRIO RESIDENCIAL COM TANQUE DUPLO E PIA
DE COZINHA LIGADO A FOSSA E SUMIDOURO

PROJETO - AUTORIA:
MARIANA SOUZA GUSMÃO

CREA/BA: 49.379

CICLOPE: 1838

DESENHO:
TERESINHA FREITAS

ESCALA:
1/25


DATA:
MARÇO/2017

MUNICÍPIOS:
DIVERSOS

NÚMERO:

03/10

PLANTA:
FACHADA A

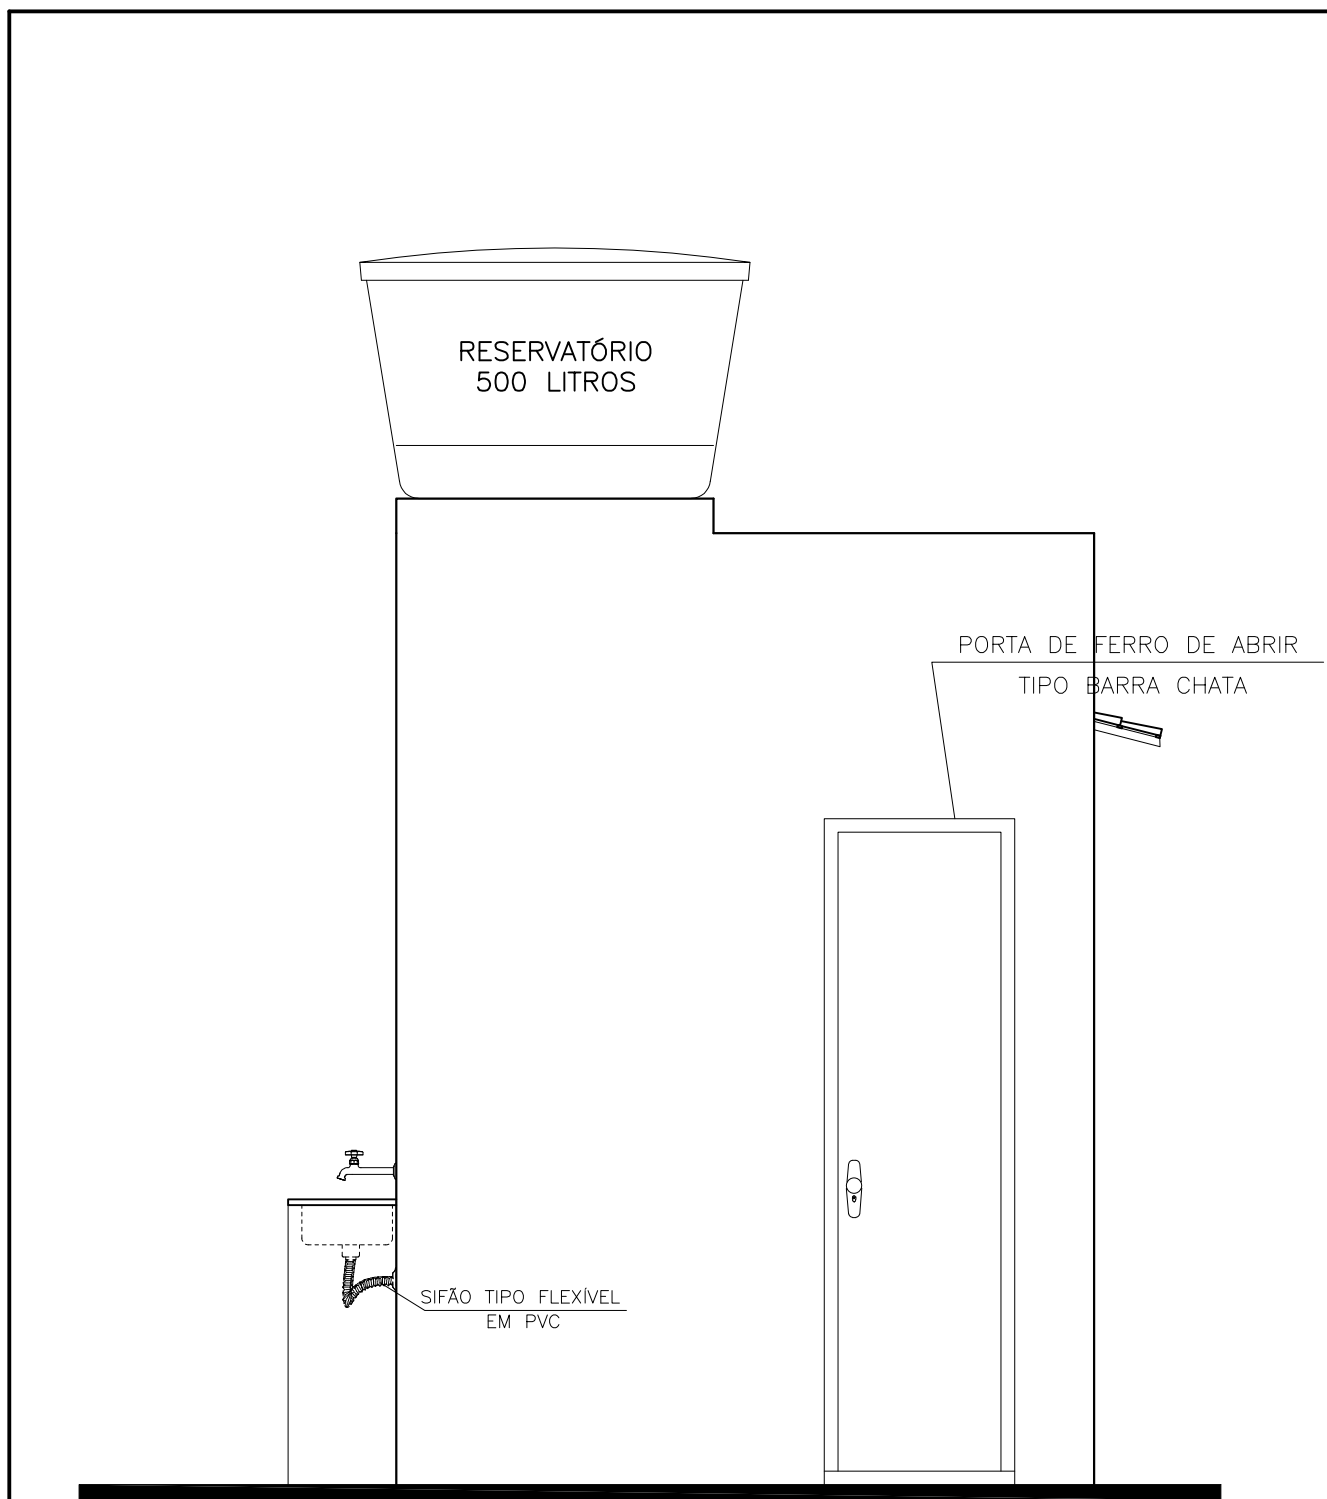

FACHADA B



PROJETO REFERÊNCIA
SANITÁRIO RESIDENCIAL COM TANQUE DUPLO E PIA
DE COZINHA LIGADO A FOSSA E SUMIDOURO

PROJETO - AUTORIA:
MARIANA SOUZA GUSMÃO
CREA/BA: 49.379

CICLOPE:
1838

DESENHO:
TERESINHA FREITAS

ESCALA:
1/25


DATA:
MARÇO/2017

MUNICÍPIOS:
DIVERSOS

NÚMERO:

04/10

PLANTA:
FACHADA B

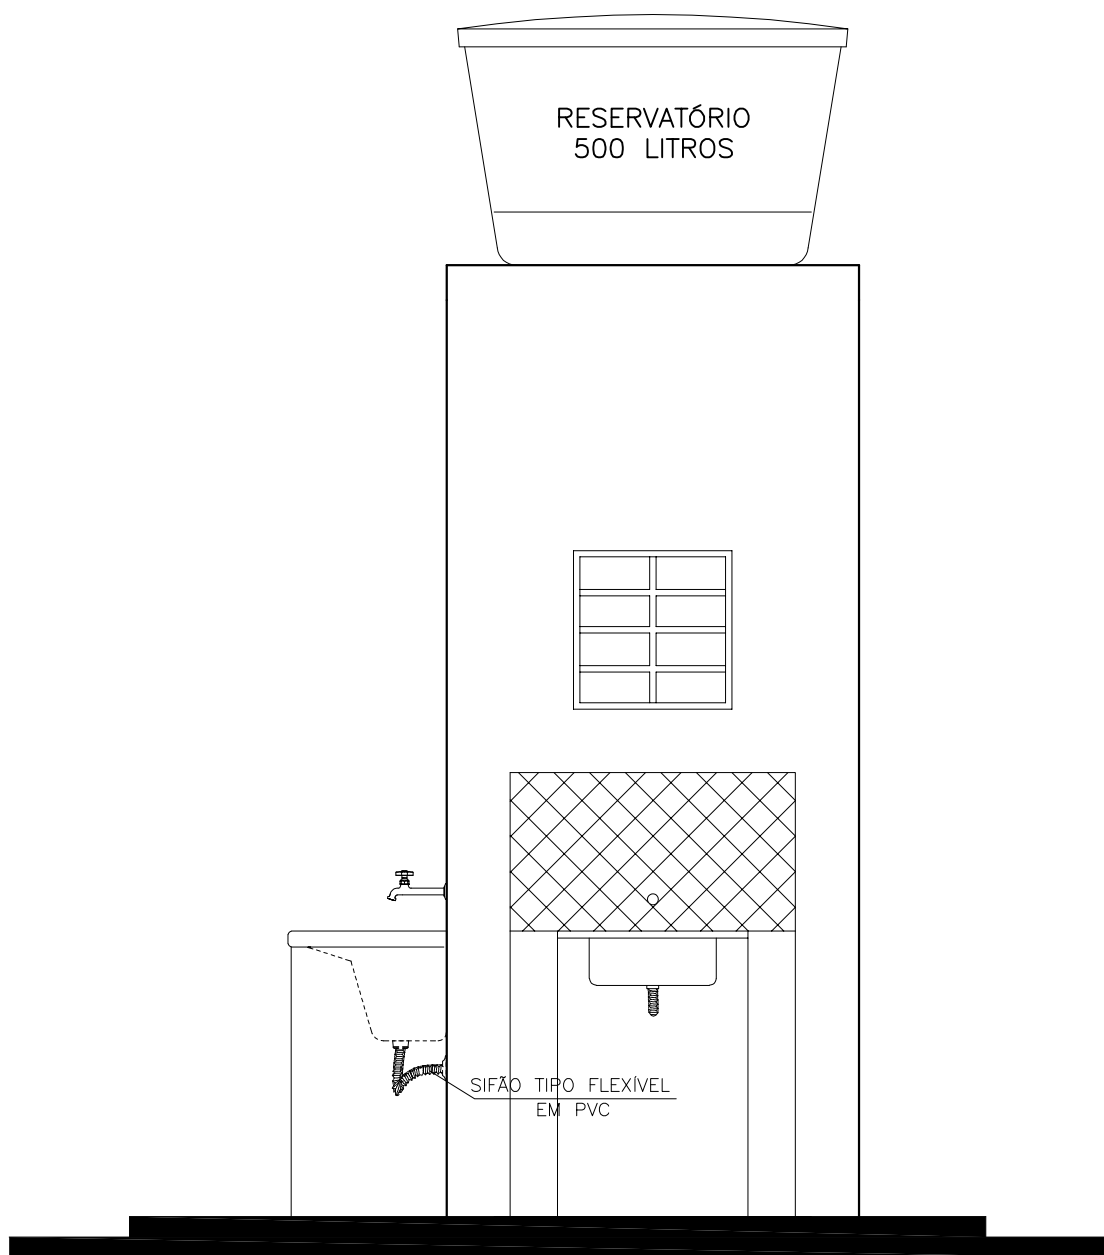

FACHADA C



PROJETO REFERÊNCIA
SANITÁRIO RESIDENCIAL COM TANQUE DUPLO E PIA
DE COZINHA LIGADO A FOSSA E SUMIDOURO

PROJETO - AUTORIA:
MARIANA SOUZA GUSMÃO
CREA/BA: 49.379

CICLOPE:
1838

DESENHO:
TERESINHA FREITAS

ESCALA:
1/25


DATA:
MARÇO/2017

MUNICIPIOS:
DIVERSOS

NÚMERO:

05/10

PLANTA:
FACHADA C

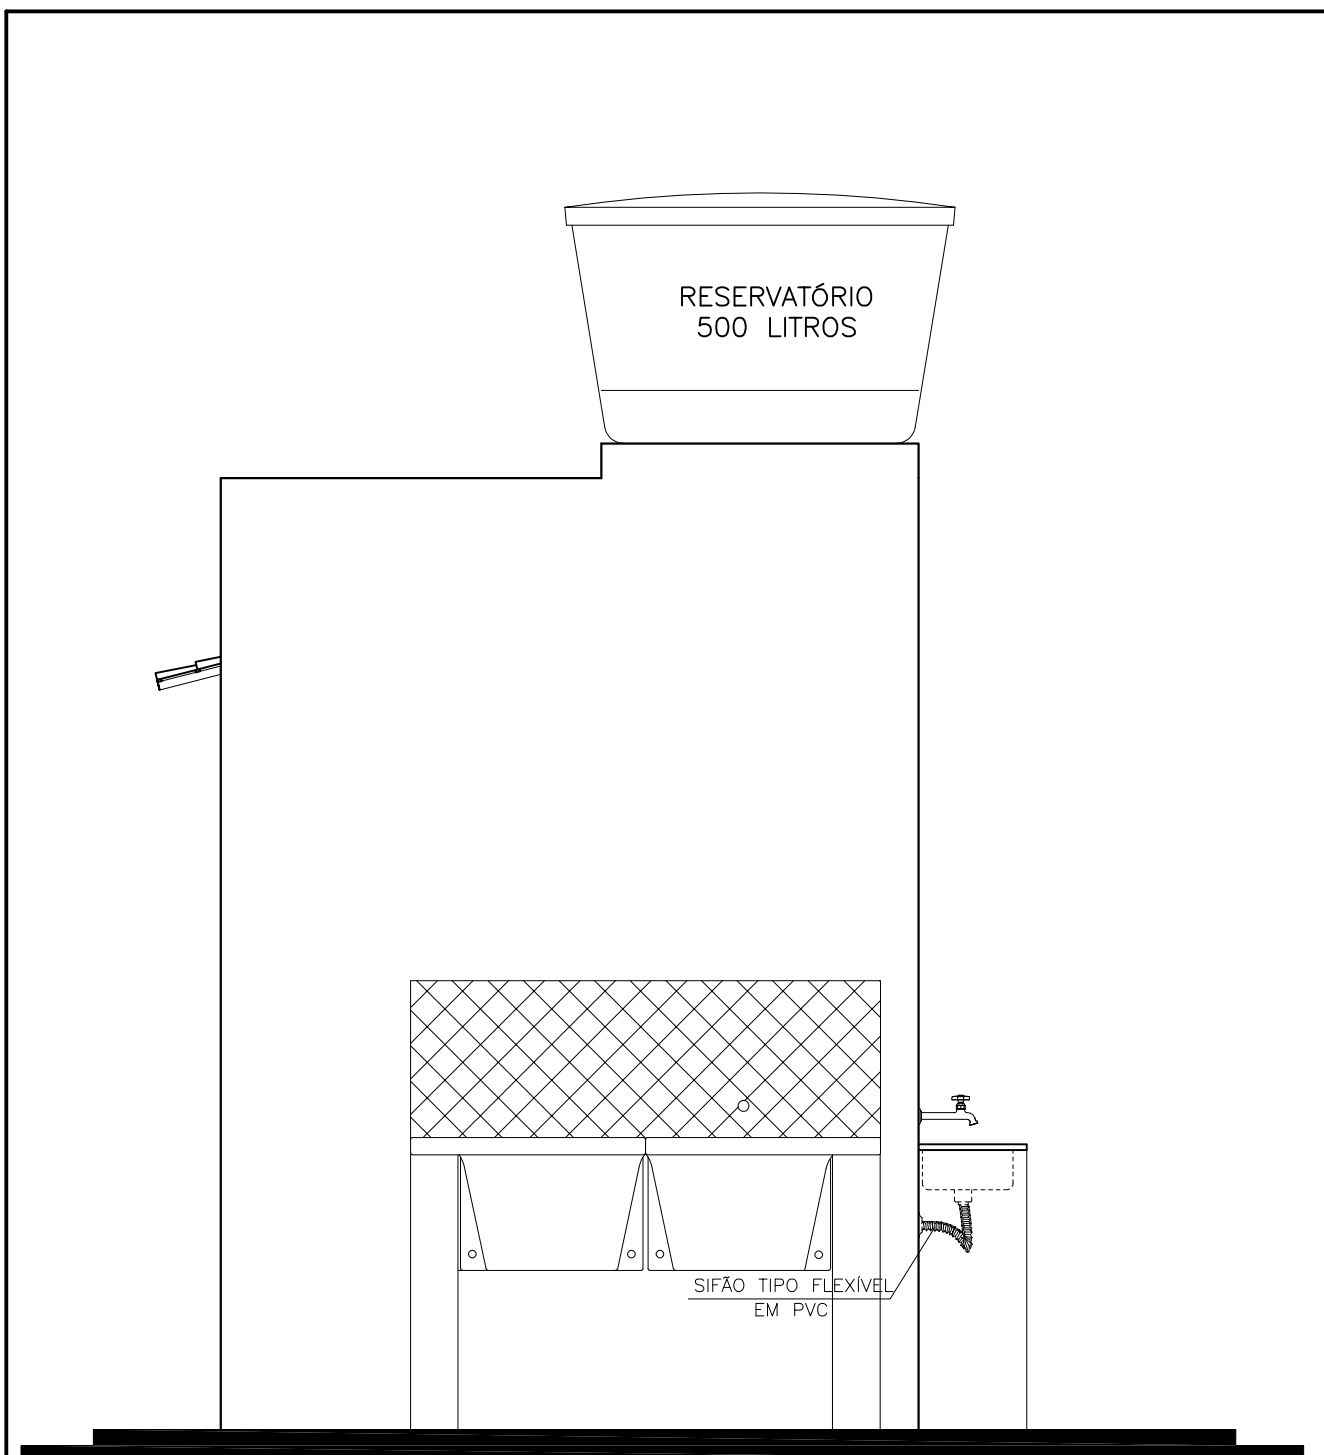

FACHADA D



PROJETO REFERÊNCIA
SANITÁRIO RESIDENCIAL COM TANQUE DUPLO E PIA
DE COZINHA LIGADO A FOSSA E SUMIDOURO

PROJETO - AUTORIA:
MARIANA SOUZA GUSMÃO
CREA/BA: 49.379

CICLOPE:
1838

DESENHO:
TERESINHA FREITAS

ESCALA:
1/25


DATA:
MARÇO/2017

MUNICÍPIOS:
DIVERSOS

NÚMERO:

06/10

PLANTA:
FACHADA D

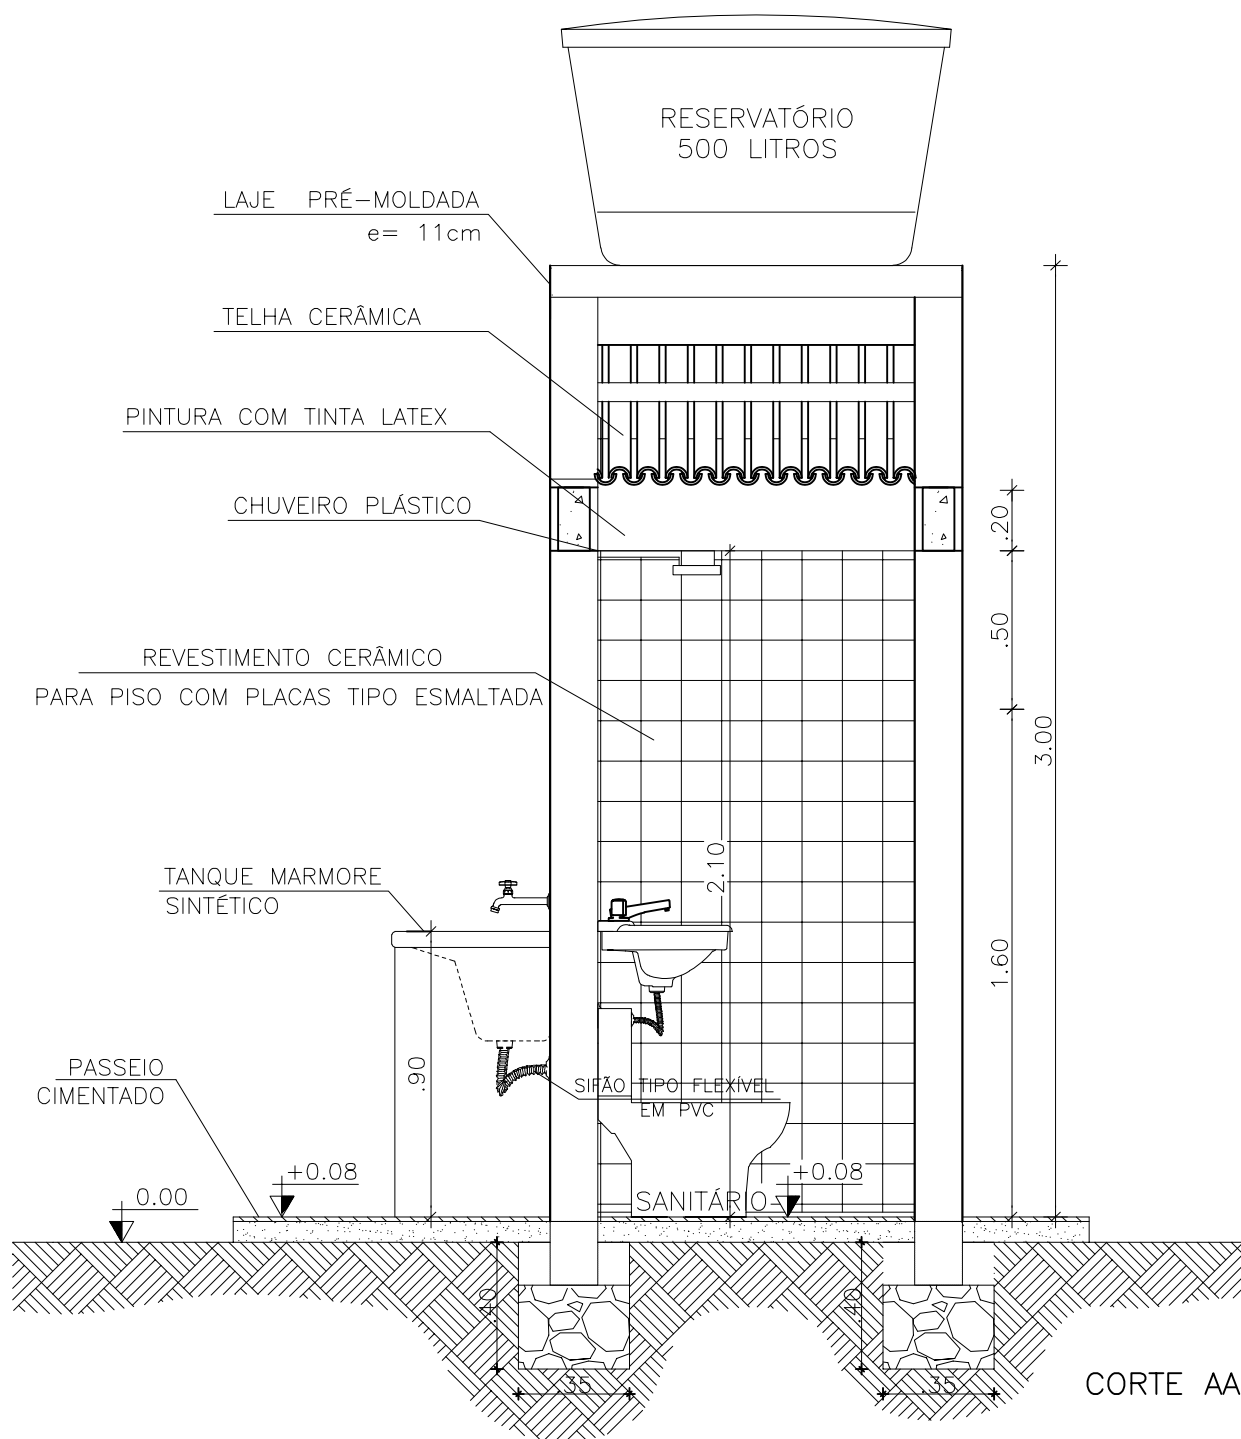

PROJETO REFERÊNCIA
SANITÁRIO RESIDENCIAL COM TANQUE DUPLO E PIA
DE COZINHA LIGADO A FOSSA E SUMIDOURO

PROJETO - AUTORIA:

MARIANA SOUZA GUSMÃO

CREA/BA: 49.379

CICLOPE:

1838

DESENHO:

TERESINHA FREITAS

ESCALA:

1/25

DATA:

MARÇO/2017

MUNICÍPIOS:


DIVERSOS

NÚMERO:

07/10

PLANTA:

CORTE AA

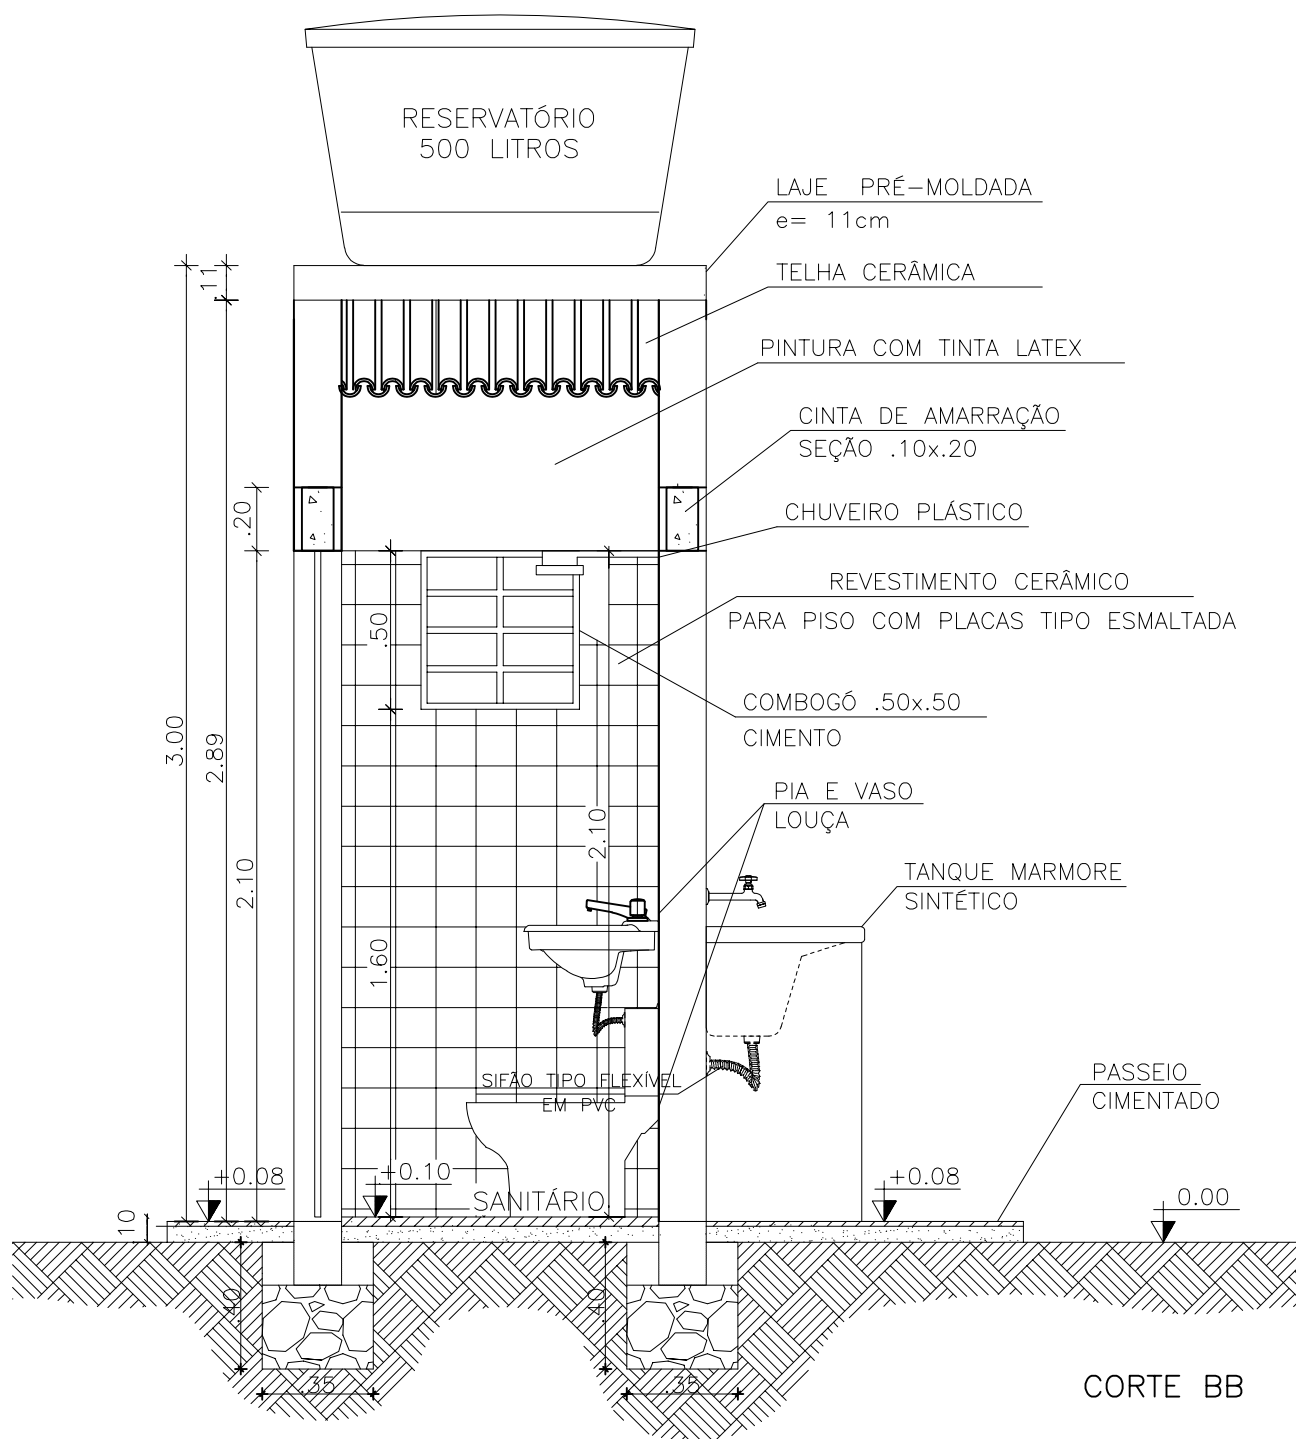

PROJETO REFERÊNCIA
SANITÁRIO RESIDENCIAL COM TANQUE DUPLO E PIA
DE COZINHA LIGADO A FOSSA E SUMIDOURO

PROJETO - AUTORIA:
MARIANA SOUZA GUSMÃO
CREA/BA: 49.379

CICLOPE:
1838

DESENHO:
TERESINHA FREITAS

ESCALA:
1/25


DATA:
MARÇO/2017

MUNICÍPIOS:
DIVERSOS

NÚMERO:

08/10

PLANTA:
CORTE BB

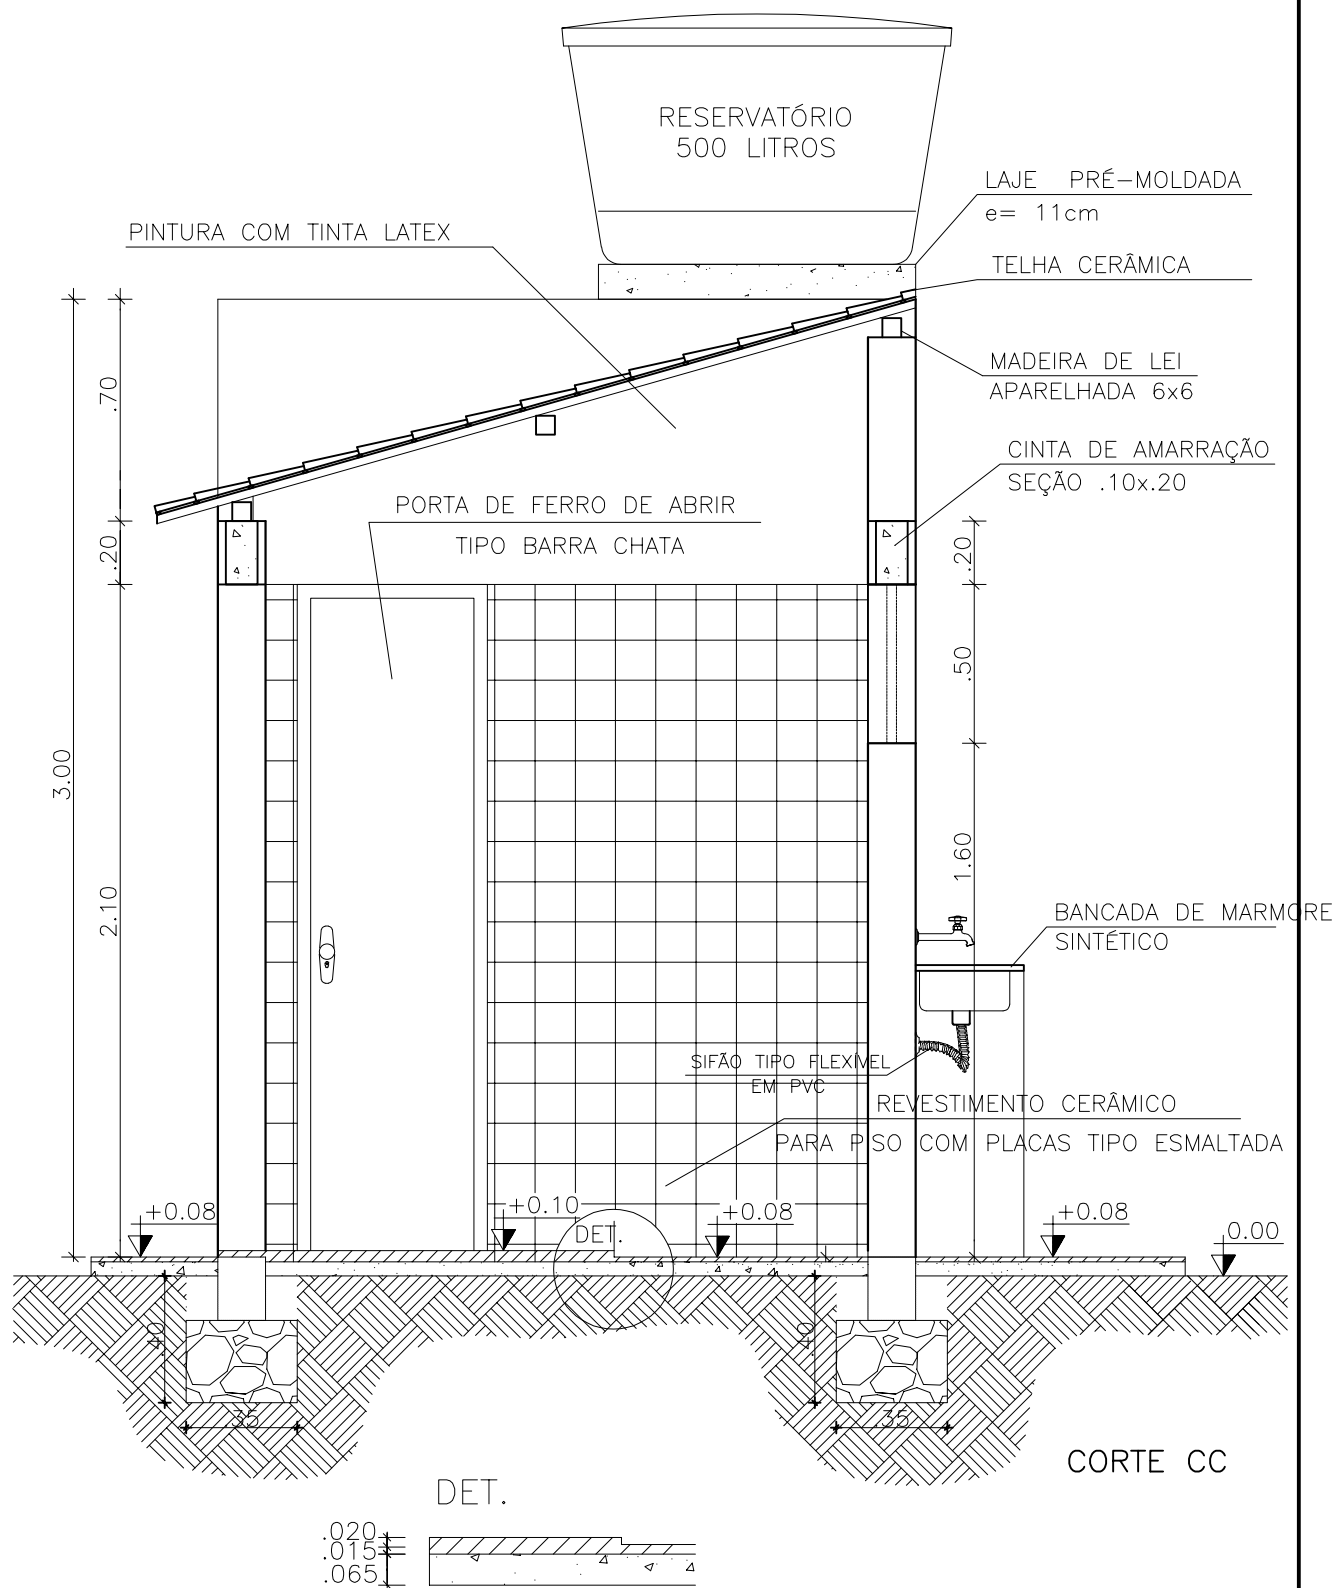

PROJETO REFERÊNCIA
SANITÁRIO RESIDENCIAL COM TANQUE DUPLO E PIA
DE COZINHA LIGADO A FOSSA E SUMIDOURO

PROJETO - AUTORIA:

MARIANA SOUZA GUSMÃO

CREA/BA: 49.379

CICLOPE:

1838

DESENHO:

TERESINHA FREITAS

ESCALA:

1/25

DATA:

MARÇO/2017

MUNICIPIOS:


DIVERSOS

NÚMERO:

09/10

PLANTA:

CORTE CC

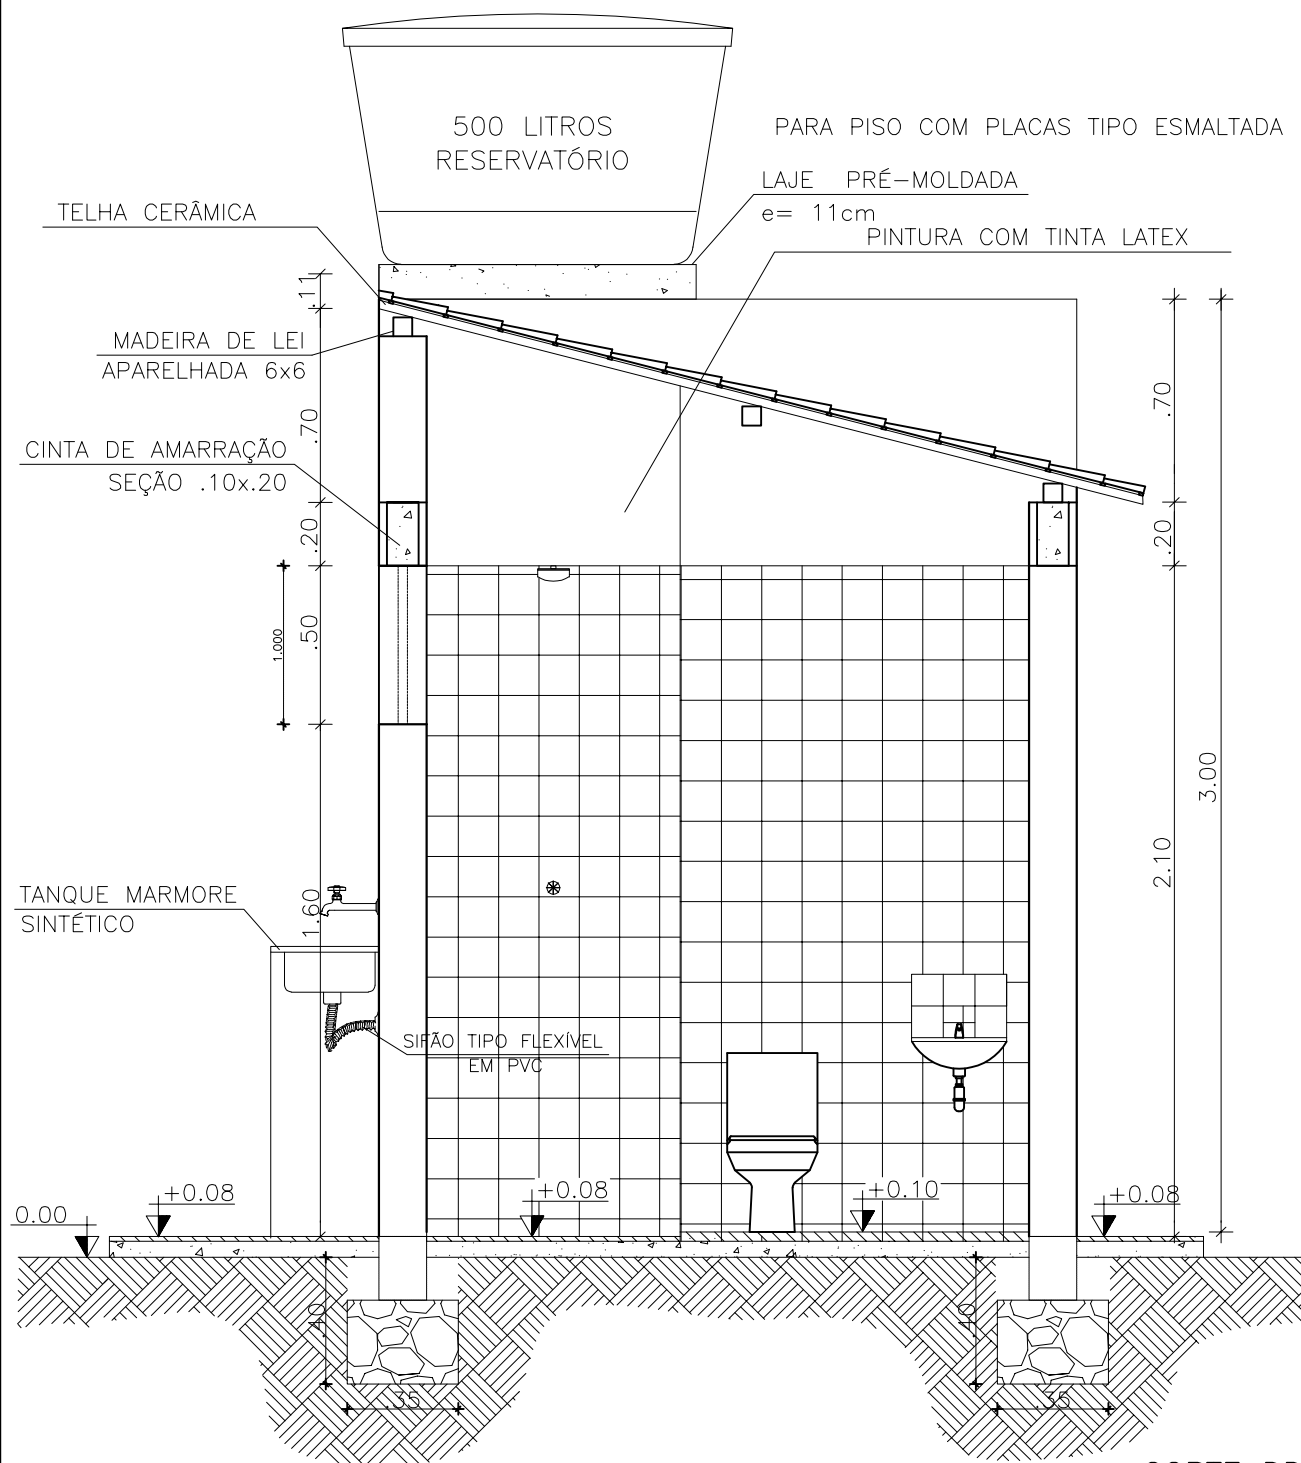

CORTE DD



PROJETO REFERÊNCIA
SANITÁRIO RESIDENCIAL COM TANQUE DUPLO E PIA
DE COZINHA LIGADO A FOSSA E SUMIDOURO

PROJETO - AUTORIA:
MARIANA SOUZA GUSMÃO
CREA/BA: 49.379

CICLOPE: 1838

DESENHO:
TERESINHA FREITAS

ESCALA:
1/25

DATA:
MARÇO/2017

MUNICÍPIOS:
DIVERSOS


NÚMERO:

10/10

PLANTA:

CORTE DD

DETALHE DA REDE ELÉTRICA

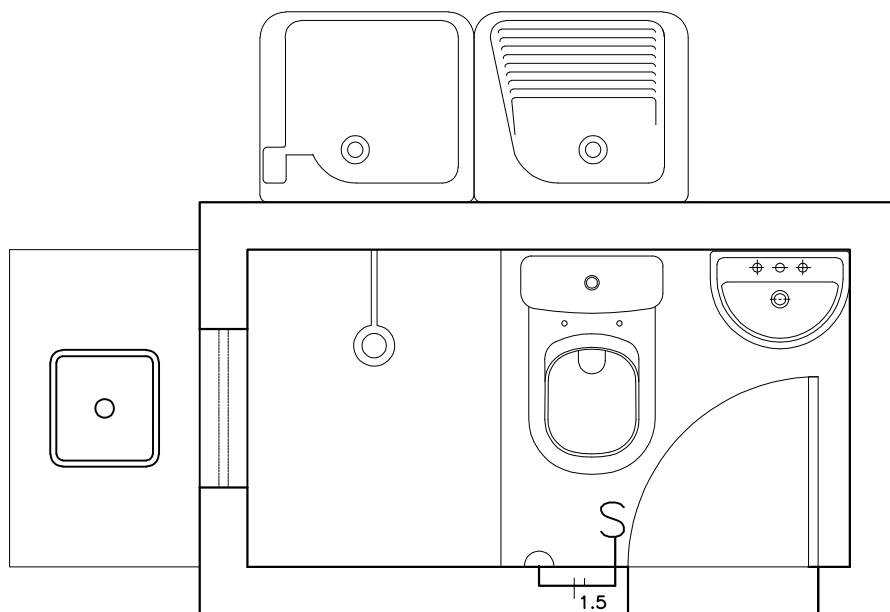

LEGENDA

- S— INTERRUPTOR SIMPLES 1 TECLA
- PONTO DE ILUMINAÇÃO
- CX. 4X4 EMBUTIDA
- CX. 4X2 EMBUTIDA
- F— FIAÇÃO NEUTRO
- +— FIAÇÃO FASE
- FIAÇÃO RETORNO
- ELETRODUTO RÍGIDO
- ⬡ CAIXA OCTOGONAL 4X4



PROJETO REFERÊNCIA

SANITÁRIO RESIDENCIAL COM TANQUE DUPLO E PIA DE COZINHA LIGADO A FOSSA E SUMIDOURO

PROJETO - AUTORIA:
MARIANA SOUZA GUSMÃO

CICLOPE: 1838

DESENHO:
TERESINHA FREITAS

ESCALA:
1/25


DATA:
MARÇO/2017

MUNICÍPIOS:
DIVERSOS

NÚMERO:

01/03

PLANTA:
ELÉTRICA

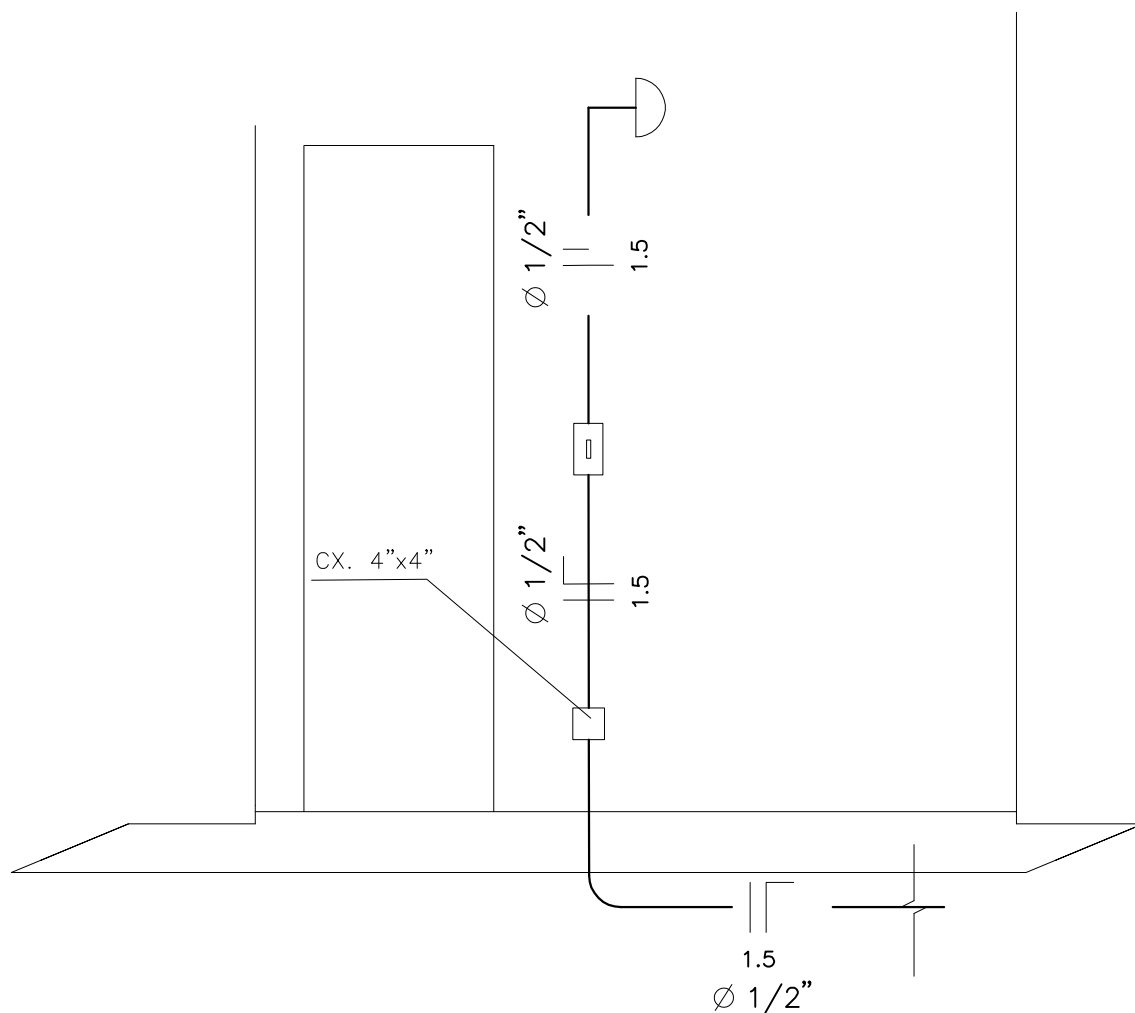

PROJETO REFERÊNCIA
SANITÁRIO RESIDENCIAL COM TANQUE DUPLO E PIA
DE COZINHA LIGADO A FOSSA E SUMIDOURO

PROJETO - AUTORIA:

MARIANA SOUZA GUSMÃO

CREA/BA: 49.379

CICLOPE:

1838

DESENHO:

TERESINHA FREITAS

ESCALA:

1/25

DATA:

MARÇO/2017

MUNICIPIOS:


DIVERSOS

NÚMERO:

02/03

PLANTA:

ELÉTRICA

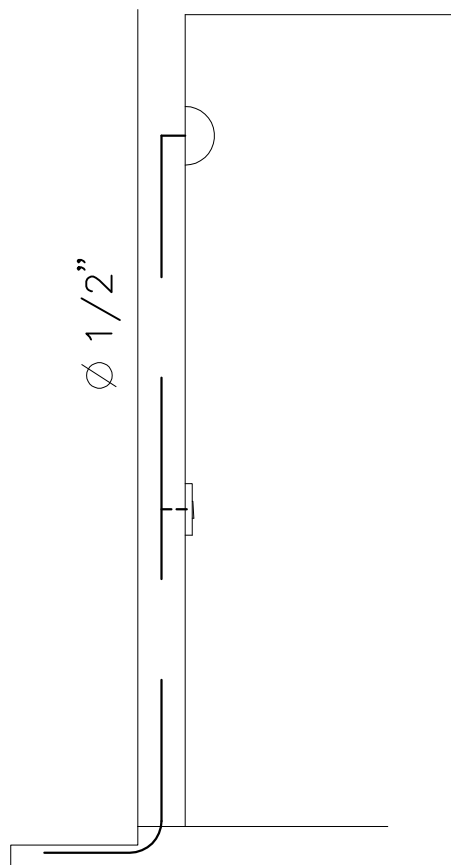

PROJETO REFERÊNCIA
SANITÁRIO RESIDENCIAL COM TANQUE DUPLO E PIA
DE COZINHA LIGADO A FOSSA E SUMIDOURO

PROJETO - AUTORIA:
MARIANA SOUZA GUSMÃO
CREA/BA: 49.379

CICLOPE:
1838

DESENHO:
TERESINHA FREITAS

ESCALA:
1/25


DATA:
MARÇO/2017

MUNICIPIOS:
DIVERSOS

NÚMERO:

03/03

PLANTA:
ELÉTRICA

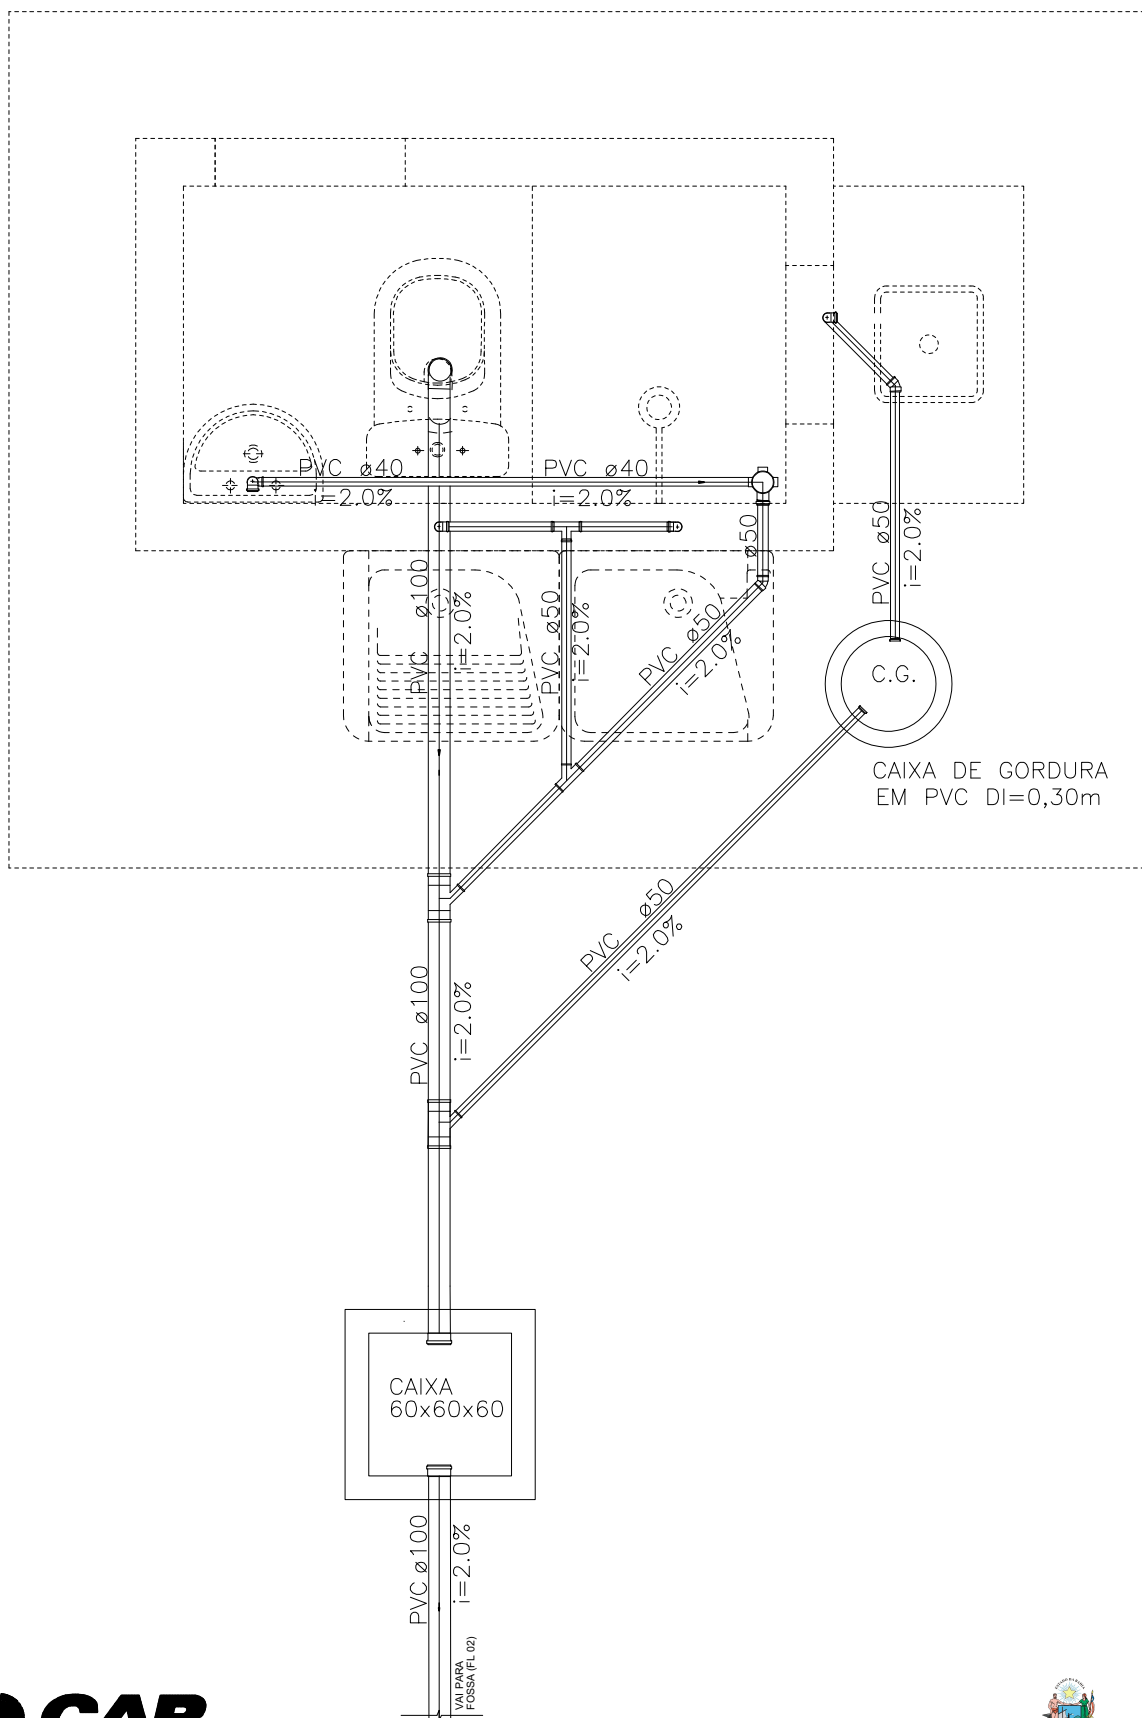

PROJETO REFERÊNCIA
SANITÁRIO RESIDENCIAL COM TANQUE DUPLO E PIA
DE COZINHA LIGADO A FOSSA E SUMIDOURO

PROJETO - AUTORIA:
MARIANA SOUZA GUSMÃO
CREA/BA: 49.379

CICLOPE: 1838

DESENHO:
TERESINHA FREITAS

ESCALA:
1/25

DATA:
MARÇO/2017

MUNICIPIOS:
DIVERSOS

NÚMERO:

01/01

PLANTA:
ESGOTO