



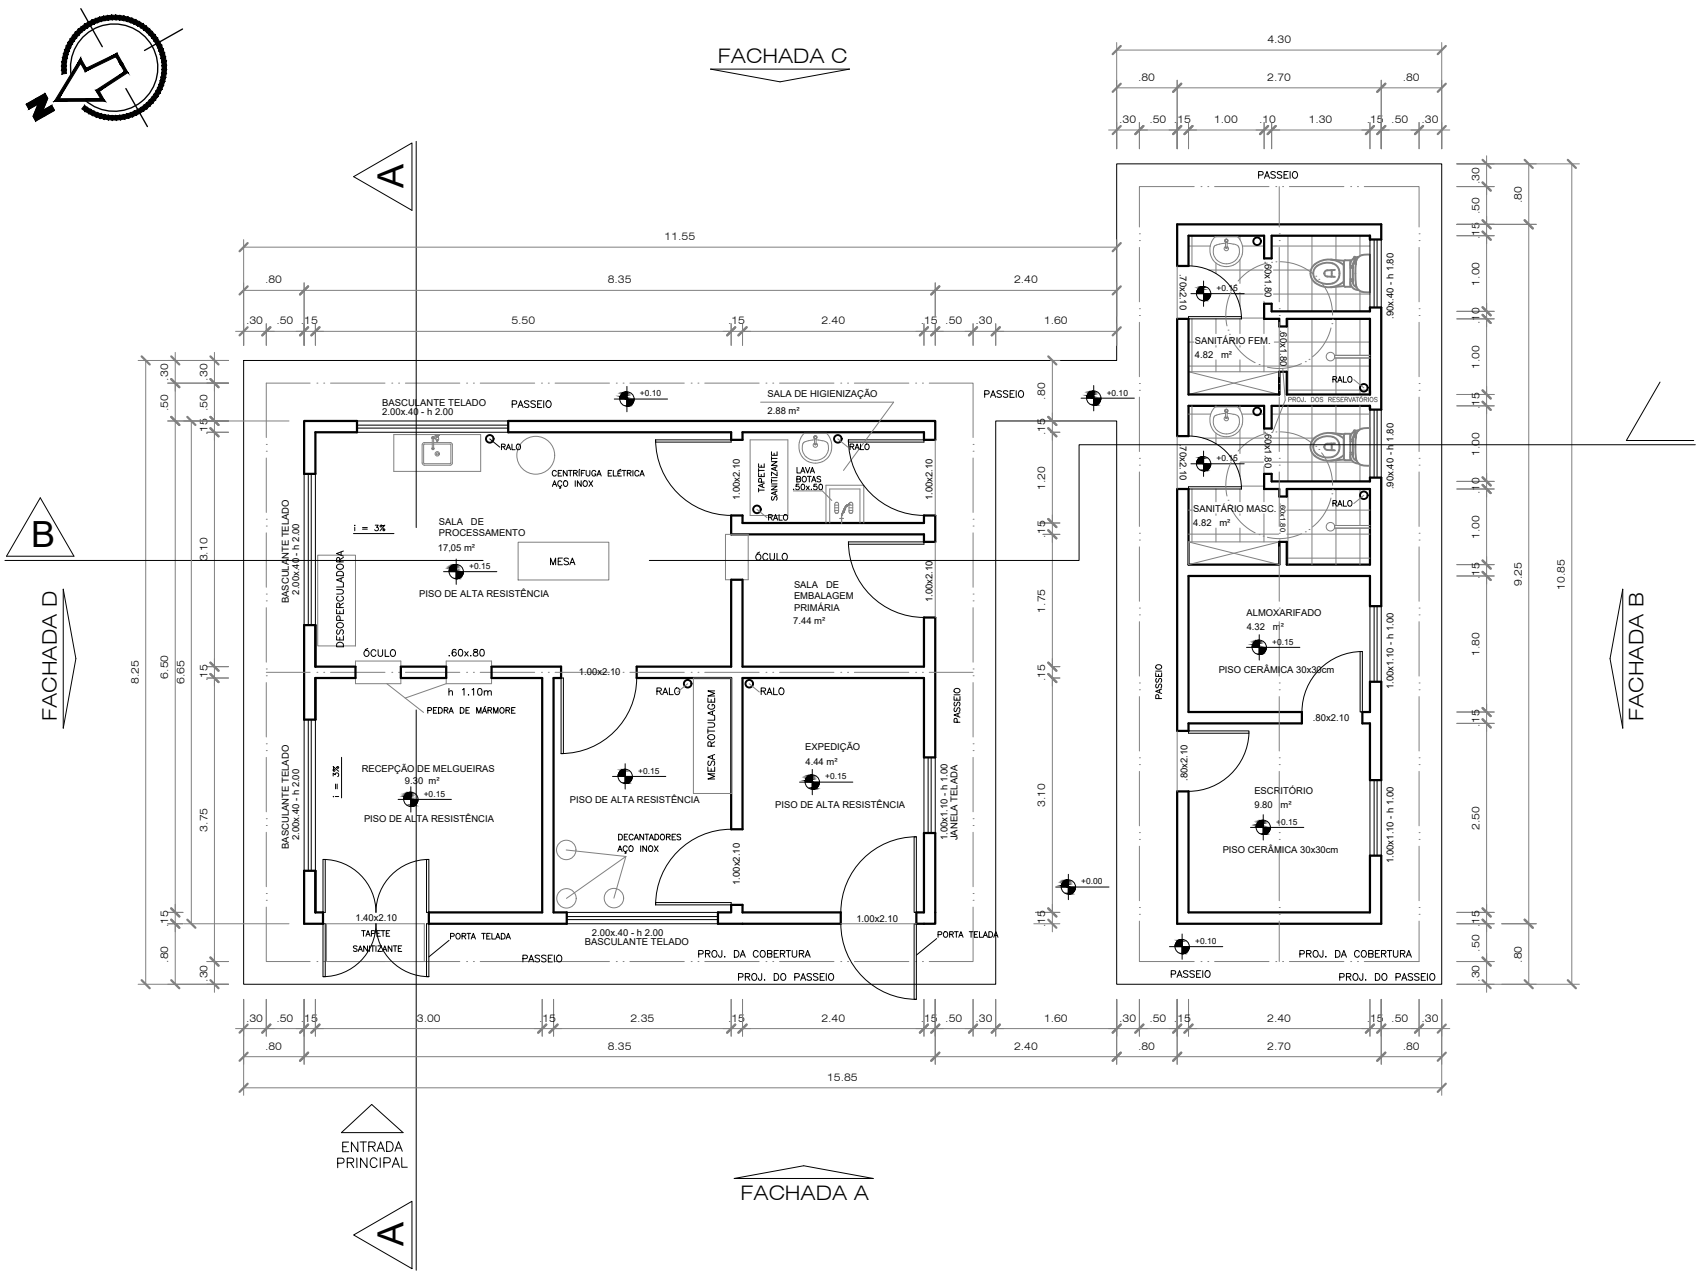






PLANTA BAIXA
ESCALA 1/100

ÁREA DO TERRENO: 320,00m²
ÁREA CONSTRUÍDA:
UBM: 55,53m²
ADM / SANITÁRIOS: 24,98m²
TOTAL: 80,51m²

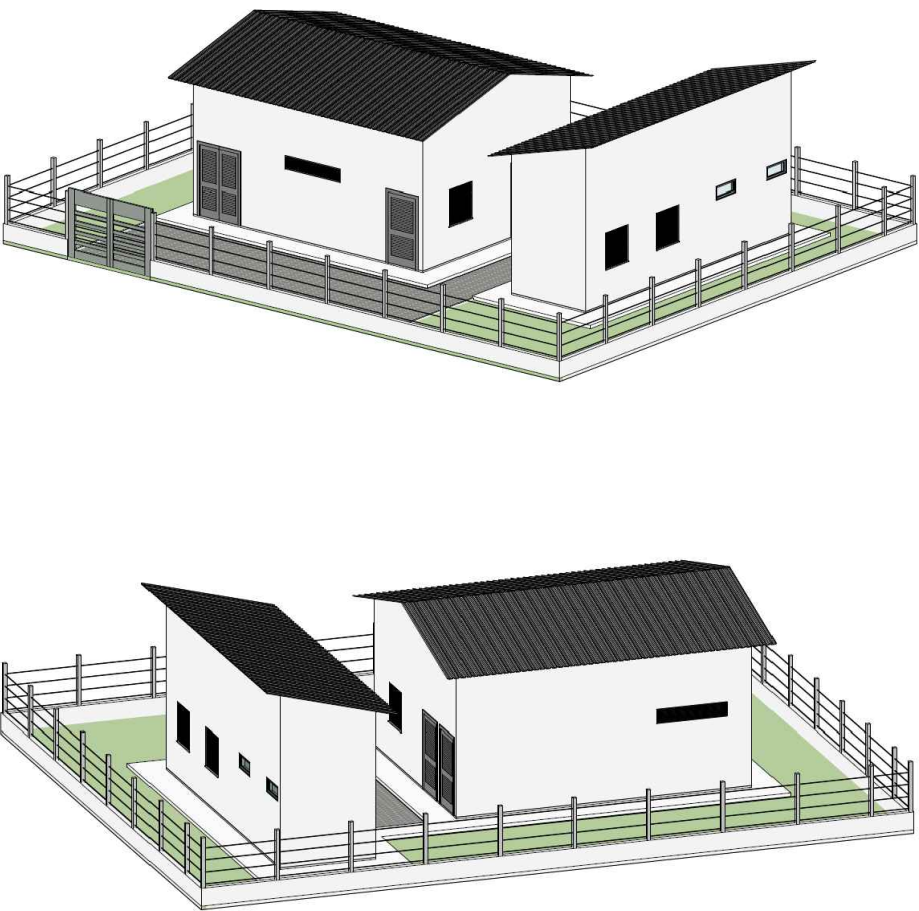


 Companhia de Desenvolvimento e Ação Regional		 Governo do Estado da Bahia	
Unidade de Beneficiamento de Produtos das Abelhas			
PROJETO:		PROJETO ARQUITETÔNICO	
PLANTA:		NÚMERO: TIPO	
Planta Baixa		01/06	
PROJETO - AUTORIA: Tarcísio Araújo		CREA:051948008-2	
REVISADA EM: R1:DATA_NOME R2:DATA_NOME		ORÇAMENTO: 0000	
DESENHO: Júlia Almeida		ESCALA: 1/100	
		DATA: MARÇO/2025	
		MUNICÍPIO: Água Fria	


DETALHES DA ESTRUTURA

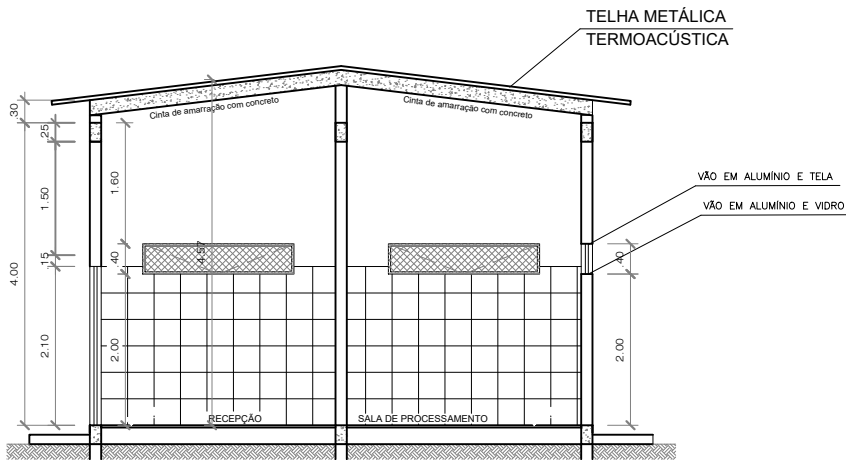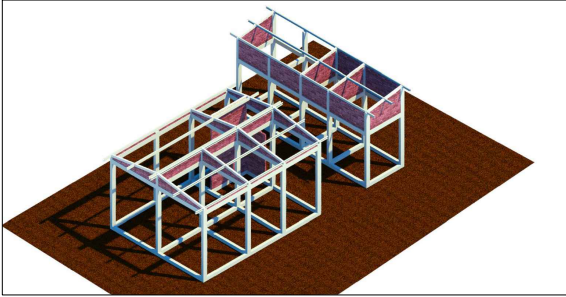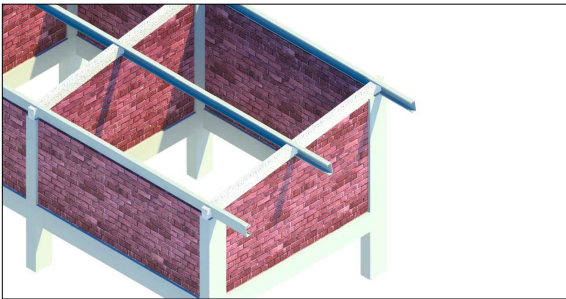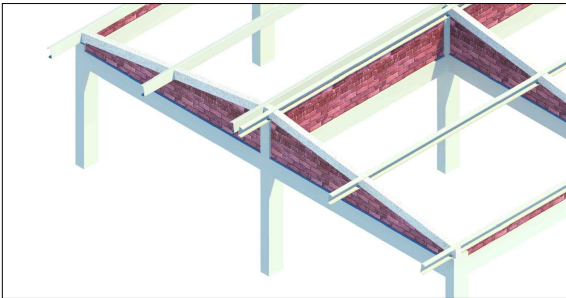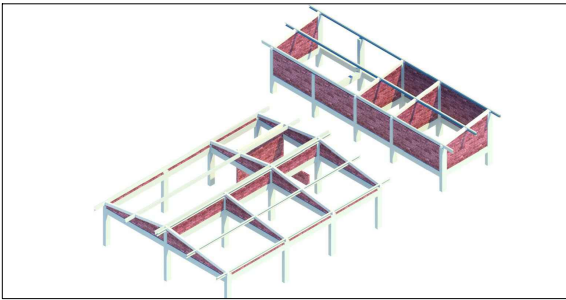

CORTE AA
ESCALA 1/100

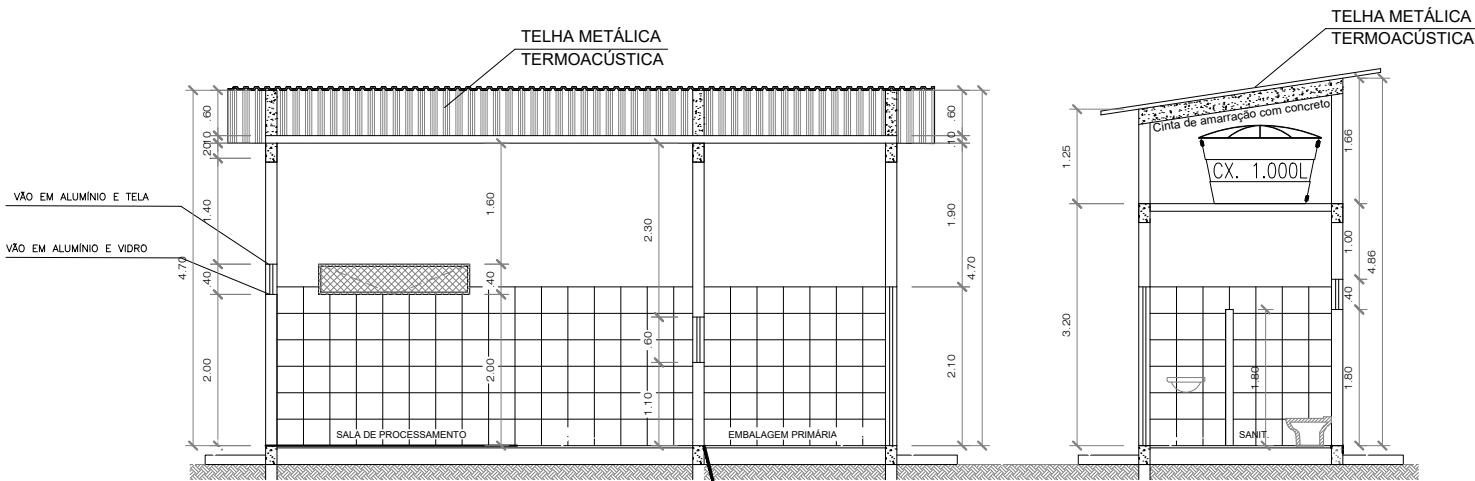

CORTE BB
ESCALA 1/100

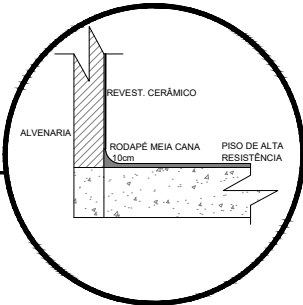

DETALHE CANTOS
ESCALA: INDEF.



Companhia de Desenvolvimento e Ação Regional



Governo do Estado da Bahia

Unidade de Beneficiamento de Produtos das Abelhas

PROJETO:

PROJETO ARQUITETÔNICO

PLANTA:



PROJETO - AUTORIA:

Tarcísio Araújo

CREA:051948008-2

REVISADA EM:

R1:DATA_NOME
R2:DATA_NOME

ORÇAMENTO:
0000

DESENHO:

Júlia Almeida

ESCALA:
1/100


DATA:
Fevereiro/2025

MUNICÍPIO:
Água fria


NÚMERO:

TIPO


02/06

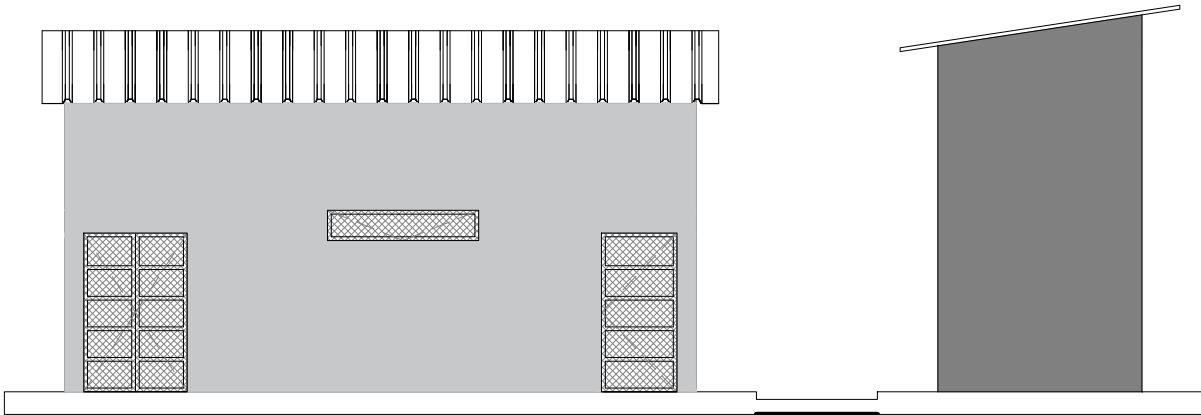


FACHADA A
ESCALA 1/100

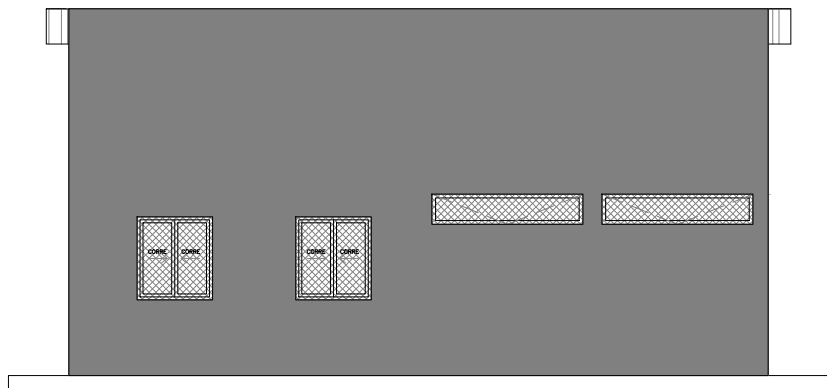

FACHADA B
ESCALA 1/100

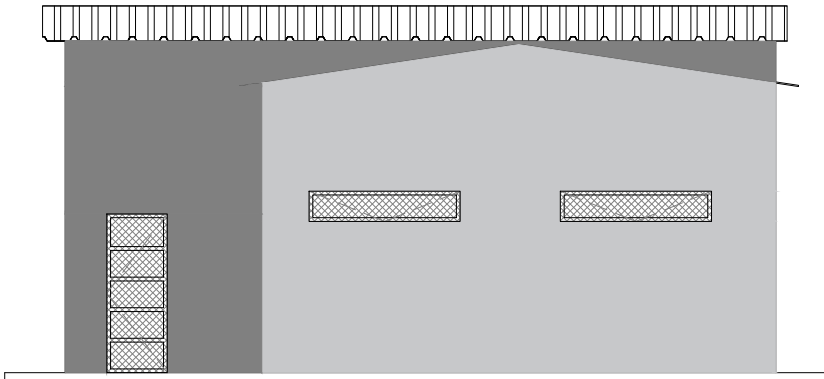


FACHADA D
ESCALA 1/100


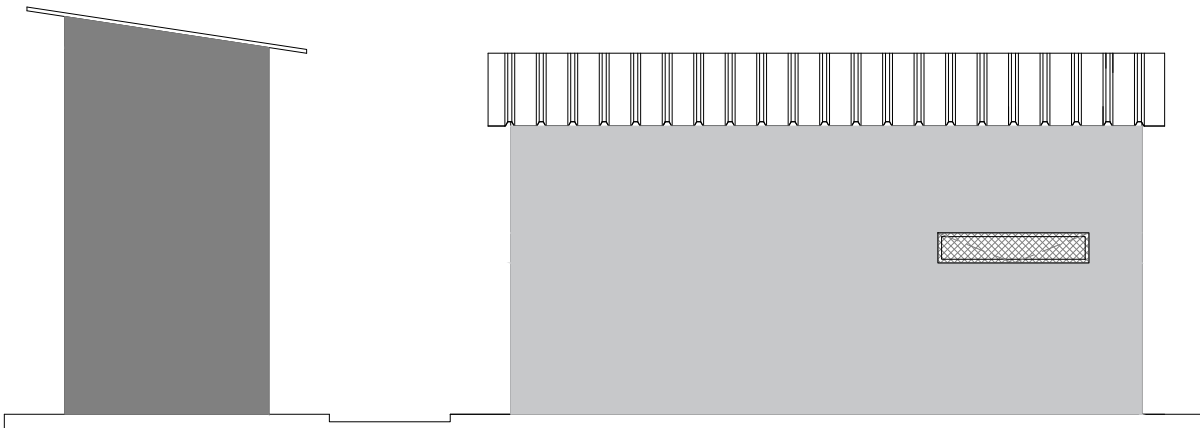


FACHADA C
ESCALA 1/100

IMAGENS - FACHADAS

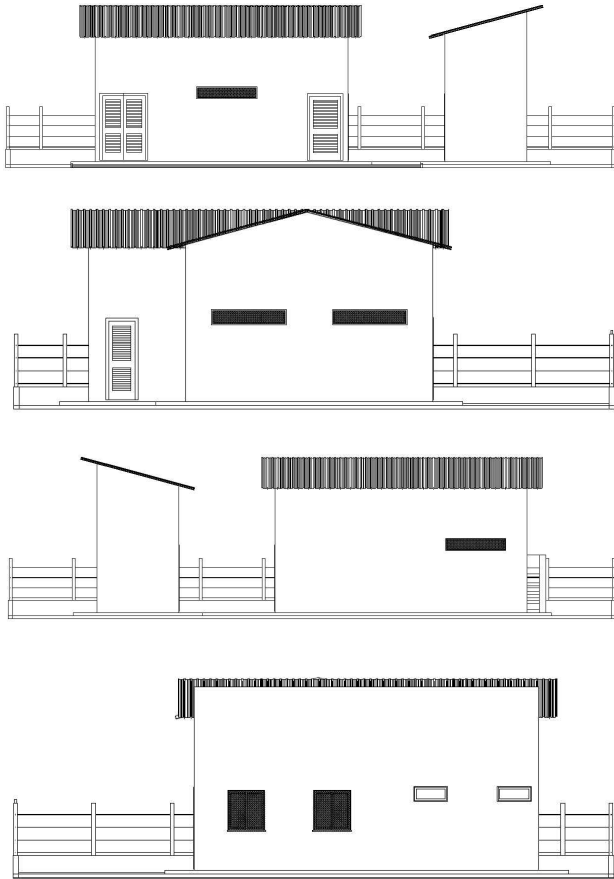


 Companhia de Desenvolvimento e Ação Regional			 Governo do Estado da Bahia	
Unidade de Beneficiamento de Produtos das Abelhas				
PROJETO:		PROJETO ARQUITETÔNICO		
PLANTA: Fachadas			NÚMERO: TIPO 03/06	
PROJETO - AUTORIA: Tarcísio Araújo			CREA:051948008-2	
REVISADA EM: R1:DATA_NOME R2:DATA_NOME		ORÇAMENTO: 0000		
DESENHO: Júlia Almeida		ESCALA: 1/100	DATA: Fevereiro/2025	MUNICÍPIO: Água Fria

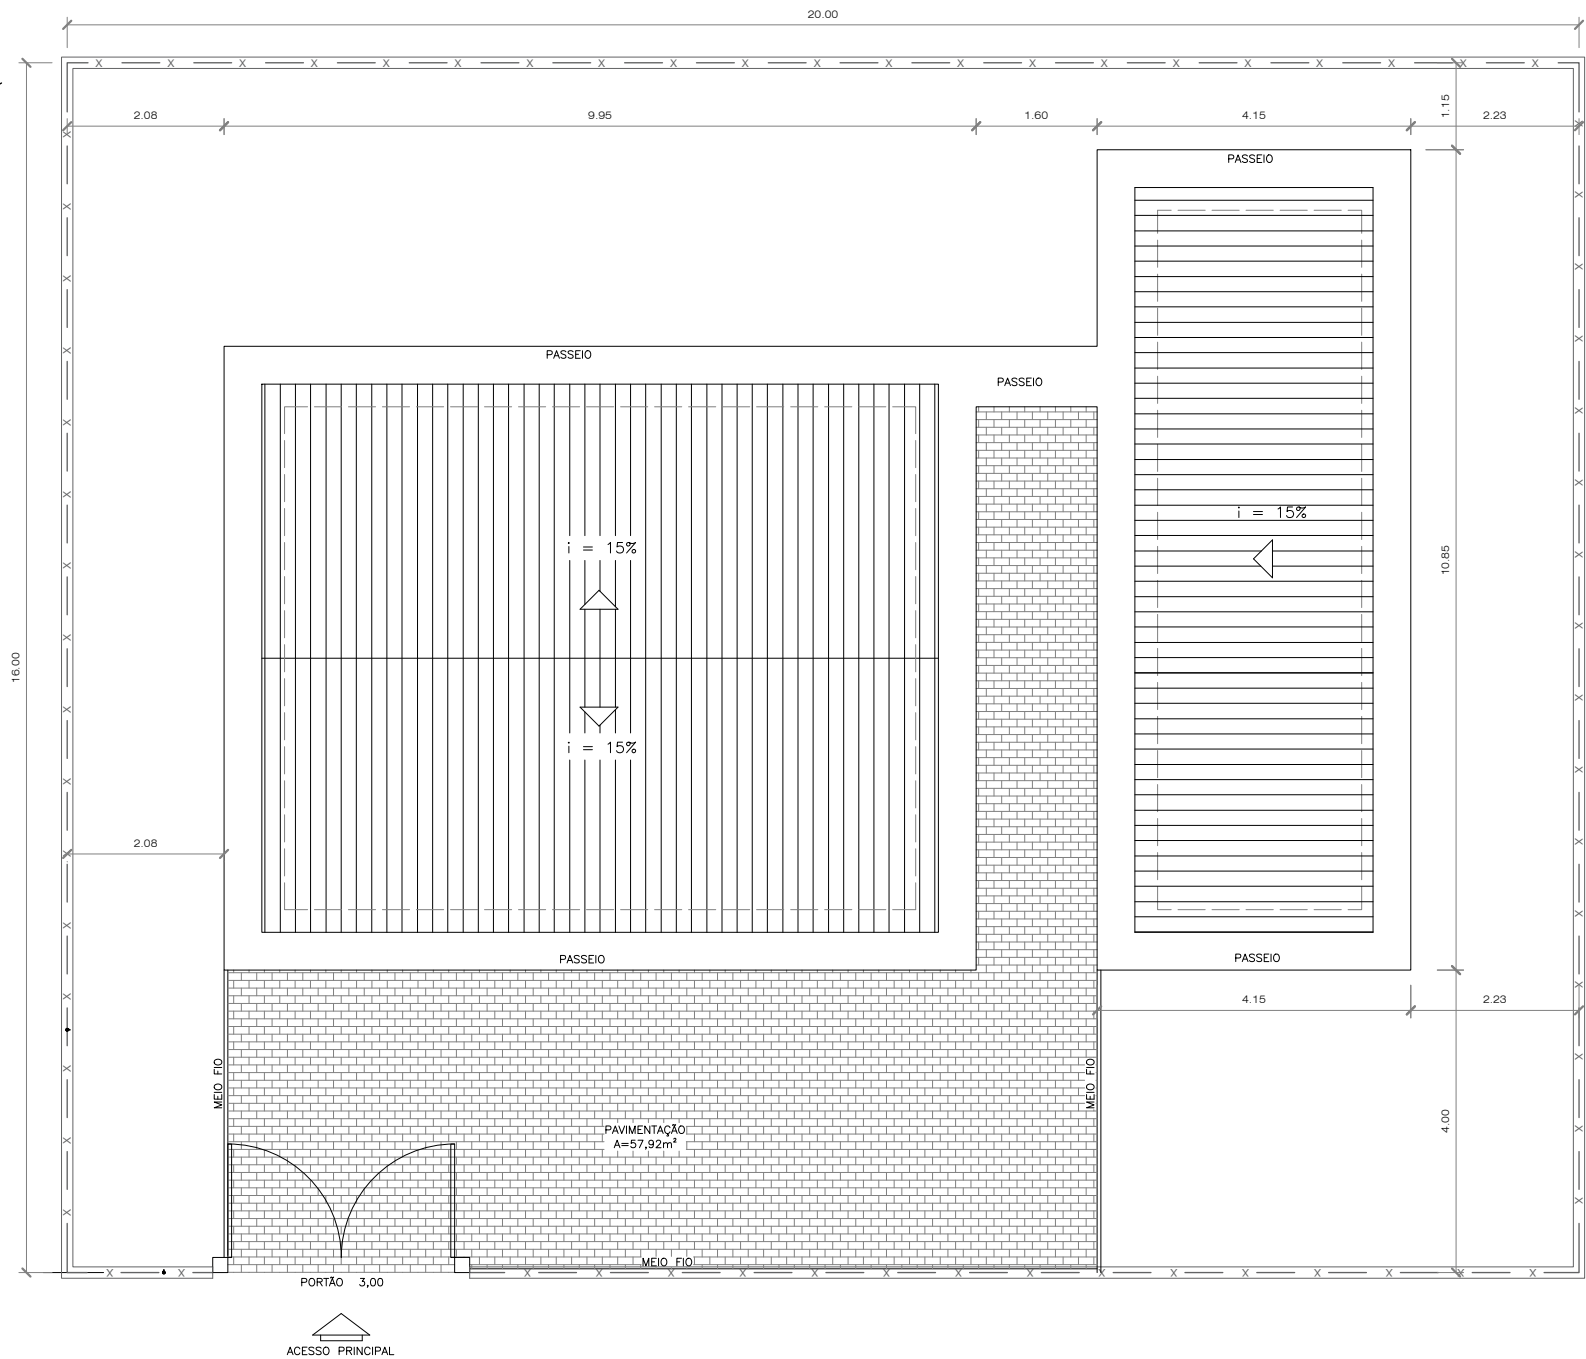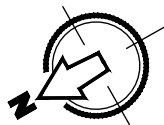

PLANTA DE COBERTURA
ESCALA 1/100

OBSERVAÇÕES / CONVENÇÕES
. É INDISPENSÁVEL A CONFERÊNCIA DAS MEDIDAS NO LOCAL

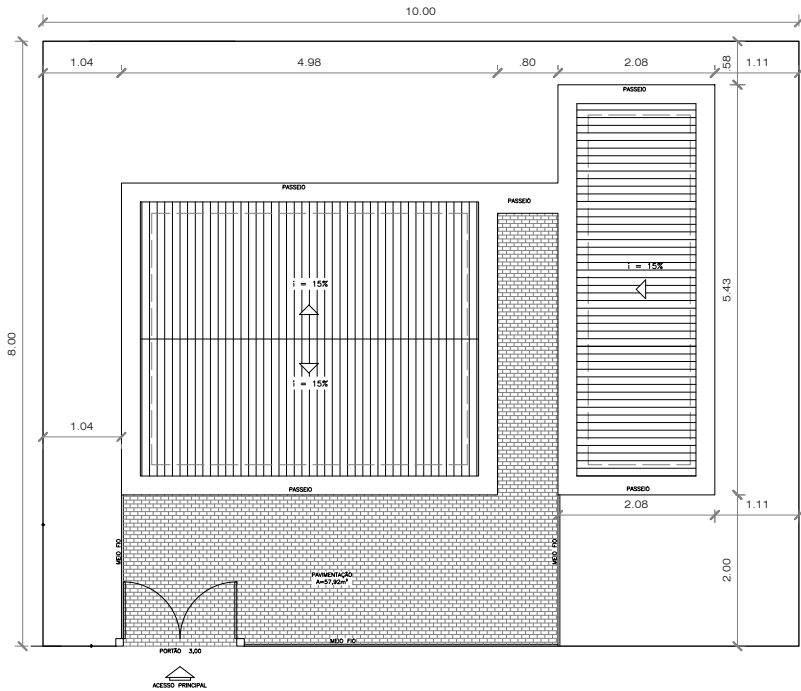

PLANTA DE SITUAÇÃO
ESCALA 1/500



Unidade de Beneficiamento de Produtos das Abelhas

PROJETO: PROJETO ARQUITETÔNICO

PLANTA: Planta de Cobertura

PROJETO - AUTORIA: Tarcísio Araújo CREA:051948008-2


REVISADA EM: R1:DATA_NOME R2:DATA_NOME ORÇAMENTO: 0000

DESENHO: Júlia Almeida ESCALA: 1/100 DATA: Fevereiro/2025

NÚMERO: TIPO 04/06
MUNICÍPIO: Água Fria



FACHADA C

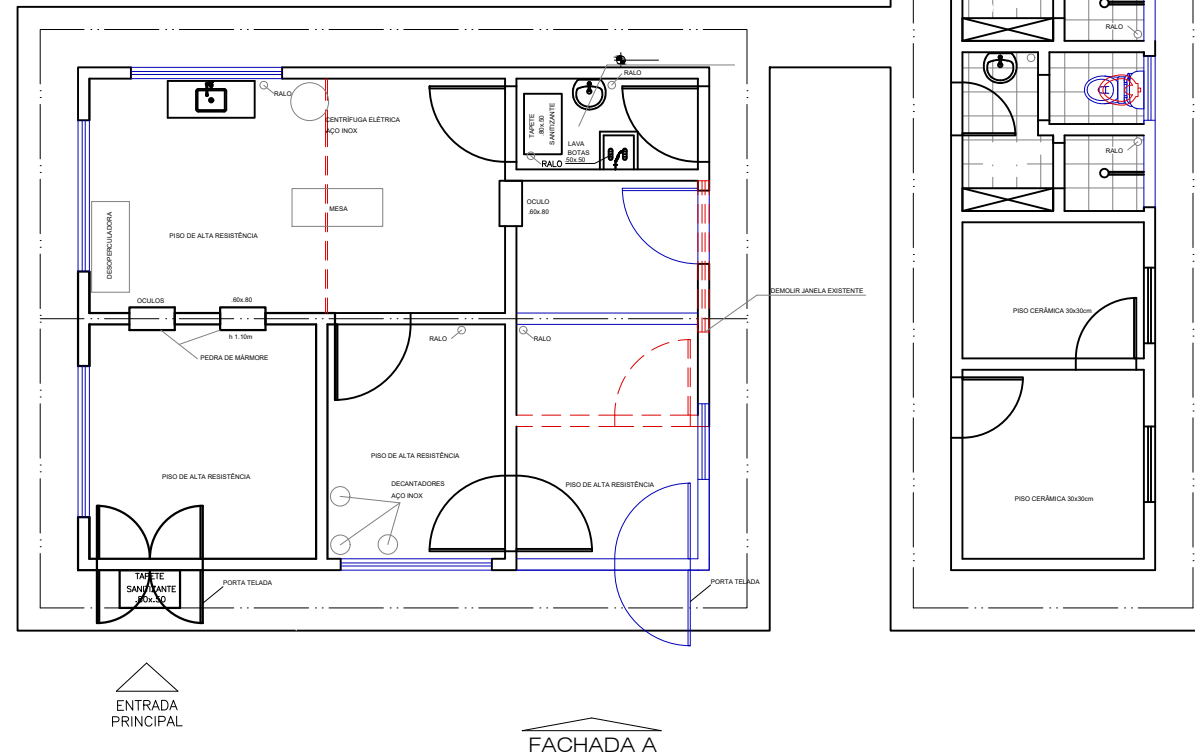

FACHADA A

FACHADA B

	A MANTER
	A DEMOLIR
	A CONSTRUIR



Governo do Estado da Bahia

Unidade de Beneficiamento de Produtos das Abelhas

PROJETO:	
----------	--

PROJETO ARQUITETÔNICO

PLANTA:

Planta de Requalificação

NÚMERO:	TIPO
---------	------

PROJETO - AUTORIA:
Tarcísio Araújo

CREA:051948008-2

REVISADA EM:	R1:DATA_NOME R2:DATA_NOME
--------------	------------------------------

ORÇAMENTO:	0000
------------	------


DESENHO:
Isabelle Barbosa

ESCALA:
1/100


DATA:	Fevereiro/2025
-------	----------------

MUNICÍPIO:
Água Fria

05/06

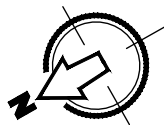

OBSERVAÇÕES / CONVENÇÕES
É INDISPENSÁVEL A CONFERÊNCIA DAS MEDIDAS NO LOCAL

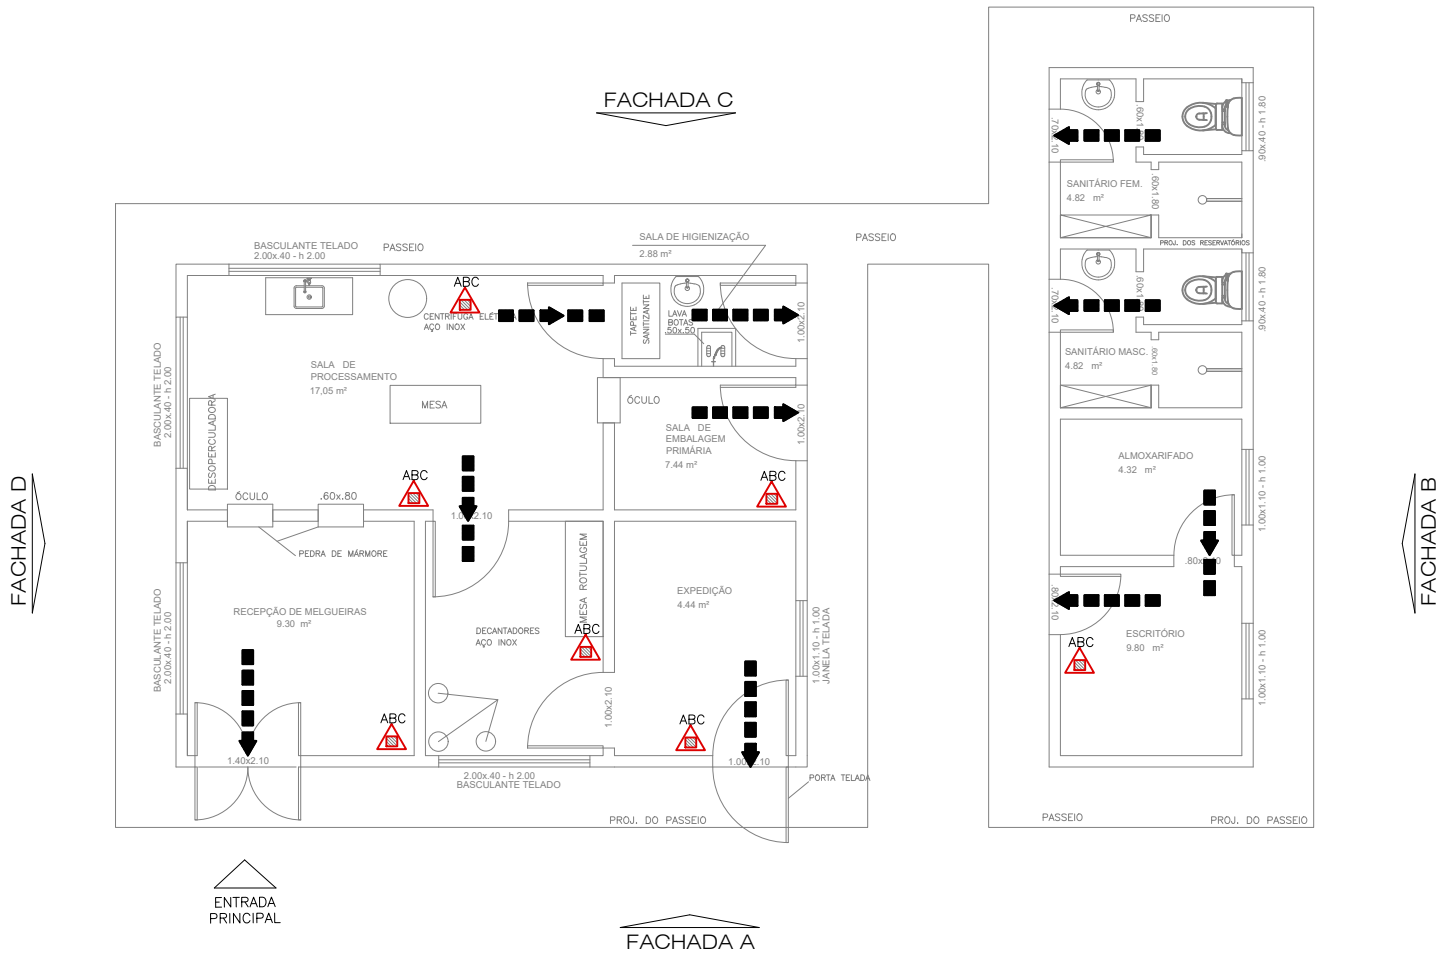

LEGENDA

ABC

- EXTINTOR DE PÓ, TIPO ABC 8 kg


- DIREÇÃO DO FLUXO DA ROTA DE FUGA

- SAÍDA FINAL DA ROTA DE FUGA

PLANTA DE INCÊNDIO
ESCALA 1/100

 Companhia de Desenvolvimento e Ação Regional  Governo do Estado da Bahia			
Unidade de Beneficiamento de Produtos das Abelhas			
PROJETO: PROJETO ARQUITETÔNICO			
PLANTA: Planta de Incêndio			NÚMERO: TIPO
PROJETO - AUTORIA: Tarcísio Araújo			06/06
REVISADA EM: R1:DATA_NOME R2:DATA_NOME		CREA:051948008-2 ORÇAMENTO: 0000	
DESENHO: Júlia Almeida	ESCALA: 1/100	DATA: Fevereiro/2025	
			MUNICÍPIO: Água Fria

. É INDISPENSÁVEL A CONFERÊNCIA DAS MEDIDAS NO LOCAL.

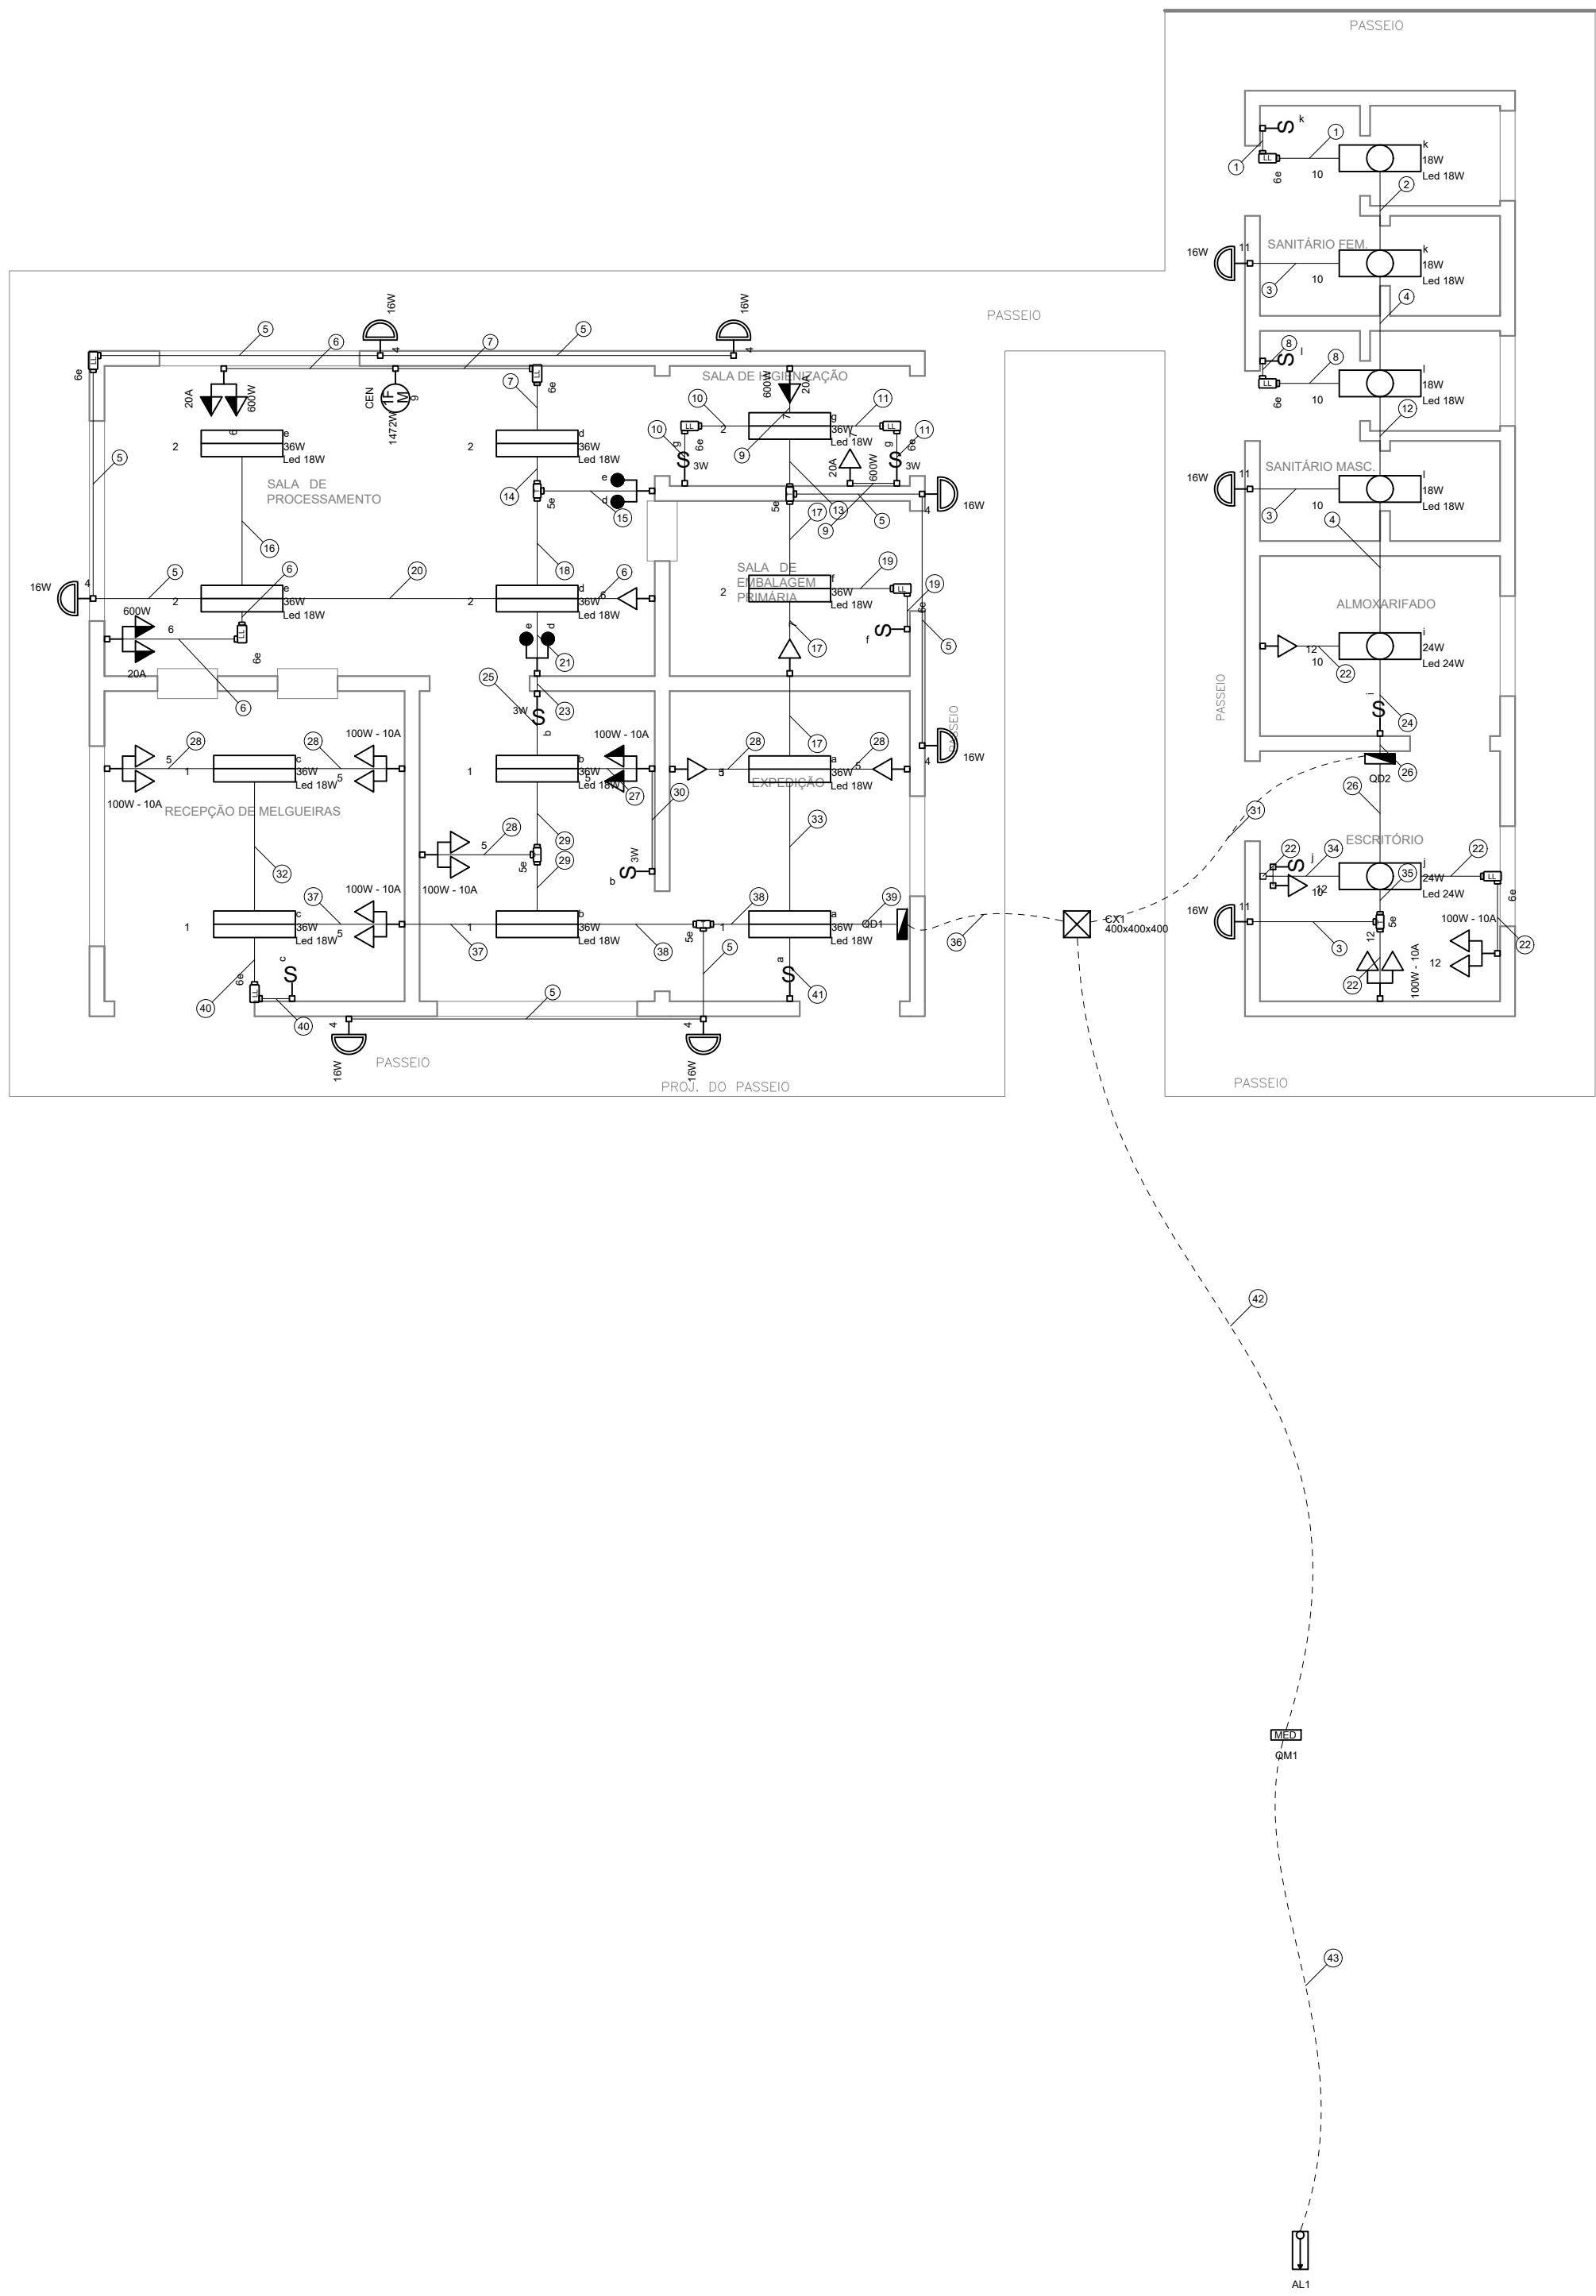

Legenda de fiação	
1	$\frac{10}{16}$
2	$\frac{10}{16}$
3	$\frac{11}{16}$
4	$\frac{10}{11}$
5	$\frac{4}{25}$
6	$\frac{5}{25}$
7	$\frac{6}{5}$
8	$\frac{10}{11}$
9	$\frac{11}{25}$
10	$\frac{11}{8}$
11	$\frac{2}{11}$
12	$\frac{10}{11}$
13	$\frac{2}{7}$
14	$\frac{2}{5}$
15	$\frac{2}{5}$
16	$\frac{2}{16}$
17	$\frac{2}{4}$
18	$\frac{1}{2}$
19	$\frac{2}{25}$
20	$\frac{2}{5}$
21	$\frac{1}{2}$
22	$\frac{12}{25}$
23	$\frac{2}{5}$
24	$\frac{10}{11}$
25	$\frac{1}{2}$
26	$\frac{10}{11}$
27	$\frac{11}{25}$
28	$\frac{11}{25}$
29	$\frac{1}{2}$
30	$\frac{1}{16}$
31	$\frac{1}{16}$
32	$\frac{1}{5}$
33	$\frac{1}{2}$
34	$\frac{10}{11}$
35	$\frac{11}{12}$
36	$\frac{10}{12}$
37	$\frac{1}{5}$
38	$\frac{1}{2}$
39	$\frac{1}{2}$
40	$\frac{1}{16}$
41	$\frac{1}{16}$
42	$\frac{10}{11}$
43	$\frac{10}{11}$



Legenda das indicações	
5e	Condutete PVC 5 entradas - Modelo T - 1"
5e	Condutete PVC 5 entradas - Modelo T - 3/4"
6e	Condutete PVC 6 entradas - Modelo LL - 1"
6e	Condutete PVC 6 entradas - Modelo LL - 3/4"
400x400x400	Avenaria (piso) - 400x400x400 mm
100W - 10A	Tomada em condutete de PVC 5 entradas - 3/4" - 2P+T 10 A - baixa 2x
100W - 10A	Tomada em condutete de PVC 5 entradas - 3/4" - 2P+T 10 A - média 2x
20A	Tomada em condutete de PVC 5 entradas - 3/4" - 2P+T 20 A - 600W - baixa
20A	Tomada em condutete de PVC 5 entradas - 3/4" - 2P+T 20 A - 600W - média
20A	Tomada em condutete de PVC 5 entradas - 3/4" - 2P+T 20 A - 600W - média (x2)
CEN	Tomada em condutete de PVC 5 entradas - 3/4" - TUE - CENTRIFUGA 2CV
Led 18W	Tubulares (Taschibra) - 18W
Led 24W	Tubulares (Taschibra) - 24W
Led 18W	Tubulares (Taschibra) - 36W (Hermética)

Legenda	
	Caixa de passagem
	Condutete de PVC 5 entradas - Modelo T
	Condutete de PVC 5 entradas - Modelo LL
	Entrada de serviço
	Interruptor paralelo 1 teca a 1,20m do piso
	Interruptor paralelo 2 tecas a 1,20m do piso
	Interruptor simples 1 teca a 1,20m do piso
	Luminária p/ lâmpada led Bulbo
	Luminária p/ lâmpada led tubular
	Quadro de distribuição
	Quadro de medição
	Tomada baixa a 0,30m do piso
	Tomada média a 1,20m do piso

Legenda de condutos	
	Direta
	Teto
	Média
	Baixa
	Piso

		Quadro de Cargas (QD1)																			
Circuito	Descrição	Esquema	Método de inst.	Tensão (V)	Pot. total. (VA)	Pot. total. (W)	Fases	Pot. - R (W)	Pot. - S (W)	Pot. - T (W)	FCT	FCA	In' (A)	Ip (A)	Seção (mm2)	lc (A)	Disj (A)	dV par. (%)	dV total (%)	Status	
QD2		F+N+T	B1	220 V	780	568	R	568				1.00	1.00	3.5	3.5	2.5	24.0	10	0.19	2.29	OK
1	ILUMINAÇÃO - RECEP. MELGUEIRAS, EXPEDIÇÃO E SL DE DECANADORES	F+N	B1	220 V	432	216	R	216				1.00	0.54	3.6	2.0	2.5	24.0	10	0.16	2.26	OK
	c				144	72	R	72				1.00	0.54	1.2	2.5	24.0				OK	
	b				144	72	R	72				1.00	0.54	1.2	2.5	24.0				OK	
2	ILUMINAÇÃO - SL DE PROCESSAMENTO, HIGIENIZAÇÃO E SL EMBALAGEM	F+N	B1	220 V	432	216	R	216				1.00	0.54	3.6	2.0	2.5	24.0	10	0.25	2.35	OK
	d				144	72	R	72				1.00	0.54	1.2	2.5	24.0				OK	
	e				144	72	R	72				1.00	0.54	1.2	2.5	24.0				OK	
	f				72	36	R	36				1.00	0.54	0.6	2.5	24.0				OK	
	g				72	36	R	36				1.00	0.54	0.6	2.5	24.0				OK	
	f				72	36	R	36				1.00	0.54	0.6	2.5	24.0				OK	
4	ILUMINAÇÃO - ÁREA EXTERNA (PROCESSAMENTO)	F+N	B1	220 V	224	112	R	112				1.00	0.54	1.9	1.0	2.5	24.0	10	0.13	2.23	OK
5	TUG's - RECEP. MELGUEIRAS, EXPEDIÇÃO E SL DE DECANADORES	F+N+T	B1	220 V	778	700	R	700				1.00	0.54	6.5	3.5	2.5	24.0	10	0.25	2.36	OK
6	TUG's - SL DE PROCESSAMENTO	F+N+T	B1	220 V	1444	1300	R	1300				1.00	0.54	12.2	6.6	2.5	24.0	10	1.14	3.24	OK
7	TUG's - HIGIENIZAÇÃO E SL EMBALAGEM	F+N+T	B1	220 V	1444	1300	R	1300				1.00	0.54	12.2	6.6	2.5	24.0	10	0.83	2.93	OK
9	TUE - CENTRIFUGA	F+N+T	B1	220 V	2437	1472	R	1472				1.00	0.54	20.5	11.1	4	32.0	16	1.34	3.44	OK
TOTAL					7972	5884	R	5884	0	0											

Quadro de Demanda (QD1)			
Tipo de carga	Polência instalada (kVA)	Fator de demanda (%)	Demanda (kVA)
Iluminação e TUG's (Escritórios e salas comerciais)	5.54	100.00	5.54
Motores	2.44	100.00	2.44
TOTAL			7.97

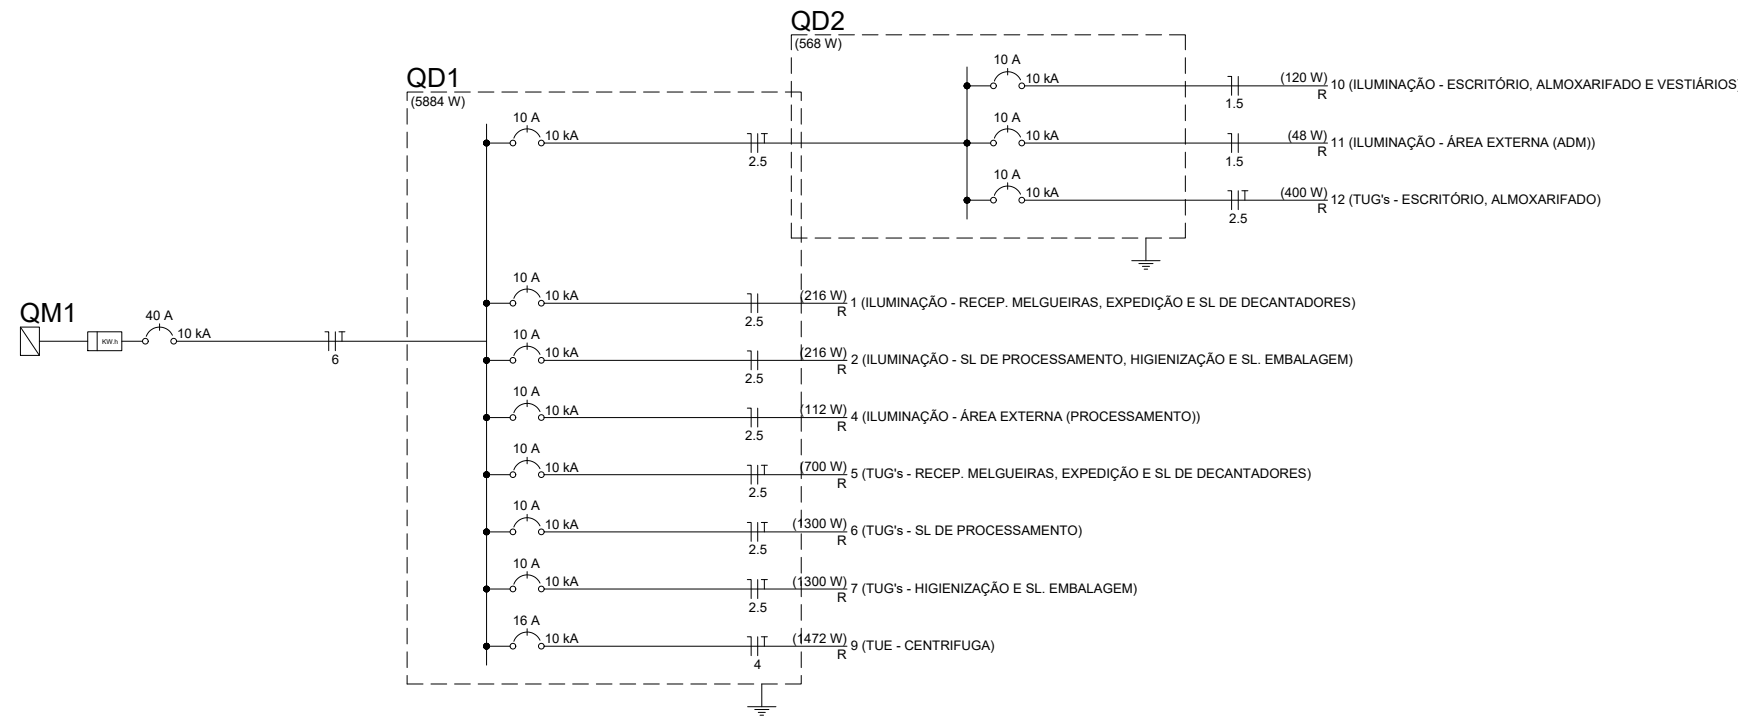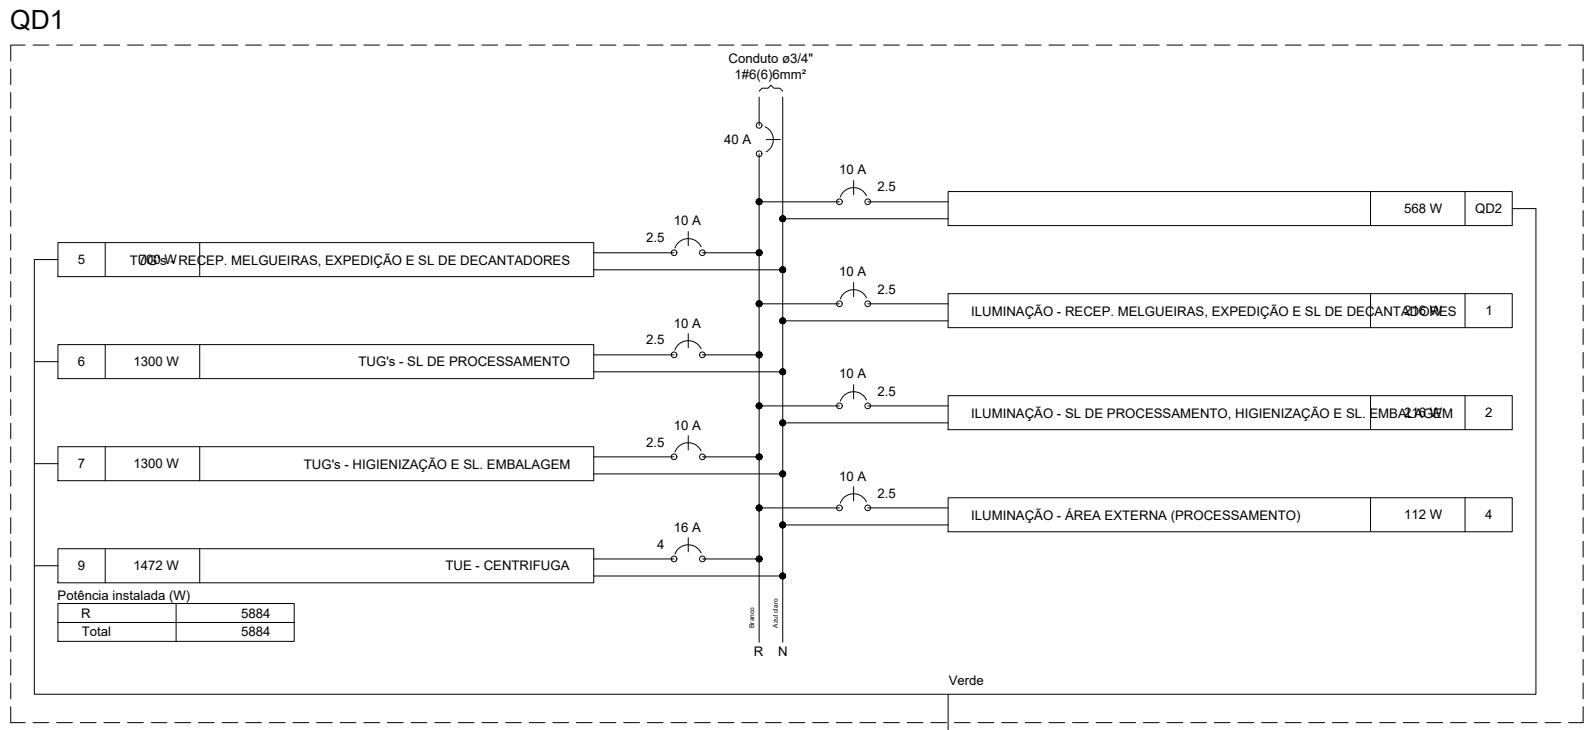




Unidade de Beneficiamento de Produtos das Abelhas

PROJETO:		PROJETO ELÉTRICO			
PLANTA:		PLANTA BAIXA ELÉTRICA		NÚMERO: ELE	
PROJETO - AUTORIA:		Tarcísio Araújo		01/03	
REVISADA EM:		CRIA:051948008-2			
R1:DATA_NOME R2:DATA_NOME		ORÇAMENTO: 0000			
DESENHO:		ESCALA:		DATA:	
DESENHISTA		INDICADA		MARÇO/2025	
				MUNICÍPIO: ÁGUA FRIA	


Quadro de Cargas (QD2)																					
Circuito	Descrição	Esquema	Método de inst.	Tensão (V)	Pot. total. (VA)	Pot. total. (W)	Fases	Pot. - R (A)	Pot. - S (W)	Pot. - T (W)	FCT	FCA	In' (A)	Ip (A)	Seção (mm2)	Ic (A)	Disj	dV parc (%)	dV total (%)	Status	
10	ILUMINAÇÃO - ESCRITÓRIO, ALMOXARIFADO E VESTIÁRIOS	F+N	B1	220 V	240	120	R	120				1.00	0.70	1.2	1.1	1.5	17.5	10	0.14	2.43	OK
	j				48	24	R	24				1.00	0.70	0.3		1.5	17.5				OK
	i				48	24	R	24				1.00	0.70	0.3		1.5	17.5				OK
	l				72	36	R	36				1.00	0.70	0.5		1.5	17.5				OK
	k				72	36	R	36				1.00	0.70	0.5		1.5	17.5				OK
11	ILUMINAÇÃO - ÁREA EXTERNA (ADM)	F+N	B1	220 V	96	48	R	48				1.00	0.70	0.4	0.4	1.5	17.5	10	0.05	2.33	OK
12	TUG's - ESCRITÓRIO, ALMOXARIFADO	F+N+T	B1	220 V	444	400	R	400				1.00	0.70	2.2	2.0	2.5	24.0	10	0.06	2.35	OK
TOTAL					780	568	R	568	0	0											

Quadro de Demanda (QD2)			
Tipo de carga	Potência instalada (kVA)	Fator de demanda (%)	Demanda (kVA)
Iluminação e TUG's (Escritórios e salas comerciais)	0.78	100.00	0.78
TOTAL			0.78

QD2

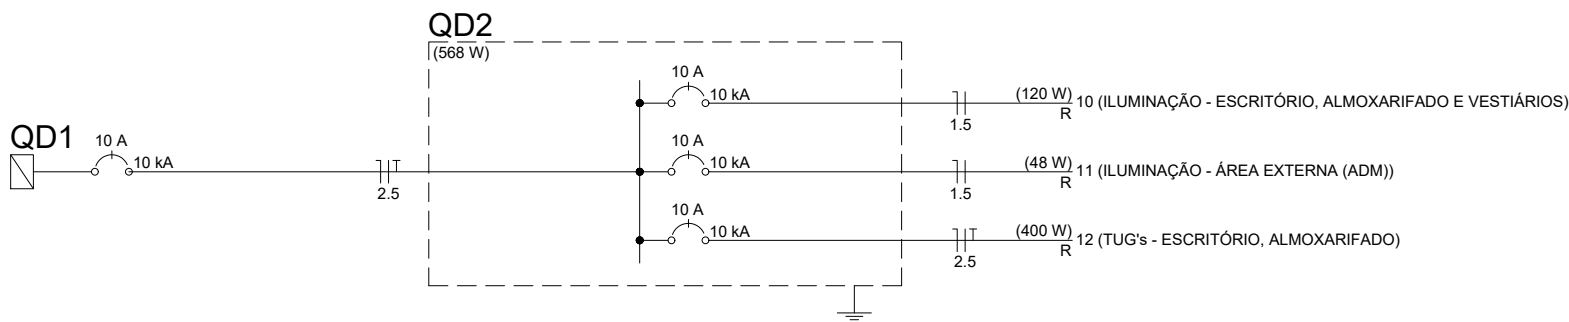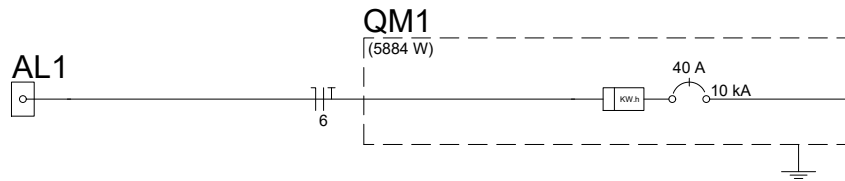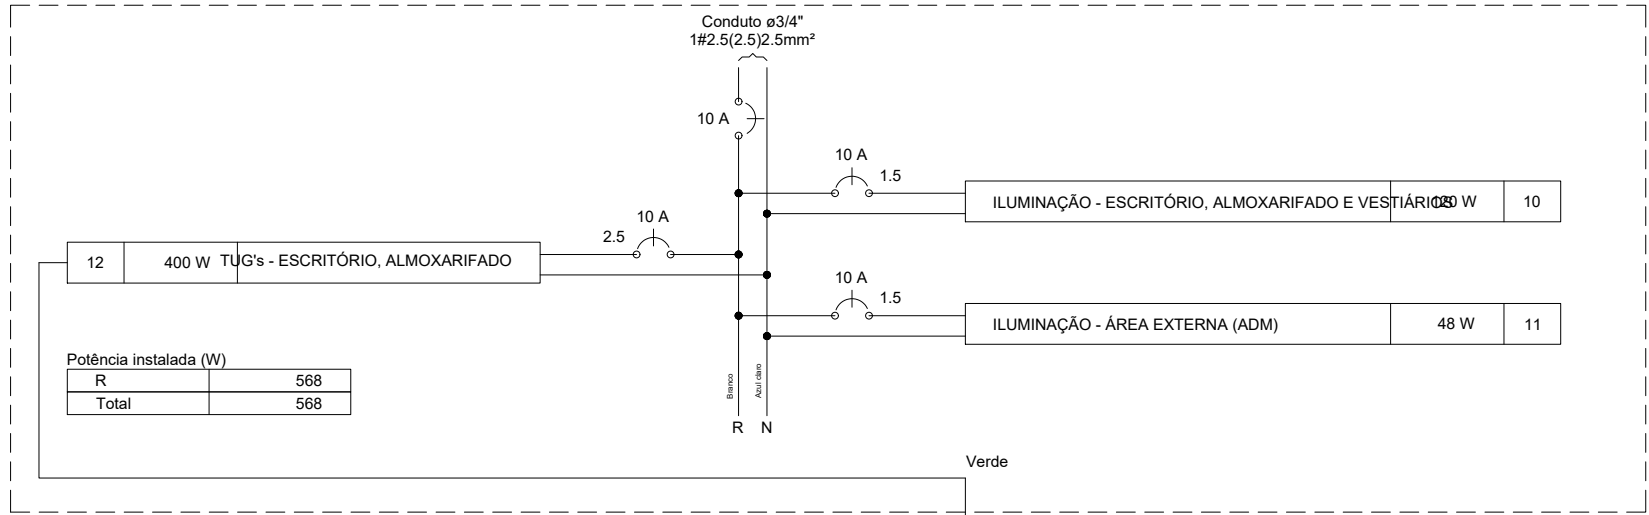


QM1

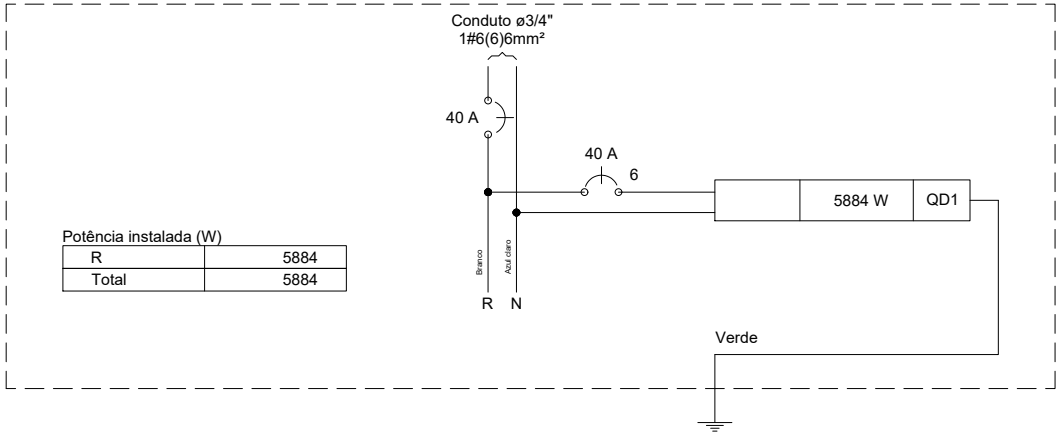


Quadro de Cargas (QM1)																				
Circuito	Descrição	Esquema	Método de inst.	Tensão (V)	Pot. total. (VA)	Pot. total. (W)	Fases	Pot. - R (W)	Pot. - S (W)	Pot. - T (W)	FCT	FCA	In' (A)	Ip (A)	Seção (mm2)	Ic (A)	Disj (A)	dV parc (%)	dV total (%)	Status
QD1		F+N+T	B1	220 V	7972	5884	R	5884			1.00	1.00	36.2	36.2	6	41.0	40	1.32	2.10	OK
TOTAL					7972	5884	R	5884	0	0										

Quadro de Demanda (QM1)			
Tipo de carga	Potência instalada (kVA)	Fator de demanda (%)	Demanda (kVA)
Iluminação e TUG's (Escritórios e salas comerciais)	5.54	100.00	5.54
Motores	2.44	100.00	2.44
TOTAL			7.97



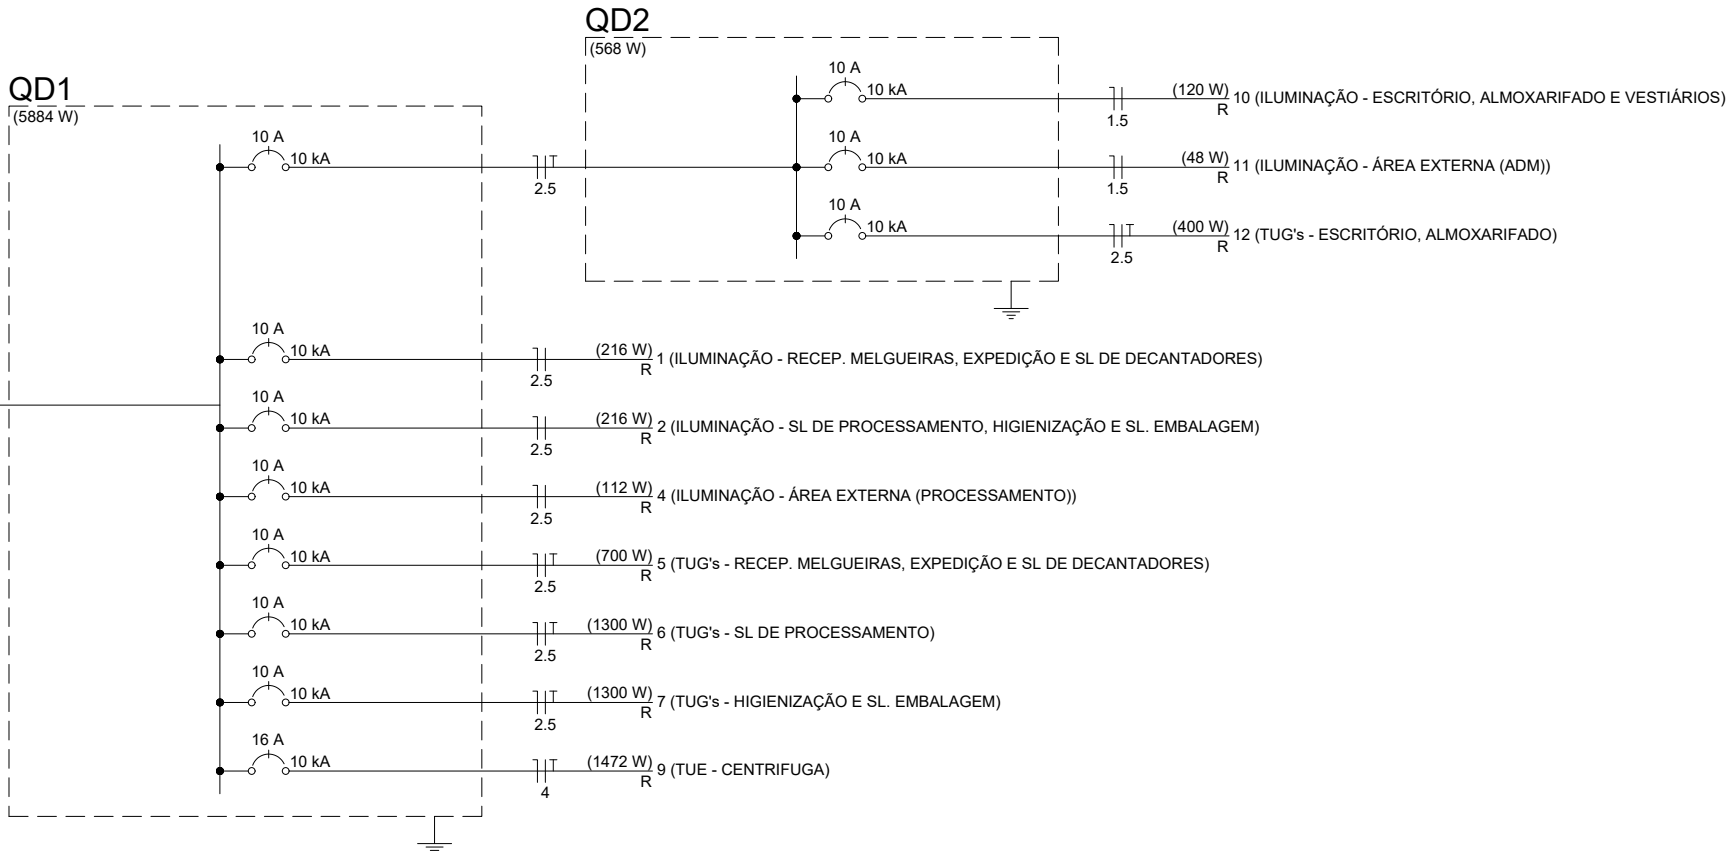


Unidade de Beneficiamento de Produtos das Abelhas


PROJETO: PROJETO ELÉTRICO			
PLANTA: QUADROS E DIAGRAMAS		NÚMERO: ELE 02/03	
PROJETO - AUTORIA: Tarcísio Araújo		CREA:051948008-2	
REVISADA EM: R1:DATA_NOME R2:DATA_NOME		ORÇAMENTO: 0000	
DESENHO: DESENHISTA		ESCALA: SEM ESCALA	DATA: MARÇO/2025
		MUNICÍPIO: ÁGUA FRIA	

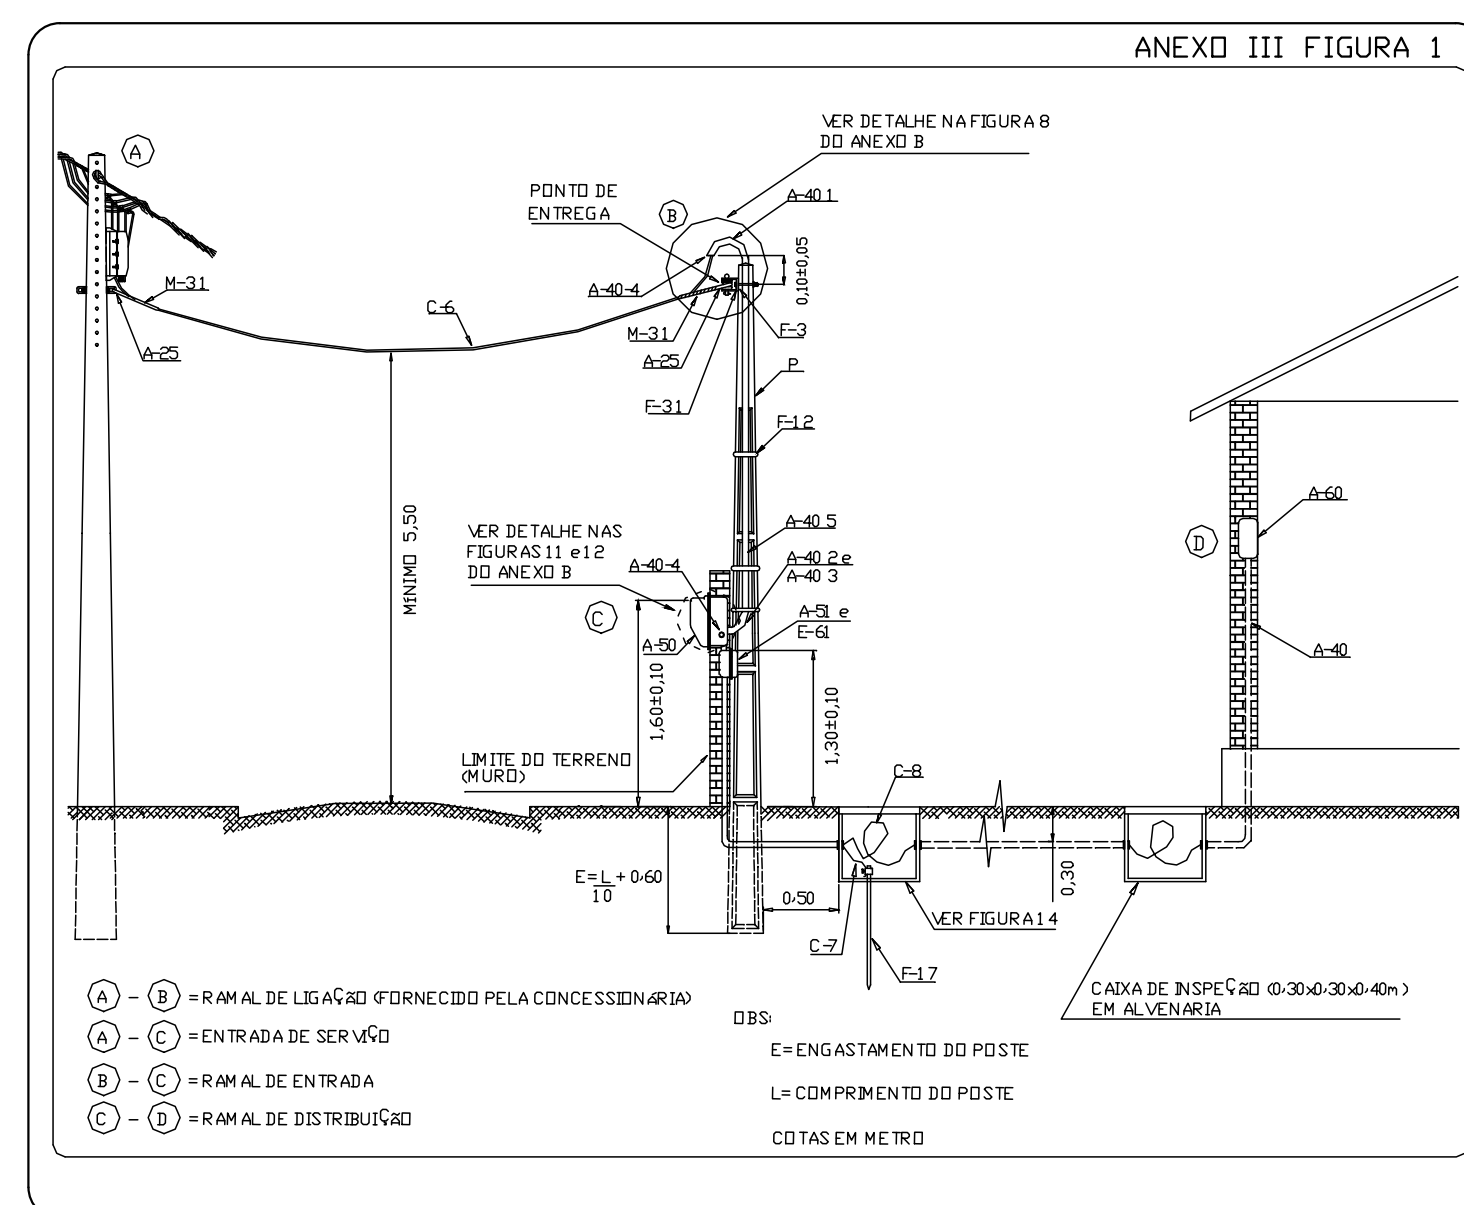


MEDIÇÃO EM MURO - RAMAL DE LIGAÇÃO COM TRAVESSIA DE RUA - RAMAL DE CARGA SUBTERRÂNEA

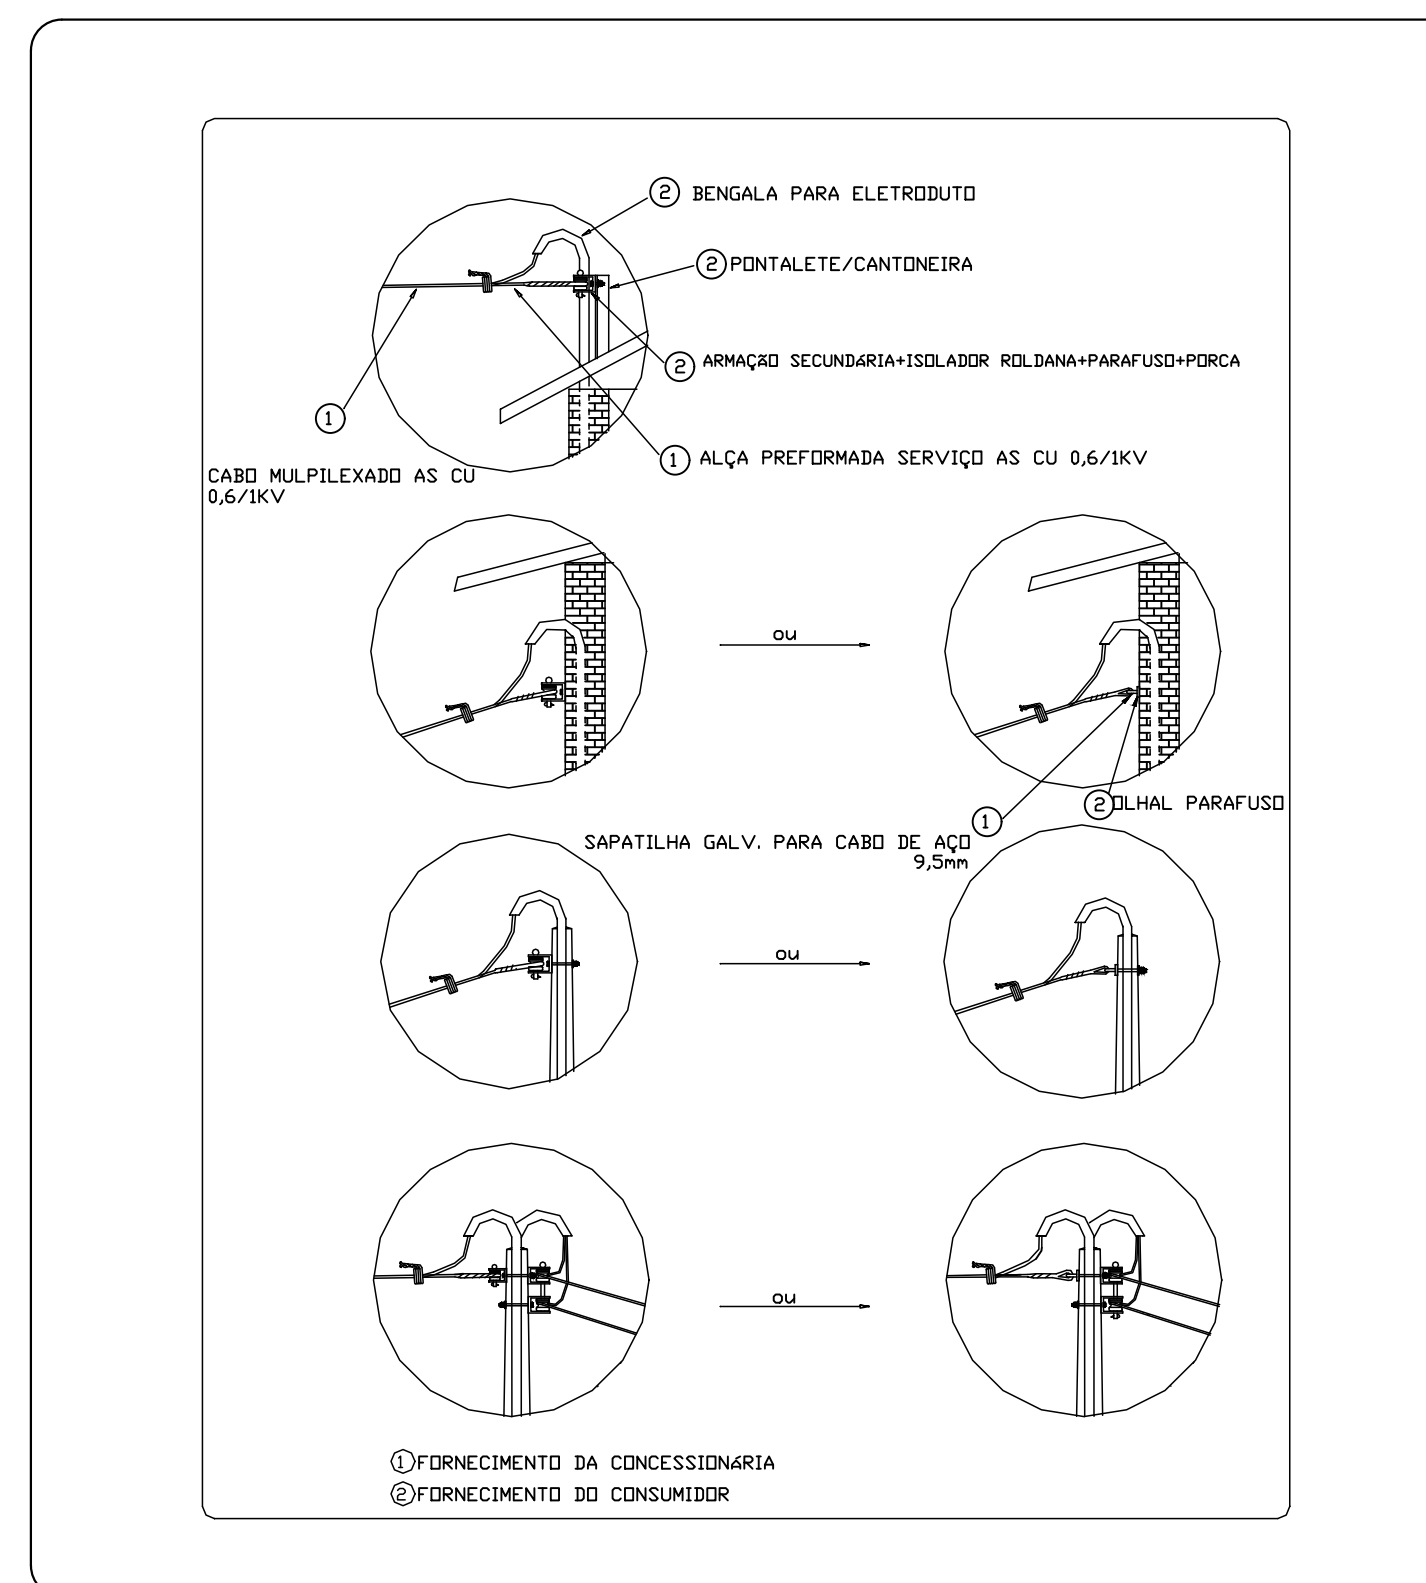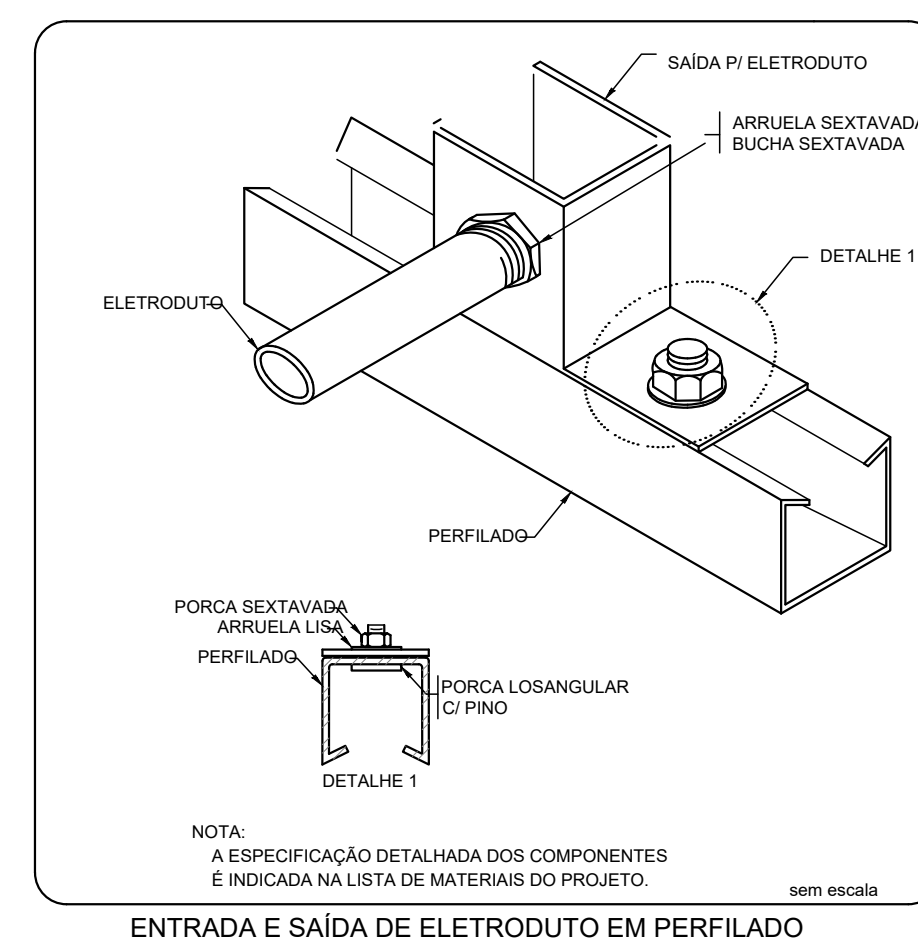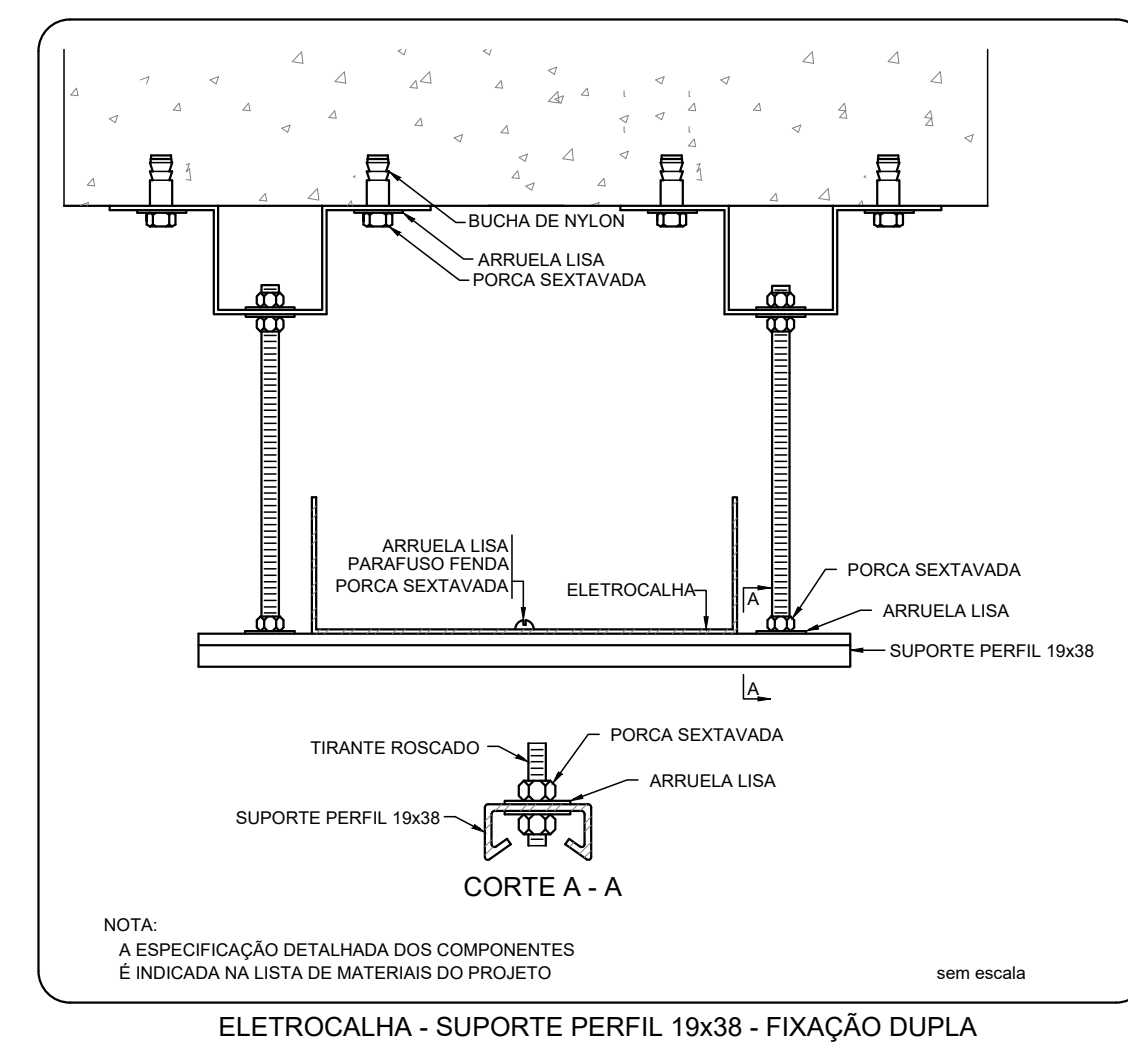

DETALHES DOS PONTOS DE ENTREGA MONOFÁSICO

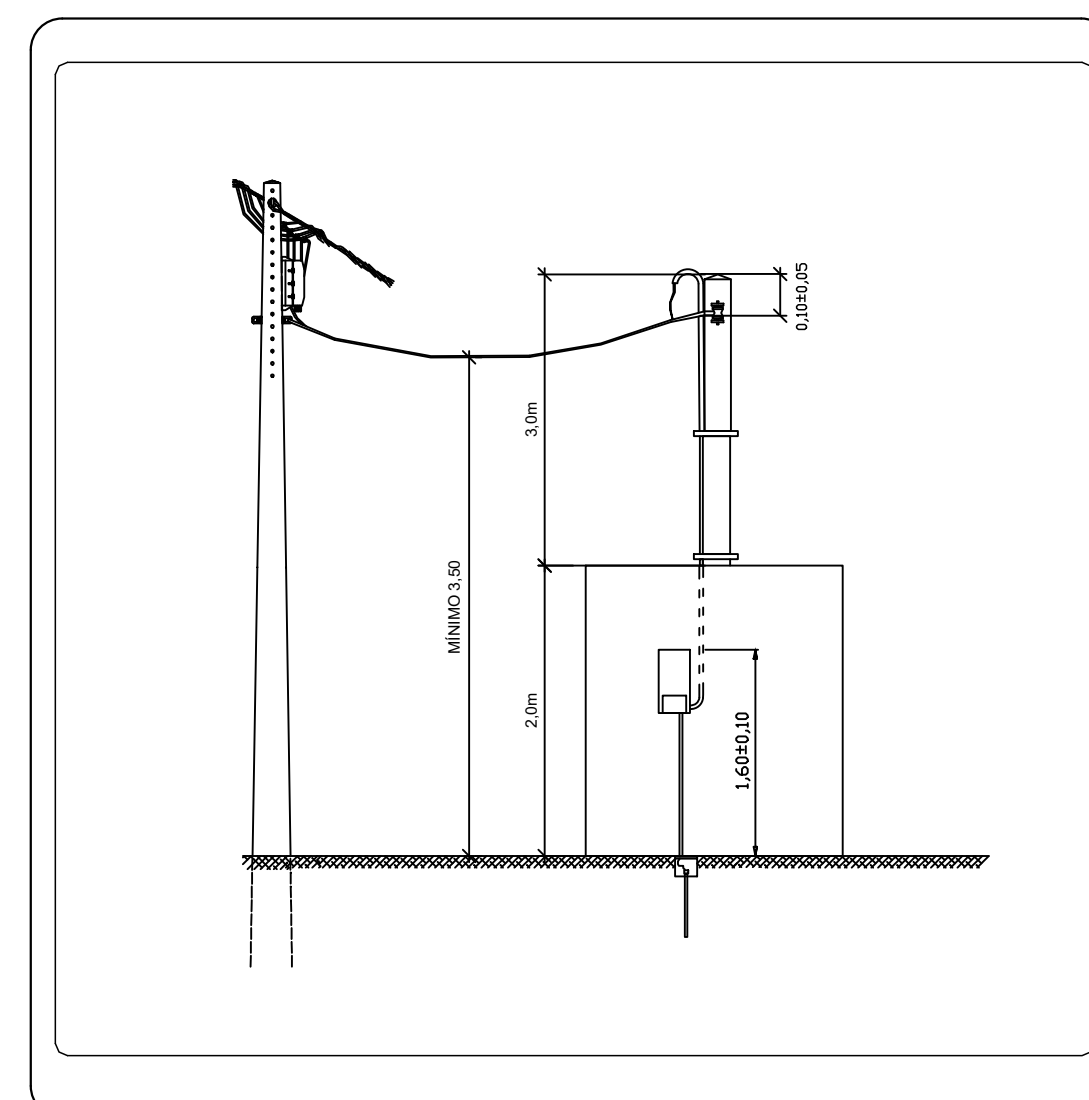

MEDICÃO EM MURO - RAMAL DE LIGAÇÃO SEM TRAVESSIA DE RUA -
RAMAL DE CARGA SUBTERRÂNEA - VISTA FRONTAL

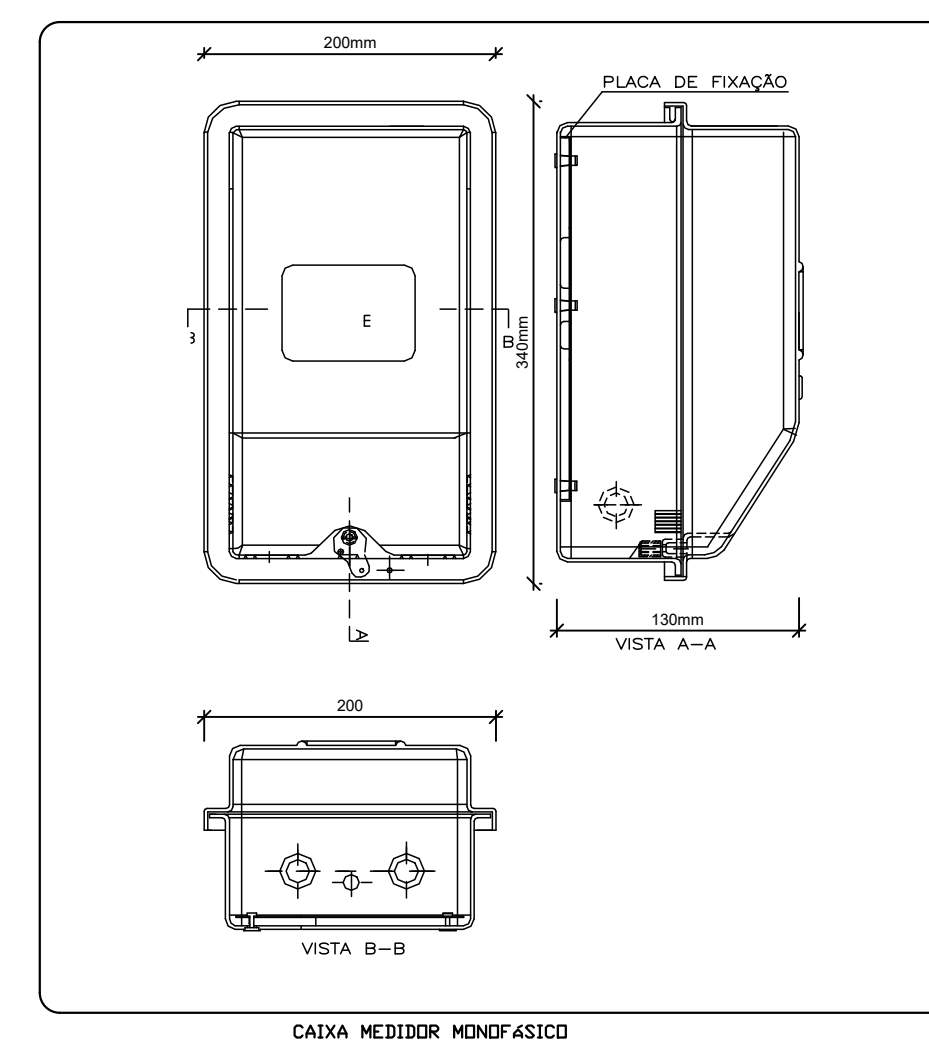

CAIXA MEDIDOR MONOFÁSICO



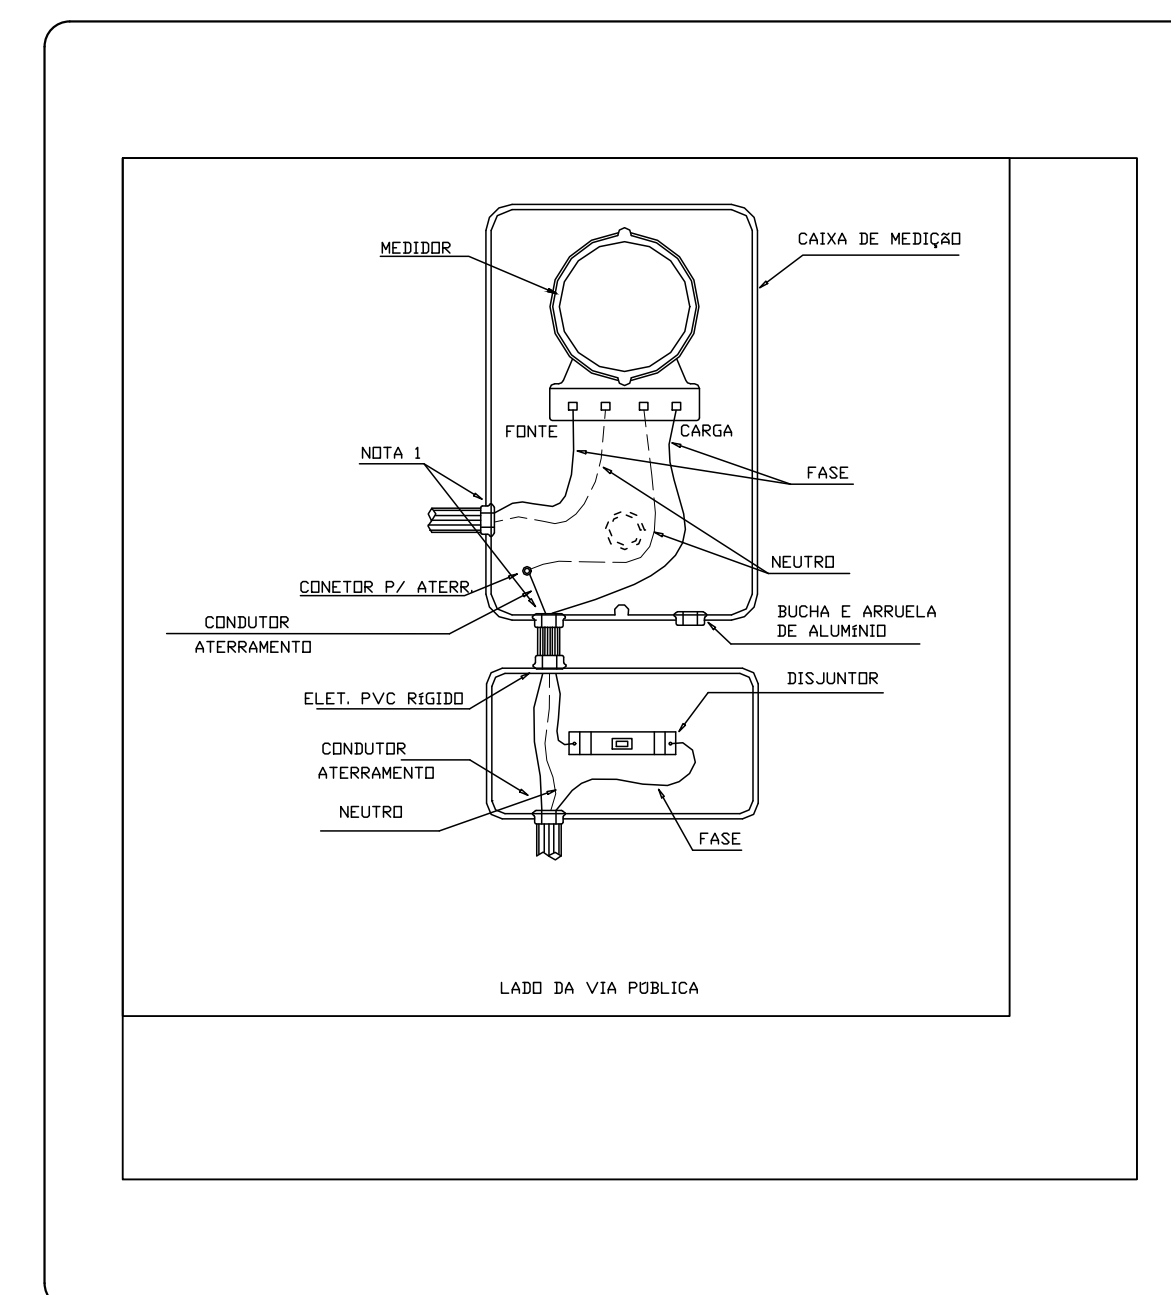



FIGURA 9 - DETALHE DA LIGAÇÃO DO MEDIDOR MONOFÁSICO - ANEXO III

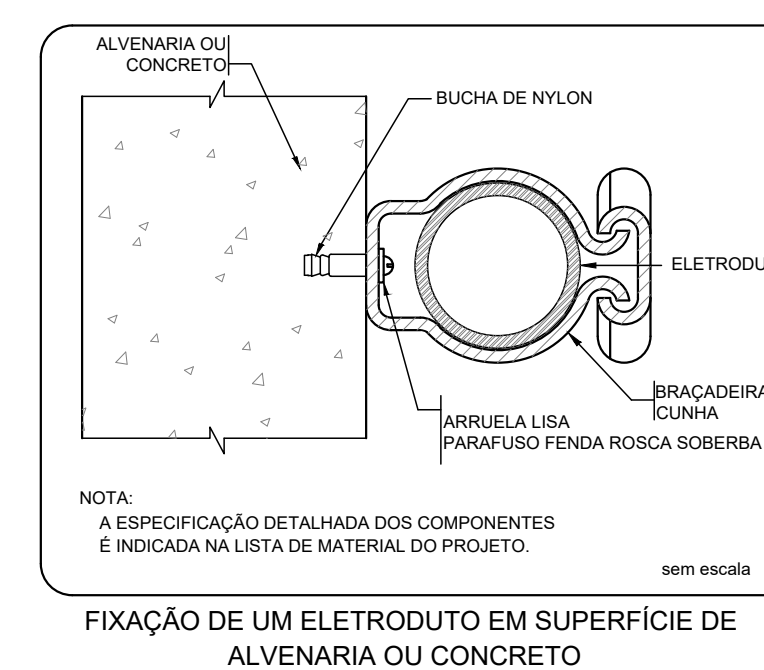


FIXAÇÃO DE UM ELETRODUTO EM SUPERFÍCIE DE ALVENARIA OU CONCRETO

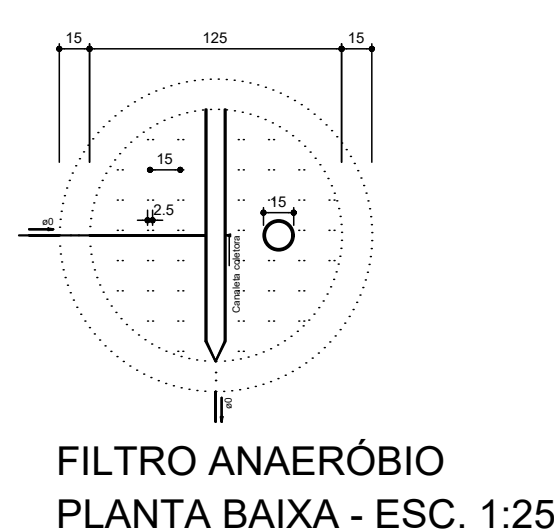


FILTRO ANAERÓBIO
PLANTA BAIXA - ESC. 1:25

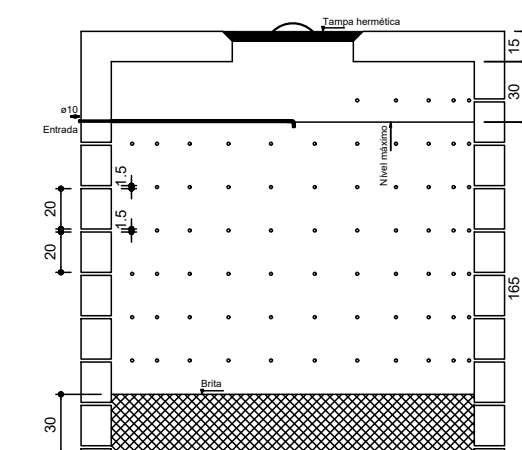


SUMIDOURO
CORTE - ESC. 1:25

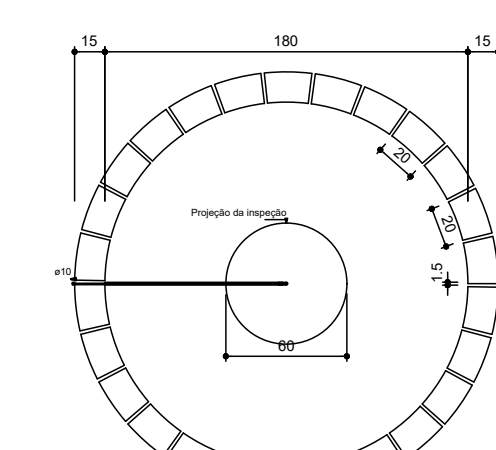


SUMIDOURO
PLANTA BAIXA - ESC. 1:25

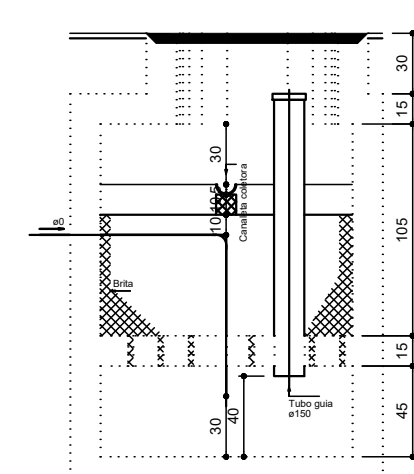


FILTRO ANAERÓBIO
CORTE - ESC. 1:25

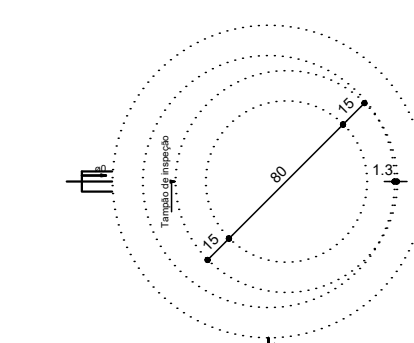

FILTRO ANAERÓBIO
PLANTA BAIXA - ESC. 1:25

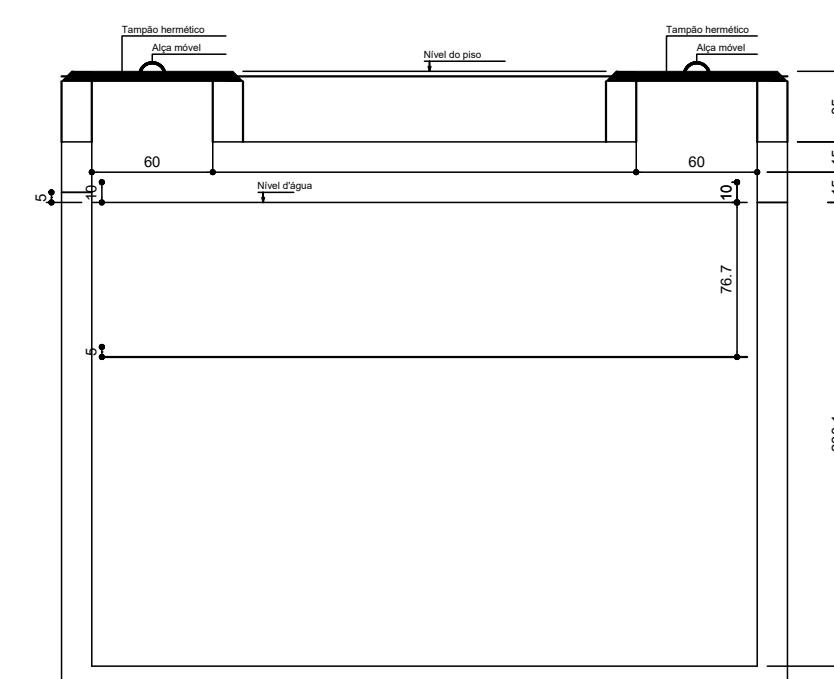

TANQUE SÉPTICO
CORTE - ESC. 1:25

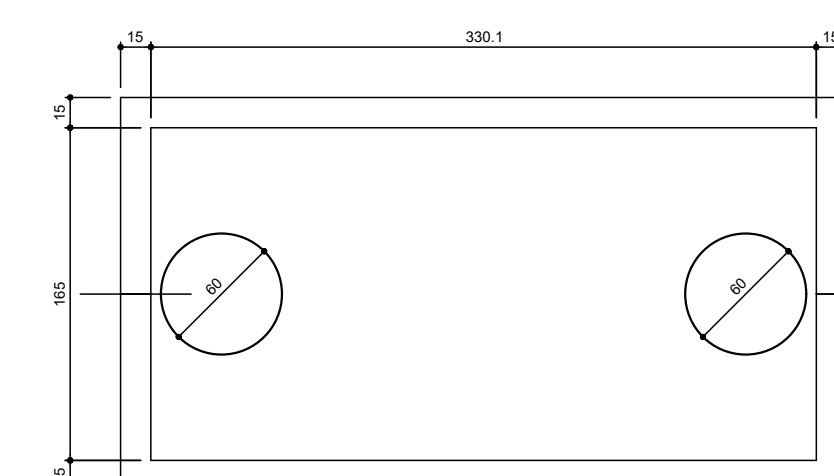

TANQUE SÉPTICO
PLANTA BAIXA - ESC. 1:25