


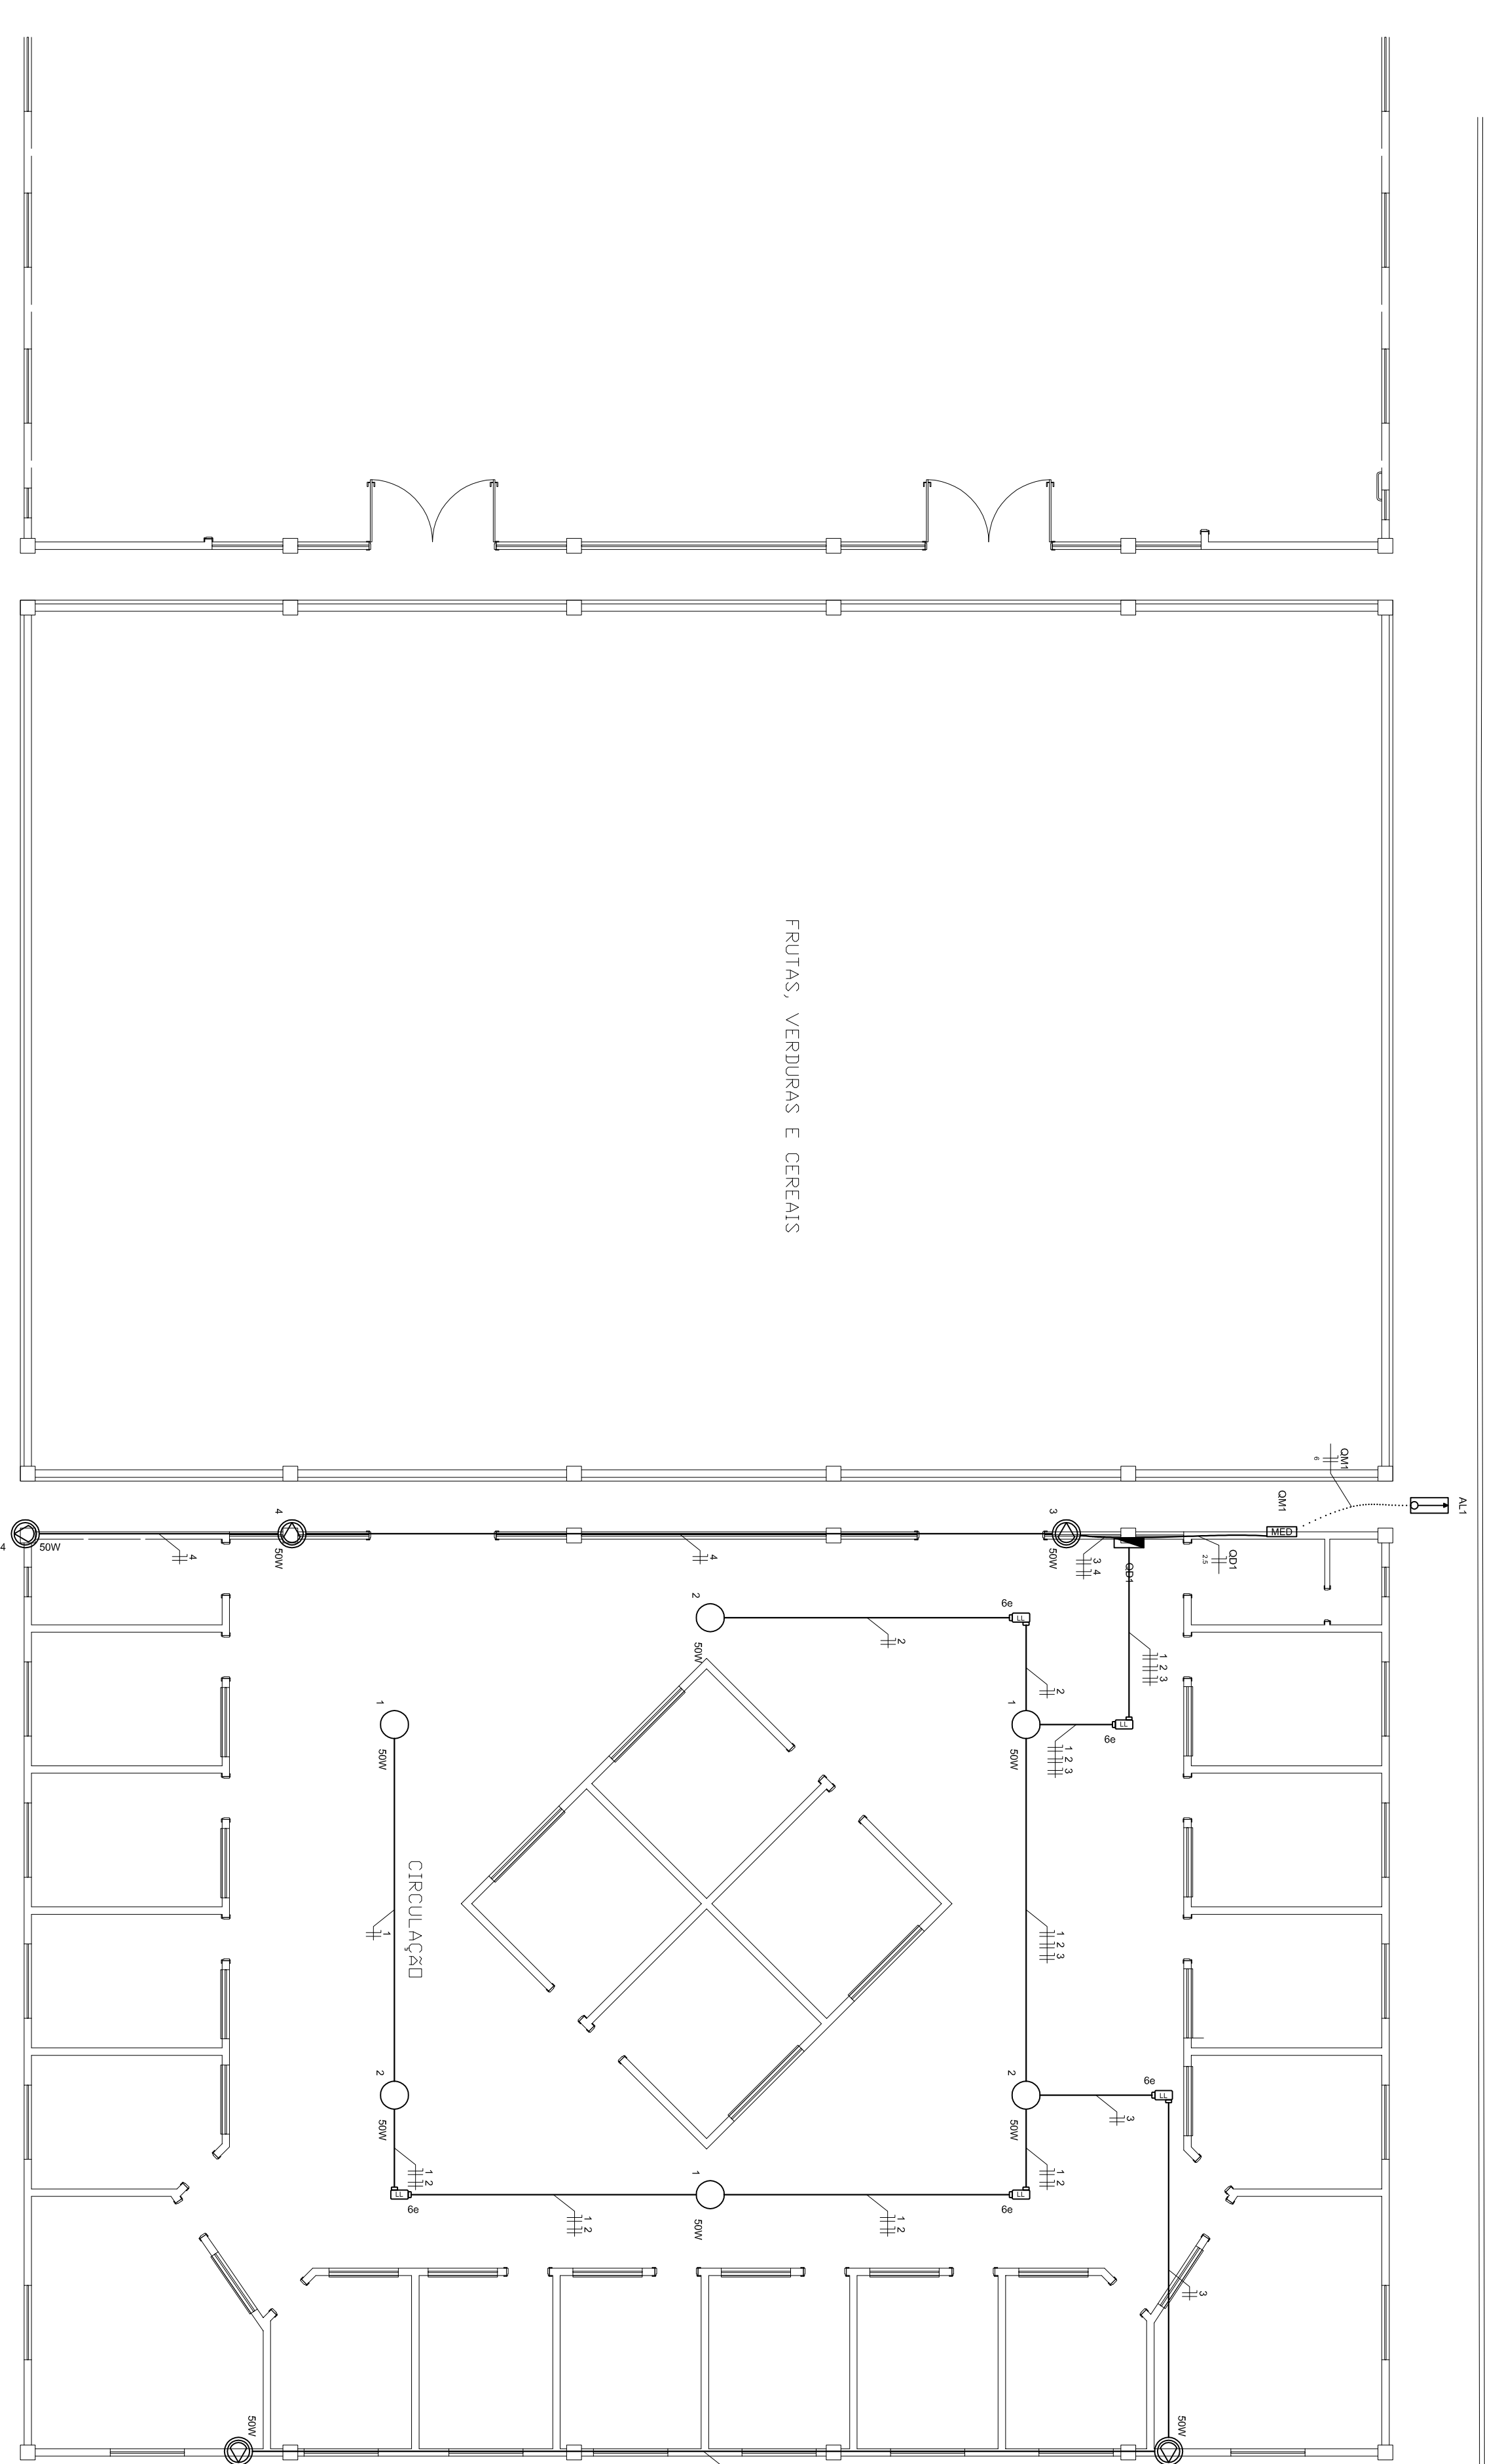

Legenda das indicações
de Conduites PVC 6 entradas - Modelo LL - 3/4"

Legenda	
	Conduite de PVC 6 entradas - Modelo LL
	Entrada de serviço
	Luminária p/ lâmpada led Bulbo
	Quadro de distribuição
	Quadro de medição
	Refletor de led

Legenda de condutos	
	Teto
	Piso

10



PROJETO ESPECÍFICO
MERCADO MUNICIPAL ANDORINHA

PROJETO ELÉTRICO

PLANTA: PLANTA BAIXA ILUMINAÇÃO E CIRCULAÇÃO

AUTOR: FRANCISCO GILVAM JARDIM
CREAÇÃO: 12/095
VERSÃO REVISADA EM:

NÚMERO: ELE
01/02

DESENHO: TOMÁS SIMÕES

ESCALA: 1:100

DATA: ABRIL / 2017

LOCALIZAÇÃO: ANDORINHA