


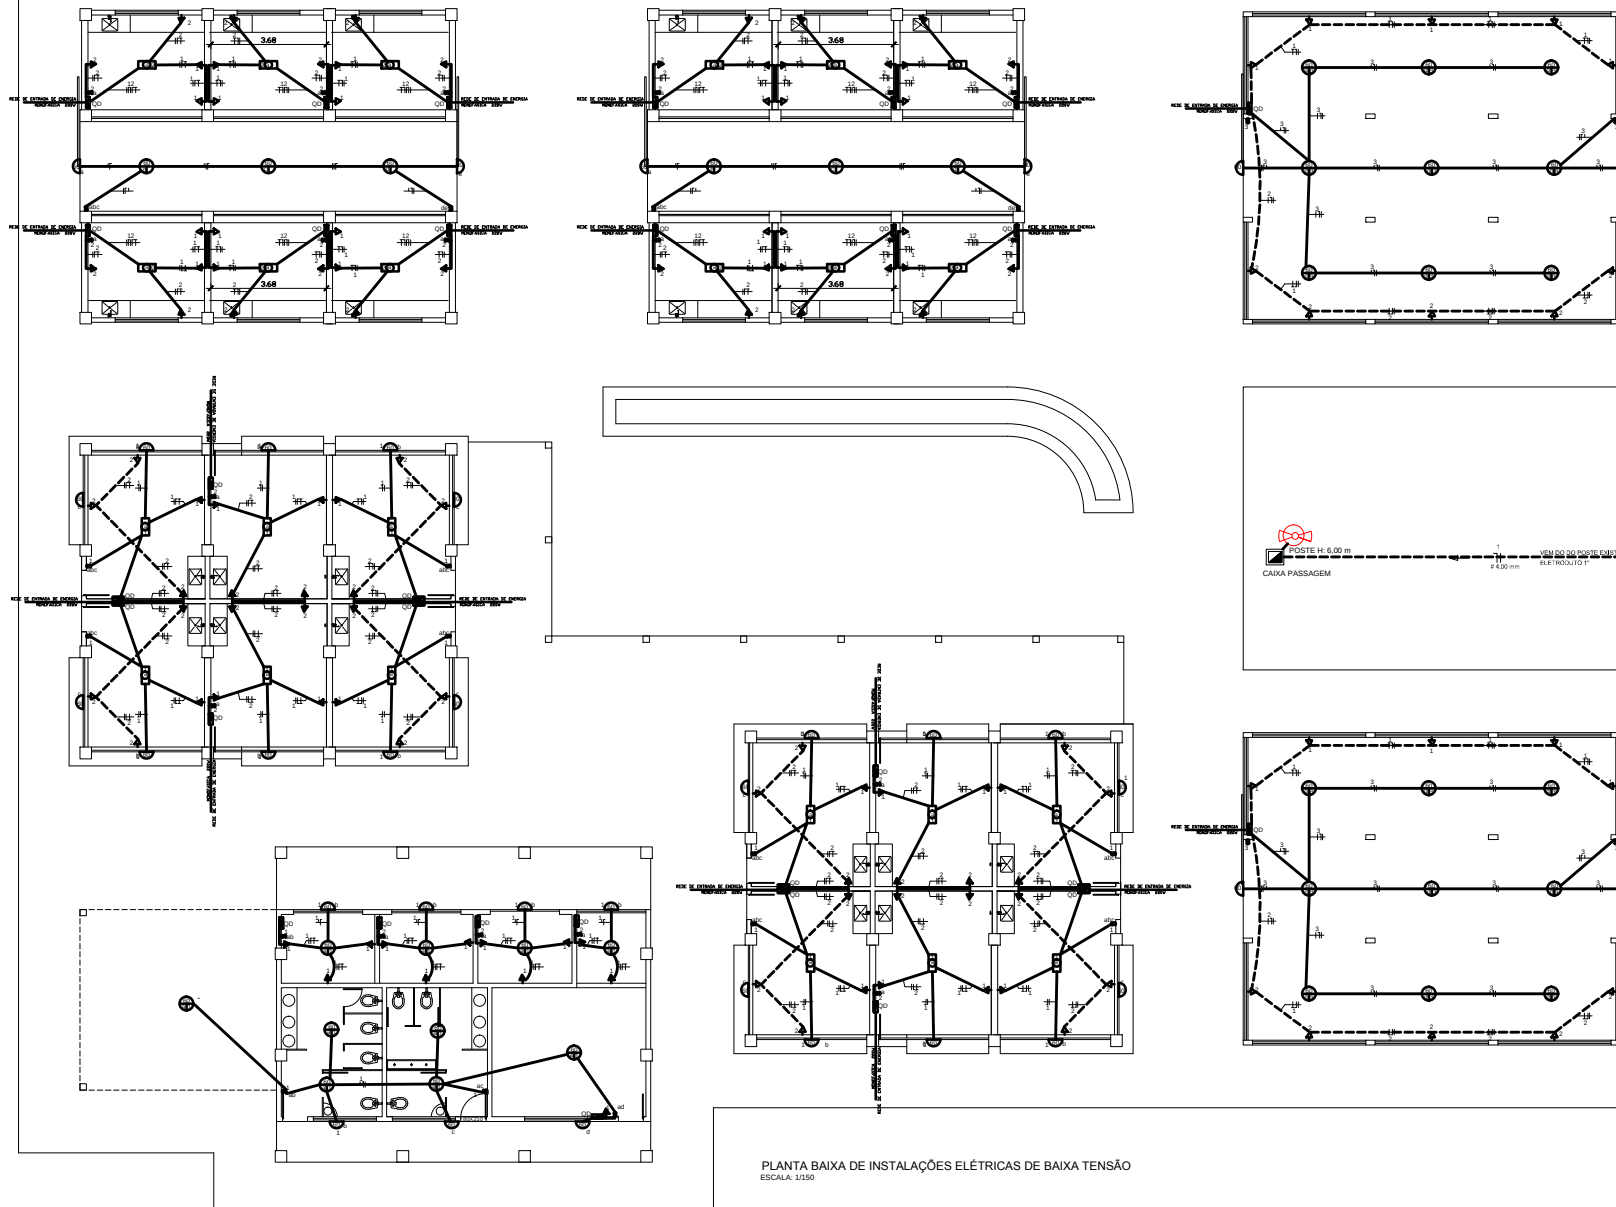

PLANTA BAIXA DE INSTALAÇÕES ELÉTRICAS DE BAIXA TENSÃO
ESCALA: 1:150

LUMINÁRIAS LUMINÁRIA FLUORESCENTE NO TETO LUMINÁRIA INCANDESCENTE DE EMBAIXA NA PAREDE Poste de iluminação em concreto armado de 6,00 m PI - PONTA DA LÂMPADA EL - EMBOLO DA LÂMPADA CL - CORDÃO DA LÂMPADA	TUBOS TUBO 30x30 - 1,20 m TUBO 30x30 - 1,20 m TUBO 30x30 - 1,20 m	QUADRO DE DISTRIBUIÇÃO DE ENERGIA Caixa de Passagem em concreto ELETRICIDADE NO PISO TUBO 30x30 - 1,20 m LÂMPADA INTERRUPTOR CHAVEIRO	DETALHE 01 REDE DE ENERGIA DA COZINHA TUBO 30x30 - 1,20 m REDE DE ENERGIA DA COZINHA TUBO 30x30 - 1,20 m	DETALHE 02 REDE DE ENERGIA DA COZINHA TUBO 30x30 - 1,20 m REDE DE ENERGIA DA COZINHA TUBO 30x30 - 1,20 m	PREFEITURA MUNICIPAL DE COTEGIPE REFORMA DO MERCADO MUNICIPAL Centro, Sede do Município Projeto: 01/02 Local: CENTRO, SEDE DO MUNICÍPIO Descrição: PROJETO ELÉTRICO Planta Baixa de Baixa Tensão Projeto: PAULO CESAR Projeto: LUCIANO DOUGLAS GOMES Projeto: RAFAELA CUNHA DA SILVA	COTEGIPE Projeto: 01/02 Local: CENTRO, SEDE DO MUNICÍPIO Descrição: PROJETO ELÉTRICO Planta Baixa de Baixa Tensão Projeto: PAULO CESAR Projeto: LUCIANO DOUGLAS GOMES Projeto: RAFAELA CUNHA DA SILVA	COTEGIPE Projeto: 01/02 Local: CENTRO, SEDE DO MUNICÍPIO Descrição: PROJETO ELÉTRICO Planta Baixa de Baixa Tensão Projeto: PAULO CESAR Projeto: LUCIANO DOUGLAS GOMES Projeto: RAFAELA CUNHA DA SILVA
---	--	---	--	--	---	--	--