


PLANTA BAIXA PAV 1

Legenda das indicações	
CX/PAS	Caixa de passagem aço pintada - 400x400x150mm
Se	Condutiles PVC 5 entradas - Modelo T - 3/4"
6e	Condutiles PVC 6 entradas - Modelo T - 3/4"
GLC	Tomada em condutiles de PVC 5 entradas - 3/4" - TUE - IMPRESSORA COMUM
IMP	Tomada em condutiles de PVC 5 entradas - 3/4" - TUE - IMPRESSORA A LASER
MIC	Tomada em condutiles de PVC 5 entradas - 3/4" - TUE - MICROCOMPUTADOR
TH	T horizontal 90° - 75x75mm
CH	Curva horizontal 90° - 50x50mm
SSE	Redução concêntrica - SAÍDA SLPE
CH	Curva horizontal 90° - 50x50mm
MMT	Multiposol metálico tubular (Empalux) - 250 W
Led	Tubulenes (Treschler) - 36W (2 X 18)

Legenda	
	Caixa de passagem
	Condutiles de PVC 5 entradas - Modelo T
	Condutiles de PVC 6 entradas - Modelo LL
	Curva horizontal 90°
	Interruptor simples 1 peça a 1,20m do piso
	Luminária p/ lâmpada de alta pressão
	Luminária p/ lâmpada led tubular
	Quadro de distribuição
	Redução concêntrica
	T horizontal 90°
	Tomada baixa a 0,30m do piso
	Tomada média a 1,20m do piso

Legenda de condutas	
	Direta
	Baixa

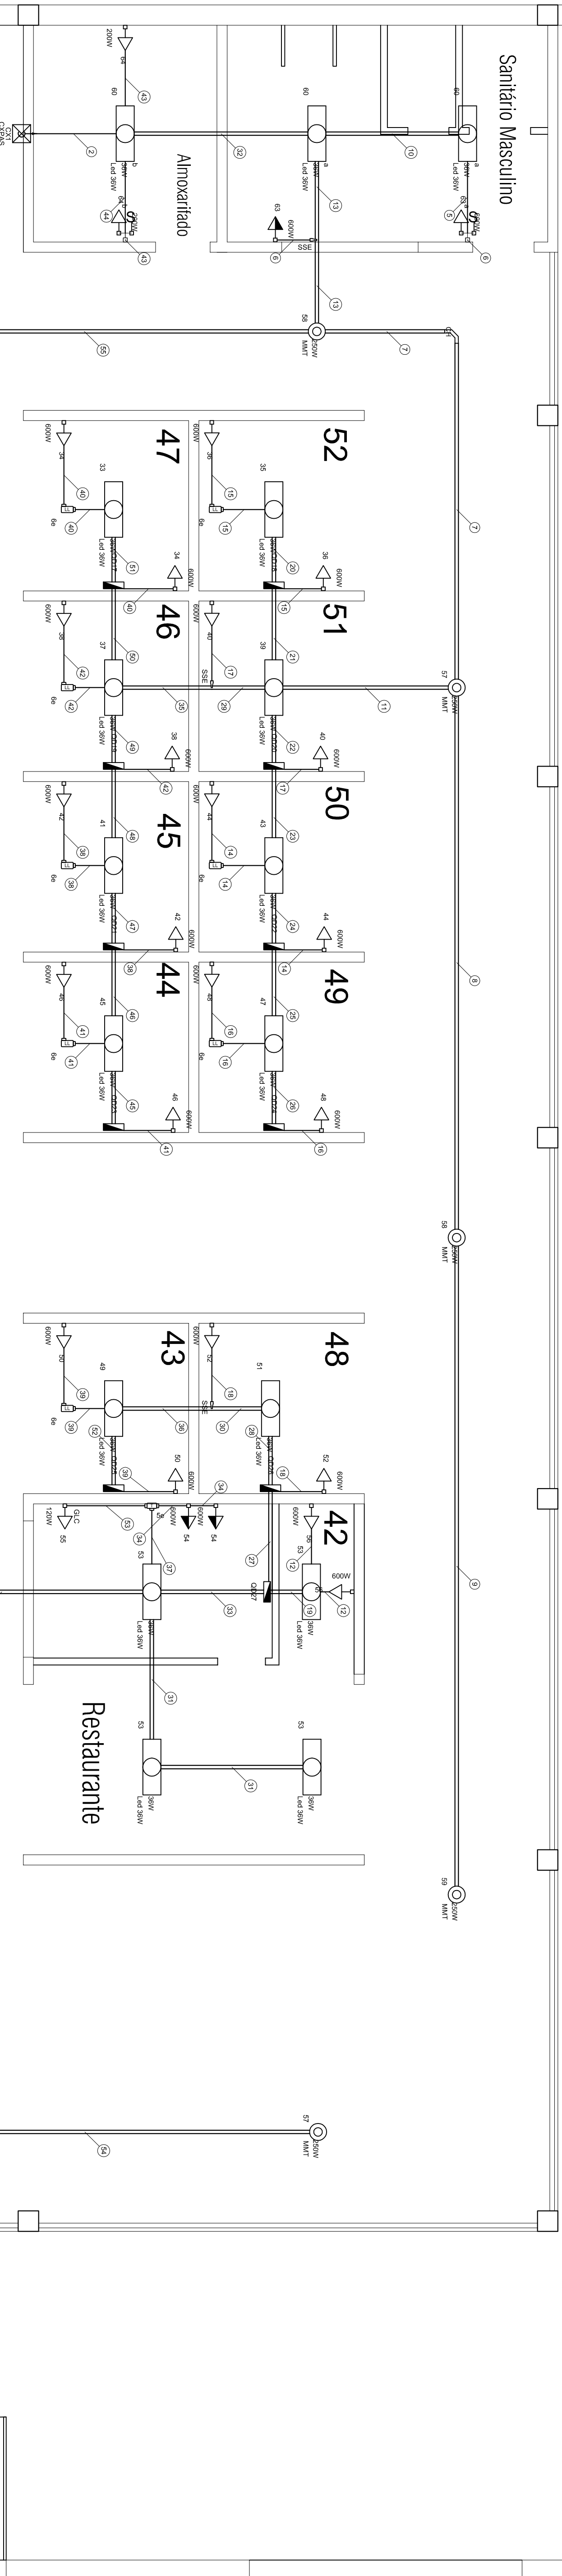

PROJETO ESPECÍFICO
MERCADO MUNICIPAL

ELÉTRICO

PLANTA BAIXA PAV SUPERIOR

FRANCISCO GILVAM JARDIM

VERSÃO REVISADA EM:

TOMÁS SIMÕES

ESCALA:

1:100

DATA:

DEZEMBRO / 2017

PROJETO:

AURELIANO LEAL

06/08