

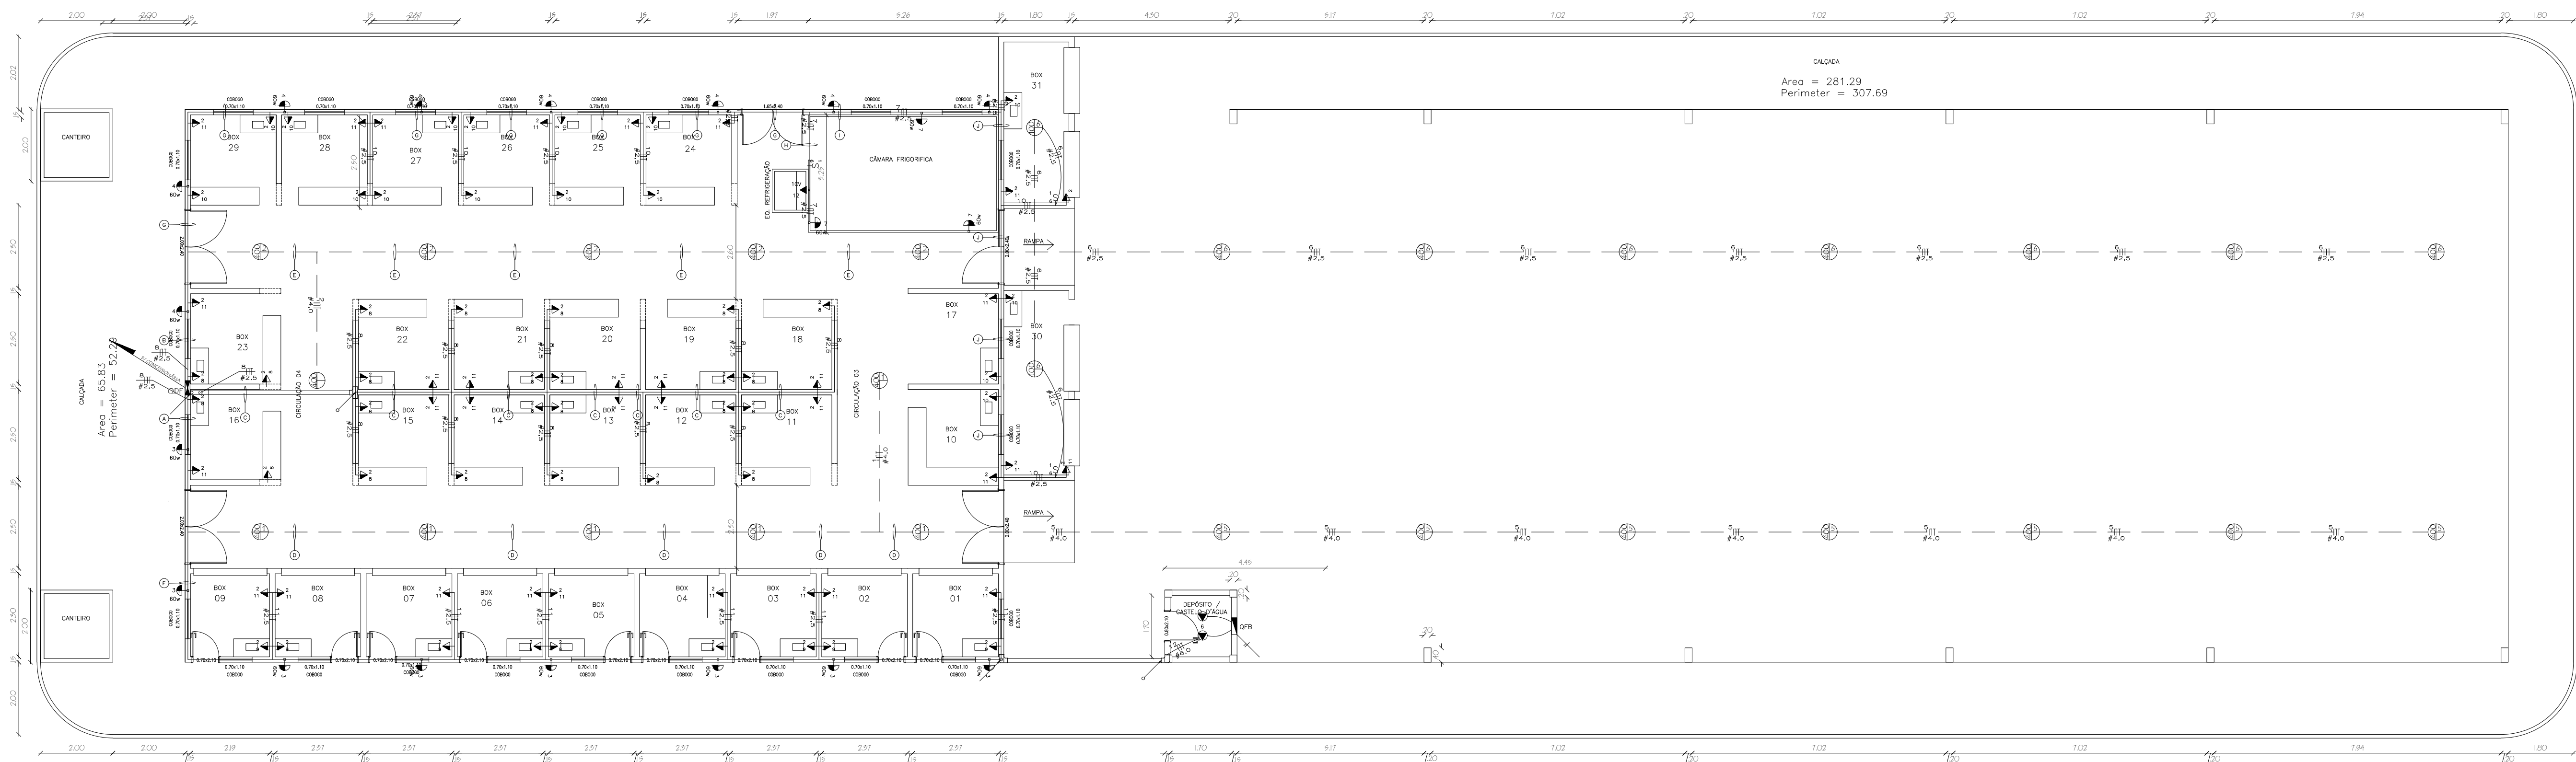


CIRC.	LAMPADAS (W)							TOMADAS (W)					MOTORES (CV)				CARGA	PERDA	FATOR	POT. APAR.	CORRENTE	DISJ.	FASE	CONDUTOR	TENSÃO	IDENTIFICAÇÃO	
	Nº	18	26	32	50	60	100	400	100	300	600	1000	ESP.	1/3	1/2	3/4	1	(W)	(W)	POT.	(VA)	(A)	(A)	ABC	(mm2)		(V)
A	1	-	-	-	-	-	-	05	-	-	-	-	-	-	-	-	-	2000	599	0,92	2174	5,71	20	A	2,5	220	ILUMINAÇÃO AÇOUGUE 01
	2	-	-	-	-	-	-	05	-	-	-	-	-	-	-	-	-	2000	599	0,92	2174	5,71	20	C	2,5	220	ILUMINAÇÃO AÇOUGUE 02
	3	-	-	-	-	08	-	-	-	-	-	-	-	-	-	-	-	480	144	0,92	522	1,61	15	C	2,5	127	ILUMINAÇÃO EXTERNA 01
	4	-	-	-	-	08	-	-	-	-	-	-	-	-	-	-	-	480	144	0,92	522	1,61	15	B	2,5	127	ILUMINAÇÃO EXTERNA 02
	5	-	-	-	-	-	-	07	-	-	-	-	-	-	-	-	-	2800	839	0,92	3044	5,91	20	C	2,5	220	ILUMINAÇÃO FEIRA LIVRE 01
	6	-	-	-	-	-	-	07	-	-	-	-	-	-	-	-	-	2800	839	0,92	3044	5,91	20	B	2,5	220	ILUMINAÇÃO FEIRA LIVRE 02
	7	-	-	-	-	-	03	-	-	-	-	-	-	-	-	-	-	180	54	0,92	196	1,07	10	B	2,5	127	ILUMINAÇÃO CÂMARA
	8	-	-	-	-	-	-	-	24	-	-	-	-	-	-	-	-	2400	-	1,00	2400	5,77	25	B	2,5	127	TOMADAS USO GERAL 01
	9	-	-	-	-	-	-	-	09	-	-	-	-	-	-	-	-	900	-	1,00	900	2,44	15	B	2,5	127	TOMADAS USO GERAL 02
	10	-	-	-	-	-	-	-	12	-	-	-	-	-	-	-	-	1200	-	1,00	1200	3,10	15	B	2,5	127	TOMADAS USO GERAL 03
	11	-	-	-	-	-	-	-	-	31	-	-	-	-	-	-	-	9300	-	1,00	9300	13,56	40	ABC	2,5	220	TOMADAS MÁQUINA DE CORTE
	12	-	-	-	-	-	-	-	-	-	-	-	-	-	-	-	01	4476	-	1,00	4476	13,56	30	ABC	6,0	220	COMPRESSOR CÂMARA
	13	-	-	-	-	-	-	-	-	-	-	-	-	-	-	-	01	4910	-	1,00	4910	13,56	30	ABC	6,0	220	BOMBA RESERVATÓRIO
	14																										
15																											RESERVA
16																											RESERVA
17																											RESERVA
18																		33.926		1,00	34.862	73.61	60		16,0		RESERVA

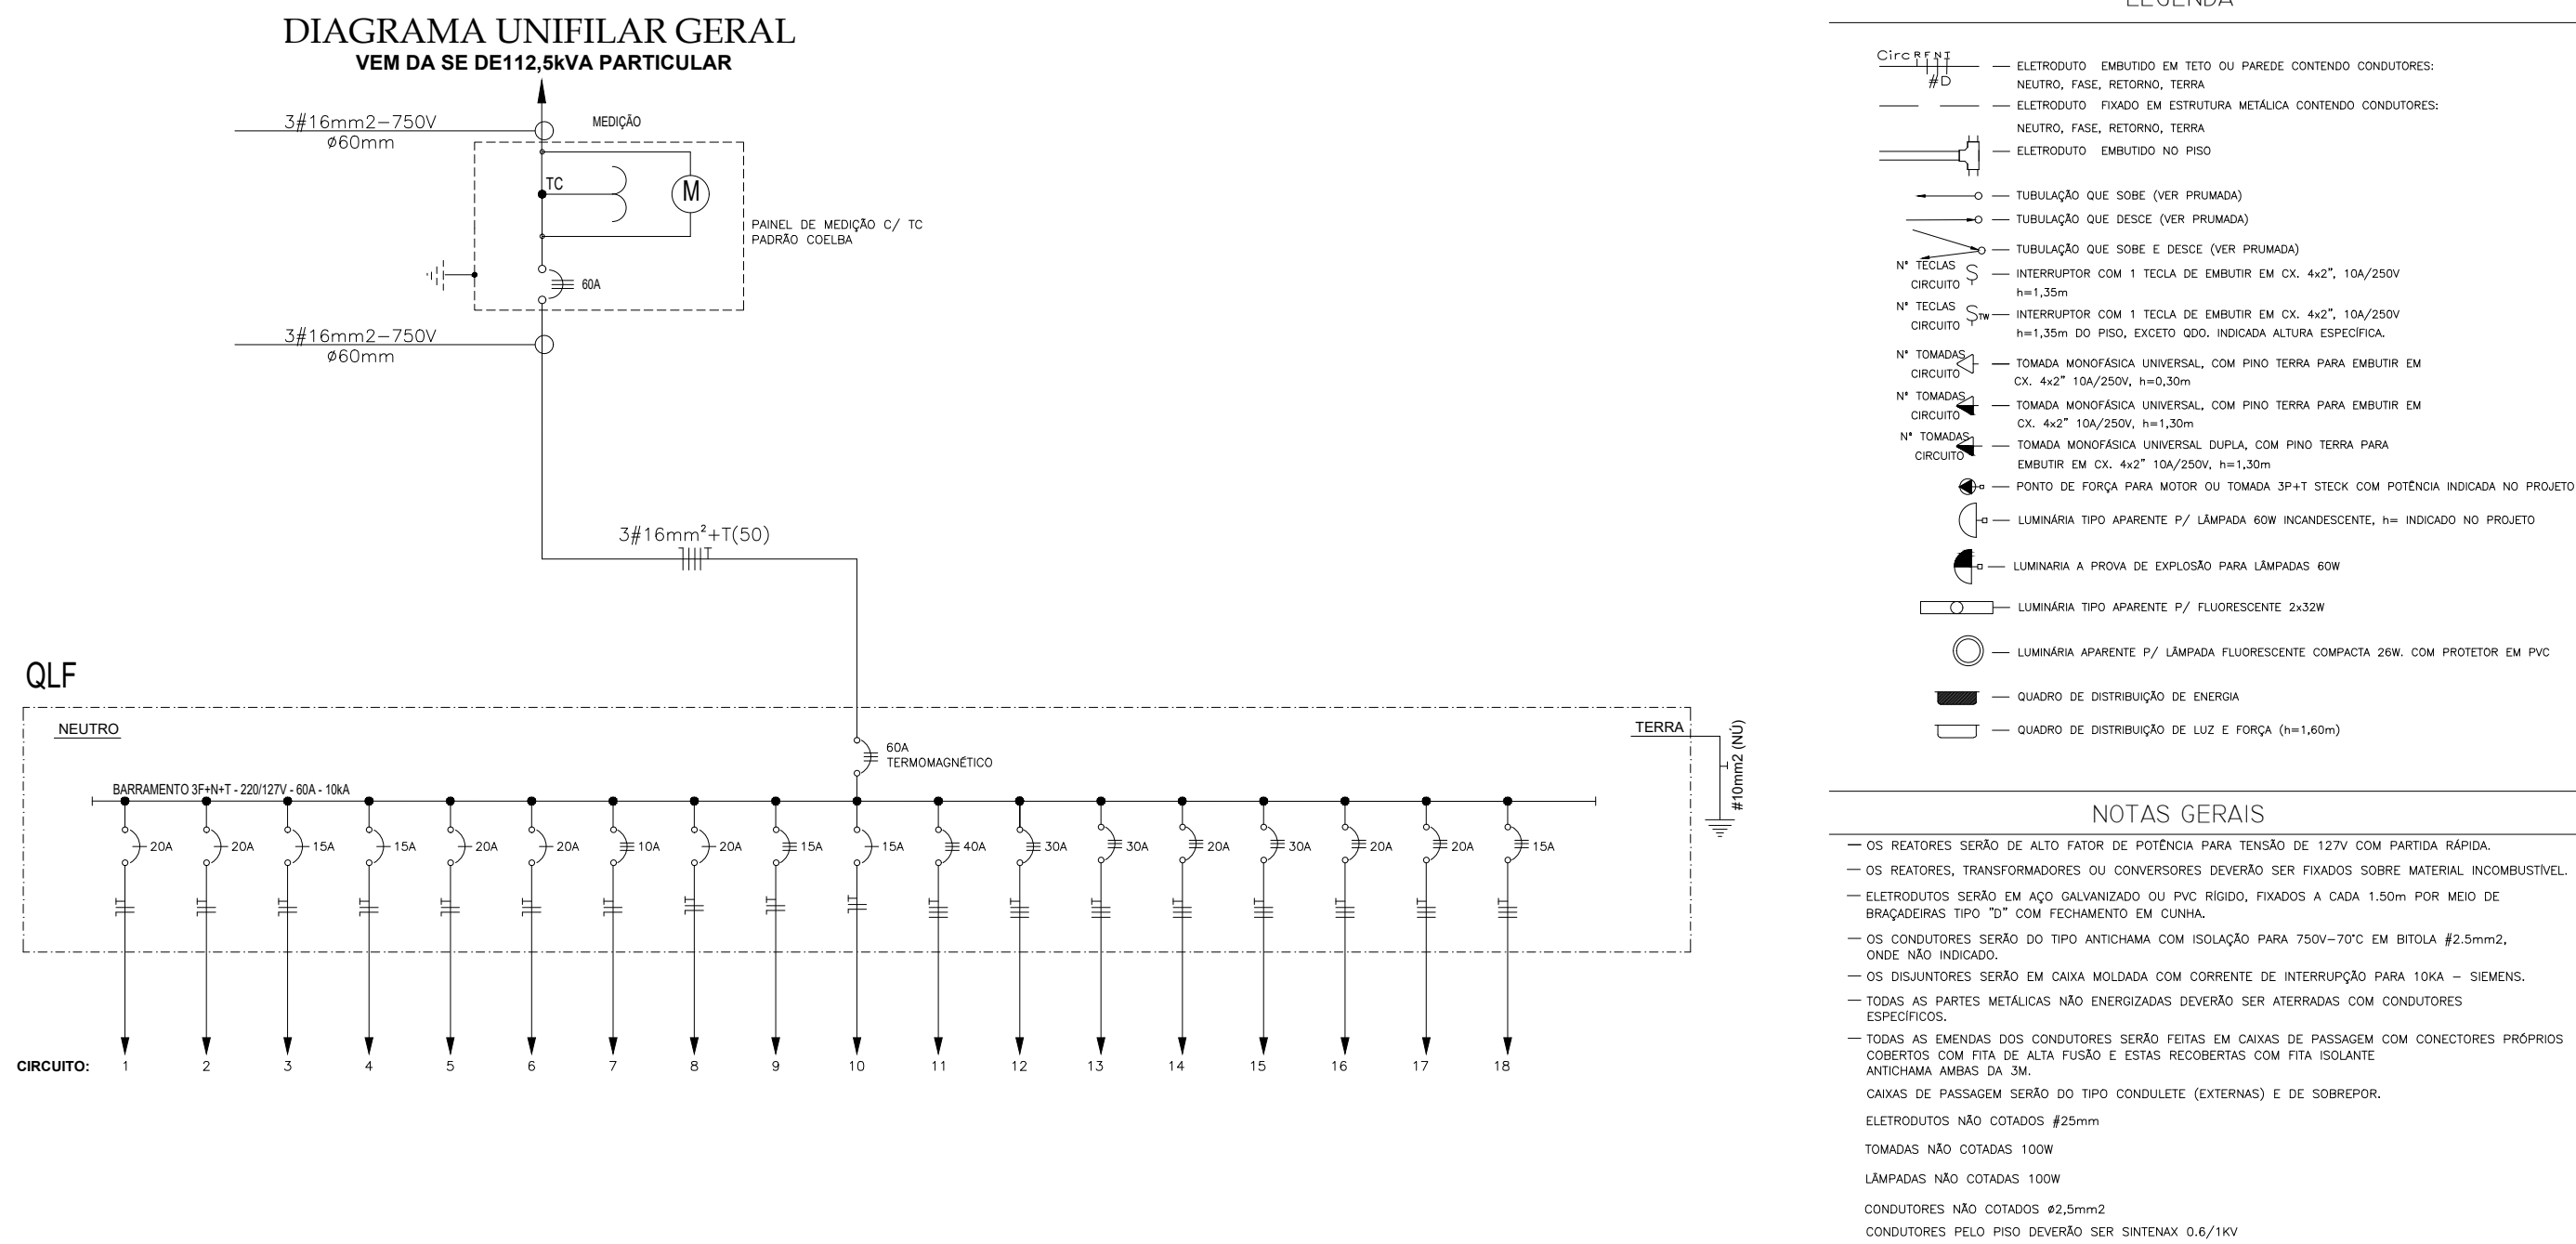

NOTAS
IDENTIFICAÇÃO DOS TRECHOS

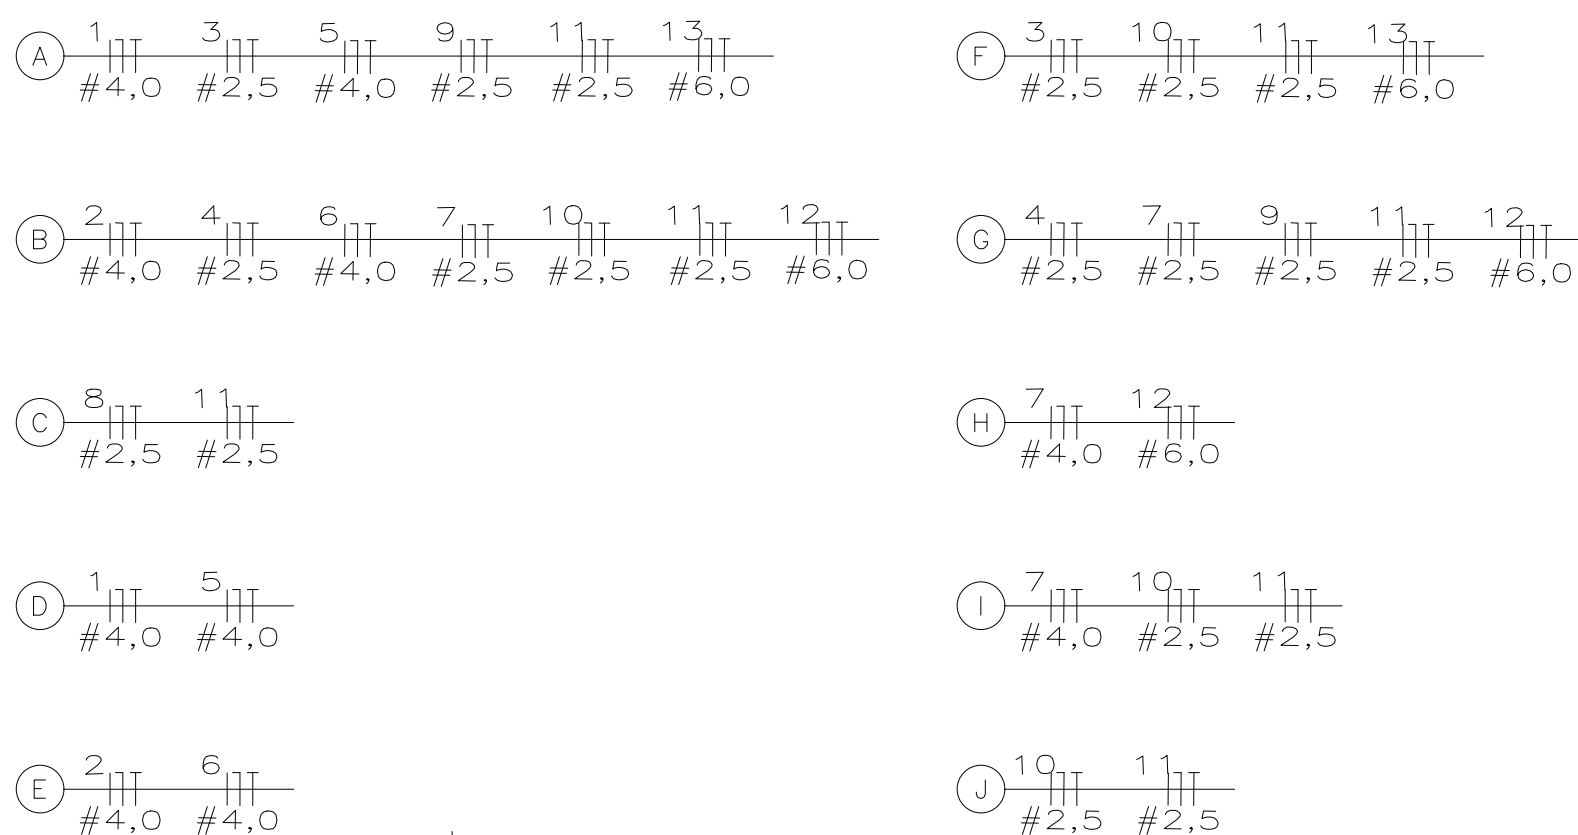

 **PLANTA BAIXA**
Escala 1/100

Assinatura do Proprietário

Assinatura do Responsável Técnico (André Luiz Gomes Vidal)

PROJETO DE EDIFICAÇÃO	André Luiz Gomes Vidal		ENGENHEIRO CIVIL - CREA Nº 38853/D	
	CEL. 75 99138-6034 / 99987-1626			
	Cliente PREFEITURA MUNICIPAL DE CABACEIRAS DO PARAGUASSÚ/BA			
	Local da Obra PRAÇA MURMÚRIO DA TARDE - CABACEIRAS DO PARAGUAÇU, BA.			
	Projeto REFORMA DE MERCADO MUNICIPAL		Projeto Predial Elétrico	
	Projeto - Criação e Responsabilidade Técnica André Luiz Gomes Vidal - CREA nº 38853/D		Desenho André Luiz Gomes Vidal	
Escala ind		Data MAI2018		4 1.1