

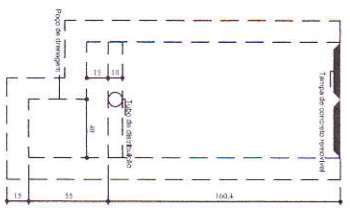



Filtro anaeróbio
Corte 1 - ESC. 1:25

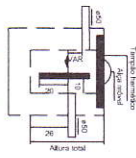

Filtro anaeróbio
Corte 2 - ESC. 1:25

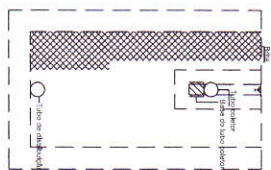


Caixa de gordura
Corte 1 - ESC. 1:25

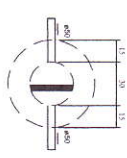


Caixa de gordura
Planta baixa - ESC. 1:25


Legenda	
	Caixa Sifonizada
	Caixas Inspecção Espelho Shingles
	Curva 45 longa para Espelho Sanitário
	Curva 45 longa Amareco
	Jueito 90
	Junção simples e/ou redigida
	Lavatório de Uso Geral
	Madeira de Lavar Roupa - DN 40mm
	Ralo sifonado quadrado branco
	Tanque de Lavar Roupa DN 40mm
	Vaso Sanitário c/ 90°

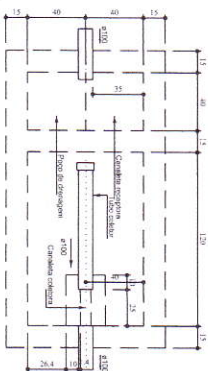



Filtro anaeróbio
Planta baixa - ESC. 1:25

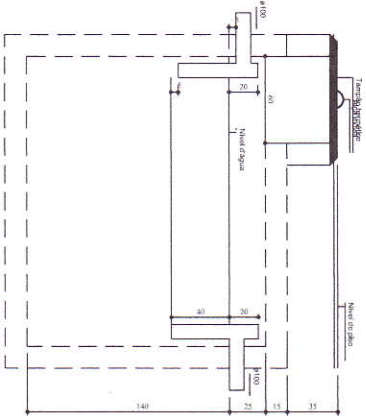


Tanque séptico
Corte 1 - ESC. 1:25

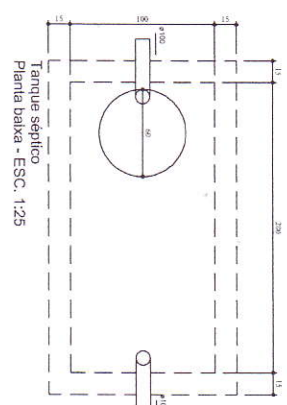

Tanque séptico
Planta baixa - ESC. 1:25

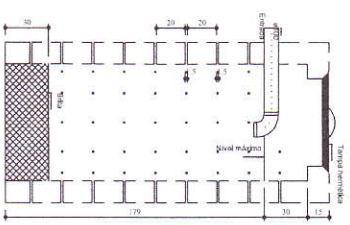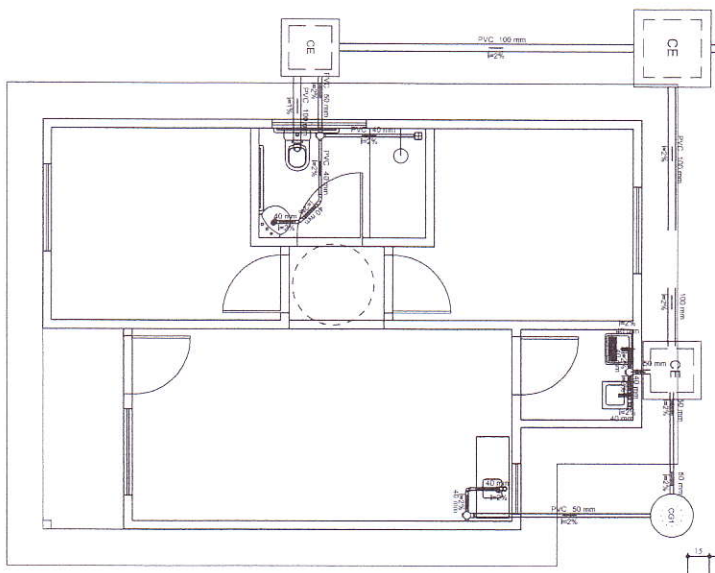

Sunidoiro
Corte 1 - ESC. 1:25

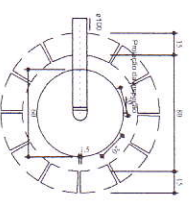


Sunidoiro
Planta baixa - ESC. 1:25



PROJETO ESPECÍFICO MORADIA RURAL

HIDROSSANITÁRIO

PLANTA	PLANTA BAIXA - ESGOTO	NUMERO	ESG.
PROJETO	FRANCISCO GILVAM JARDIM	DATA	01/01
VERSÃO	VERSÃO REVISADA EM:	DATA	
12.086		21/05	
PROJETO	JESSICA FRANÇA	DATA	
1/00		JAN/2020	
PROJETO		DATA	
			DIVISÃO

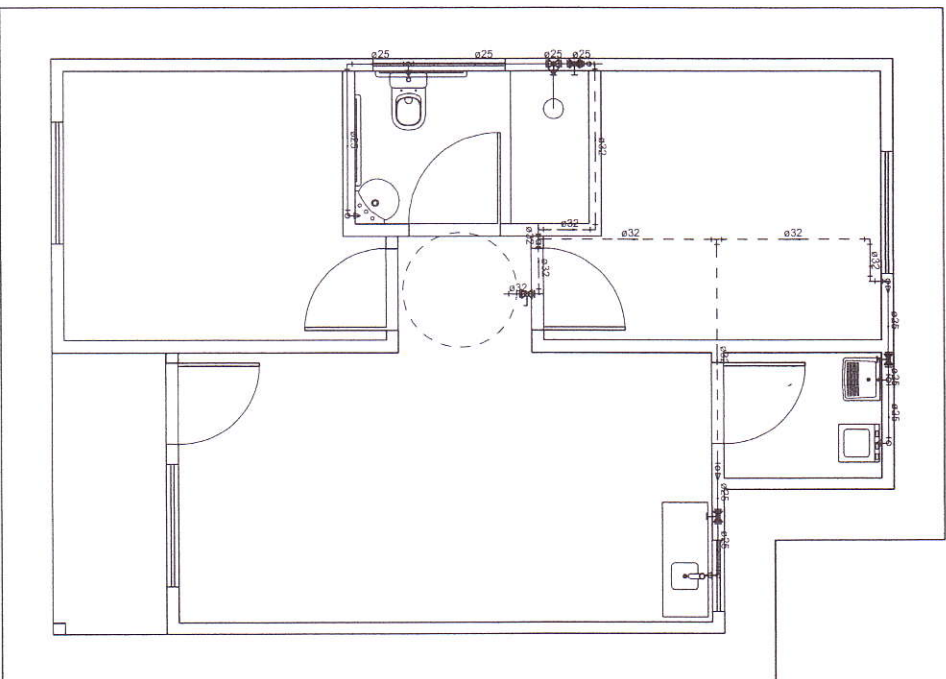

COMPANHIA DE DESENVOLVIMENTO E AÇÃO REGIONAL



Governo do Estado da Bahia

PROJETO ESPECÍFICO MORADIA RURAL

PROJETO:
HIDROSSANITÁRIO

PLANTA:
PLANTA BAIXA - ÁGUA FRIA

AUTORIA:
FRANCISCO GILVAM JARDIM
CREAPE: 12.085

VERSÃO REVISADA EM:
CICLOPE: 2145


DESENHO:
JÉSSICA FRANÇA

ESCALA:
1/50

DATA:
JANEIRO / 2020

ABRILHIO:
DIVERSOS

NÚMERO:
HID.
01/03

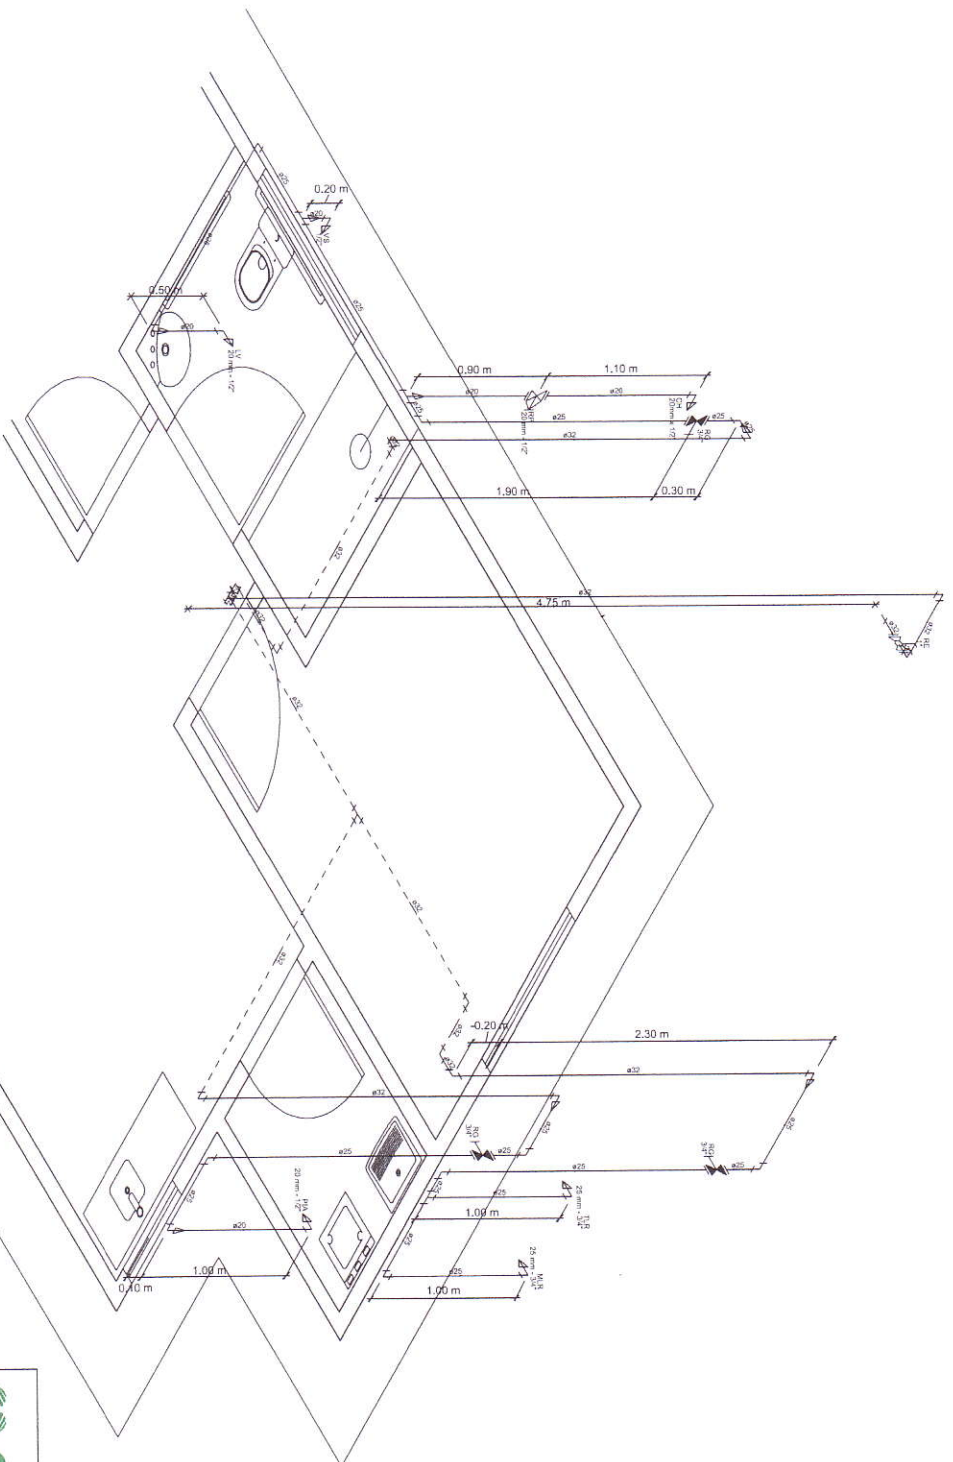

Legenda das indicações	
CH	Chuveiro - 20mm x 1/2"
LV	Lavatório com joelho de 90° - 20 mm - 1/2"
MLR	Máquina de lavar roupa com joelho de 90° - 25 mm - 3/4"
PLA	Placa de cozinha com joelho de 90° - 20 mm - 1/2"
RPG	Registro de Pressão com PVC soldável - 20 mm - 1/2"
RG	Registro de gaveta com PVC soldável - 20 mm - 1/2"
RE	Registro esfina VS com PVC soldável - 1"
TLR	Tanque de lavar com joelho de 90° - 25 mm - 3/4"
VS	Vaso sanitário com caixa acoplada - 1/2"

Legenda	
	Registro de Pressão com PVC soldável
	Registro de gaveta com PVC soldável
	Registro esfina VS com PVC soldável



COMISSÃO DE AVALIAÇÃO E PLANEJAMENTO



Governo do Estado da Bahia

PROJETO ESPECÍFICO MORADIA RURAL

HIDROSSANITÁRIO

ISOMÉTRICO - ÁGUA FRIA

AUTORIA
FRANCISCO GILVAN JARDIM
CREARTE 12.028

VERSÃO REVISADA EM:

2/145

REVISÃO
JESSICA FRANÇA

INDICADA



JANEIRO / 2020

02/03

HID.

DIVISÃO

Legenda das indicações	
HIDRÔMETRO	Hidrometros - conexões 1/2"
RDE	Registro esfera VS compacto soldável - 1/2"
Legenda	
	Alimentador Predial
	Hidrometros
	Registro esfera VS compacto soldável

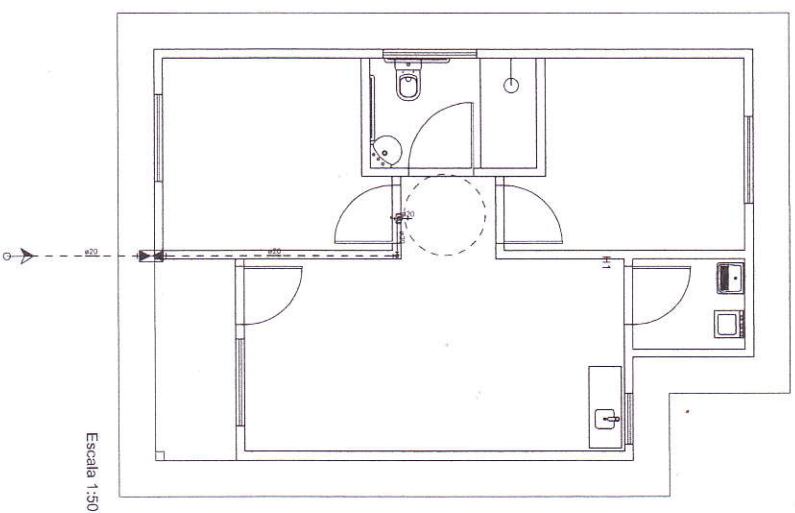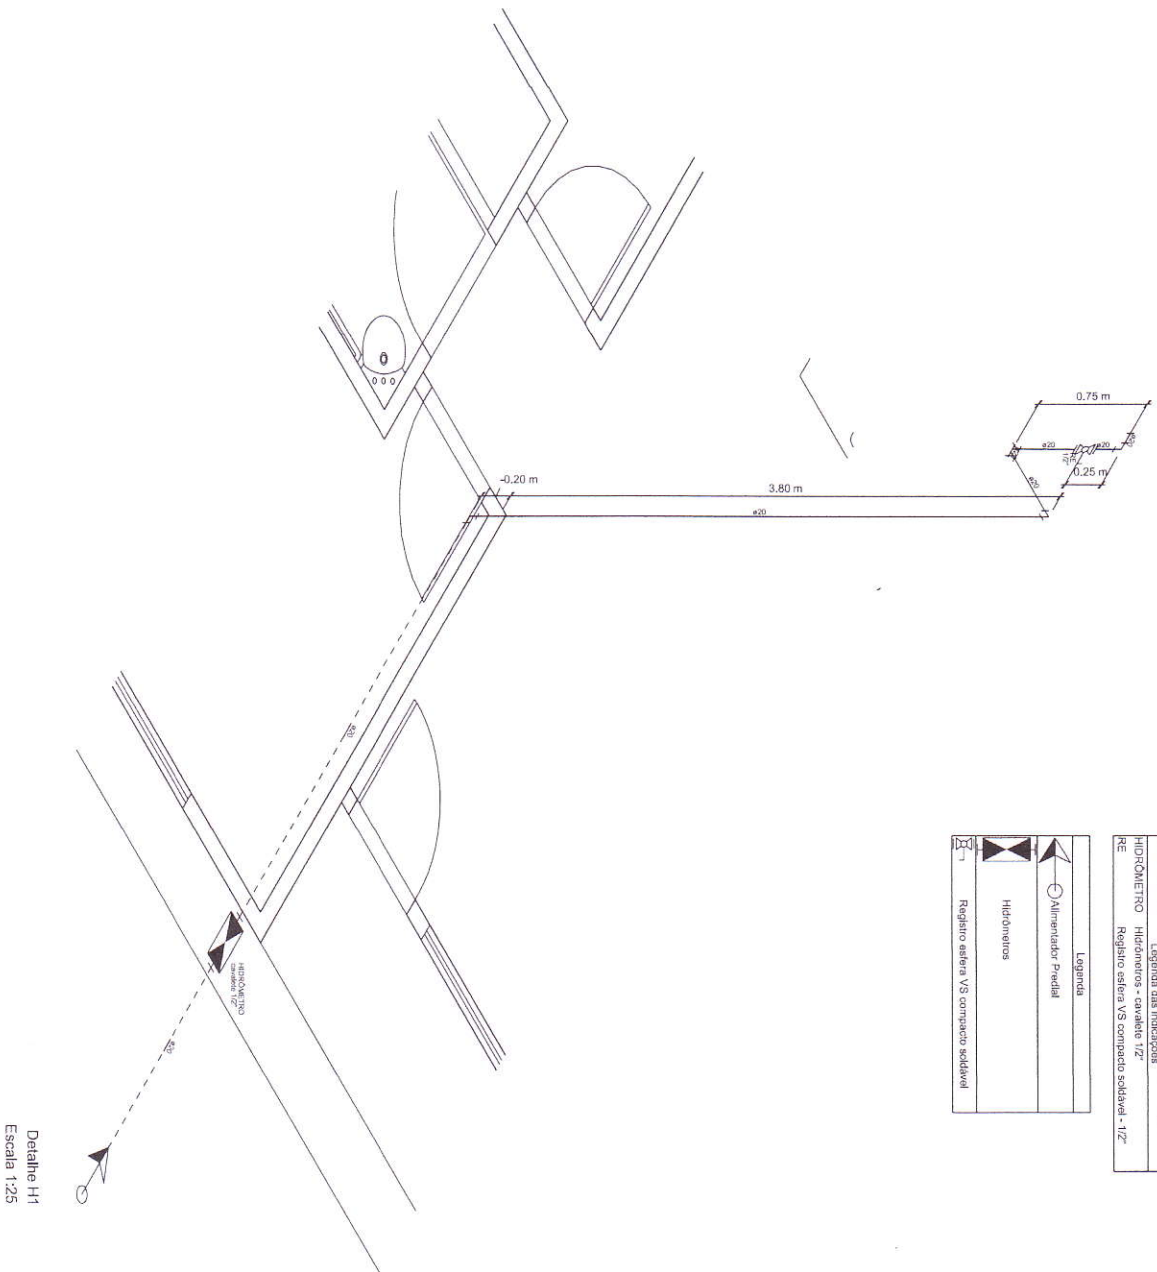

PROJETO ESPECÍFICO MORADIA RURAL

HIDROSSANITÁRIO

PLANTA BAIXA E ISOMÉTRICO - ALIMENTAÇÃO

PROJETO
AUTOR
FRANCISCO GILVAN JARDIM
ORÇAMENTO
VERSÃO REVISADA EMI:

VERSÃO REVISADA EMI: 2145


PROJETO
JESSICA FRANÇA

PROJETO
INDICAÇÃO

DATA
JANEIRO / 2020

QUANTIDADE
DIVERSOS

NÚMERO
HID.
03/03

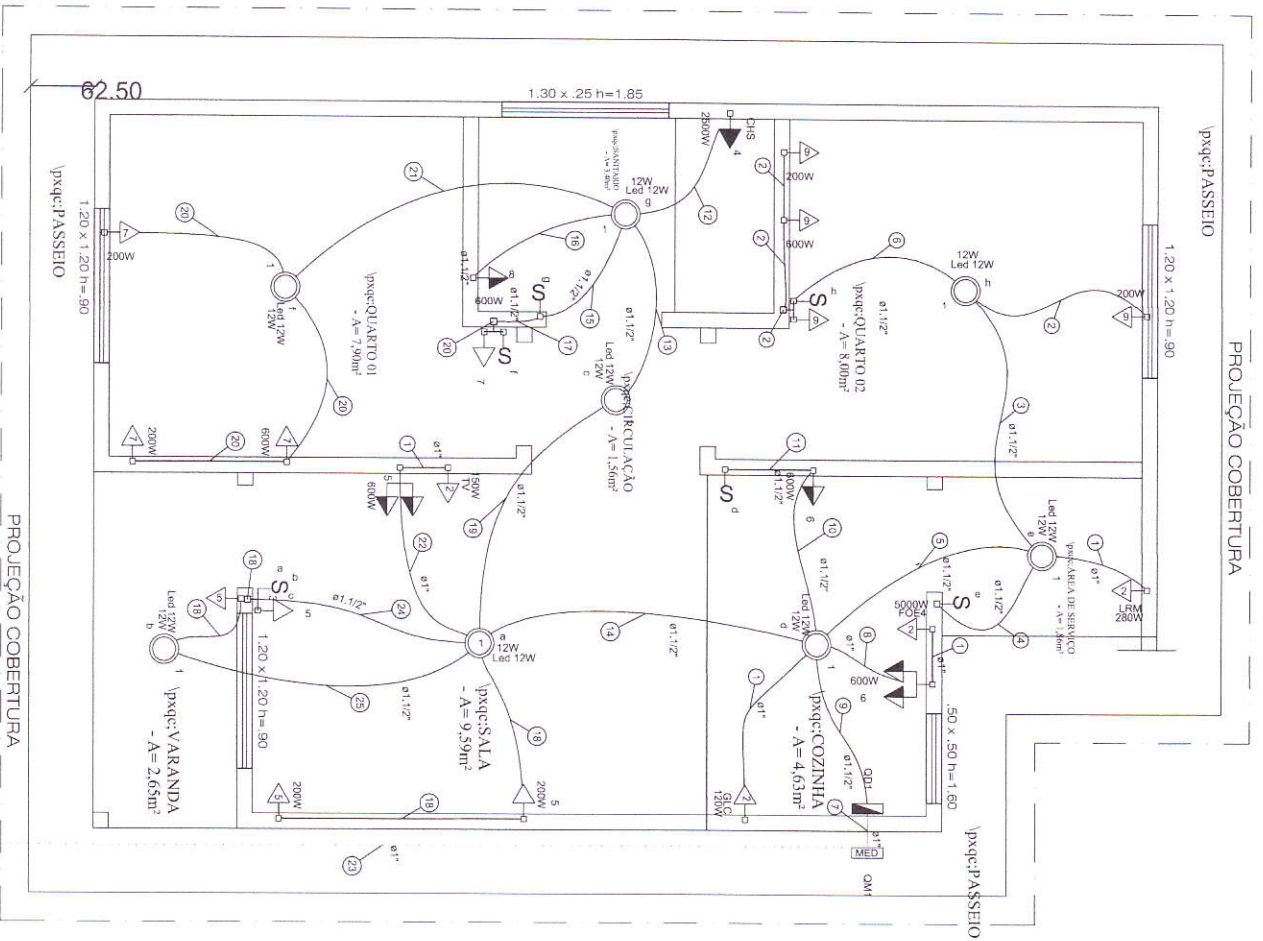



Legenda das indicações	
CHS	Tomada - uso específico - Chuveiro simples
FOE4	Tomada - uso específico - Fogão elétrico - 4 bocas
GLC	Tomada - uso específico - Geladeira comum
LRM	Tomada - uso específico - Lava roupa média
TV	Tomada - uso específico - Televisor
LED 12W	Bulbo - 12W

Legenda	
□	Entrada de serviço
□	Interruptor simples 1 teca a 1,20m do piso
□	Interruptor simples 3 teclas a 1,20m do piso
□	Lâmpada LED
□	Quadro de distribuição
□	Quadro de medição
□	Tomada alta a 1,80m do piso
□	Tomada baixa a 0,30m do piso
□	Tomada média a 1,20m do piso

Circuito	Descrição	Esquema	Método de inst.	Tensão (V)	Pot. total. (VA)	Pot. total. (W)	Fases	Pot. - R (W)	Pot. - S (W)	Pot. - T (W)	FCT	FCA	In ^o (A)	Ip (A)	Seção (mm ²)	Ic (A)	Disj (A)	dV parç (%)	dV total (%)	Status
1	ILUMINAÇÃO GERAL	F+N	B1	220 V	192	96	R	96			1,00	0,52	1,7	0,9	2,5	24,0	10	0,06	0,77	OK
a					24	12	R	12			1,00	0,52	0,2		2,5	24,0				OK
b					24	12	R	12			1,00	0,52	0,2		2,5	24,0				OK
d					24	12	R	12			1,00	0,52	0,2		2,5	24,0				OK
e					24	12	R	12			1,00	0,52	0,2		2,5	24,0				OK
h					24	12	R	12			1,00	0,52	0,2		2,5	24,0				OK
g					24	12	R	12			1,00	0,52	0,2		2,5	24,0				OK
c					24	12	R	12			1,00	0,52	0,2		2,5	24,0				OK
f					24	12	R	12			1,00	0,52	0,2		2,5	24,0				OK
2	TUE S - TV, GELADEIRA, FOGÃO, LAVA ROUPA	F+N+T	B1	220 V	6938	5550	R	5550			1,00	0,52	60,6	31,5	16	76,0	32	0,30	1,00	OK
4	TUE - CHUVEIRO	F+N+T	B1	220 V	2500	2500	R	2500			1,00	0,52	21,9	11,4	4	32,0	16	0,76	1,47	OK
5	TUG S - VARANDA, SALA	F+N+T	B1	220 V	1333	1200	R	1200			1,00	0,52	11,7	6,1	2,5	24,0	10	0,43	1,14	OK
6	TUG S - COZINHA	F+N+T	B1	220 V	1333	1200	R	1200			1,00	0,52	11,7	6,1	2,5	24,0	10	0,28	0,99	OK
7	TUG S - QUARTO 1	F+N+T	B1	220 V	1222	1100	R	1100			1,00	0,52	10,7	5,6	2,5	24,0	10	0,75	1,46	OK
8	TUG - BANHEIRO	F+N+T	B1	220 V	667	600	R	600			1,00	0,52	5,8	3,0	2,5	24,0	10	0,37	1,08	OK
9	TUG S - QUARTO 2	F+N+T	B1	220 V	1222	1100	R	1100			1,00	0,52	10,7	5,6	2,5	24,0	10	0,60	1,31	OK
TOTAL					15407	13346	R	13346	0	0										

Quadro de Demanda (QD1)

Tipo de carga	Potência instalada (KVA)	Fator de demanda (%)	Demanda (KVA)
Uso Específico	15,41	100,00	15,41
TOTAL			15,41

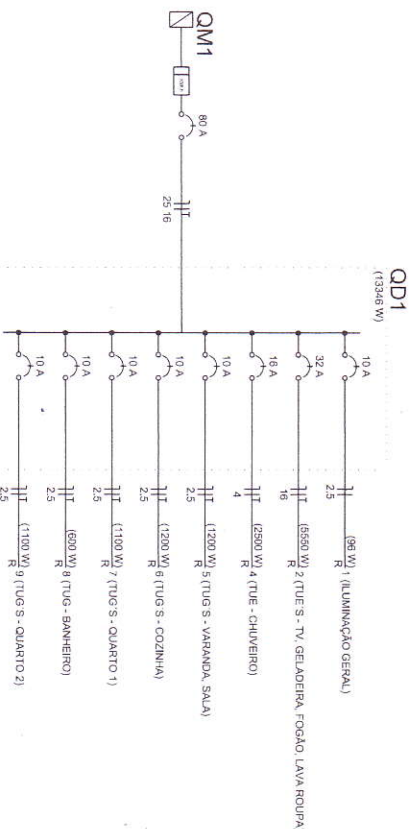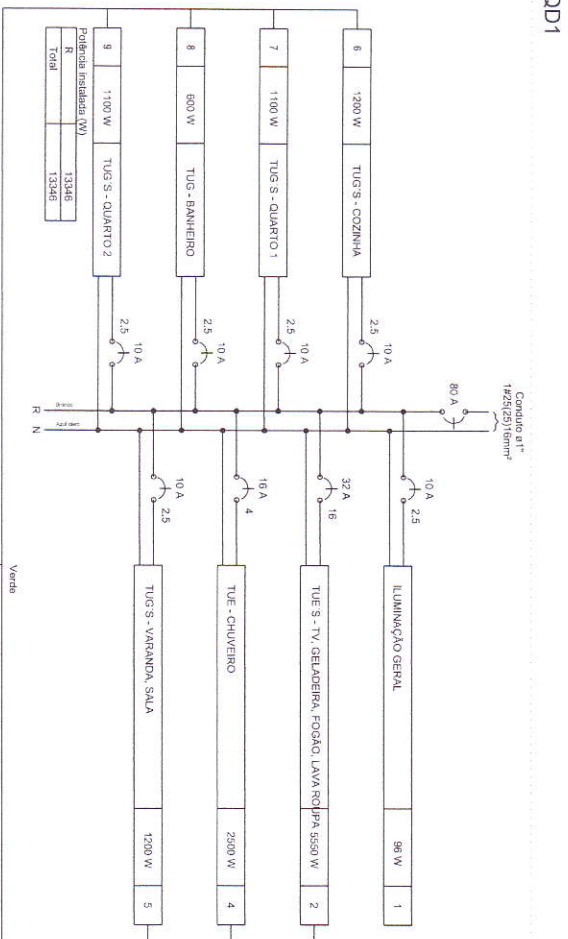

PROJETO ESPECÍFICO
MORADIA RURAL

ELÉTRICO





QUADROS E DIAGRAMAS

FRANCISCO GILVAM JARDIM

VERSÃO REVISÃO: ENK

DATA: 02/03

02/03

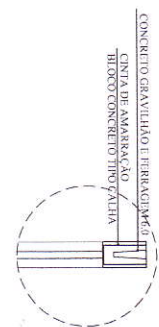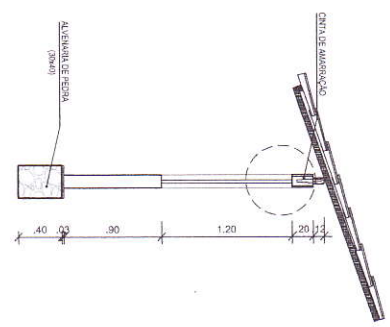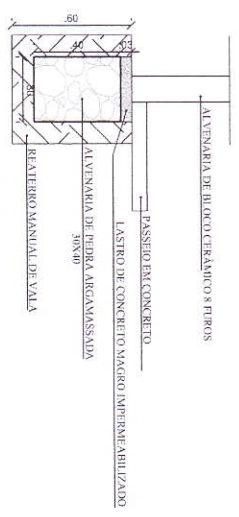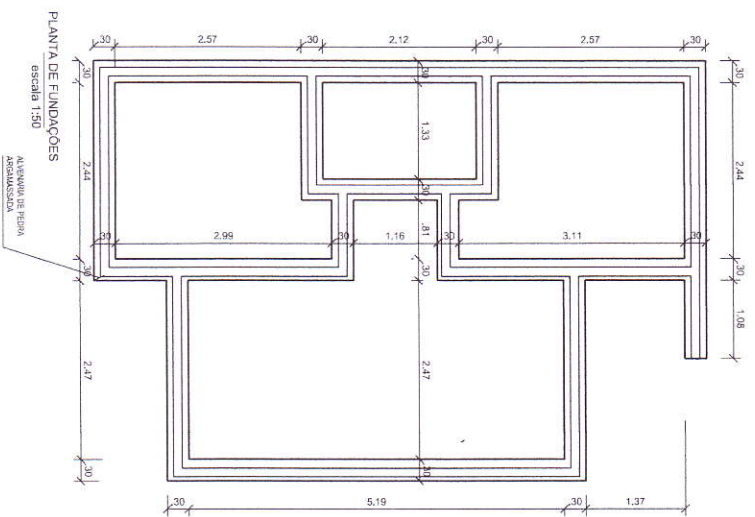

PROJETO ESPECÍFICO
MORADIA RURAL

ESTRUTURAL

PLANTA ESTRUTURAL

PROJETO DE ARQUITETURA E PLANEJAMENTO
FRANCISCO GILVAM JARDIM
ORIENTADOR: JZABR


VERSÃO REVISADA EM:
CASSIANO RAMOS

ESCALA INDICADA
JANEIRO / 2020


EST. 01/01
ANEXO DIVERSOS




PLANTA BAIXA escala 1:50 ÁREA CONSTRUÍDA - 44,59m²

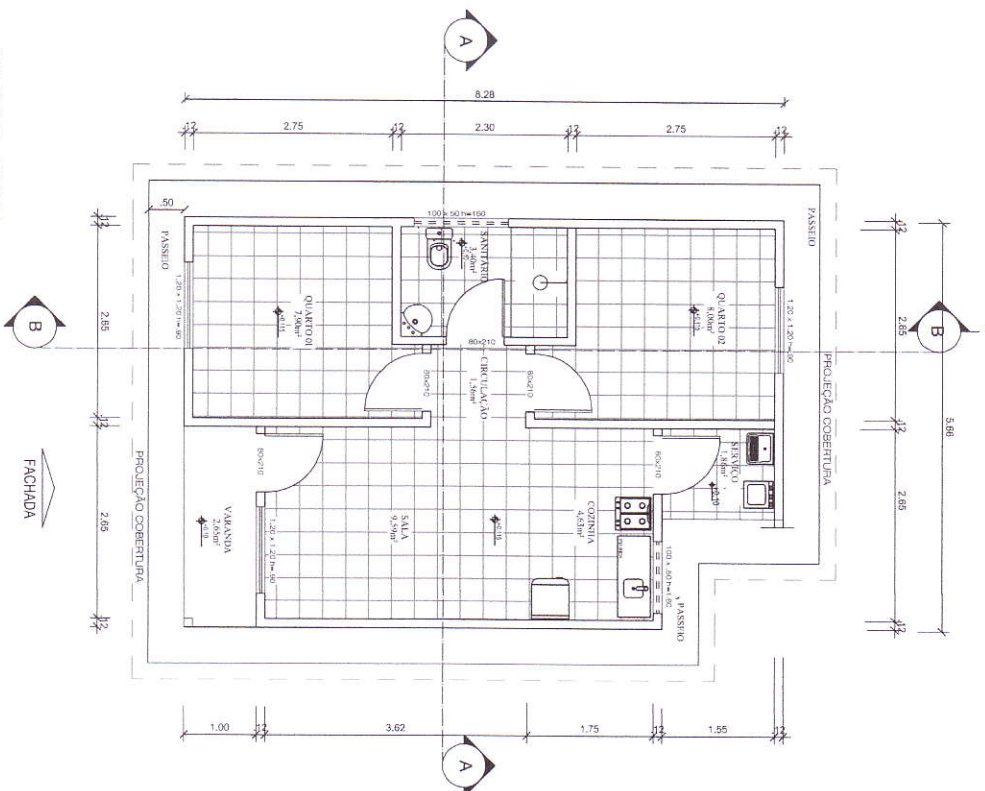

FACHADA PRINCIPAL escala 1:50

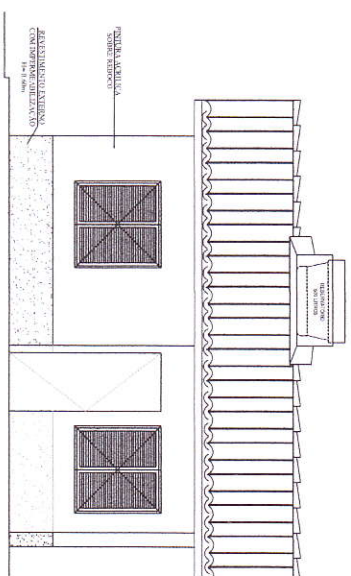

CORTE BB escala 1:50

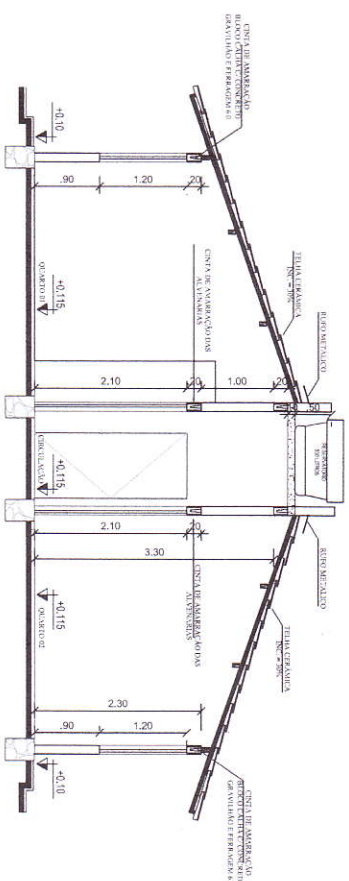

PROJETO ESPECÍFICO
MORADIA RURAL

ARQUITETÔNICO

PLANTA BAIXA, CORTE E FACHADA

FRANCISCO GILVAM JARDIM

CREAPE: 12.085

VERSÃO REVISADA EM:

01/04

CRÉDITO

CASIMIRO RANOS

FECHA


INDICADA

DATA


JANEIRO / 2020

ASSINATURA

DIVISÃO

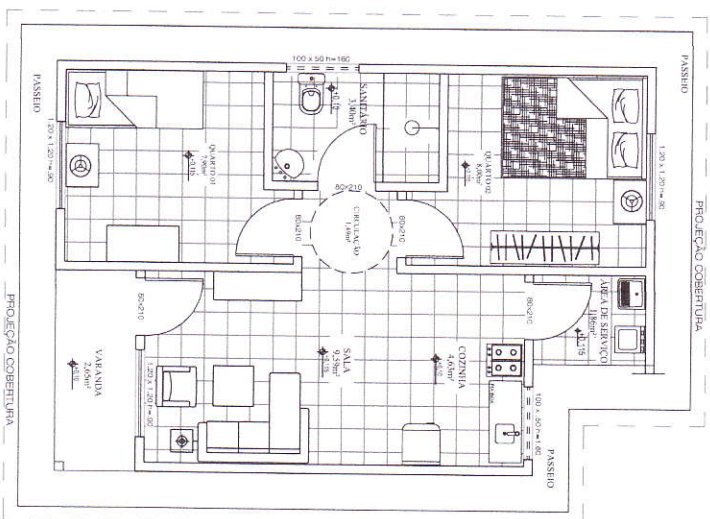

LAYOUT
escala 1:50

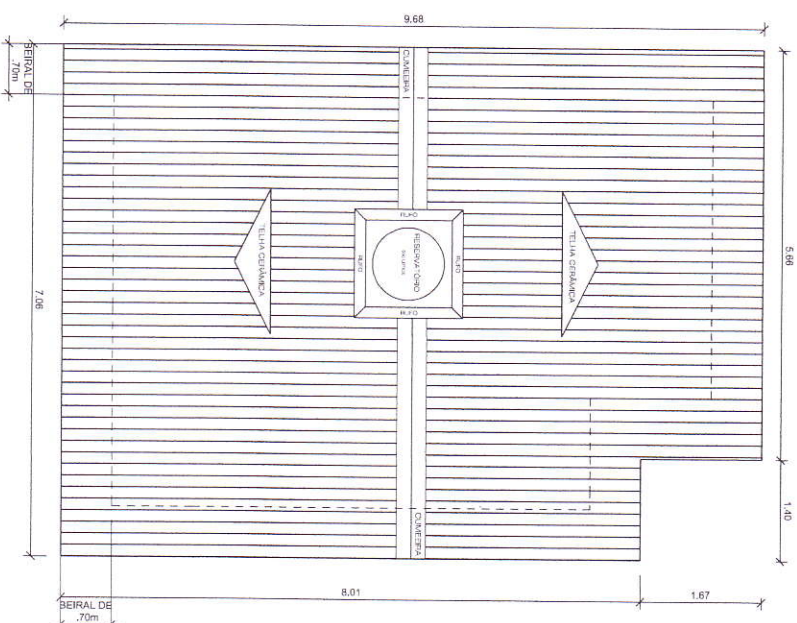

PLANTA DE COBERTURA
escala 1:50

ÁREA CONSTRUIDA - 44.59m²
ÁREA ÚTIL - 37.40m²
ÁREA COBERTA - 66.01m²



GOVERNO DO ESTADO DA BAHIA



PROJETO ESPECÍFICO
MORADIA RURAL

ARQUITETÔNICO

PLANTA
LAYOUT E COBERTURA

ARQUITETO
FRANCISCO GILVAN JARDIM

CREATE: 12.085

VERSÃO REVISADA EM:

21.45

03/04


PROJETO

INDICAÇÃO



JANEIRO / 2020

ARQUITETO


DIVERSOS

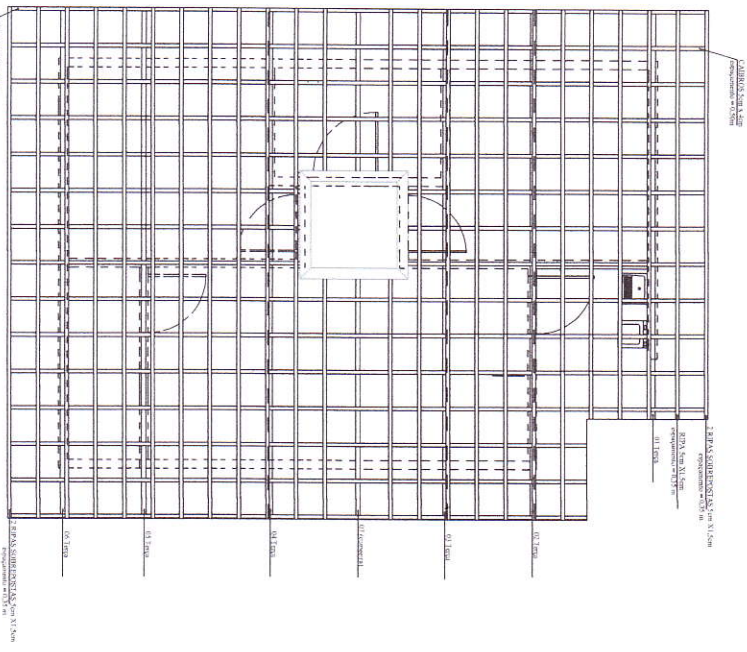

PLANTA BAIXA COBERTURA
escala 1:50

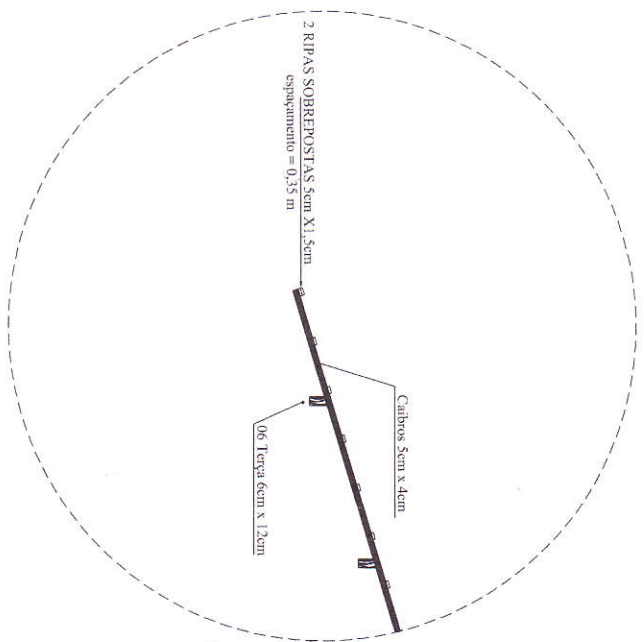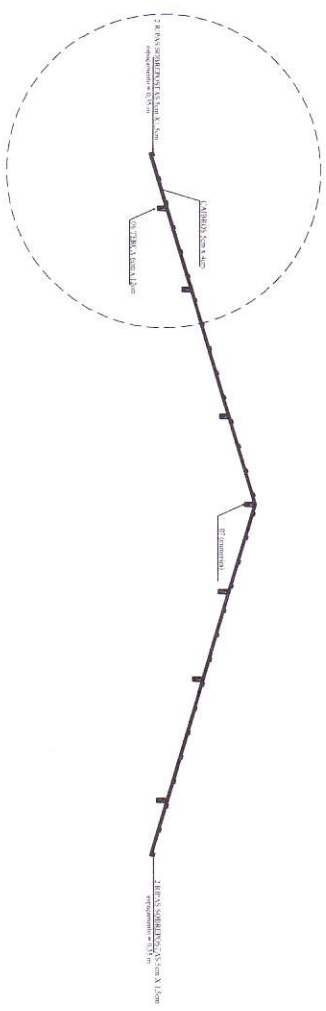

DETALHAMENTO ESTRUTURA DO TELHADO

 

PROJETO ESPECÍFICO
MORADIA RURAL

PROJETO
ARQUITETÔNICO

PLANTA
COBERTURA (TRAMA DO TELHADO)

ARQUITETO
FRANCISCO GILVAM JARDIM
CRATER 16.005

VERSÃO REVISADA EM:
21/46

CHIEFE DE
CASSIANO RAMOS

NUMERO
ARQ.
04/04

INDICADA
JANEIRO / 2020

APROVADO
DIRETOS