





PROJETO PRAÇA DO CIRCO

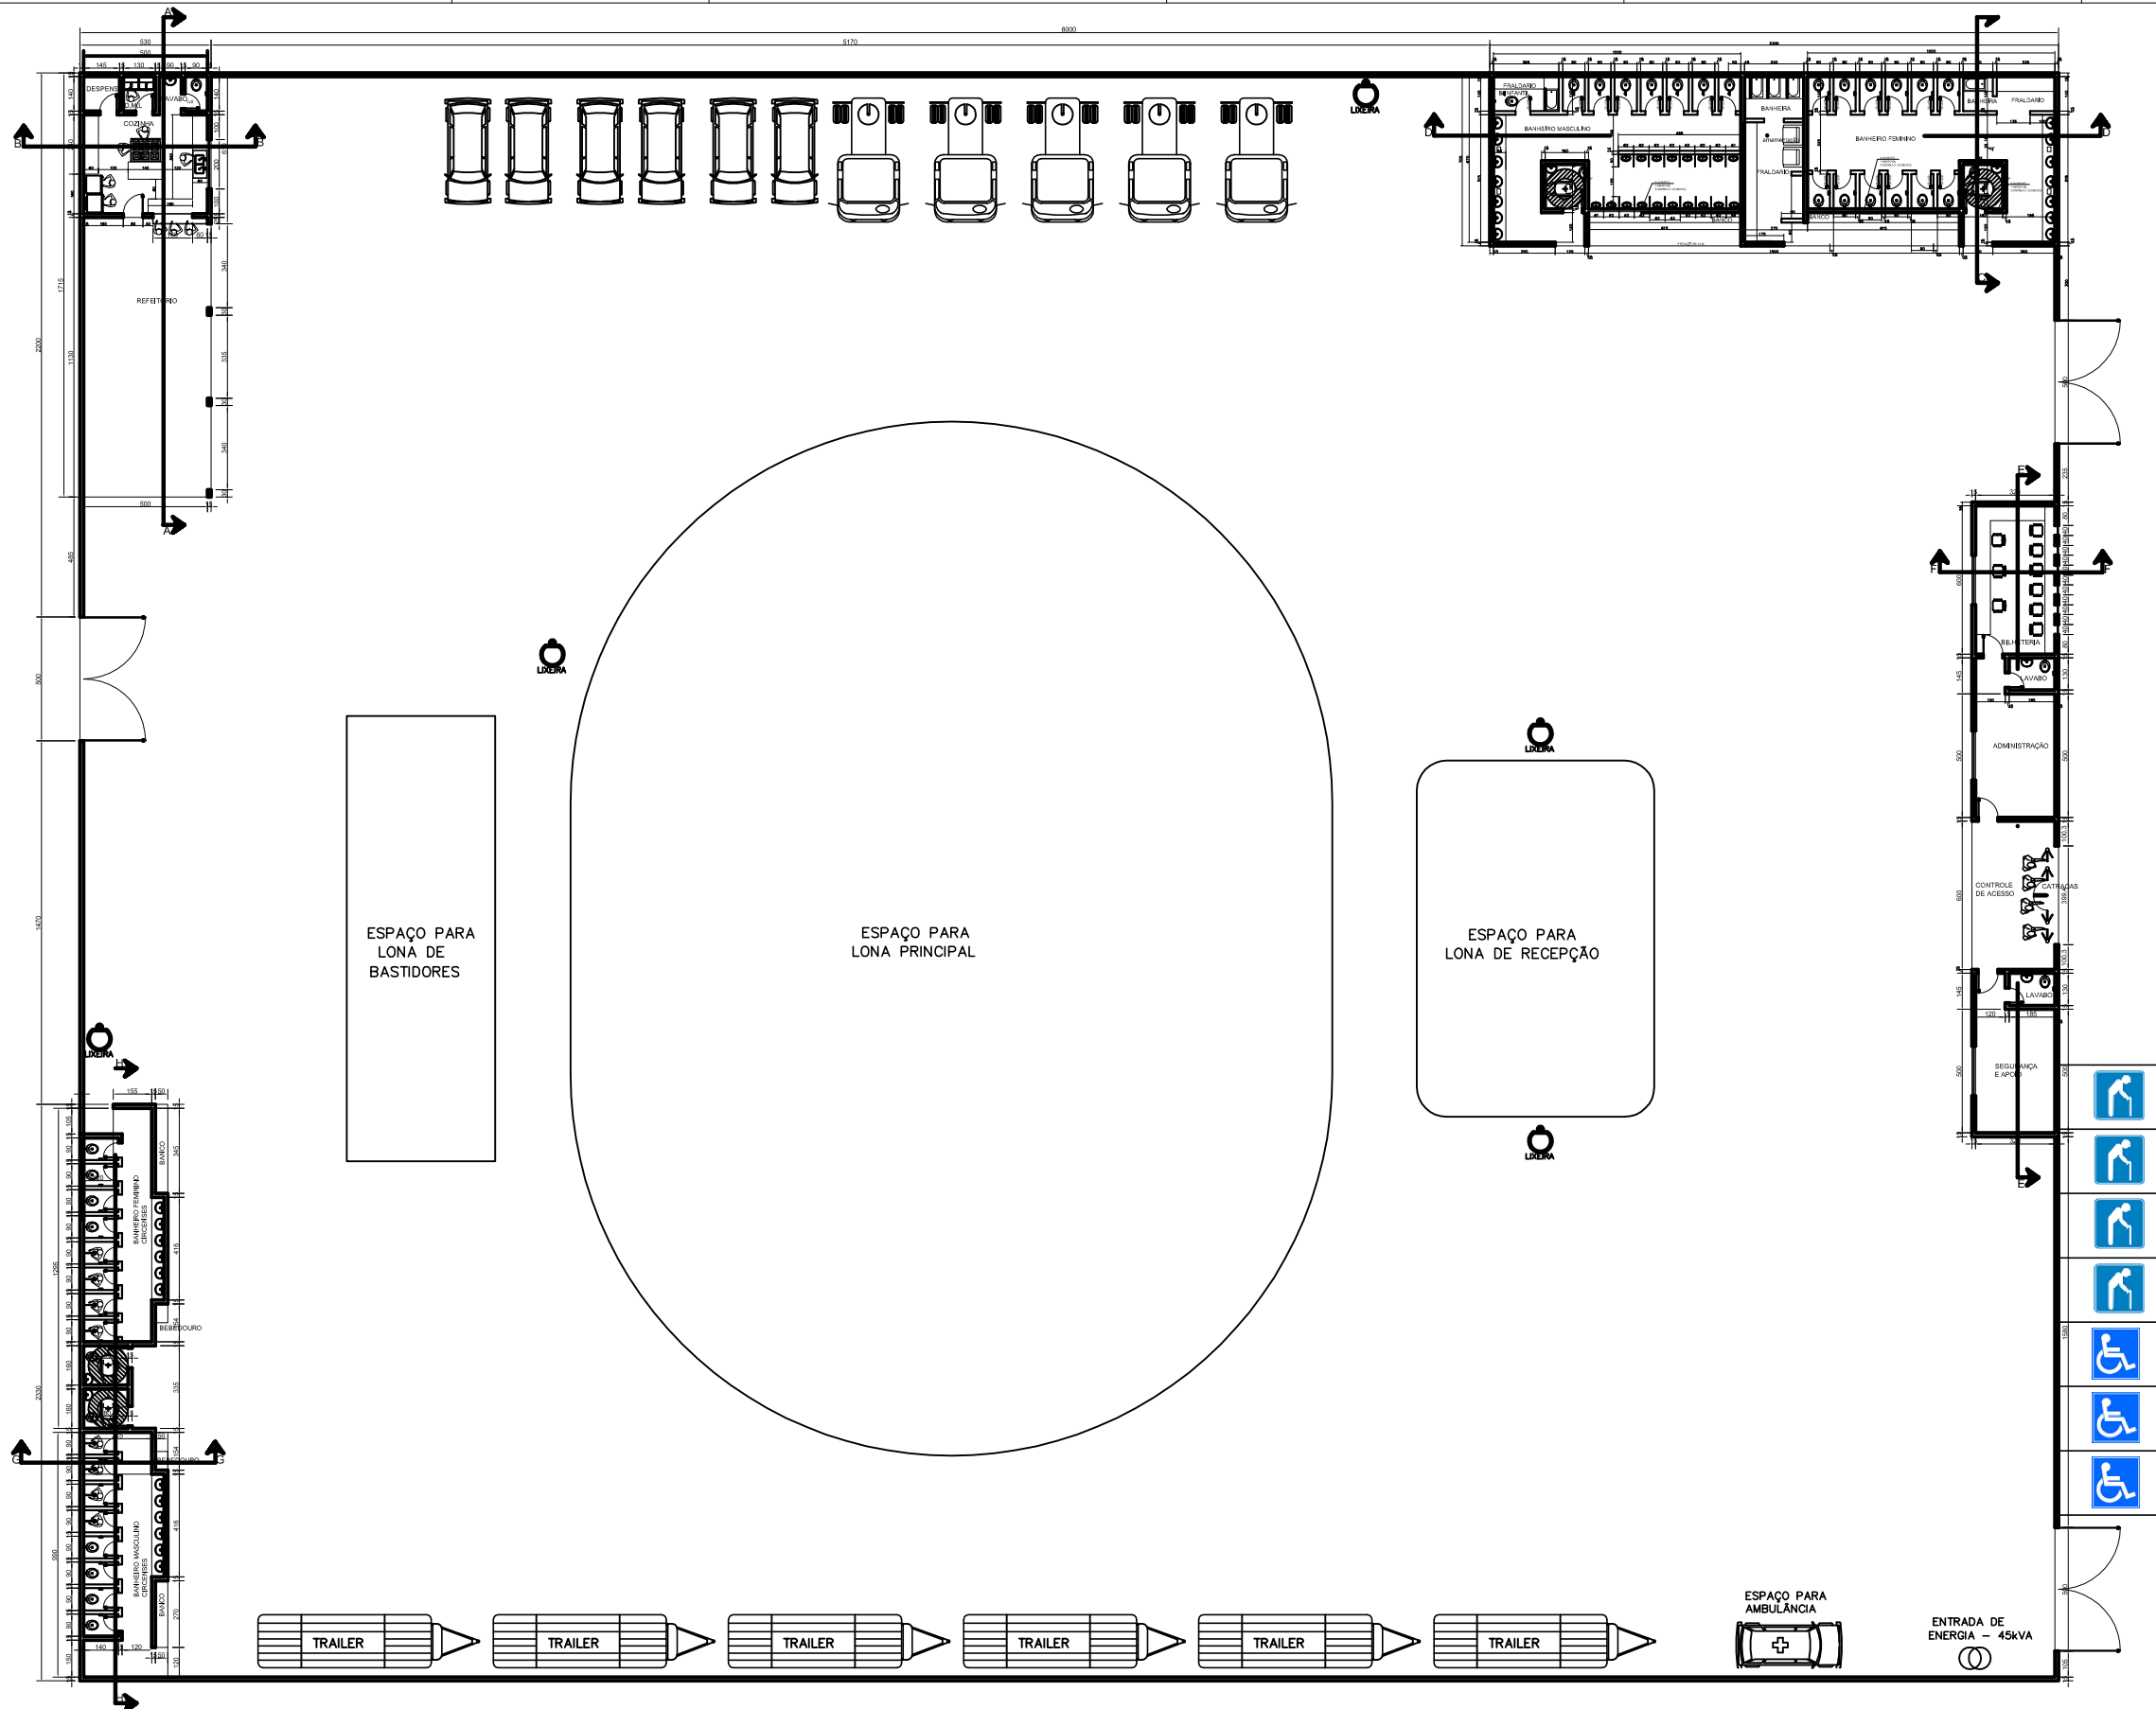


PLANTA BAIXA ESPAÇO DO CIRCO
ESC. 1:100

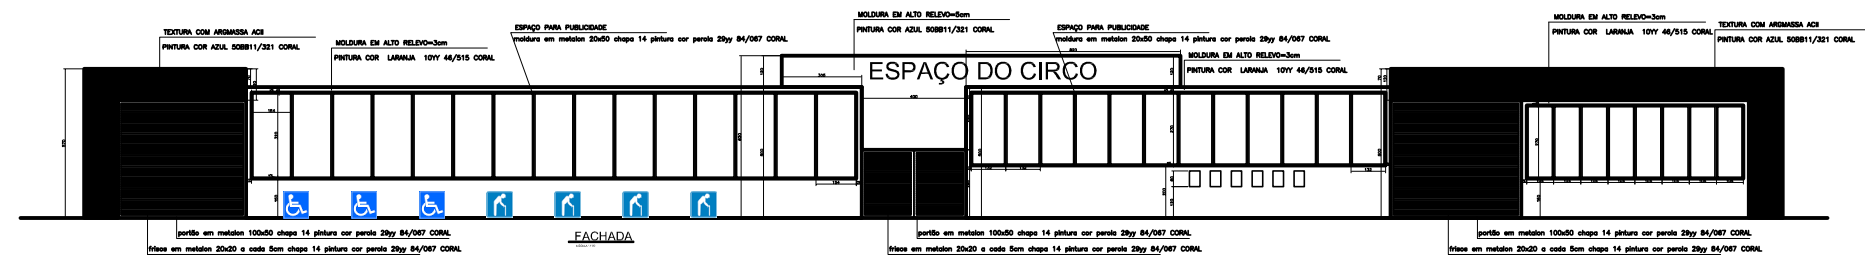

FUNCEB	Folha 01 / 03
PRAÇA DO CIRCO	Medidas em centímetros
PROJETO COMPLETO	ESC. 1:100
LOCAL: BAIRRO: CIDADE: ATIVIDADE: EDIFICAÇÃO ITINERANTE / CIRCO PROPRIETÁRIO: GOVERNO DO ESTADO DA BAHIA	
PROPRIETÁRIO	
RESP. TÉCNICO: ENG. ELY GOMES DOS SANTOS RNP 140379066-3	


REV.	DATA	DESENHO	PROJETO	DESCRIÇÃO
0	DEZ / 2013	ELY	ELY	EMISSÃO INICIAL

EGES ENGENHARIA DE SEGURANÇA	ENGENHARIA ELÉTRICA ENGENHARIA MECÂNICA SEGURANÇA DO TRABALHO EVENTOS TEMPORÁRIOS	R. JACOPER, 615 B. LIMÃO SÃO PAULO/SP R. INGLATERRA, 137 S. CAIRRU IPATINGA/MG	(11) 83889254 (31) 85146442 11.0.557940819 elygomdos@gmail.com www.ely.eng.br
--	--	---	---

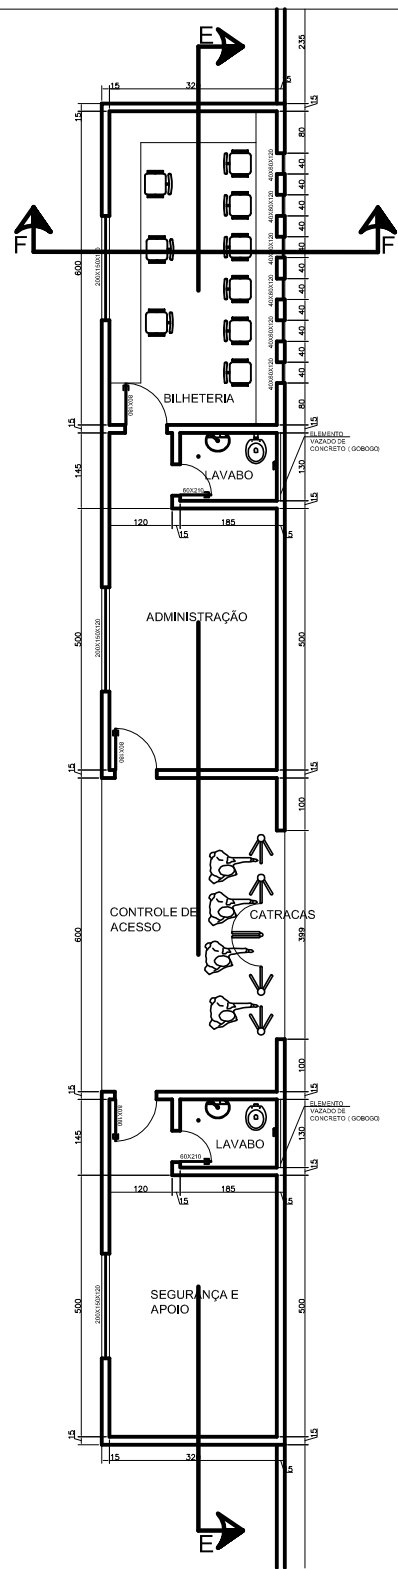


PLANTA BAIXA ADMINISTRAÇÃO

ESC. 1:50 AREA = 89,77m²

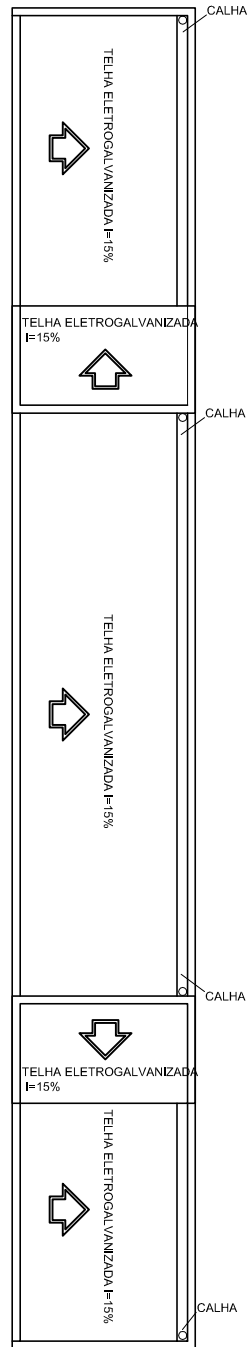


PLANTA COBERTURA ADMINISTRAÇÃO


ESC. 1:50

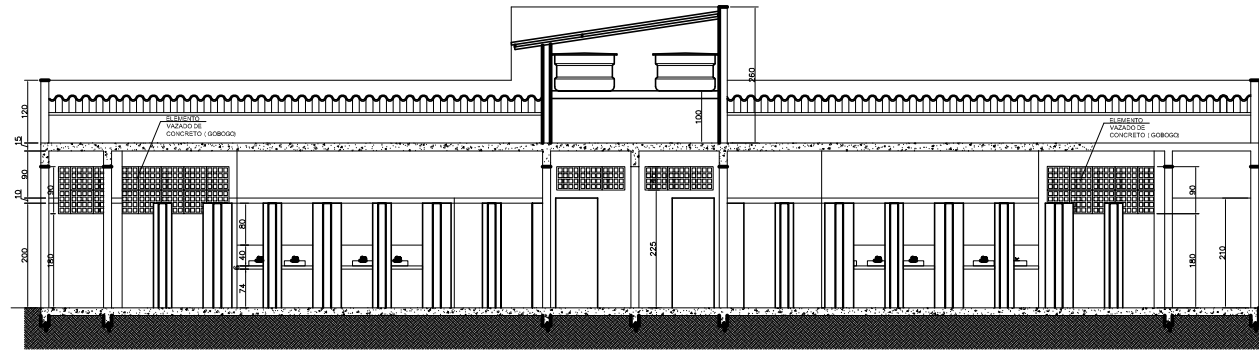


CORTE HH

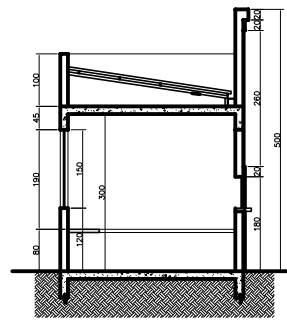

CORTE FF

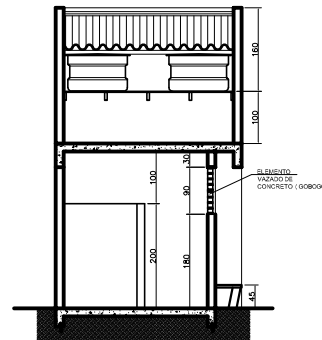


CORTE GG

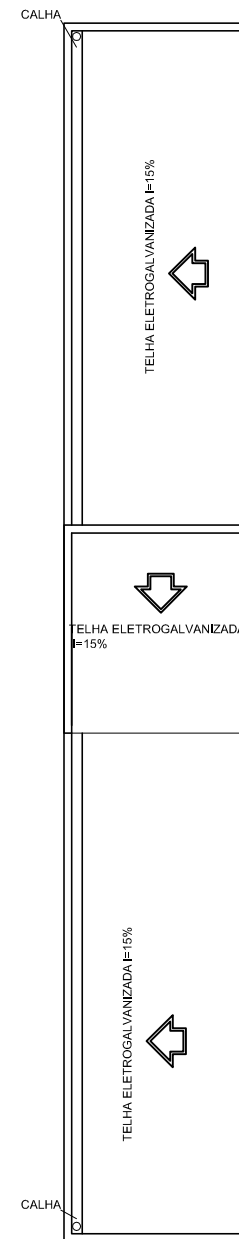


PLANTA COBERTURA BANHEIROS CIRCENSES

ESC. 1:50

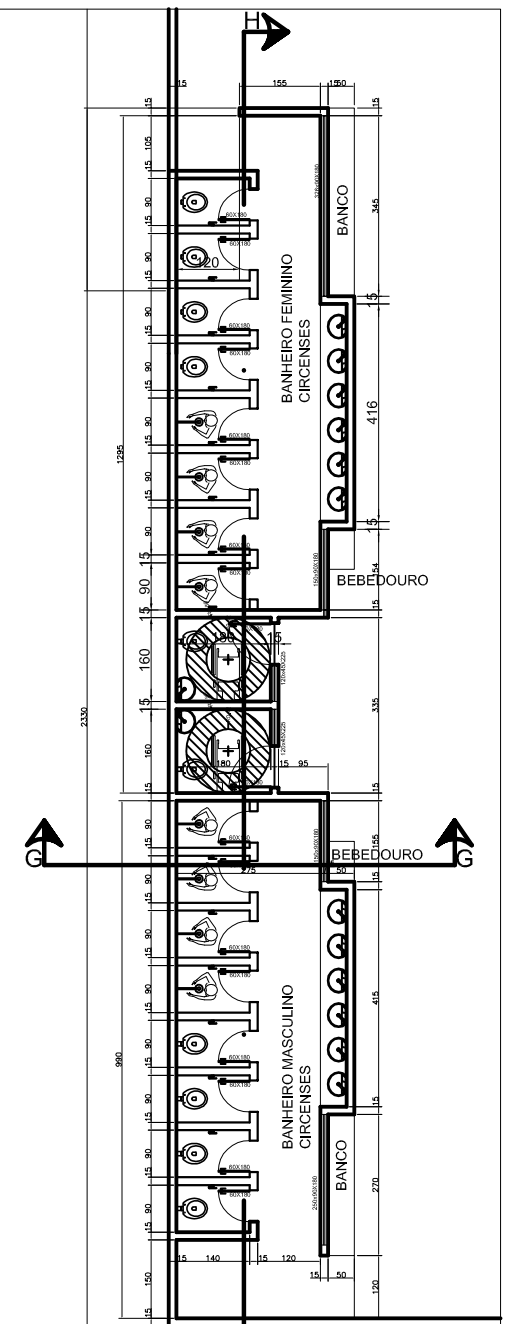

BANHEIRO CIRCENSES

ESC. 1:50 AREA = 82,71m²

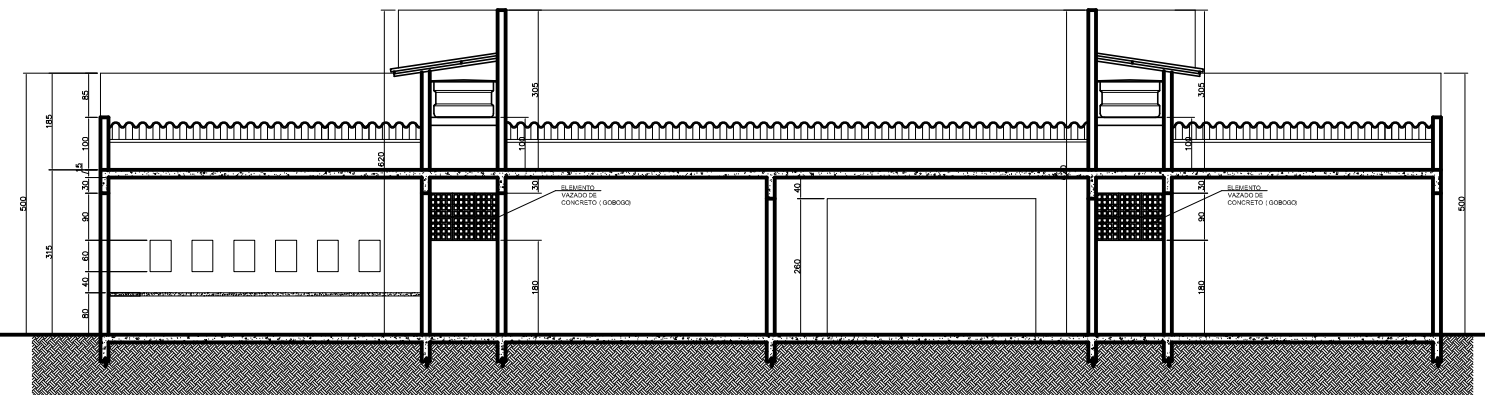


CORTE EE

ESC. 1:50




FUNCEB	Folha 02 / 03
PRAÇA DO CIRCO	Medidas em centímetros
PROJETO COMPLETO	ESC. 1:50
LOCAL: BAIRRO: CIDADE: ATIVIDADE: EDIFICAÇÃO ITINERANTE / CIRCO PROPRIETÁRIO: GOVERNO DO ESTADO DA BAHIA	
PROPRIETÁRIO	
RESP. TÉCNICO: ENGº ELY GOMES DOS SANTOS RNP 140379066-3	

0	DEZ / 2013	ELY	ELY	EMIÇÃO INICIAL
REV	DATA	DESENHO	PROJETO	DESCRIÇÃO


	ENGENHARIA ELÉTRICA	R. JACOFFER, 615	(11) 83889254
	ENGENHARIA MECÂNICA	B. LIMÃO	(31) 85145442
ENGENHARIA DE SEGURANÇA	SEGURANÇA DO TRABALHO	R. INGLATERRA, 137	L.D. 55794819
EVENTOS TEMPORÁRIOS	EVENTOS TEMPORÁRIOS	B. CARIRU	elygomes@gmail.com
		#PATINGA/MG	www.ely.eng.br

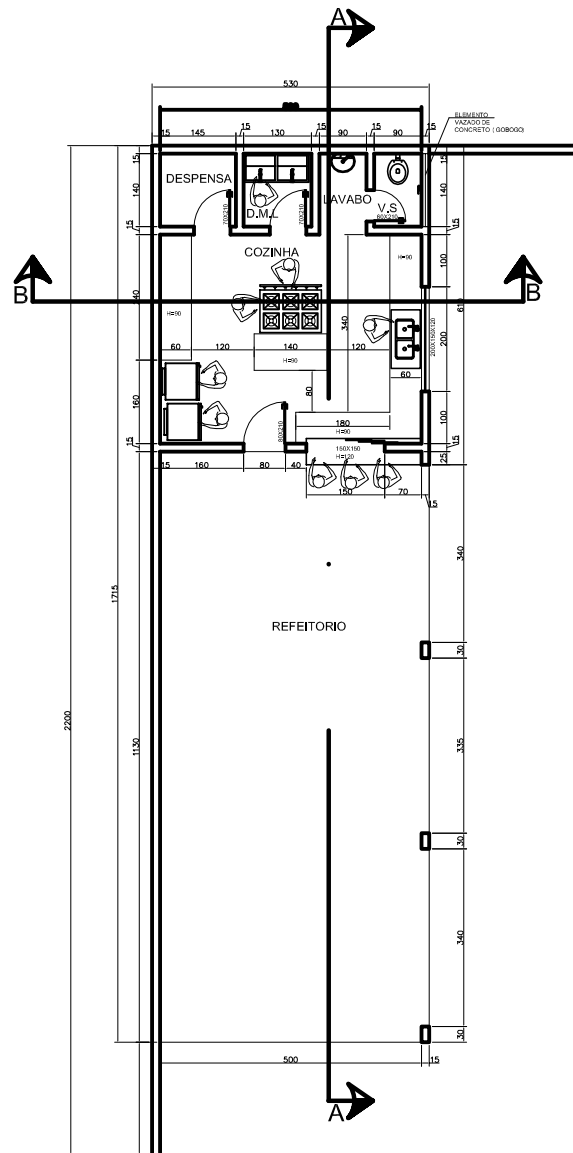


PLANTA BAIXA COZINHA/REFEITÓRIO
 ESC. 1:50 ÁREA = 90,89m²

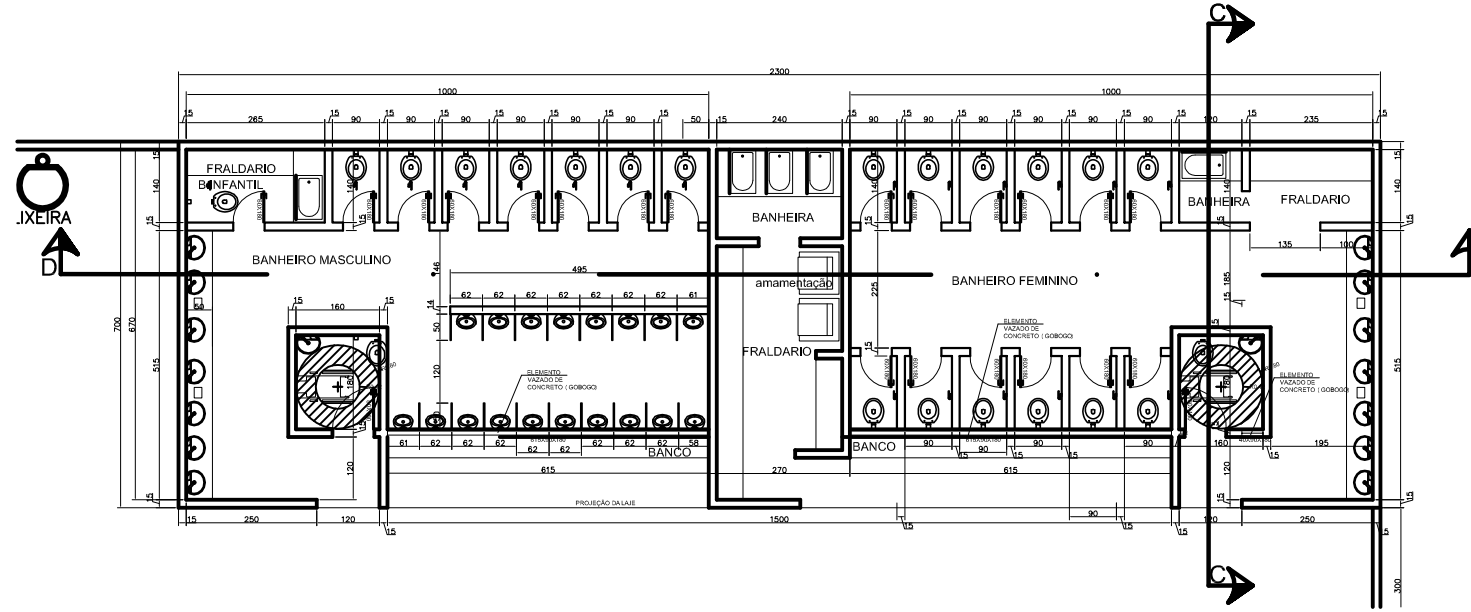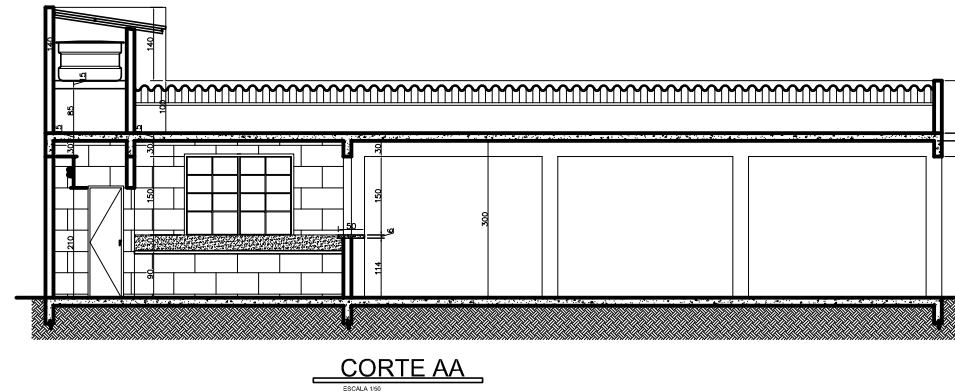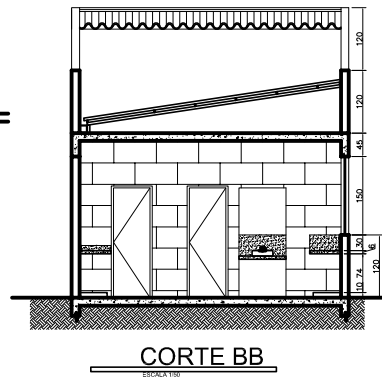

PLANTA BAIXA- BANHEIROS USUÁRIOS
 ESC. 1:50 ÁREA = 161,00m²

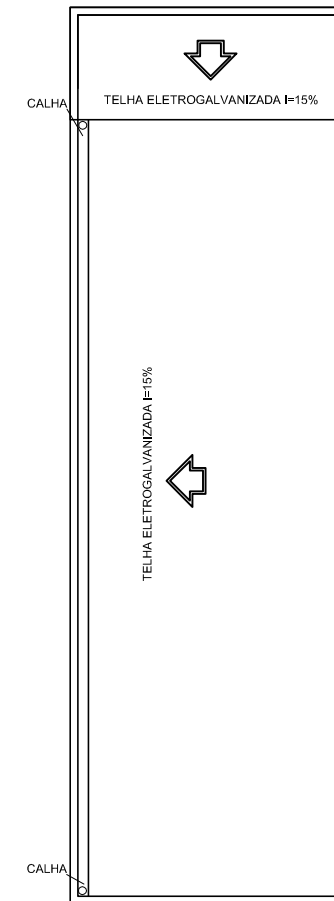


PLANTA DE COBERTURA DA COZINHA/REFEITÓRIO
 ESCALA 1:50

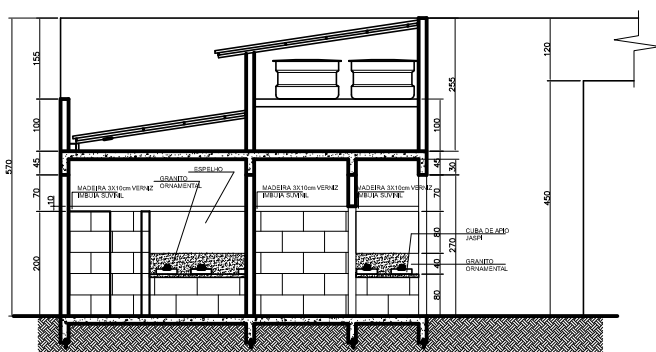

CORTE CC
 ESCALA 1:50



PLANTA DE COBERTURA -BANHEIRO DOS USUÁRIOS
 ESCALA 1:50

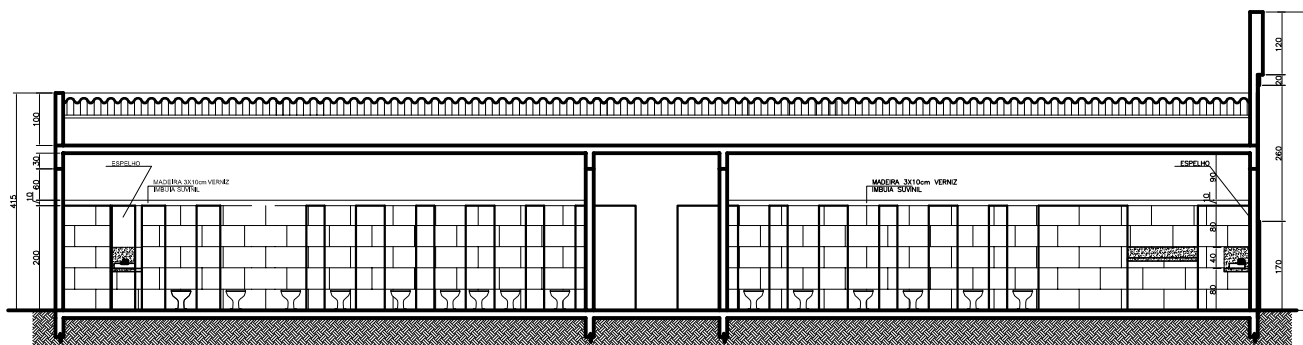


CORTE DD
 ESCALA 1:50

FUNCEB		Folha 03 / 03
PRAÇA DO CIRCO		Medidas em centímetros
PROJETO COMPLETO		ESC. 1:50
LOCAL: BAIRRO: CIDADE: ATIVIDADE: EDIFICAÇÃO ITINERANTE / CIRCO PROPRIETÁRIO: GOVERNO DO ESTADO DA BAHIA		
PROPRIETÁRIO		
RESP. TÉCNICO: ENGº ELY GOMES DOS SANTOS RNP 140379066-3		

REV	DATA	DESENHO	PROJETO	DESCRIÇÃO
0	DEZ / 2013	ELY	ELY	EMIÇÃO INICIAL

EGES ELY GOMES ENGENHARIA DE SEGURANÇA	ENGENHARIA ELÉTRICA ENGENHARIA MECÂNICA SEGURANÇA DO TRABALHO EVENTOS TEMPORÁRIOS	R. JACOFFER, 615 B. LIMÃO SÃO PAULO/SP R. INGLATERRA, 137 B. CARIRU PATINGA/MG	(11) 83889254 (31) 85146442 T. D. 55794819 elyguantos@gmail.com www.ely.eng.br
--	--	---	--

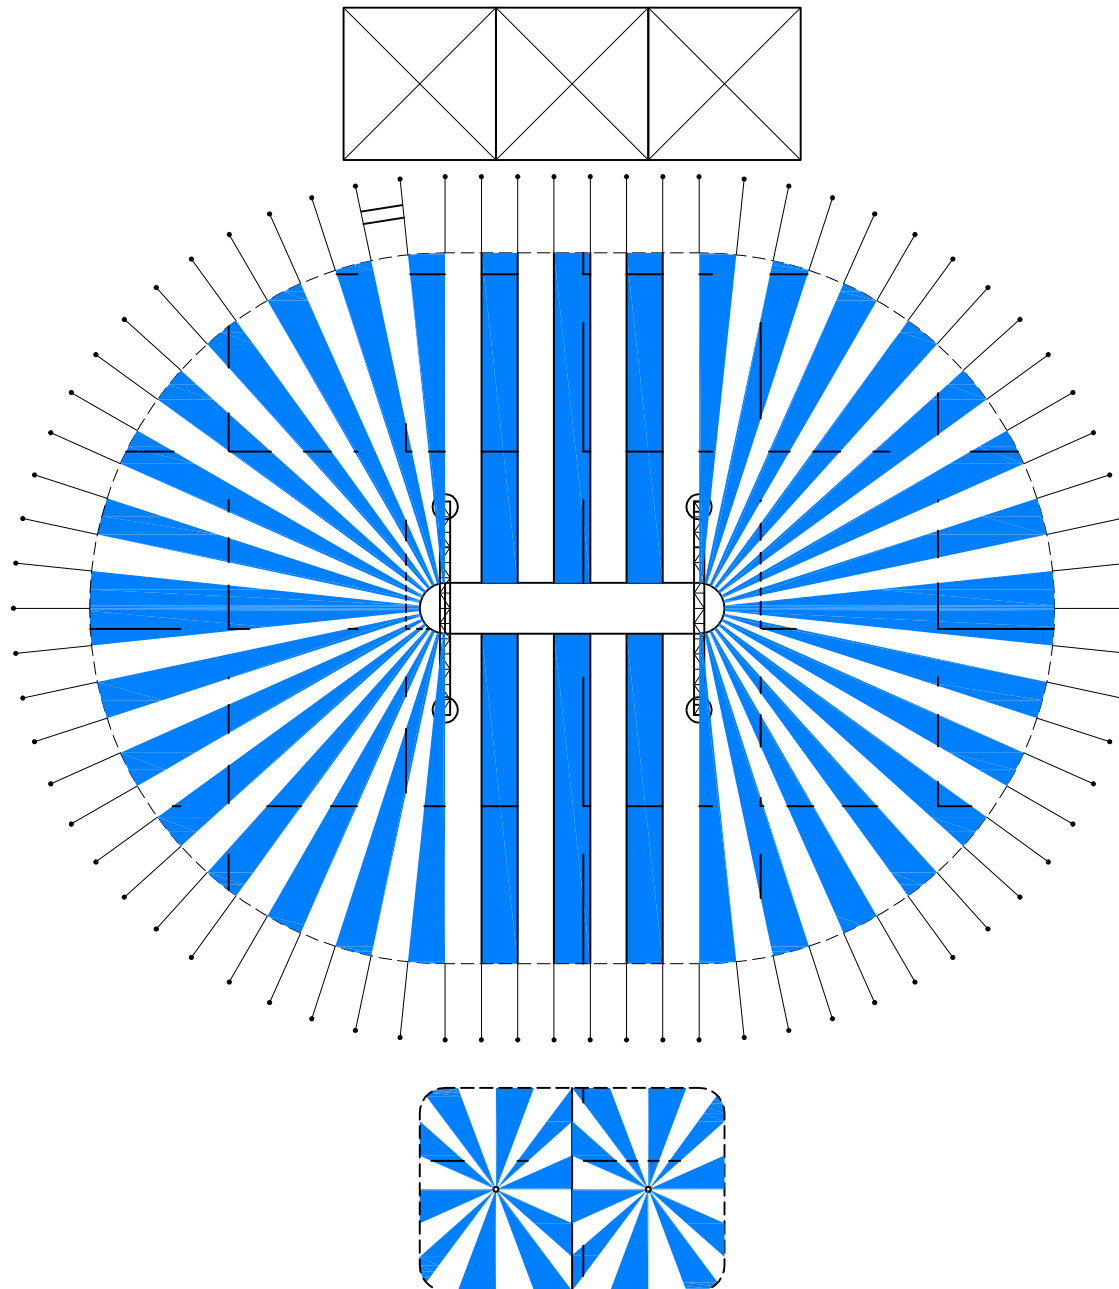

NOTAS:

1. Lona dupla face, com trama mínima de 9 x 9. Cor interna a ser determinada pelo cliente.
2. A lona deverá ser do tipo antichama e dotada de filtro, de forma a não permitir a passagem de luz
3. A lona deverá vir acompanhada de laudo de inflamabilidade expedido por instituição idônea.
4. Em todas as emendas de nesgas, deverá ter faixa de 50 mm de reforço no interior do trespasso.
5. A ancoragem das nesgas nos pinos dos paus-de-roda deve ser dotada de chapa de 140 x 140 mm, espessura mínima de 3 mm, com 4 parafusos de 8 mm mínimo.
6. A lona deve ser confeccionada de forma que seja montada e desmontada sem apoio no solo (sobee desce na carreta).





SECRETARIA DE CULTURA



FUNCEB		Folha 01 /									
CircConferencia - PROJETO COMPLETO		Medidas em metros ESC. 1:300									
VISTA - COBERTURA											
LOCAL:	ITINERANTE										
BAIRRO:											
CIDADE:											
ATIVIDADE:	EDIFICAÇÃO TEMPORÁRIA / CIRCO										
PROPRIETÁRIO:	GOVERNO DO ESADO DA BAHIA										
<p>ÁREAS</p> <table border="1"> <tr> <td>LONA 1</td> <td>95,1 m²</td> <td rowspan="4">PROPRIETÁRIO _____</td> </tr> <tr> <td>LONA 2</td> <td>895,7 m²</td> </tr> <tr> <td>CAMARINS</td> <td>108,0 m²</td> </tr> <tr> <td>TOTAL</td> <td>1098,8 m²</td> </tr> </table>		LONA 1	95,1 m ²	PROPRIETÁRIO _____	LONA 2	895,7 m ²	CAMARINS	108,0 m ²	TOTAL	1098,8 m ²	RESP. TÉCNICO: ENGº ELY GOMES DOS SANTOS RNP 140379066-3
LONA 1	95,1 m ²	PROPRIETÁRIO _____									
LONA 2	895,7 m ²										
CAMARINS	108,0 m ²										
TOTAL	1098,8 m ²										

REV	DATA	DESENHO	PROJETO	EMISSÃO INCLAL DESCRIÇÃO
0	13/03/2013	ELY	ELY	EMISSÃO INCLAL

	ENGENHARIA ELÉTRICA	R. JACOBER, 615 - LIMÃO	(11) 83889254
	ENGENHARIA MECÂNICA	SÃO PAULO/SP	(31) 85146442
	SEGURANÇA DO TRABALHO	R. INGLATERRA, 137 - CARIRU	L.D. 559940619
	EVENTOS TEMPORÁRIOS	IPATINGA/MG	elygantos@gmail.com
			www.ely.eng.br

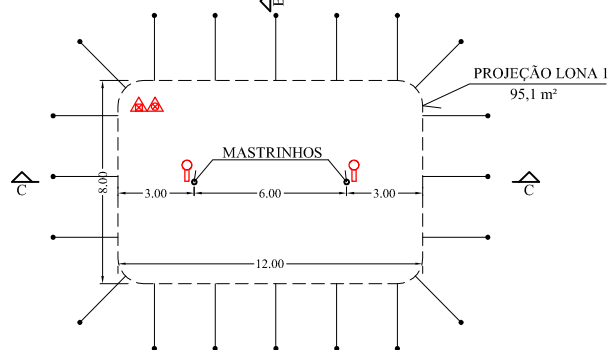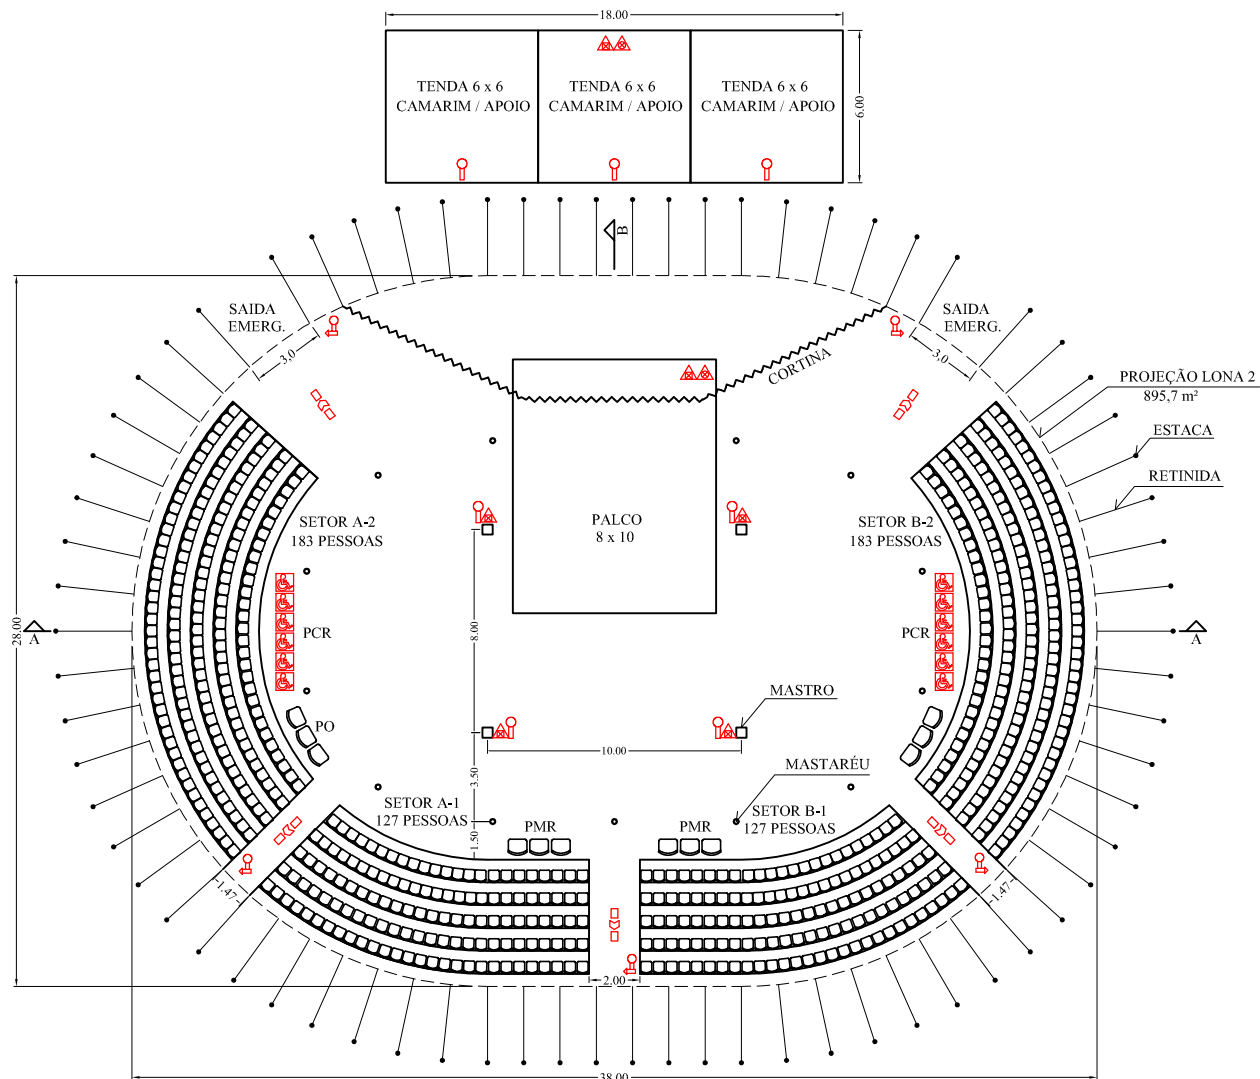

NOTAS:

1. Sempre que houver dificuldade na compreensão ou na execução do projeto, entrar em contato com o Responsável Técnico, para obter mais informações.
2. O projeto revisado e entregue ao cliente está assinado pelo R. T. em todas as pranchas.
3. Não executar o projeto com base em pranchas não assinadas sem conferi-las com as originais.
4. Projetos complementares devem ser aprovados pelo R. T.
5. Em caso de divergências, os detalhes prevalecem sobre os desenhos gerais.
6. Direitos autorais reservados. A reprodução total ou parcial, bem como o uso sem autorização sujeitará o infrator às penalidades da Lei.

LEGENDA

	ESPAÇO PARA DEFICIENTE		QUADRO DE FORÇA
	EXTINTOR PÓ QUÍMICO SECO		FLUXO DE ROTA DE FUGA
	EXTINTOR DE ÁGUA PRESSURIZADA		SAÍDA FINAL DE ROTA DE FUGA
	EXTINTOR CO2		ILUM. EMERG./CLAREAMENTO
	NÍVEL		ILUM. EMERG./BALIZAMENTO
	GRUPO MOTOR-GERADOR		


FUNCEB

CircConferencia - PROJETO COMPLETO


PLANTA BAIXA

Folha
02 /
Medidas
em metros
ESC.
1:300


RESP. TÉCNICO: ENGº ELY GOMES DOS SANTOS
RNP 140379066-3

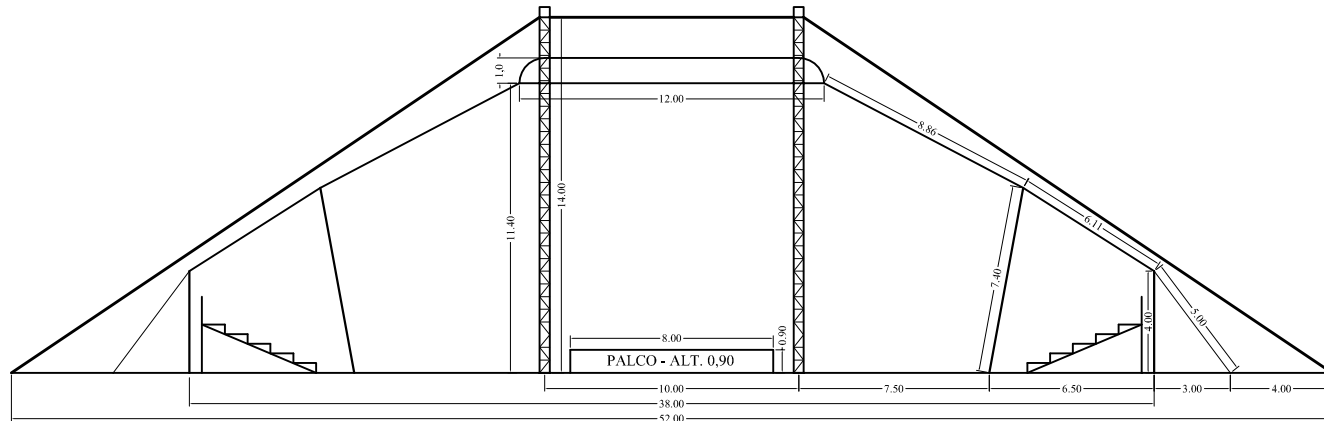

CORTE A-A

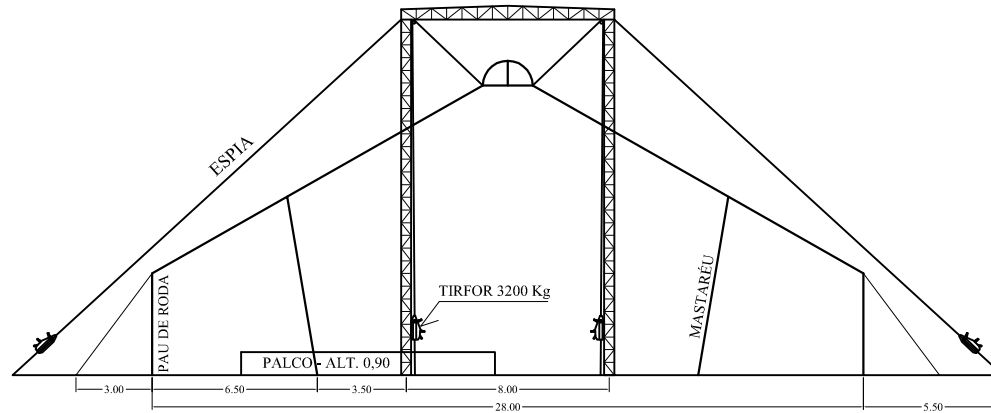


CORTE B-B

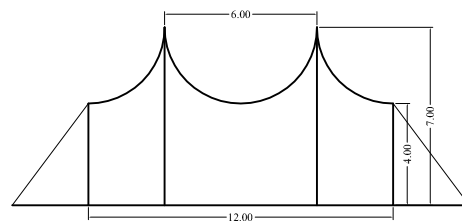

CORTE C-C

FUNCEB	Folha 03 /
CircConferencia - PROJETO COMPLETO	Medidas em metros
CORTES	ESC. 1:300
<small>RESP. TÉCNICO: ENGº ELY GOMES DOS SANTOS RNP 140379066-3</small>	

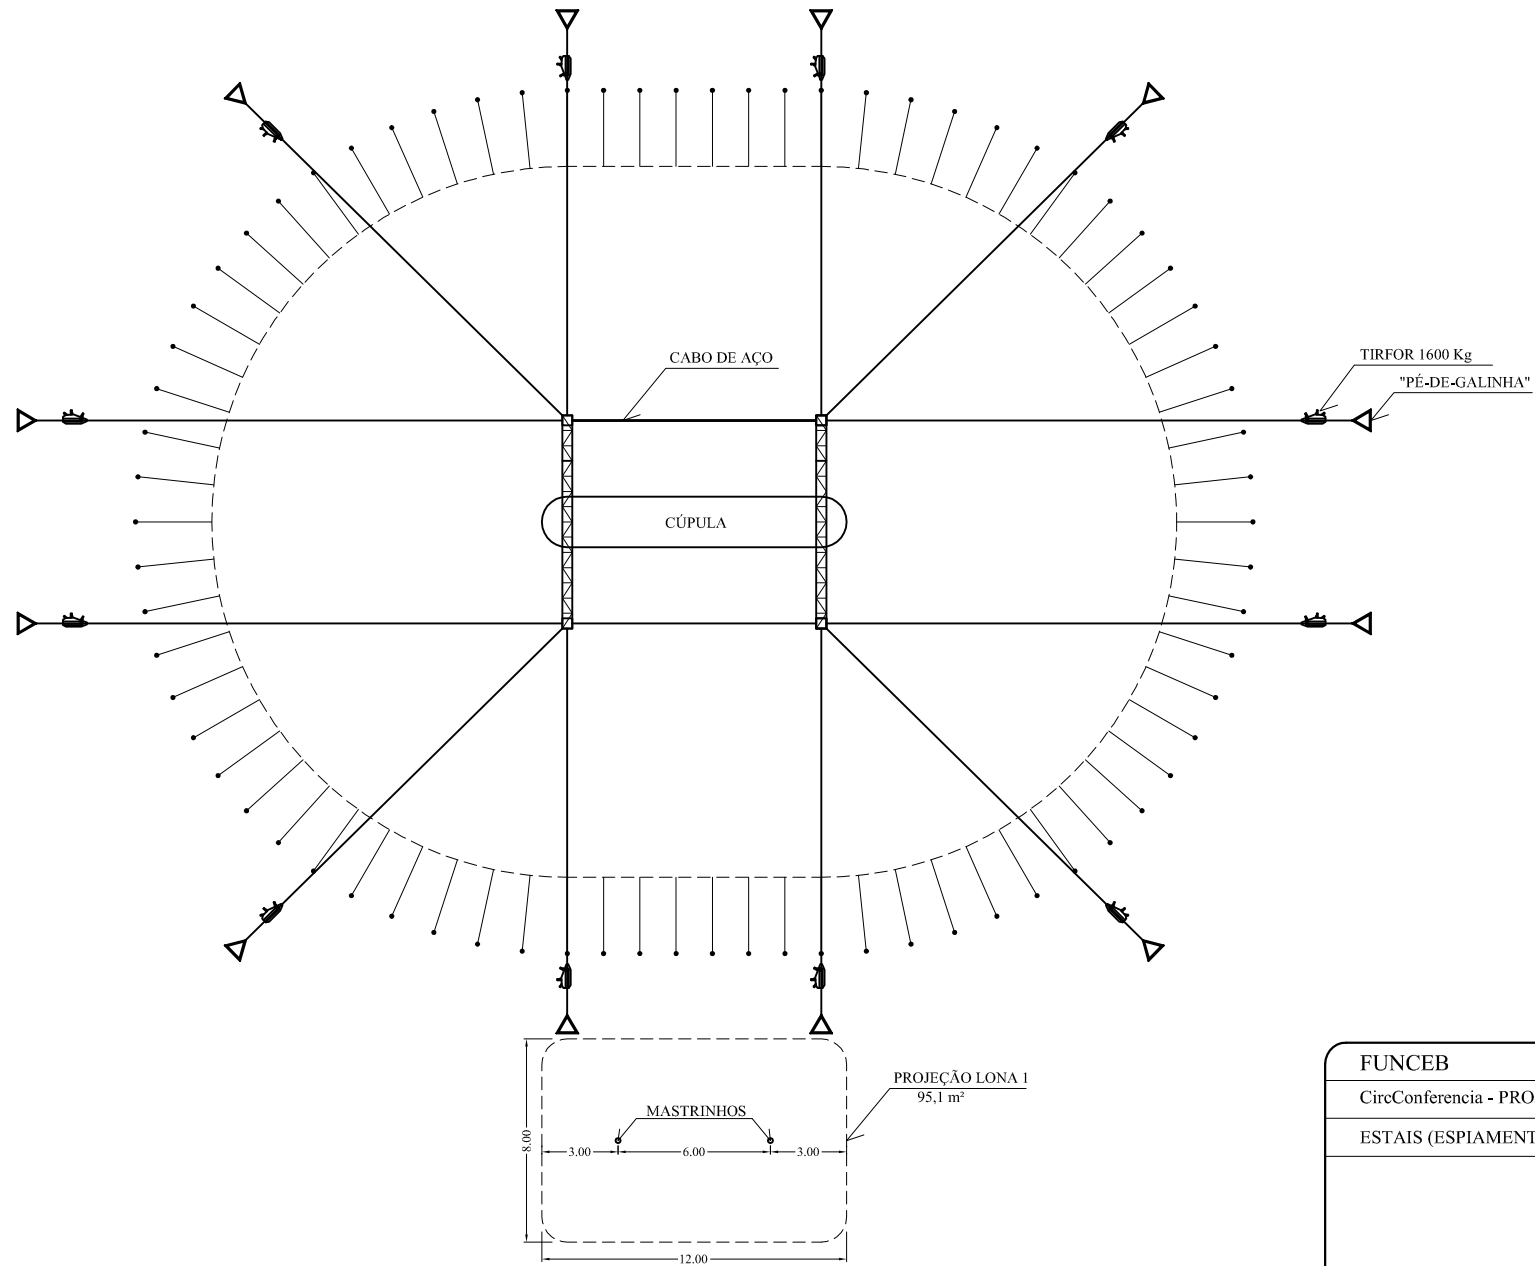

FUNCEB	Folha 04 /
CircConferencia - PROJETO COMPLETO	Medidas em metros
ESTAIS (ESPIAMENTO)	ESC. 1:300
<small>RESP. TÉCNICO: ENGº ELY GOMES DOS SANTOS RNP 140379066-3</small>	



SECRETARIA DE
CULTURA



Bahia
GOVERNO

TERRA DE TODOS NÓS