

LEGENDA

SINALIZAÇÃO DE PISO PARA EXTINTORES

EXTINTOR – PÓ ABC, 4Kg – 2A/20BC

ROTA DE FUGA

○ UNIDADE AUTÔNOMA COM DUAS LÂMPADA FLUORESCENTES COMPACTAS DE 11W, ACLARAMENTO

CAMPAINHA ELETRÔNICA, TIPO DE DOIS TONS



ELETRODUTO CORRUGADO 40MM

ELETRODUTO CORRUGADO 40MM

CABOS DE COMANDO 2 X 1,5MM² (SHIELD)


TUBULAÇÃO EM FERRO GALVANIZADO A FOGO (FG) 3/4"

CAIXA DE INSPEÇÃO 40 X 40CM
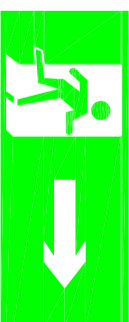
| Código | SINALIZAÇÃO DE ORIENTAÇÃO E SALVAMENTO | |
|-----------------------|---|---------------------|
| | SÍMBOLO | SIGNIFICADO |
| S-01 |  | SAÍDA DE EMERGÊNCIA |
| S-02 |  | SAÍDA DE EMERGÊNCIA |
| DIMENSÕES: 24 X 12 CM | | |

OBSERVAÇÕES GERAIS


1. DIMENSÕES EM CENTÍMETRO, EXCETO ONDE INDICADO DE OUTRA FORMA

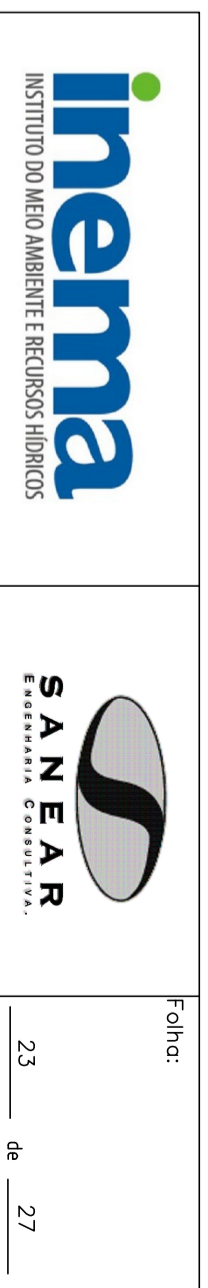

PROJETO EXECUTIVO DO SISTEMA DE COMBATE A INCÊNDIO E
PÂNICO DO PARQUE ZOOBOTÂNICO DE SALVADOR
RECINTO DOS PRIMATAS - PLANTA BAIXA E DETALHES

| | | | |
|-----------------------------------|---|---------------------------------------|-----------------------|
| Responsável Por: | Ashadurov | Cred./V.AST: | Data: |
| Nome: | | | |
| Desenho: | | | |
| Desenho: Denis de Oliveira | | | ABR/2016 |
| Verificação: José Vicente | | | 24-24-I-D ABR/2016 |
| Aprovação: José Vicente | | | 24-24-D ABR/2016 |
| | | | |
| | | | |
| Escala: 1:100 | Des. Número: 0/-2015-DES-24-PGP-200 | Sustitui A: Substituído | Perc. 0 |

FORMATO A1: 841mm x 594

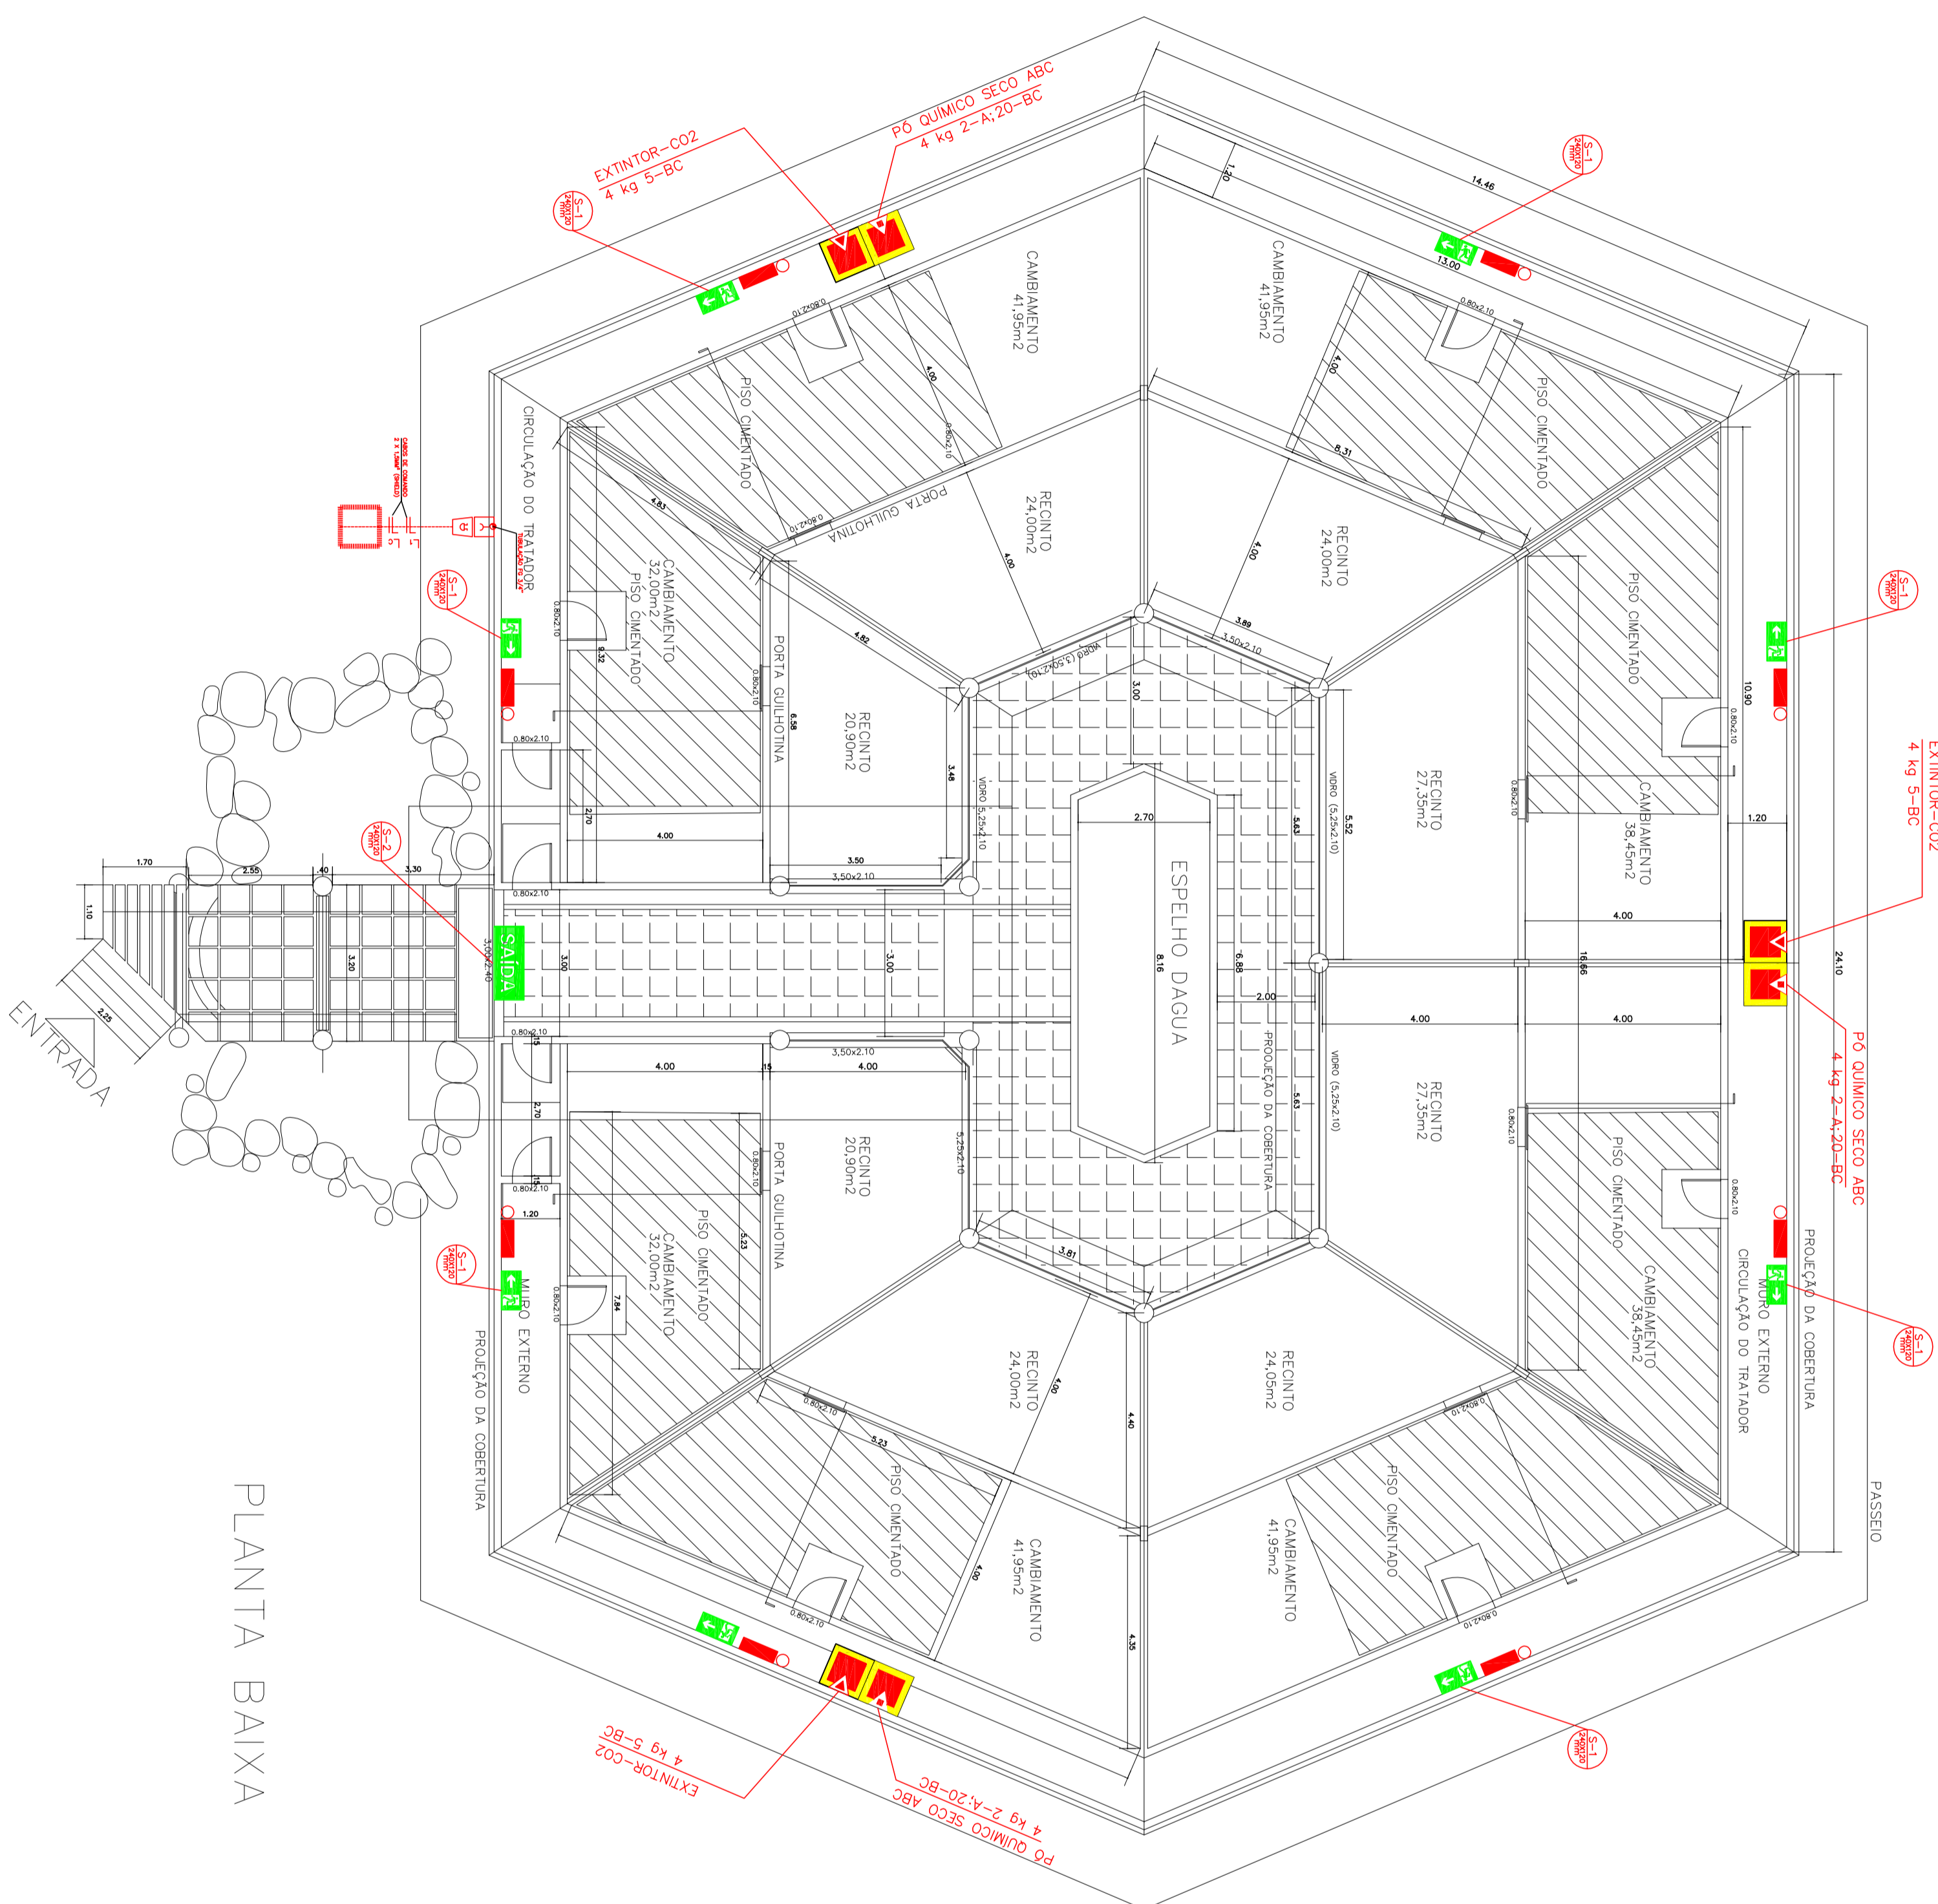

PLANTA BAIXA