



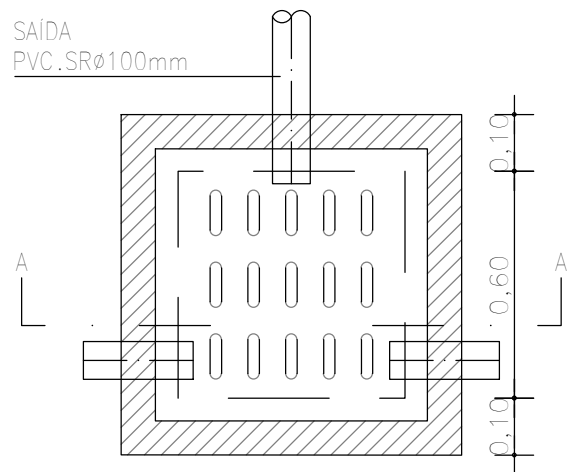

PLANTA BAIXA

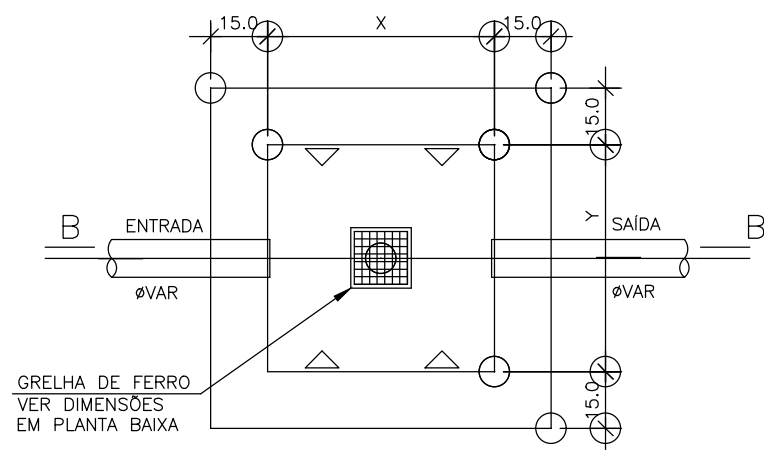

PLANTA BAIXA
ESCALA 1 : 20


CANTONEIRA METÁLICA "L"
(ABAS IGUAIS) 1.1/4"

TAMPA EM CONCRETO
COM ABERTURAS P/
PASSAGEM DE ÁGUAS PLUVIAIS


PVC.SRØ100mm
ENTRADA

PVC.SRØ100mm
SAÍDA

BASE DE CONCRETO

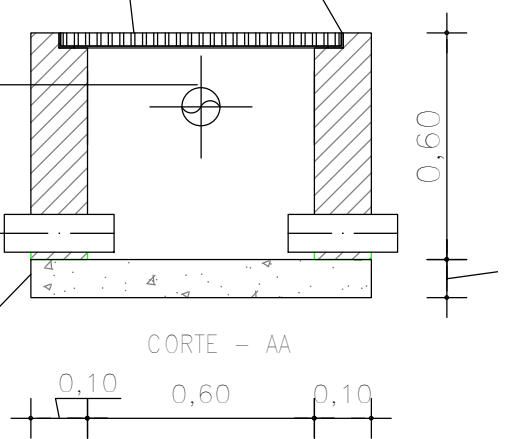

DET. CAIXA DE CAPTAÇÃO
ESCALA 1 : 20

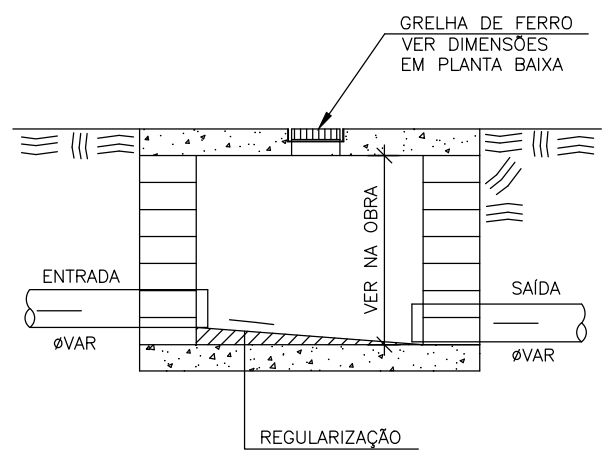

CORTE B - B
ESCALA 1 : 20

AS DIMENSÕES (X e Y) DEVERÃO SER CONFIRMADAS
EM PLANTA BAIXA

DET. CAIXA DE INSPEÇÃO
ESCALA 1 : 25

LP&E
Consultoria Engenharia e Tecnologia S/A
André Clemente Correia
Coordenador de Contratos

CONSÓRCIO SAÚDE CONCREMAT-MEP - CNPJ 60.255.454/0001-35
RUA JOAQUIM PALHARES, no. 40, ANDAR 5 - RIO DE JANEIRO/RJ - CEP 20.260-080 - FONE (21) 3535-4131
Medidas em metros. Conferir medidas no local.
O valor da cota prevalece ao da escala. Antes de qualquer alteração consultar o arquiteto responsável.

REV	DATA	CONTEÚDO	REV	DATA	CONTEÚDO
00	22/04/2026	EMIÇÃO INICIAL			

Nome do Empreendimento CAPS I			
Endereço do Empreendimento RUA ALCEBIÁDES SÃO VIÊIRA S/N, CABACEIRAS DO PARAGUAÇU - BA		Disciplina ÁGUAS PLUVIAIS	
Título do desenho PLANTA DE DETALHES		Etapa PROJETO EXECUTIVO	
	Projetista e coordenador CONSÓRCIO SAÚDE CONCREMAT-MEP - CNPJ 60.255.454/0001-35 RUA JOAQUIM PALHARES, no. 40, ANDAR 5 - RIO DE JANEIRO/RJ - CEP 20.260-080 FONE (21) 3535-4131 Responsável Técnico pelo Projeto de Águas Pluviais ANDRÉ CLEMENTE CORREIA ENGENHEIRO CREA: 1809024404	Prancha 02/02	Especialidade PLU
		Revisão 00	Escala 1/20