




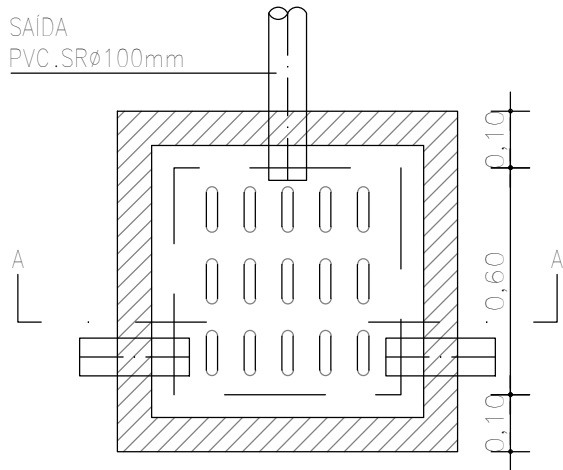


PLANTA BAIXA

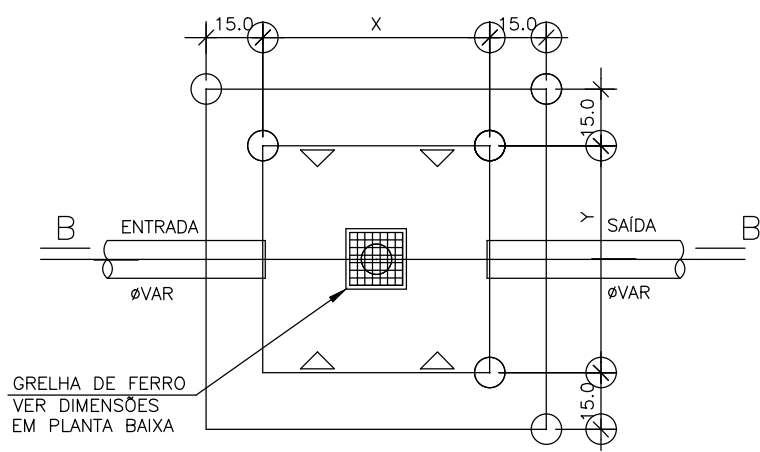

PLANTA BAIXA
ESCALA 1 : 20

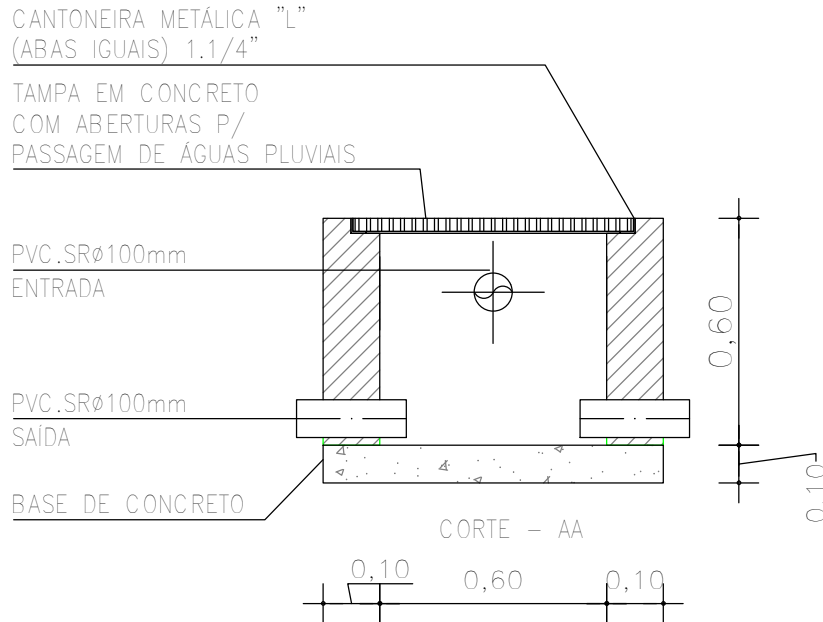


DET. CAIXA DE CAPTAÇÃO
ESCALA 1 : 20

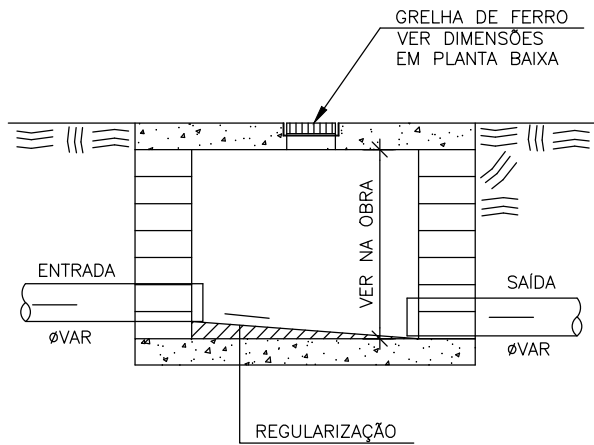

CORTE B – B
ESCALA 1 : 20

AS DIMENSÕES (X e Y) DEVERÃO SER CONFIRMADAS
EM PLANTA BAIXA

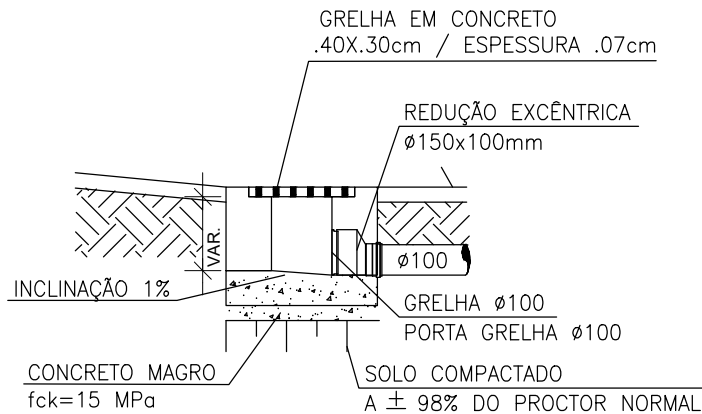

DET. SAÍDA LATERAL GRELHA
ESCALA 1 : 20

CONSORCIO SAÚDE
André Clemente Correia
Coordenador de Contratos

CONSORCIO SAÚDE CONCREMAT-MEP - CNPJ 60.255.454/0001-35
RUA JOAQUIM PALHARES, no. 40, ANDAR 5 - RIO DE JANEIRO/RJ - CEP 20.260-080 - FONE (21) 3535-4131
Medidas em metros. Conferir medidas no local.
O valor da cota prevalece ao da escala. Antes de qualquer alteração consultar o arquiteto responsável.

REV	DATA	CONTEUDO	REV	DATA	CONTEUDO
00	18/05/2026	EMIÇÃO INICIAL			
Nome do Empreendimento					
CAPS III					
Endereço do Empreendimento					
RUA 12, SANTA MARIA DA VITÓRIA/BA					
Disciplina					
ÁGUAS PLUVIAIS					
Título do desenho					
Etapa					
PLANTA DE DETALHES					
PROJETO EXECUTIVO					
Projeta e coordenador					
CONSORCIO SAÚDE CONCREMAT-MEP - CNPJ 60.255.454/0001-35					
RUA JOAQUIM PALHARES, no. 40, ANDAR 5 - RIO DE JANEIRO/RJ - CEP 20.260-080					
FONE (21) 3535-4131					
Responsável Técnico pelo Projeto de Águas Pluviais					
ANDRÉ CLEMENTE CORREIA					
ENGENHEIRO CREA: 1809024404					
Prancha					
02/02					
Especialidade					
PLU					
Revisão					
00					
Escala					
1/20					