




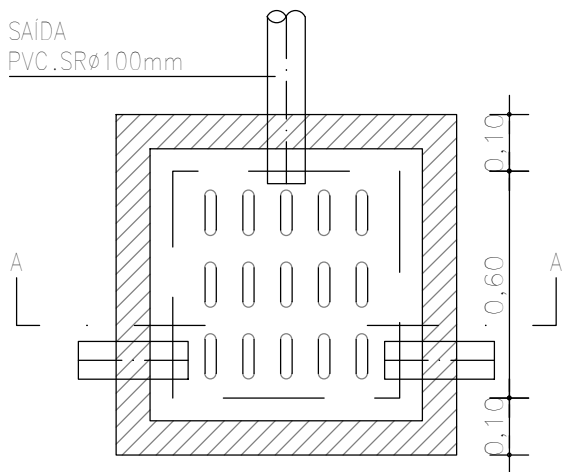


PLANTA BAIXA

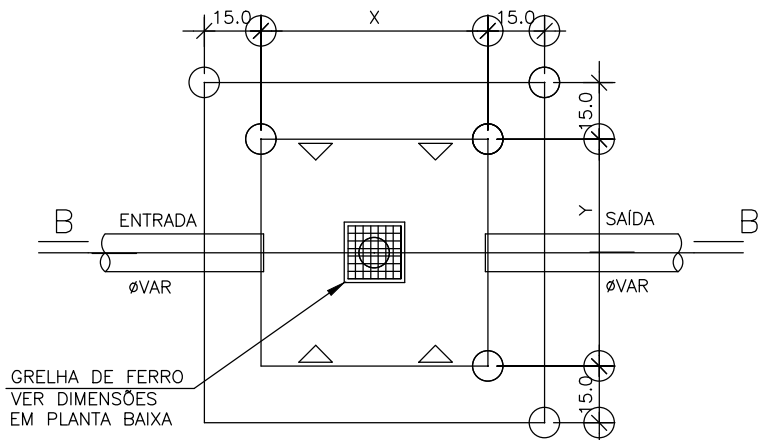

PLANTA BAIXA
ESCALA 1 : 20

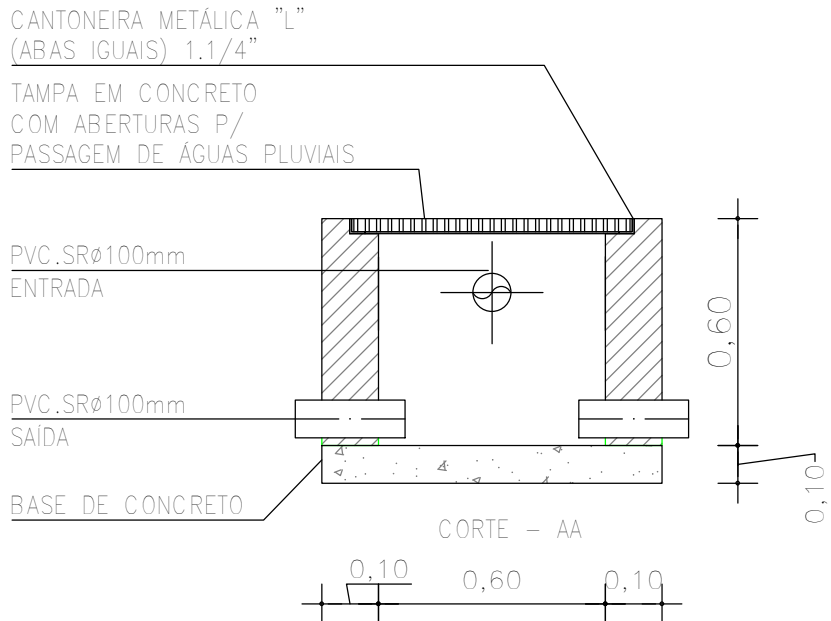


DET. CAIXA DE CAPTAÇÃO
ESCALA 1 : 20

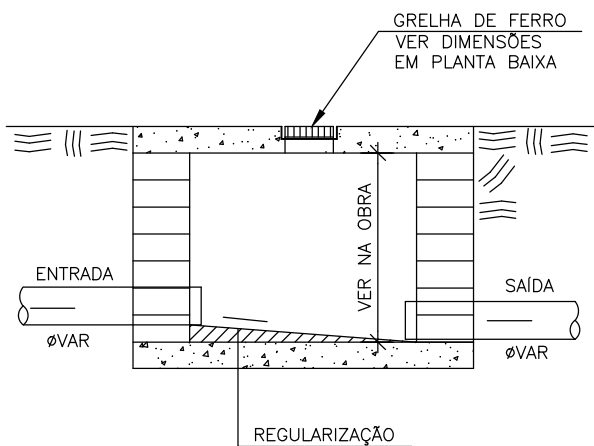


CORTE B - B
ESCALA 1 : 20

AS DIMENSÕES (X e Y) DEVERÃO SER CONFIRMADAS EM PLANTA BAIXA

DET. CAIXA DE INSERÇÃO
ESCALA 1 : 25

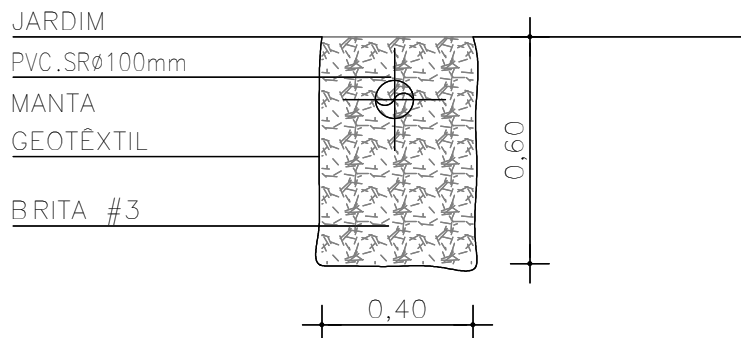

DET. VALA DE INFILTRAÇÃO
ESCALA 1 : 20

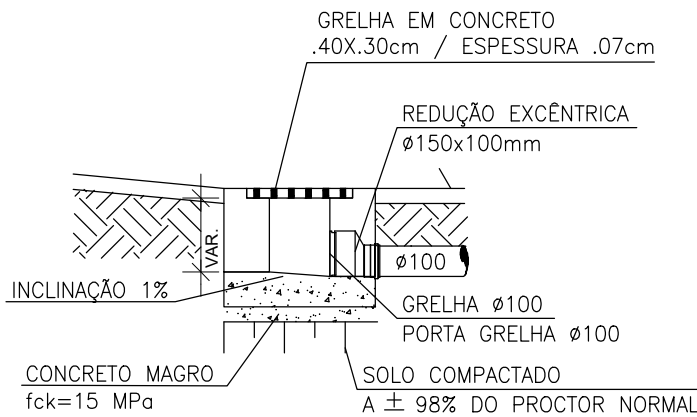

DET. SAÍDA LATERAL GRELHA
ESCALA 1 : 20

André Clemente Correia
Concepção Engenharia e Tecnologia S/A
André Clemente Correia
Coordenador de Contratos

CONSÓRCIO SAÚDE CONCREMAT-MEP - CNPJ 60.255.454/0001-35
RUA JOAQUIM PALHARES, no. 40, ANDAR 5 - RIO DE JANEIRO/RJ - CEP 20.260-080 - FONE (21) 3535-4131
Medidas em metros. Conferir medidas no local.
O valor da cota prevalece ao da escala. Antes de qualquer alteração consultar o arquiteto responsável.

REV	DATA	CONTEÚDO	REV	DATA	CONTEÚDO
00	27/04/2026	EMISSÃO INICIAL			

Nome do Empreendimento		CER III	
Endereço do Empreendimento		ESTRADA DA HORTA DA MERENDA ESCOLAR, REGIÃO LESTE, CRUZ DAS ALMAS/BA	
Título do desenho		Disciplina ÁGUAS PLUVIAIS	
PLANTA DE DETALHES		Etapa PROJETO EXECUTIVO	
		Projeta e coordenador CONSÓRCIO SAÚDE CONCREMAT-MEP - CNPJ 60.255.454/0001-35 RUA JOAQUIM PALHARES, no. 40, ANDAR 5 - RIO DE JANEIRO/RJ - CEP 20.260-080 FONE (21) 3535-4131 Responsável Técnico pelo Projeto de Águas Pluviais ANDRÉ CLEMENTE CORREIA ENGENHEIRO CREA: 1809024404	
		Prancha 02/02	Especialidade PLU
		Revisão 00	Escala 1/20