




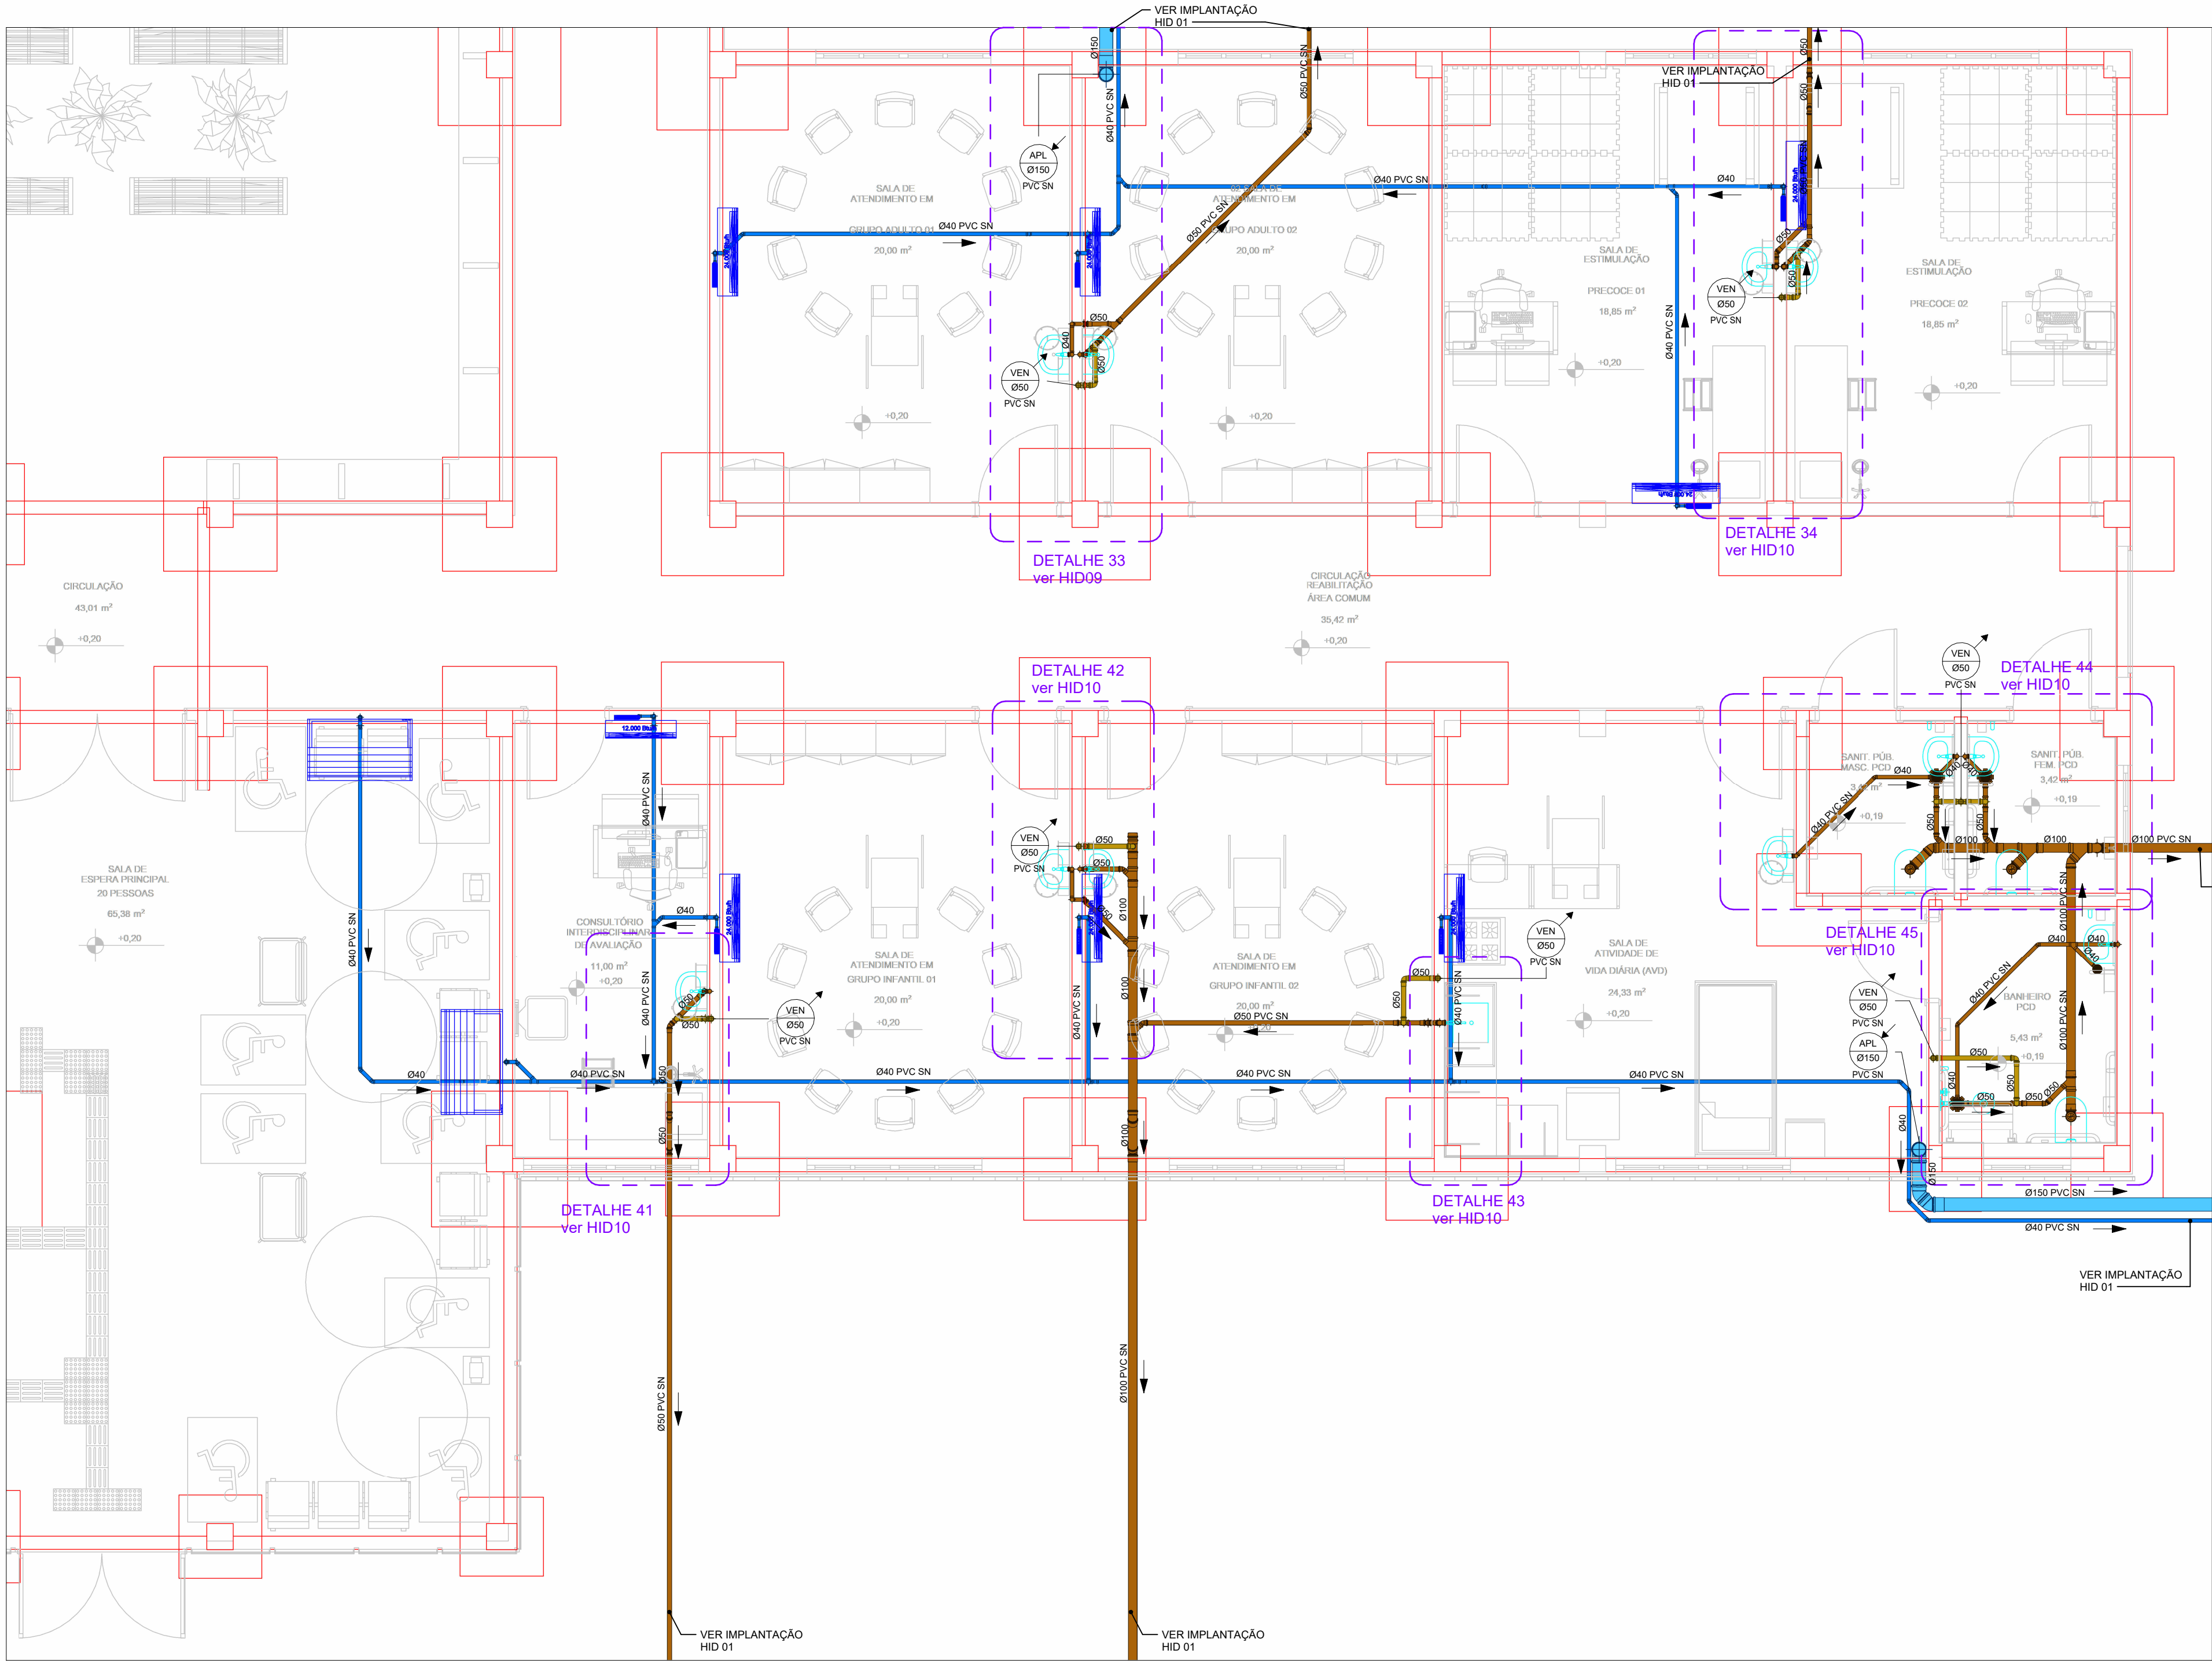

1 PLANTA BAIXA - TÉRREO PARTE 03/03 (SANITÁRIO/PLUVIAL)
ESCALA 1 : 50

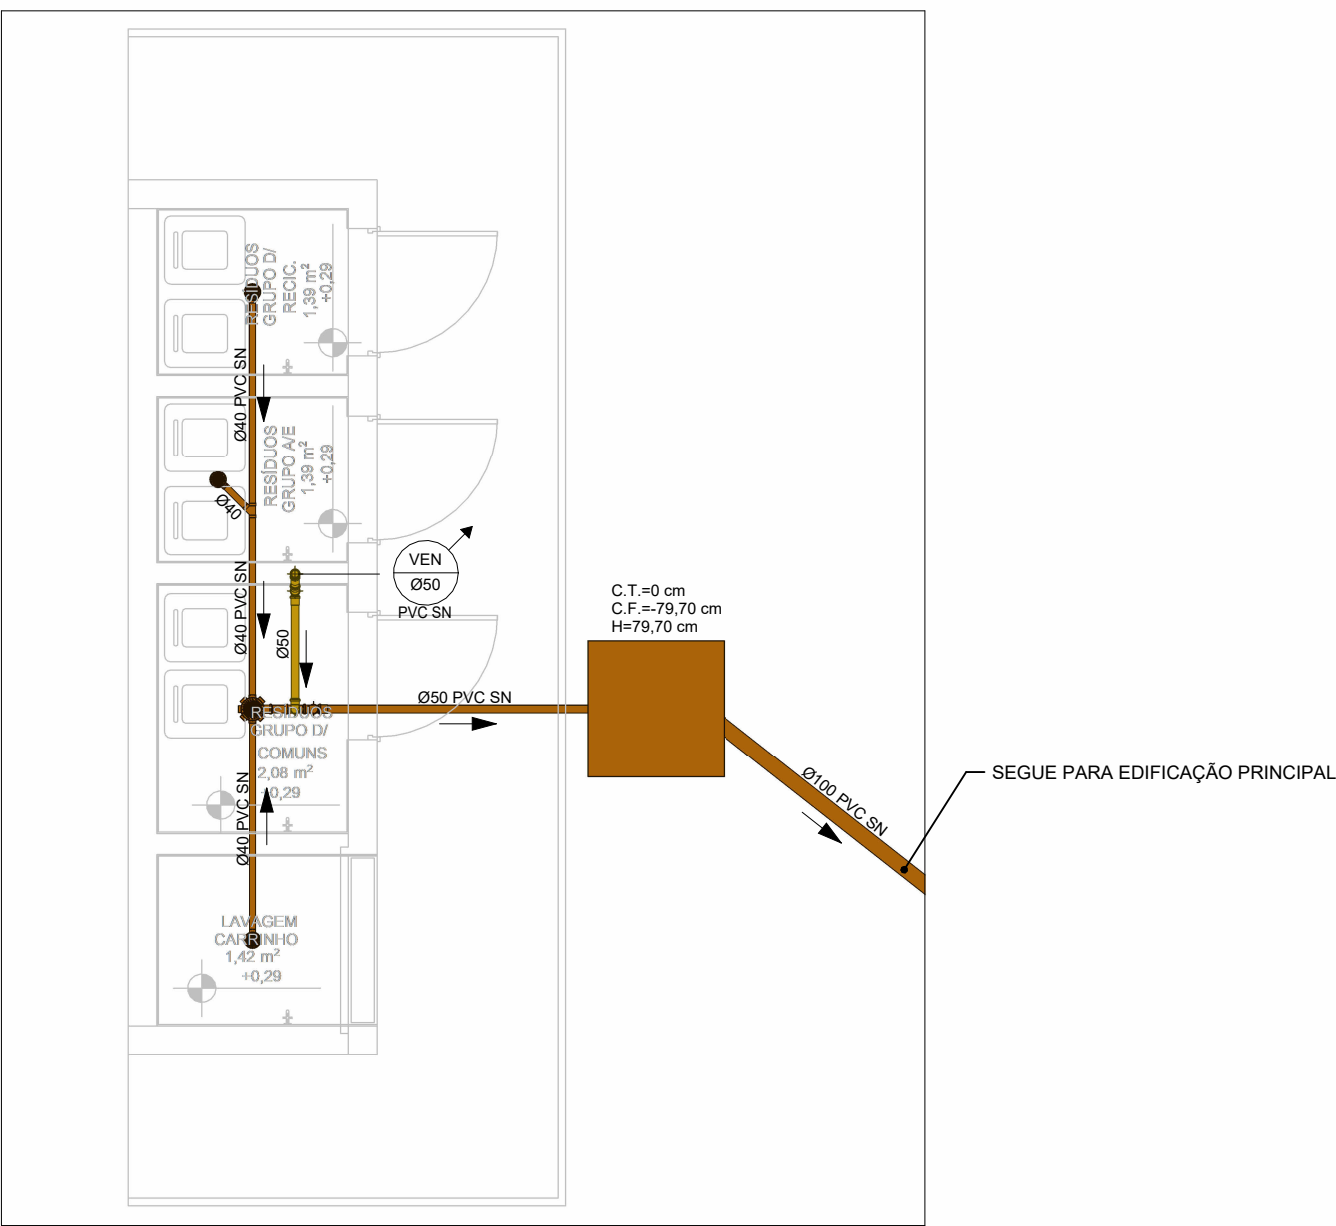

2 PLANTA BAIXA - ABRIGO DE RESÍDUOS (SANITÁRIO/PLUVIAL)
ESCALA 1 : 50

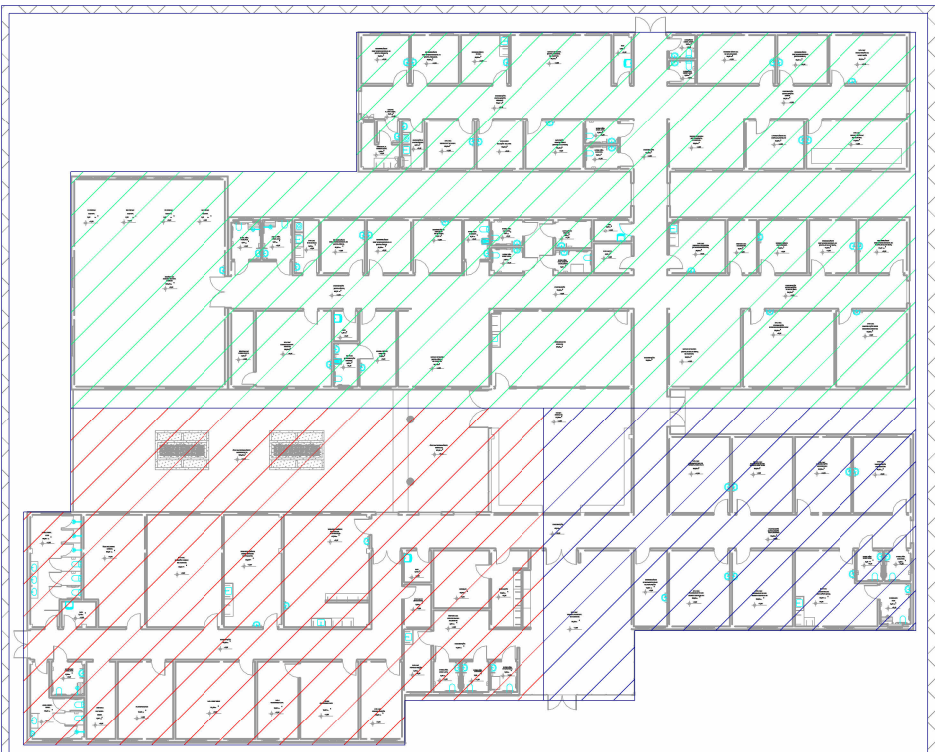

- LEGENDA
- PAVIMENTO TÉRREO - PARTE 01/03
 - PAVIMENTO TÉRREO - PARTE 02/03
 - PAVIMENTO TÉRREO - PARTE 03/03

PLANTA-CHAVE PAVIMENTO TÉRREO
ESCALA 1 : 500

CONVENÇÕES GERAIS

CAIXAS E SIMILARES:
CA - CAIXA DE ÁREA
CC - CAIXA DE CAPTAÇÃO
CG - CAIXA DE GORDURA
CI - CAIXA DE INSPEÇÃO
PV - POÇO DE VISITA

MATERIAIS:
PVC SN - PVC SÉRIE NORMAL
PVC SR - PVC SÉRIE REFORÇADA

DIVERSOS:
TL - TORNEIRA DE LIMPEZA
TLNP - TORNEIRA DE LIMPEZA DE ÁGUA NÃO POTÁVEL

CONEXÕES E PEÇAS:
J - JOELHO
JD - JUNÇÃO DUPLA
JS - JUNÇÃO SIMPLES
LD - LUVA DUPLA
GC - GRELHA E PORTA GRELHA DE PVC CROMADA
GF - GRELHA DE FERRO
GH - GRELHA HEMISFÉRICA
RXC - REGISTRO DE GAVETA BRUTO
RQC - REGISTRO DE GAVETA CROMADO
RPC - REGISTRO DE PRESSÃO CROMADO
T - TE

LEGENDA PRUMADA:
EFLENTE DA PRUMADA
DIÂMETRO DA TUBULAÇÃO EM MILÍMETROS
MATERIAL DA TUBULAÇÃO
LEGENDA LIGAÇÕES:
(Ø45) DESVIO DE REDE COM 2x45°
(Ø90) DESVIO DE REDE COM 2x90°
L - LIGAÇÃO NA VERTICAL NO PÉ DA PRUMADA

LEGENDA DE FURAÇÃO:
F - FURO EM VIGA
FP - FURAÇÃO EM PILAR
FL - FURAÇÃO EM LAJE
FV - FURAÇÃO EM VIGA
DV - DESVIO DE VIGA
OBS:
AS INFORMAÇÕES DE FURAÇÕES EM VIGAS E LAJES DEVERÃO SER VERIFICADAS NAS PLANTAS ESPECÍFICAS DE FURAÇÕES.

LEGENDA DOS SISTEMAS DAS TUBULAÇÕES

ÁGUA FRIA (AFR)
ÁGUA FRIA DE VÁLVULA (AFV)
ÁGUAS PLUVIAIS (APL)
ALIMENTAÇÃO CONCESSIONÁRIA (ALC)
ALIMENTAÇÃO GRAVIDADE (GRAV)

DRENO DE CLIMATIZAÇÃO (DAC)
ESGOTO (ESG)
ESGOTO SIFONADO (EPS)
EXTRAÇÃO (EXT)
GORDURA (GOR)

LIMPEZA (LIMP)
RECALQUE (REC)
VENTILAÇÃO SANITÁRIO (VEN)

OBSERVAÇÕES GERAIS

DECLIVIDADE:
-AS CANALIZAÇÕES DE DISTRIBUIÇÃO DE ÁGUA NUNCA DEVERÃO SER INTEIRAMENTE HORIZONTAIS, DEVENDO APRESENTAR DECLIVIDADE MÍNIMA DE 0,2% NO SENTIDO DE ESCOAMENTO, NÃO SE ADMITINDO O SENTIDO INVERSO.
-AS DECLIVIDADES MÍNIMAS PARA ESGOTO NÃO ESPECIFICADAS SERÃO (Ø ≥ 75mm - 1:2%)
-AS DECLIVIDADES MÍNIMAS PARA ESGOTO NÃO ESPECIFICADAS SERÃO (Ø ≥ 100mm - 1:2%)
-AS DECLIVIDADES MÍNIMAS PARA ÁGUAS PLUVIAIS SERÃO (Ø ≥ 150mm - 1:2%)
-AS INCLINAÇÕES ACIMA DEVERÃO SER SEGUIDAS, SALVO NOS LOCAIS INDICADOS.

NOTAS:
-COTAS EM CENTÍMETROS. DIÂMETROS DAS TUBULAÇÕES DE PVC EM MILÍMETROS.
-OBSERVAR CONCRETAGEM DE TUBOS E CONEXÕES COM ELEMENTOS ESTRUTURAIS.
-TODAS AS TUBULAÇÕES DE ÁGUA E ESGOTO NÃO ESPECIFICADAS SERÃO EM PVC RÍGIDO.
-UTILIZAR EM TODOS PES DE PRUMADAS CURVA CURTA SÉRIE "T".
-NAS LINHAS DE RECALQUE COM MUDANÇA DE DIREÇÃO DE 90° UTILIZAR DOIS JOELHOS DE 45°.
-PARA EFEITOS DE EXECUÇÃO, ATENTAR-SE AOS DETALHAMENTOS. -AS INSTALAÇÕES DE GÁS GLP DEVERÃO SER VERIFICADAS JUNTO AO PROJETO ESPECÍFICO.
-AS INSTALAÇÕES DO PLANO DE SEGURANÇA CONTRA INCÊNDIO E PÂNICO DEVERÃO SER VERIFICADO JUNTO AO PROJETO ESPECÍFICO.
-CASO HAJA DÚVIDAS, CONSULTAR O ENGENHEIRO RESPONSÁVEL ANTECIPADAMENTE A EXECUÇÃO.
-TODA TUBULAÇÃO DE DRENAGEM DO SISTEMA DE AR CONDICIONADO QUE ESTIVER NA HORIZONTAL, DEVERÁ RECEBER ISOLAMENTO TÉRMICO ATRAVÉS DE MANTA DE POLIETILENO COM ESPESURA MÍNIMA DE 20mm.
-CONFORME ESTABELECIDO PELA ABNT NBR 15576:2013 A VIDA ÚTIL DE PROJETO (VUP) PARA OS SISTEMAS HIDROSSANITÁRIOS É DE 20 ANOS.

CONSORCIO SAÚDE CONCREMAT-MEP - CNPJ 60.255.454/0001-35 RUA JOAQUIM PALHARES, no. 40, ANDAR 5 - RIO DE JANEIRO/RJ - CEP 20.260-080 - FONE (21) 3535-4131			
Medidas em centímetros		Conferir medidas no local	
O valor da cota prevalece ao da escala		Antes de qualquer alteração consultar o responsável pelo projeto	
HISTÓRICO DE ATUALIZAÇÃO			
REVISÃO	DATA	DISCRIMINAÇÃO DE ATUALIZAÇÃO	
R00	18/12/2025	EMISSÃO INICIAL	
R01	15/04/2026	REVISÃO DRENOS DE CLIMATIZAÇÃO	
NOME DO EMPREENDIMENTO: CENTRO ESPECIALIZADO EM REABILITAÇÃO - CER TIPO 4			
ENDEREÇO DO EMPREENDIMENTO: DIVERSOS (PROJETO PADRÃO)		DISCIPLINA: HIDROSSANITÁRIO	
TÍTULO DO DESENHO: PLANTA BAIXA PAVIMENTO TÉRREO - PARTE 03/03 (SANITÁRIO/PLUVIAL)		ETAPA: EXECUTIVO	
PROJETISTA E COORDENADOR ARQUITETURA CONSORCIO SAÚDE CONCREMAT-MEP - CNPJ 60.255.454/0001-35 RUA JOAQUIM PALHARES, no. 40, ANDAR 5 - RIO DE JANEIRO/RJ - CEP 20.260-080		PRANCHA:	ESPECIALIDADE:
RESPONSÁVEL TÉCNICO PELO PROJETO RHIAN PETRIN DOS SANTOS ENG. CIVIL - CREA PR 153.970/D		04/18	HID
		REVISÃO:	ESCALA:
		R01	INDICADA