
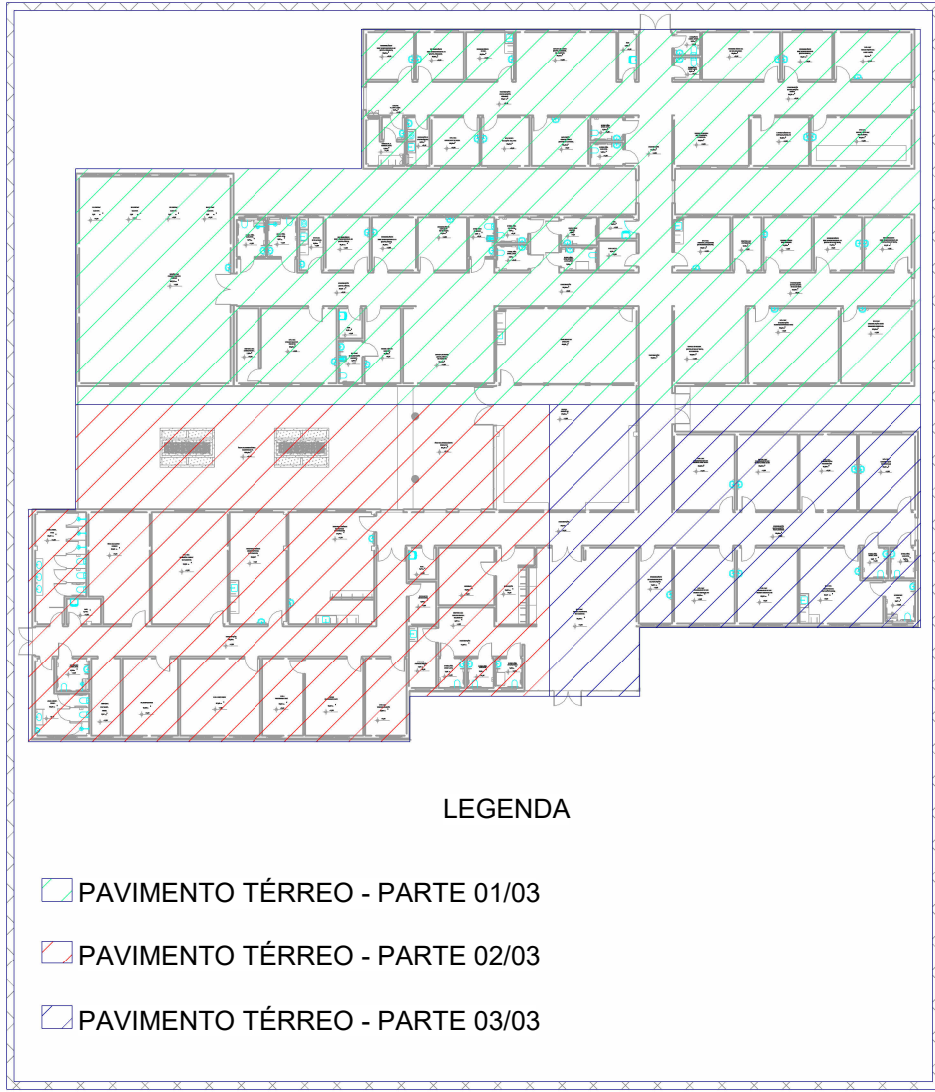


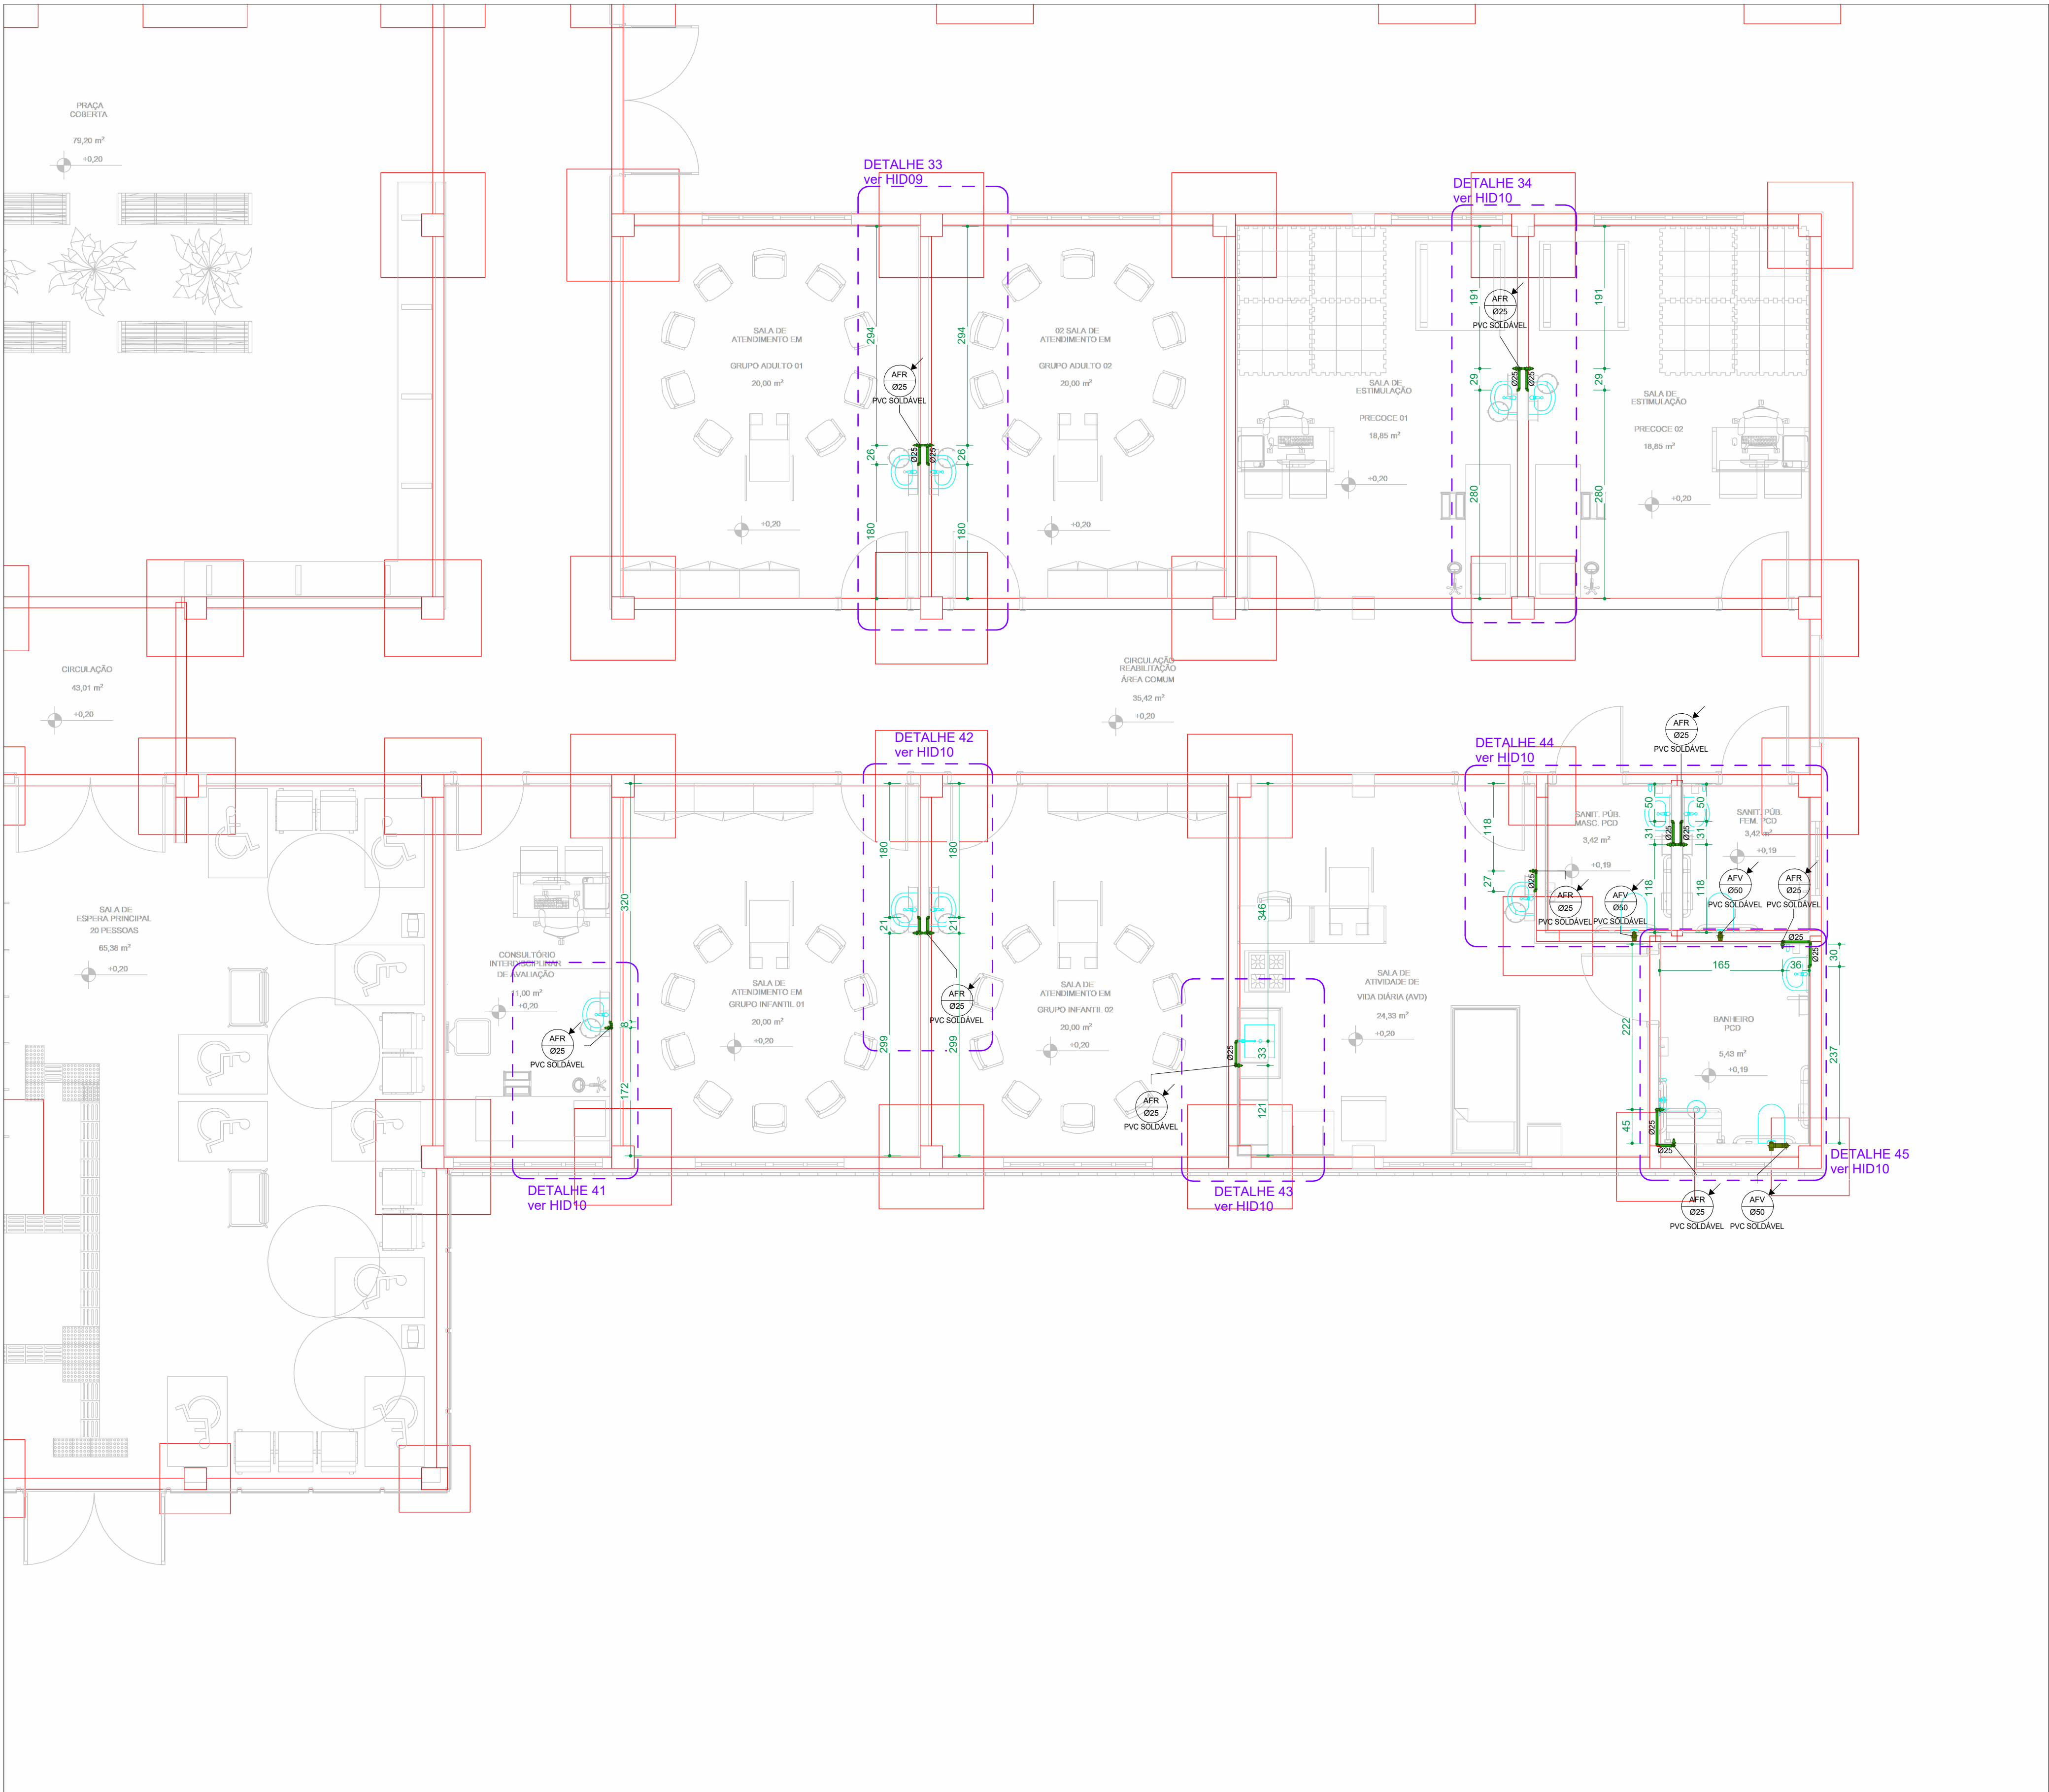

- LEGENDA
- PAVIMENTO TÉRREO - PARTE 01/03
 - PAVIMENTO TÉRREO - PARTE 02/03
 - PAVIMENTO TÉRREO - PARTE 03/03

PLANTA-CHAVE PAVIMENTO TÉRREO
ESCALA 1 : 500

CONVENÇÕES GERAIS			
CAIXAS E SIMILARES: CA - CAIXA DE AREIA CC - CAIXA DE CAPTAÇÃO CG - CAIXA DE GORDURA CI - CAIXA DE INSPEÇÃO PV - POÇO DE VISITA	CONEXÕES E PEÇAS: J - JOELHO JD - JUNÇÃO DUPLA JS - JUNÇÃO SIMPLES LD - LUVA DUPLA GC - GRELHA E PORTA GRELHA DE PVC CROMADA GF - GRELHA DE FERRO GH - GRELHA HEMISFÉRICA REX - REDUÇÃO EXCÊNTRICA RG - REGISTRO DE GAVETA BRUTO RGC - REGISTRO DE GAVETA CROMADO RPC - REGISTRO DE PRESSÃO CROMADO T - TE	LEGENDA PRUMADA: EFUENTE DA PRUMADA DIÂMETRO DA TUBULAÇÃO EM MILÍMETROS MATERIAL DA TUBULAÇÃO LEGENDA LIGAÇÕES: (D45) DESVIO DE REDE COM 2x45° (D90) DESVIO DE REDE COM 2x90° (LP) LIGAÇÃO NA VERTICAL NO PÉ DA PRUMADA	LEGENDA DE FURAÇÃO: FURO EM VIGA FP - FURAÇÃO EM PILAR FL - FURAÇÃO EM LAJE FV - FURAÇÃO EM VIGA DV - DESVIO DE VIGA OBS: AS INFORMAÇÕES DE FURAÇÕES EM VIGAS E LAJES DEVERÃO SER VERIFICADAS NAS PLANTAS ESPECÍFICAS DE FURAÇÕES.

LEGENDA DOS SISTEMAS DAS TUBULAÇÕES			
ÁGUA FRIA (AFR)	DRENO DE CLIMATIZAÇÃO (DAC)	LIMPEZA (LIMP)	
ÁGUA FRIA DE VÁLVULA (AFV)	ESGOTO (ESS)	RECALQUE (REC)	
ÁGUAS PLUVIAIS (APV)	ESGOTO SIFONADO (EPS)	VENTILAÇÃO SANITÁRIO (VEN)	
ALIMENTAÇÃO CONCESSIONÁRIA (ALC)	EXTRAVALSAO (EXT)		
ALIMENTAÇÃO GRAVIDADE (GRAV)	GORDURA (GOR)		

OBSERVAÇÕES GERAIS

DECLIVIDADE:

- AS CANALIZAÇÕES DE DISTRIBUIÇÃO DE ÁGUA NUNCA DEVERÃO SER INTEIRAMENTE HORIZONTAIS, DEVENDO APRESENTAR DECLIVIDADE MÍNIMA DE 0,2% NO SENTIDO DE ESCOAMENTO, NÃO SE ADMITINDO O SENTIDO INVERSO.
- AS DECLIVIDADES MÍNIMAS PARA ESGOTO NÃO ESPECIFICADAS SERÃO (2° ± 75mm - 1± 2%).
- AS DECLIVIDADES MÍNIMAS PARA ESGOTO NÃO ESPECIFICADAS SERÃO (2° ± 100mm - 1± 2%).
- AS DECLIVIDADES MÍNIMAS PARA ÁGUAS PLUVIAIS SERÃO (± 1%).
- AS INCLINAÇÕES ACIMA DEVERÃO SER SEGUIDAS, SALVO NOS LOCAIS INDICADOS.

NOTAS:

- COTAS EM CENTÍMETROS. DIÂMETROS DAS TUBULAÇÕES DE PVC EM MILÍMETROS.
- OBSERVAR CONCRETAGEM DE TUBOS E CONEXÕES COM ELEMENTOS ESTRUTURAIS.
- TODAS AS TUBULAÇÕES DE ÁGUA E ESGOTO NÃO ESPECIFICADAS SERÃO EM PVC RÍGIDO.
- UTILIZAR EM TODOS PIS DE PRUMADAS CURVA CURTA SÉRIE "R".
- NAS LINHAS DE RECALQUE COM MUDANÇA DE DIREÇÃO DE 90° UTILIZAR DOIS JOELHOS DE 45°.
- PARA EFEITOS DE EXECUÇÃO, ATENTAR-SE AOS DETALHAMENTOS. -AS INSTALAÇÕES DE GÁS GLP DEVERÃO SER VERIFICADAS JUNTO AO PROJETO ESPECÍFICO.
- AS INSTALAÇÕES DO PLANO DE SEGURANÇA CONTRA INCÊNDIO E PÂNICO DEVERÃO SER VERIFICADO JUNTO AO PROJETO ESPECÍFICO. CASO HAJA DÚVIDAS, CONSULTAR O ENGENHEIRO RESPONSÁVEL ANTECIPADAMENTE A EXECUÇÃO.
- TODA TUBULAÇÃO DE DRENAGEM DO SISTEMA DE AR CONDICIONADO QUE ESTIVER NA HORIZONTAL, DEVERÁ RECEBER ISOLAMENTO TÉRMICO ATRAVÉS DE MANTA DE POLIETILENO COM ESPESURA MÍNIMA DE 5mm.
- CONFORME ESTABELECIDO PELA ABNT NBR 15575:2013 A VIDA ÚTIL DO PROJETO (VUP) PARA OS SISTEMAS HIDROSSANITÁRIOS É DE 20 ANOS.

<

1 PLANTA BAIXA - TÉRREO PARTE 03/03 (HIDRÁULICO)
ESCALA 1 : 50