
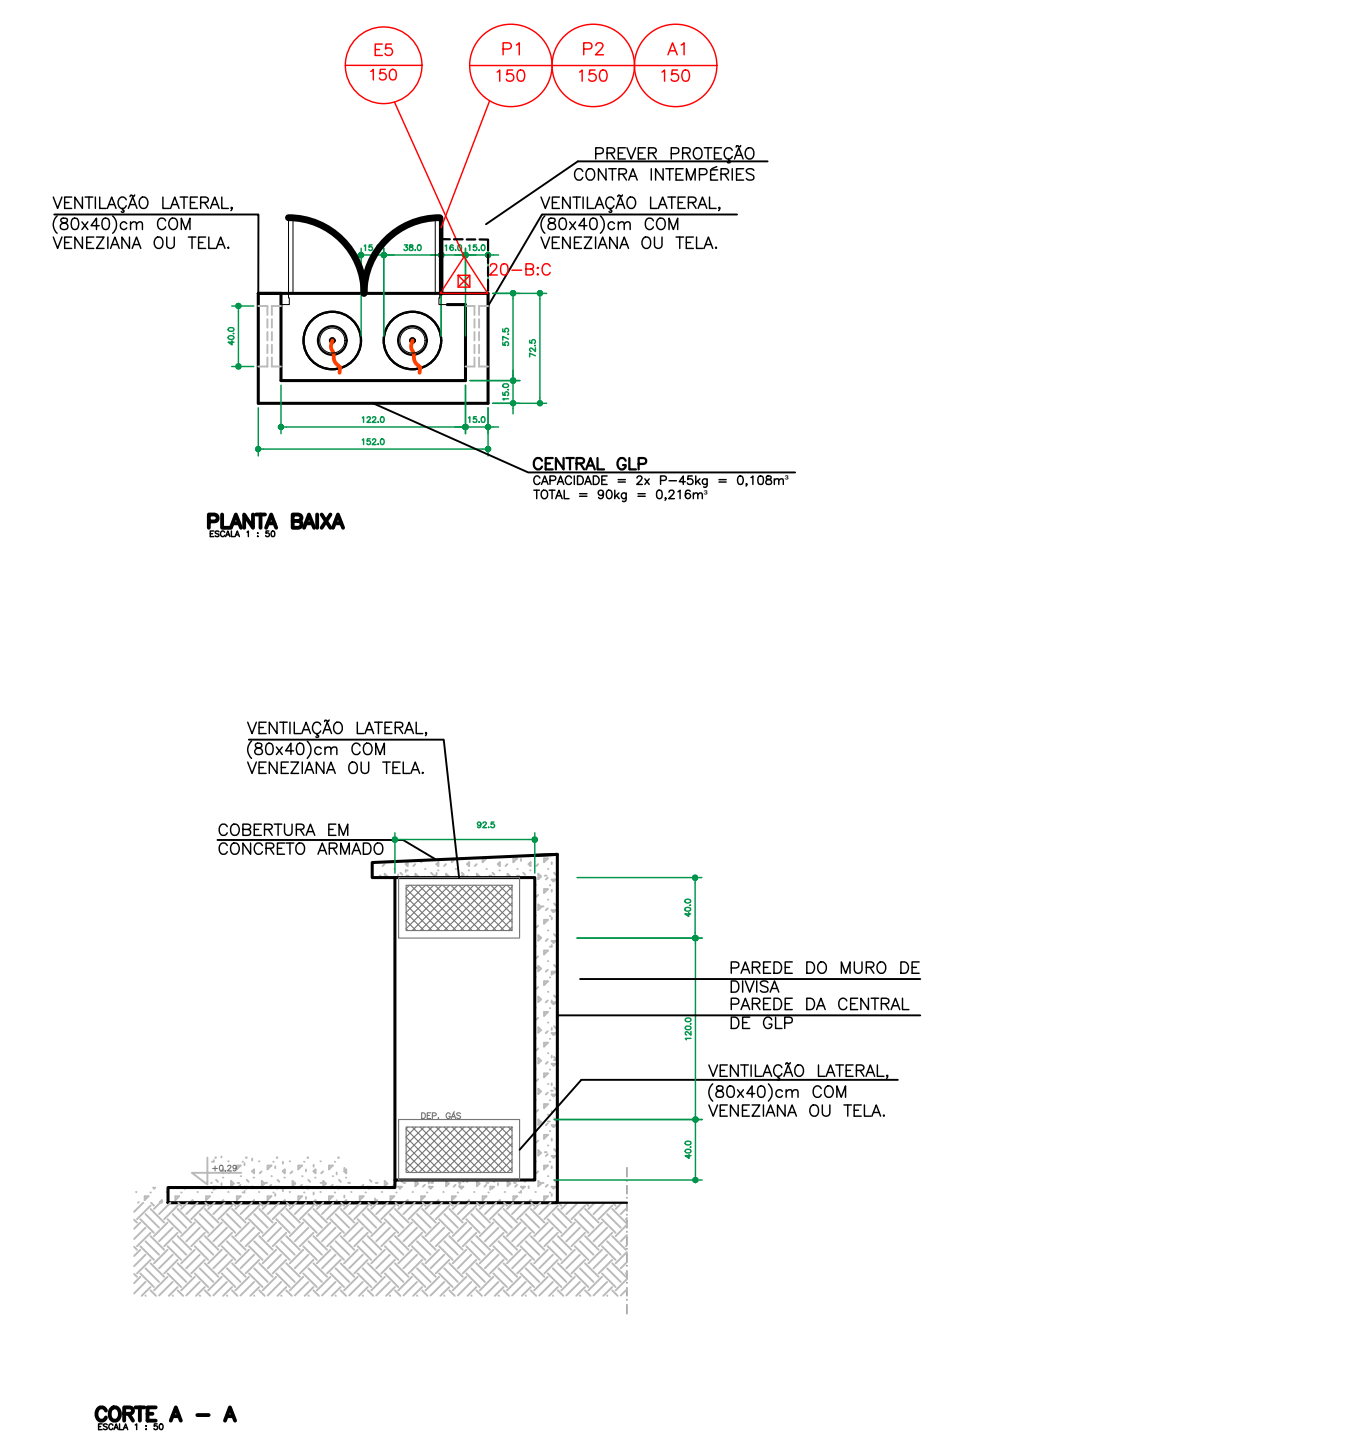


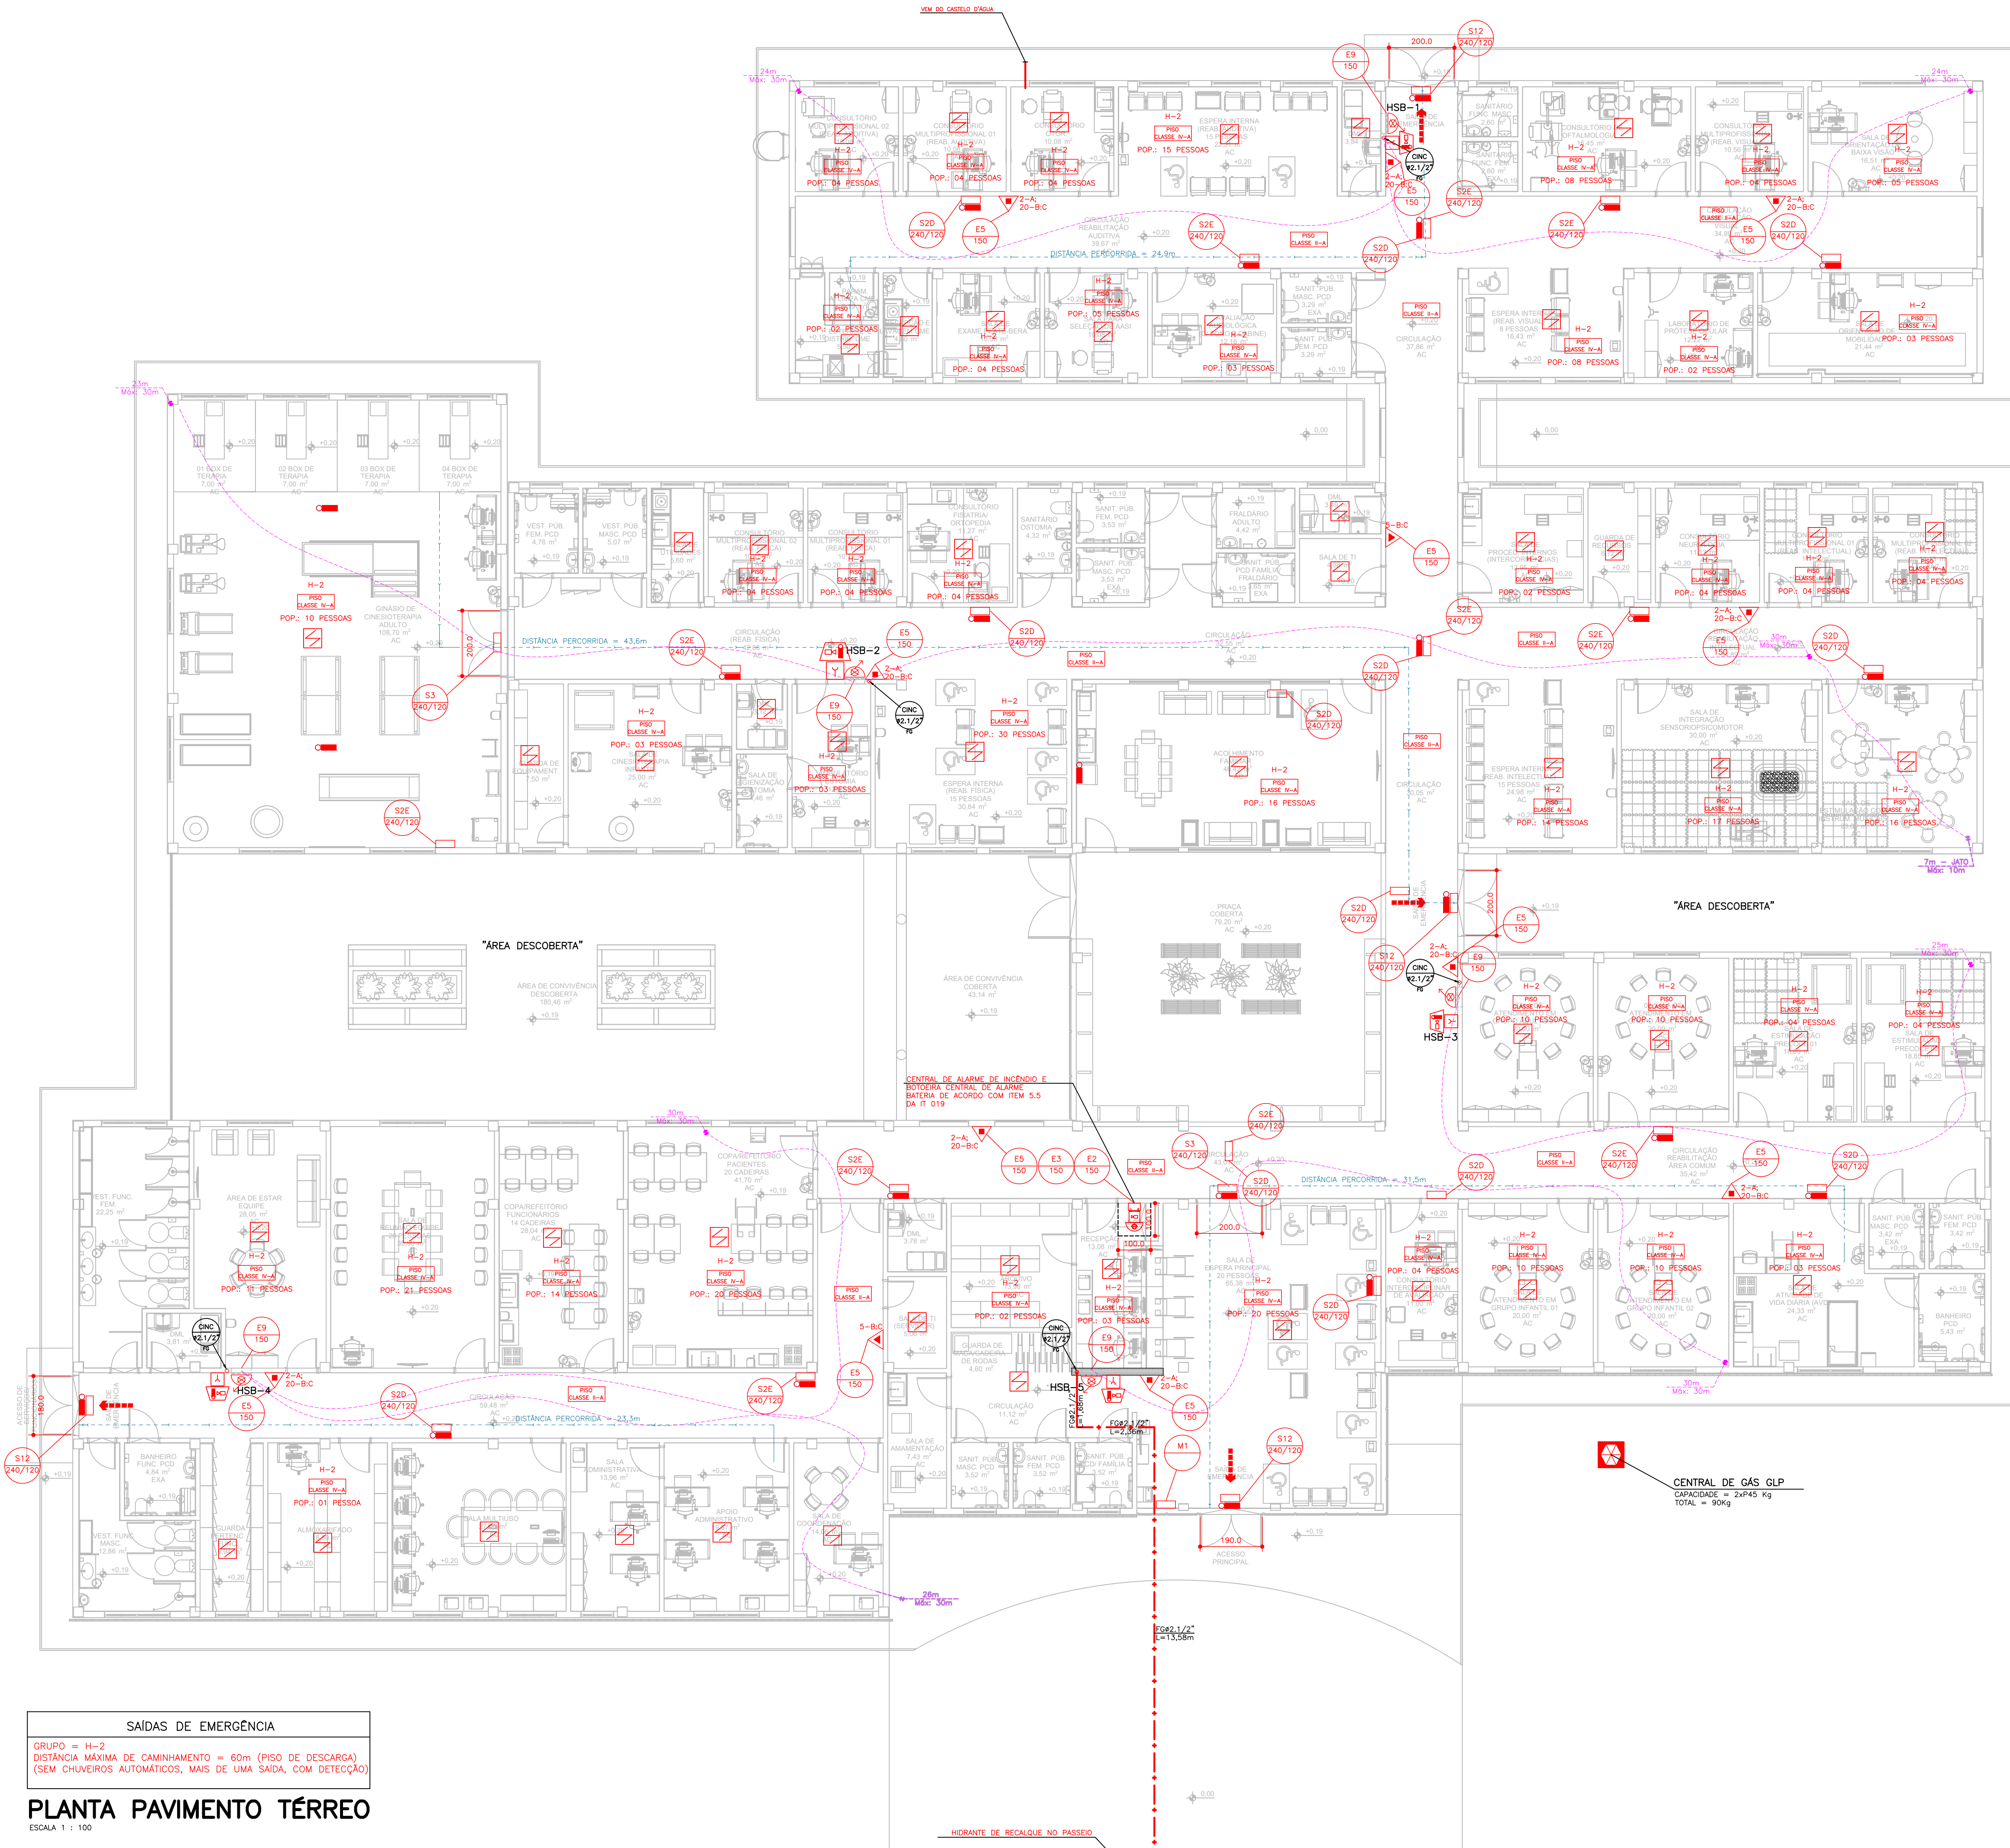

| LEGENDA |                                                                                                                                        |
|---------|----------------------------------------------------------------------------------------------------------------------------------------|
|         | GÁS CARBÔNICO: 5-B-C - 6Kg                                                                                                             |
|         | EXTINTOR PÓ ABC: 20-B-C 2-A                                                                                                            |
|         | BOMBA DE INCÊNDIO                                                                                                                      |
|         | CENTRAL PREDIAL DE GLP                                                                                                                 |
|         | TUBO DE FERRO GALVANIZADO, REVESTIDO DE FITA ANTICORROSIVA EM POLIETILENO COM ELASTOMERO-TOROPITA BITOLA INDICADA EM PROJETO, EMBUTIDO |
|         | COLUNA COM CONTEÚDO SUBINDO OU DESCENDO                                                                                                |
|         | ACIONADOR MANUAL DO SISTEMA DE ALARME                                                                                                  |
|         | CENTRAL DE ALARME E DETECÇÃO                                                                                                           |
|         | BATERIAS DO SISTEMA DE ALARME E DETECÇÃO                                                                                               |

| QUADRO DE RESUMO DAS MEDIDAS DE SEGURANÇA CONTRA INCÊNDIO |                                                                                                                                                                                                                                                                                                                                                                                                        |
|-----------------------------------------------------------|--------------------------------------------------------------------------------------------------------------------------------------------------------------------------------------------------------------------------------------------------------------------------------------------------------------------------------------------------------------------------------------------------------|
| CER - TIPO IV / H-2                                       |                                                                                                                                                                                                                                                                                                                                                                                                        |
| CONTROLE DE MATERIAIS DE ACABAMENTO                       | O CONTROLE DE MATERIAIS DE ACABAMENTO ATENDE A IT 10                                                                                                                                                                                                                                                                                                                                                   |
| SAÍDAS DE EMERGÊNCIA                                      | AS SAÍDAS DE EMERGÊNCIA ATENDEM AOS REQUISITOS MÍNIMOS DA IT 11.                                                                                                                                                                                                                                                                                                                                       |
| ILUMINAÇÃO DE EMERGÊNCIA                                  | CONJUNTO DE BLOCOS AUTÔNOMOS. ATENDE A IT 18. VER MEMORIAL DESCRITIVO DE INCÊNDIO.                                                                                                                                                                                                                                                                                                                     |
| SINALIZAÇÃO DE EMERGÊNCIA                                 | SINALIZAÇÃO POR PLACAS FOTOLUMINESCENTES CONFORME IT 20.                                                                                                                                                                                                                                                                                                                                               |
| EXTINTORES                                                | PÓ QUÍMICO SECO - 20-B-C<br>ÁGUA PRESSURIZADA - 2-A; 20-B-C<br>CONFORME IT 21.                                                                                                                                                                                                                                                                                                                         |
| HIDRANTES                                                 | HSB: QUADRO DE INCÊNDIO DE (60x90x17)cm<br>CONTENDO:<br>01 REDUÇÃO GLOBO ANGULAR Ø65mm<br>01 REDUÇÃO STORZ Ø65mm x Ø40mm<br>02 MANGUEIRAS DE 15,0m Ø40mm TIPO 2<br>01 ESQUICHÔ REGULAVEL Ø40mm<br>01 CHAVE PARA JUNTA UNÃO STORZ<br>SISTEMA DE INCÊNDIO TIPO 2 -<br>VÁZIO 125 L/min<br>ESQUICHÔS REGULÁVEIS Ø40mm<br>TUBULAÇÕES DE FERRO GALVANIZADO 50mm x 80mm<br>MANGUEIRA DE INCÊNDIO Ø40mm TIPO 2 |
| ACESSO DE VIATURA A EDIFICAÇÃO                            | A EDIFICAÇÃO POSSUI ACESSO DE VIATURA CONFORME IT 06.                                                                                                                                                                                                                                                                                                                                                  |
| SEGURANÇA ESTRUTURAL CONTRA INCÊNDIO                      | SEGURANÇA ESTRUTURAL ESTÁ GARANTIDA DE ACORDO COM A IT 08 POR 30 MIN.                                                                                                                                                                                                                                                                                                                                  |

| CONTROLE DE MATERIAIS DE ACABAMENTO E REVESTIMENTO - IT 10 |                                                         |
|------------------------------------------------------------|---------------------------------------------------------|
| PISO                                                       | ACABAMENTO E REVESTIMENTO CLASSE I, II-A, III-A ou IV-A |
| PAREDE/REVESTIMENTO                                        | ACABAMENTO E REVESTIMENTO CLASSE I, II-A ou III-A       |
| TETO/FORRO                                                 | ACABAMENTO E REVESTIMENTO CLASSE I ou II-A              |
| * EXCETO PARA REVESTIMENTOS QUE SEJAM CLASSE I OU II-A.    |                                                         |

CONSORCIO SAÚDE CONCREMAT-MEP - CNPJ 00.255.454/0001-35  
RUA JOAQUIM PALHARES, no. 40, ANDAR 5 - RIO DE JANEIRO/RJ - CEP 20.260-080 - FONE (21) 3535-4131  
Medidas em centímetros Conferir medidas no local.  
O valor da cota prevalece ao da escala Antes de qualquer alteração consultar o responsável pelo projeto

| HISTÓRICO DE ATUALIZAÇÃO                                                                                                                                                    |            |                              |
|-----------------------------------------------------------------------------------------------------------------------------------------------------------------------------|------------|------------------------------|
| REVISÃO                                                                                                                                                                     | DATA       | DISCRIMINAÇÃO DE ATUALIZAÇÃO |
| R00                                                                                                                                                                         | 05/12/2025 | EMISSIONAL INICIAL           |
| NOME DO EMPREENDIMENTO: CENTRO ESPECIALIZADO EM REABILITAÇÃO - CER TIPO 4                                                                                                   |            |                              |
| ENDEREÇO DO EMPREENDIMENTO: DIVERSOS (PROJETO PADRÃO)                                                                                                                       |            | DISCIPLINA: INCÊNDIO         |
| TÍTULO DO DESENHO: PLANTA BAIXA - INCÊNDIO                                                                                                                                  |            | ETAPA: EXECUTIVO             |
| PROJETISTA E COORDENADOR ARQUITETURA: CONSORCIO SAÚDE CONCREMAT-MEP - CNPJ 00.255.454/0001-35<br>RUA JOAQUIM PALHARES, no. 40, ANDAR 5 - RIO DE JANEIRO/RJ - CEP 20.260-080 |            | PRANCHAS: 02/06              |
| RESPONSÁVEL TÉCNICO PELO PROJETO: RIVAN PETRIN DOS SANTOS<br>ENG. CIVIL - CREA RJ 153.970/D                                                                                 |            | ESPECIALIDADE: INC           |
| REVISÃO: R00                                                                                                                                                                |            | ESCALA: INDICADA             |

SAÍDAS DE EMERGÊNCIA

GRUPO = H-2  
DISTÂNCIA MÁXIMA DE CAMINHAMENTO = 60m (PISO DE DESCARGA)  
(SEM CHUVEIROS AUTOMÁTICOS, MAS DE UMA SAÍDA, COM DETECÇÃO)

PLANTA PAVIMENTO TÉRREO

ESCALA 1 : 100