



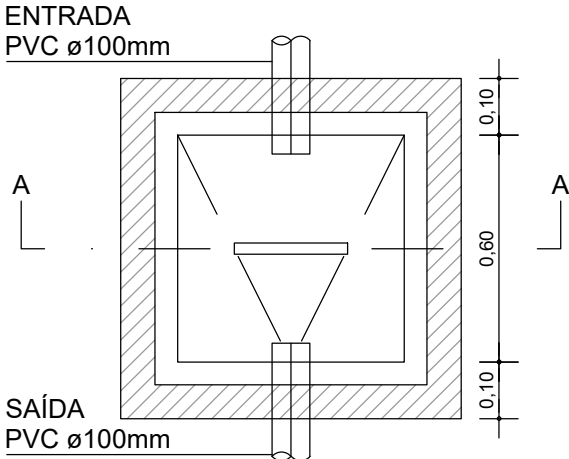

PLANTA BAIXA

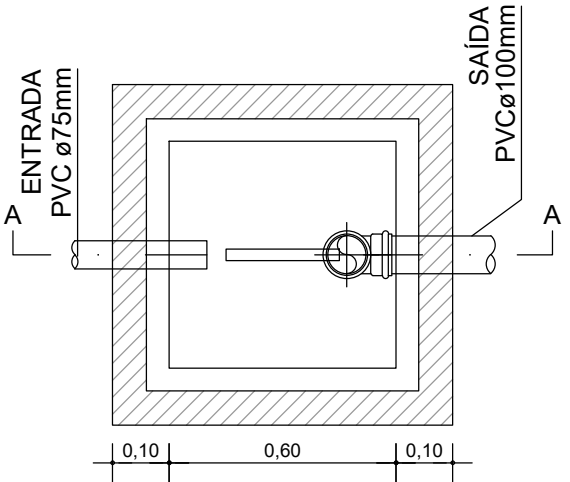


PLANTA BAIXA

CANTONEIRA METÁLICA "L"
(ABAS IGUAIS) 2"X3/16"

PEGADOR

TAMPA CONCRETO
ESPESSURA MIN. 0,07m

PVC ø100mm
FUNDO DE CONCRETO
MAGRO

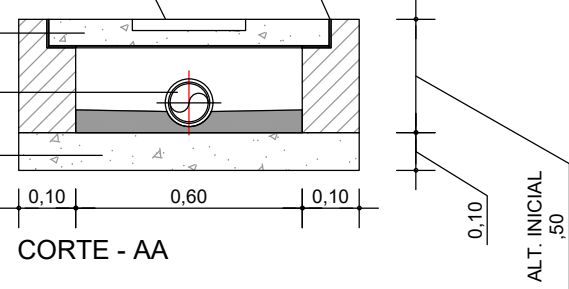


DET. CAIXA DE PASSAGEM
ESCALA 1 : 20

CANTONEIRA METÁLICA "L"
(ABAS IGUAIS) 2"X3/16"

PEGADOR

TAMPA EM CONCRETO

FUNDO DE
CONCRETO MAGRO

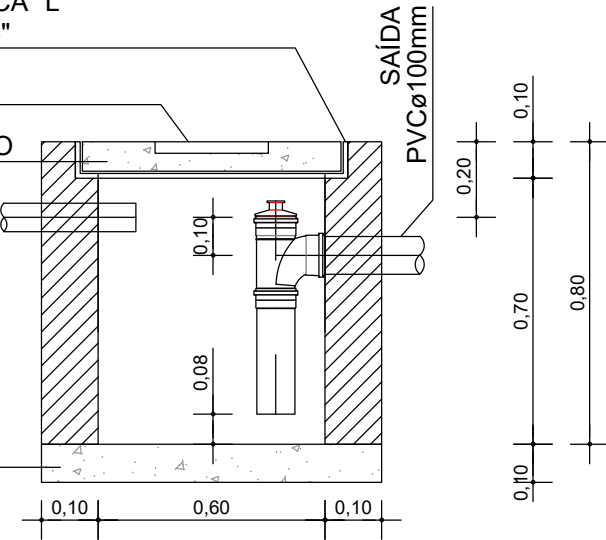

DET. CAIXA DE ESPUMA/GORDURA
ESCALA 1 : 20

André Clemente Correia
Concepção Engenharia e Tecnologia SA
André Clemente Correia
Coordenador de Projetos

CONSÓRCIO SAÚDE CONCREMAT-MEP - CNPJ 60.255.454/0001-35
RUA JOAQUIM PALHARES, no. 40, ANDAR 5 - RIO DE JANEIRO/RJ - CEP 20.260-080 - FONE (21) 3535-4131
Medidas em metros. Conferir medidas no local.
O valor da cota prevalece ao da escala. Antes de qualquer alteração consultar o arquiteto responsável.

REV	DATA	CONTEUDO	REV	DATA	CONTEUDO
00	15/06/2026	EMIÇÃO INICIAL			

Nome do Empreendimento CER IV			
Endereço do Empreendimento AV. MIGUEL TEIXEIRA PIMENTA, LOT. SÃO MIGUEL II BOM JESUS DA LAPA / BA		Disciplina ESGOTO	
Título do desenho PLANTA DE DETALHES		Etapa PROJETO EXECUTIVO	
	Projetista e coordenador CONSÓRCIO SAÚDE CONCREMAT-MEP - CNPJ 60.255.454/0001-35 RUA JOAQUIM PALHARES, no. 40, ANDAR 5 - RIO DE JANEIRO/RJ - CEP 20.260-080 FONE (21) 3535-4131 Responsável Técnico pelo Projeto de Esgoto ANDRÉ CLEMENTE CORREIA ENGENHEIRO CREA: 1809024404	Prancha 02/02	Especialidade ESG
		Revisão 00	Escala 1/20