


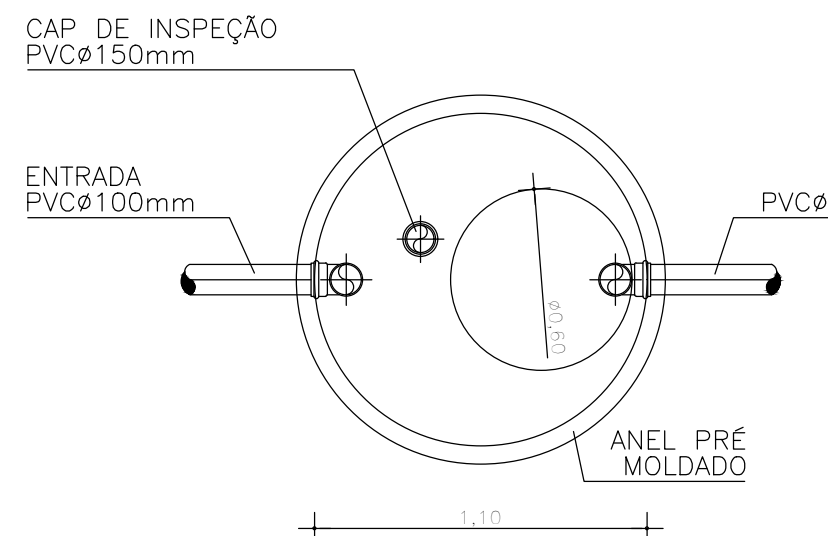
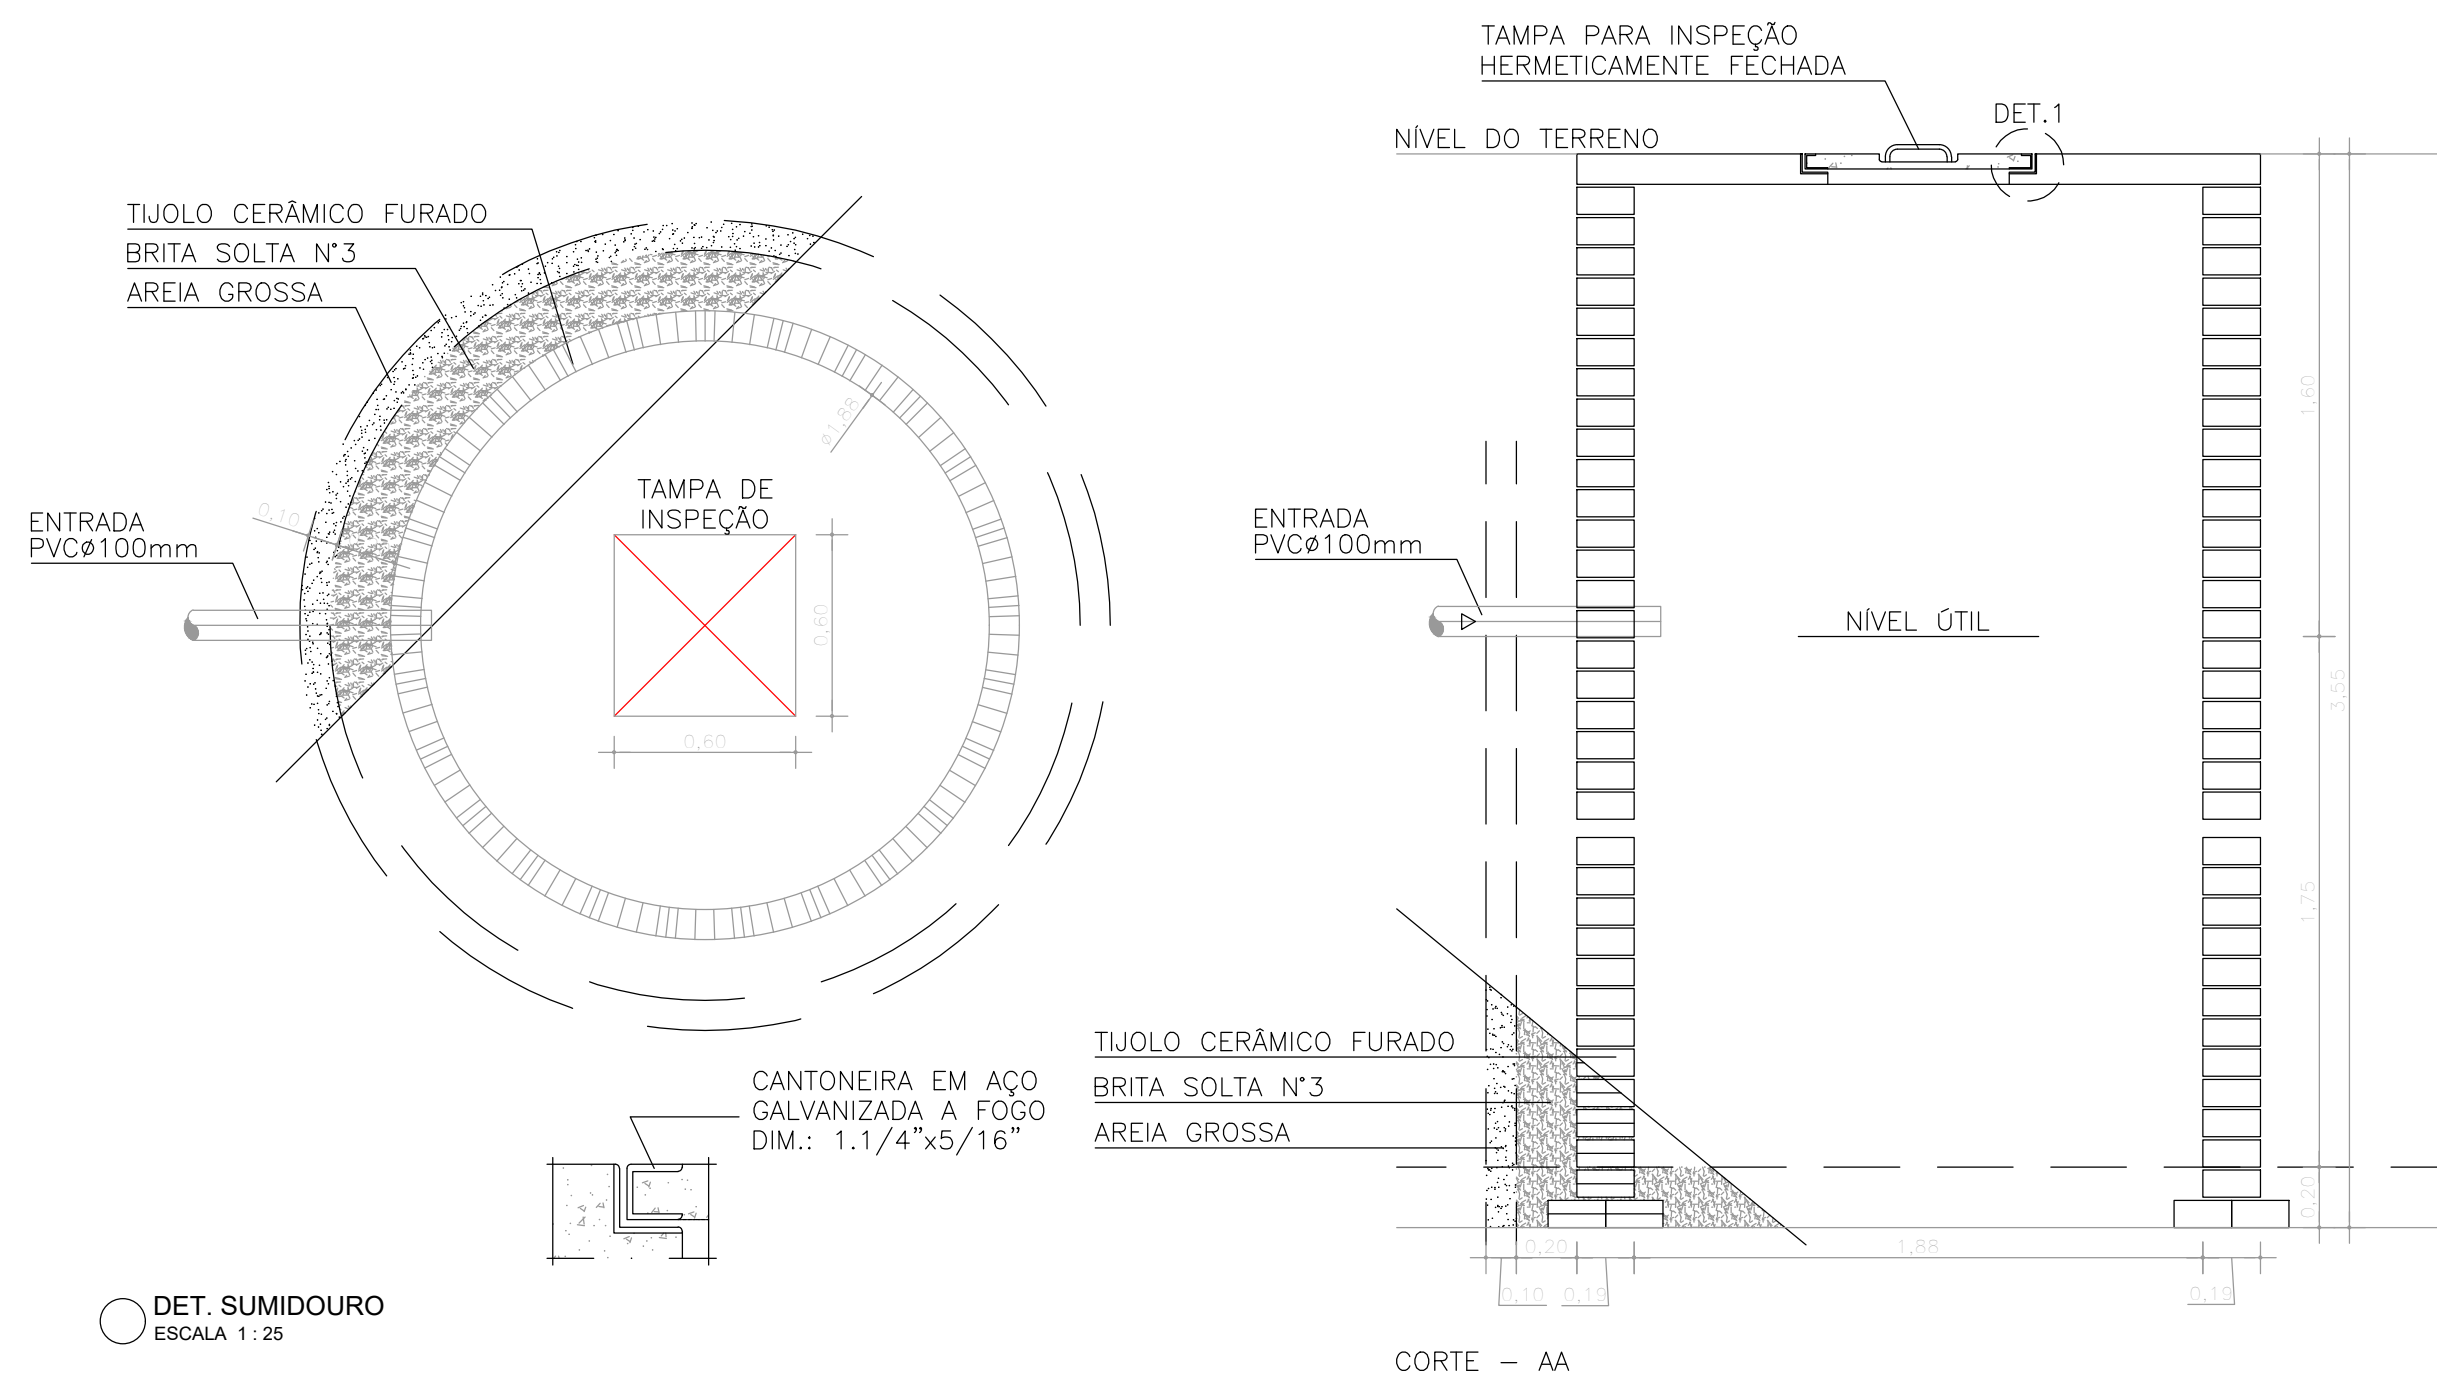


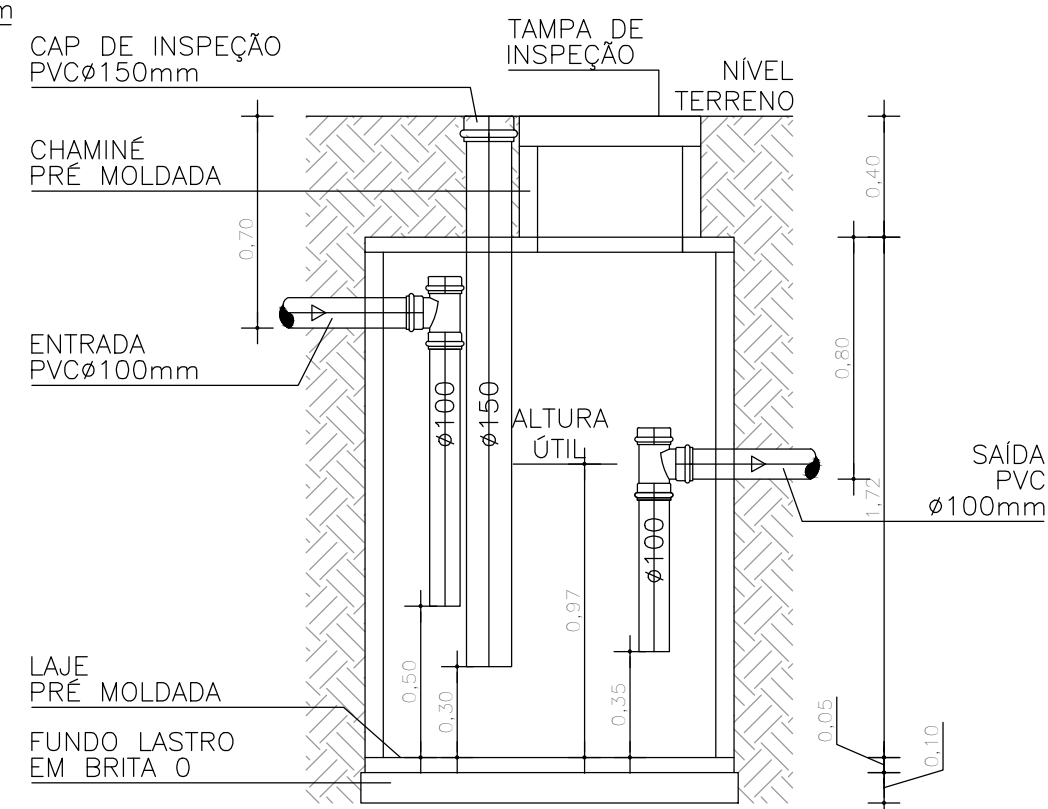

QUANTITATIVOS GERAIS			
	UND.	QUANT.	CÓDIGO
TANQUE SÉPTICO	UN	1,00	98055
TUBO PVC ø100mm	M	1,80	90694
TUBO PVC ø150mm	M	1,50	90695
CAP PVC ø150mm	UN	1,00	90696
CHAMINÉ ESOTO ø600mm	M	0,40	98051
TAMPA EM CONCRETO ø600mm	UN	1,00	98115

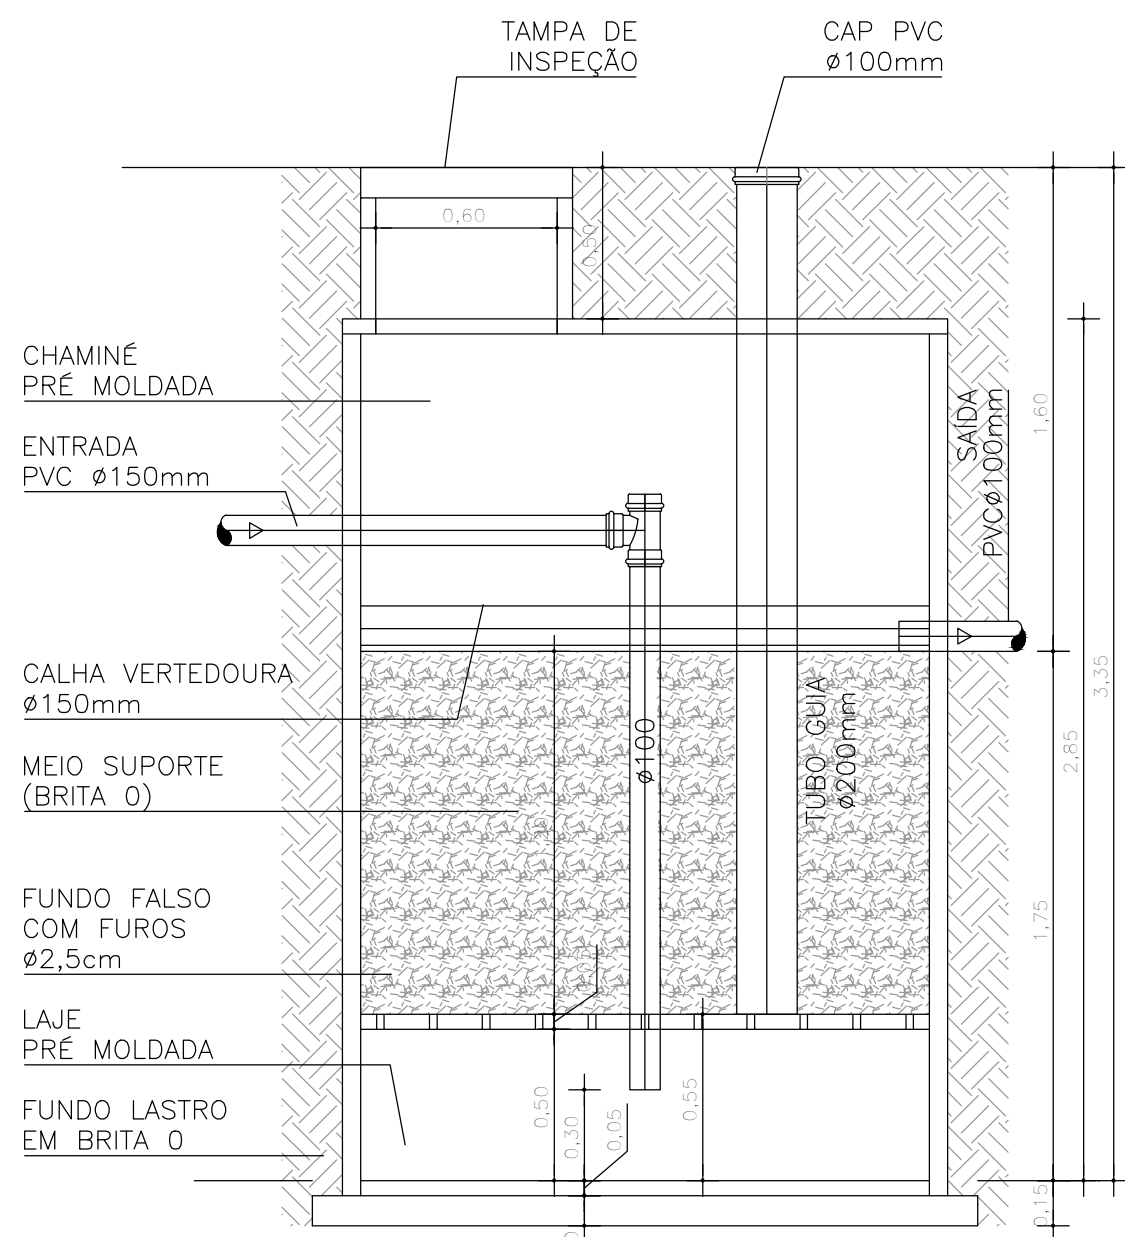


TANQUE SÉPTICO
VOLUME = 3.000 LITROS
PLANTA - ESCALA 1:25

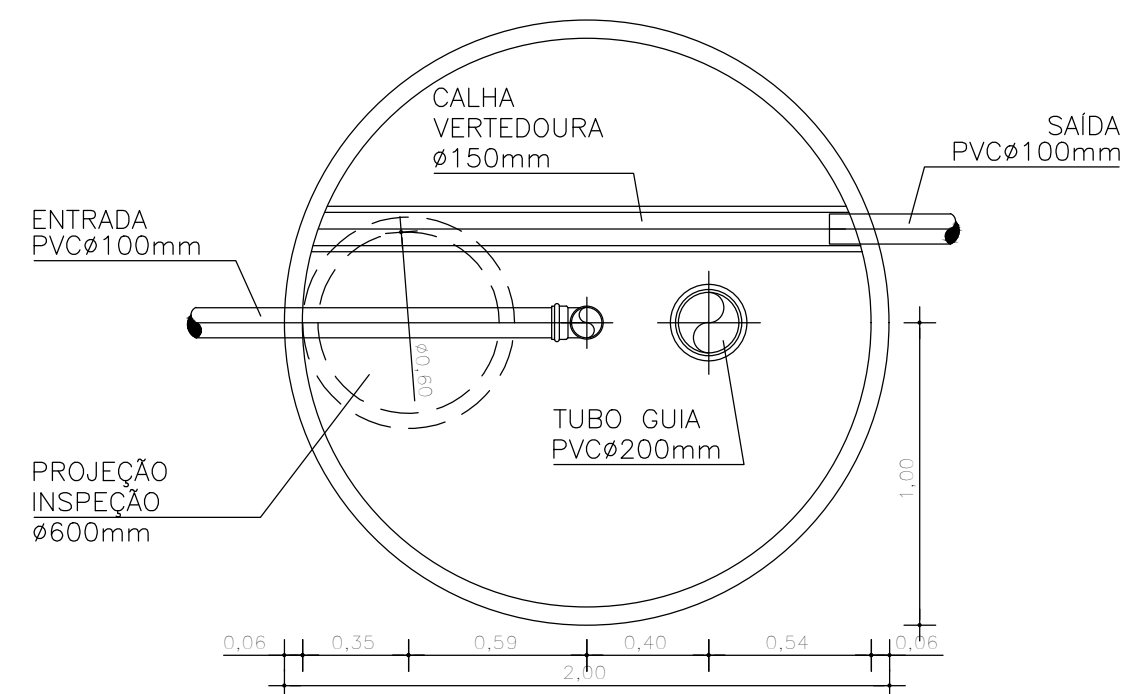


QUANTITATIVOS GERAIS			
	UND.	QUANT.	CÓDIGO
FILTRO ANAERÓBIO	UN	1,00	98059
TUBO PVC ø200mm	M	2,30	90696
TUBO PVC ø100mm	M	3,00	90695
TE PVC ø100mm	UN	1,00	104177
CAP PVC ø200mm	UN	1,00	00042666
CHAMINÉ ESOTO ø600mm	M	0,50	98051
TAMPA EM CONCRETO ø600mm	UN	1,00	98115


DET. FILTRO ANAERÓBIO
ESCALA 1 : 25

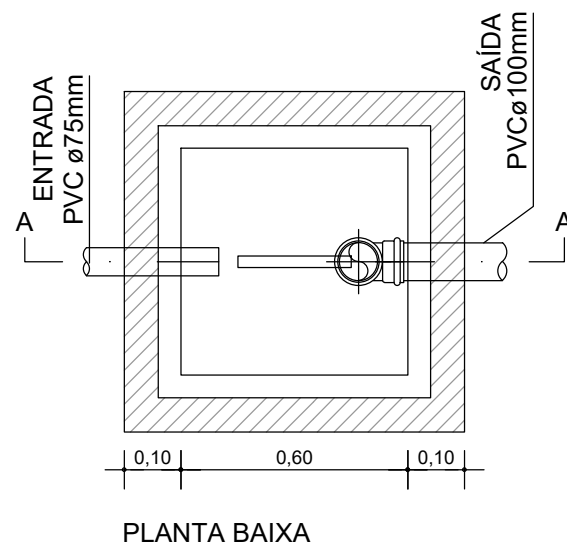


PLANTA BAIXA

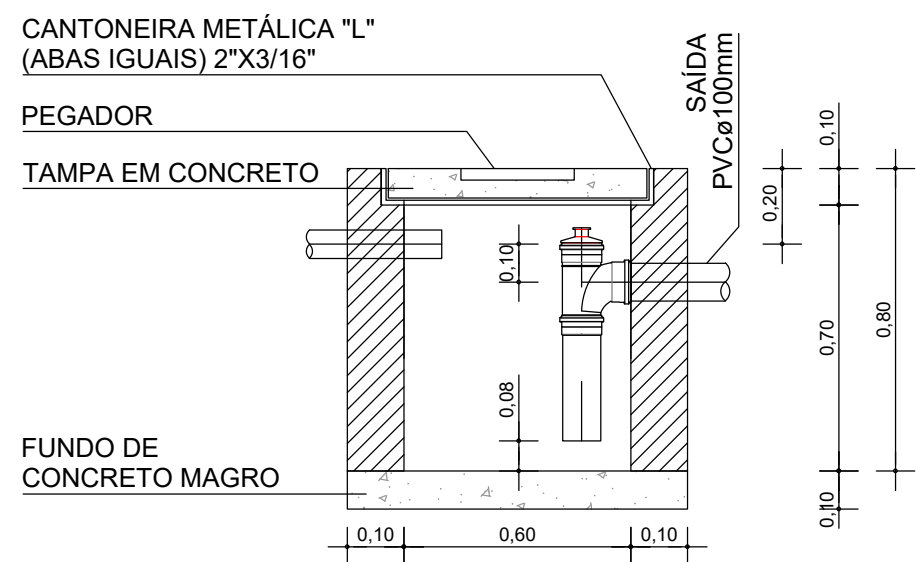

DET. CAIXA DE ESPUMA
ESCALA 1 : 20

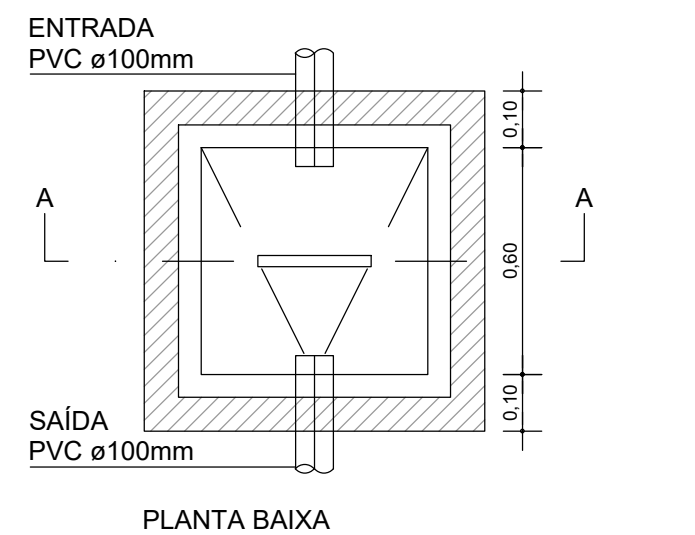

PLANTA BAIXA

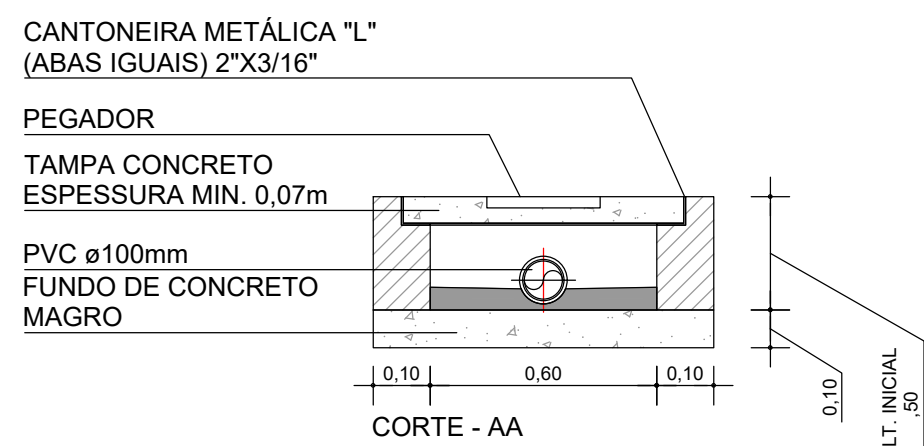

CORTE - AA

10/04/2026

DET. CAIXA DE PASSAGEM
ESCALA 1 : 20

CONSORCIO SAÚDE CONCREMAT-MEP - CNPJ 60.255.454/0001-35
RUA JOAQUIM PALHARES, no. 40, ANDAR 5 - RIO DE JANEIRO/RJ - CEP 20.260-680 - FONE (21) 3535-4131
Medidas em metros. Contém medição no local. Antes de qualquer alteração consultar o arquiteto responsável.
O valor da cota prevalece ao da escala.

REV	DATA	CONTEÚDO	REV	DATA	CONTEÚDO
00	21/05/2026	EMIÇÃO INICIAL			
Nome do Empreendimento					
UBSI II					
Endereço do Empreendimento					
ALDEIA OLIVENÇA, TERRENO 2, S/N ILHEUS/BA					
Disciplina					
ESGOTO					
Título do desenho					
Etapas					
PROJETO EXECUTIVO					
PLANTA DE DETALHES					
Projeto e coordenador					
CONSORCIO SAÚDE CONCREMAT-MEP - CNPJ 60.255.454/0001-35 RUA JOAQUIM PALHARES, no. 40, ANDAR 5 - RIO DE JANEIRO/RJ - CEP 20.260-680 FONE (21) 3535-4131					
Responsável Técnico pelo Projeto de Esgoto					
ANDRÉ CLEMENTE CORREIA ENGENHEIRO CREA: 180924404					
Prancha					
02/02					
Especialidade					
ESG					
Revisão					
00					
Escala					
1/100					