



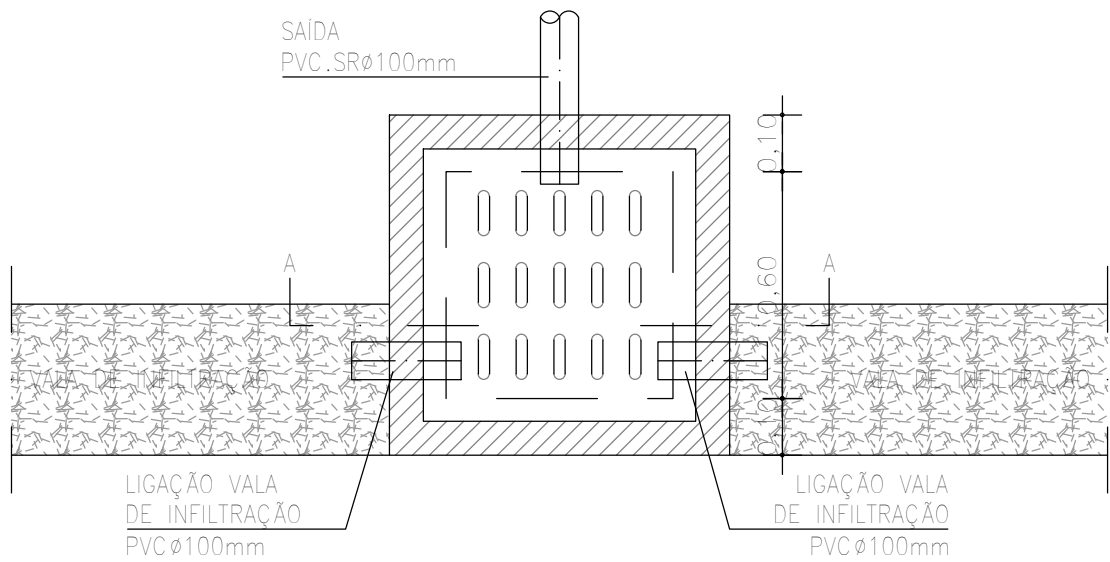


PLANTA BAIXA

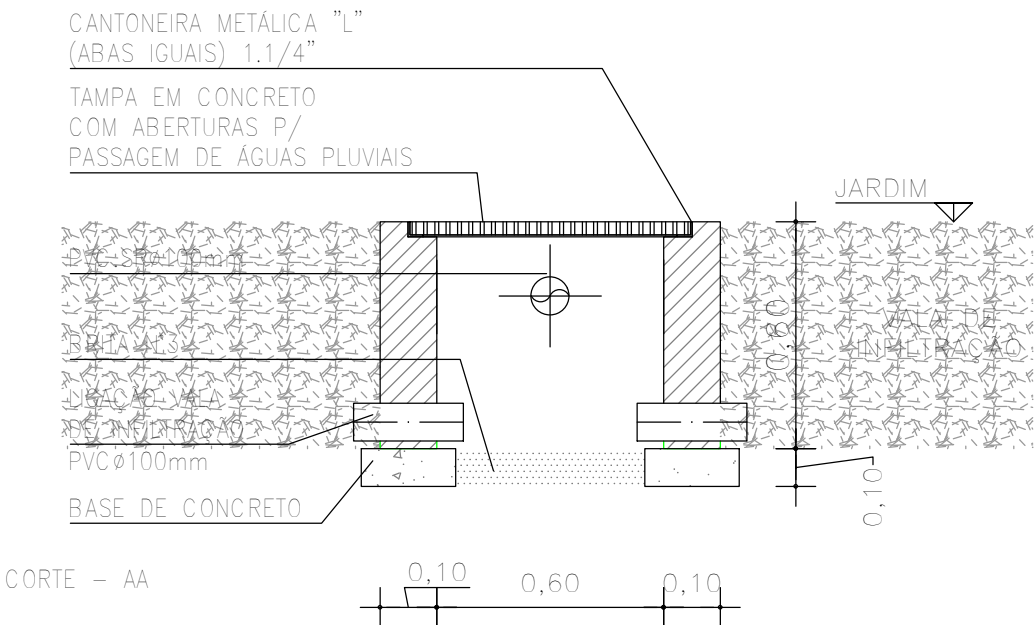


CORTE - AA

DET. CAIXA DE INSPEÇÃO
ESCALA 1 : 20

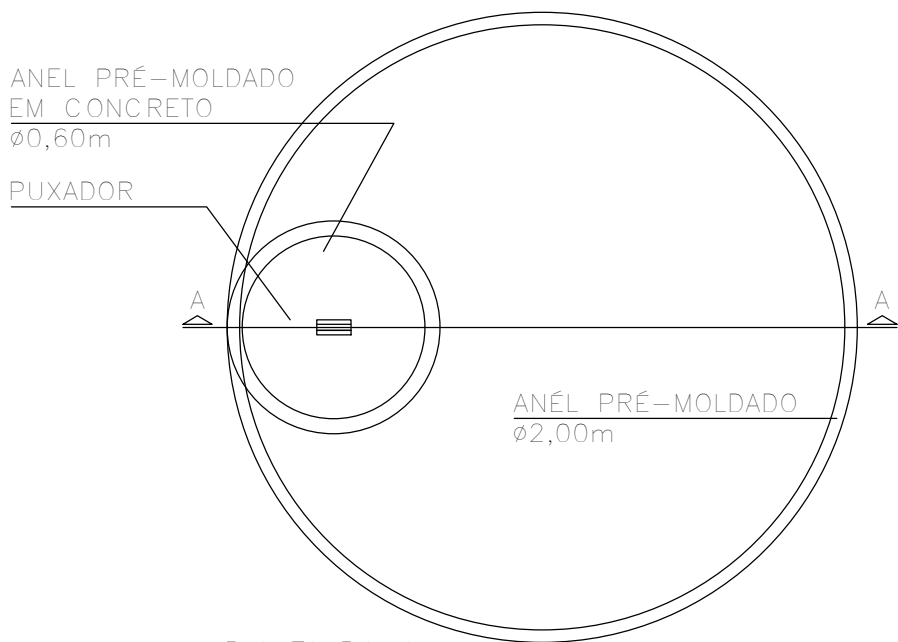


PLANTA BAIXA

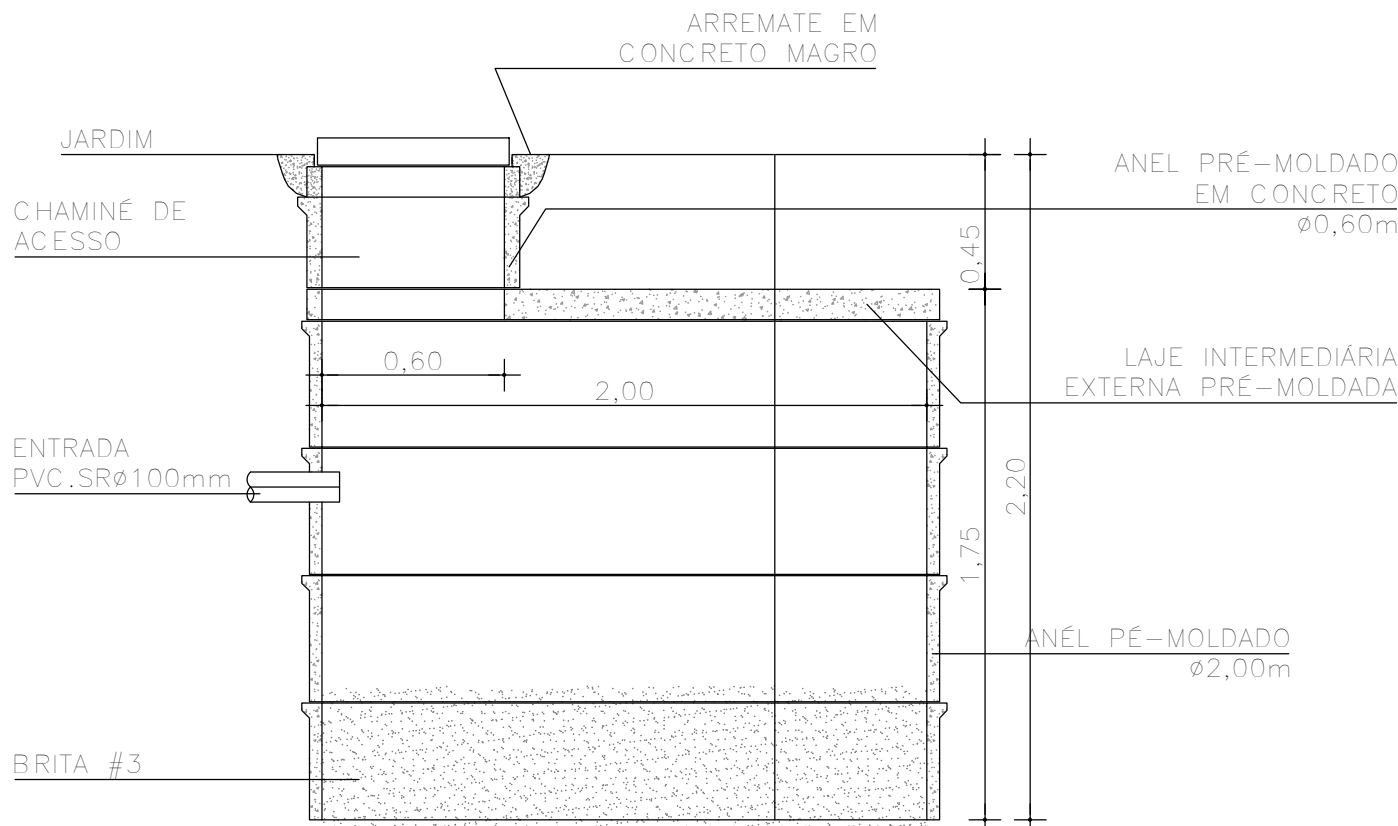

CORTE-AA

DET. POÇO DE INFILTRAÇÃO
ESCALA 1 : 25

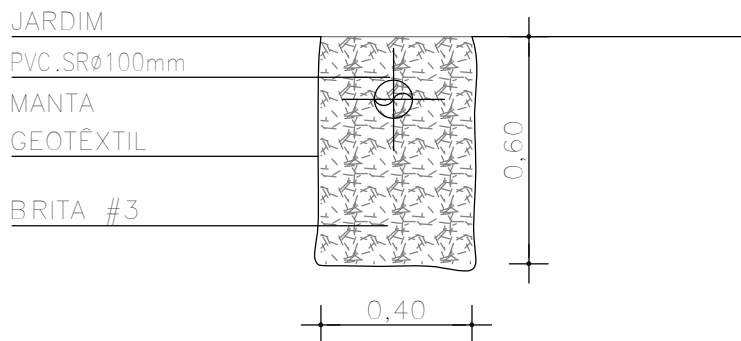

DET. VALA DE INFILTRAÇÃO
ESCALA 1 : 20

André Clemente Correia
Engenheiro de Tecnologia S/A
André Clemente Correia
Coordenador de Contratos

CONSÓRCIO SAÚDE CONCREMAT-MEP - CNPJ 60.255.454/0001-35
RUA JOAQUIM PALHARES, no. 40, ANDAR 5 - RIO DE JANEIRO/RJ - CEP 20.260-080 - FONE (21) 3535-4131
Medidas em metros. Conferir medidas no local.
O valor da cota prevalece ao da escala. Antes de qualquer alteração consultar o arquiteto responsável.

REV	DATA	CONTEÚDO	REV	DATA	CONTEÚDO
00	21/05/2026	EMISSION INICIAL			

Nome do Empreendimento UBSi II			Disciplina ÁGUAS PLUVIAIS	
Endereço do Empreendimento ALDEIA OLIVENÇA, TERRENO 2, S/N ILHEUS /BA			Etapa PROJETO EXECUTIVO	
Título do desenho PLANTA DE DETALHES			Especialidade PLU	
Projeto e coordenador CONSÓRCIO SAÚDE CONCREMAT-MEP - CNPJ 60.255.454/0001-35 RUA JOAQUIM PALHARES, no. 40, ANDAR 5 - RIO DE JANEIRO/RJ - CEP 20.260-080 FONE (21) 3535-4131 Responsável Técnico pelo Projeto de Águas Pluviais ANDRÉ CLEMENTE CORREIA ENGENHEIRO CREA: 1809024404			Prancha 02/02	Revisão 00
CONSÓRCIO SAÚDE CONCREMAT MEP			Escala 1/20	