




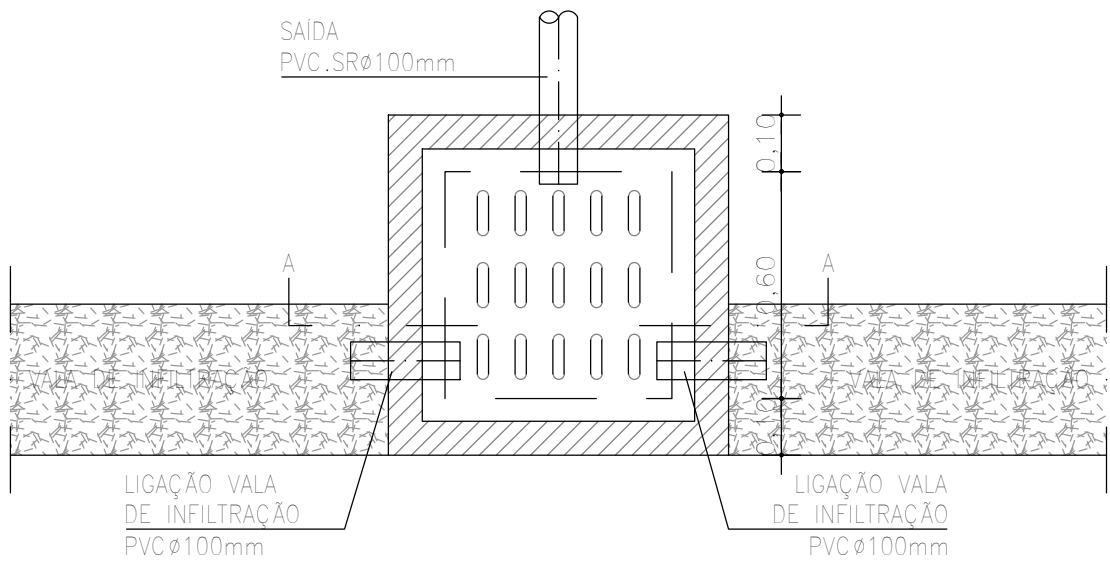

PLANTA BAIXA

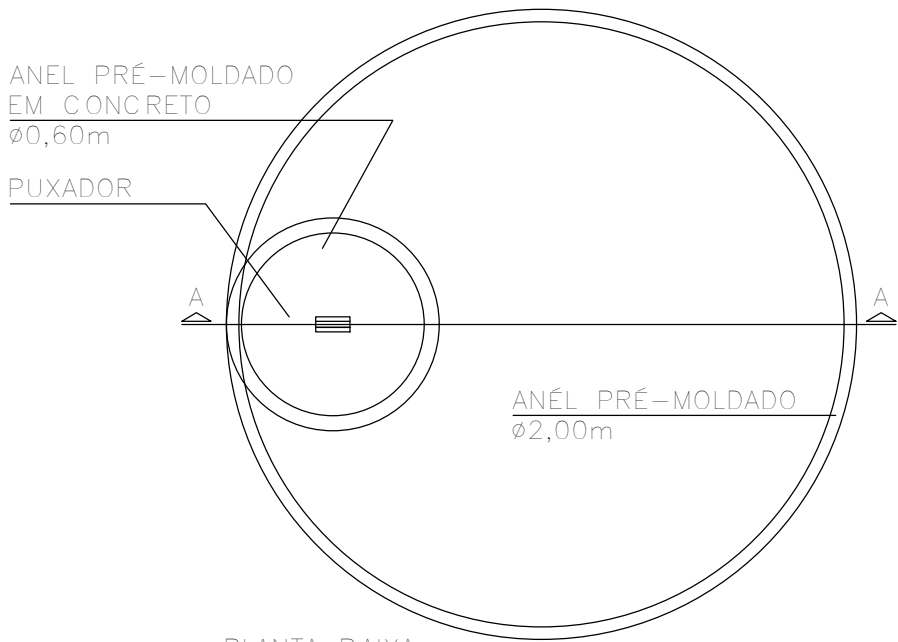


PLANTA BAIXA

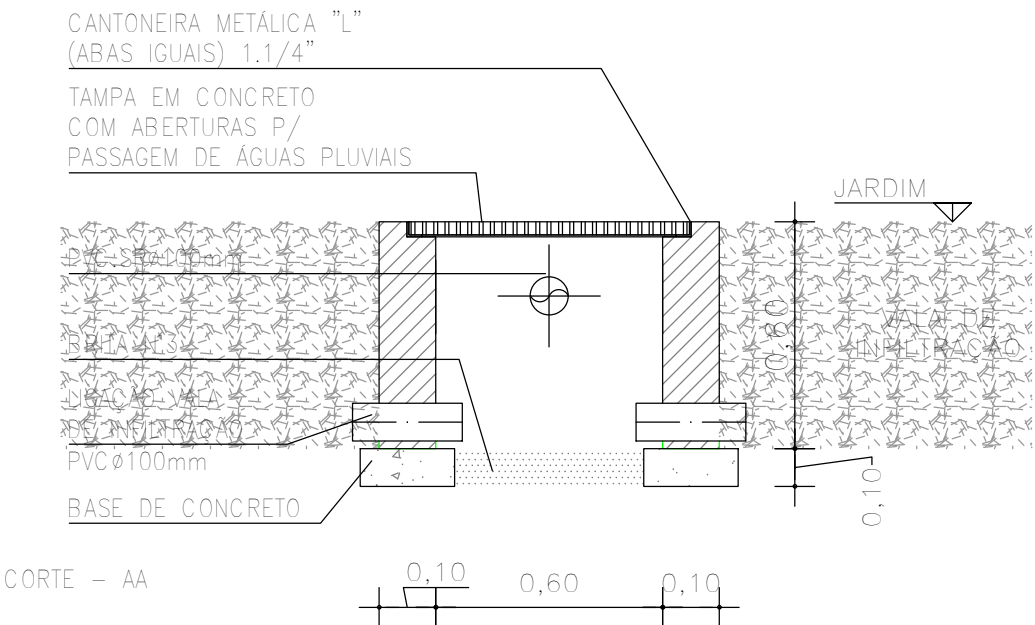


CORTE - AA

DET. CAIXA DE INSPEÇÃO
ESCALA 1 : 20

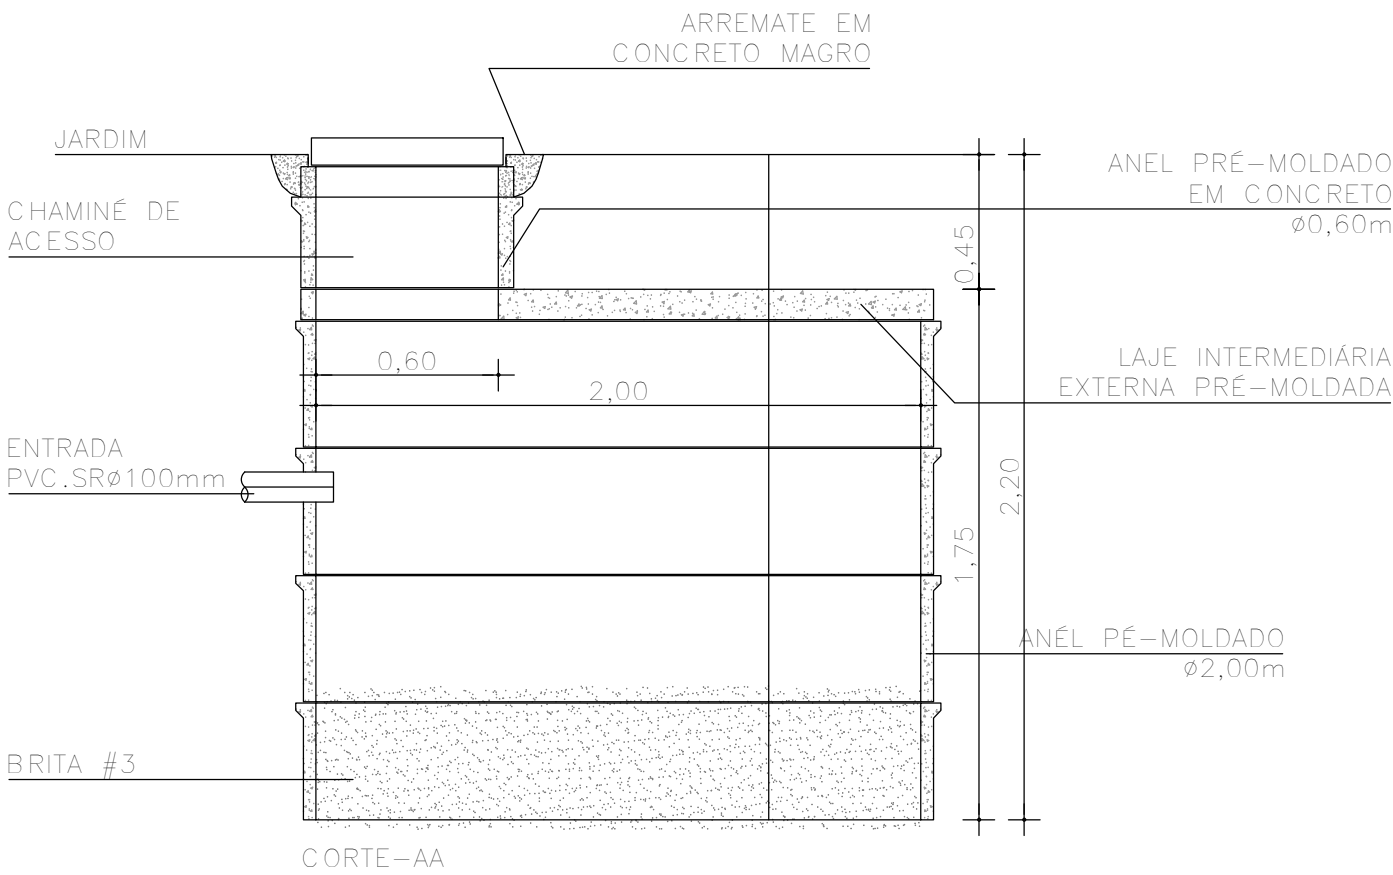

CORTE-AA

DET. POÇO DE INFILTRAÇÃO
ESCALA 1 : 25

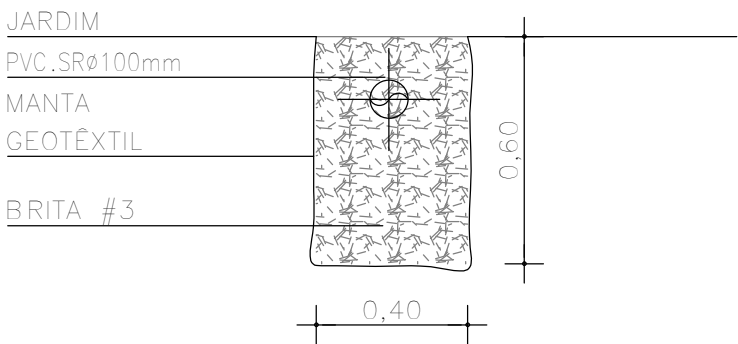

DET. VALA DE INFILTRAÇÃO
ESCALA 1 : 20

André Clemente
Consortium Engenharia e Tecnologia S/A
André Clemente Correia
Coordenador de Contratos

CONSÓRCIO SAÚDE CONCREMAT-MEP - CNPJ 60.255.454/0001-35
RUA JOAQUIM PALHARES, no. 40, ANDAR 5 - RIO DE JANEIRO/RJ - CEP 20.260-080 - FONE (21) 3535-4131
Medidas em metros. Conferir medidas no local.
O valor da cota prevalece ao da escala. Antes de qualquer alteração consultar o arquiteto responsável.

REV	DATA	CONTEUDO	REV	DATA	CONTEUDO
00	22/05/2026	EMISSION INICIAL			

Nome do Empreendimento		UBSi I	
Endereço do Empreendimento		ALDEIA MAMÃO, TERRENO 3, S/N, REGIÃO SUL	
Disciplina		ÁGUAS PLUVIAIS	
Título do desenho		Etapa	
PLANTA DE DETALHES		PROJETO EXECUTIVO	
		Projeto e coordenador	
		CONSÓRCIO SAÚDE CONCREMAT-MEP - CNPJ 60.255.454/0001-35 RUA JOAQUIM PALHARES, no. 40, ANDAR 5 - RIO DE JANEIRO/RJ - CEP 20.260-080 FONE (21) 3535-4131 Responsável Técnico pelo Projeto de Águas Pluviais ANDRÉ CLEMENTE CORREIA ENGENHEIRO CREA: 1809024404	
Prancha		02/02	
Revisão		00	
Especialidade		PLU	
		Escala	
		1/20	