




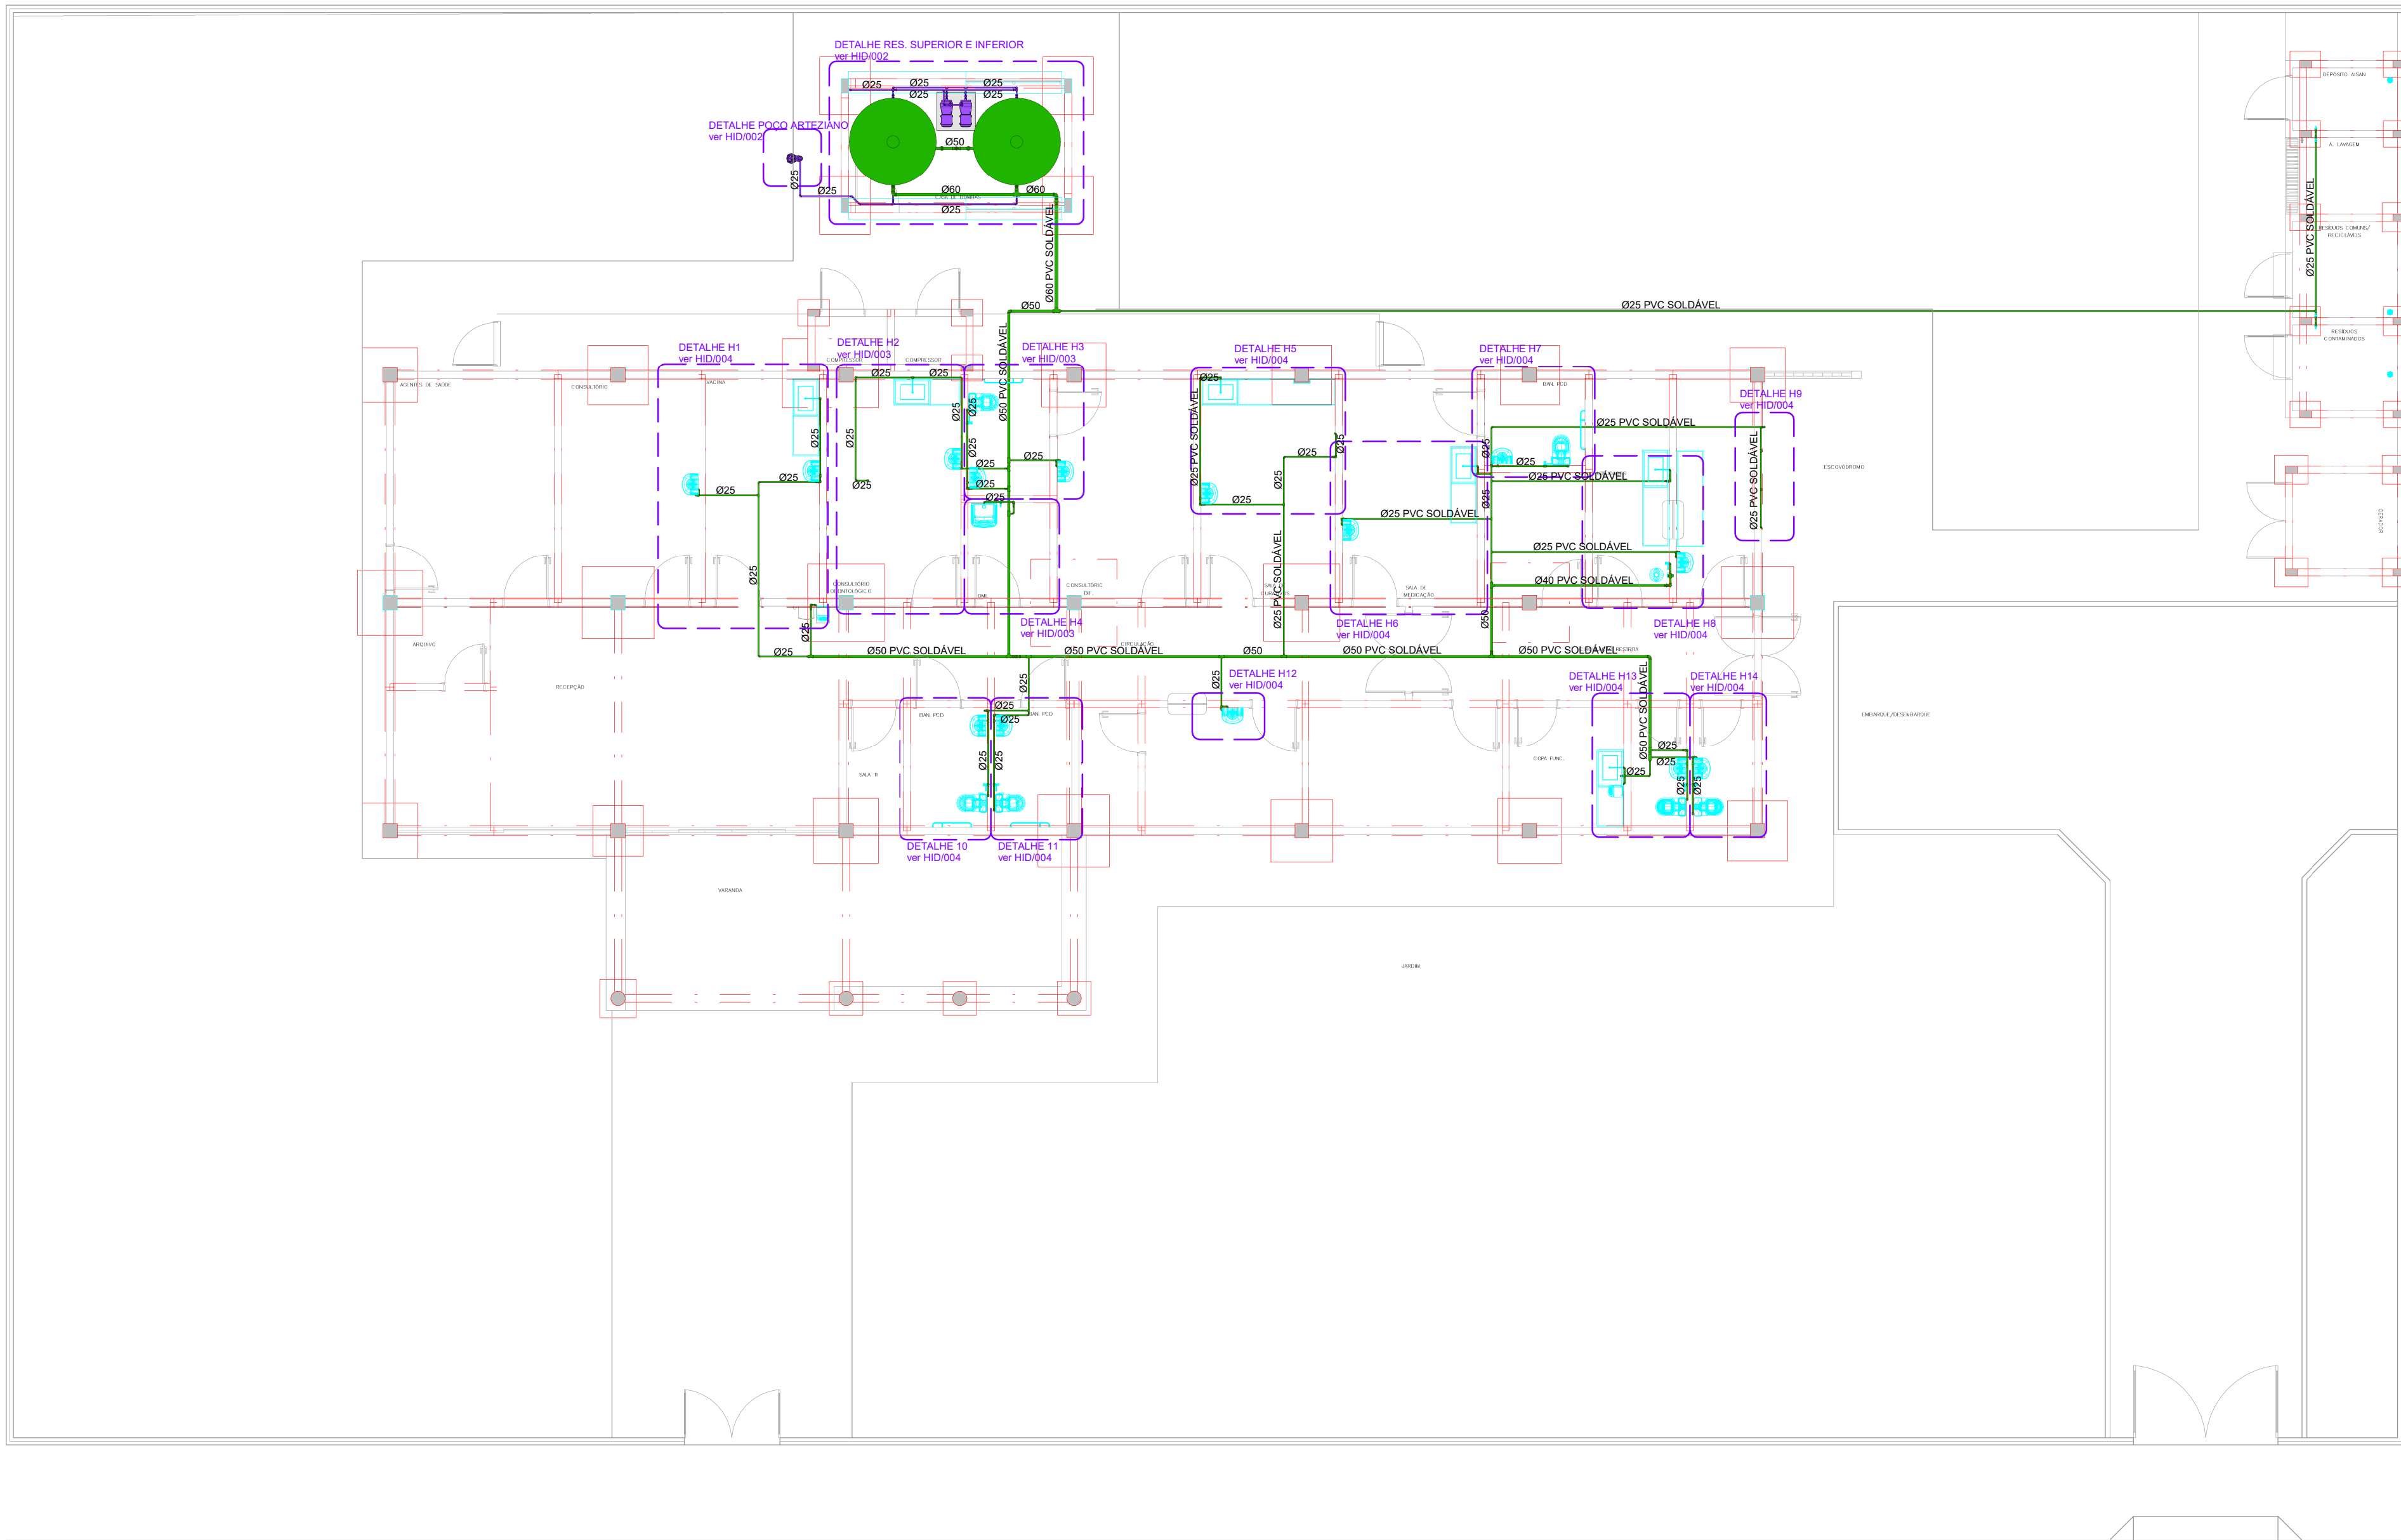


1 PLANTA BAIXA TÉRREO HID
ESCALA 1 : 100

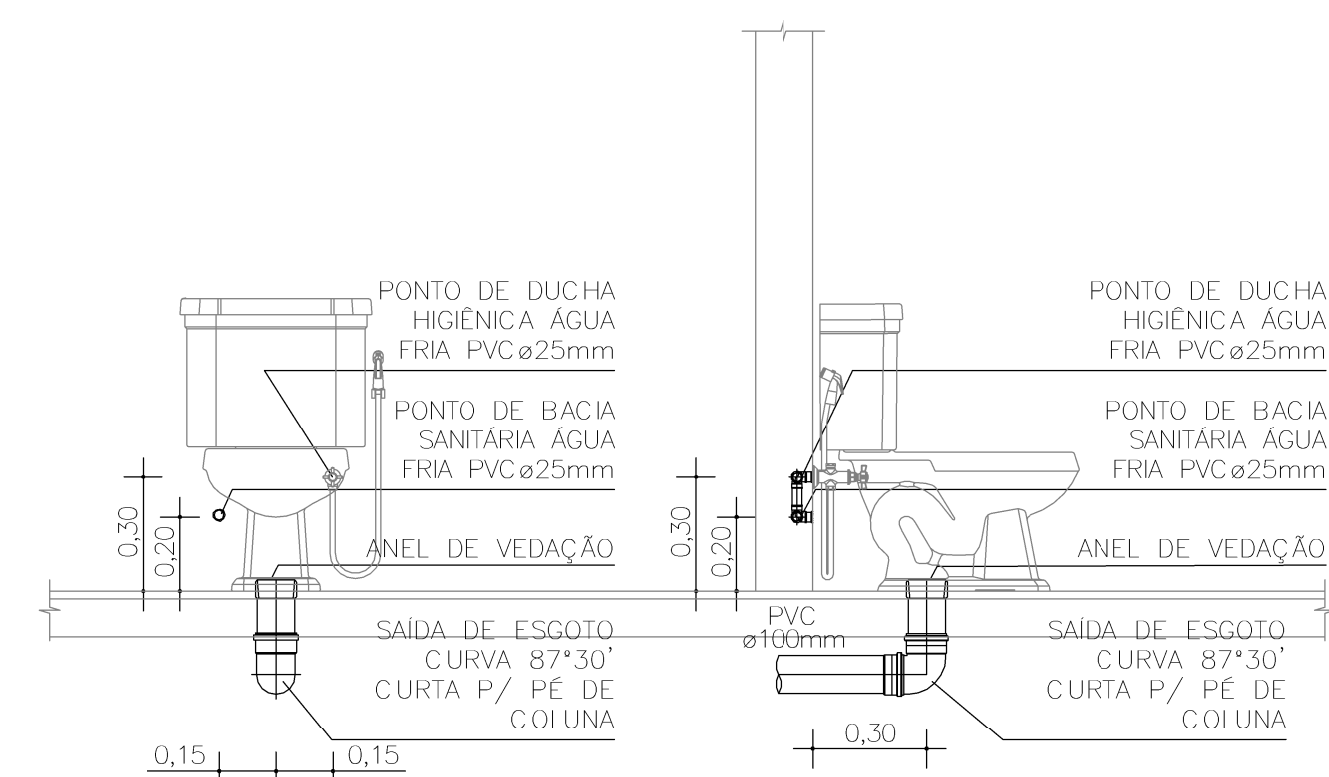


DET. CAIXA ACOPLADA
ESCALA 1 : 20

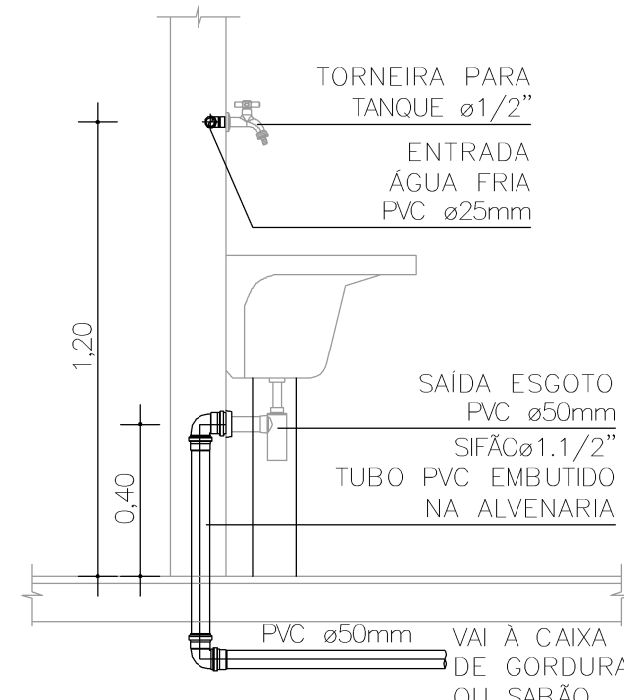


DET. TANQUE
ESCALA 1 : 20

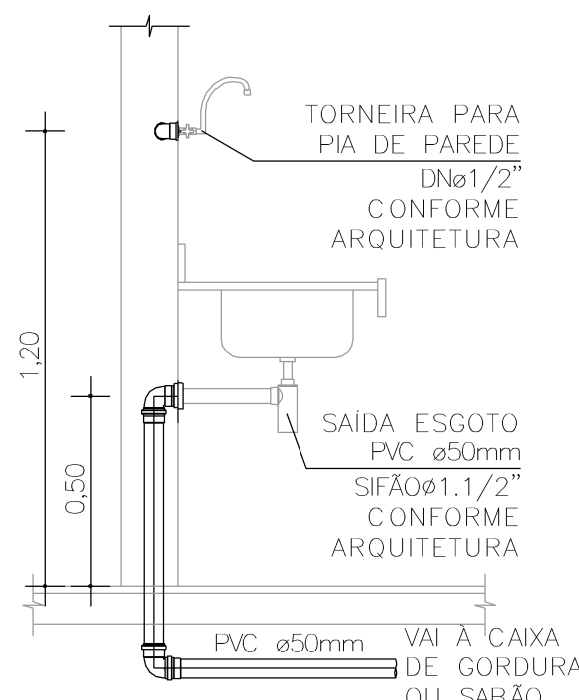

DET. PIA
ESCALA 1 : 20

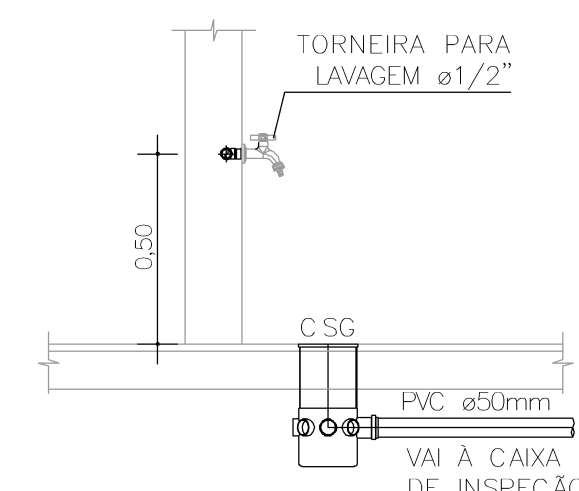

DET. TORNEIRA DE LAVAGEM
ESCALA 1 : 20

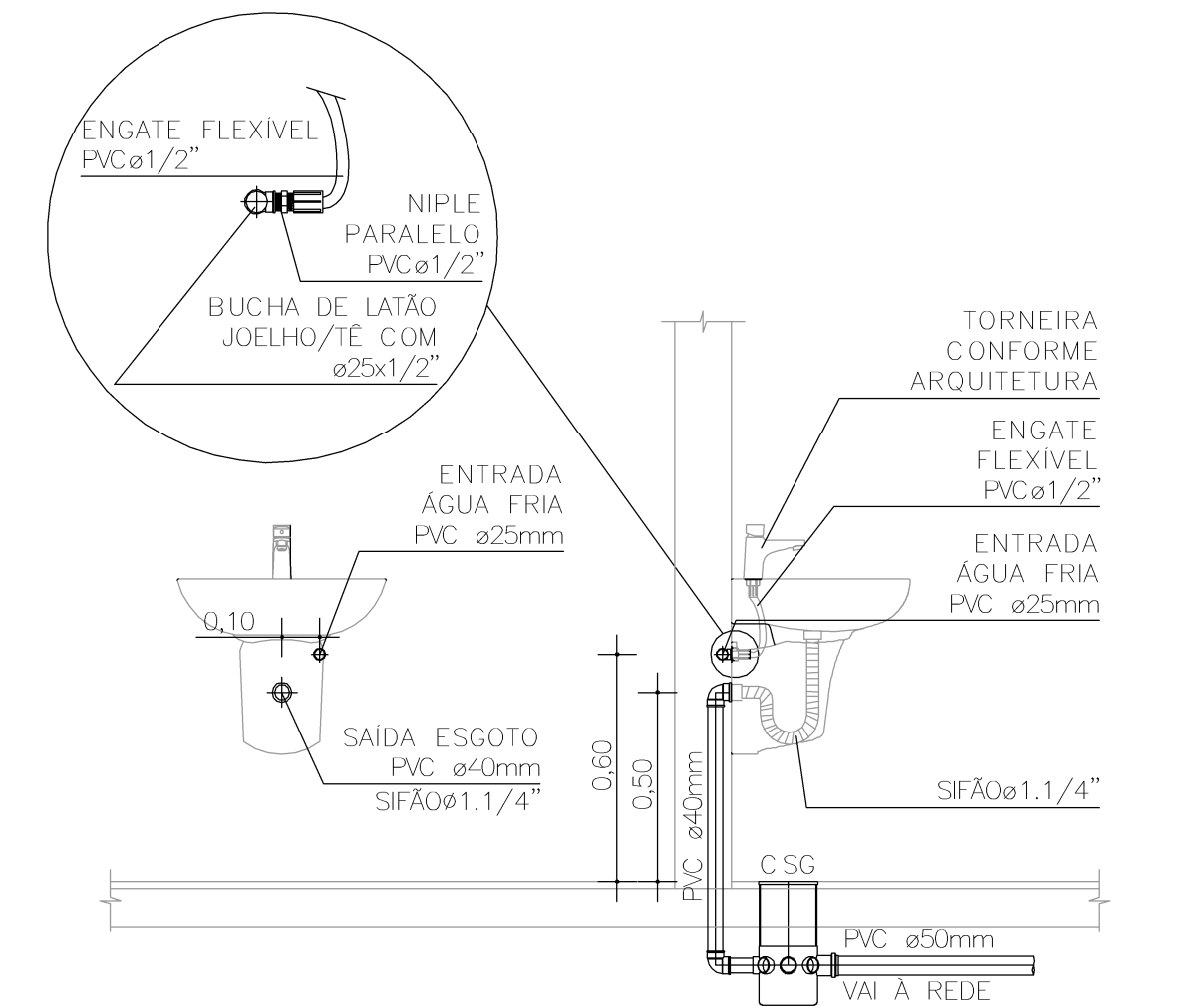

DET. LAVATÓRIO
ESCALA 1 : 20

CONVENÇÕES GERAIS

CAIXAS E SIMILARES:
CA - CAIXA DE AREIA
CC - CAIXA DE CAPTAÇÃO
CG - CAIXA DE GORDURA
CI - CAIXA DE INSPEÇÃO
PV - POÇO DE VISITA

MATERIAIS:
PVC SN - PVC SÉRIE NORMAL
PVC SR - PVC SÉRIE REFORÇADA

DIVERSOS:
TL - TORNEIRA DE LIMPEZA
TLAMP - TORNEIRA DE LIMPEZA DE ÁGUA NÃO POTÁVEL

CONEXÕES E PEÇAS:
J - JOELHO
JD - JUNÇÃO DUPLA
JS - JUNÇÃO SIMPLES
LD - LUVA DUPLA
GC - GRELHA E PORTA GRELHA DE PVC CROMADA
GF - GRELHA DE FERRO
GH - GRELHA HEMISFÉRICA
REX - REDUÇÃO EXCÊNTRICA
RGR - REGISTRO DE GAVETA BRUTO
RGC - REGISTRO DE GAVETA CROMADO
RPC - REGISTRO DE PRESSÃO CROMADO
T - TE

LEGENDA PRUMADA:
DIÂMETRO DA TUBULAÇÃO EM MILÍMETROS

LEGENDA DE FURAÇÃO:
F - FURADO EM VIGA
FL - FURAÇÃO EM LAJE
PV - FURAÇÃO EM VIGA
DV - DESVIO DE VIGA

LEGENDA LIGAÇÕES:
Ø45 DESVIO DE REDE COM 2x45°
Ø90 DESVIO DE REDE COM 2x90°
LP - LIGAÇÃO NA VERTICAL NO PE DA PRUMADA

LEGENDA DOS SISTEMAS DAS TUBULAÇÕES

ÁGUA FRIA (AFR)
ÁGUA FRIA DE VÁLVULA (AFV)
ÁGUAS PLUVIAIS (APL)
ALIMENTAÇÃO CONCESSIONÁRIA (ALC)

AVISO (AVISO)
DRENO DE CLIMATIZAÇÃO (DAC)
ESGOTO (ESG)
EXTRAVALSAO (EXT)

GORDURA (GOR)
LIMPEZA (LIMP)
RECALQUE
VENTILAÇÃO SANITÁRIO (VEN)

OBSERVAÇÕES GERAIS

DECLIVIDADE:
-AS CANALIZAÇÕES DE DISTRIBUIÇÃO DE ÁGUA NUNCA DEVERÃO SER INTEIRAMENTE HORIZONTAIS, DEVENDO APRESENTAR DECLIVIDADE MÍNIMA DE 0,2% NO SENTIDO DE ESCOAMENTO, NÃO SE ADMITINDO O SENTIDO INVERSO.
-AS DECLIVIDADES MÍNIMAS PARA ESGOTO NÃO ESPECIFICADAS SERÃO (0 ≤ 75mm - 1:2 2%).
-AS DECLIVIDADES MÍNIMAS PARA ESGOTO NÃO ESPECIFICADAS SERÃO (0 ≤ 100mm - 1:2 1%).
-AS DECLIVIDADES MÍNIMAS PARA ÁGUAS PLUVIAIS SERÃO (0 ≥ 1%).
-AS INCLINAÇÕES ACIMA DEVERÃO SER SEGUIDAS, SALVO NOS LOCAIS INDICADOS.

NOTAS:
-COTAS EM CENTÍMETROS. DIÂMETROS DAS TUBULAÇÕES DE PVC EM MILÍMETROS.
-OBSERVAR CONCRETAGEM DE TUBOS E CONEXÕES COM ELEMENTOS ESTRUTURAIS.
-TODAS AS TUBULAÇÕES DE ÁGUA E ESGOTO NÃO ESPECIFICADAS SERÃO EM PVC RÍGIDO.
-UTILIZAR EM TODOS PÉS DE PRUMADAS CURVA CURTA SÉRIE "T".
-PARA EFETOS DE RECALQUE COM MUDANÇA DE DIREÇÃO DE 80° UTILIZAR DOIS JOELHOS DE 45°.
-AS INSTALAÇÕES DO PLANO DE SEGURANÇA CONTRA INCÊNDIO E PÂNICO DEVERÃO SER VERIFICADAS JUNTO AO PROJETO ESPECÍFICO.
-CASO HAJA DÚVIDAS, CONSULTAR O ENGENHEIRO RESPONSÁVEL ANTECIPADAMENTE À EXECUÇÃO.
-TODA TUBULAÇÃO DE DRENAGEM DO SISTEMA DE AR CONDICIONADO QUE ESTIVER NA HORIZONTAL, DEVERÁ RECEBER ISOLAMENTO TÉRMICO ATRAVÉS DE MANTA DE POLIETILENO COM ESPESURA MÍNIMA DE 5mm.
-CONFORME ESTABELECIDO PELA ABNT NBR 15576:2013 A VIDA ÚTIL DE PROJETO (VUP) PARA OS SISTEMAS HIDROSSANITÁRIOS É DE 20 ANOS.

CONSORCIO SAÚDE

CONCREMAT | MEP

CONSORCIO SAÚDE CONCREMAT-MEP - CNPJ 60.255.454/0001-35

RUA JOAQUIM PALHARES, no. 40, ANDAR 5 - RIO DE JANEIRO/RJ - CEP 20.260-080 - FONE (21) 3535-4131

Medidas em centímetros

O valor da cota prevalece ao da escala

Conferir medidas no local.

Antes de qualquer alteração consultar o responsável pelo projeto

HISTÓRICO DE ATUALIZAÇÃO

REVISÃO	DATA	DISCRIMINAÇÃO DE ATUALIZAÇÃO
R00	25/08/2025	EMIÇÃO INICIAL

NOME DO EMPREENDIMENTO:

UBSI II

ENDEREÇO DO EMPREENDIMENTO: DIVERSOS (PROJETO PADRÃO)	DISCIPLINA: HIDROSSANITÁRIO						
TÍTULO DO DESENHO: PLANTA PAVIMENTO TÉRREO - HIDRÁULICO	ETAPA: EXECUTIVO						
CONSORCIO SAÚDE CONCREMAT MEP PROJETISTA E COORDENADOR ARQUITETURA CONSORCIO SAÚDE CONCREMAT-MEP - CNPJ 60.255.454/0001-35 RUA JOAQUIM PALHARES, no. 40, ANDAR 5 - RIO DE JANEIRO/RJ - CEP 20.260-080 RESPONSÁVEL TÉCNICO PELO PROJETO RHIAN PETRIN DOS SANTOS ENG. CIVIL - CREIA PR 153.970/D	<table><tr><th>ESPECIALIDADE:</th><th>ESPECIALIDADE:</th></tr><tr><td>HID</td><td>HID</td></tr><tr><td>REVISÃO: R00</td><td>ESCALA: INDICADA</td></tr></table>	ESPECIALIDADE:	ESPECIALIDADE:	HID	HID	REVISÃO: R00	ESCALA: INDICADA
ESPECIALIDADE:	ESPECIALIDADE:						
HID	HID						
REVISÃO: R00	ESCALA: INDICADA						