




PLANTA BAIXA - PAVIMENTO TÉRREO
ESCALA 1 : 50

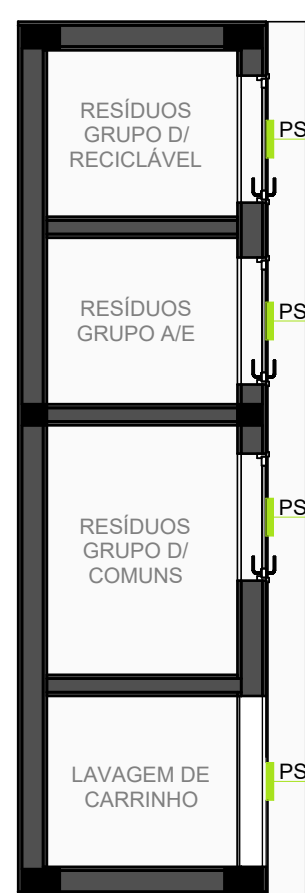

PLANTA BAIXA - CENTRAL DE RESÍDUOS
ESCALA 1 : 50



PLANTA BAIXA - CENTRAL GLP
ESCALA 1 : 50

PLACA DE PAREDE E PORTA (PP)		
CODIGO	CONTEUDO DA PLACA	QNT.
PP-01	SALA DE ACOULHIMENTO	1
PP-02	SALA DE ATENDIMENTO INDIVIDUAL 01	1
PP-03	SALA DE ATENDIMENTO INDIVIDUAL 02	1
PP-04	SALA DE ATENDIMENTO INDIVIDUAL COLETIVO	1
PP-05	SALA DE APOIO ADMINISTRATIVO	1
PP-06	SALA DE REUNIAO	1
PP-07	RECEPÇÃO	1
PP-08	ARQUIVO	1
PP-09	SALA ADMINISTRATIVA	1
PP-10	SALA DE T.I.	1
PP-11	DEPÓSITO DE MATERIAL DE LIMPEZA	1
PP-12	FARMÁCIA	1
PP-13	SALA DE ATENDIMENTO COLETIVO 02	1
PP-14	SALA DE ATENDIMENTO COLETIVO 01	1
PP-15	GUARDA DE MATERIAL	2
PP-16	QUARTO DE ACOULHIMENTO	1
PP-17	LAVANDARIA PARA O USUARIO	1
PP-18	POSTO DE ENFERMAGEM	2
PP-19	APLICACAO DE MEDICAMENTOS	2
PP-20	COZINHA	2
PP-21	DESPENSA	1
PP-22	ALMOXARIFADO	1
PP-23	CENTRAL DE GLP	1
PP-24	ÁREA EXTERNA PARA VARAL	1
TOTAL		28

PLACA EM BRAILLE (BR)		
CODIGO	CONTEUDO DA PLACA	QNT.
BR-01	SALA DE ACOULHIMENTO	1
BR-02	SALA DE ATENDIMENTO INDIVIDUAL 01	1
BR-03	SALA DE ATENDIMENTO INDIVIDUAL 02	1
BR-04	SALA DE ATENDIMENTO INDIVIDUAL COLETIVO	1
BR-05	SALA DE APOIO ADMINISTRATIVO	1
BR-06	SALA DE REUNIAO	1
BR-07	RECEPÇÃO	1
BR-08	ARQUIVO	1
BR-09	SALA ADMINISTRATIVA	1
BR-10	SALA DE T.I.	1
BR-11	DEPÓSITO DE MATERIAL DE LIMPEZA	1
BR-12	FARMÁCIA	2
BR-13	SALA DE ATENDIMENTO COLETIVO 02	1
BR-14	SALA DE ATENDIMENTO COLETIVO 01	1
BR-15	GUARDA DE MATERIAL	2
BR-16	QUARTO DE ACOULHIMENTO	1
BR-17	LAVANDARIA PARA O USUARIO	1
BR-18	POSTO DE ENFERMAGEM	2
BR-19	APLICACAO DE MEDICAMENTOS	2
BR-20	COZINHA	2
BR-21	DESPENSA	1
BR-22	ALMOXARIFADO	1
BR-23	SANITARIO FEMININO	1
BR-24	SANITARIO MASCULINO	1
BR-25	SANITARIO PCD FEMININO/FAMILIA	1
BR-26	SANITARIO PCD MASCULINO	1
BR-27	SANITARIO FUNCIONARIOS	1
BR-28	BANHEIRO PARA O USUARIO	1
BR-29	BANHEIRO PCD O USUARIO	1
BR-30	BANHEIRO PCD	1
BR-31	SANIT. VEST. FUNC. MASCULINO	1
BR-32	SANITARIO FUNCIONARIO PCD	1
BR-33	SANIT. VEST. FUNC. FEMININO	1
BR-34	SALA DE CONVIVENCIA	1
BR-35	GUARDA DE PERTENCENÇAS DO USUARIO	1
TOTAL		48

PLACA DE SANITÁRIO (PPS)		
CODIGO	CONTEUDO DA PLACA	QNT.
PPS-01	SANITARIO FEMININO	1
PPS-02	SANITARIO MASCULINO	1
PPS-03	SANITARIO PCD FEM FAMILIA	1
PPS-04	SANITARIO PCD MASCULINO	1
PPS-05	SANITARIO FUNCIONARIOS	1
PPS-06	BANHEIRO PARA O USUARIO	1
PPS-07	BANHEIRO PCD P/O USUARIO	1
PPS-08	BANHEIRO PCD	1
PPS-09	SANIT. VEST. FUNC. MASCULINO	1
PPS-10	SANITARIO FUNCIONARIO PCD	1
PPS-11	SANIT. VEST. FUNC. FEMININO	1
TOTAL		11

PLACA DE SINALIZAÇÃO INTERNA (PSI)		
CODIGO	CONTEUDO DA PLACA	QNT.
PSI-01	PROIBIDO FUMAR - VER MEMORIAL DESCRITIVO	10
PSI-02	MANTENHA O CIGARRO NO BISCOITO - VER MEMORIAL DESCRITIVO	1
PSI-03	ACESSO RESTRITO - VER MEMORIAL DESCRITIVO	4
TOTAL		15

PLACA DE SETOR (PSP)		
CODIGO	CONTEUDO DA PLACA	QNT.
PSP-01	FARMÁCIA	1
PSP-02	GUARDA DE PERTENCENÇAS DO USUARIO	1
PSP-03	RECEPÇÃO	1
PSP-04	POSTO DE ENFERMAGEM	1
PSP-05	SALA DE CONVIVENCIA	1
PSP-06	ACESSO DE SERVIÇO	1
PSP-07	LAVAGEM DE CARRINHO	1
PSP-08	RESÍDUOS GRUPO D COMUNS	1
PSP-09	RESÍDUOS GRUPO A1E	1
PSP-10	RESÍDUOS GRUPO D1 COMUNS	1
PSP-11	ACESSO VARANDA COBERTA	1
TOTAL		11

PANEL PARA ARTISTA (PAR)		
CODIGO	CONTEUDO DA PLACA	QNT.
PAR-01	PANEL PARA PRATICA ARTISTICA - APROXIMADAMENTE 9,50M² - VER MEMORIAL DESCRITIVO	1
TOTAL		1

NOME DA UNIDADE (PNU)		
CODIGO	CONTEUDO DA PLACA	QNT.
PNU-01	CAPS	1
PNU-02	CENTRO DE ATENÇÃO PSICOSSOCIAL (VER MEMORIAL DESCRITIVO)	1
PNU-03	BRASÃO DO ESTADO DA BAHIA E MARCA DO SISTEMA ÚNICO DE SAÚDE - SUS (VER MEMORIAL DESCRITIVO)	2
TOTAL		4

MAPA TÁTIL		
CODIGO	CONTEUDO DA PLACA	QNT.
MT-01	VER PLANCHAS 0011-PP-CAPS1-PCV-PE-002-001	1
TOTAL		1

ADESIVO DE ESPAÇO RESERVADO PARA PCD (ERP)		
CODIGO	CONTEUDO DA PLACA	QNT.
ERP-01	ADERIVO DE ESPAÇO RESERVADO AO PCD - VER MEMORIAL DESCRITIVO	1
ERP-02	ADERIVO DE ESPAÇO RESERVADO AO PCD - VER MEMORIAL DESCRITIVO	1
ERP-03	ADERIVO DE ESPAÇO RESERVADO AO PCD - VER MEMORIAL DESCRITIVO	1
ERP-04	ADERIVO DE ESPAÇO RESERVADO AO PCD - VER MEMORIAL DESCRITIVO	1
ERP-05	ADERIVO DE ESPAÇO RESERVADO AO PCD - VER MEMORIAL DESCRITIVO	1
TOTAL		5

TOTE M		
CODIGO	CONTEUDO DA PLACA	QNT.
T0-01	TOTE M - VER MEMORIAL DESCRITIVO	1
TOTAL		1

Obs.: A localização de implantação do totem varia de acordo com o terreno de implantação.

LEGENDA DE COMUNICAÇÃO VISUAL			
VER MEMORIAL DESCRITIVO			
CODIGO	COR	DESCRIÇÃO	SIMBOLOGIA QNT.
PP	■	PLACA DE IDENTIFICAÇÃO DE PORTA/PAREDE	■ 28
PPS	■	PLACA DE IDENTIFICAÇÃO DE SANITÁRIOS	■ 11
PSI	■	PLACA DE SINALIZAÇÃO INTERNA	■ 16
PSP	■	PLACA DE IDENTIFICAÇÃO DE SETOR	■ 11
PAR	■	INDICAÇÃO DE PAINEL PARA ARTISTA	■ 1
PNU	■	LETREIRO DE IDENTIFICAÇÃO DA UNIDADE	■ 42
BR	■	PLACA DE IDENTIFICAÇÃO EM BRAILLE	■ 01
MT	■	MAPA TÁTIL	■ 01
ERP	■	ADERIVO DE ESPAÇO RESERVADO PARA PCD	■ 05
LEGENDA SIMBOLOGIA			
O número identifica a placa		PP	A direção da linha identifica a face da placa
O código identifica o tipo de placa		PP	A cor identifica o tipo de placa

CONSORCIO SAÚDE CONCREMAT-MEP-CMPJ 60.255.454/0001-35
RUA JOAQUIM PALHARES, Nº 40, ANDAR 5 - RIO DE JANEIRO/RJ - CEP 20.260-080 - FONE (21) 3535-4131
Medidas em centímetros.
Conferir medidas no local.
Antes de qualquer alteração, consultar o arquiteto responsável.

REV.	DATA	CONTEUDO	REV.	DATA	CONTEUDO
R00	11/11/2025	EMISSÃO INICIAL			
R01	19/01/2026	CORREÇÕES CONFORME PARECER DIA 09/01/26			

Nome do Empreendimento		Desenho	
CENTRO DE ATENÇÃO PSICOSSOCIAL I - INFANTO JUVENIL		COMUNICAÇÃO VISUAL	
Endereço do Empreendimento		Plano	
DIVERSOS (PROJETO PADRÃO)		PROJETO EXECUTIVO	

PLANTA BAIXA - PAVIMENTO TÉRREO E ANEXOS			
Projeto e coordenador			
CONSORCIO SAÚDE CONCREMAT - MEP - CMPJ 60.255.454/0001-35			
RUA JOAQUIM PALHARES, Nº 40, ANDAR 5 - RIO DE JANEIRO/RJ - CEP 20.260-080			
FONE (21) 3535-4131			
Responsável Técnico pelo Projeto			
ANA CAROLINA POTTER MENDES			
Assinatura CAUTP nº 4031050			

CONCREMAT MEP	CMV	R01	01