


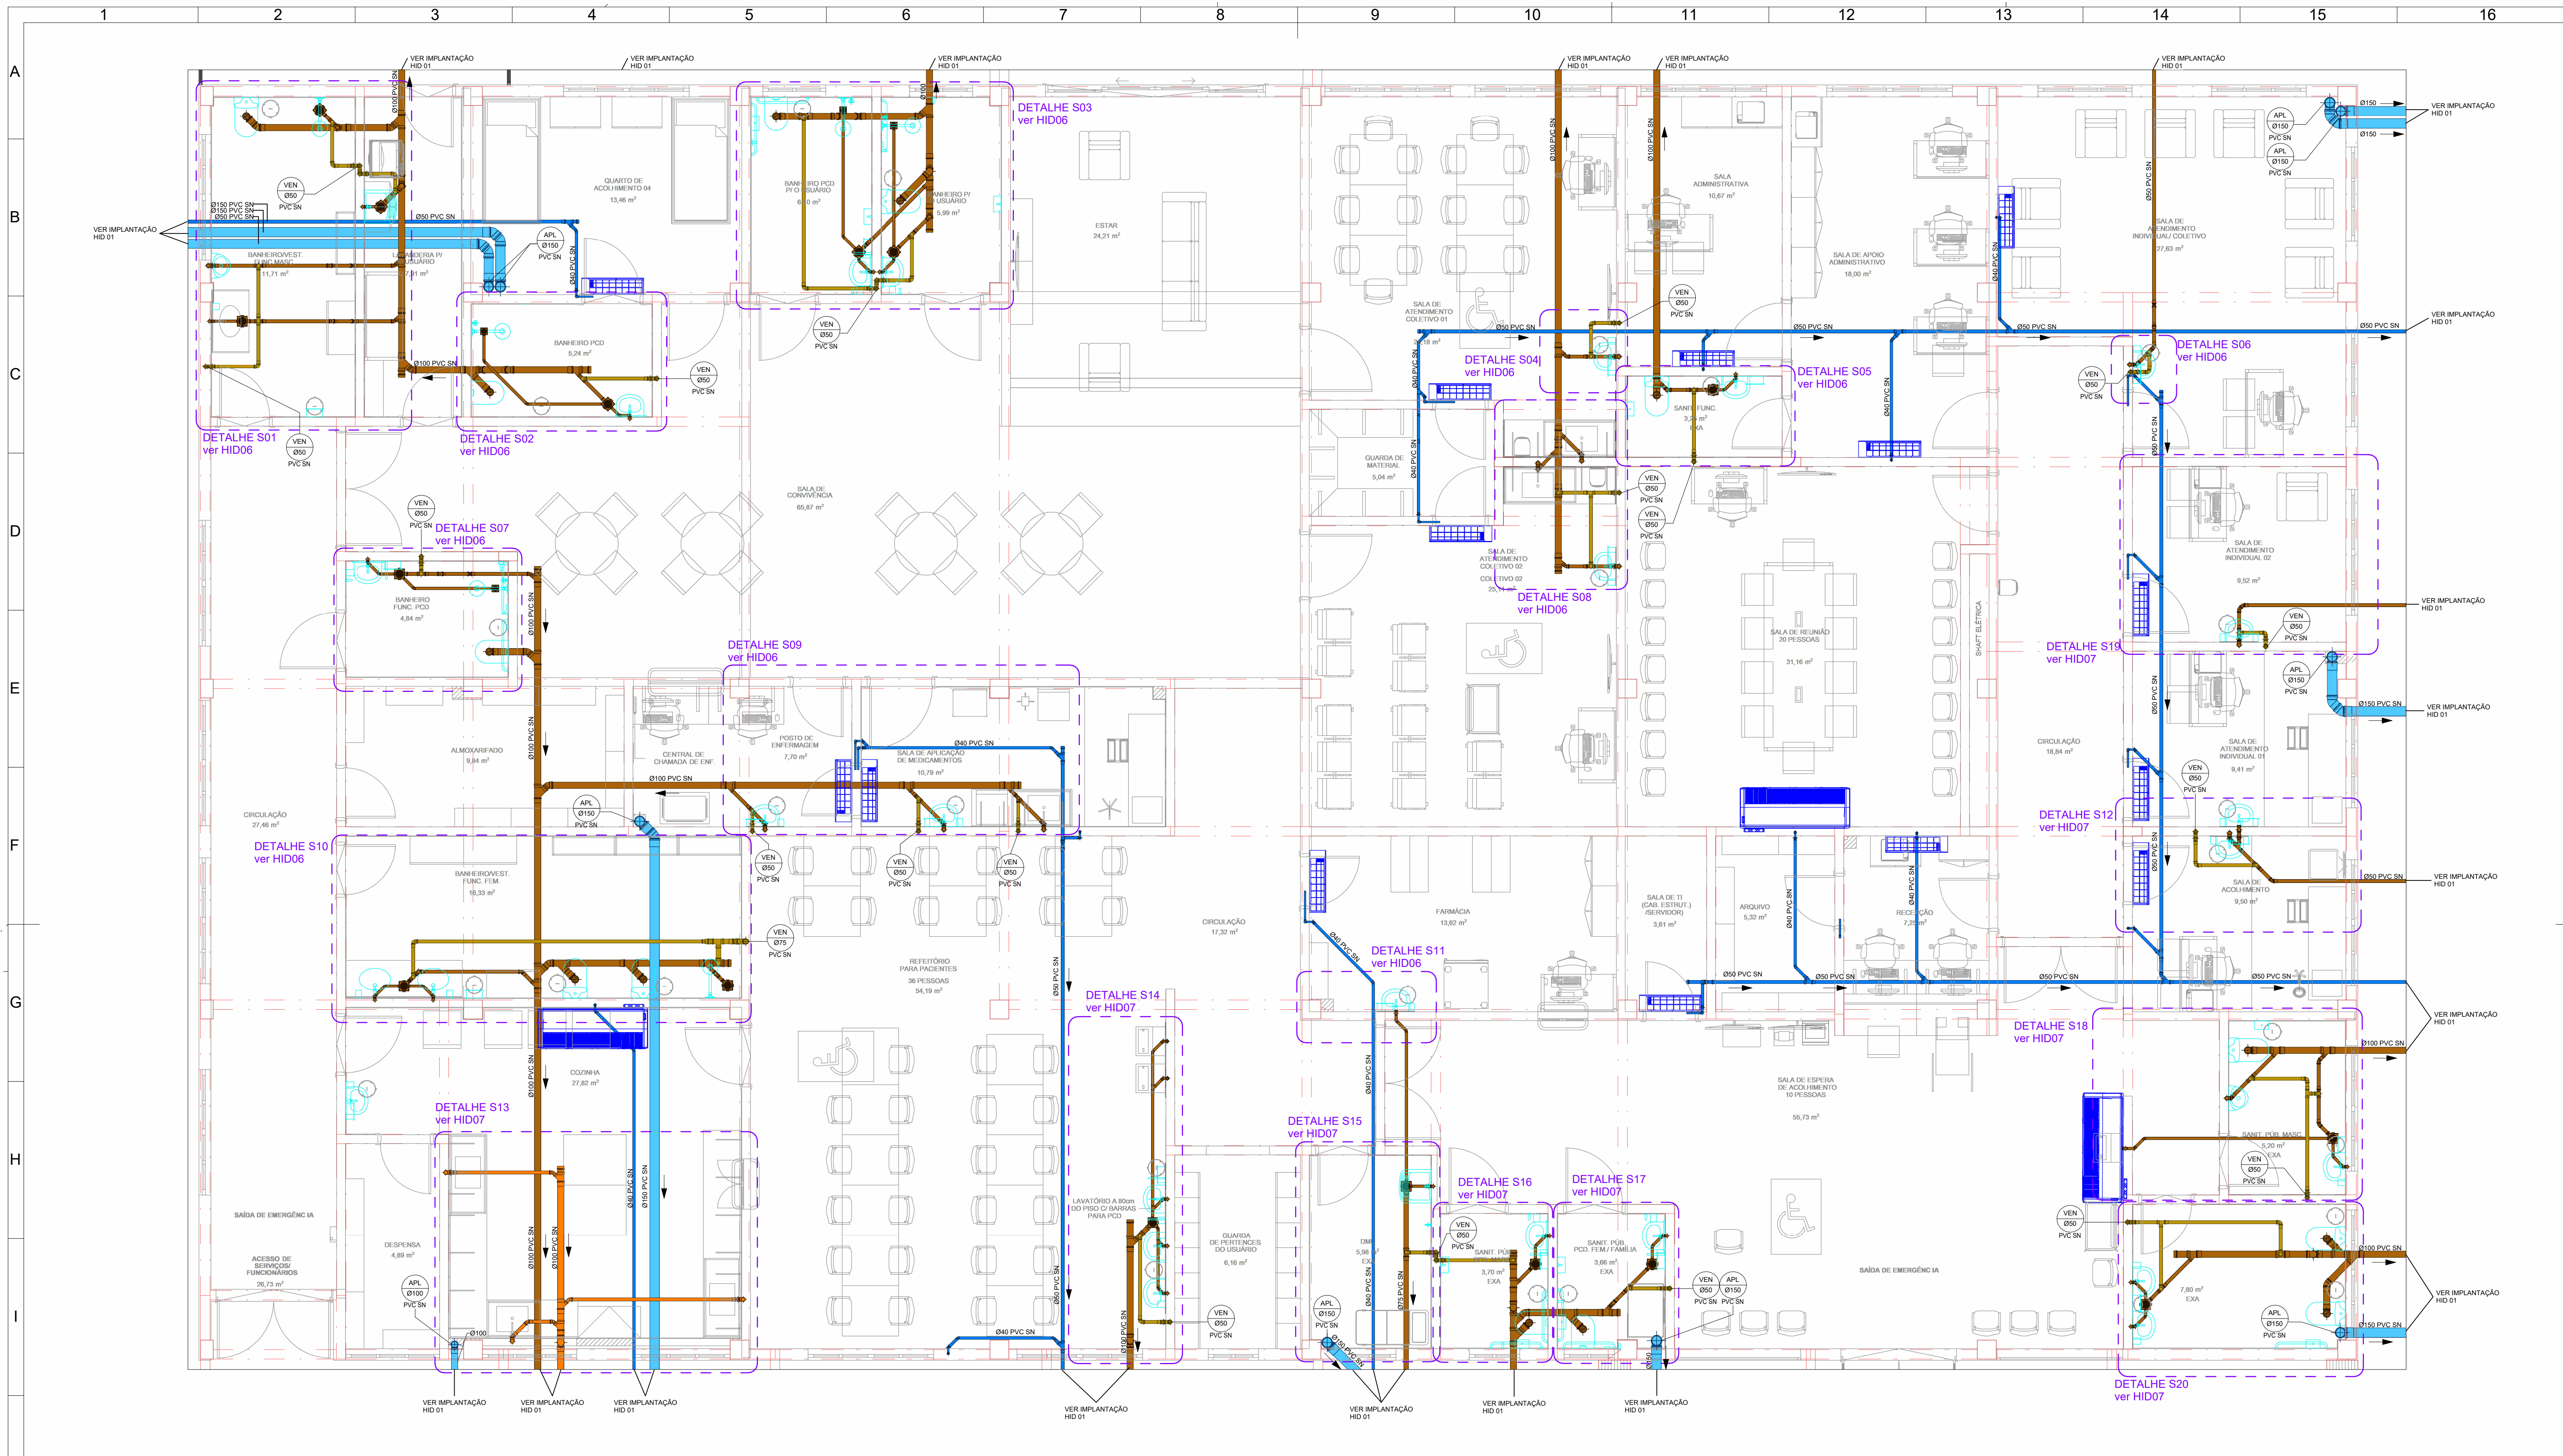

1 PLANTA PAVIMENTO TÉRREO - PLUVIAL/SANITÁRIO
ESCALA 1 : 50

CONVENÇÕES GERAIS

CAIXAS E SIMILARES:
CA - CAIXA DE ÁREA
CG - CAIXA DE GORDURA
CI - CAIXA DE INSPEÇÃO
CV - POÇO DE VISITA

MATERIAIS:
PVC SN - PVC SÉRIE NORMAL
PVC SR - PVC SÉRIE REFORÇADA

DIVERSOS:
TL - TORNEIRA DE LIMPEZA
TLNP - TORNEIRA DE LIMPEZA DE ÁGUA NÃO POTÁVEL

LEGENDA DOS SISTEMAS DAS TUBULAÇÕES

ÁGUA FRIA (AFR)	ÁGUA FRIA DE VÁLVULA (AFV)	ÁGUAS PLUVIAIS (APL)	ALIMENTAÇÃO CONCESSIONÁRIA (ALC)
AVISO (AVISO)	DRENO DE CLIMATIZAÇÃO (DAC)	ESGOTO (ESG)	EXTRAVAZADO (EXT)
GORDURA (GOR)	LIMPEZA (LIMP)	VENTILAÇÃO SANITÁRIO (VEN)	

LEGENDA DE FURAÇÃO:

FI - FURAÇÃO EM VIGA
FP - FURAÇÃO EM PILAR
FL - FURAÇÃO EM LAJE
PV - FURAÇÃO EM VIGA
DV - DESVIO DE VIGA


LEGENDA LIGAÇÕES:
D49 - DESVIO DE REDE COM 2x45°
D90 - DESVIO DE REDE COM 2x90°
LP - LIGAÇÃO NA VERTICAL NO PÉ DA PRUMADA

OBS:
AS INFORMAÇÕES DE FURAÇÕES EM VIGAS E LAJES DEVERÃO SER VERIFICADAS NAS PLANTAS ESPECÍFICAS DE FURAÇÕES.

OBSERVAÇÕES GERAIS

DECLIVIDADE:
- AS CANALIZAÇÕES DE DISTRIBUIÇÃO DE ÁGUA NUNCA DEVERÃO SER INTERAMENTE HORIZONTAIS, DEVENDO APRESENTAR DECLIVIDADE MÍNIMA DE 0,2% NO SENTIDO DE ESCOAMENTO, NÃO SE ADMITINDO O SENTIDO INVERSO.
- AS DECLIVIDADES MÍNIMAS PARA ESGOTO NÃO ESPECIFICADAS SERÃO (Ø ≤ 75mm - 1:2 %).
- AS DECLIVIDADES MÍNIMAS PARA ESGOTO NÃO ESPECIFICADAS SERÃO (Ø ≥ 100mm - 1:2 %).
- AS DECLIVIDADES MÍNIMAS PARA ÁGUAS PLUVIAIS SERÃO (Ø 1%).
- AS INCLINAÇÕES ACIMA DEVERÃO SER SEGUÍDAS, SALVO NOS LOCAIS INDICADOS.

NOTAS:
- COTAS EM CENTÍMETROS. DIÂMETROS DAS TUBULAÇÕES DE PVC EM MILÍMETROS.
- OBSERVAR CONCRETAGEM DE TUBOS E CONEXÕES COM ELEMENTOS ESTRUTURAIS.
- TODAS AS TUBULAÇÕES DE ÁGUA E ESGOTO NÃO ESPECIFICADAS SERÃO EM PVC RÍGIDO.
- UTILIZAR EM TODOS PÉS DE PRUMADA CURVA CURTA SÉRIE "R".
- NAS LINHAS DE REGAQUE COM MUDANÇA DE DIREÇÃO DE 90° UTILIZAR DOIS JOELHOS DE 45°.
- PARA EFEITOS DE EXECUÇÃO, ATENTAR-SE AOS DETALHAMENTOS.
- AS INSTALAÇÕES DE GÁS GLP DEVERÃO SER VERIFICADAS JUNTO AO PROJETO ESPECÍFICO.
- AS INSTALAÇÕES DO PLANO DE SEGURANÇA CONTRA INCÊNDIO E PÂNICO DEVERÃO SER VERIFICADAS JUNTO AO PROJETO ESPECÍFICO.
- CASO HAJA DÚVIDAS, CONSULTAR O ENGENHEIRO RESPONSÁVEL ANTECIPADAMENTE À EXECUÇÃO.
- TODA TUBULAÇÃO DE DRENAGEM DO SISTEMA DE AR CONDICIONADO QUE ESTIVER NA HORIZONTAL, DEVERÁ RECEBER ISOLAMENTO TÉRMICO ATRAVÉS DE MANTA DE POLIETILENO COM ESPESURA MÍNIMA DE 5mm.
- CONFORME ESTABELECIDO PELA ABNT NBR 15575:2013 A VIDA ÚTIL DE PROJETO (VUP) PARA OS SISTEMAS HIDROSSANITÁRIOS É DE 20 ANOS.

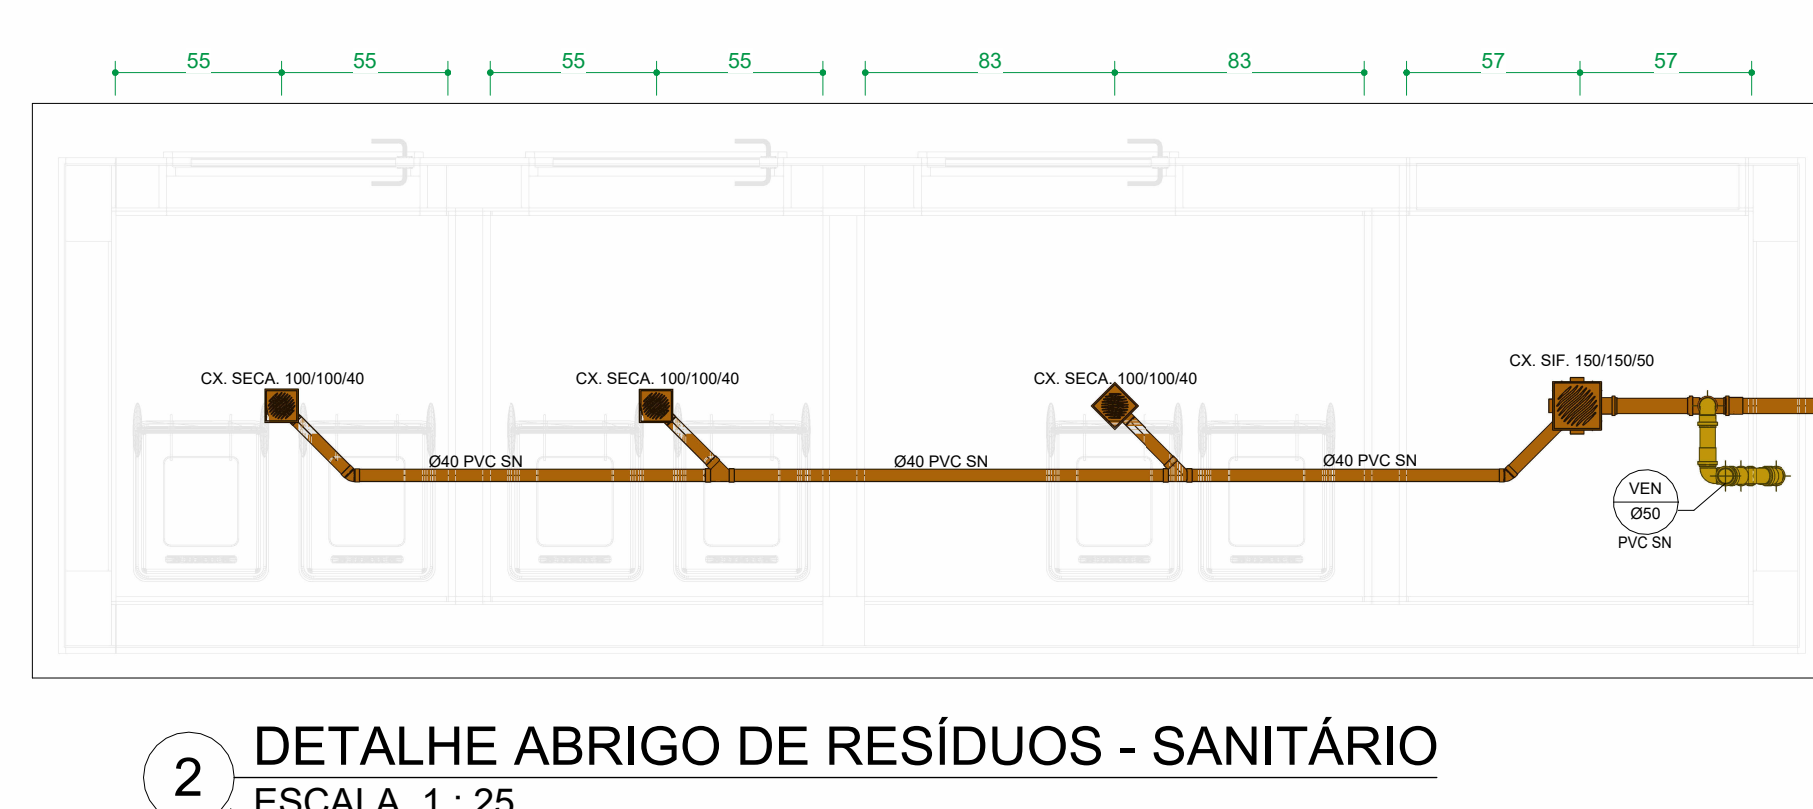

CONSORCIO SAÚDE CONCREMAT-MEP - CNPJ 60.255.454/0001-35
RUA JOAQUIM PALHARES, no. 40, ANDAR 5 - RIO DE JANEIRO/RJ - CEP 20.260-080 - FONE (21) 3535-4131

Medidas em centímetros. O valor da cota prevalece ao da escala. Conferir medidas no local. Antes de qualquer alteração consultar o responsável pelo projeto.

HISTÓRICO DE ATUALIZAÇÃO			
REVISÃO	DATA	DISCRIMINAÇÃO DE ATUALIZAÇÃO	
R00	11/12/2025	EMISSÃO INICIAL	
R01	14/01/2026	REVISÃO CAPTAÇÃO COBERTURA	
R02	02/02/2026	REVISÃO DRENOS DE CLIMATIZAÇÃO	

NOME DO EMPREENDIMENTO: CENTRO DE ATENÇÃO PSICOSSOCIAL I

ENDEREÇO DO EMPREENDIMENTO: DIVERSOS (PROJETO PADRÃO)

TÍTULO DO DESENHO: PLANTA BAIXA - SANITÁRIO/PLUVIAL

DISCIPLINA: HIDROSSANITÁRIO

ETAPA: EXECUTIVO

PRANCHA: 02/12

ESPECIALIDADE: HID

REVISÃO: R02

ESCALA: INDICADA

PROJETISTA E COORDENADOR ARQUITETURA
CONSORCIO SAÚDE CONCREMAT-MEP - CNPJ 60.255.454/0001-35
RUA JOAQUIM PALHARES, no. 40, ANDAR 5 - RIO DE JANEIRO/RJ - CEP 20.260-080

RESPONSÁVEL TÉCNICO PELO PROJETO
RHAN PETRIN DOS SANTOS
ENG. CIVIL - CREA PR 153.970/D