


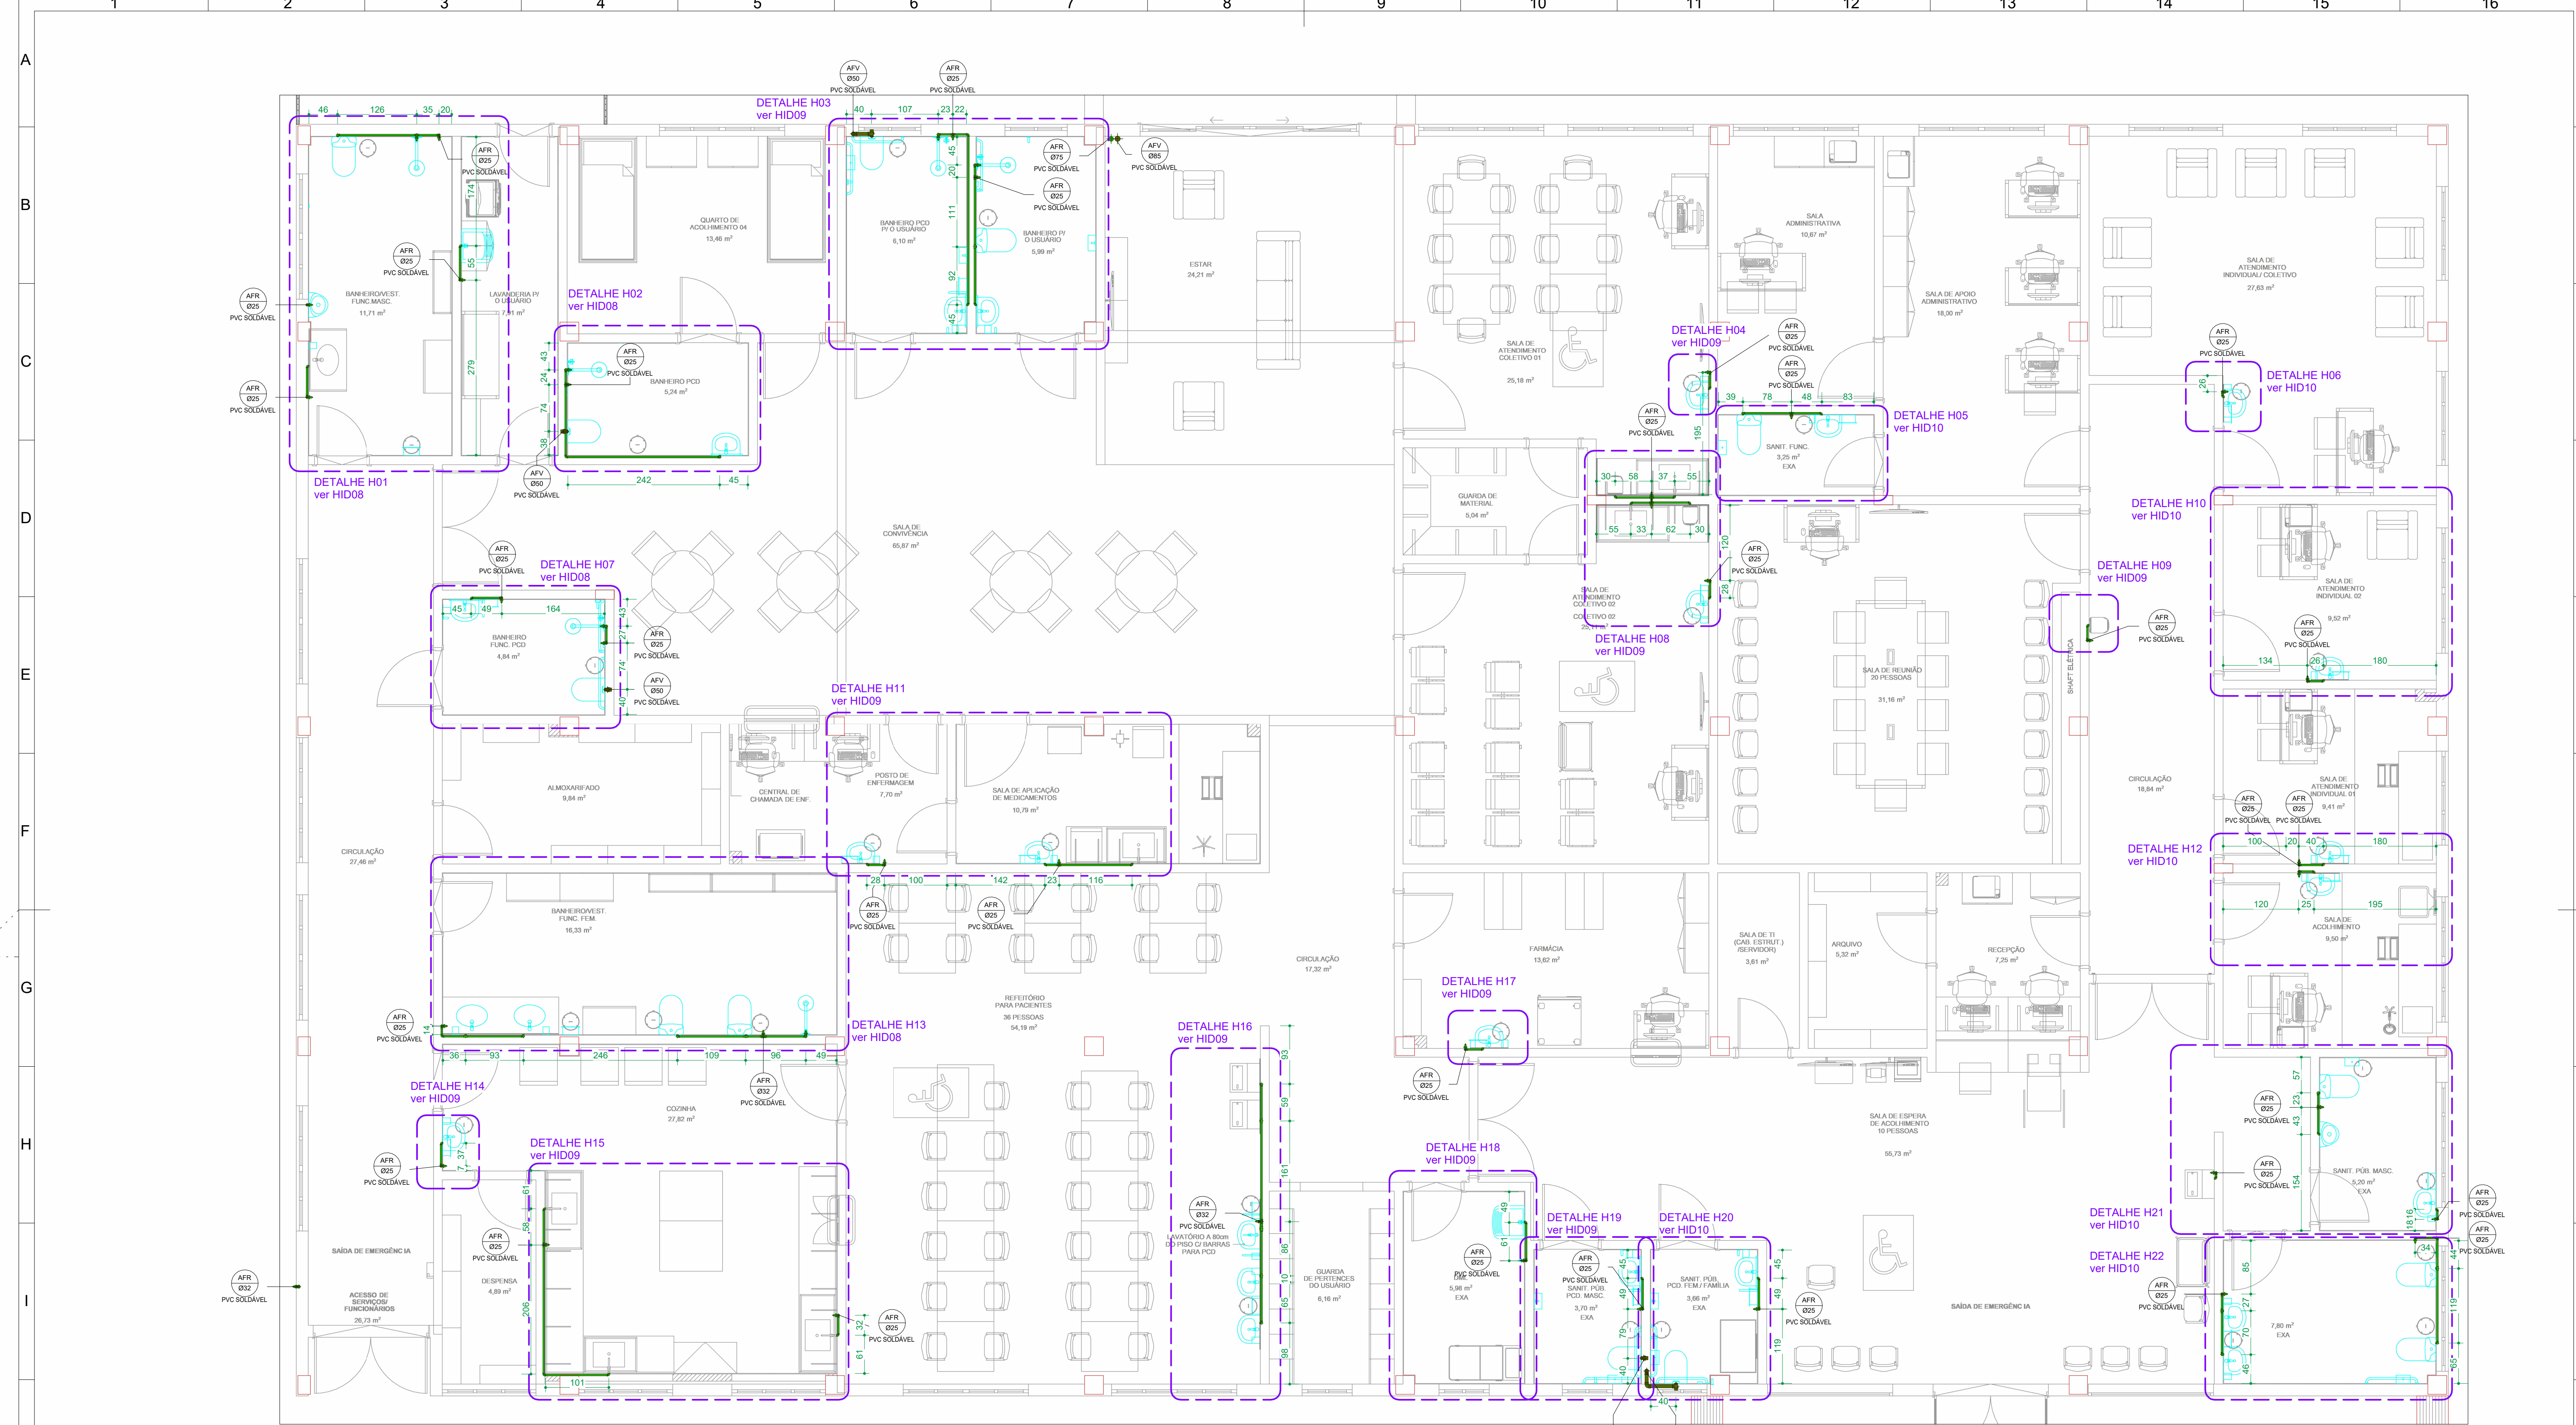

1 PLANTA PAVIMENTO TÉRREO - HIDRÁULICO
ESCALA 1 : 50

CONVENÇÕES GERAIS			
CAIXAS E SIMILARES: CA - CAIXA DE ÁREA CC - CAIXA DE CAPTAÇÃO CG - CAIXA DE GORDURA CI - CAIXA DE INSPEÇÃO CV - POÇO DE VISITA	CONEXÕES E PEÇAS: J - JOELHO JD - JUNÇÃO DUPLA JS - JUNÇÃO SIMPLES LD - LUVA DUPLA GC - GRELHA E PORTA GRELHA DE PVC CROMADA GF - GRELHA DE FERRO GH - GRELHA HEMISFÉRICA REX - REDUÇÃO EXCÊNTRICA RQB - REGISTRO DE GAVETA BRUTO RGC - REGISTRO DE GAVETA CROMADO RVC - REGISTRO DE PRESSÃO CROMADO T - TE	LEGENDA DE FURAÇÃO: EFLUENTE DA PRUMADA DIÂMETRO DA TUBULAÇÃO EM MILÍMETROS MATERIAL DA TUBULAÇÃO LEGENDA LIGAÇÕES: D49 DESVIO DE REDE COM 2x45° D90 DESVIO DE REDE COM 2x90° LP LIGAÇÃO NA VERTICAL NO PÉ DA PRUMADA	LEGENDA DE FURAÇÃO: FURO EM VIGA FURO EM PILAR FURO EM LAJE FURO EM VIGA FURO EM VIGA
MATERIAIS: PVC SN - PVC SÉRIE NORMAL PVC SR - PVC SÉRIE REFORÇADA	MATERIAIS: PVC SN - PVC SÉRIE NORMAL PVC SR - PVC SÉRIE REFORÇADA	MATERIAIS: PVC SN - PVC SÉRIE NORMAL PVC SR - PVC SÉRIE REFORÇADA	MATERIAIS: PVC SN - PVC SÉRIE NORMAL PVC SR - PVC SÉRIE REFORÇADA
DIVERSOS: TL - TORNEIRA DE LIMPEZA TLNP - TORNEIRA DE LIMPEZA DE ÁGUA NÃO POTÁVEL	DIVERSOS: TL - TORNEIRA DE LIMPEZA TLNP - TORNEIRA DE LIMPEZA DE ÁGUA NÃO POTÁVEL	DIVERSOS: TL - TORNEIRA DE LIMPEZA TLNP - TORNEIRA DE LIMPEZA DE ÁGUA NÃO POTÁVEL	DIVERSOS: TL - TORNEIRA DE LIMPEZA TLNP - TORNEIRA DE LIMPEZA DE ÁGUA NÃO POTÁVEL
LEGENDA DOS SISTEMAS DAS TUBULAÇÕES	LEGENDA DOS SISTEMAS DAS TUBULAÇÕES	LEGENDA DOS SISTEMAS DAS TUBULAÇÕES	LEGENDA DOS SISTEMAS DAS TUBULAÇÕES
AGUA FRIA (AFR)	AGUA FRIA DE VÁLVULA (AFV)	AGUAS PLUVIAIS (APL)	ALIMENTAÇÃO CONCESSIONÁRIA (ALC)
AVISO (AVISO)	DRENO DE CLIMATIZAÇÃO (DAC)	ESGOTO (ESG)	EXTRAVALSAO (EXT)
GORDURA (GOR)	LIMPEZA (LIMP)	VENTILAÇÃO SANITÁRIO (VEN)	


OBSERVAÇÕES GERAIS

DECLIVIDADE:

- AS CANALIZAÇÕES DE DISTRIBUIÇÃO DE ÁGUA NUNCA DEVERÃO SER INTERAMENTE HORIZONTAIS, DEVENDO APRESENTAR DECLIVIDADE MÍNIMA DE 0,2% NO SENTIDO DE ESCOAMENTO, NÃO SE ADMITINDO O SENTIDO INVERSO.
- AS DECLIVIDADES MÍNIMAS PARA ESGOTO NÃO ESPECIFICADAS SERÃO $\phi \leq 75\text{mm}$ - (2 2%).
- AS DECLIVIDADES MÍNIMAS PARA ESGOTO NÃO ESPECIFICADAS SERÃO $\phi \geq 100\text{mm}$ - (2 1%).
- AS DECLIVIDADES MÍNIMAS PARA ÁGUAS PLUVIAIS SERÃO (2 1%).
- AS INCLINAÇÕES ACIMA DEVERÃO SER SEGUIDAS, SALVO NOS LOCAIS INDICADOS.

NOTAS:

- COTAS EM CENTÍMETROS. DIÂMETROS DAS TUBULAÇÕES DE PVC EM MILÍMETROS.
- OBSERVAR CONECTIVIDADE DE TUBOS E CONEXÕES COM ELEMENTOS ESTRUTURAIS.
- TODAS AS TUBULAÇÕES DE ÁGUA E ESGOTO NÃO ESPECIFICADAS SERÃO EM PVC RÍGIDO.
- UTILIZAR EM TODOS PÉS DE PRUMADA CURVA CURTA SÉRIE "R".
- AS LINHAS DE REGAQUE COM MUDANÇA DE DIREÇÃO DE 90° UTILIZAR DOIS JOELHOS DE 45°.
- PARA EFEITOS DE EXECUÇÃO, ATENTAR-SE AOS DETALHAMENTOS. -AS INSTALAÇÕES DE GÁS GLP DEVERÃO SER VERIFICADAS JUNTO AO PROJETO ESPECÍFICO.
- AS INSTALAÇÕES DO PLANO DE SEGURANÇA CONTRA INCÊNDIO E PÂNICO DEVERÃO SER VERIFICADO JUNTO AO PROJETO ESPECÍFICO.
- CASO HAJA DÚVIDAS, CONSULTAR O ENGENHEIRO RESPONSÁVEL ANTECIPADAMENTE À EXECUÇÃO.
- TODA TUBULAÇÃO DE DRENAÇÃO DO SISTEMA DE AR CONDICIONADO QUE ESTIVER NA HORIZONTAL, DEVERÁ RECEBER ISOLAMENTO TÉRMICO ATRAVÉS DE MANTA DE POLIETILENO COM ESPESURA MÍNIMA DE 5mm.
- CONFORME ESTABELECIDO PELA ABNT NBR 15575:2013 A VIDA ÚTIL DE PROJETO (VUP) PARA OS SISTEMAS HIDROSSANITÁRIOS É DE 20 ANOS.

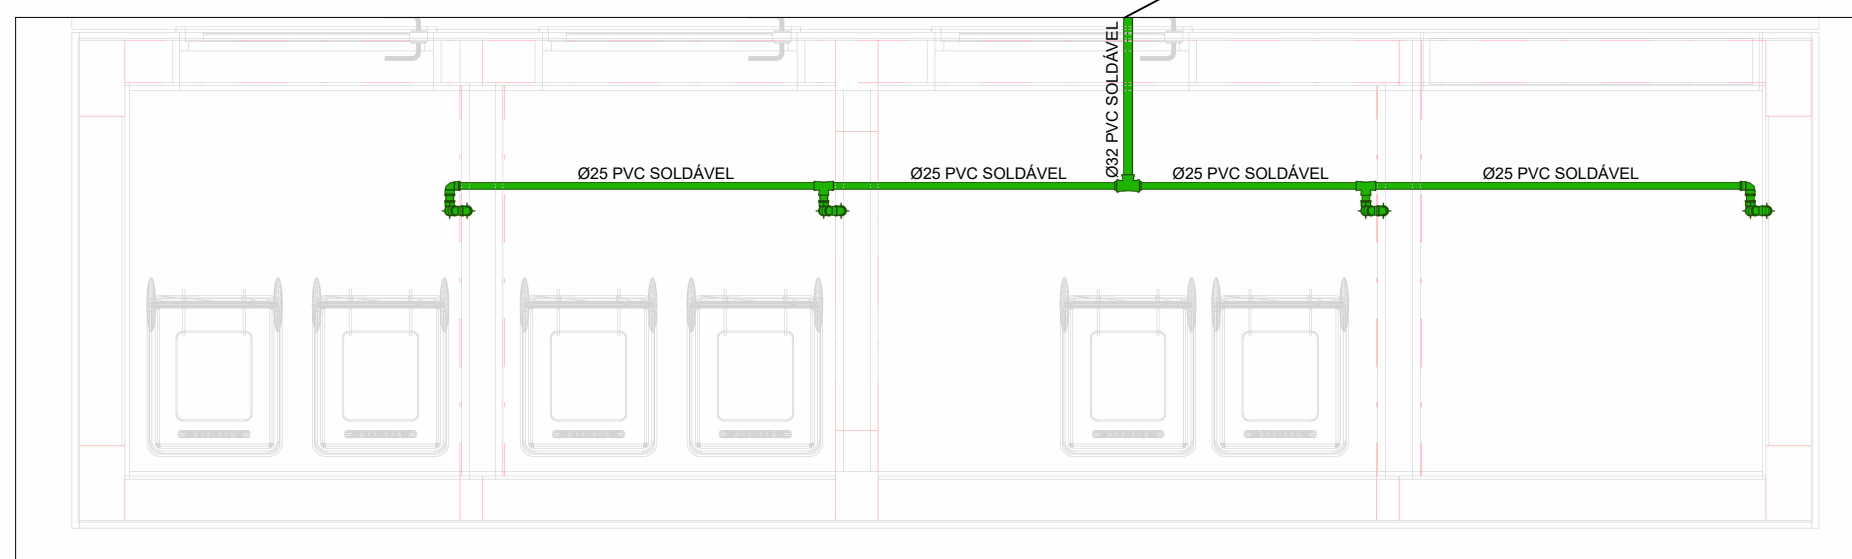

2 DETALHE ABRIGO DE RESÍDUOS - HIDRÁULICO
ESCALA 1 : 25

CONSORCIO SAÚDE CONCREMAT-MEP - CNPJ 60.255.454/0001-35
RUA JOAQUIM PALHARES, no. 40, ANDAR 5 - RIO DE JANEIRO RJ - CEP 20.260-080 - FONE (21) 3535-4131
Medidas em centímetros. Conferir medidas no local.
O valor da cota prevalece ao da escala. Antes de qualquer alteração consultar o responsável pelo projeto.

HISTÓRICO DE ATUALIZAÇÃO			
REVISÃO	DATA	DISCRIMINAÇÃO DE ATUALIZAÇÃO	
R00	11/12/2025	EMISSION INICIAL	
NOME DO EMPREENDIMENTO:			
CENTRO DE ATENÇÃO PSICOSSOCIAL I			
ENDEREÇO DO EMPREENDIMENTO:		DISCIPLINA:	
DIVERSOS (PROJETO PADRÃO)		HIDROSSANITÁRIO	
TÍTULO DO DESENHO:		ETAPA:	
PLANTA BAIXA - HIDRÁULICO		EXECUTIVO	
PROJETISTA E COORDENADOR ARQUITETURA		PRANCHA:	ESPECIALIDADE:
CONSORCIO SAÚDE CONCREMAT-MEP - CNPJ 06.255.454/0001-35 RUA JOAQUIM PALMARES, no. 40, ANDAR 5 - RIO DE JANEIRO/RJ - CEP 20.260-080		03/12	HID
RESPONSÁVEL TÉCNICO PELO PROJETO		REVISÃO:	ESCALA:
RIHAN PETRIN DOS SANTOS ENG. CIVIL - CREA PR 153.970/D		R00	INDICADA