



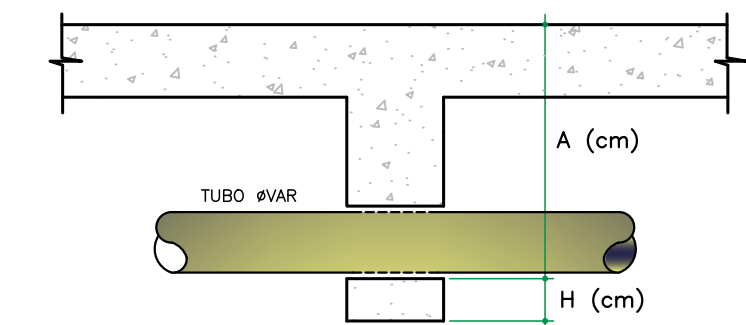


- OBSERVAÇÕES:
- CONSULTAR O ENGENHEIRO DO PROJETO ESTRUTURAL ANTES DE PREVER AS PASSAGENS NAS VIGAS
 - A ALTURA "A" É EM RELAÇÃO À FACE SUPERIOR DA LAJE OU VIGA PARA PASSAGENS EM CORTINAS, PISCINAS, VIGAS, PAREDES, ETC.
 - A ALTURA "H" É EM RELAÇÃO À FACE INFERIOR À VIGA
 - NAS PASSAGENS DEVEREM SER PREVISTO FUROS MAIORES QUE O DIÂMETRO DOS TUBOS
 - F.V. - FURO (PASSAGEM) NA VIGA

DETALHE GENÉRICO ALTURA PASSAGEM NAS VIGAS
SEM ESCALA

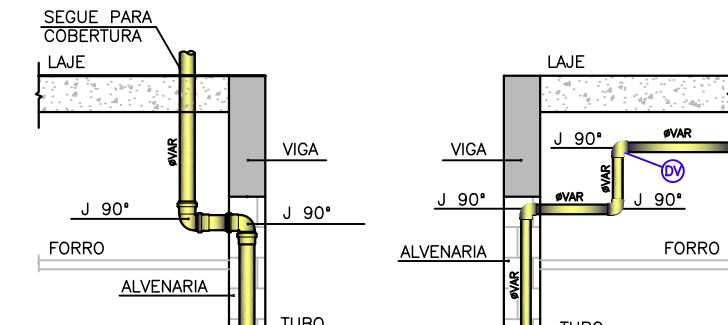


DETALHE DESVIO DE VENTILAÇÃO NO FORRO
SEM ESCALA

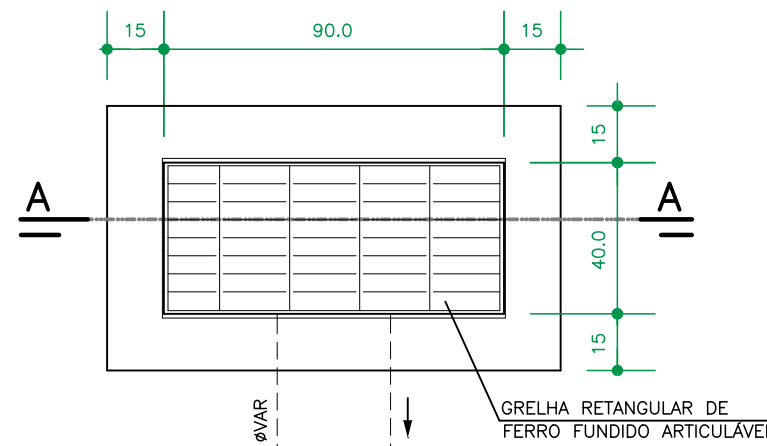


PLANTA BAIXA
SEM ESCALA

CARGAS	H (cm)
INTERIOR DOS LOSES	30
PASSEIO	60
TRAFEGO DE VEICULOS LEVES	80
TRAFEGO PESADO E INTENSO	120
ESPECIAL	150

CASO NÃO SEJA POSSÍVEL EXECUTAR O RECOBRIMENTO MÍNIMO, OU SE A TUBULAÇÃO TIVER SUJEITO À CARGA DE BOMBAS, FORTES COMPRESSÕES OU ANDA, CORDÃO, FORTE APLICAÇÃO DE FORÇA, EXISTIR UMA PROTEÇÃO ADEQUADA, COM USO DE LAJES OU CANALIS DE CONCRETO QUE IMPEDAM A AÇÃO DESSAS DEFORMAÇÕES SOBRE A TUBULAÇÃO.

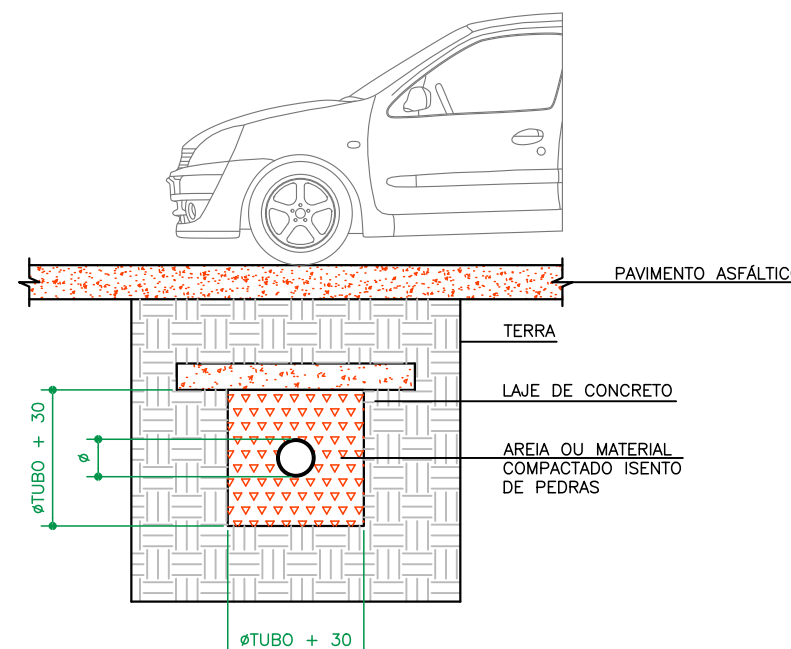


DETALHE TUBULAÇÃO ENTERRADA
SEM ESCALA

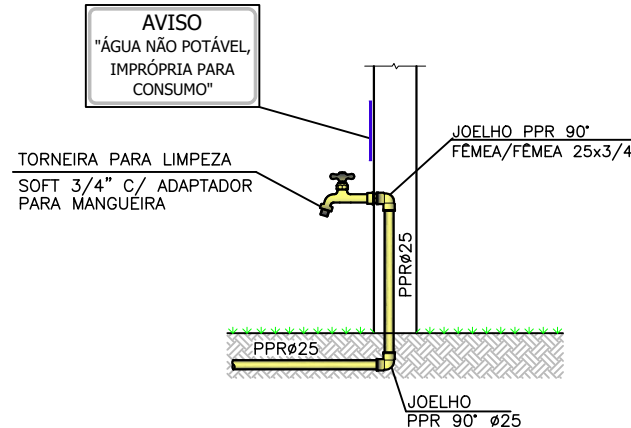


OBS: PREVER PLACA DE AVISO NAS TORNEIRAS DE ÁGUA NÃO POTÁVEL, CASO CONTEMPLE SISTEMA DE ÁGUA REAPROVEITADA

DETALHE TORNEIRA DE LIMPEZA
SEM ESCALA

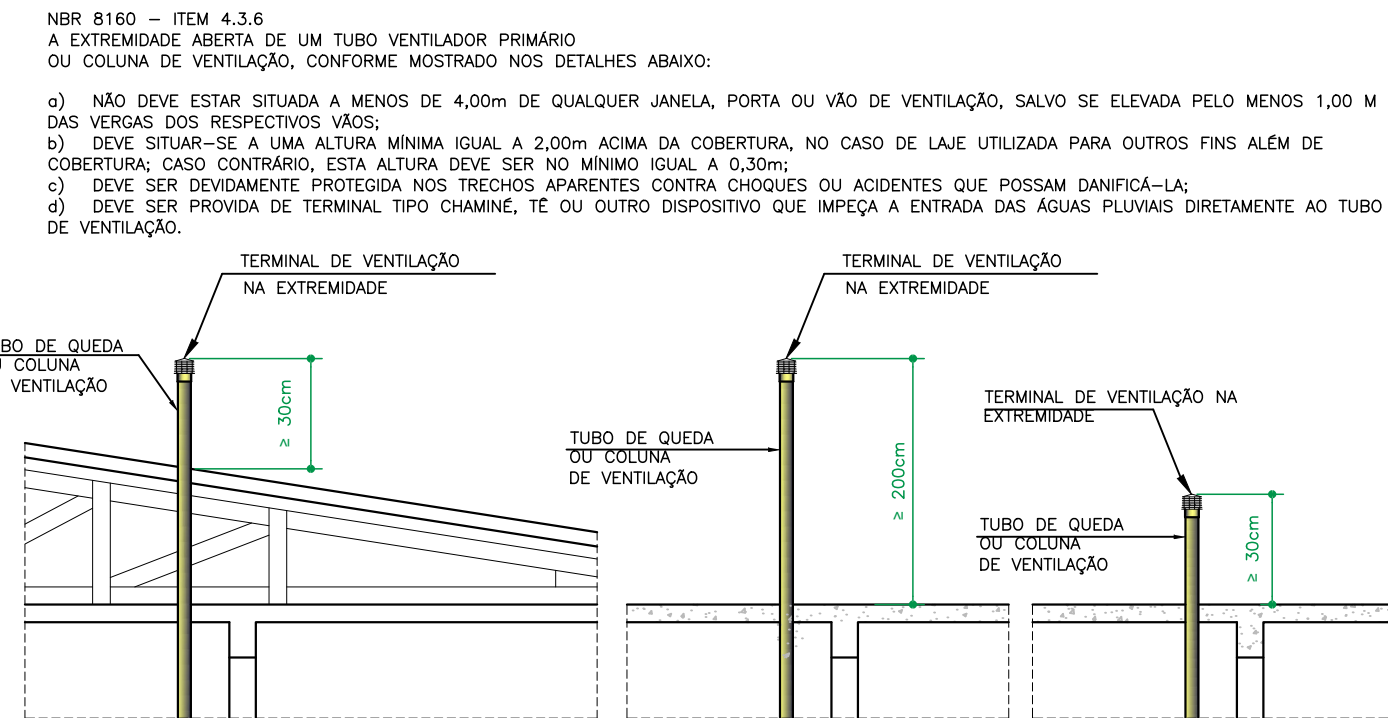


OBSERVAÇÃO: EM CASO DE DÚVIDAS QUANTO À EXECUÇÃO, CONSULTAR O PROJETISTA HIDRÁULICO.

DETALHE TERMINAL DE VENTILAÇÃO
SEM ESCALA

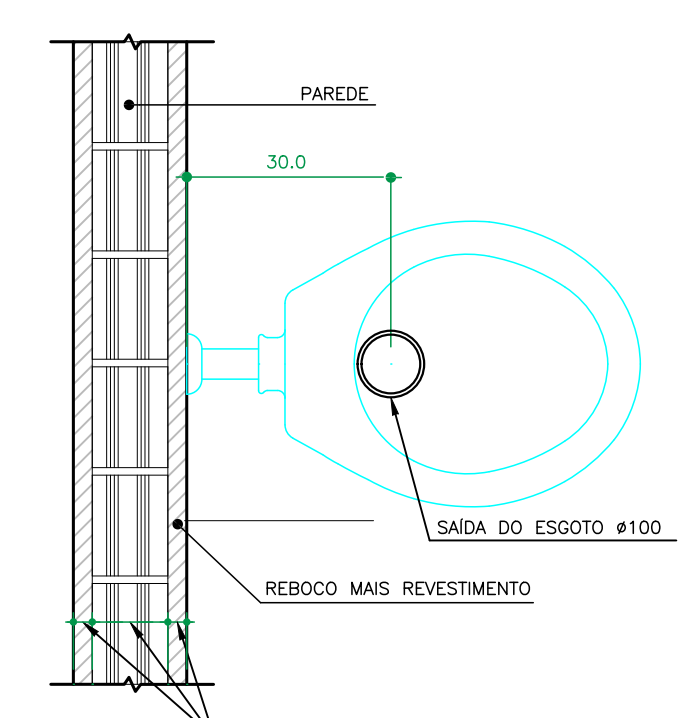


DETALHE SAÍDA ESGOTO PARA BACIA SANITÁRIA
ESCALA 1 : 10

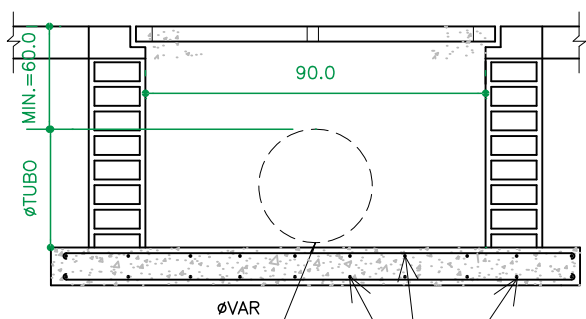


CORTE AA
SEM ESCALA


DETALHE BOCA DE LOBO
SEM ESCALA

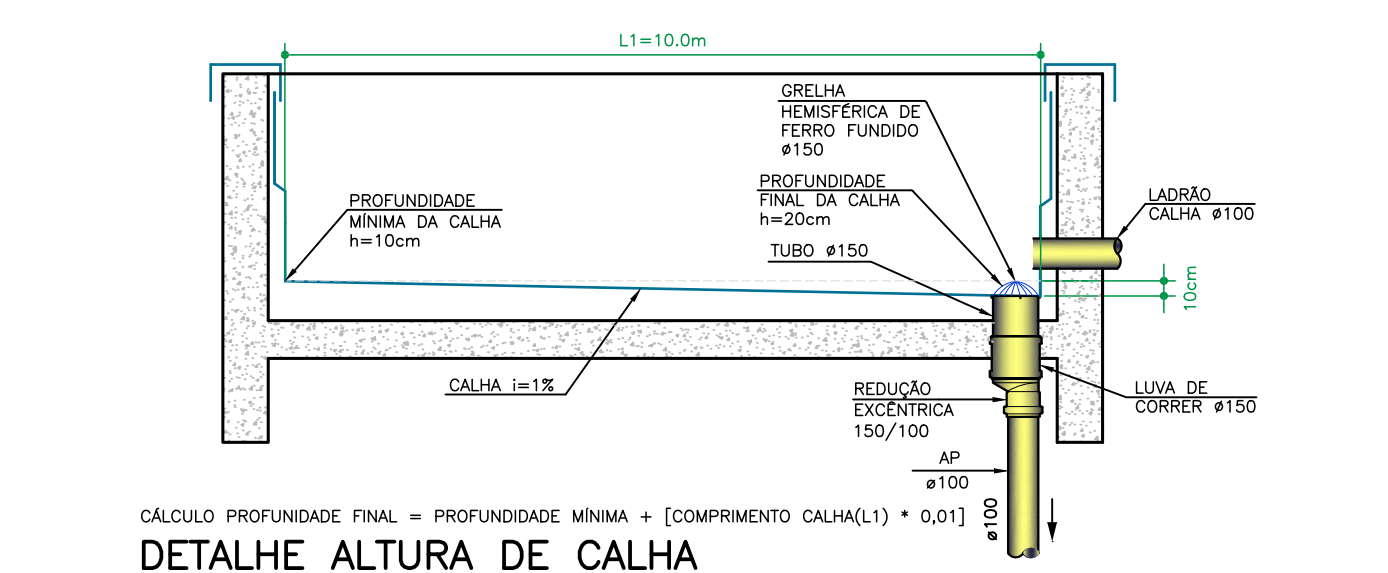


DETALHE ALTURA DE CALHA
ESCALA 1 : 20

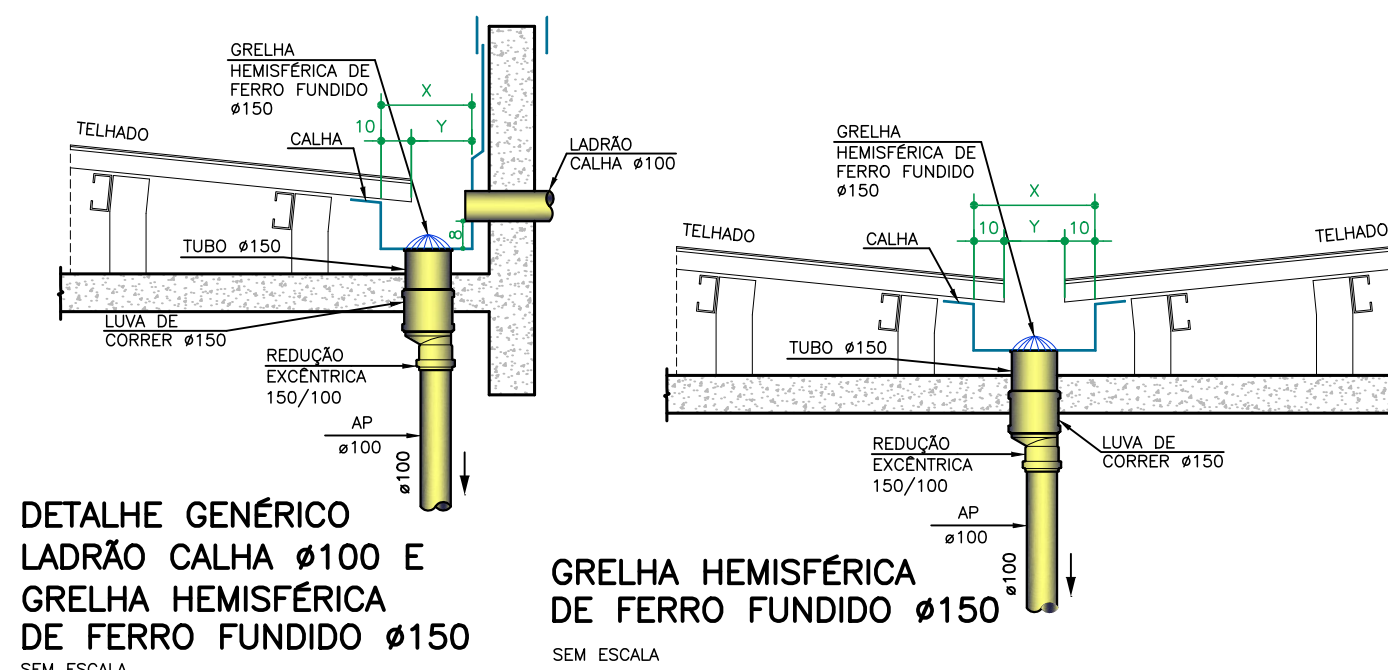


DETALHE GENÉRICO LADRÃO CALHA Ø100 E GRELHA HEMISFÉRICA DE FERRO FUNDIDO Ø150
SEM ESCALA

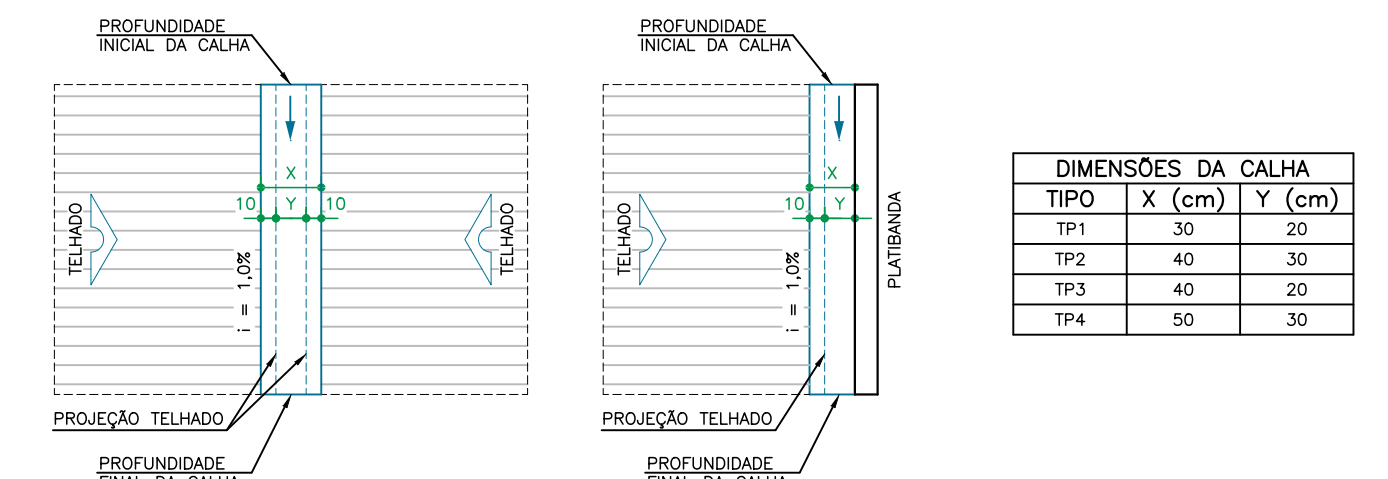

DETALHE GENÉRICO DIMENSÕES DA CALHA
ESCALA 1 : 20

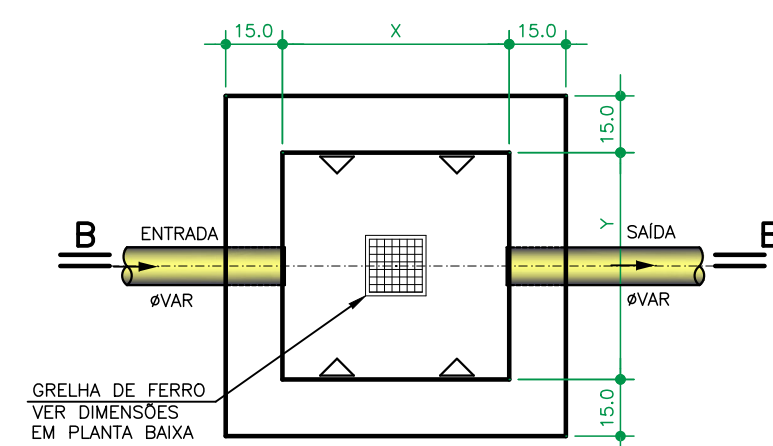


PLANTA BAIXA
ESCALA 1 : 20

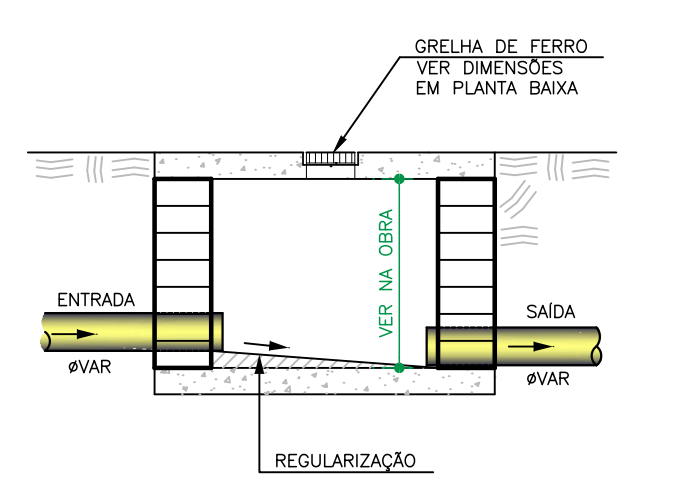


CORTE B - B
ESCALA 1 : 20

AS DIMENSÕES (X e Y) DEVERÃO SER CONFIRMADAS EM PLANTA BAIXA

DETALHE CAIXA DE CAPTAÇÃO
ESCALA 1 : 20

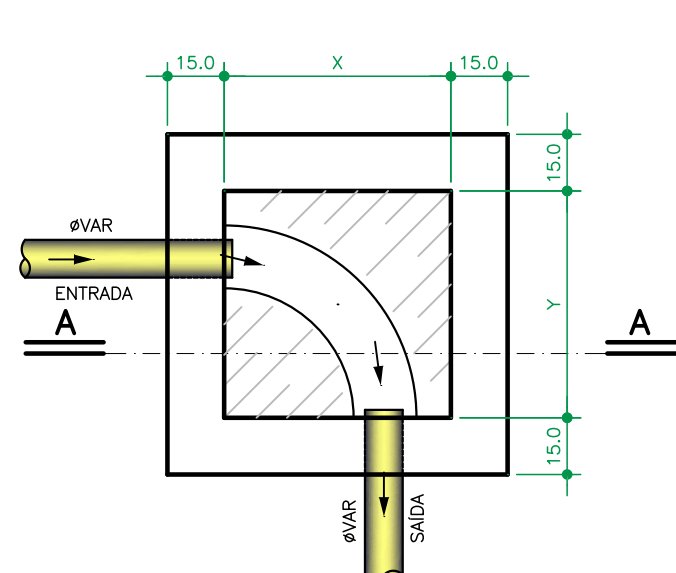


PLANTA BAIXA
ESCALA 1 : 20

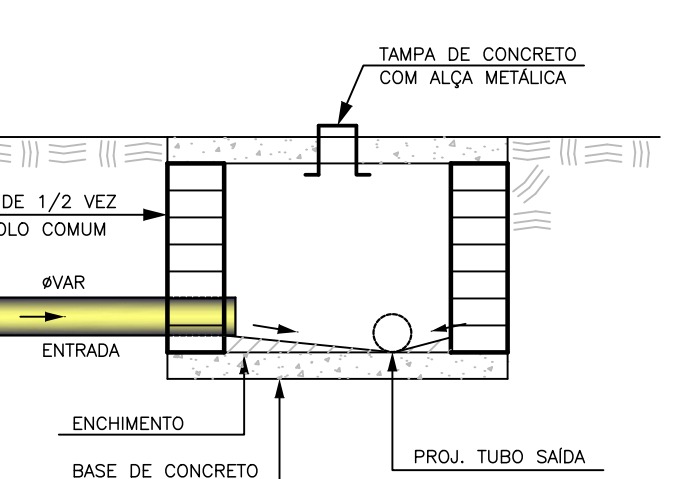


CORTE A - A
ESCALA 1 : 20

AS DIMENSÕES (X e Y) DEVERÃO SER CONFIRMADAS EM PLANTA BAIXA

DETALHE CAIXA DE INSPEÇÃO
ESCALA 1 : 20

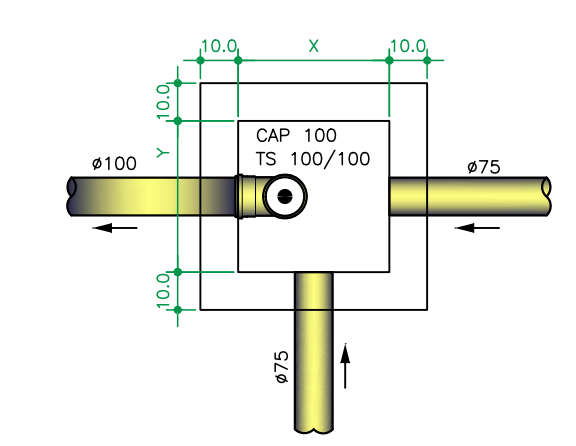


PLANTA BAIXA
ESCALA 1 : 20

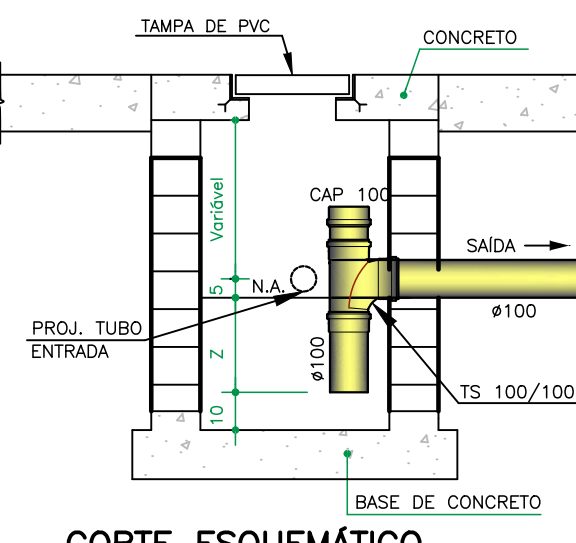


CORTE ESQUEMÁTICO
ESCALA 1 : 20

OBS: FAZER LIMPEZA DA CAIXA DE GORDURA A CADA SEIS MESES.
AS DIMENSÕES (X, Y e Z) DEVERÃO SER CONFIRMADAS EM PLANTA BAIXA


DETALHE CAIXA DE GORDURA
ESCALA 1 : 20

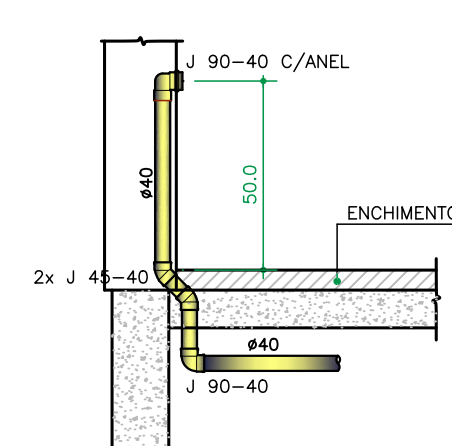

CORTE ESQUEMÁTICO DO ESGOTO DO LAVATÓRIO Ø40
SEM ESCALA

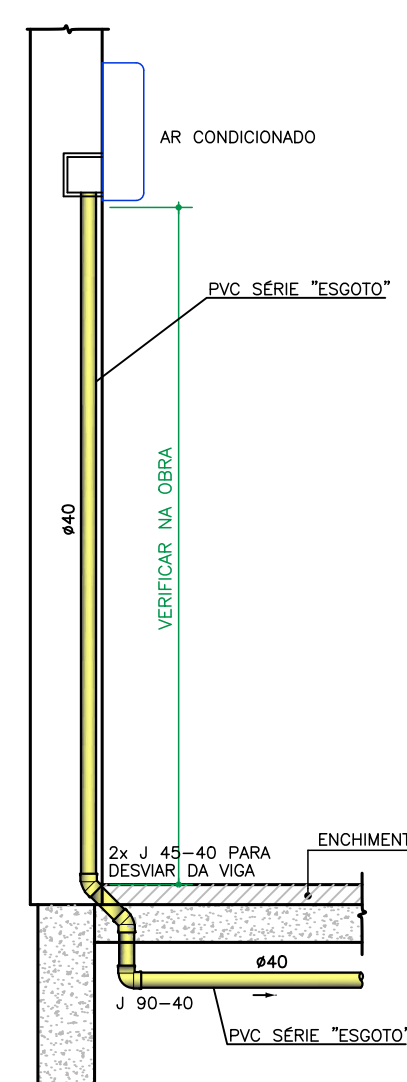


OBS: OS DRENOS DEVEM SER PREVISTOS CONFORME PROJETO HIDRÁULICO.
CORTE ESQUEMÁTICO DO DRENO DO AR CONDICIONADO
ESCALA 1 : 20

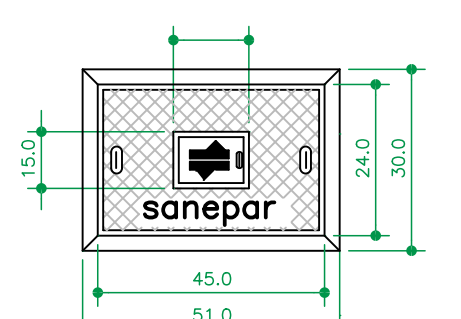


PLANTA TAMPA
ESCALA 1 : 20


- OBSERVAÇÕES:
- CARGA NOMINAL NO CENTRO DO TAMPA: 100 NUF
 - ÂNGULO DE ABERTURA DA TAMPA ARTICULADA: 100°
 - INSERÇÃO E LOGOTIPO EM ALTO RELEVO
 - NÃO CHAMAR A TUBULAÇÃO NAS PAREDES DA CAIXA

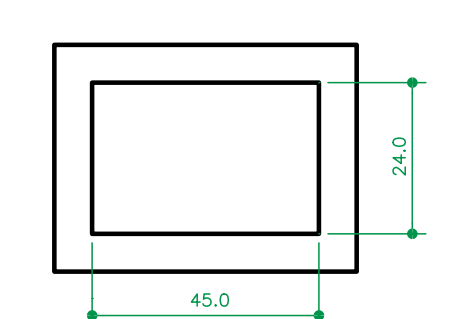


DETALHE CAIXA PARA HIDRÔMETRO - PADRÃO SANEPAR
SEM ESCALA

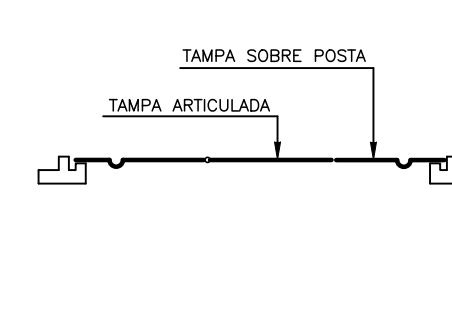

CORTE TAMPA
SEM ESCALA

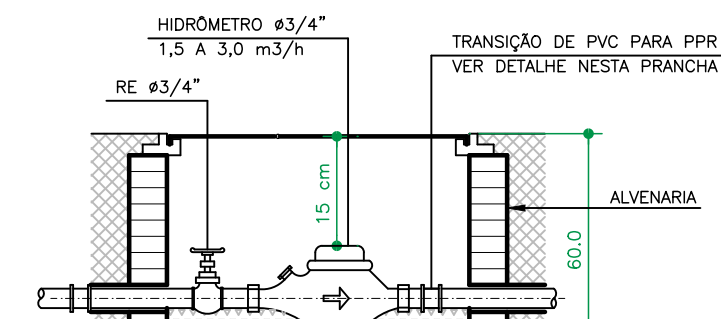

CORTE CAIXA
SEM ESCALA

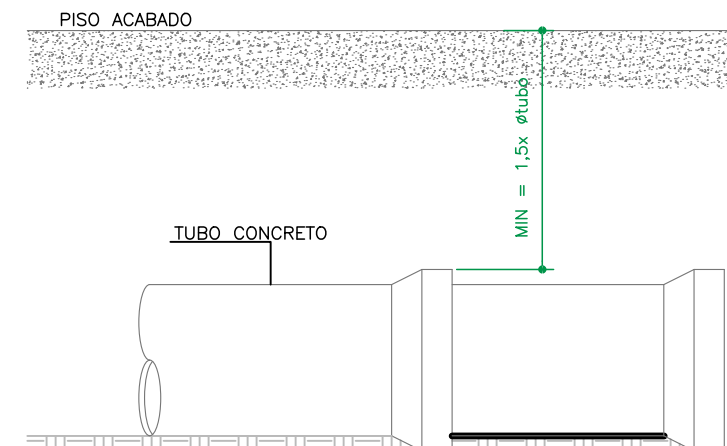

OBS: O RECOBRIMENTO DO TUBO É MEDIDO A PARTIR DA BOLSA DO TUBO

DETALHE RECOBRIMENTO TUBO
SEM ESCALA

CONSORCIO SAÚDE CONCRETAMIEP - CNPJ 03.255.454/0001-31 RUA JOAQUIM PALMARES, Nº 40, ANDAR 1 - RIO DE JANEIRO - RJ - CEP 20.250-080 - FONE (21) 3034-1331			
Medidas em centímetros O valor da cota preliminar ao da escala			
Cortes medidos no local Antes de qualquer alteração consultar o responsável pelo projeto			
HISTÓRICO DE ATUALIZAÇÃO			
REVISÃO	DATA	DESCRIÇÃO DAS ATUALIZAÇÕES	
001	07/12/2023	EMISSÃO FINAL	
NOME DO EMPREENDIMENTO: CENTRO DE ATENÇÃO PSICOSSOCIAL I			
ENDEREÇO DO EMPREENDIMENTO: DISCIPLINA: HIGIENOSANITÁRIO			
DIVERSOS (PROJETO PADRÃO):			
TÍTULO DO DESENHO:		ETAPA:	EXECUTIVO
DETALHES COMPLEMENTARES:		PRANCHAS:	ESPECIALIDADE:
PROJETISTA E COORDENADOR ARQUITETURA: CONSORCIO SAÚDE CONCRETAMIEP - CNPJ 03.255.454/0001-31		12 / 12	HID
RUA JOAQUIM PALMARES, Nº 40, ANDAR 1 - RIO DE JANEIRO - RJ - CEP 20.250-080		REVISÃO:	ESCALA:
PROJETO: REFORMA, TENDÃO ELO PROJETO		R00	INDICADA
PRIMEIRO: ESTERIOSS SANTOS			
ENGE: CIVIL - CREA RJ 155.579/0			