




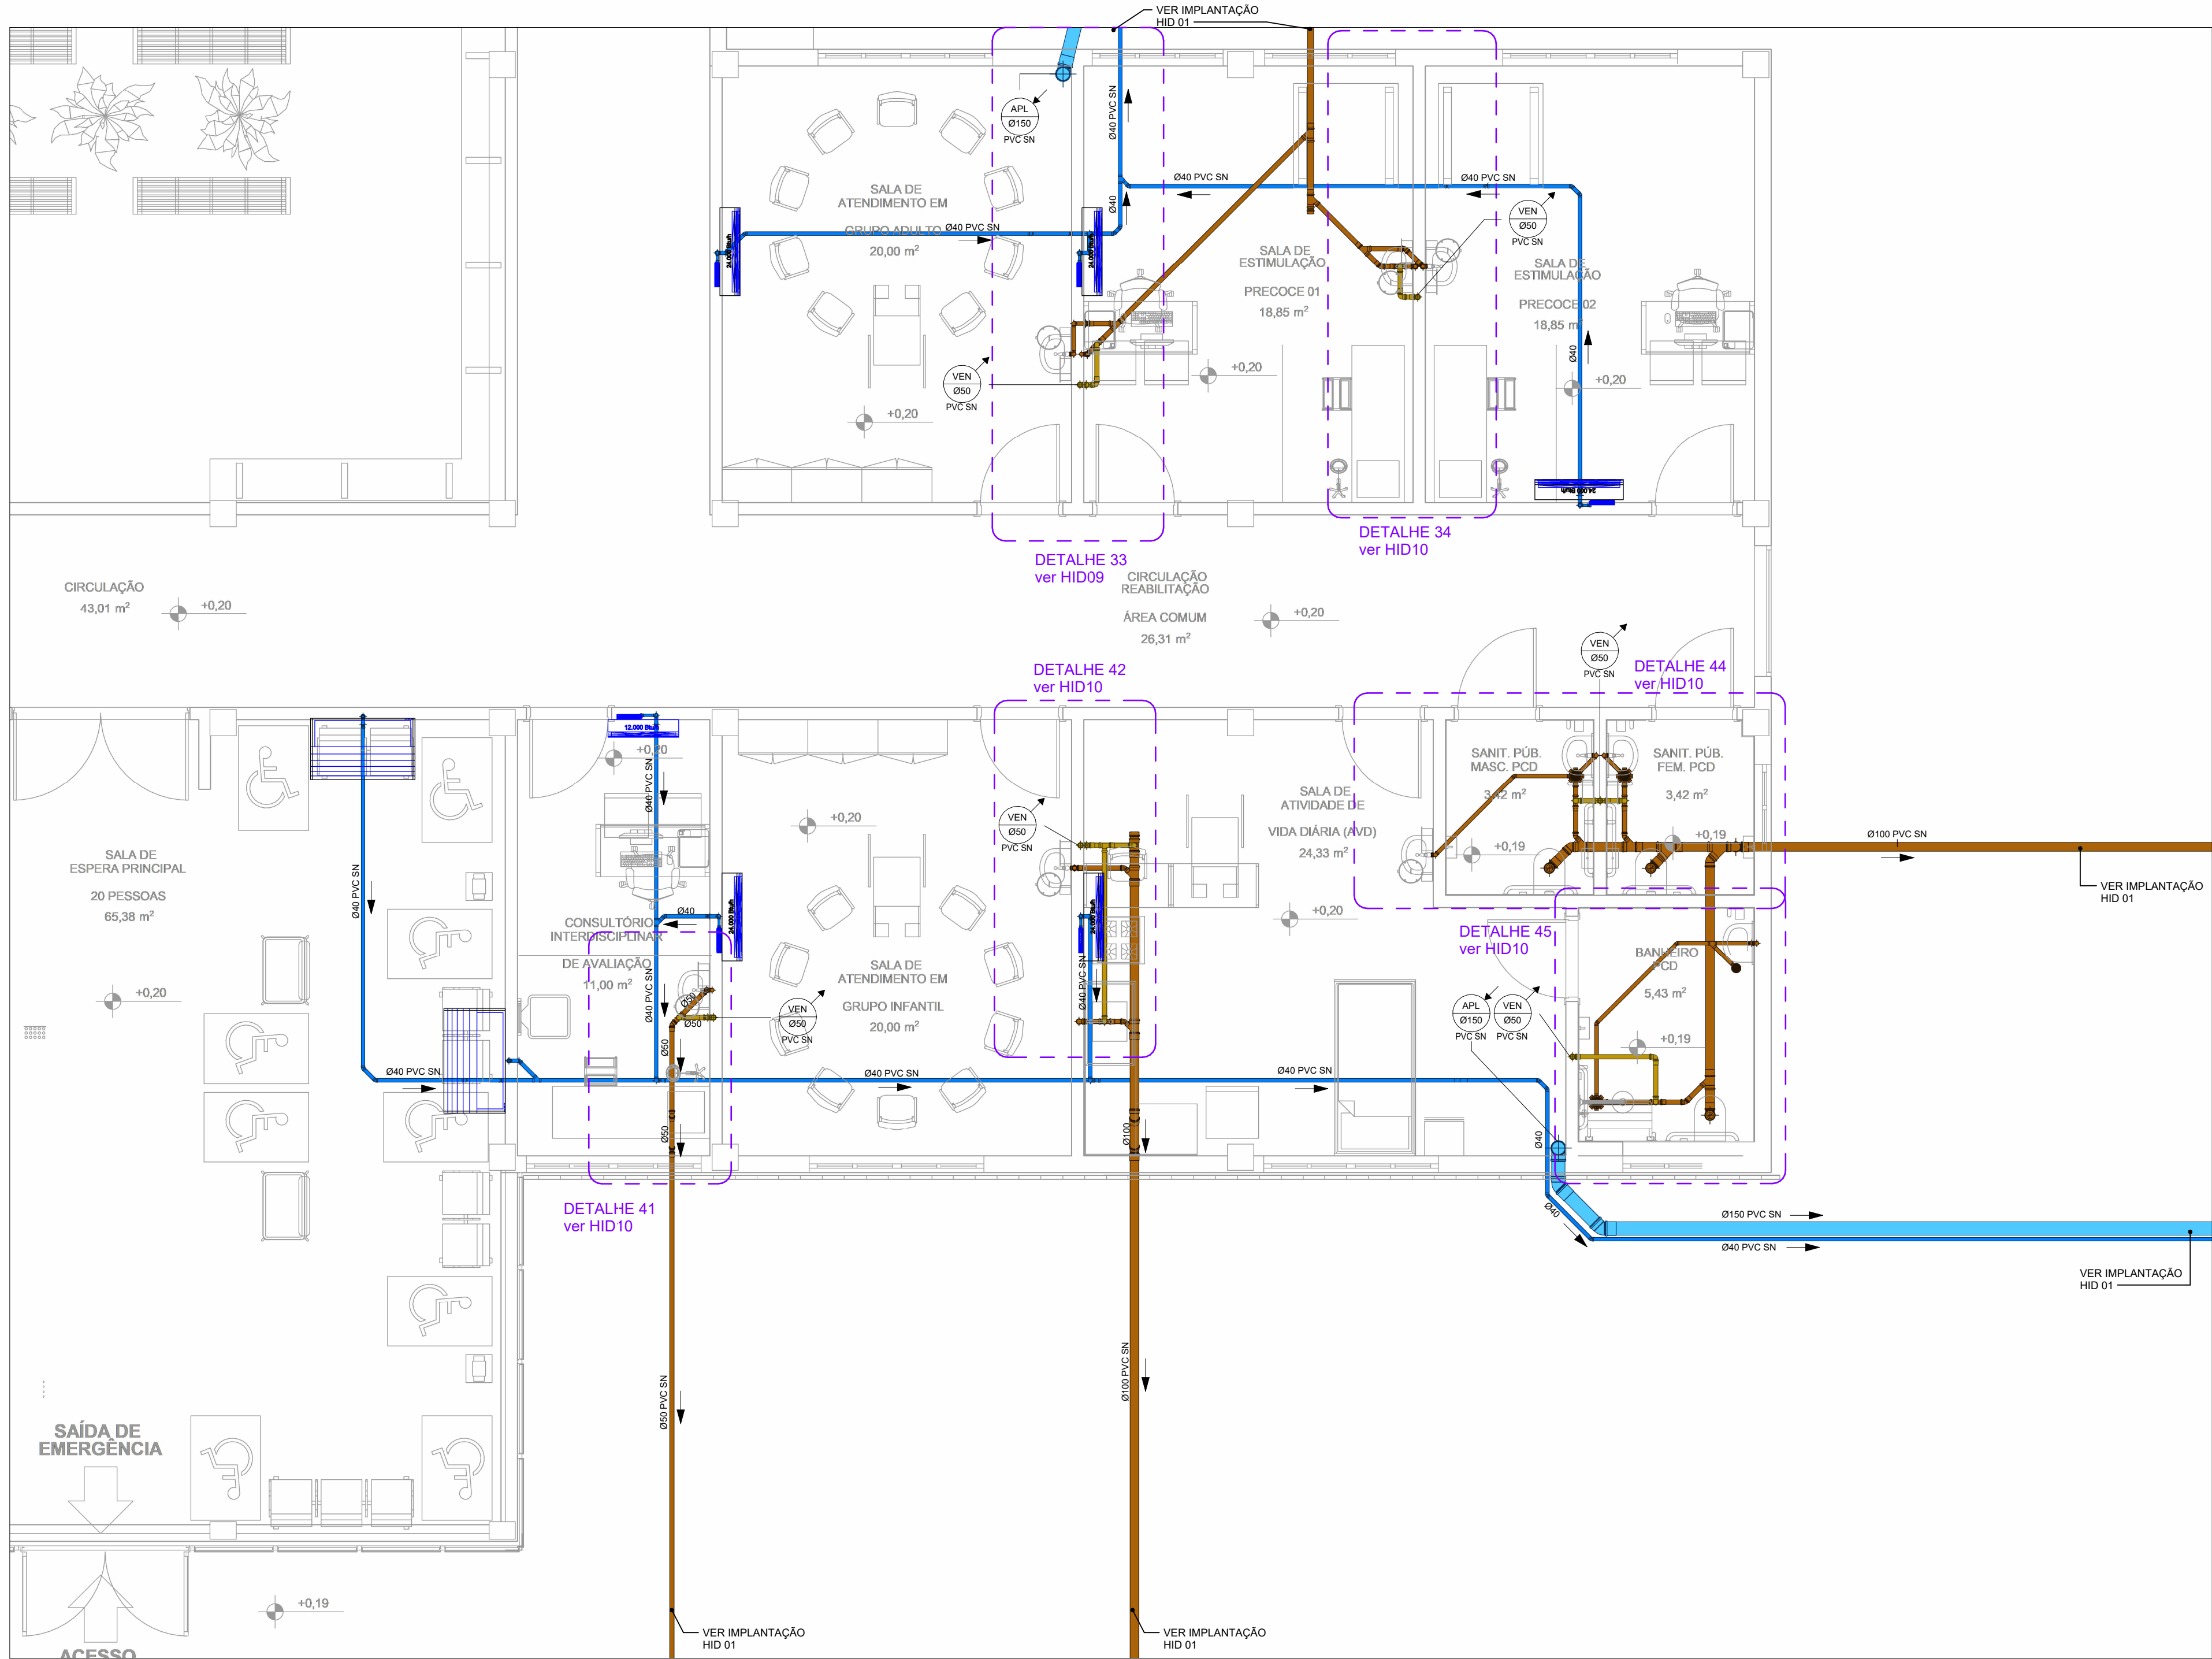

1 PLANTA BAIXA - TÉRREO PARTE 03/03 (SANITÁRIO/PLUVIAL)
ESCALA 1 : 50

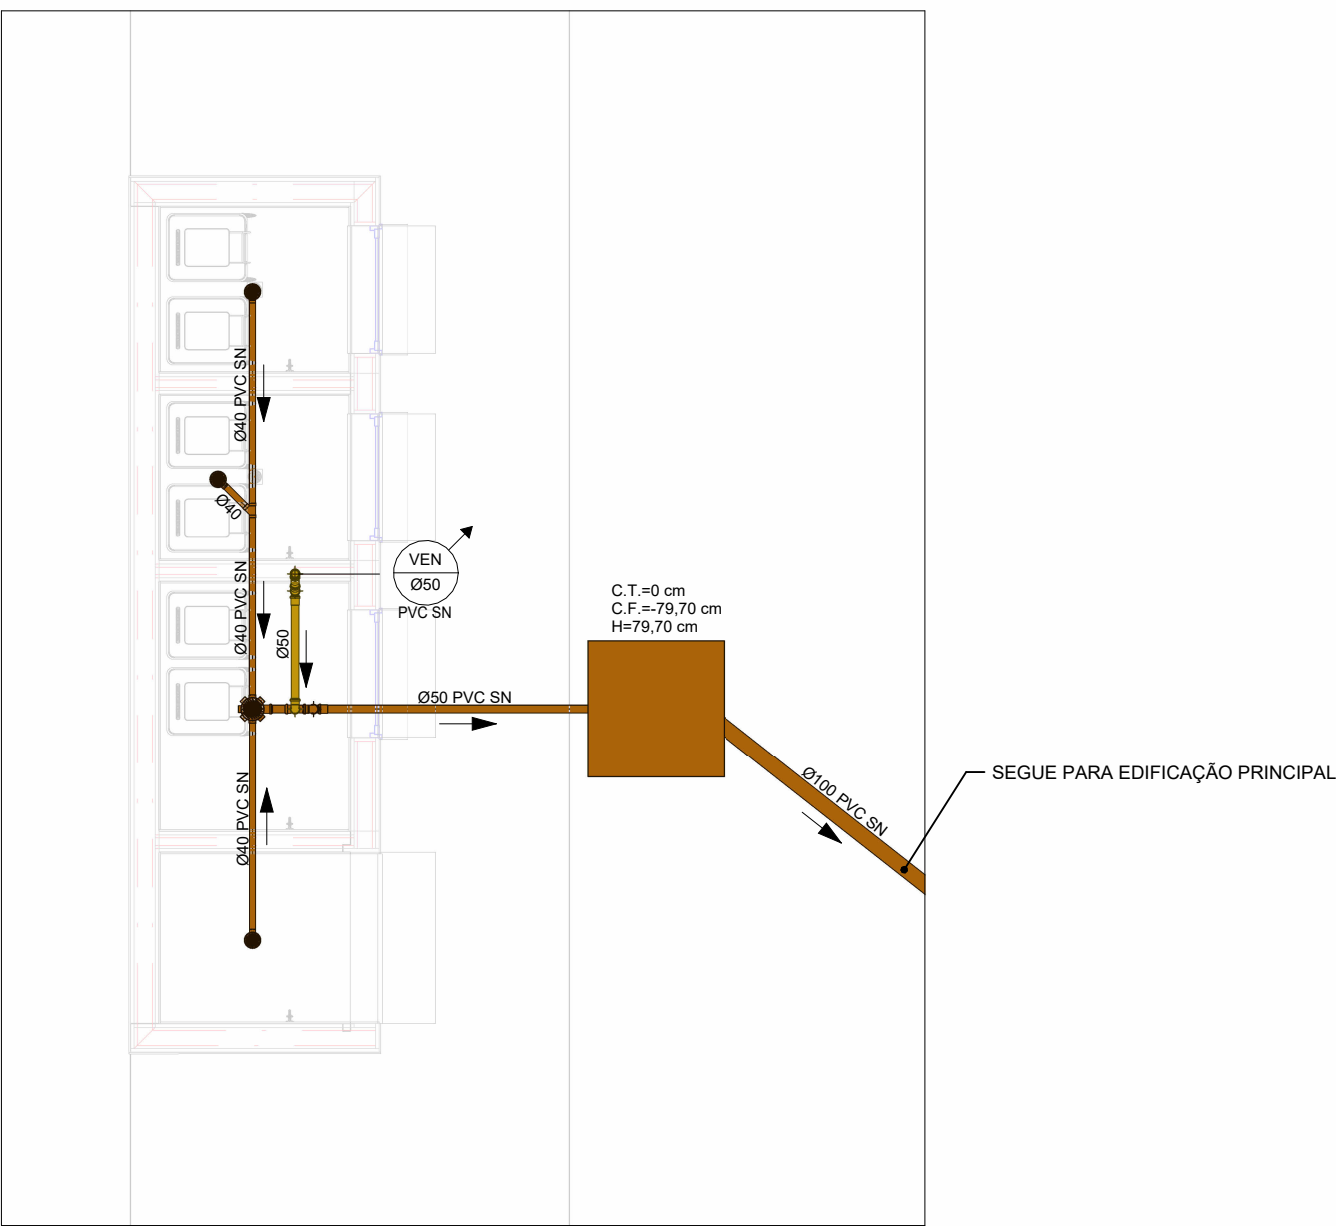

2 PLANTA BAIXA - ABRIGO DE RESÍDUOS (SANITÁRIO/PLUVIAL)
ESCALA 1 : 50

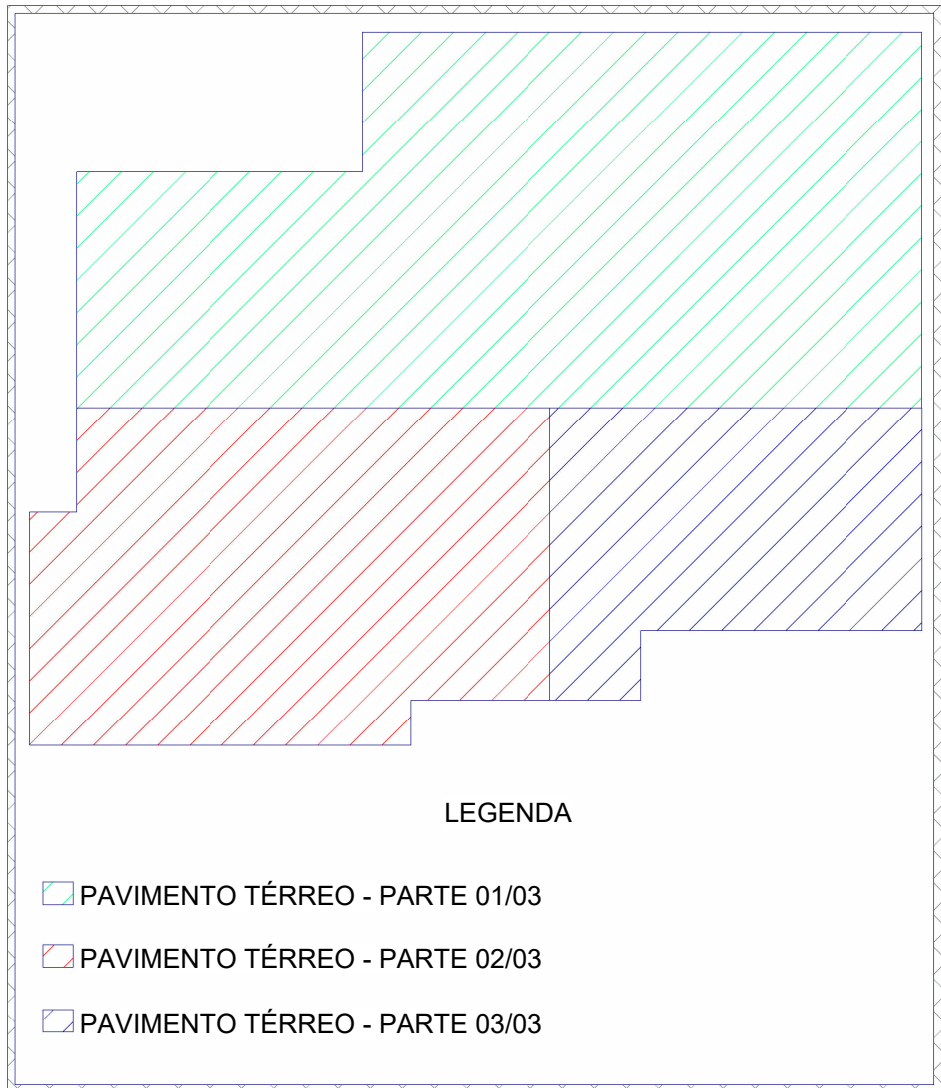

PLANTA-CHAVE PAVIMENTO TÉRREO
ESCALA 1 : 500

CONVENÇÕES GERAIS

CAIXAS E SIMILARES:
CA - CAIXA DE ÁREA
CC - CAIXA DE CAPTAÇÃO
CG - CAIXA DE GORDURA
CI - CAIXA DE INSPEÇÃO
PV - POÇO DE VISITA

MATERIAIS:
PVC SN - PVC SÉRIE NORMAL
PVC SR - PVC SÉRIE REFORÇADA

DIVERSOS:
TL - TORNEIRA DE LIMPEZA
TLNP - TORNEIRA DE LIMPEZA DE ÁGUA NÃO POTÁVEL

CONEXÕES E PEÇAS:
J - JOELHO
JD - JUNÇÃO DUPLA
JS - JUNÇÃO SIMPLES
LD - LUXA DUPLA
GC - GRELHA E PORTA GRELHA DE PVC CROMADA
GF - GRELHA DE FERRO
GH - GRELHA HEMISFÉRICA
REX - REDUÇÃO EXCÊNTRICA
RG - REGISTRO DE GAVETA BRILTO
RGC - REGISTRO DE GAVETA CROMADO
RPC - REGISTRO DE PRESSÃO CROMADO
T - TE

LEGENDA PRUMADA:
EFLENTE DA PRUMADA
DIÂMETRO DA TUBULAÇÃO EM MILÍMETROS
MATERIAL DA TUBULAÇÃO

LEGENDA DE FURAÇÃO:
FURO EM VIGA
FP - FURAÇÃO EM PILAR
FL - FURAÇÃO EM LAJE
FV - FURAÇÃO EM VIGA
DV - DESVIO DE VIGA

LEGENDA LIGAÇÕES:
Ø45 DESVIO DE REDE COM 2x45°
Ø90 DESVIO DE REDE COM 2x90°
LP - LIGAÇÃO NA VERTICAL NO PÉ DA PRUMADA

LEGENDA DOS SISTEMAS DAS TUBULAÇÕES

ÁGUA FRIA (AFR)
ÁGUA FRIA DE VÁLVULA (AFV)
ÁGUAS PLUVIAIS (APL)
ALIMENTAÇÃO CONCESSIONÁRIA (ALC)
ALIMENTAÇÃO GRAVIDADE (GRAV)
DRENO DE CLIMATIZAÇÃO (DAC)
ESGOTO (ESG)
ESGOTO SIFONADO (EPS)
EXTRAVALSAÇÃO (EXT)
GORDURA (GOR)
LIMPEZA (LIMP)
RECALQUE (REC)
VENTILAÇÃO SANITÁRIO (VEN)

OBSERVAÇÕES GERAIS

DECLIVIDADE:
- AS CANALIZAÇÕES DE DISTRIBUIÇÃO DE ÁGUA NUNCA DEVERÃO SER INTEIRAMENTE HORIZONTAIS, DEVENDO APRESENTAR DECLIVIDADE MÍNIMA DE 0,2% NO SENTIDO DE ESCOAMENTO, NÃO SE ADMITINDO O SENTIDO INVERSO.
- AS DECLIVIDADES MÍNIMAS PARA ESGOTO NÃO ESPECIFICADAS SERÃO (Ø ≤ 75mm - 1:2 2%)
- AS DECLIVIDADES MÍNIMAS PARA ESGOTO NÃO ESPECIFICADAS SERÃO (Ø ≥ 100mm - 1:2 1%)
- AS DECLIVIDADES MÍNIMAS PARA ÁGUAS PLUVIAIS SERÃO (≥ 1%)
- AS INCLINAÇÕES ACIMA DEVERÃO SER SEGUIDAS, SALVO NOS LOCAIS INDICADOS.

NOTAS:
- COTAS EM CENTÍMETROS. DIÂMETROS DAS TUBULAÇÕES DE PVC EM MILÍMETROS.
- OBSERVAR CONCRETAGEM DE TUBOS E CONEXÕES COM ELEMENTOS ESTRUTURAIS.
- TODAS AS TUBULAÇÕES DE ÁGUA E ESGOTO NÃO ESPECIFICADAS SERÃO EM PVC RÍGIDO.
- UTILIZAR EM TODOS PES DE PRUMADAS CURVA CURTA SÉRIE "T".
- NAS LINHAS DE RECALQUE COM MUDANÇA DE DIREÇÃO DE 90° UTILIZAR DOIS JOELHOS DE 45°.
- PARA EFEITOS DE EXECUÇÃO, ATENTAR-SE AOS DETALHAMENTOS. - AS INSTALAÇÕES DE GÁS GLP DEVERÃO SER VERIFICADAS JUNTO AO PROJETO ESPECÍFICO.
- AS INSTALAÇÕES DO PLANO DE SEGURANÇA CONTRA INCÊNDIO E PÂNICO DEVERÃO SER VERIFICADO JUNTO AO PROJETO ESPECÍFICO.
- CASO HAJA DÚVIDAS, CONSULTAR O ENGENHEIRO RESPONSÁVEL ANTECIPADAMENTE A EXECUÇÃO.
- TODA TUBULAÇÃO DE DRENAGEM DO SISTEMA DE AR CONDICIONADO QUE ESTIVER NA HORIZONTAL, DEVERÁ RECEBER ISOLAMENTO TÉRMICO ATRAVÉS DE MANTA DE POLIETILENO COM ESPESURA MÍNIMA DE 5mm.
- CONFORME ESTABELECIDO PELA ABNT NBR 15576:2013 A VIDA ÚTIL DO PROJETO (VUP) PARA OS SISTEMAS HIDROSSANITÁRIOS É DE 20 ANOS.

CONSORCIO SAÚDE CONCREMAT-MEP - CNPJ 60.255.454/0001-35 RUA JOAQUIM PALHARES, no. 40, ANDAR 5 - RIO DE JANEIRO/RJ - CEP 20.260-080 - FONE (21) 3535-4131			
Medidas em centímetros. O valor da cota prevalece ao da escala. Conferir medidas no local. Antes de qualquer alteração consultar o responsável pelo projeto			
HISTÓRICO DE ATUALIZAÇÃO			
REVISÃO	DATA	DISCRIMINAÇÃO DE ATUALIZAÇÃO	
R00	19/12/2025	EMIÇÃO INICIAL	
R01	14/04/2026	REVISÃO DRENOS DE CLIMATIZAÇÃO	
NOME DO EMPREENDIMENTO: CENTRO ESPECIALIZADO EM REABILITAÇÃO - CER TIPO 3			
ENDEREÇO DO EMPREENDIMENTO: DIVERSOS (PROJETO PADRÃO)		DISCIPLINA: HIDROSSANITÁRIO	
TÍTULO DO DESENHO: PLANTA BAIXA PAVIMENTO TÉRREO - PARTE 03/03 (SANITÁRIO/PLUVIAL)		ETAPA: EXECUTIVO	
PROJETISTA E COORDENADOR ARQUITETURA CONSORCIO SAÚDE CONCREMAT-MEP - CNPJ 60.255.454/0001-35 RUA JOAQUIM PALHARES, no. 40, ANDAR 5 - RIO DE JANEIRO/RJ - CEP 20.260-080		PRANCHA: 04/18	ESPECIALIDADE: HID
RESPONSÁVEL TÉCNICO PELO PROJETO RHIAN PETRIN DOS SANTOS ENG. CIVIL - CREA PR 153.970/D		REVISÃO: R01	ESCALA: INDICADA