



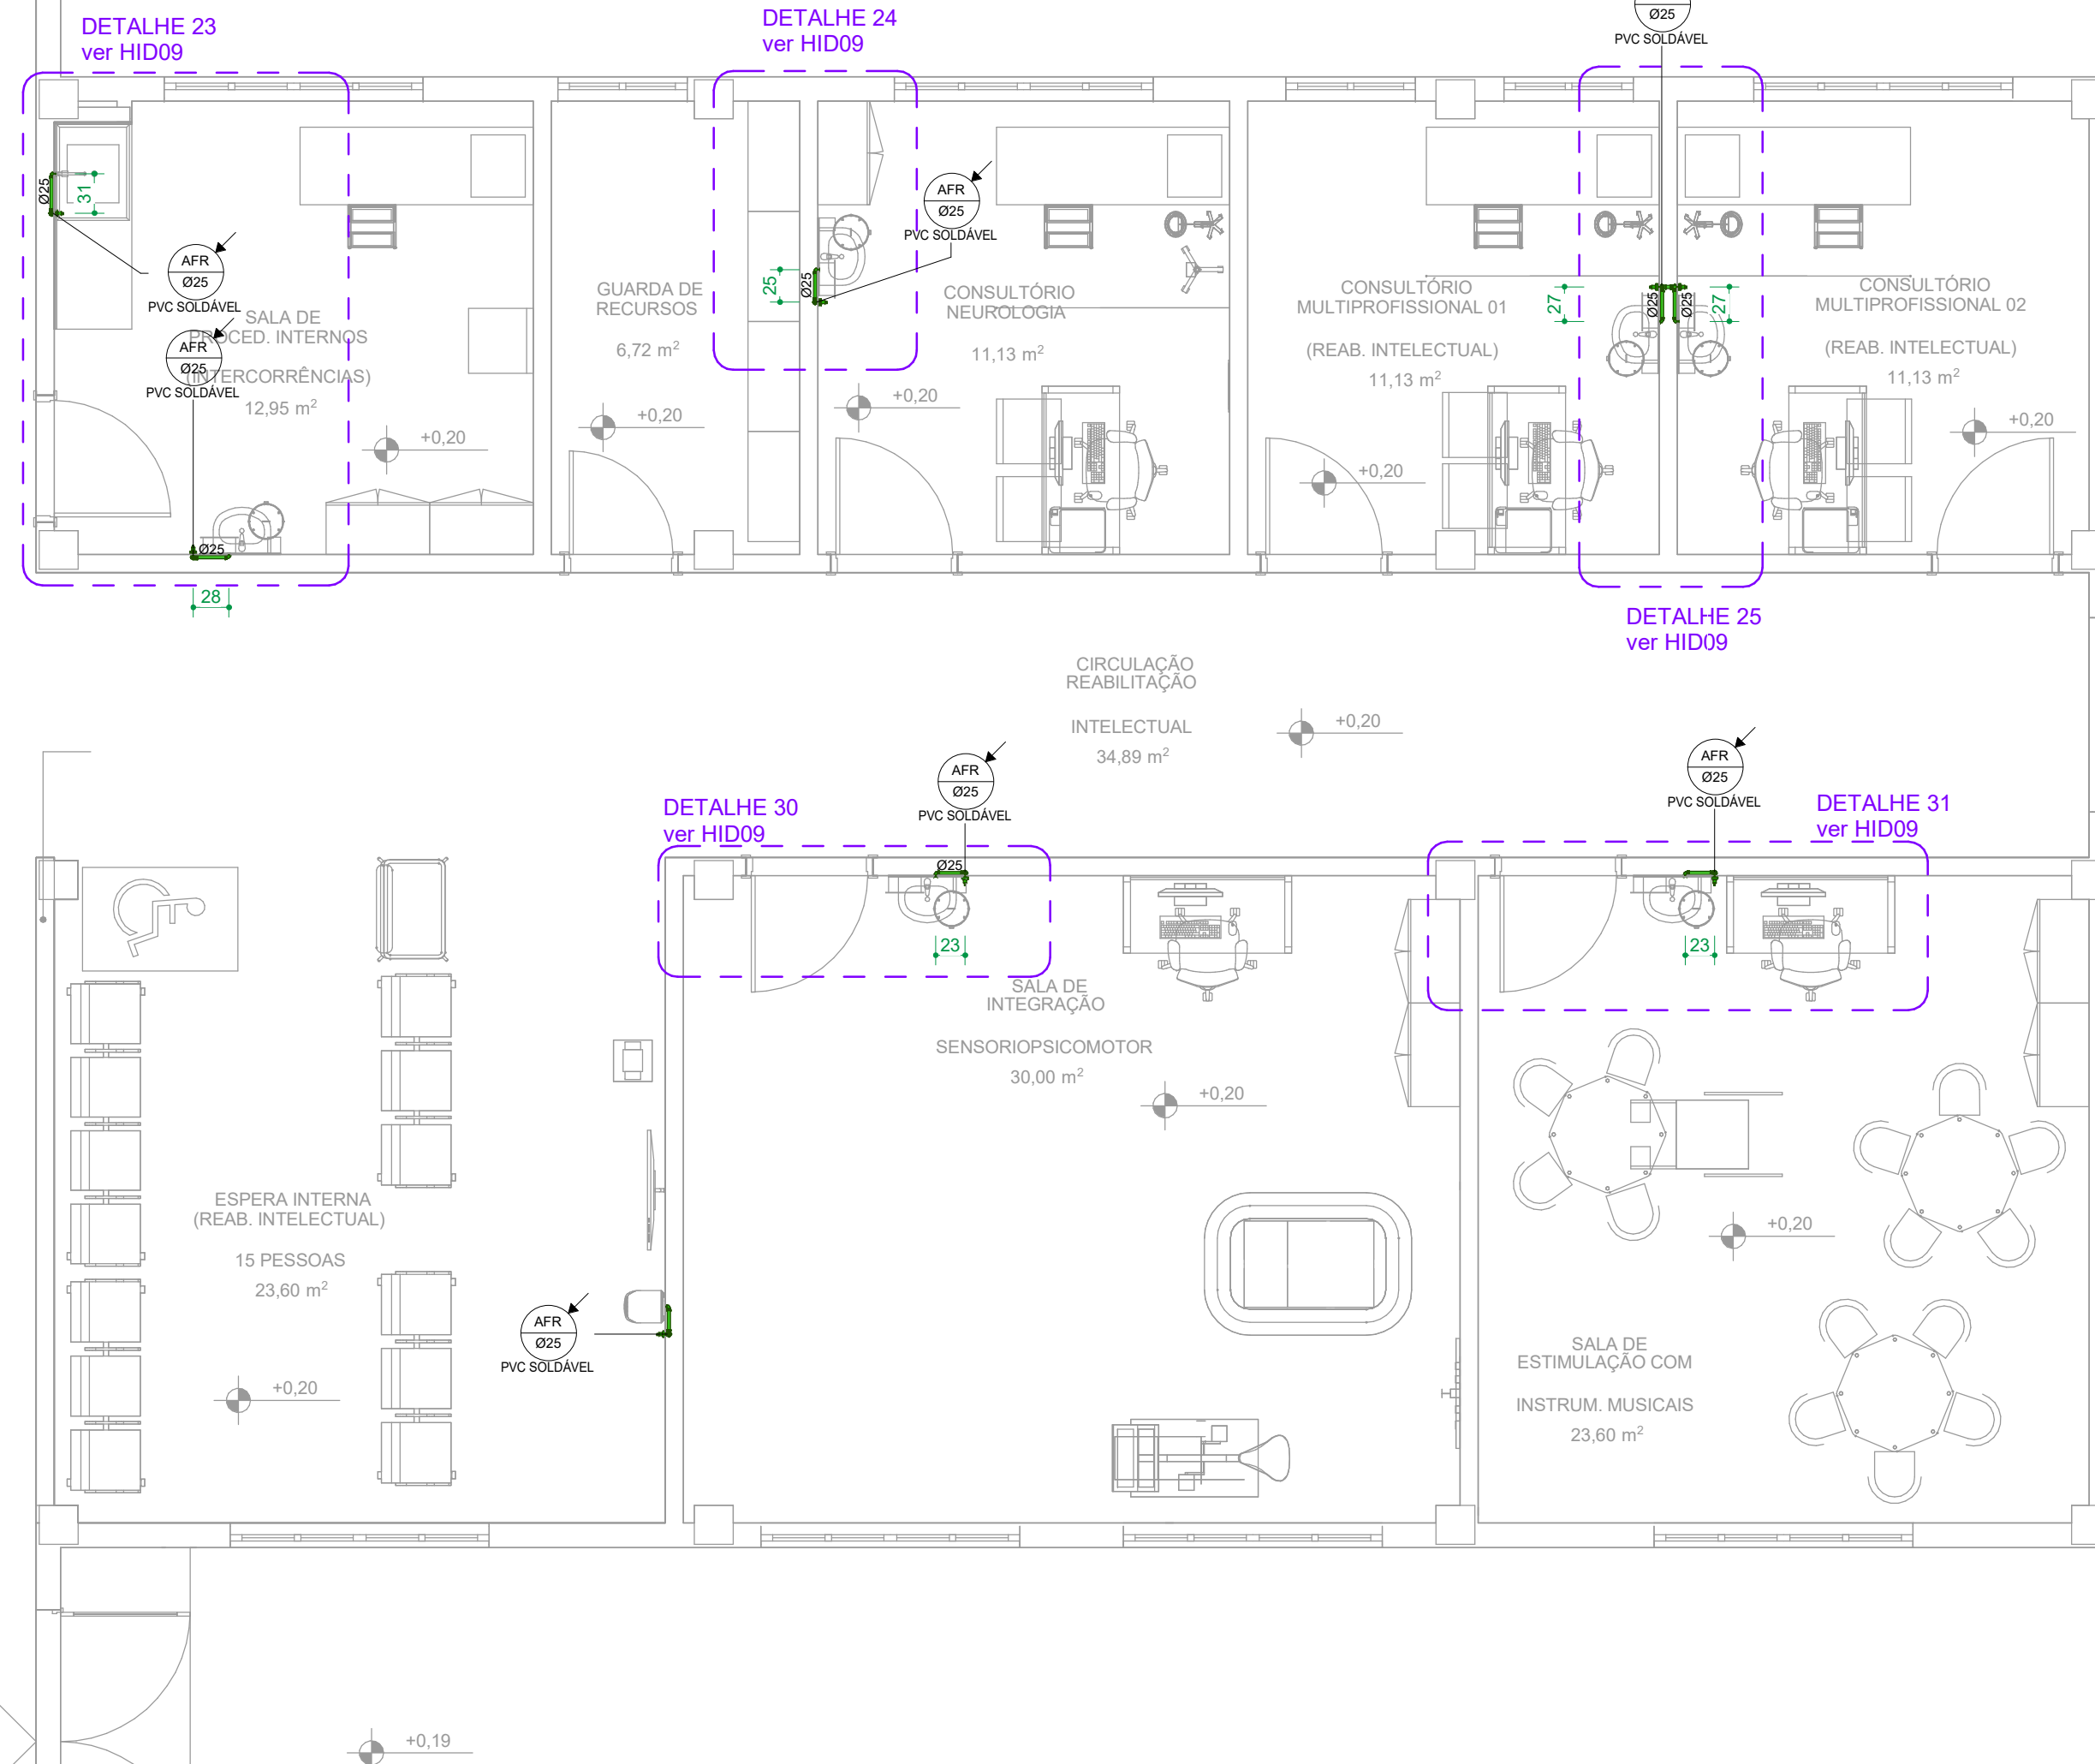

PLANTA-CHAVE PAVIMENTO TÉRRECO
ESCALA 1 : 500

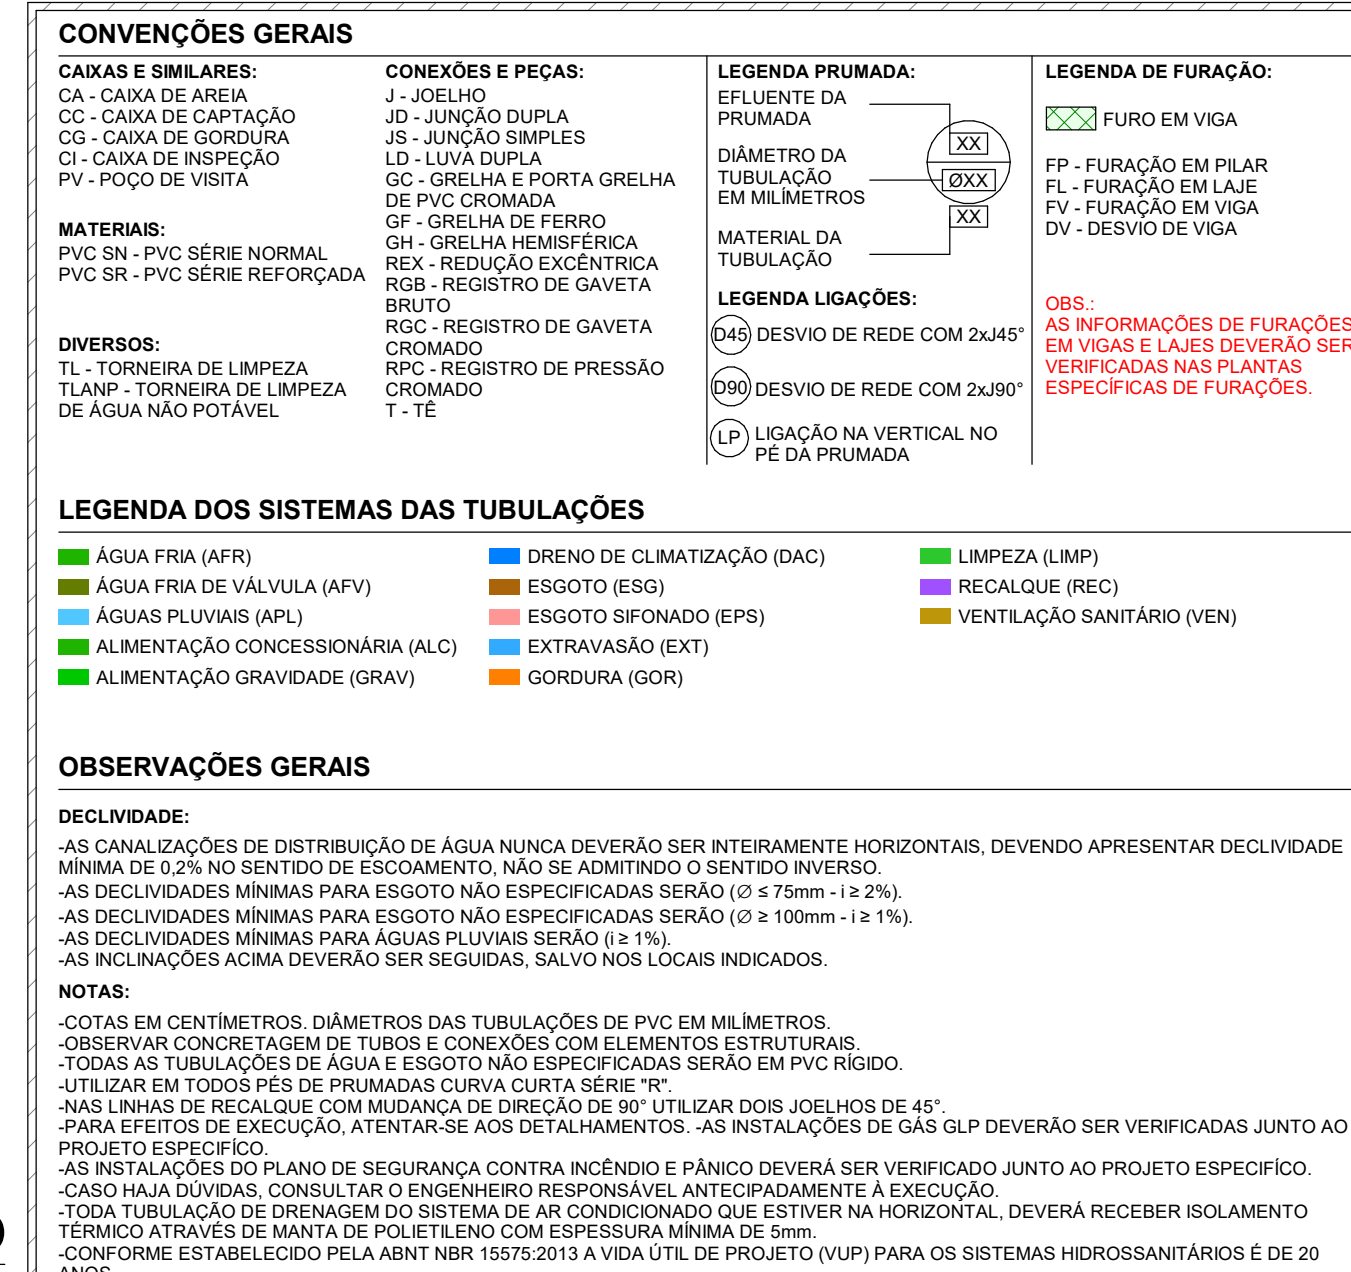

CONDIÇÃO SAUDE PARALELA: Nº 40.405 - RFO DE JANEIRO/02 - Nº 20.260.000 - FONE (11) 3032-4111 RUA JOAQUIM PALMEIRA, Nº 40.405 - RFO DE JANEIRO/02 - Nº 20.260.000 - FONE (11) 3032-4111 Medianeira em construção. Correr mediante em total. Antes de qualquer alteração consultar o responsável pelo projeto. O valor da taxa previsional ao dia escolar			
HISTÓRICO DE ATUALIZAÇÃO			
REVISÃO	DATA	DISCRIMINAÇÃO DE ATUALIZAÇÃO	
R00	19/12/2003	EMISSÃO INICIAL	
NOME DO EMPREENDIMENTO: CENTRO ESPECIALIZADO EM REABILITAÇÃO - CER TIPO 3			
ENDEREÇO DO EMPREENDIMENTO: DIVERSOS (PROJETO PADRÃO)		DISCIPLINA: HIDROSSANITARIO	
TÍTULO DO DESENHO: PLANTA BAIXA PAVIMENTO TÉRREO - PARTE 0103 (HIDRAULICO)		ETAPA: EXECUTIVO	
PROJETA E COORDENADOR ARQUITETURA CONDIÇÃO SAUDE PARALELA - Nº 40.405 - RFO DE JANEIRO/02 - Nº 20.260.000 RUA JOAQUIM PALMEIRA, Nº 40.405 - RFO DE JANEIRO/02 - Nº 20.260.000 RESPONSÁVEL TÉCNICO PELA PROPOSTA RUA LUIZ PETER DE SAUTER IND. GEN. TEL. 011 333.3950		PRORRATA: 05/18	ESPECIALIDADE: HID
CONDIÇÃO SAUDE CONDIÇÃO SAUDE CONDIÇÃO SAUDE		REVISÃO: R00	ESCALA: INDICADA