




PLANTA BAIXA - PAVIMENTO TÉRREO
ESCALA 1:75

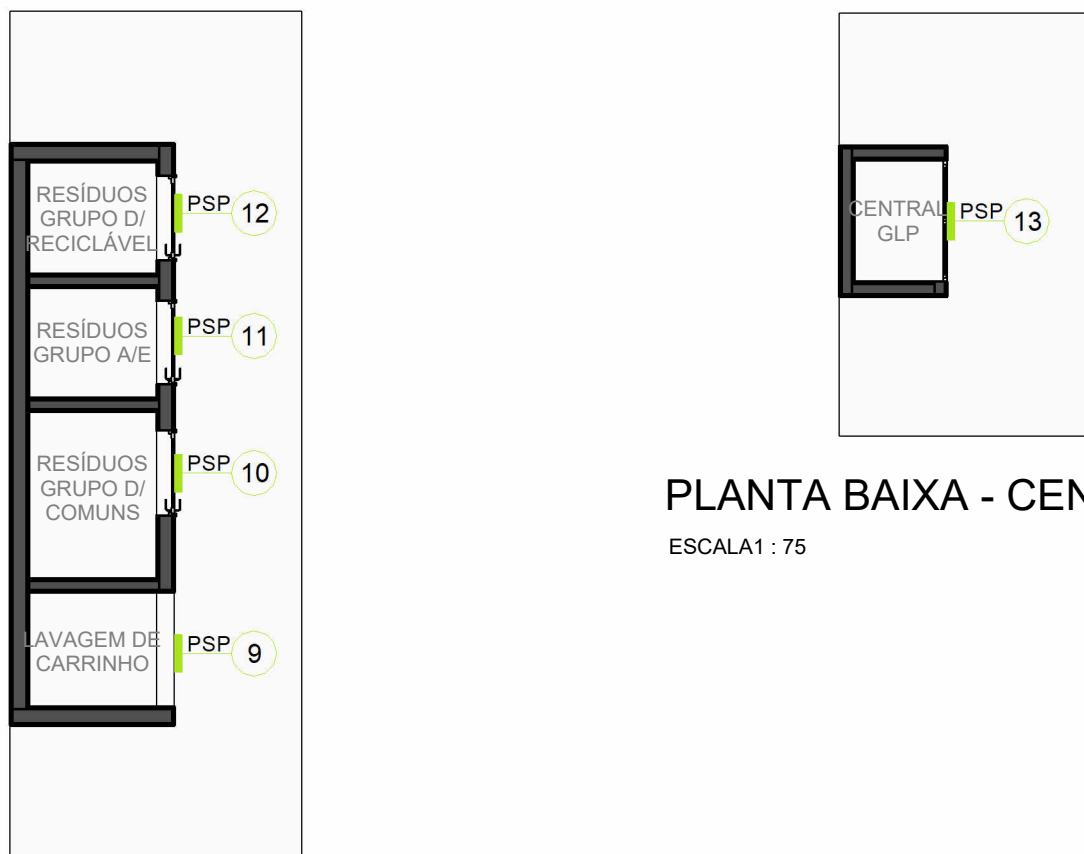

PLANTA BAIXA - CENTRAL E RESÍDUOS
ESCALA 1:75

PLACA DE PAREDE E PORTA (PP)			PLACA DE SANTÁRIO (PPS)		
CÓDIGO	CONTÉUDO DA PLACA	QNT.	CÓDIGO	CONTÉUDO DA PLACA	QNT.
PP-01	DEPÓSITO DE MATERIAL DE LIMPEZA	5	PPS-01	VESTIÁRIO FUNC. TERNÁRIO	1
PP-02	SALA DE ESTAR EQUIPE	1	PPS-02	VESTIÁRIO FUNC. HODOLÁRIO	1
PP-03	ALMOXARFADO	1	PPS-03	BANHEIRO FUNCIONÁRIO PCD	1
PP-04	SALA DE REINADO	1	PPS-04	SANTÁRIO PCD/FAMÍLIA	1
PP-05	SALA MULTUSO	1	PPS-05	SANTÁRIO TERNÁRIO PCD	4
PP-06	COPAREFEITÓRIO FUNCIONÁRIOS	1	PPS-06	SANTÁRIO MASCULINO PCD	4
PP-07	APOIO ADMINISTRATIVO	1	PPS-07	BANHEIRO PCD	1
PP-08	SALA DE TI	1	PPS-08	FRALDÁRIO ADULTO	1
PP-09	SALA DE COORDENAÇÃO	1	PPS-09	SANT. PCD FAMILIAR/ADULTO	1
PP-10	SALA DE TI	1	PPS-10	SANTÁRIO OTOMIA	1
PP-11	COPAREFEITÓRIO PACIENTES	1	PPS-11	HIGIENIZAÇÃO ESTOMIA	1
PP-12	RECEPÇÃO	1	PPS-12	VESTIÁRIO MASCULINO PCD	1
PP-13	ARQUIVO	1	PPS-13	VESTIÁRIO TERNÁRIO PCD	1
PP-14	SALA DE AMAMENTAÇÃO	1		TOTAL	18
PP-15	CONSULTÓRIO INTERDISCIPLINAR DE AVALIAÇÃO	1	PLACA DE SINALIZAÇÃO INTERNA (PSI)		
PP-16	ATENDIMENTO EM GRUPO INFANTIL	1	CÓDIGO	CONTÉUDO DA PLACA	QNT.
PP-17	SALA DE ESTIMULAÇÃO PRECOCE 01	1	PSI-01	PROIBIDO FUMAR - VER MEMORIAL DESCRITIVO	1
PP-18	SALA DE ESTIMULAÇÃO PRECOCE 02	1	PSI-02	MANTENHA O CULGAR NO SILENCIOSO - VER MEMORIAL DESCRITIVO	1
PP-19	SALA DE ATIVIDADE DE VIDA DIÁRIA (AVD)	1	PSI-03	ACESSO RESTRIÇÃO - VER MEMORIAL DESCRITIVO	1
PP-20	ACOLHIMENTO FAMILIAR	2		TOTAL	18
PP-21	SALA DE PROCEDIMENTOS INTERIORS	1	PLACA DE SETOR (PSP)		
PP-22	GUARDA DE RECURSOS	1	CÓDIGO	CONTÉUDO DA PLACA	QNT.
PP-23	CONSULTÓRIO NEUROLOGIA	1	PSP-01	ACESSO DE SERVIÇO	1
PP-24	SALA DE INTERAÇÃO SENSÓRIO-PROPRIOCEPTOR	1	PSP-02	GUARDA DE PRETENSÃO FUNCIONÁRIOS	1
PP-25	CONSULTÓRIO MULTIPROFSSIONAL 01 (REAB. INTELECTUAL)	1	PSP-03	ÁREA DE CONVIVÊNCIA	1
PP-26	CONSULTÓRIO MULTIPROFSSIONAL 02 (REAB. INTELECTUAL)	1	PSP-04	REABILITAÇÃO INTELCTUAL	1
PP-27	CONSULTÓRIO MULTIPROFSSIONAL 03 (REAB. INTELECTUAL)	1	PSP-05	REABILITAÇÃO FÍSICA	1
PP-28	SALA DE ESTIMULAÇÃO COM INSTRUMENTOS MÚSICAS	1	PSP-06	UNIDADE DE CINESOTERAPIA ADULTO	1
PP-29	CONSULTÓRIO FISIOTERAPIA/OTOMIA	1	PSP-07	SALA DE ESPERA	1
PP-30	CONSULTÓRIO MULTIPROFSSIONAL 01	1	PSP-08	DISTRIBUIÇÃO DE MATERIAL ESTERILIZADO	1
PP-31	CONSULTÓRIO MULTIPROFSSIONAL 02	1	PSP-09	LAVERIA DE CARRINHO	1
PP-32	AMBIULATÓRIO ESTOMIA	1	PSP-10	RESÍDUO GRUPO D	1
PP-33	CINEROTERAPIA INFANTIL	1	PSP-11	RESÍDUO GRUPO A	1
PP-34	SALA DE UTILIDADES	1	PSP-12	RESÍDUO GRUPO B	1
PP-35	GUARDA DE EQUIPAMENTOS	1	PSP-13	RESÍDUO GRUPO C	1
PP-36	ANÁLISE ANATOMICA	1	PSP-14	GUARDA DE HIGIENIZAÇÃO DE ROÇAS	1
PP-37	SELEÇÃO DE AASI	1		TOTAL	14
PP-38	EXAME PRATE-BERA	1	PLOTAGEM (PLO)		
PP-39	RECEPÇÃO E LAVERIA (CHE)	1	CÓDIGO	CONTÉUDO DA PLACA	QNT.
PP-40	ESTERILIZAÇÃO E DISTRIBUIÇÃO (CHE)	1	PLO-01	PLATAGEM - APROXIMADAMENTE 2,13MP - (VER MEMORIAL DESCRITIVO)	1
PP-41	CONSULTÓRIO OTORRINOLARINGOLOGIA	1		TOTAL	1
PP-42	CONSULTÓRIO MULTIPROFSSIONAL 01	1	NOME DA UNIDADE (PNU)		
PP-43	CONSULTÓRIO MULTIPROFSSIONAL 02	1	CÓDIGO	CONTÉUDO DA PLACA	QNT.
PP-44	REAB. AUDITIVA	1	PNU-01	MARKAS DO CER, ESTADO DA BARRA E BARRA ÚNICO DE SAÚDE - VER MEMORIAL DESCRITIVO E PLANILHA BARRA ÚNICA	1
PP-45	RECEPÇÃO PRINCIPAL	1		TOTAL	1
PP-46	ARQUIVO	1	SALA TATIL		
PP-47	TOTAL	99	CÓDIGO	CONTÉUDO DA PLACA	QNT.
			MT-01	VER PLANILHA BARRA ÚNICA - CERO PCD - PE 002-003	1
				TOTAL	1
			TOBEM		
			CÓDIGO	CONTÉUDO DA PLACA	QNT.
			TO-01	TOTEM - VER MEMORIAL DESCRITIVO	1
				TOTAL	1
			ADESIVO DE ESPAÇO RESERVADO PARA PCD (ERP)		
			CÓDIGO	CONTÉUDO DA PLACA	QNT.
			ERP-01	ADESIVO DE ESPAÇO RESERVADO PCD - VER MEMORIAL DESCRITIVO	1
			ERP-02	ADESIVO DE ESPAÇO RESERVADO PCD - VER MEMORIAL DESCRITIVO	1
			ERP-03	ADESIVO DE ESPAÇO RESERVADO PCD - VER MEMORIAL DESCRITIVO	1
			ERP-04	ADESIVO DE ESPAÇO RESERVADO PCD - VER MEMORIAL DESCRITIVO	1
			ERP-05	ADESIVO DE ESPAÇO RESERVADO PCD - VER MEMORIAL DESCRITIVO	1
			ERP-06	ADESIVO DE ESPAÇO RESERVADO PCD - VER MEMORIAL DESCRITIVO	1
			ERP-07	ADESIVO DE ESPAÇO RESERVADO PCD - VER MEMORIAL DESCRITIVO	1
			ERP-08	ADESIVO DE ESPAÇO RESERVADO PCD - VER MEMORIAL DESCRITIVO	1
			ERP-09	ADESIVO DE ESPAÇO RESERVADO PCD - VER MEMORIAL DESCRITIVO	1
			ERP-10	ADESIVO DE ESPAÇO RESERVADO PCD - VER MEMORIAL DESCRITIVO	1
			ERP-11	ADESIVO DE ESPAÇO RESERVADO PCD - VER MEMORIAL DESCRITIVO	1
			ERP-12	ADESIVO DE ESPAÇO RESERVADO PCD - VER MEMORIAL DESCRITIVO	1
			ERP-13	ADESIVO DE ESPAÇO RESERVADO PCD - VER MEMORIAL DESCRITIVO	1
			ERP-14	ADESIVO DE ESPAÇO RESERVADO PCD - VER MEMORIAL DESCRITIVO	1
			ERP-15	ADESIVO DE ESPAÇO RESERVADO PCD - VER MEMORIAL DESCRITIVO	1
			ERP-16	ADESIVO DE ESPAÇO RESERVADO PCD - VER MEMORIAL DESCRITIVO	1
			ERP-17	ADESIVO DE ESPAÇO RESERVADO PCD - VER MEMORIAL DESCRITIVO	1
			ERP-18	ADESIVO DE ESPAÇO RESERVADO PCD - VER MEMORIAL DESCRITIVO	1
			ERP-19	ADESIVO DE ESPAÇO RESERVADO PCD - VER MEMORIAL DESCRITIVO	1
			ERP-20	ADESIVO DE ESPAÇO RESERVADO PCD - VER MEMORIAL DESCRITIVO	1
			ERP-21	ADESIVO DE ESPAÇO RESERVADO PCD - VER MEMORIAL DESCRITIVO	1
				TOTAL	21
			PLACA DE SADA (PSP)		
			CÓDIGO	CONTÉUDO DA PLACA	QNT.
			PSP-01	SADA	5
			PSP-02	SADA	1
			PSP-03	SADA	2
				TOTAL	8

LEGENDA DE COMUNICAÇÃO VISUAL		
VER MEMORIAL DESCRITIVO		
CÓDIGO	CON	RESERVAÇÃO
PP	PLACA DE IDENTIFICAÇÃO DE PORTA/PAREDE	30
PPS	PLACA DE IDENTIFICAÇÃO DE SANTÁRIOS	16
PSI	PLACA DE SINALIZAÇÃO INTERNA	19
PSP	PLACA DE IDENTIFICAÇÃO DE SETOR	13
PLO	PLACA DE SADA	08
PNU	LETREIRO DE IDENTIFICAÇÃO DA UNIDADE	01
MT	MAPA TATIL	71
ERP	ADESIVO DE ESPAÇO RESERVADO PARA PCD	21
LEGENDA SIMBOLÓGICA		
O número identifica a placa		
O código identifica o tipo de placa		
A cor identifica o tipo de placa		
A direção da linha identifica a face da placa		

CONSORCIO SAÚDE CONCREMAT-MEP-CNPJ 00.255.454/0001-35
RUA JOAQUIM PALHARES, Nº 40, ANDAR 5 - RIO DE JANEIRO/RJ - CEP 20.260-080 - FONE (21) 3535-4131
Medidas em centímetros.
O valor de cada preçoso no de escala
Antes de qualquer alteração, consultar o arquiteto responsável.

REV.	DATA	CONTÉUDO	REV.	DATA	CONTÉUDO
R00	15/12/2025	EMISSÃO INICIAL			
R01	23/10/2026	CORREÇÕES CONFORME PARECER DIA 16/01/26			

Nome do Empreendimento:
CENTRO ESPECIALIZADO EM REABILITAÇÃO - CER TIPO 3
Empreendedor:
DIVERSOS (PROJETO PADRÃO)
Fase do Projeto:
Etapas:
Comunicação Visual:
Projeto Executivo: