



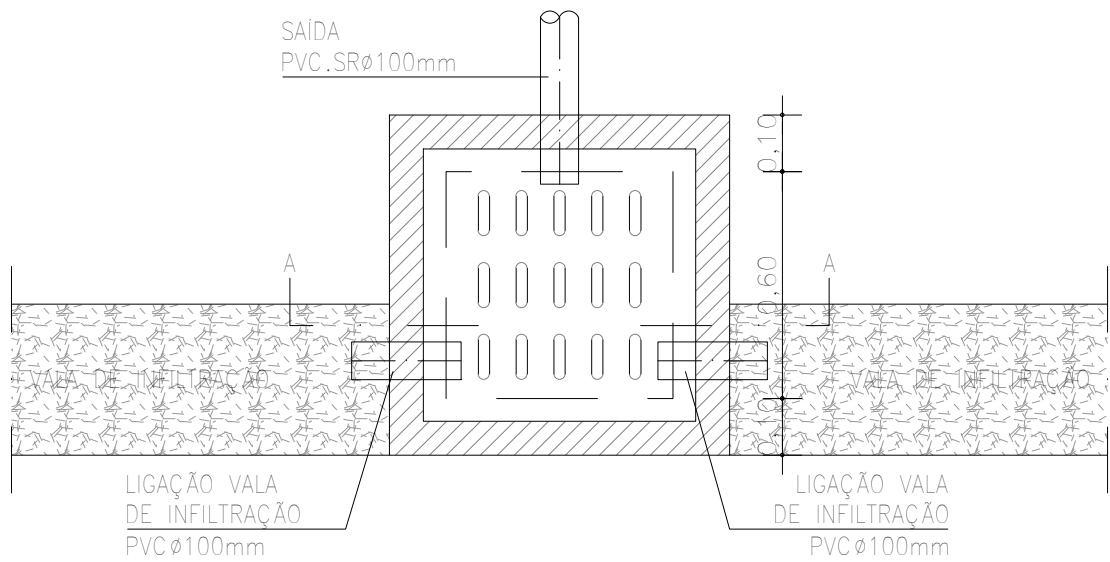


PLANTA BAIXA

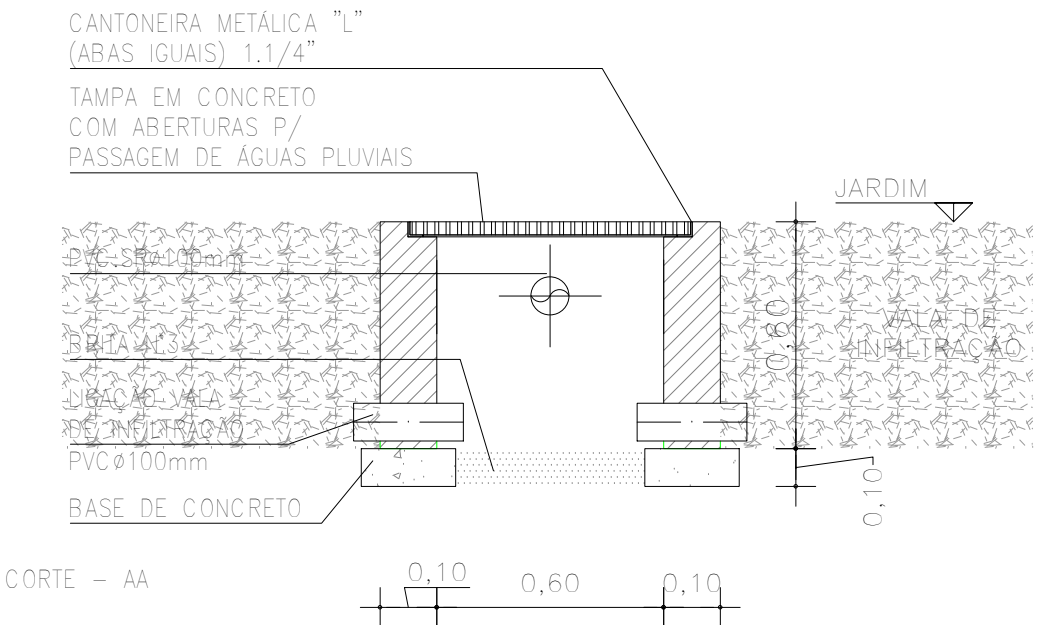


CORTE - AA

DET. CAIXA DE CAPTAÇÃO  
ESCALA 1 : 20

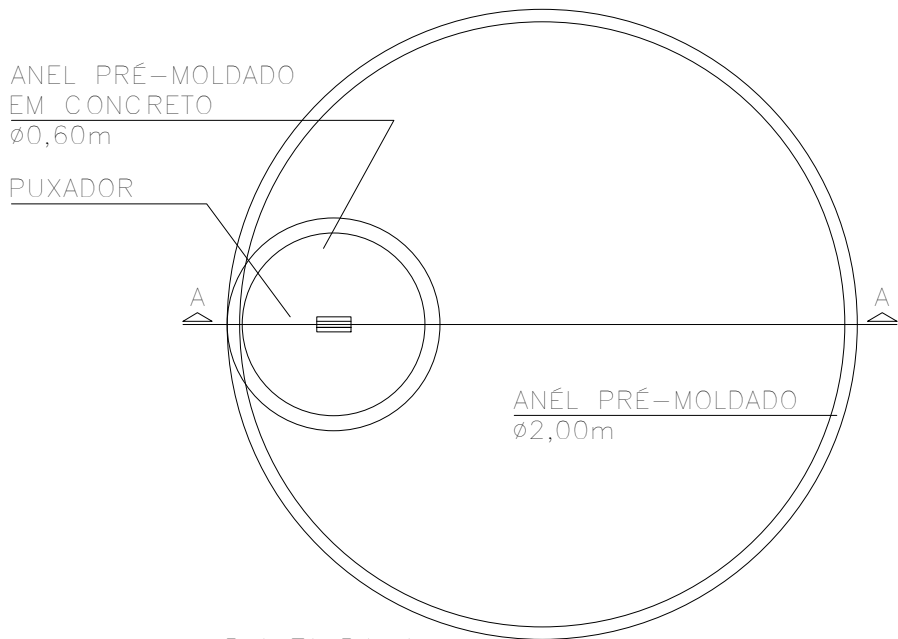


PLANTA BAIXA

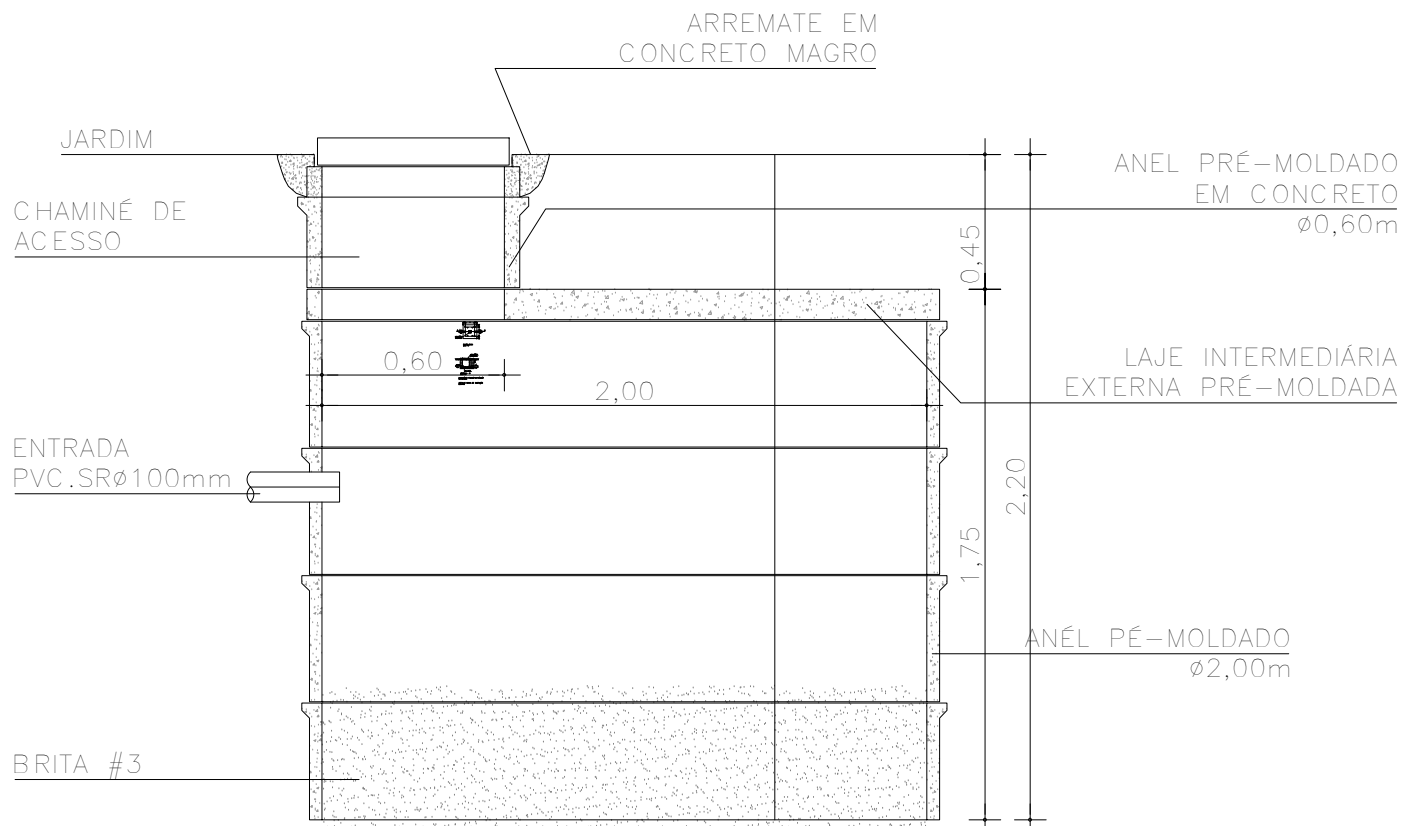


CORTE-AA

DET. POÇO DE INFILTRAÇÃO  
ESCALA 1 : 25

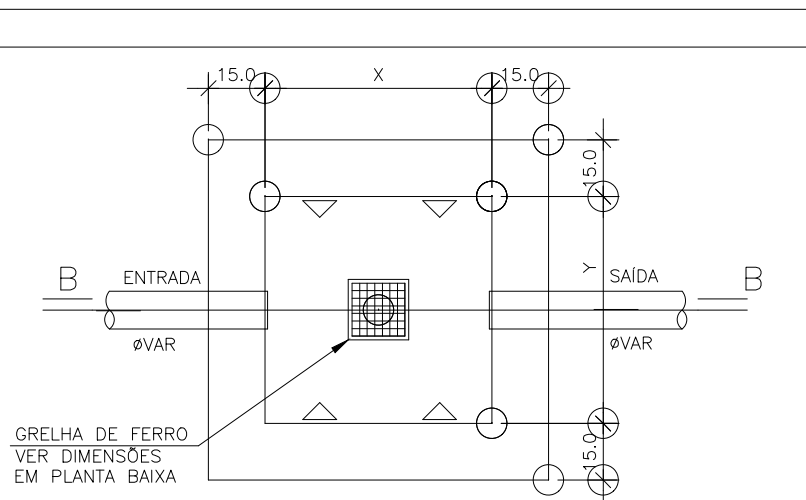


PLANTA BAIXA  
ESCALA 1 : 20

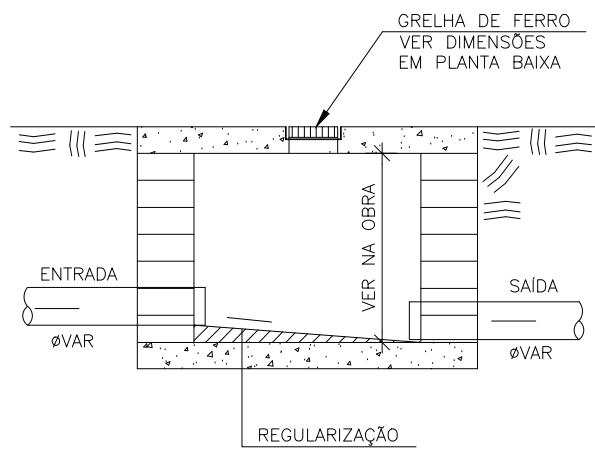


CORTE B - B  
ESCALA 1 : 20

AS DIMENSÕES (X e Y) DEVERÃO SER CONFIRMADAS  
EM PLANTA BAIXA

DET. CAIXA DE INSPEÇÃO  
ESCALA 1 : 25

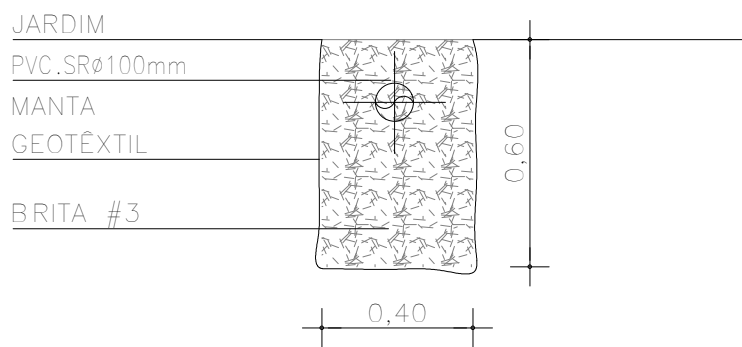

DET. VALA DE INFILTRAÇÃO  
ESCALA 1 : 20

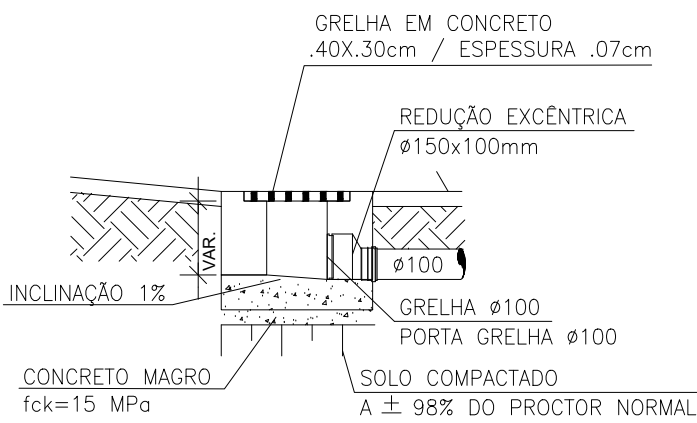

DET. SAÍDA LATERAL GRELHA  
ESCALA 1 : 20

**LPCE**  
Consultoria Engenharia e Tecnologia S/A  
André Clemente Correia  
Coordenador de Contratos

CONSÓRCIO SAÚDE CONCREMAT-MEP - CNPJ 60.255.454/0001-35  
RUA JOAQUIM PALHARES, no. 40, ANDAR 5 - RIO DE JANEIRO/RJ - CEP 20.260-080 - FONE (21) 3535-4131  
Medidas em metros. Conferir medidas no local.  
O valor da cota prevalece ao da escala. Antes de qualquer alteração consultar o arquiteto responsável.

| REV | DATA       | CONTEÚDO       | REV | DATA | CONTEÚDO |
|-----|------------|----------------|-----|------|----------|
| 00  | 09/02/2026 | EMIÇÃO INICIAL |     |      |          |
|     |            |                |     |      |          |

|                                                                                                                                                                                                                                                                                                      |  |  |                                          |  |  |
|------------------------------------------------------------------------------------------------------------------------------------------------------------------------------------------------------------------------------------------------------------------------------------------------------|--|--|------------------------------------------|--|--|
| Nome do Empreendimento<br><b>UBSi II</b>                                                                                                                                                                                                                                                             |  |  | Disciplina<br>ÁGUAS PLUVIAIS             |  |  |
| Endereço do Empreendimento<br>ALDEIA SERRA DO PADEIRO,<br>REGIÃO SUL, BUERAREMA/BA                                                                                                                                                                                                                   |  |  | Etapa<br>PROJETO EXECUTIVO               |  |  |
| Título do desenho<br>PLANTA DE DETALHES                                                                                                                                                                                                                                                              |  |  | Especialidade<br>PLU                     |  |  |
| <b>CONSÓRCIO SAÚDE</b><br>CONCREMAT   MEP                                                                                                                                                                                                                                                            |  |  | Prancha<br><b>02/02</b><br>Revisão<br>00 |  |  |
| Projeta e coordenador<br>CONSORCIO SAÚDE CONCREMAT-MEP - CNPJ 60.255.454/0001-35<br>RUA JOAQUIM PALHARES, no. 40, ANDAR 5 - RIO DE JANEIRO/RJ - CEP 20.260-080<br>FONE (21) 3535-4131<br>Responsável Técnico pelo Projeto de Águas Pluviais<br>ANDRÉ CLEMENTE CORREIA<br>Engenheiro CREA: 1809024404 |  |  | Escala<br>1/100                          |  |  |