



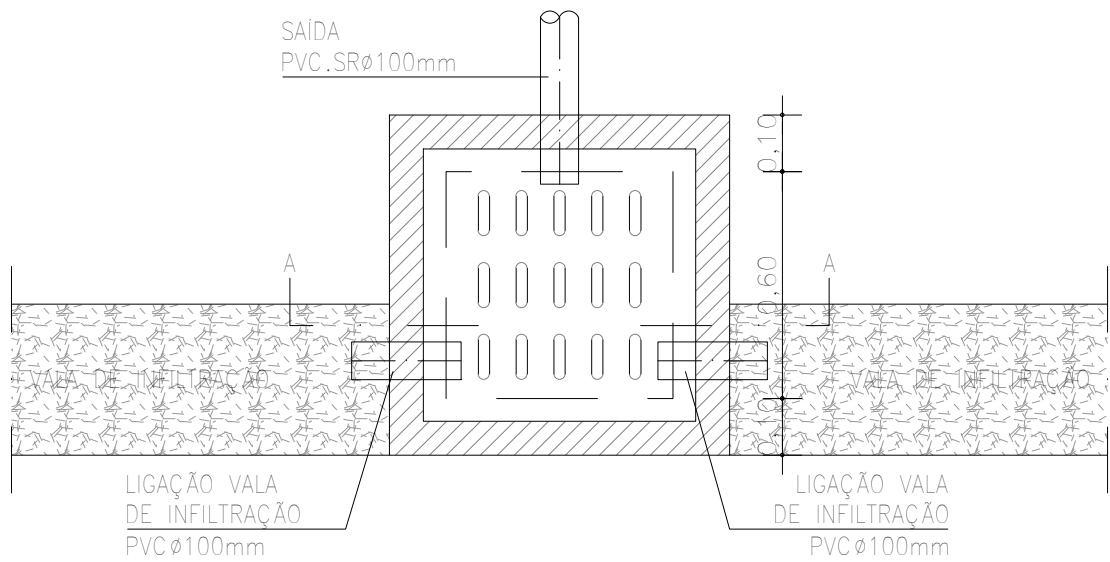


PLANTA BAIXA

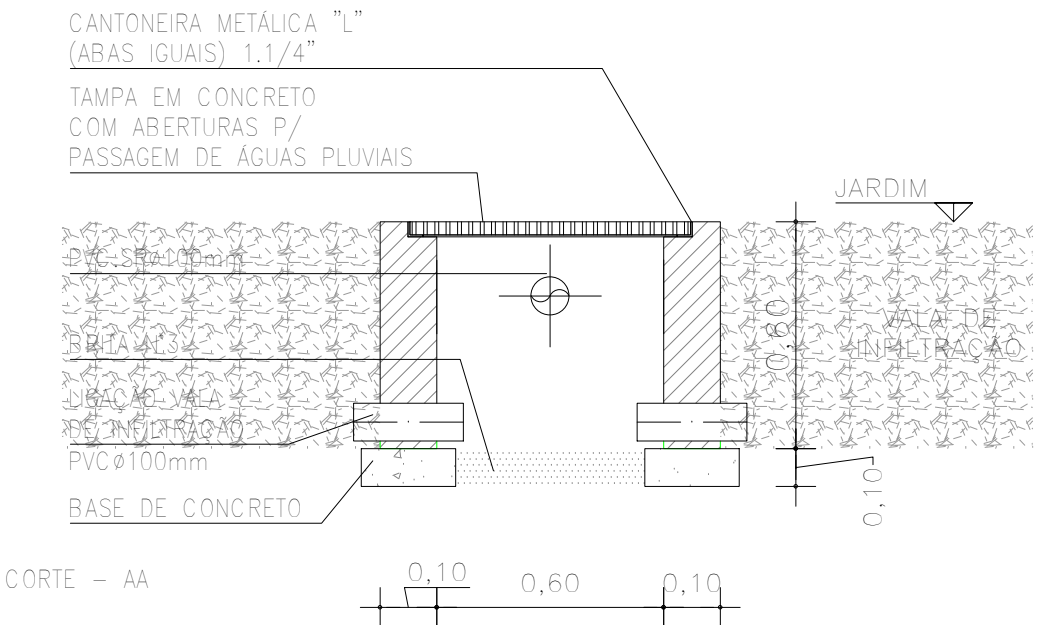


CORTE - AA

DET. CAIXA DE INSPEÇÃO
ESCALA 1 : 20

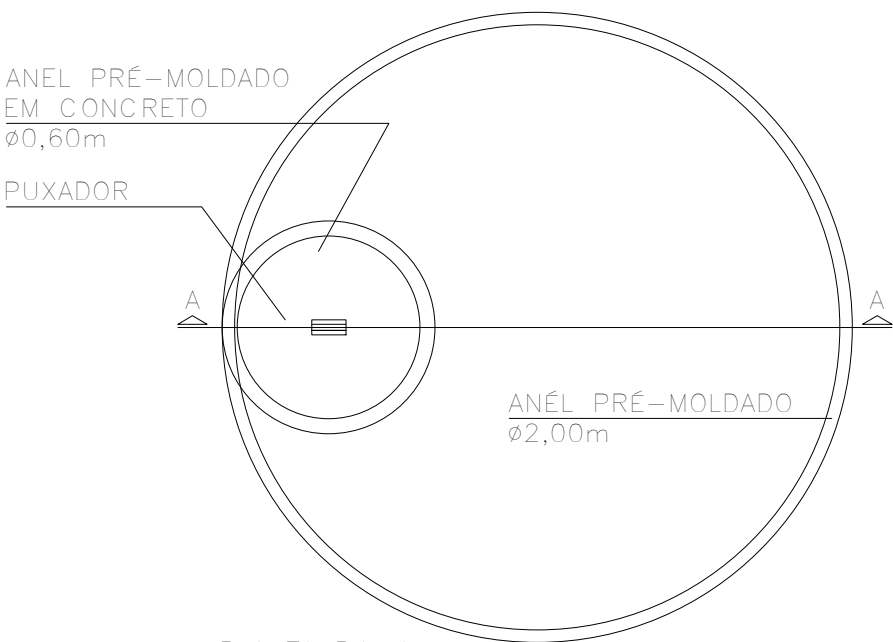


PLANTA BAIXA

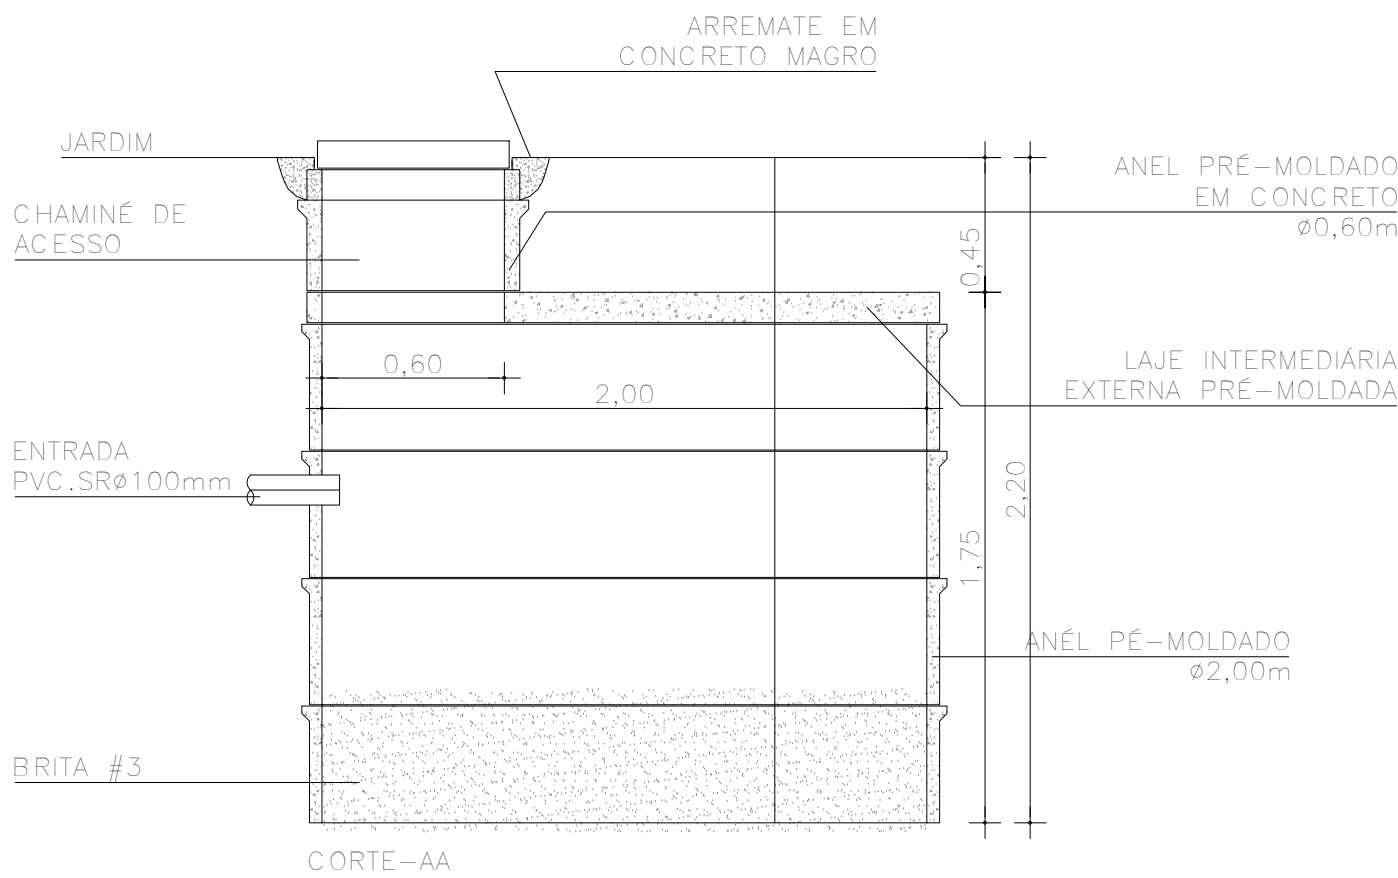


CORTE-AA

DET. POÇO DE INFILTRAÇÃO
ESCALA 1 : 25

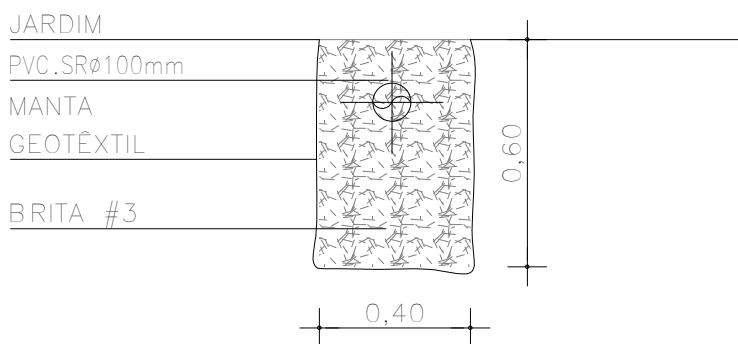

DET. VALA DE INFILTRAÇÃO
ESCALA 1 : 20

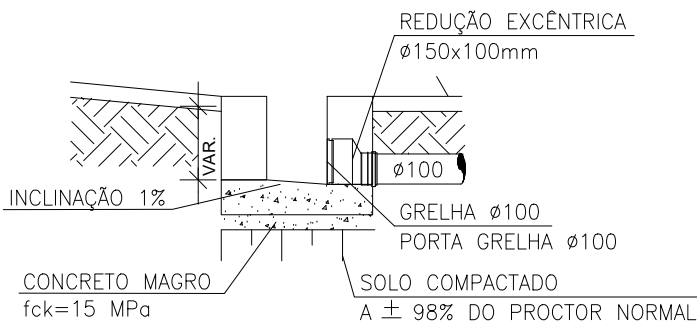

DET. SAÍDA LATERAL CALHA
ESCALA 1 : 20

LPCE
Consultoria Engenharia e Tecnologia S/A
André Clemente Correia
Coordenador de Contratos

CONSÓRCIO SAÚDE CONCREMAT-MEP - CNPJ 60.255.454/0001-35
RUA JOAQUIM PALHARES, no. 40, ANDAR 5 - RIO DE JANEIRO/RJ - CEP 20.260-080 - FONE (21) 3535-4131
Medidas em metros. Conferir medidas no local.
O valor da cota prevalece ao da escala. Antes de qualquer alteração consultar o arquiteto responsável.

REV	DATA	CONTEUDO	REV	DATA	CONTEUDO
00	09/02/2026	EMIÇÃO INICIAL			
Nome do Empreendimento					
UBSi II					
Endereço do Empreendimento			Disciplina		
ALDEIA DE CARAMURU, PAU BRASIL/BA			ÁGUAS PLUVIAIS		
Título do desenho			Etapa		
PLANTA DE DETALHES			PROJETO EXECUTIVO		
			Prancha	02/02	
			Revisão	PLU	
Projeta e coordenador CONSÓRCIO SAÚDE CONCREMAT-MEP - CNPJ 60.255.454/0001-35 RUA JOAQUIM PALHARES, no. 40, ANDAR 5 - RIO DE JANEIRO/RJ - CEP 20.260-080 FONE (21) 3535-4131 Responsável Técnico pelo Projeto de Águas Pluviais ANDRÉ CLEMENTE CORREIA Engenheiro CREA: 1809024404			00	1/100	