



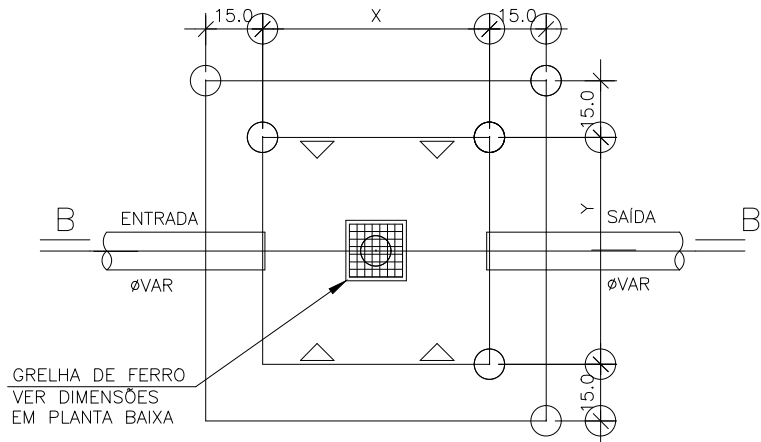


PLANTA BAIXA
ESCALA 1 : 20

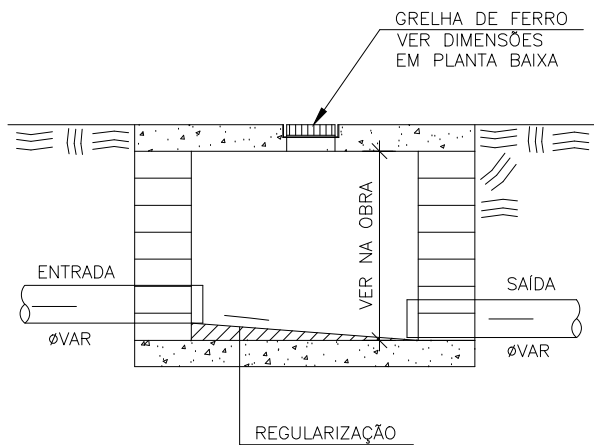


CORTE B - B
ESCALA 1 : 20

AS DIMENSÕES (X e Y) DEVERÃO SER CONFIRMADAS EM PLANTA BAIXA


DET. CAIXA DE INSPEÇÃO
ESCALA 1 : 25

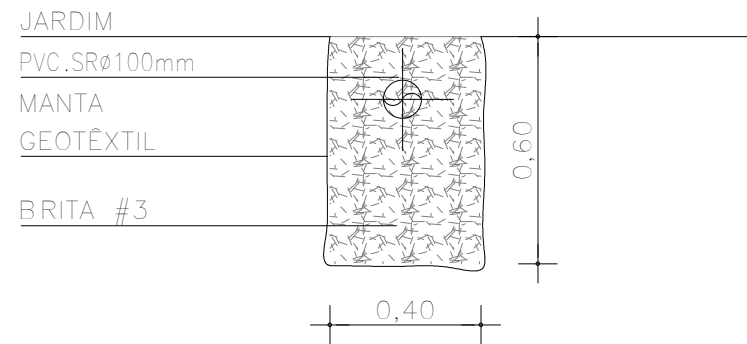

DET. VALA DE INFILTRAÇÃO
ESCALA 1 : 20

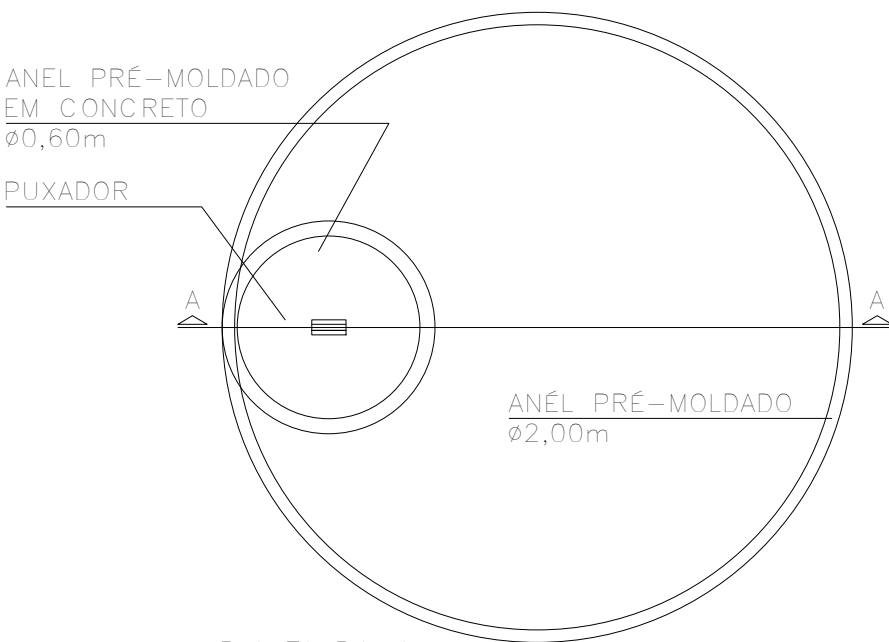


PLANTA BAIXA

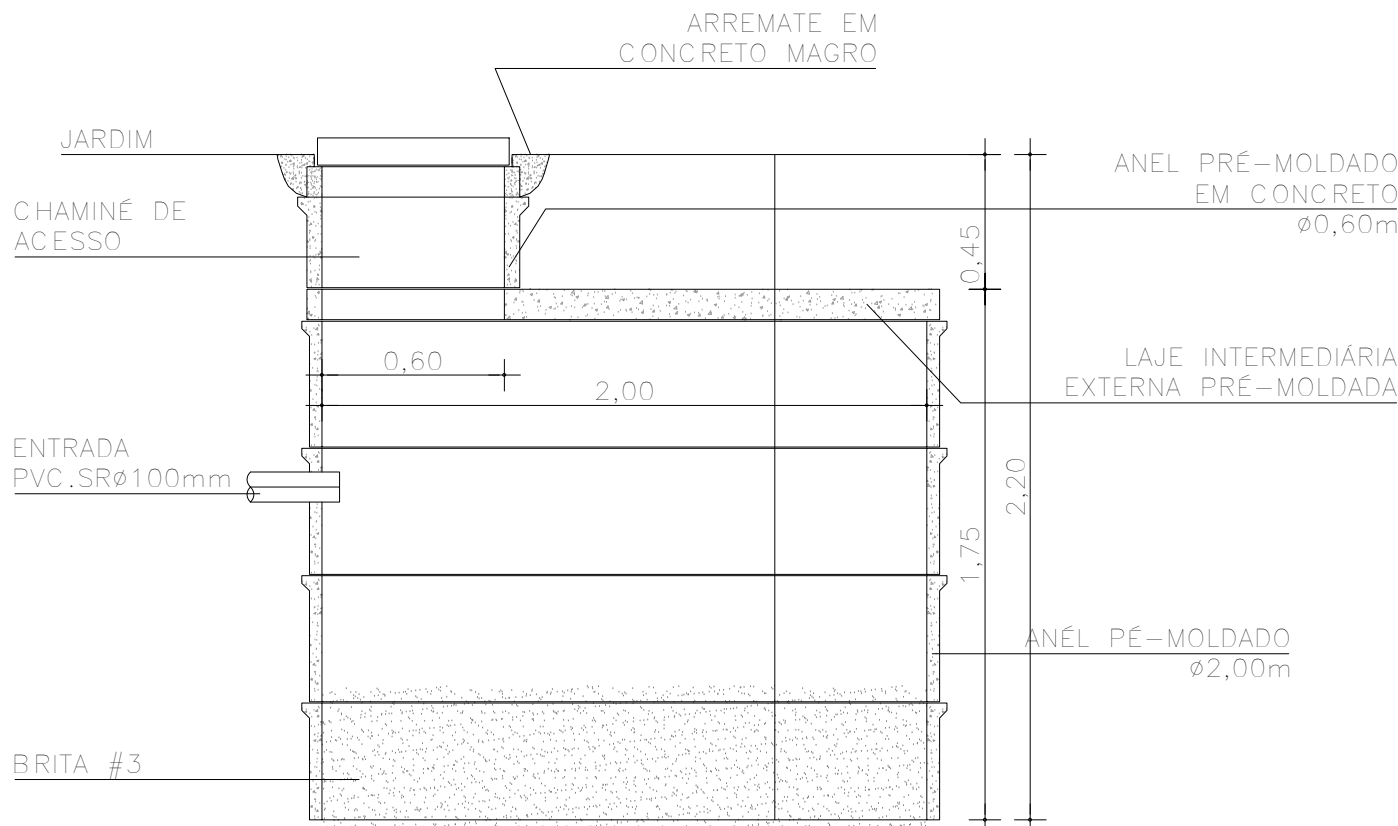

CORTE-AA

DET. POÇO DE INFILTRAÇÃO
ESCALA 1 : 25

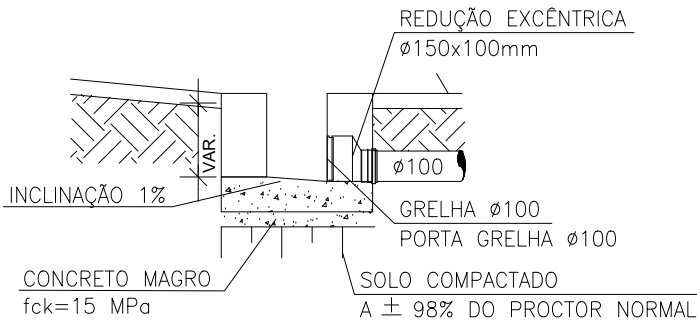

DET. SAÍDA LATERAL CALHA
ESCALA 1 : 20

André Clemente Correia
Engenheiro de Tecnologia S/A
André Clemente Correia
Coordenador de Contratos

CONSÓRCIO SAÚDE CONCREMAT-MEP - CNPJ 60.255.454/0001-35
RUA JOAQUIM PALHARES, no. 40, ANDAR 5 - RIO DE JANEIRO/RJ - CEP 20.260-080 - FONE (21) 3535-4131
Medidas em metros. Conferir medidas no local.
O valor da cota prevalece ao da escala. Antes de qualquer alteração consultar o arquiteto responsável.

REV	DATA	CONTEÚDO	REV	DATA	CONTEÚDO
00	30/01/2026	EMISSION INICIAL			

Nome do Empreendimento			UBSi II			
Endereço do Empreendimento			Disciplina			
ALDEIA ÁGUA VERMELHA, PAU BRASIL, BAHIA			ÁGUAS PLUVIAIS			
Título do desenho			Etapa			
PLANTA DE DETALHES			PROJETO EXECUTIVO			
CONSÓRCIO SAÚDE CONCREMAT MEP			Projeta e coordenador		Prancha	Especialidade
			CONSORCIO SAÚDE CONCREMAT-MEP - CNPJ 60.255.454/0001-35 RUA JOAQUIM PALHARES, no. 40, ANDAR 5 - RIO DE JANEIRO/RJ - CEP 20.260-080 FONE (21) 3535-4131			
			Responsável Técnico pelo Projeto de Águas Pluviais			
ANDRÉ CLEMENTE CORREIA ENGENHEIRO CREA: 1809024404			Revisão		01	Escala
						1/20