



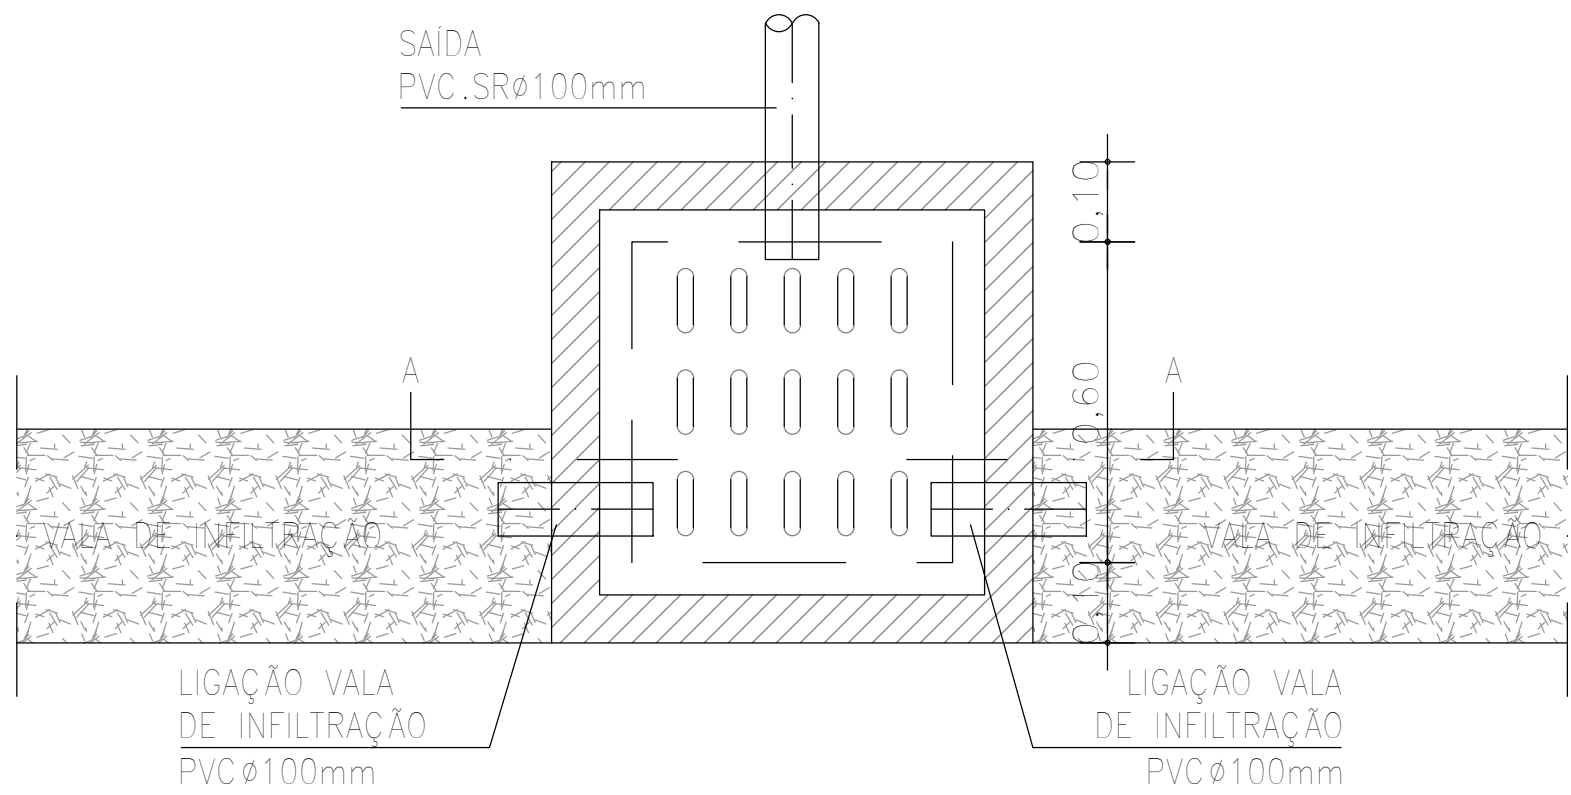


PLANTA BAIXA

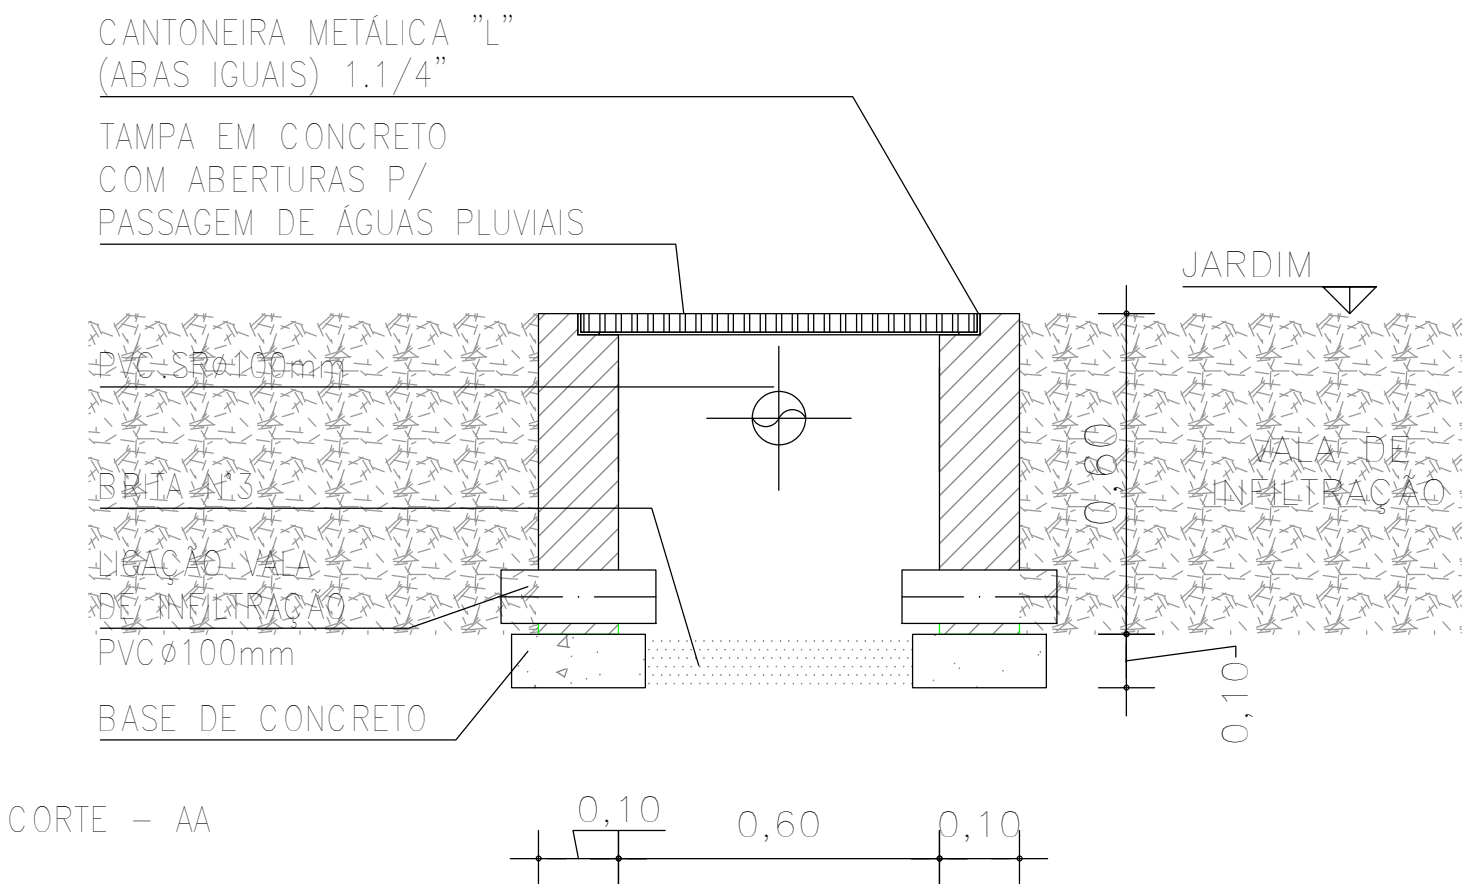


CORTE - AA

DET. CAIXA DE INSPEÇÃO
ESCALA 1 : 20

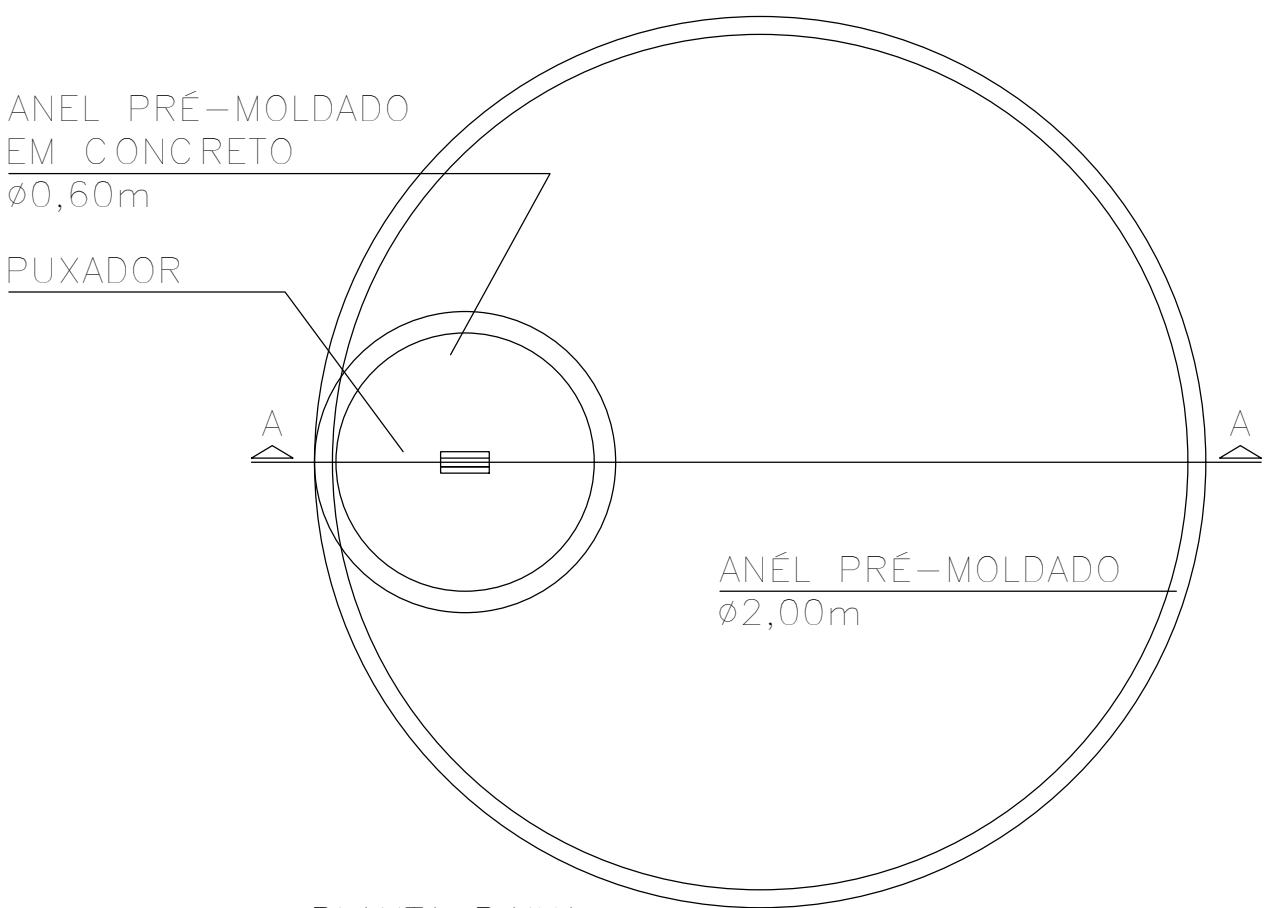


PLANTA BAIXA

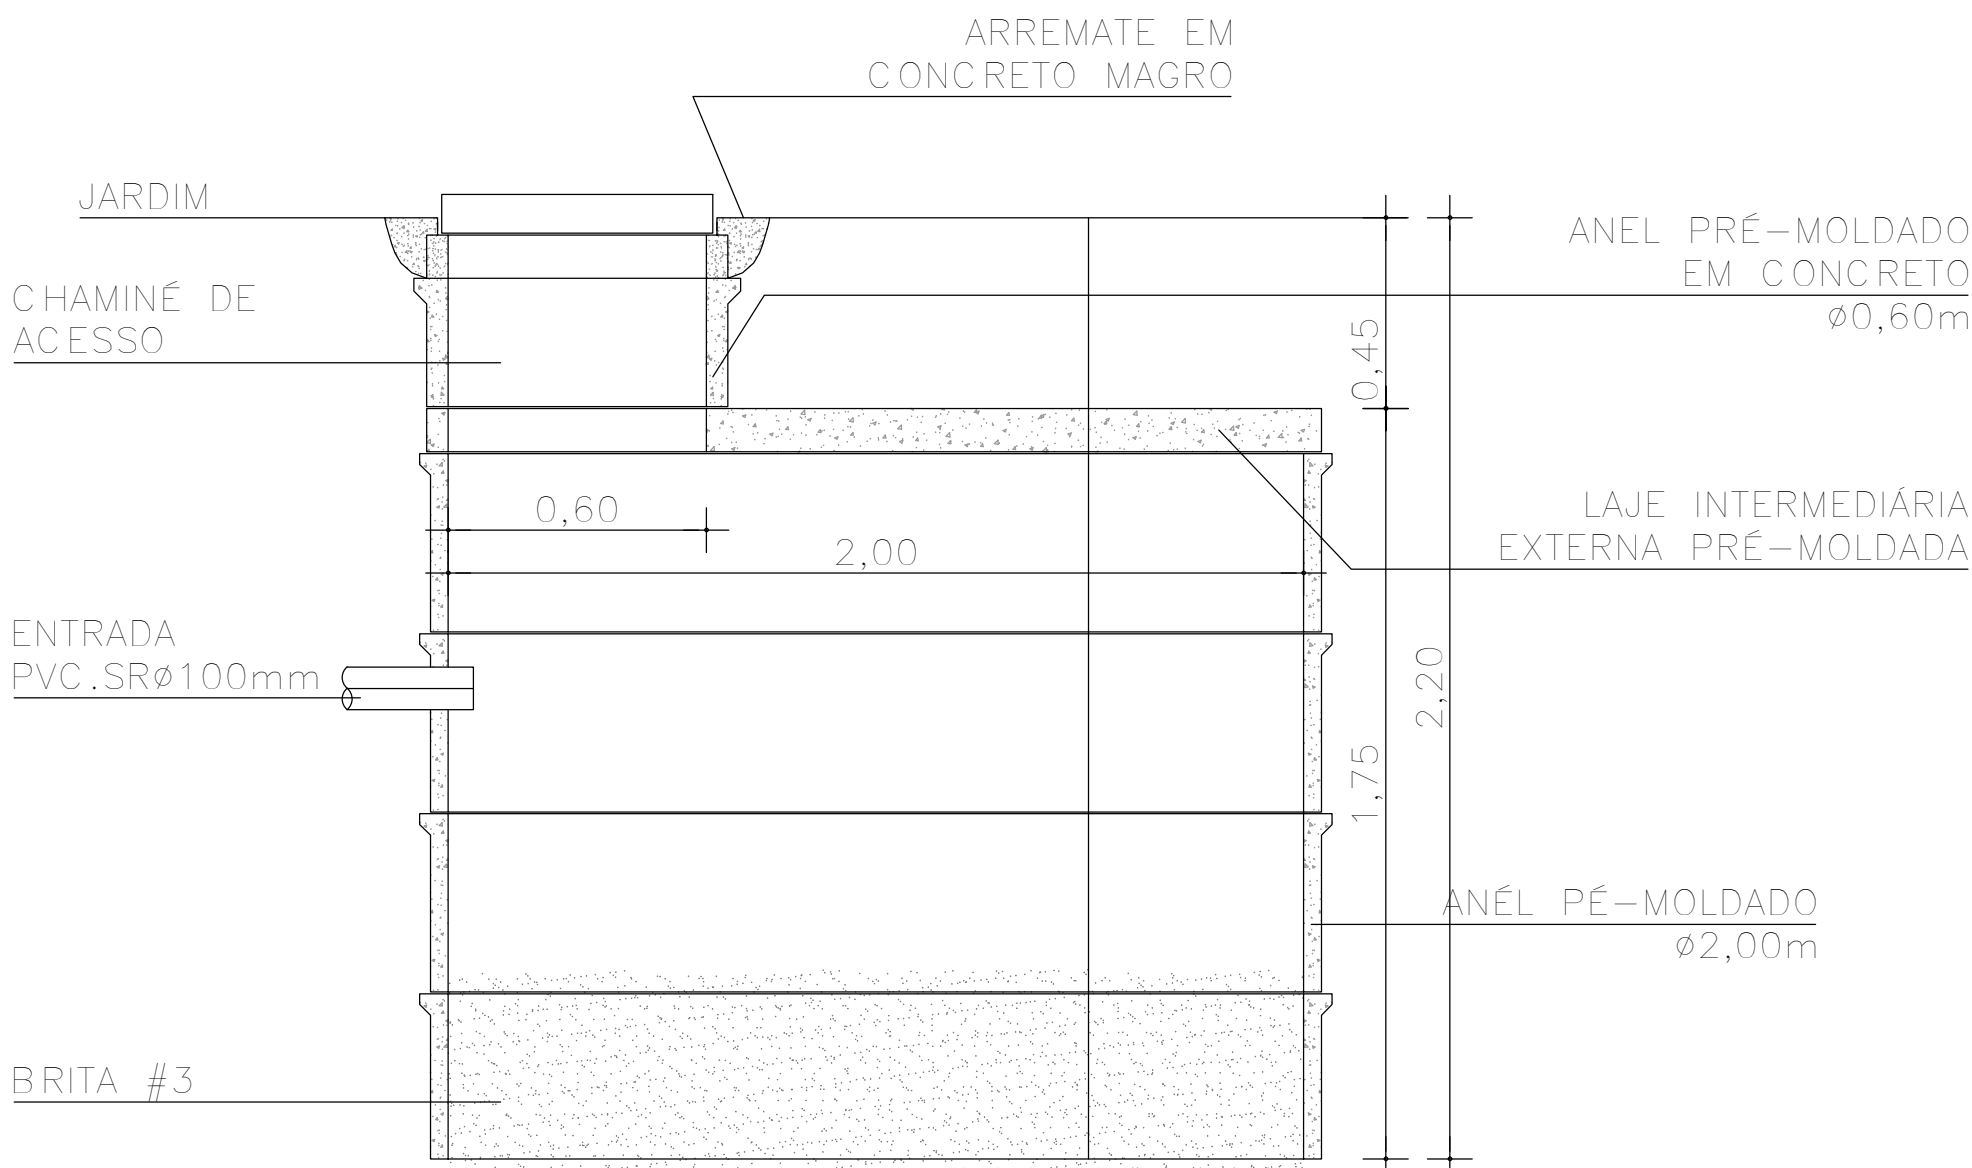

CORTE - AA

DET. POÇO DE INFILTRAÇÃO
ESCALA 1 : 25

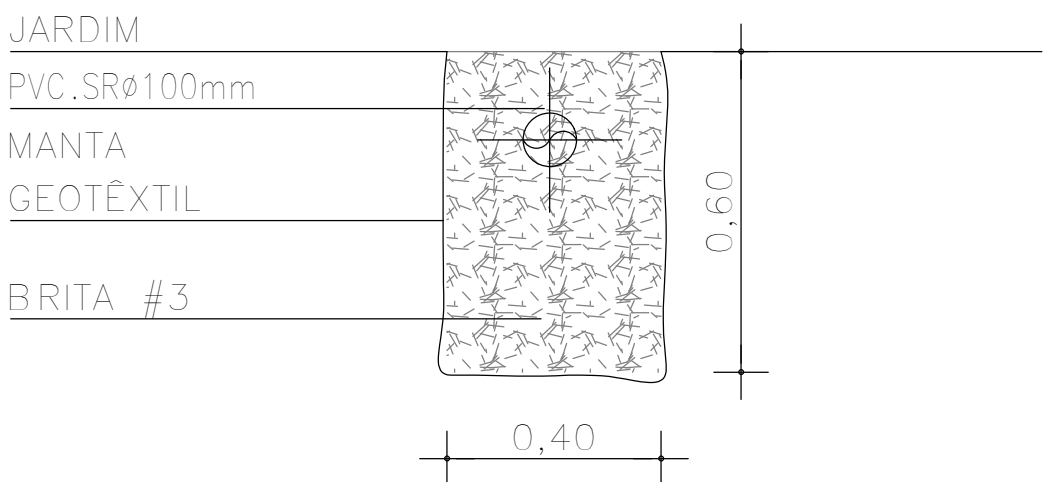

DET. VALA DE INFILTRAÇÃO
ESCALA 1 : 20

André Clemente Correia
Consortium Engenharia e Tecnologia S/A
André Clemente Correia
Coordenador de Contratos

CONSÓRCIO SAÚDE CONCREMAT-MEP - CNPJ 60.255.454/0001-35
RUA JOAQUIM PALHARES, no. 40, ANDAR 5 - RIO DE JANEIRO/RJ - CEP 20.260-080 - FONE (21) 3535-4131
Medidas em metros. Conferir medidas no local.
O valor da cota prevalece ao da escala. Antes de qualquer alteração consultar o arquiteto responsável.

REV	DATA	CONTEÚDO	REV	DATA	CONTEÚDO
00	06/01/2026	EMIÇÃO INICIAL			

Nome do Empreendimento			UBSi II		
Endereço do Empreendimento			ALDEIA INDÍGENA, S/N, PANELÃO, CAMACAN/BA		
Título do desenho			Disciplina		
PLANTA DE DETALHES			ÁGUAS PLUVIAIS		
			Escala		
			PROJETO EXECUTIVO		
			Especialidade		
			02/02		
			PLU		
			Revisão		
			00		
			Escala		
			1/100		



Projetista e coordenador
CONSÓRCIO SAÚDE CONCREMAT-MEP - CNPJ 60.255.454/0001-35
RUA JOAQUIM PALHARES, no. 40, ANDAR 5 - RIO DE JANEIRO/RJ - CEP 20.260-080
FONE (21) 3535-4131
Responsável Técnico pelo Projeto de Urbanismo
AILA LEVINDO PEDREIRA BRITTO
Arquiteta CAU/BA nº A32017-0