


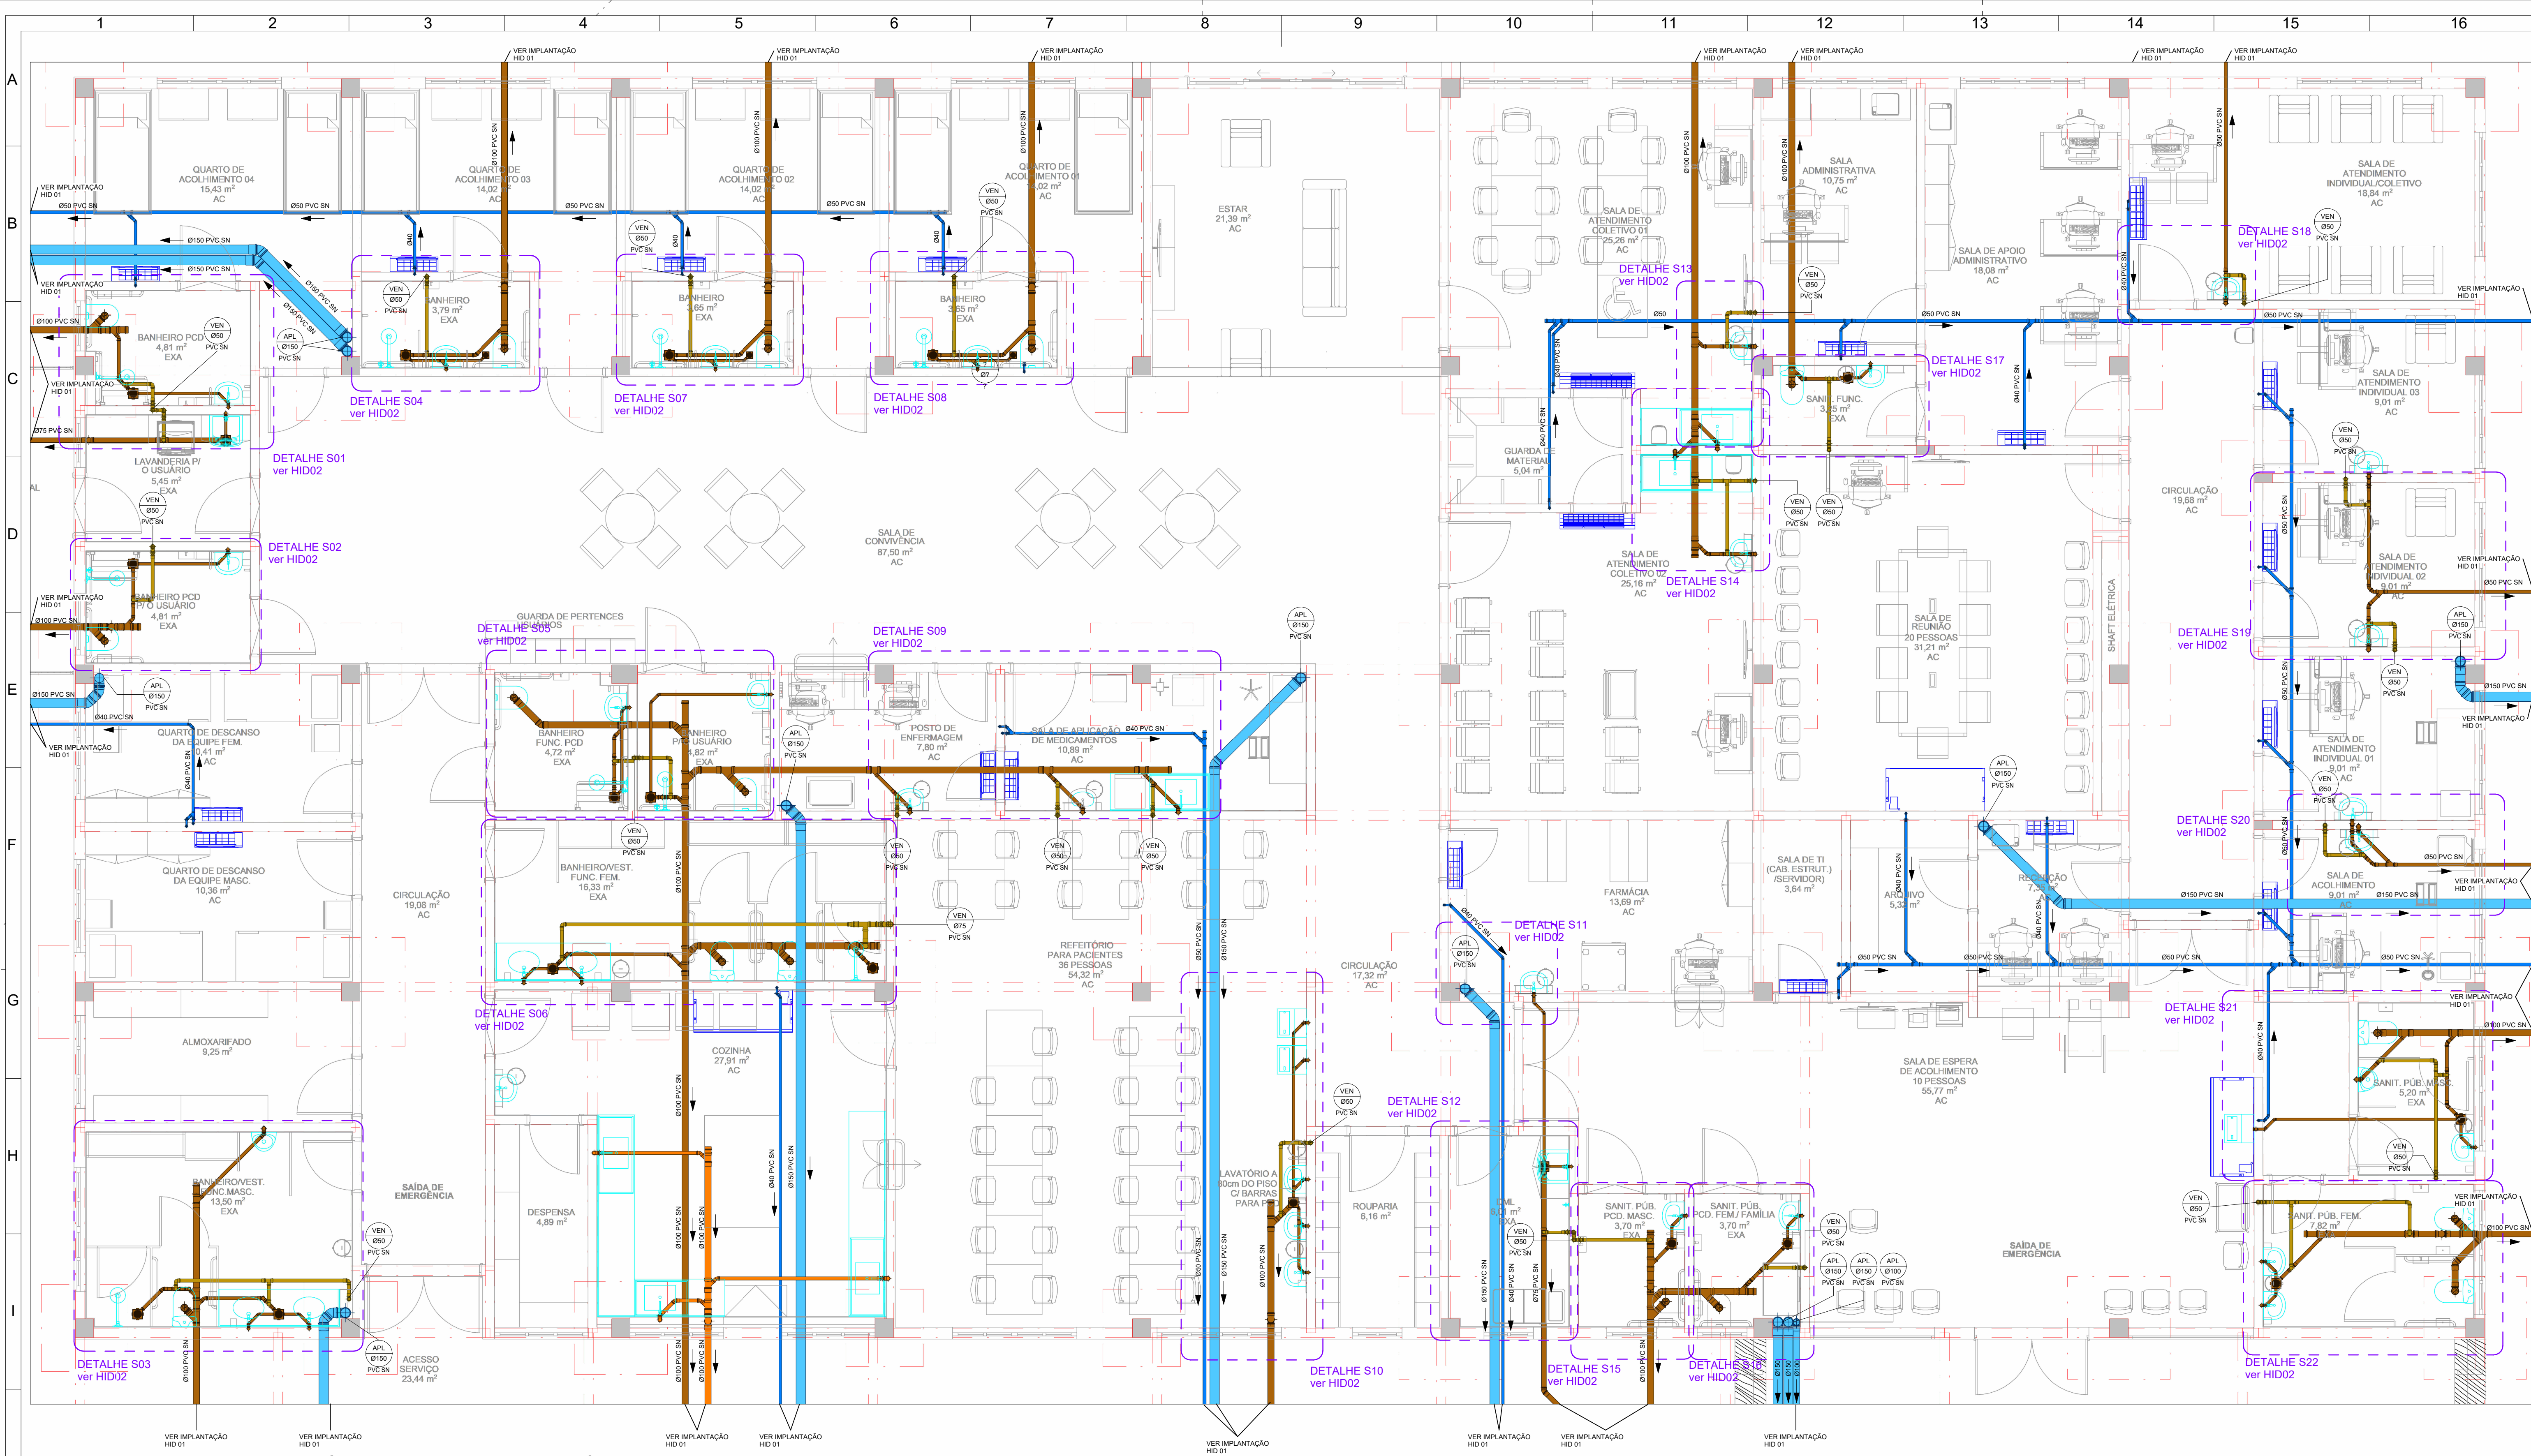

1 PLANTA PAVIMENTO TÉRREO - PLUVIAL/SANITÁRIO
ESCALA 1 : 50

CONVENÇÕES GERAIS			
CAIXAS E SIMILARES: CA - CAIXA DE ÁREA CC - CAIXA DE CAPTAÇÃO CG - CAIXA DE GORDURA CI - CAIXA DE INSPEÇÃO PV - POÇO DE VISITA	CONEXÕES E PEÇAS: J - JOELHO JD - JUNÇÃO DUPLA JS - JUNÇÃO SIMPLES LD - LUVA DUPLA GC - GRELHA E PORTA GRELHA DE PVC CROMADA GF - GRELHA DE FERRO GH - GRELHA HEMISFÉRICA REX - REDUÇÃO EXCÊNTRICA RG - REGISTRO DE GAVETA BRUTO RGC - REGISTRO DE GAVETA CROMADO RVC - REGISTRO DE PRESSÃO CROMADO T - TE	LEGENDA PRUMADA: EFUENTE DA PRUMADA DIÂMETRO DA TUBULAÇÃO EM MILÍMETROS MATERIAL DA TUBULAÇÃO	LEGENDA DE FURAÇÃO: F - FURAÇÃO EM VIGA FP - FURAÇÃO EM PILAR FL - FURAÇÃO EM LAJE PV - FURAÇÃO EM VIGA DV - DESVIO DE VIGA
MATERIAIS: PVC SN - PVC SÉRIE NORMAL PVC SR - PVC SÉRIE REFORÇADA	MATERIAL DA TUBULAÇÃO: GR - GRELHA DE FERRO GH - GRELHA HEMISFÉRICA REX - REDUÇÃO EXCÊNTRICA RG - REGISTRO DE GAVETA BRUTO RGC - REGISTRO DE GAVETA CROMADO RVC - REGISTRO DE PRESSÃO CROMADO T - TE	LEGENDA LIGAÇÕES: D49 DESVIO DE REDE COM 2xJ45 D90 DESVIO DE REDE COM 2xJ90 L P LIGAÇÃO NA VERTICAL NO PE DA PRUMADA	OBS: AS INFORMAÇÕES DE FURAÇÕES EM VIGAS E LAJES DEVERÃO SER VERIFICADAS NAS PLANTAS ESPECÍFICAS DE FURAÇÕES.
DIVERSOS: TL - TORNEIRA DE LIMPEZA TLAMP - TORNEIRA DE LIMPEZA DE ÁGUA NÃO POTÁVEL			
LEGENDA DOS SISTEMAS DAS TUBULAÇÕES			
ÁGUA FRIA (AFR)	ÁGUA FRIA DE VÁLVULA (AFV)	ÁGUAS PLUVIAIS (APL)	ALIMENTAÇÃO CONCESSIONÁRIA (ALC)
AVISO (AVISO)	DRENO DE CLIMATIZAÇÃO (DAC)	ESGOTO (ESG)	EXTRAVAÇÃO (EXT)
GORDURA (GOR)	LIMPEZA (LIMP)	VENTILAÇÃO SANITÁRIO (VEN)	


OBSERVAÇÕES GERAIS

DECLIVIDADE:

- AS CANALIZAÇÕES DE DISTRIBUIÇÃO DE ÁGUA NUNCA DEVERÃO SER INTEIRAMENTE HORIZONTAIS, DEVENDO APRESENTAR DECLIVIDADE MÍNIMA DE 0,2% NO SENTIDO DE ESCOAMENTO, NÃO SE ADMITINDO O SENTIDO INVERSO.
- AS DECLIVIDADES MÍNIMAS PARA ESGOTO NÃO ESPECIFICADAS SERÃO $\phi \leq 75\text{mm}$ - $\geq 2\%$.
- AS DECLIVIDADES MÍNIMAS PARA ESGOTO NÃO ESPECIFICADAS SERÃO $\phi \geq 100\text{mm}$ - $\geq 1\%$.
- AS DECLIVIDADES MÍNIMAS PARA ÁGUAS PLUVIAIS SERÃO $\phi \geq 1\%$.
- AS INCLINAÇÕES ACIMA DEVERÃO SER SEGUIDAS, SALVO NOS LOCAIS INDICADOS.

NOTAS:

- CORTAS EM CENTÍMETROS. DIÂMETROS DAS TUBULAÇÕES DE PVC EM MILÍMETROS.
- OBSERVAR CONCRETAGEM DE TUBOS E CONEXÕES COM ELEMENTOS ESTRUTURAIS.
- TODAS AS TUBULAÇÕES DE ÁGUA E ESGOTO NÃO ESPECIFICADAS SERÃO EM PVC RÍGIDO.
- UTILIZAR EM TODOS PÉS DE PRUMADA CURVA CURTA SÉRIE "R".
- AS LINHAS DE REGALQUE COM MUDANÇA DE DIREÇÃO DE 90° UTILIZAR DOIS JOELHOS DE 45°.
- PARA EFEITOS DE EXECUÇÃO, ATENTAR-SE AOS DETALHAMENTOS.
- AS INSTALAÇÕES DE GÁS GLP DEVERÃO SER VERIFICADAS JUNTO AO PROJEITO ESPECÍFICO.
- AS INSTALAÇÕES DO PLANO DE SEGURANÇA CONTRA INCÊNDIO E PÂNICO DEVERÃO SER VERIFICADAS JUNTO AO PROJEITO ESPECÍFICO.
- CASO HAJA DÚVIDAS, CONSULTAR O ENGENHEIRO RESPONSÁVEL ANTECIPADAMENTE À EXECUÇÃO.
- TODA TUBULAÇÃO DE DRENAGEM DO SISTEMA DE AR CONDICIONADO QUE ESTIVER NA HORIZONTAL, DEVERÁ RECEBER ISOLAMENTO TÉRMICO ATRAVÉS DE MANTA DE POLIETILENO COM ESPESURA MÍNIMA DE 5mm.
- CONFORME ESTABELECIDO PELA ABNT NBR 15575:2013 A VIDA ÚTIL DE PROJETO (VUP) PARA OS SISTEMAS HIDROSSANITÁRIOS É DE 20 ANOS.

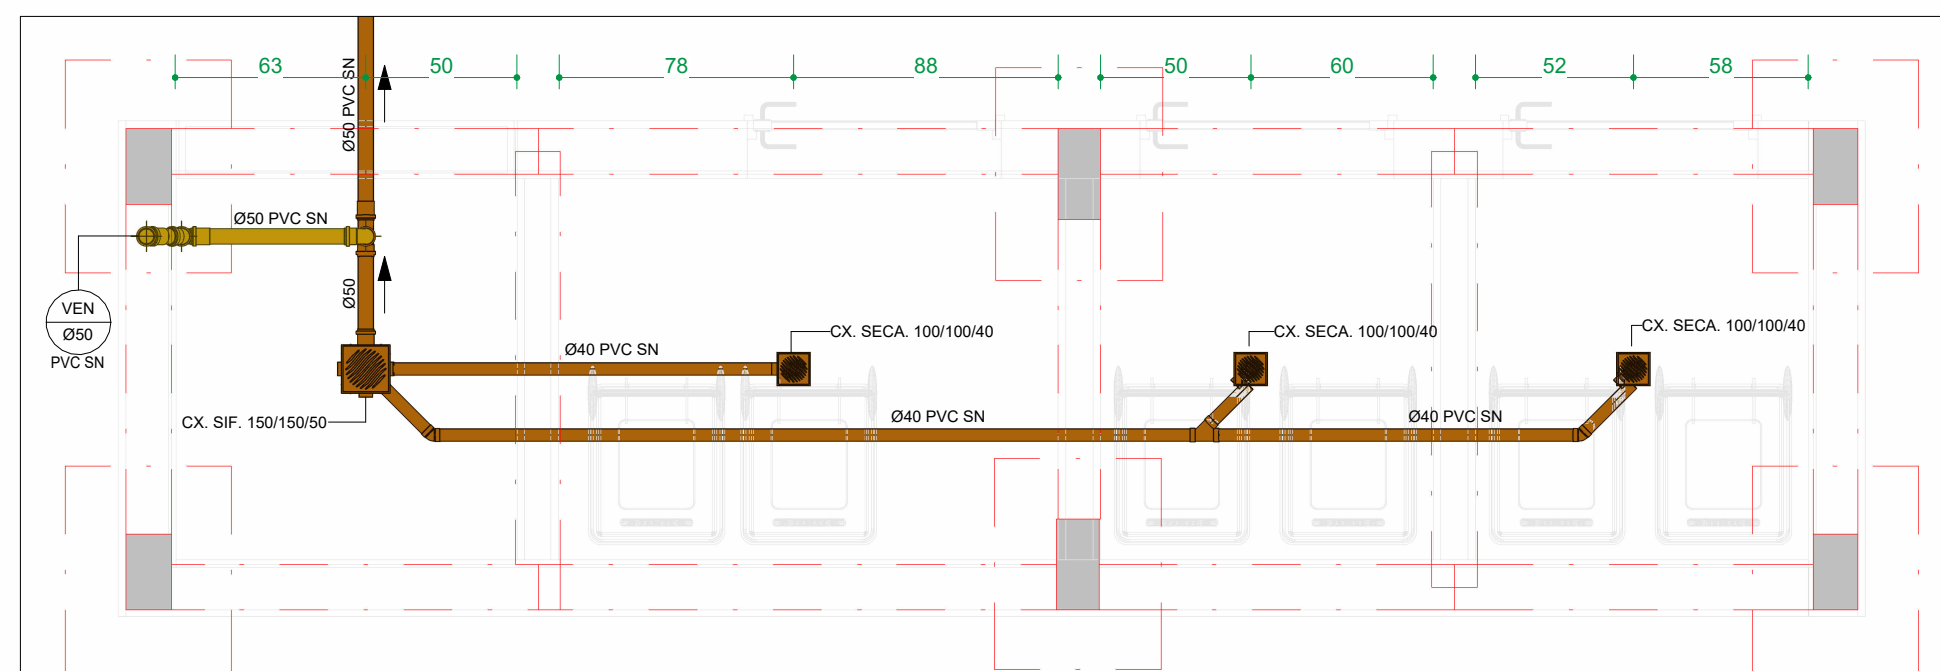

2 DETALHE ABRIGO DE RESÍDUOS - SANITÁRIO
ESCALA 1 : 25

CONSORCIO SAÚDE CONCREMAT-MEP - CNPJ 60.255.454/0001-35
RUA JOAQUIM PALHARES, no. 40, ANDAR 5 - RIO DE JANEIRO/RJ - CEP 20.260-080 - FONE (21) 3535-4131

Medidas em centímetros. O valor da cota prevalece ao da escala. Confeir medidas no local. Antes de qualquer alteração consultar o responsável pelo projeto.

HISTÓRICO DE ATUALIZAÇÃO		
REVISÃO	DATA	DISCRIMINAÇÃO DE ATUALIZAÇÃO
R00	11/12/2025	EMIÇÃO INICIAL
R01	13/01/2026	REVISÃO CAPTAÇÃO COBERTURA
R02	06/03/2026	REVISÃO DRENOS DE CLIMATIZAÇÃO

NOME DO EMPREENDIMENTO: CENTRO DE ATENÇÃO PSICOSSOCIAL III

ENDEREÇO DO EMPREENDIMENTO: DIVERSOS (PROJETO PADRÃO)

TÍTULO DO DESENHO: PLANTA BAIXA - SANITÁRIO/PLUVIAL

PROJETISTA E COORDENADOR ARQUITETURA
CONSORCIO SAÚDE CONCREMAT-MEP - CNPJ 60.255.454/0001-35
RUA JOAQUIM PALHARES, no. 40, ANDAR 5 - RIO DE JANEIRO/RJ - CEP 20.260-080

RESPONSÁVEL TÉCNICO PELO PROJETO

DISCIPLINA: HIDROSSANITÁRIO

ETAPA: EXECUTIVO

PRANCHA: 02/10

ESPECIALIDADE: HID

REVISÃO: R02

ESCALA: INDICADA