




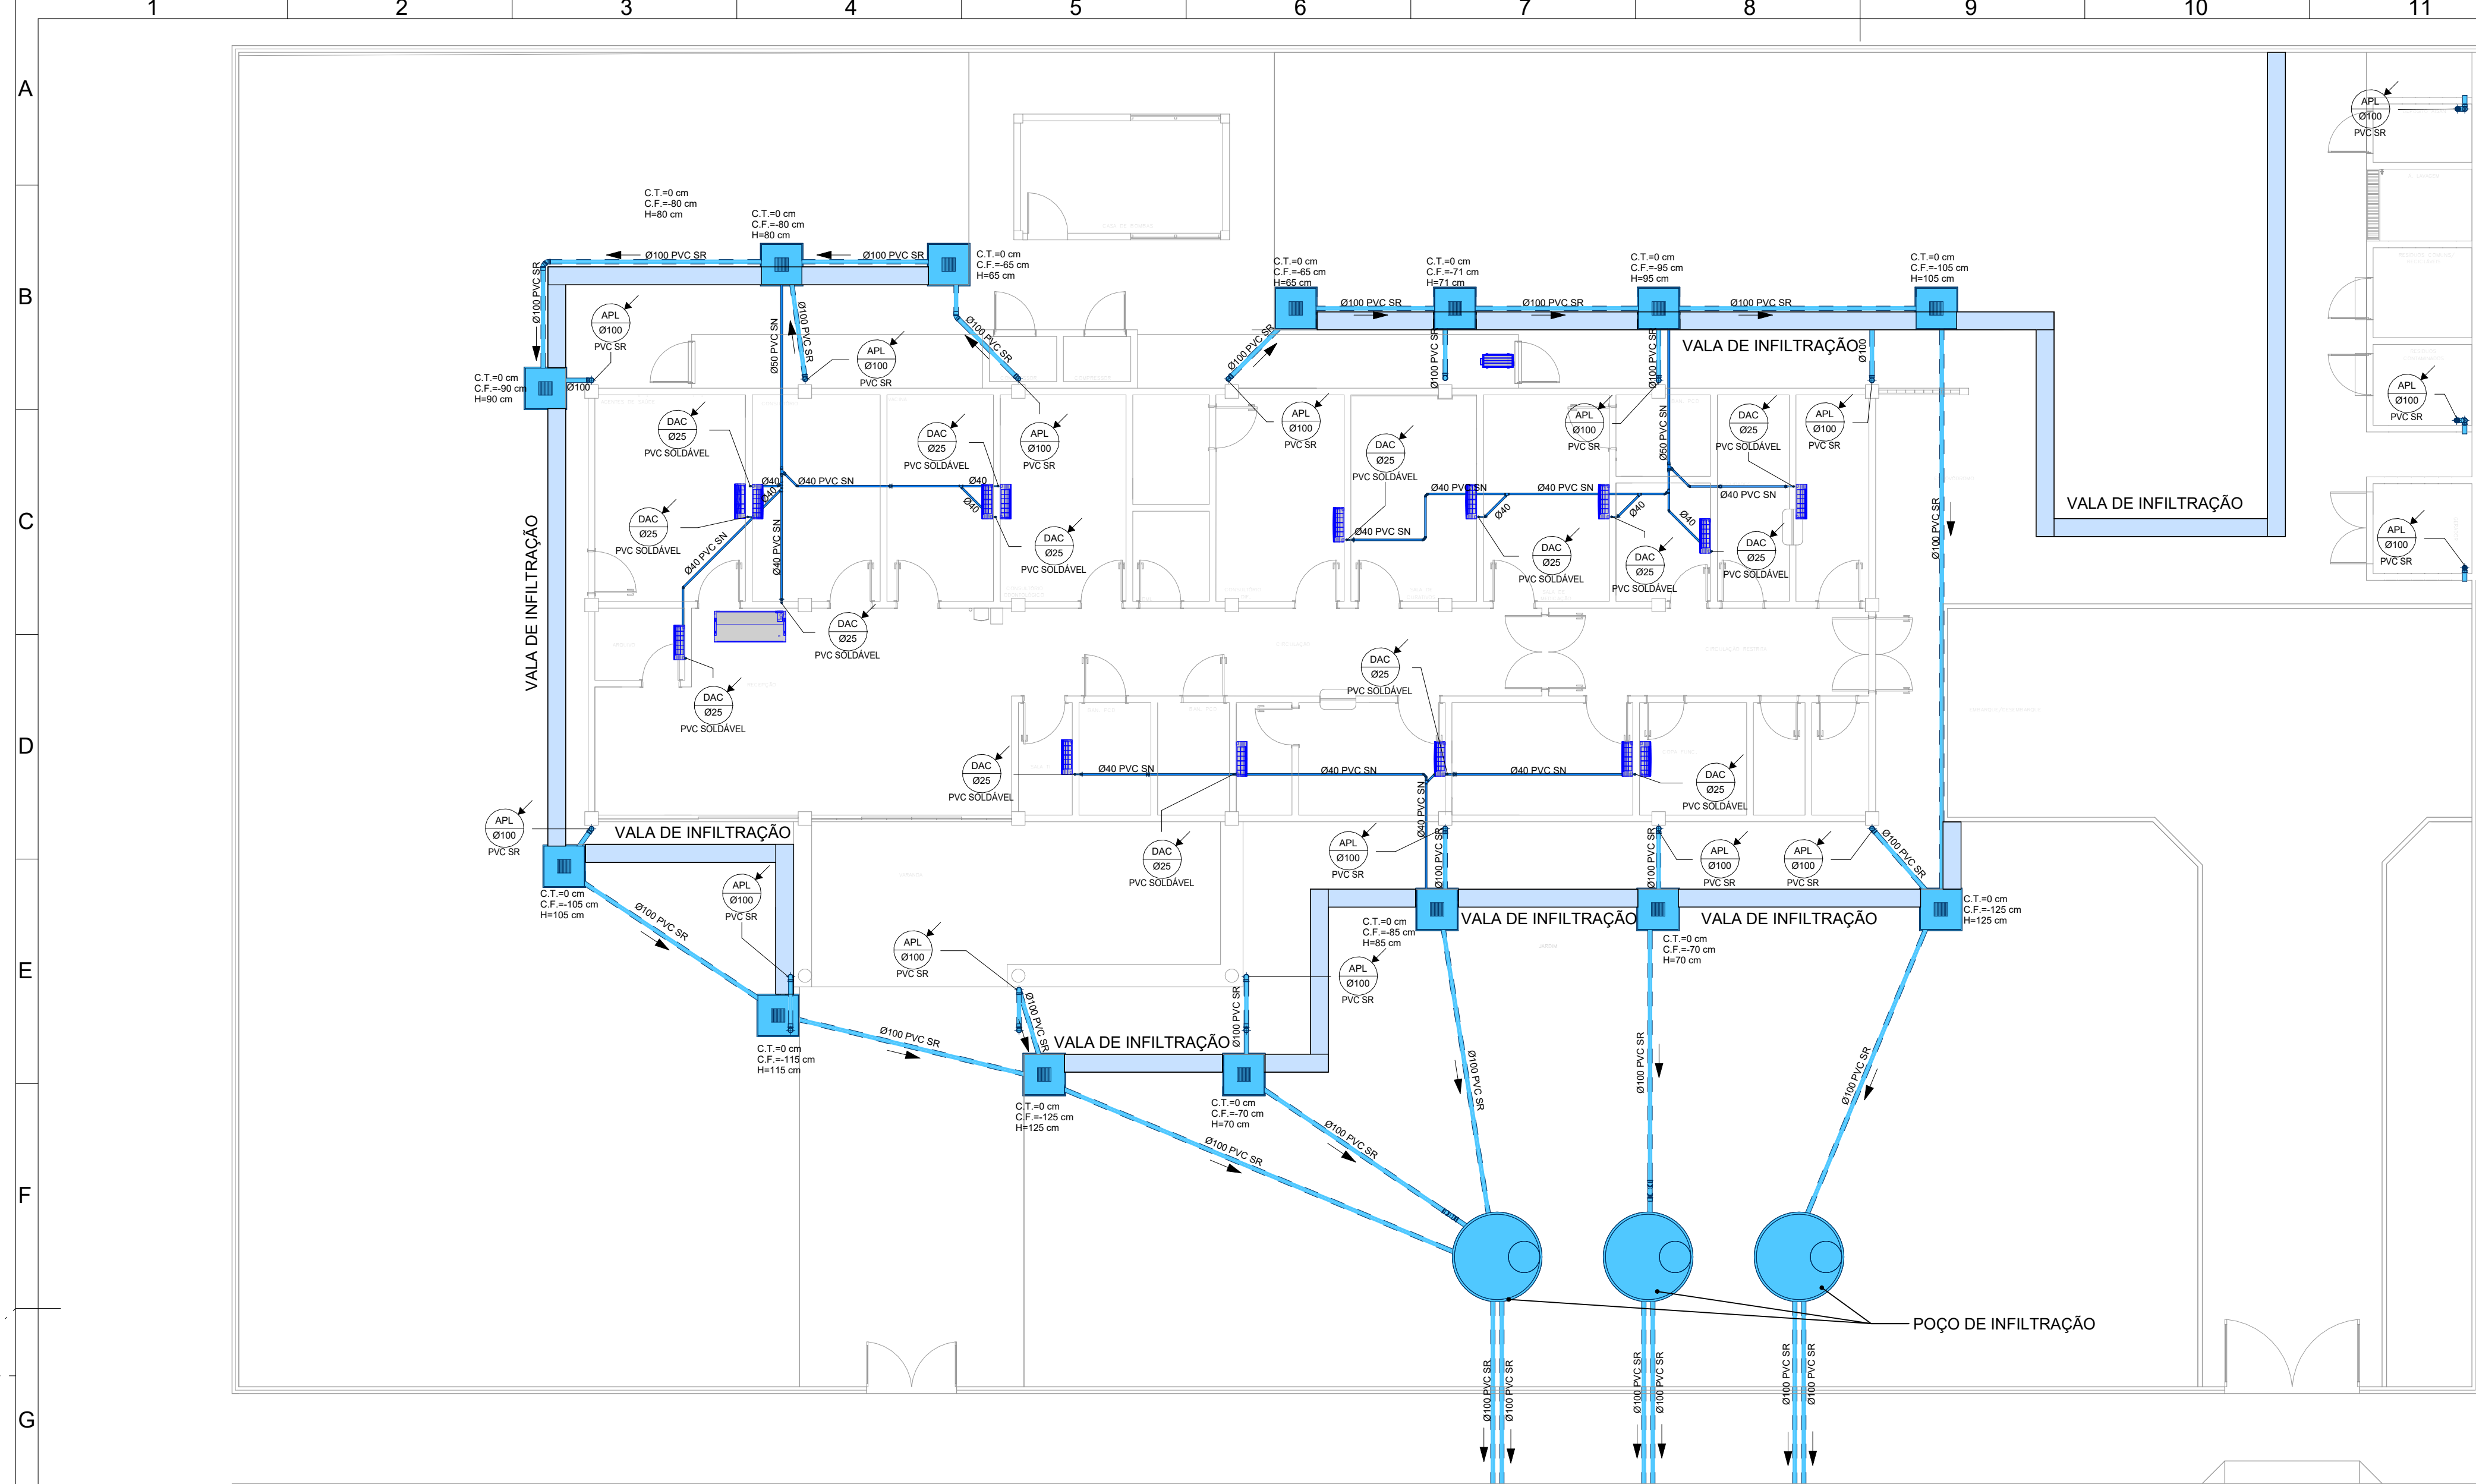


1 PLANTA BAIXA TÉRREO PLU
ESCALA 1 : 100

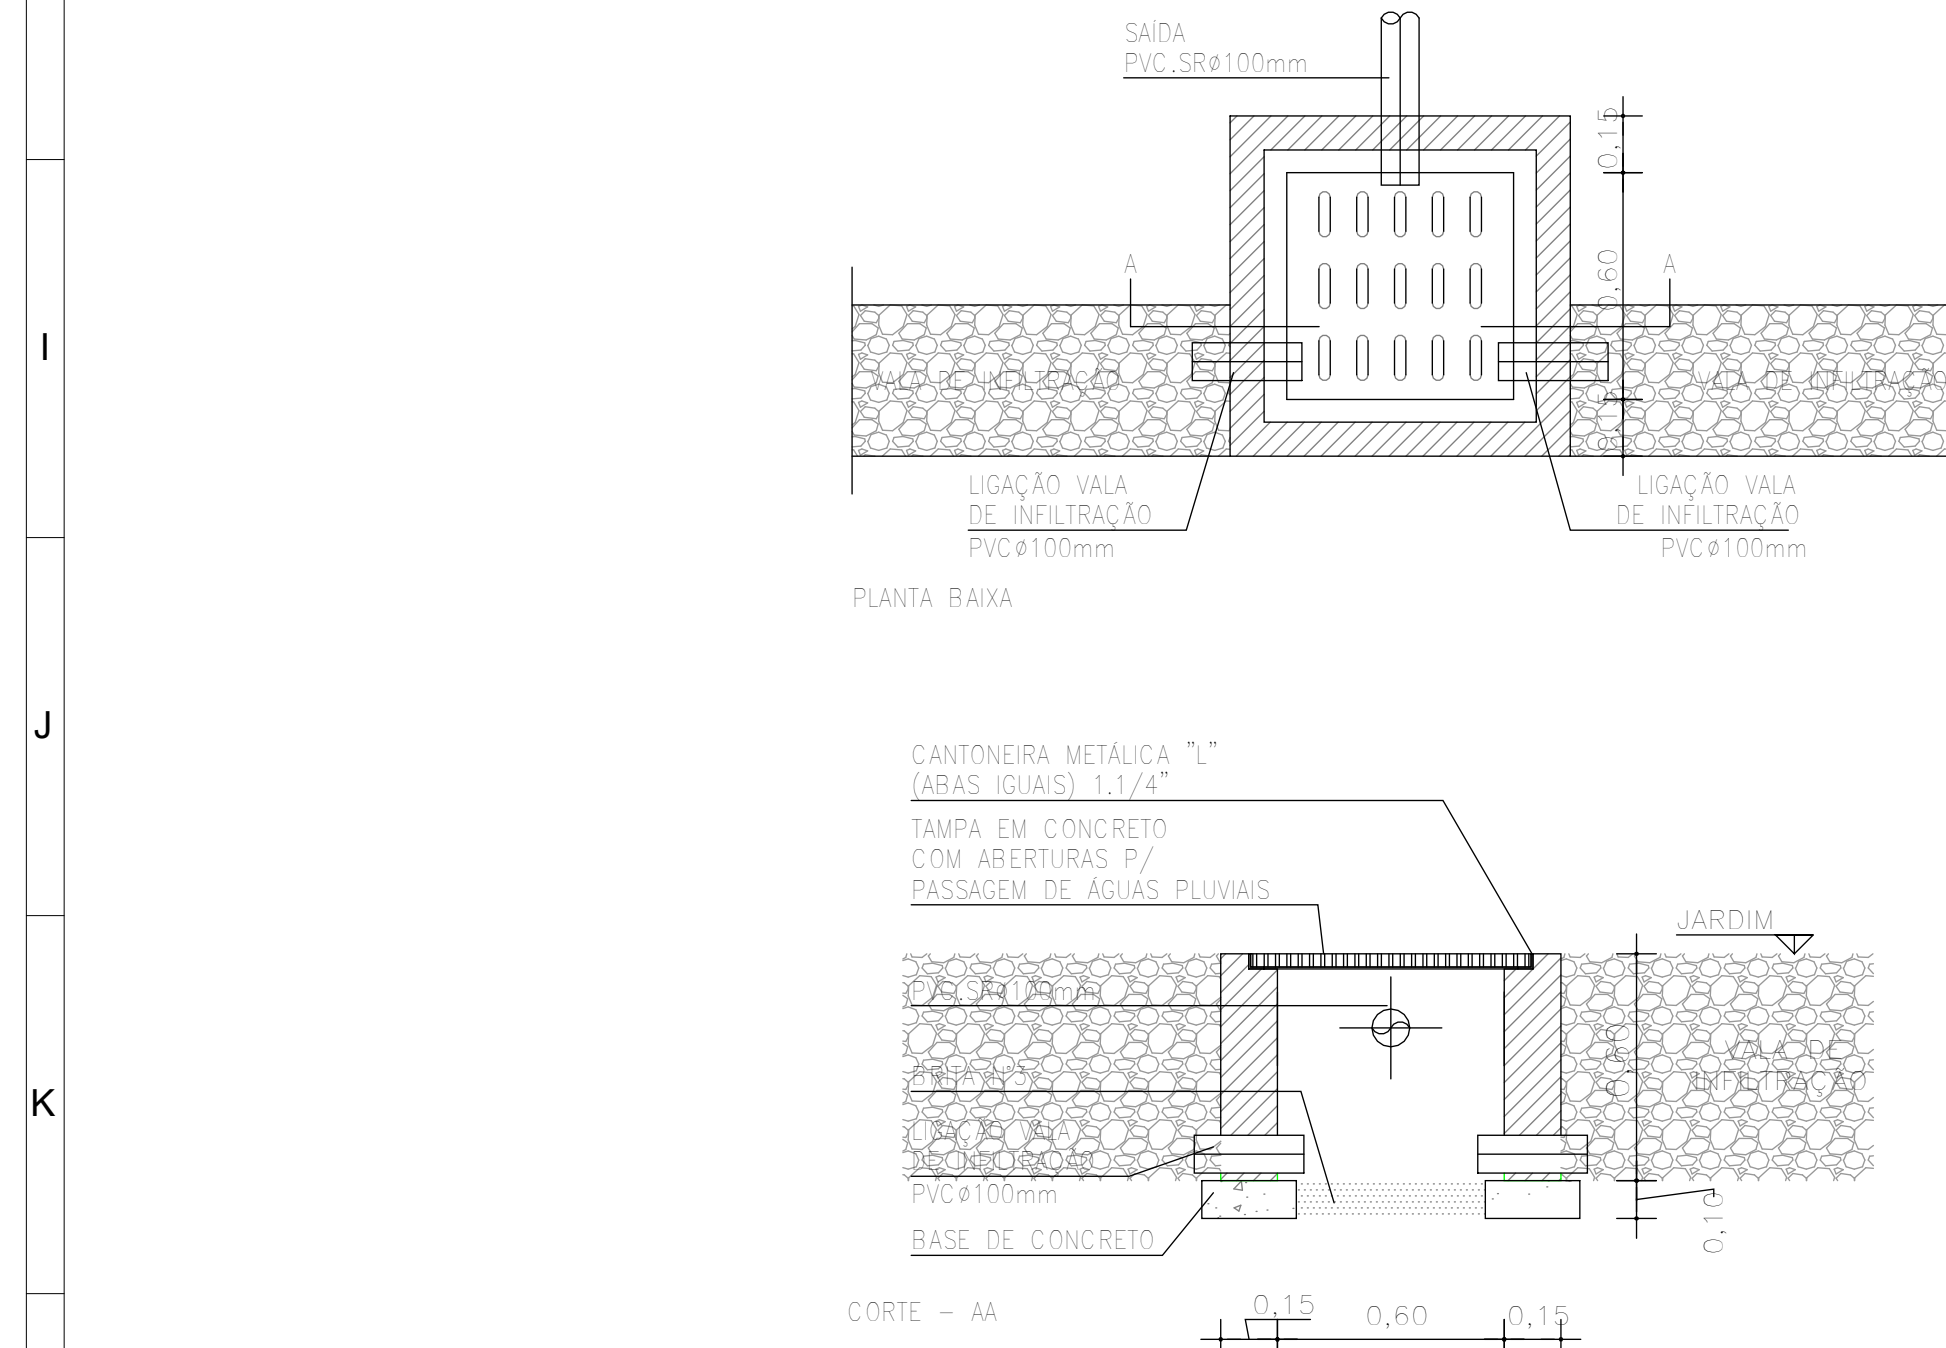


DET. CAIXA DE AREIA
ESCALA 1 : 20

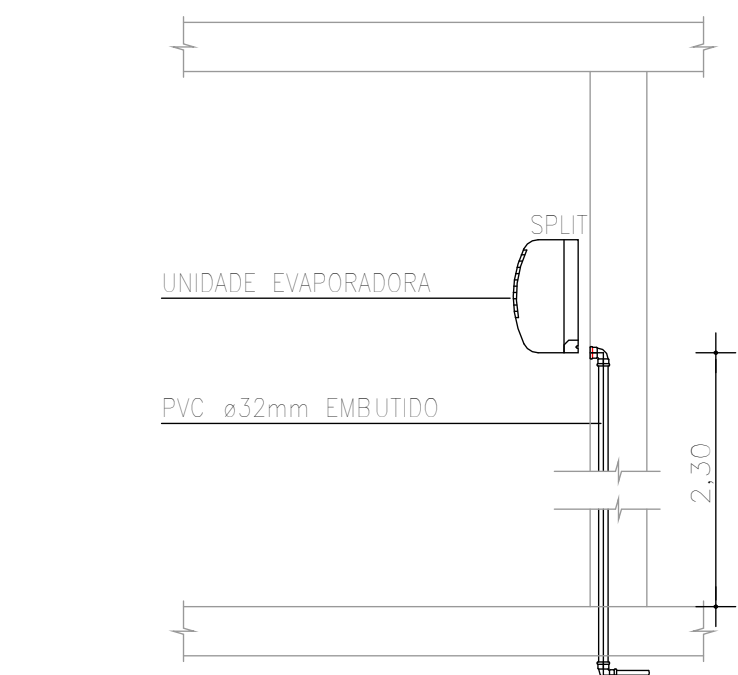

DET. AR CONDICIONADO SPLIT
ESCALA 1 : 20

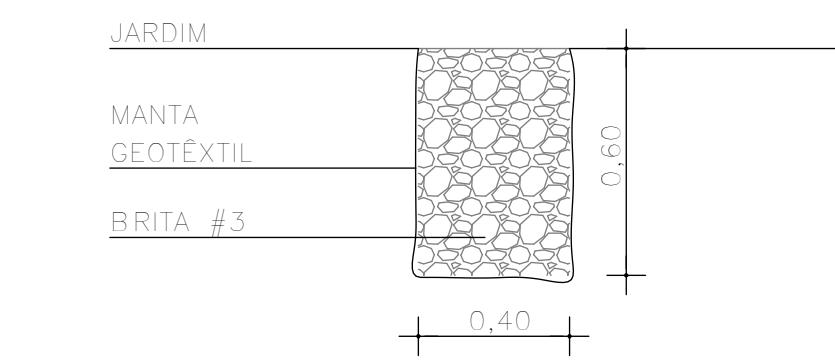

DET. VALA DE INFILTRAÇÃO
ESCALA 1 : 20

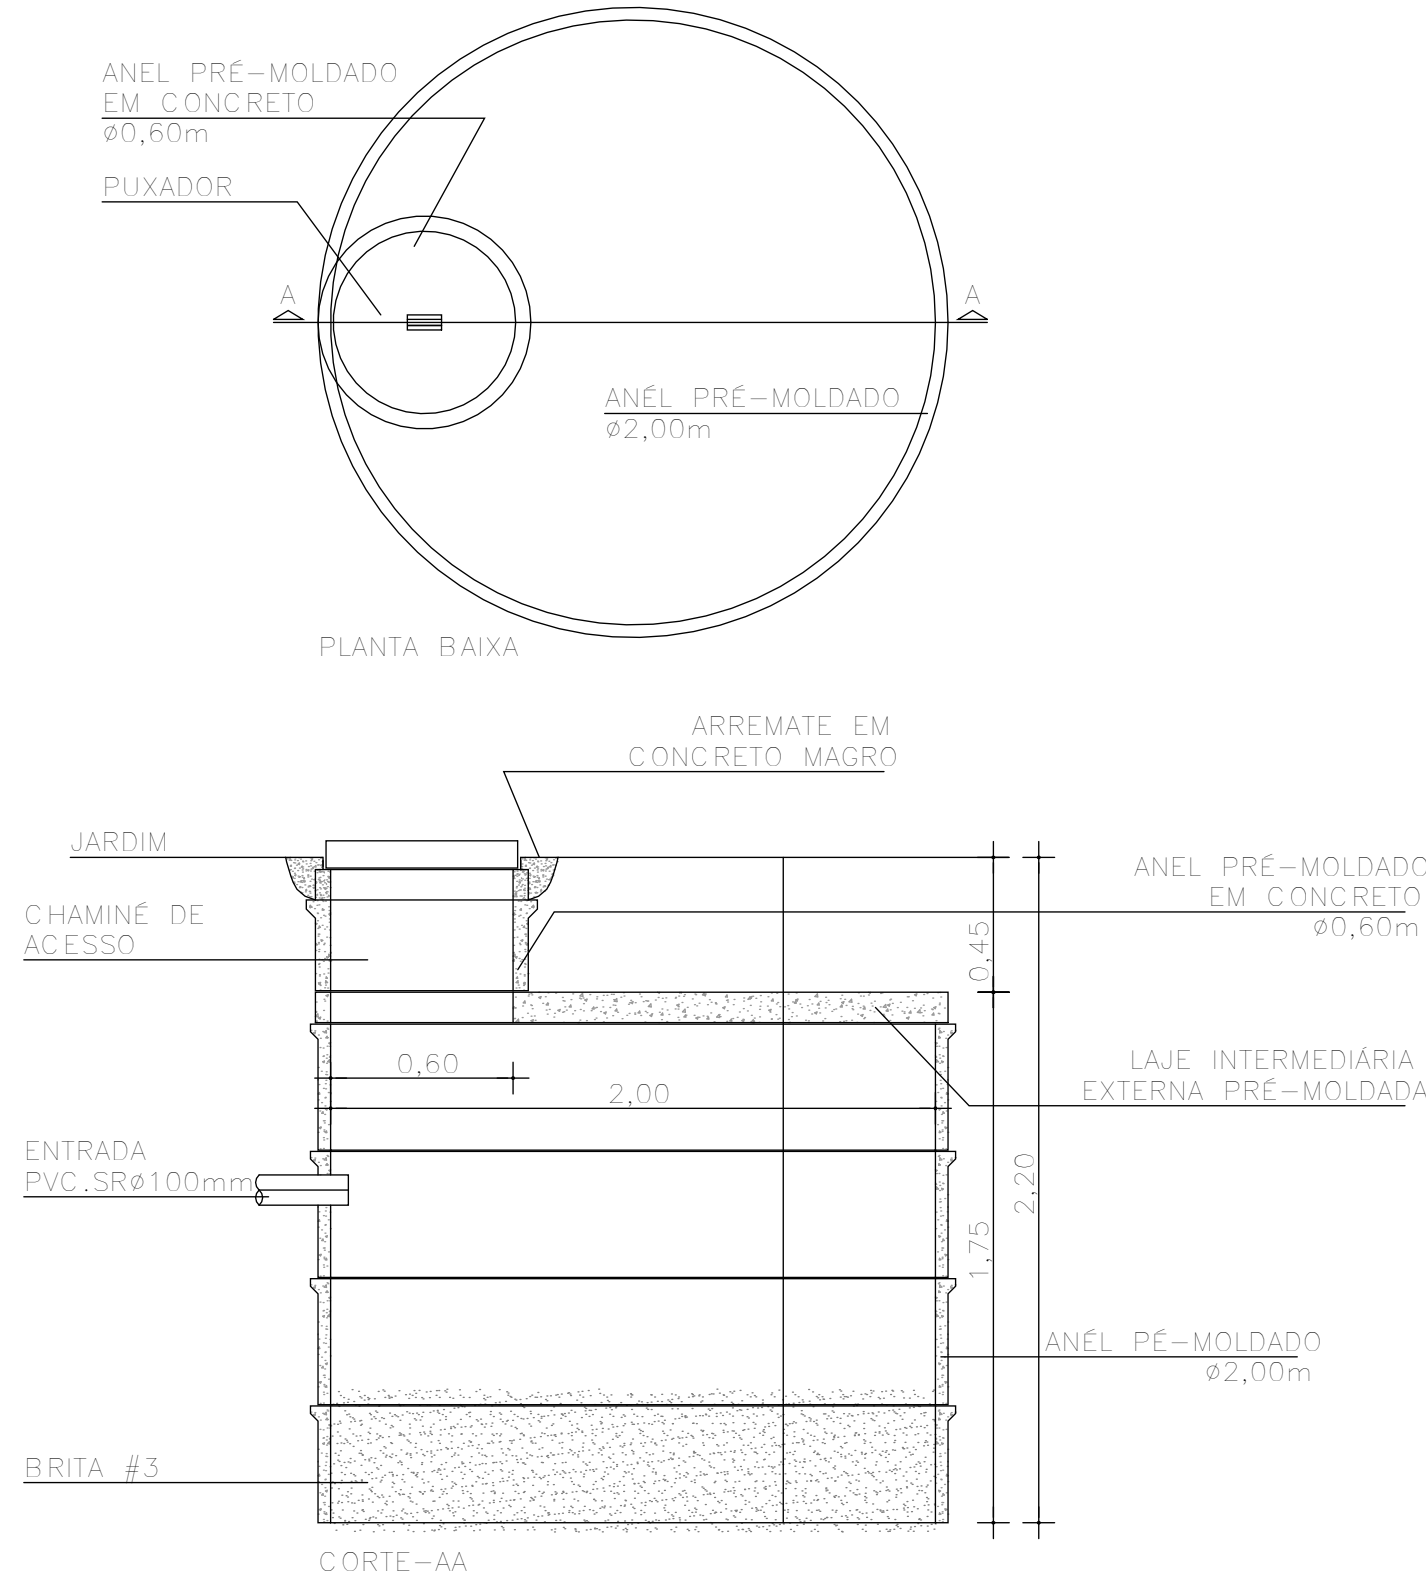

DET. POÇO DE INFILTRAÇÃO
ESCALA 1 : 25

CONVENÇÕES GERAIS

CAIXAS E SIMILARES:
CA - CAIXA DE AREIA
CC - CAIXA DE CAPTAÇÃO
CG - CAIXA DE GORDURA
CI - CAIXA DE INSPEÇÃO
PV - POÇO DE VISITA

MATERIAIS:
PVC SN - PVC SÉRIE NORMAL
PVC SR - PVC SÉRIE REFORÇADA

DIVERSOS:
TL - TORNEIRA DE LIMPEZA
TLNP - TORNEIRA DE LIMPEZA DE ÁGUA NÃO POTÁVEL

CONEXÕES E PEÇAS:
J - JOELHO
JD - JUNÇÃO DUPLA
JS - JUNÇÃO SIMPLES
LD - LULA DUPLA
GC - GRELHA E PORTA GRELHA DE PVC CROMADA
GF - GRELHA DE FERRO
GH - GRELHA HEMISFÉRICA
REX - REDUÇÃO EXCÊNTRICA
RGB - REGISTRO DE GAVETA BRUTO
RGC - REGISTRO DE GAVETA CROMADO
RPO - REGISTRO DE PRESSÃO CROMADO
T - TE

LEGENDA PRUMADA:
EFLUENTE DA PRUMADA
DIÂMETRO DA TUBULAÇÃO EM MILÍMETROS
MATERIAL DA TUBULAÇÃO

LEGENDA LIGAÇÕES:
Ø45 DESVIO DE REDE COM 2x45°
Ø90 DESVIO DE REDE COM 2x90°
LIGAÇÃO NA VERTICAL NO PE DA PRUMADA

LEGENDA DE FURAÇÃO:
FURO EM VIGA
FP - FURAÇÃO EM PILAR
FL - FURAÇÃO EM LAJE
FV - FURAÇÃO EM VIGA
DV - DESVIO DE VIGA

LEGENDA DOS SISTEMAS DAS TUBULAÇÕES

OBSERVAÇÕES GERAIS

DECLIVIDADE:
-AS CANALIZAÇÕES DE DISTRIBUIÇÃO DE ÁGUA NUNCA DEVERÃO SER INTERAMENTE HORIZONTAIS, DEVENDO APRESENTAR DECLIVIDADE MÍNIMA DE 0,2% NO SENTIDO DE ESCOAMENTO, NÃO SE ADMITINDO O SENTIDO INVERSO.
-AS DECLIVIDADES MÍNIMAS PARA ESGOTO NÃO ESPECIFICADAS SERÃO (Ø ≤ 75mm - 1:2 2%).
-AS DECLIVIDADES MÍNIMAS PARA ESGOTO NÃO ESPECIFICADAS SERÃO (Ø ≥ 100mm - 1:2 1%).
-AS DECLIVIDADES MÍNIMAS PARA ÁGUAS PLUVIAIS SERÃO (Ø ≤ 150mm - 1:2 1%).
-AS INCLINAÇÕES ACIMA DEVERÃO SER SEGUIDAS, SALVO NOS LOCAIS INDICADOS.

NOTAS:
-COTAS EM CENTÍMETROS. DIÂMETROS DAS TUBULAÇÕES DE PVC EM MILÍMETROS.
-OBSERVAR CONCRETAGEM DE TUBOS E CONEXÕES COM ELEMENTOS ESTRUTURAIS.
-TODAS AS TUBULAÇÕES DE ÁGUA E ESGOTO NÃO ESPECIFICADAS SERÃO EM PVC RÍGIDO.
-UTILIZAR EM TODOS PES DE PRUMADAS CURVA CURTA SÉRIE "R".
-NAS LINHAS DE RECALQUE COM MUDANÇA DE DIREÇÃO DE 90° UTILIZAR DOIS JOELHOS DE 45°.
-PARA EFEITOS DE EXECUÇÃO, ATENTAR-SE AOS DETALHAMENTOS. -AS INSTALAÇÕES DE GÁS GLP DEVERÃO SER VERIFICADAS JUNTO AO PROJETO ESPECÍFICO.
-AS INSTALAÇÕES DO PLANO DE SEGURANÇA CONTRA INCÊNDIO E PÂNICO DEVERÃO SER VERIFICADO JUNTO AO PROJETO ESPECÍFICO.
-CASO HAJA DÚVIDAS, CONSULTAR O ENGENHEIRO RESPONSÁVEL ANTECIPADAMENTE À EXECUÇÃO.
-TODA TUBULAÇÃO DE DRENAGEM DO SISTEMA DE AR CONDICIONADO QUE ESTIVER NA HORIZONTAL, DEVERÁ RECEBER ISOLAMENTO TÉRMICO ATRAVÉS DE MANTA DE POLIETILENO COM ESPESURA MÍNIMA DE 5mm.
-CONFORME ESTABELECIDO PELA ABNT NBR 15575:2013 A VIDA ÚTIL DE PROJETO (VUP) PARA OS SISTEMAS HIDROSSANITÁRIOS É DE 20 ANOS.

CONSORCIO SAÚDE CONCREMAT-MEP - CNPJ 60.255.454/0001-35

RUA JOAQUIM PALHARES, no. 40, ANDAR 5 - RIO DE JANEIRO RJ - CEP 20.260-080 - FONE (21) 3535-4131

Medidas em centímetros

O valor da cota prevalece ao da escala

Confirma: medida no local

Antes de qualquer alteração consultar o responsável pelo projeto

HISTÓRICO DE ATUALIZAÇÃO

REVISÃO	DATA	DISCRIMINAÇÃO DE ATUALIZAÇÃO
R00	25/08/2025	EMIÇÃO INICIAL

NOME DO EMPREENDIMENTO:

UBSI II

ENDEREÇO DO EMPREENDIMENTO: DIVERSOS (PROJETO PADRÃO)	DISCIPLINA: HIDROSSANITÁRIO
TÍTULO DO DESENHO: PLANTA PAVIMENTO TÉRREO - PLUVIAL	ETAPA: EXECUTIVO
PROJETISTA E COORDENADOR ARQUITETURA CONSORCIO SAÚDE CONCREMAT-MEP - CNPJ 60.255.454/0001-35 RUA JOAQUIM PALHARES, no. 40, ANDAR 5 - RIO DE JANEIRO RJ - CEP 20.260-080	ESPECIALIDADE: ESPECIALIDADE:
RESPONSÁVEL TÉCNICO PELO PROJETO RHIAN PETRIN DOS SANTOS ENG. CIVIL - CREIA PR 153.970/D	HID HID
REVISÃO:	R00 INDICADA

CONSORCIO SAÚDE

CONCREMAT | MEP