



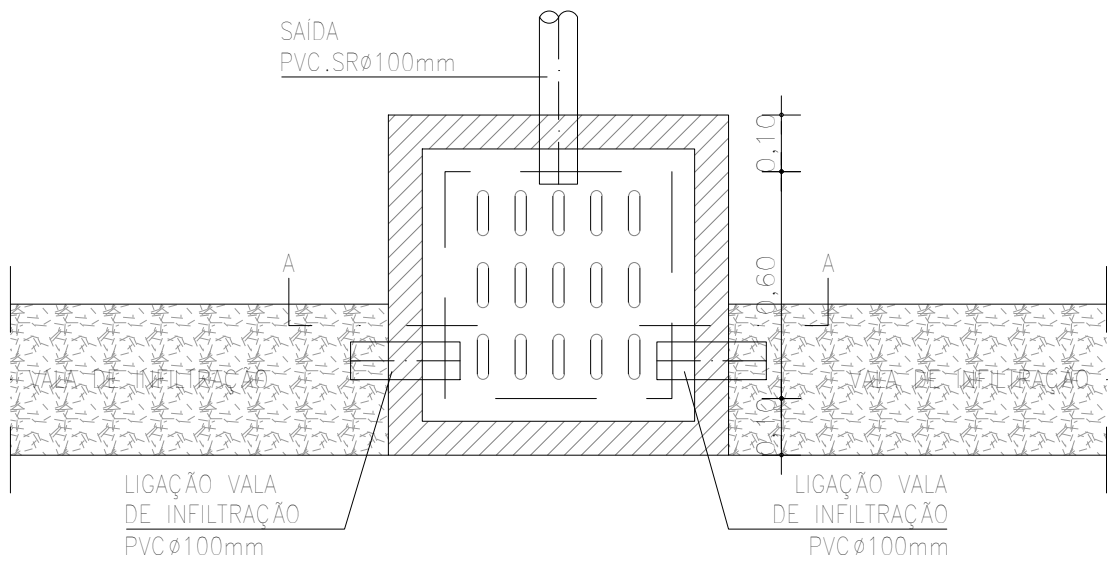


PLANTA BAIXA

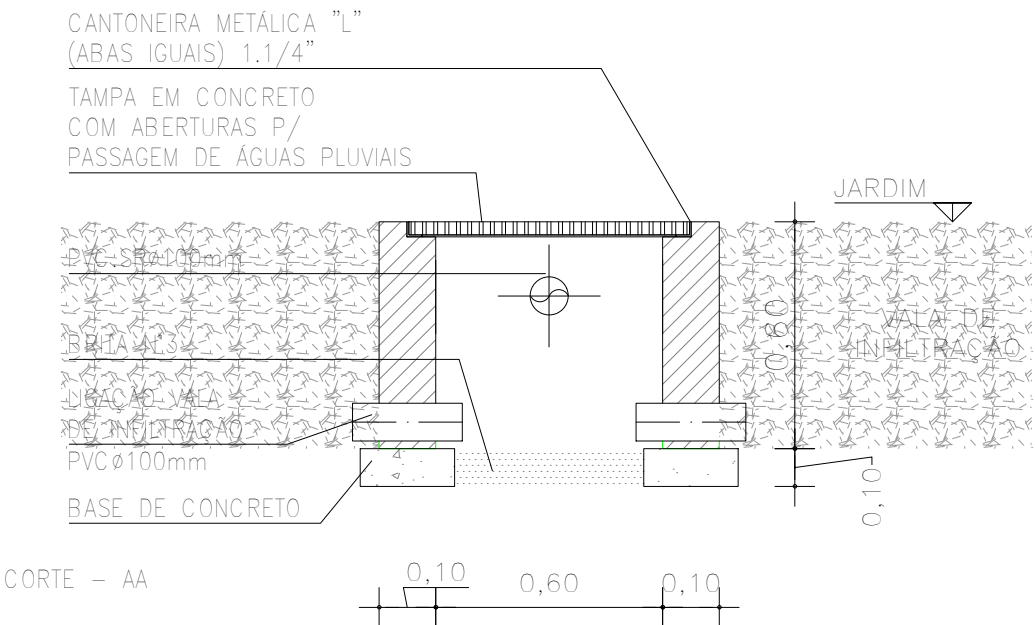


CORTE - AA

DET. CAIXA DE INSPEÇÃO
ESCALA 1:20

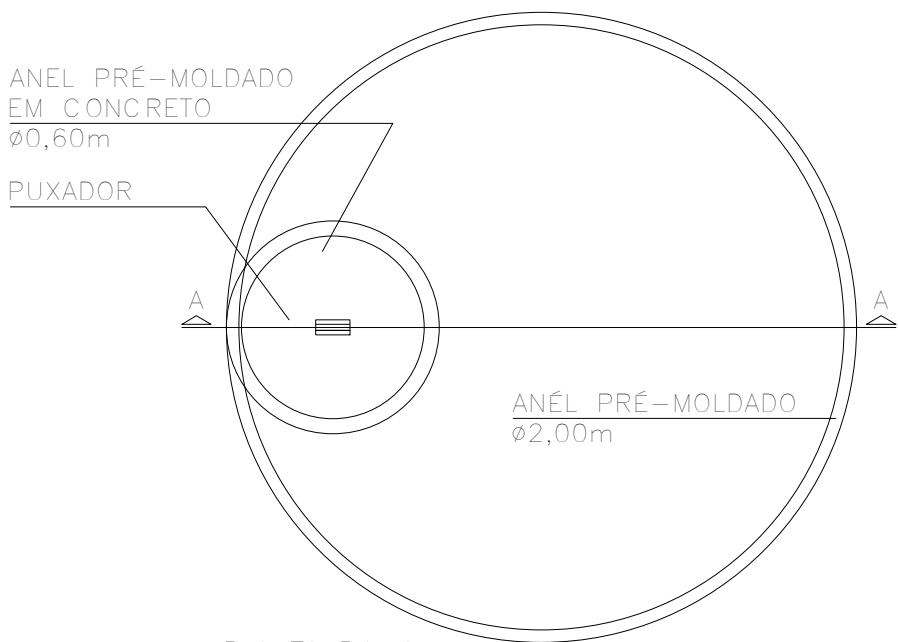


PLANTA BAIXA

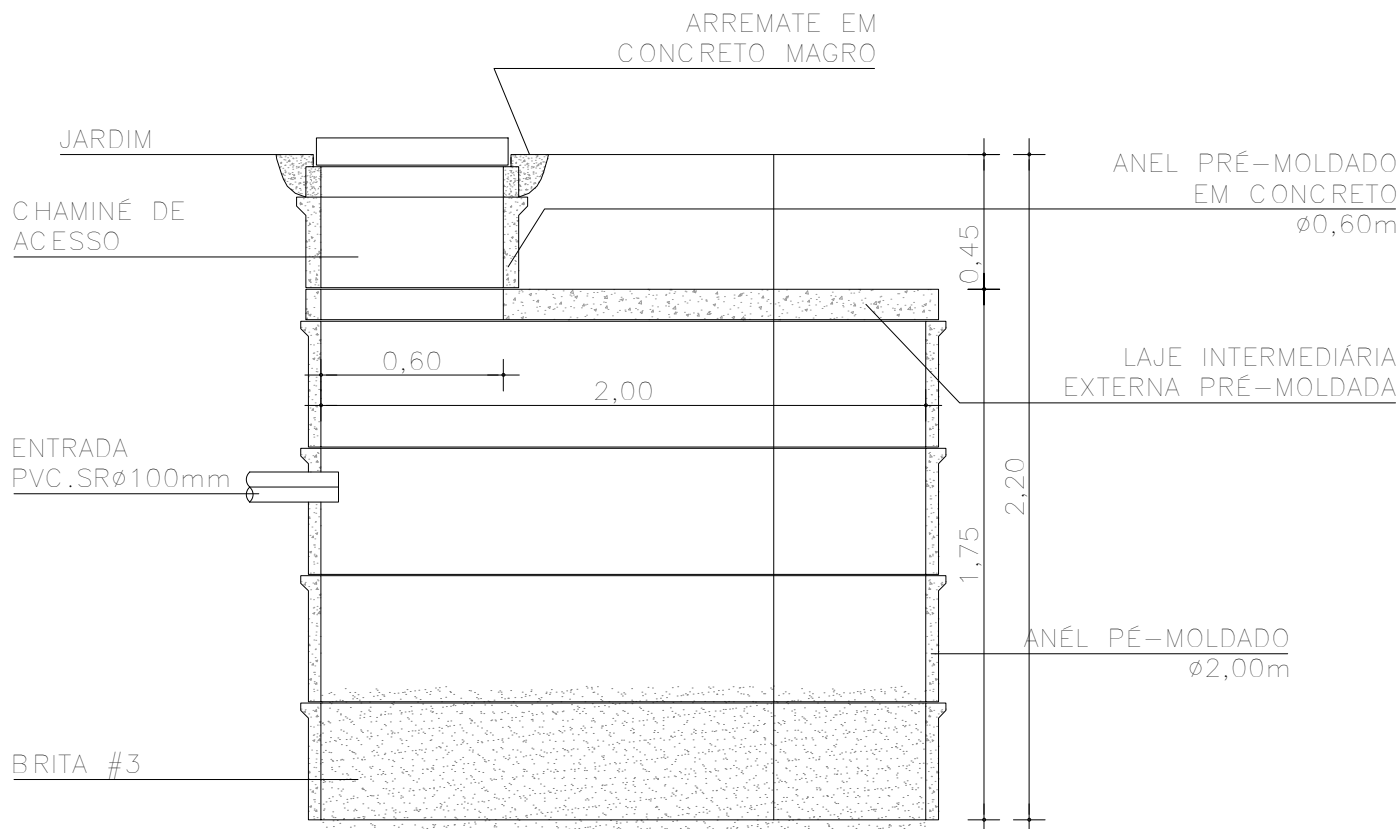


CORTE-AA

DET. POÇO DE INFILTRAÇÃO
ESCALA 1:25

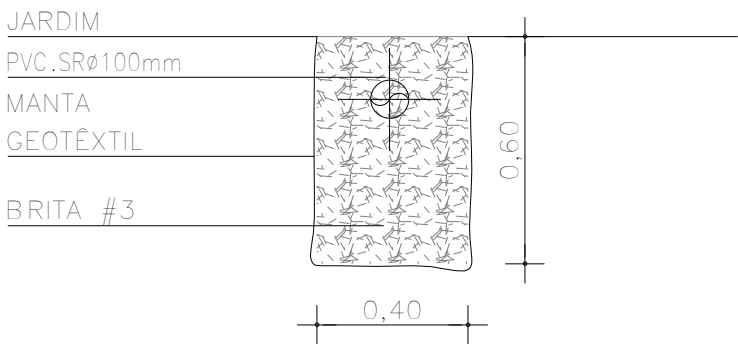

DET. VALA DE INFILTRAÇÃO
ESCALA 1:20

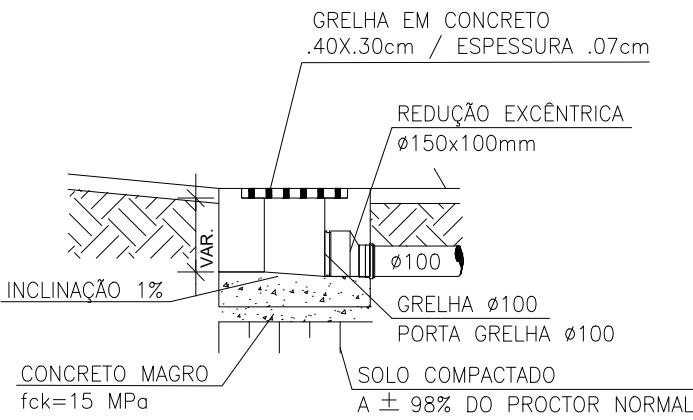

DET. SAÍDA LATERAL GRELHA
ESCALA 1:20

André Clemente Correia
Concepção Engenharia e Tecnologia S/A
André Clemente Correia
Coordenador de Contratos

CONSÓRCIO SAÚDE CONCREMAT-MEP - CNPJ 60.255.454/0001-35
RUA JOAQUIM PALHARES, no. 40, ANDAR 5 - RIO DE JANEIRO/RJ - CEP 20.260-080 - FONE (21) 3535-4131
Medidas em metros. Conferir medidas no local.
O valor da cota prevalece ao da escala. Antes de qualquer alteração consultar o arquiteto responsável.

REV	DATA	CONTEÚDO	REV	DATA	CONTEÚDO
00	06/03/2026	EMIÇÃO INICIAL			

Nome do Empreendimento		UBSi II	
Endereço do Empreendimento		ALDEIA INDÍGENA ACÚIPE DO MEIO, S/N, ZONA RURAL, ILHÉUS/BA	
Título do desenho		PLANTA DE DETALHES	
Disciplina		ÁGUAS PLUVIAIS	
Etapa		PROJETO EXECUTIVO	
Projeto e coordenador		Prancha	
CONSORCIO SAÚDE CONCREMAT-MEP - CNPJ 60.255.454/0001-35 RUA JOAQUIM PALHARES, no. 40, ANDAR 5 - RIO DE JANEIRO/RJ - CEP 20.260-080 FONE (21) 3535-4131 Responsável Técnico pelo Projeto de Águas Pluviais		02/02	
ANDRÉ CLEMENTE CORREIA ENGENHEIRO CREA: 1809024404		PLU	
Revisão		Escala	
00		1/20	