




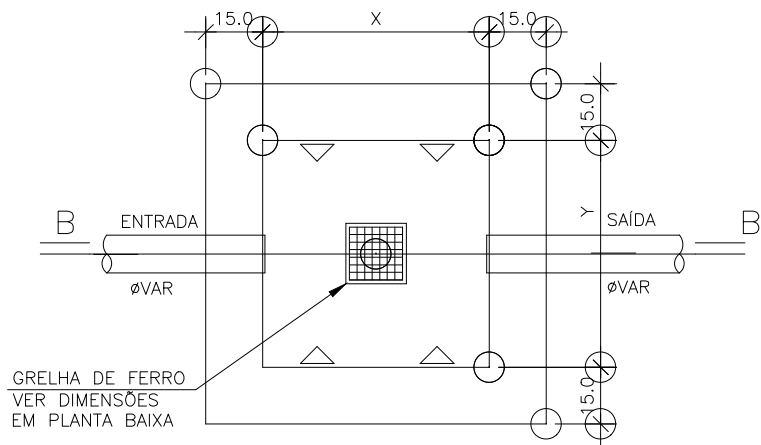

PLANTA BAIXA
ESCALA 1 : 20

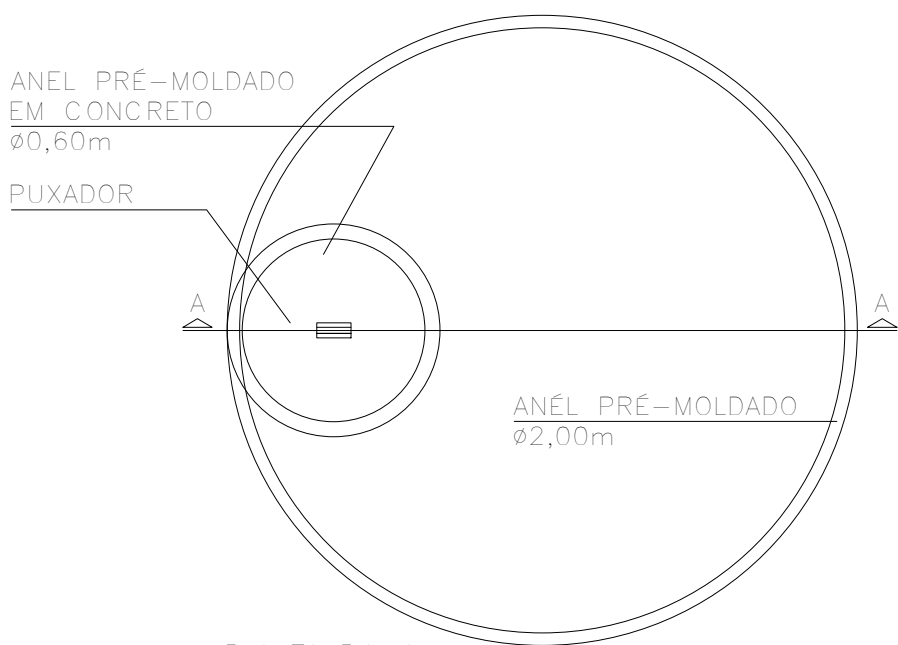


PLANTA BAIXA

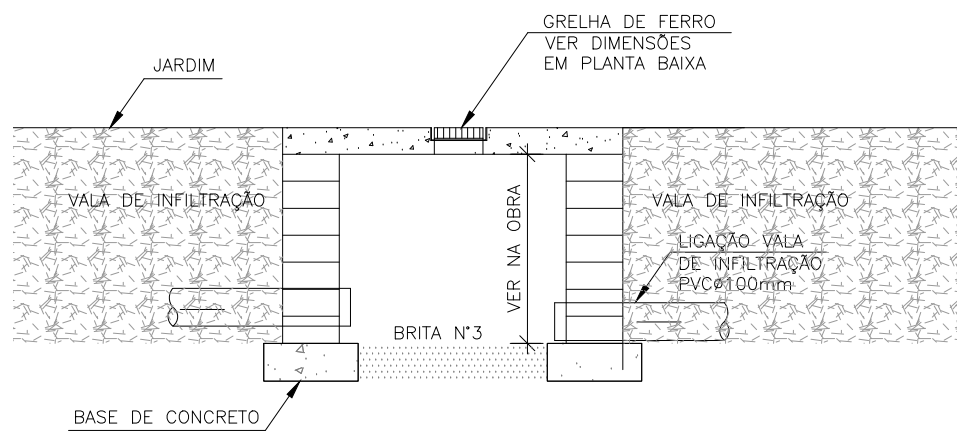

CORTE B – B
ESCALA 1 : 20


AS DIMENSÕES (X e Y) DEVERÃO SER CONFIRMADAS EM PLANTA BAIXA

DET. CAIXA DE INSPEÇÃO
ESCALA 1 : 25

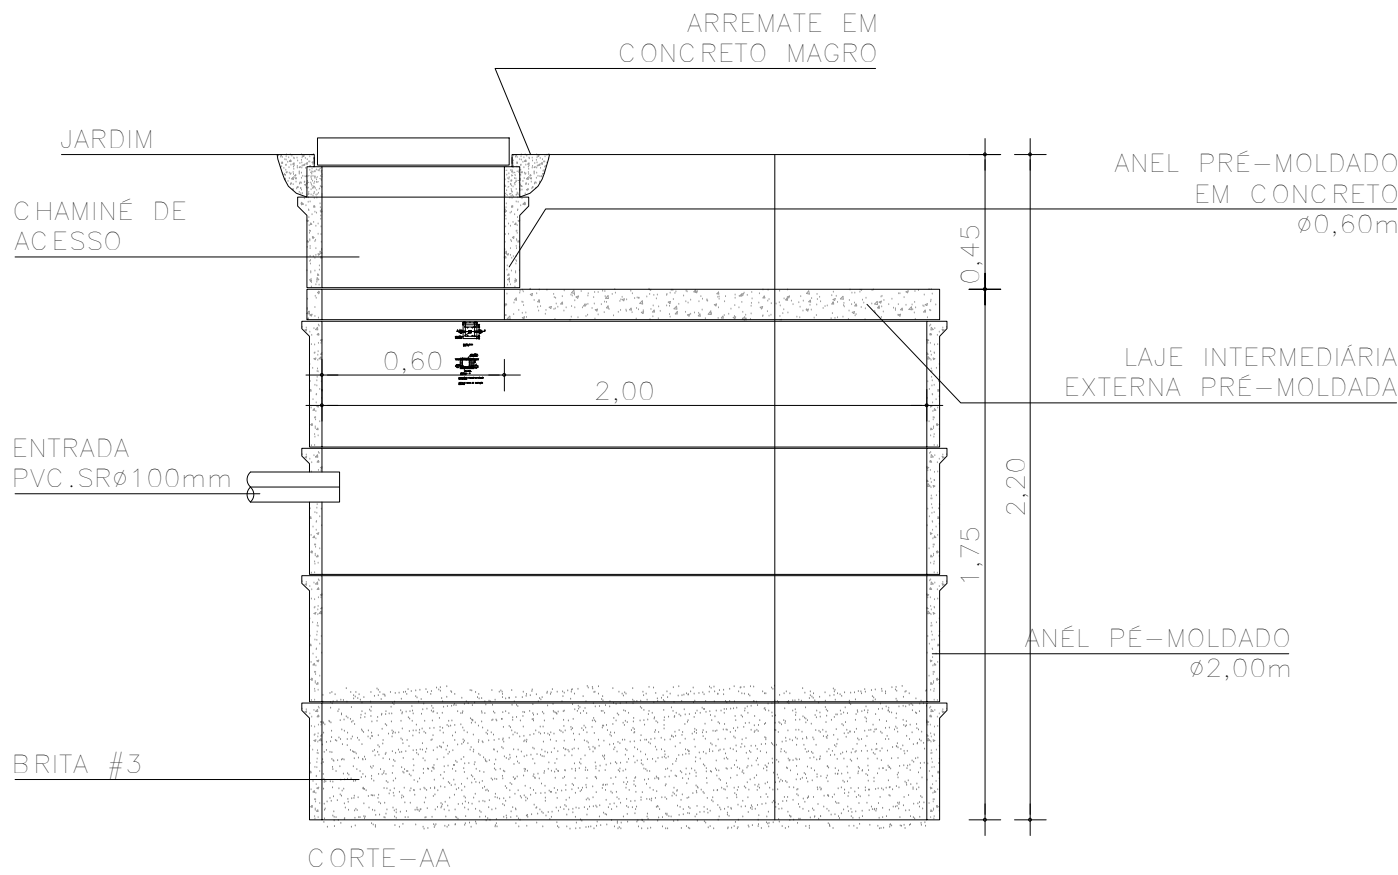

CORTE-AA

DET. POÇO DE INFILTRAÇÃO
ESCALA 1 : 25

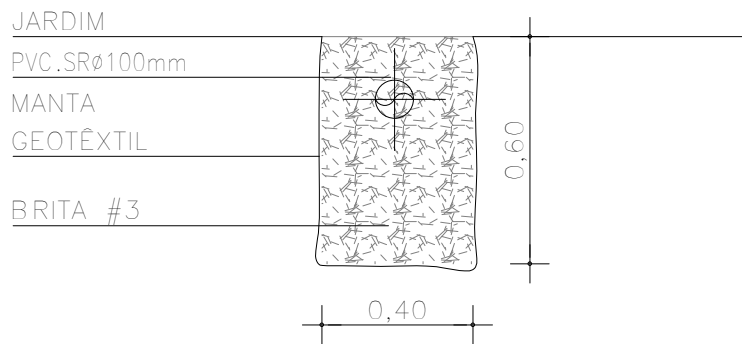

DET. VALA DE INFILTRAÇÃO
ESCALA 1 : 20

André Clemente Correia
André Clemente Correia
Coordenador de Contratos

CONSÓRCIO SAÚDE CONCREMAT-MEP - CNPJ 60.255.454/0001-35
RUA JOAQUIM PALHARES, no. 40, ANDAR 5 - RIO DE JANEIRO/RJ - CEP 20.260-080 - FONE (21) 3535-4131
Medidas em metros. Conferir medidas no local.
O valor da cota prevalece ao da escala. Antes de qualquer alteração consultar o arquiteto responsável.

REV	DATA	CONTEÚDO	REV	DATA	CONTEÚDO
00	06/03/2026	EMIÇÃO INICIAL			

Nome do Empreendimento			UBSi II		
Endereço do Empreendimento			ALDEIA SERRA NEGRA, RUA SEM DENOMINAÇÃO, ILHÉUS - BA		Disciplina ÁGUAS PLUVIAIS
Título do desenho			Etapa		
PLANTA DE DETALHES			PROJETO EXECUTIVO		
 CONSORCIO SAÚDE CONCREMAT MEP			Prancha		Especialidade
			02/02		PLU
			Revisão		Escala
			00		1/100
Projetaista e coordenador					
CONSORCIO SAÚDE CONCREMAT-MEP - CNPJ 60.255.454/0001-35 RUA JOAQUIM PALHARES, no. 40, ANDAR 5 - RIO DE JANEIRO/RJ - CEP 20.260-080 FONE (21) 3535-4131					
Responsável Técnico pelo Projeto de Águas Pluviais					
ANDRÉ CLEMENTE CORREIA Engenheiro CREA: 1809024404					