
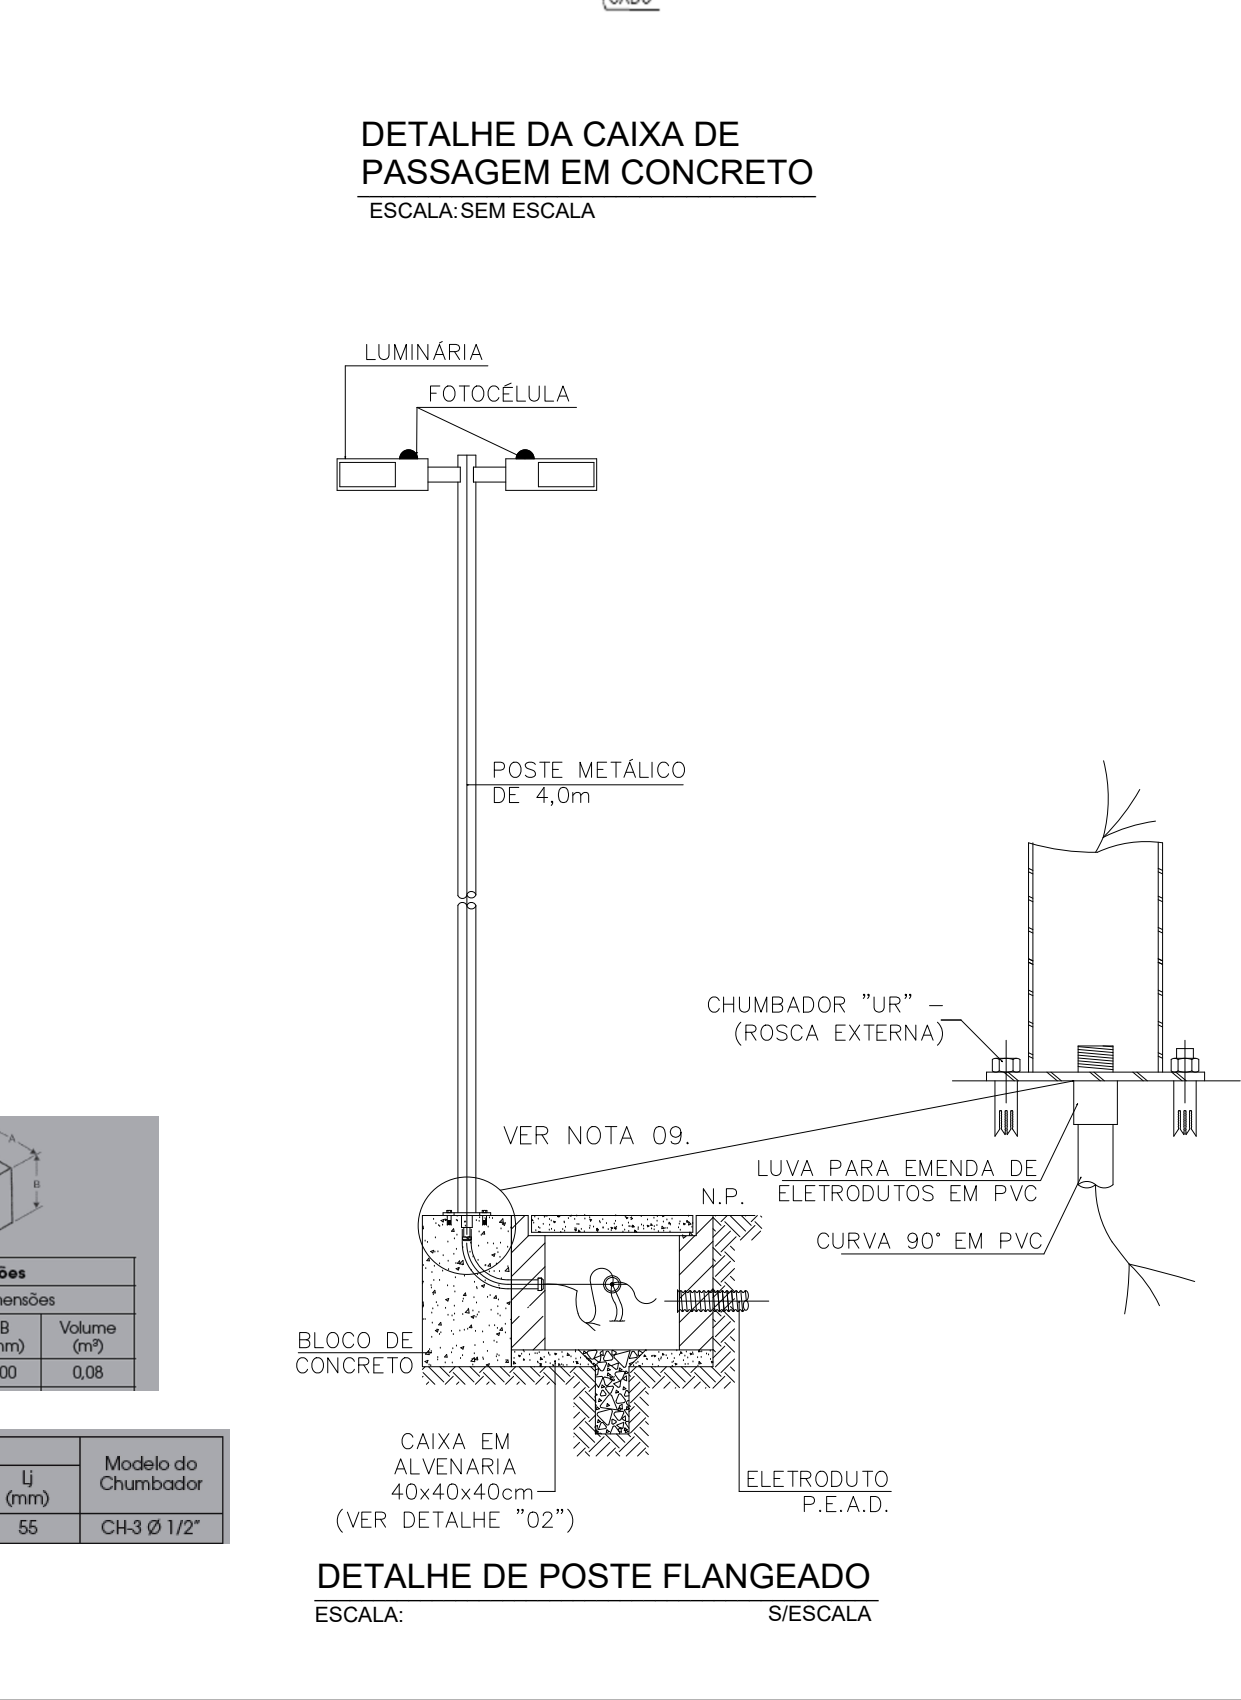
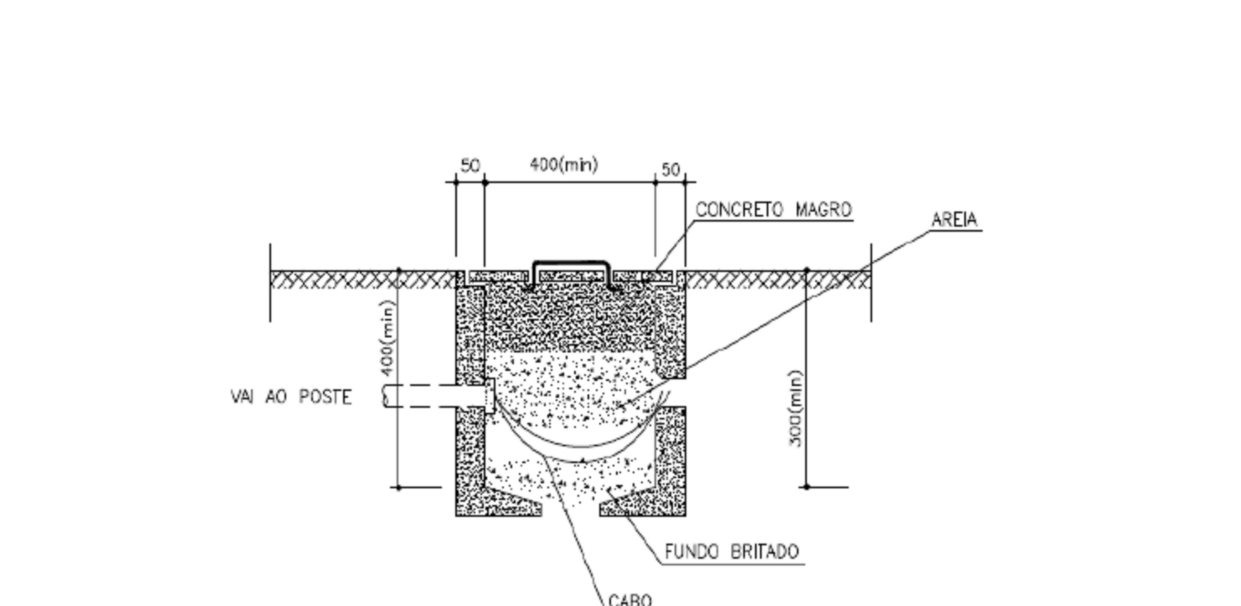
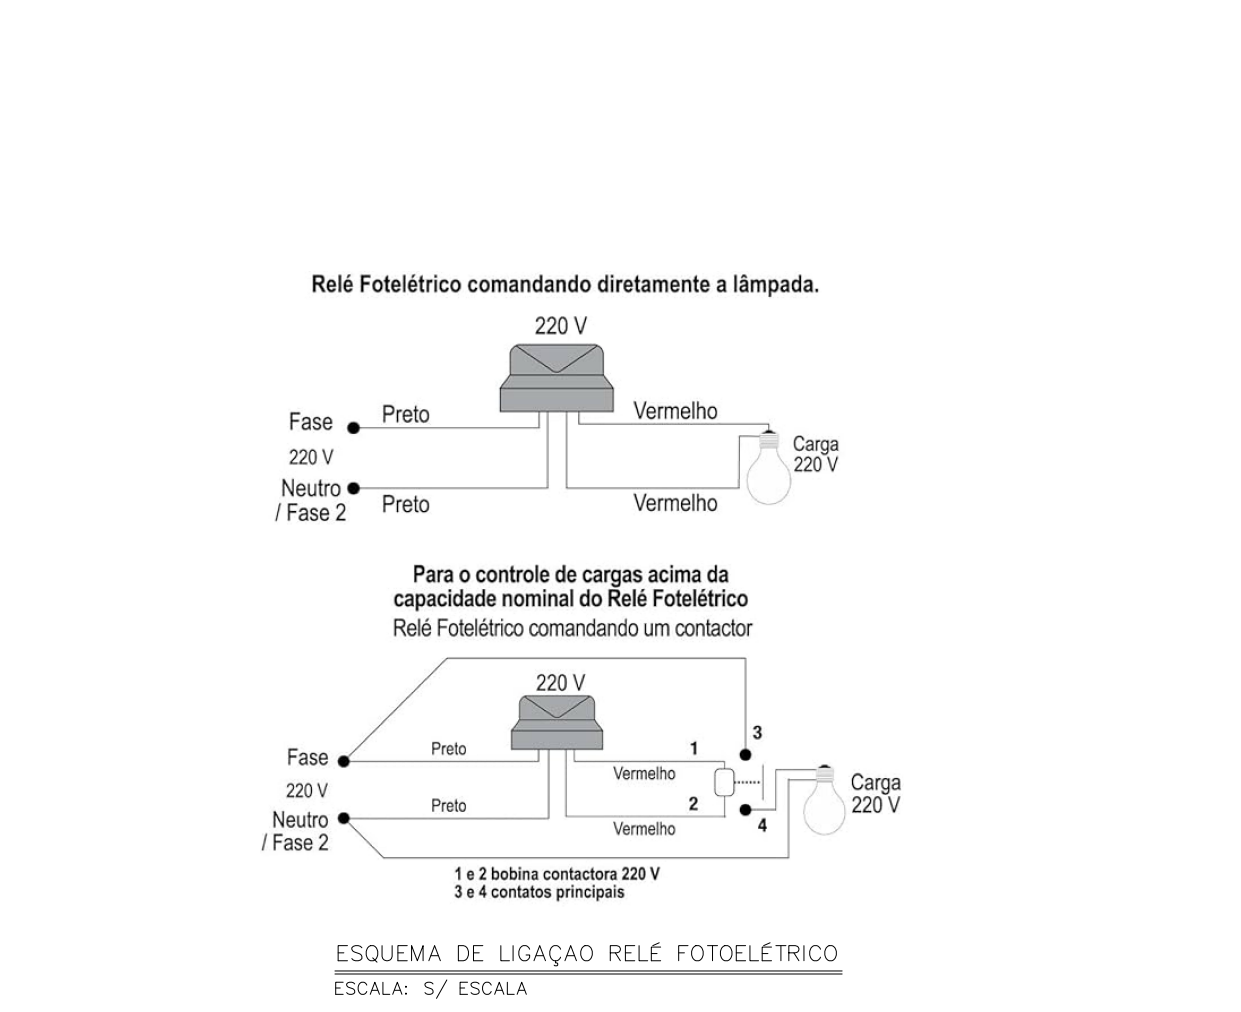
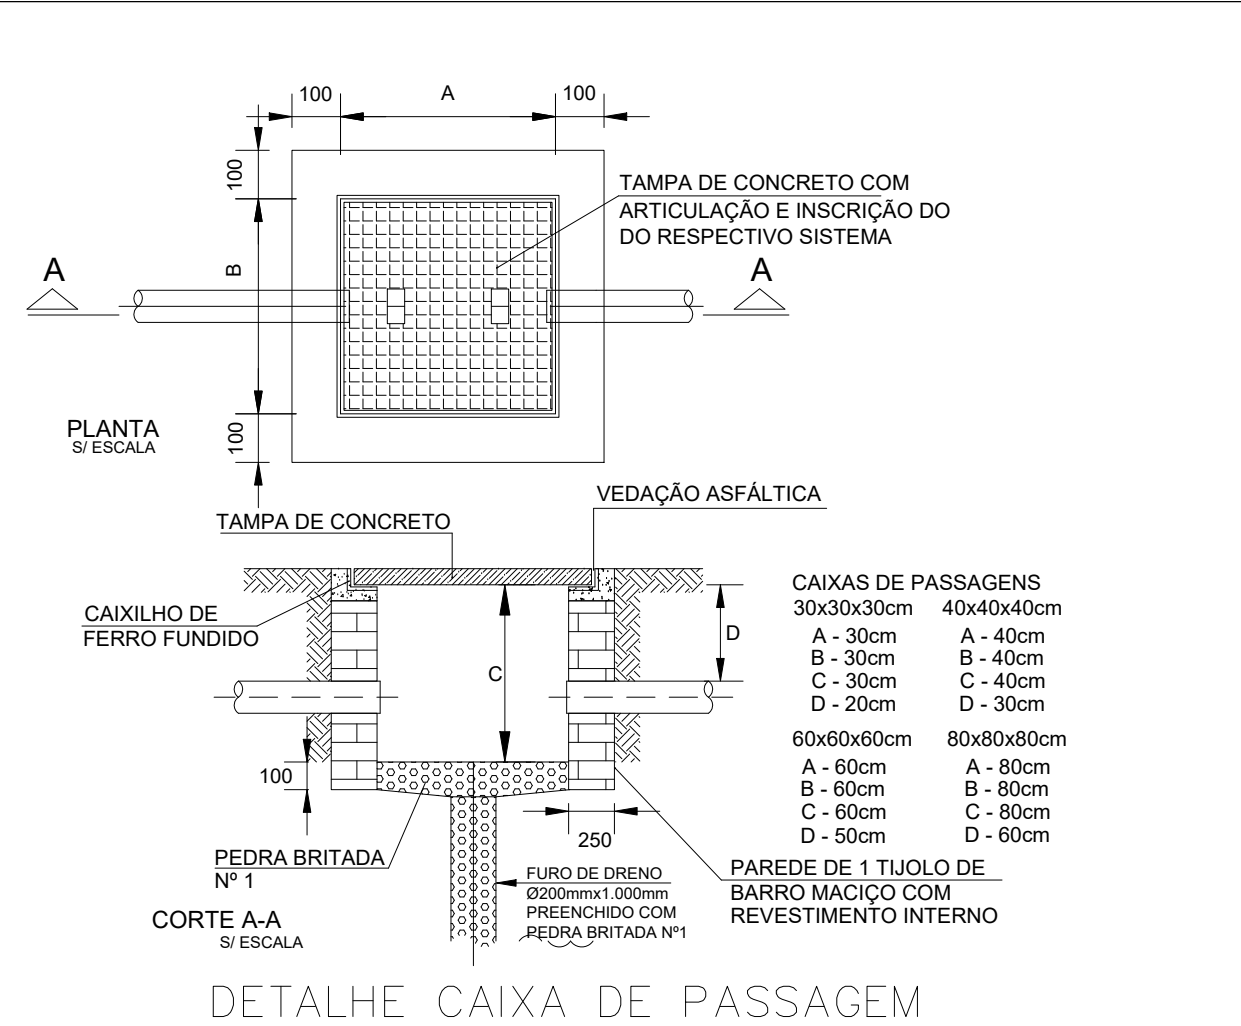


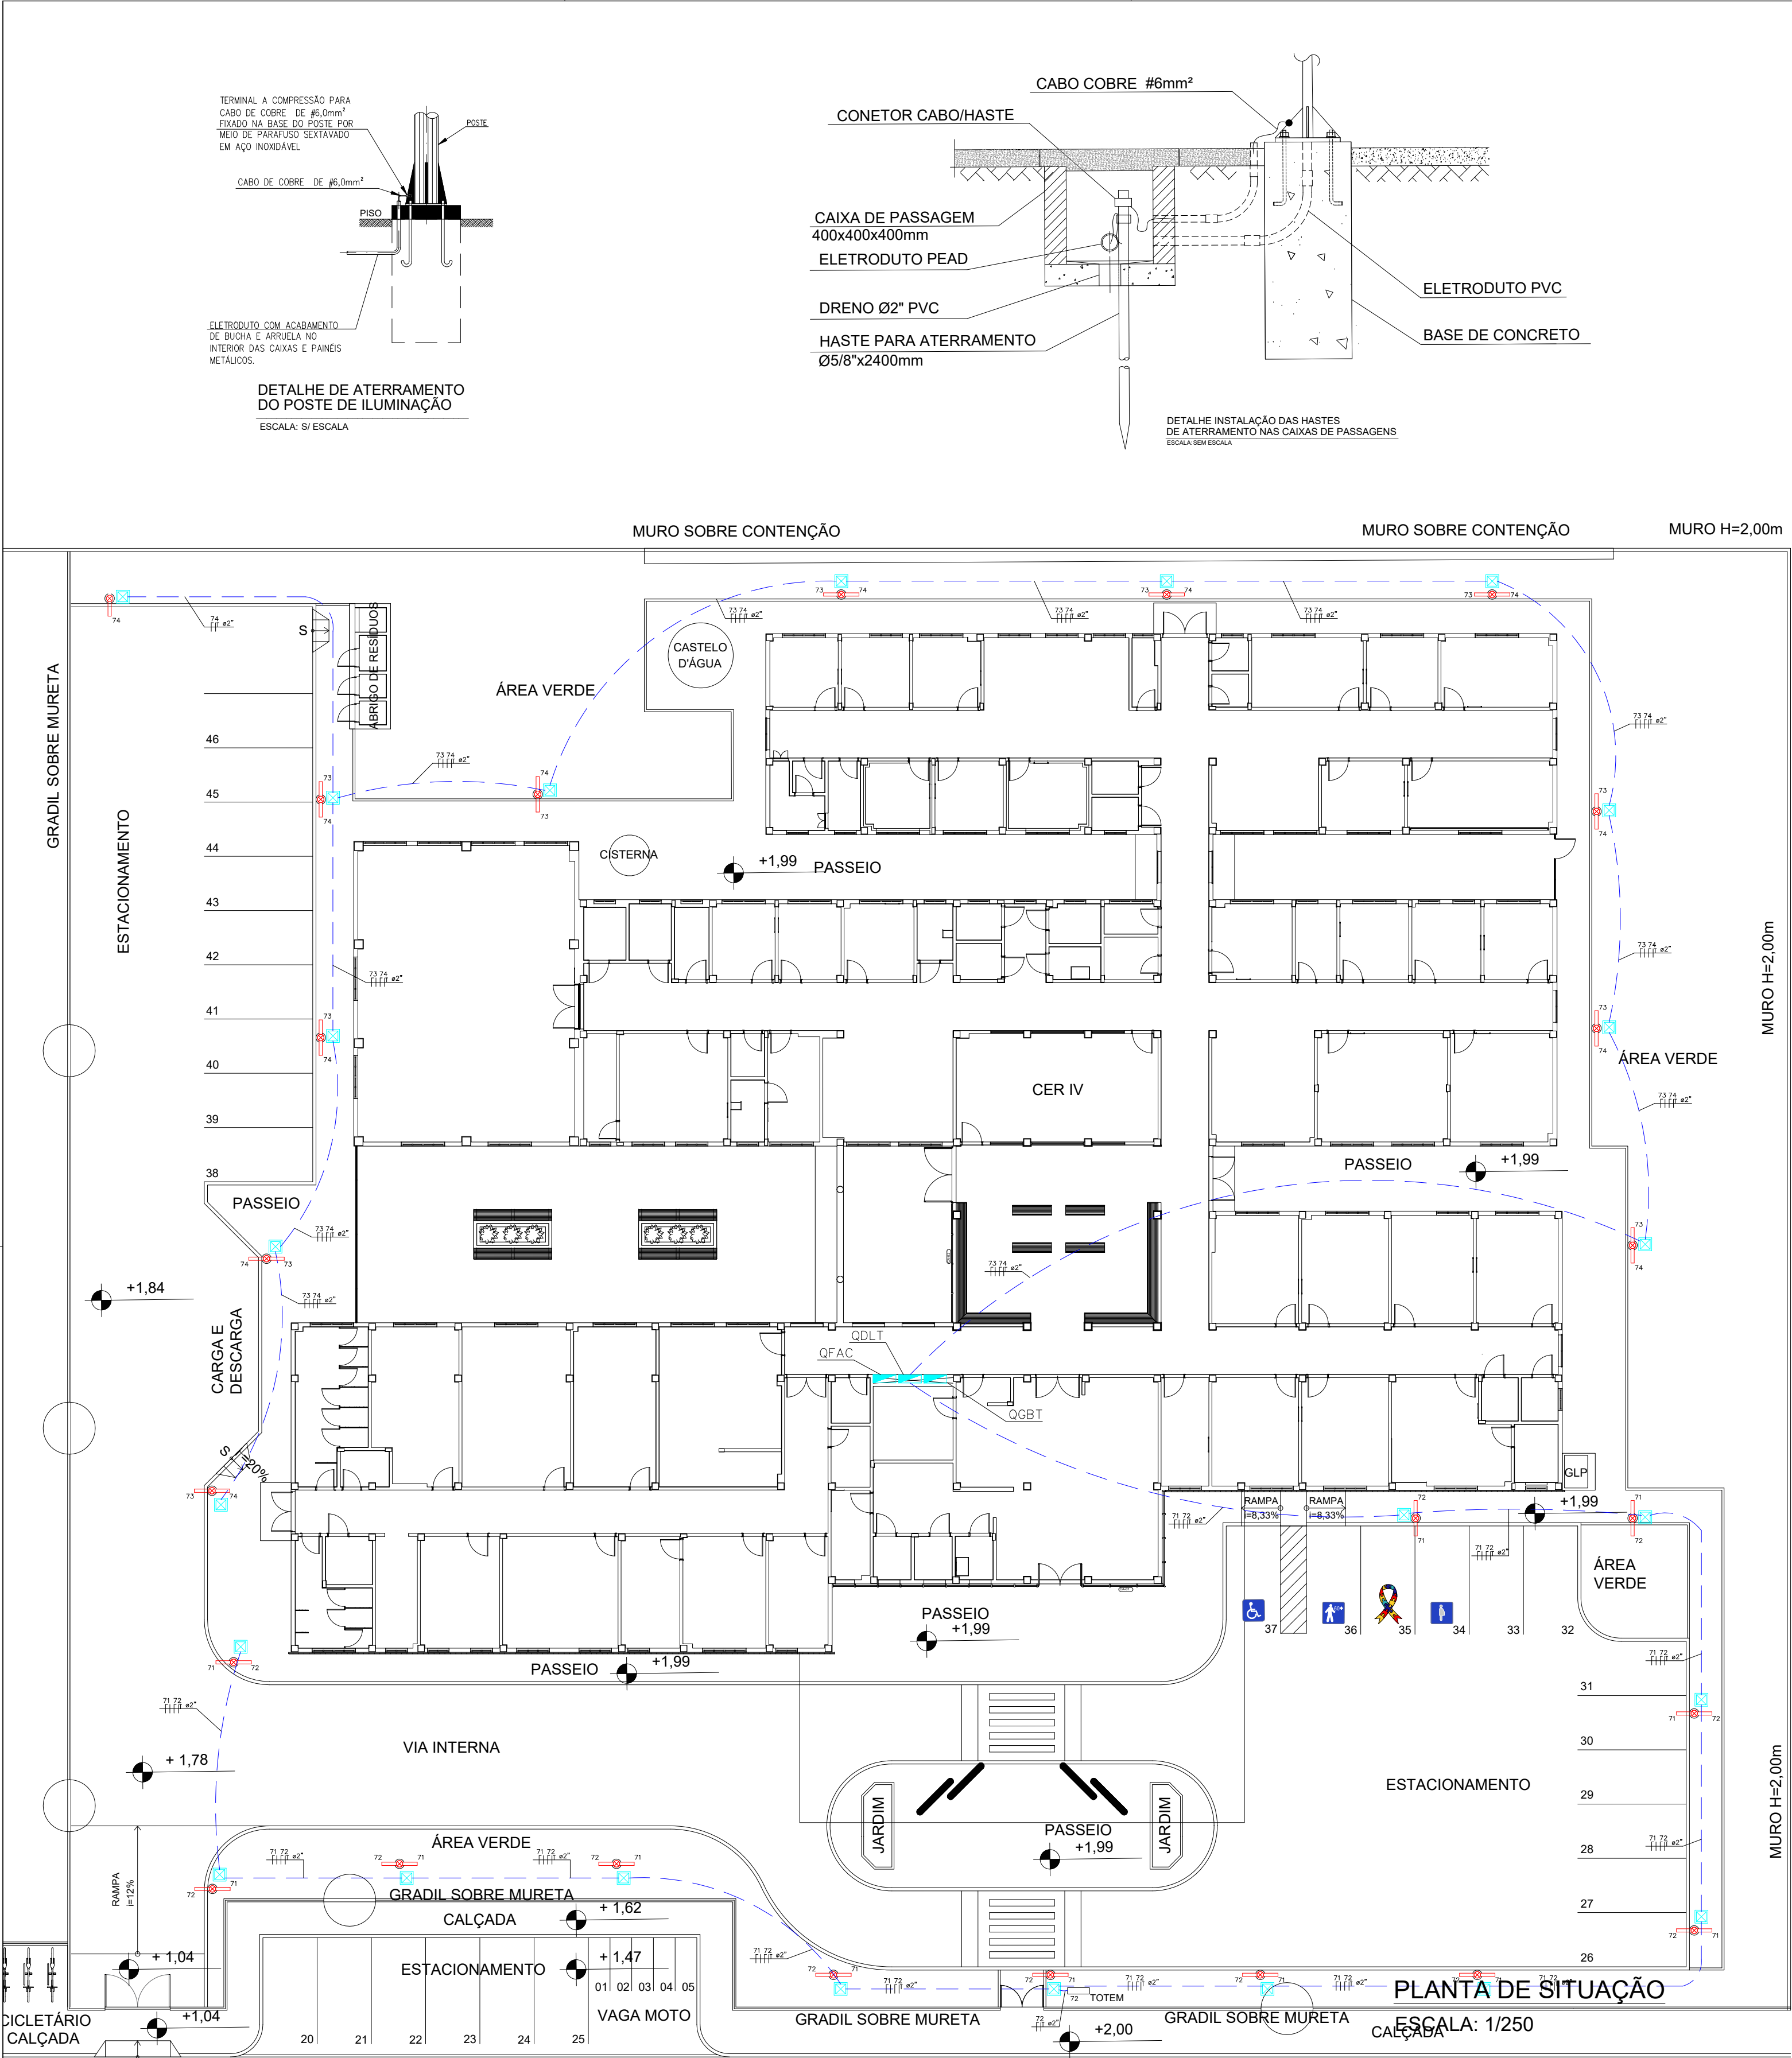

LEGENDA

ELETRODUTO INSTALADO NO PISO EM PEAD

CONDUTORES NEUTRO, FASE A , B , C E TERRA

2 LUMINÁRIAS EM LED 73 W-220V, Nth M RA 4000K-IP66 – INSTALADA EM POSTE GALVANIZADO A FOGO (H=4,0m) COM CAIXA DE PASSAGEM 40x40x40CM EM ALVENARIA COM TAMPA EM CONCRETO ARMADO. AÇIONAMENTO INDIVIDUAL ATRAVÉS DE FOTOCELULA.

LUMINÁRIA EM LED 73 W-220V, Nth M RA 4000K-IP66 – INSTALADA EM POSTE GALVANIZADO A FOGO (H=4,0m) COM CAIXA DE PASSAGEM 40x40x40CM EM ALVENARIA COM TAMPA EM CONCRETO ARMADO. AÇIONAMENTO ATRAVÉS DE FOTOCELULA.

CAIXA DE ALVENARIA 40x40x40cm COM TAMPA DE CONCRETO E ALÇAS, EMBUTIDA NO PISO.

QUADRO DE CARGAS

NOTAS

1. AS BITOLAS DOS CONDUTORES NÃO ESPECIFICADOS SÃO DE 6mm² FLEX – 0,6/1kV.

2. TODOS OS CABOS DEVERÃO OBEDECER A PADRONIZAÇÃO DE CORES DA NBR 5410.

3. EM CADA ELETRODUTO DEVERÁ PASSAR UM CABO TERRA COM BITOLA IGUAL AO MAIOR CABO FASE.

4. PARA ATENDER A NBR 5410, OS CIRCUITOS DEVERÃO POSSUIR DISPOSITIVO DIFERENCIAL RESIDUAL (DR), DISJUNTOR DIFERENCIAL OU CONJUNTO DISJUNTOR MAIS INTERRUPTOR DIFERENCIAL DE 30mA.

5. TODOS OS CIRCUITOS DEVERÃO TER IDENTIFICAÇÃO (ANILHA) E TERMINAIS APROPRIADOS.

6. OS CONDUTORES QUE ALIMENTAM A ILUMINAÇÃO EXTERNA, SERÃO DO TIPO EPR 90°C FLEXÍVEL, COM DUPLA ISOLAÇÃO, CLASSE DE ENCORDAMENTO 5 E CLASSE DE ISOLAÇÃO 0,6/1kV.

7. TODO ENCAMINHAMENTO ONDE HOUVER TRAVESSIA DE VEÍCULOS OS ELETRODUTOS DEVERÃO SER ENVELOPADOS EM CONCRETO.

8. TODOS OS ELETRODUTOS TERÃO INCLINAÇÃO DE 2% PARA AS CAIXAS DE PASSAGEM.

9. TODOS OS POSTES DE ILUMINAÇÃO E OS QUADROS DEVERÃO SER ATERRADOS, INSTALAR UMA HASTE DE ATERRAMENTO EM CADA CAIXA DE PASSAGEM PRÓXIMA AO POSTE.

10. A VALA DEVERÁ TER PROFUNDIDADE DE 50CM COM ELETRODUTO CORRUGADO.

11. OS ELETRODUTOS INSTALADOS NO PISO SERÃO EM PEAD.

OBSERVAÇÕES

OS QUADROS PROJETADOS DEVERÃO SER INSTALADOS CONFORME SEU RESPECTIVO DIAGRAMA UNIFILAR E DEVERÃO POSSUIR IDENTIFICAÇÃO EXTERNA E INTERNA.

OS DISJUNTORES DEVERÃO OBEDECER A NORMA NBR IEC 60898 (ATÉ 63A) E NBR IEC 60947-2 (ACIMA DE 63A). OS DISJUNTORES DEVERÃO SER TODOS DE UM MESMO FABRICANTE. DEVER SER TERMOMAGNÉTICOS E COM CAPACIDADE DE RUPTURA MÍNIMA INDICADA NO DIAGRAMA UNIFILAR DO PROJETO.

CONFORME NORMA NR-10, TODOS OS DISJUNTORES E SECCIONADORES FUSÍVEIS DEVERÃO POSSUIR SISTEMA DE TRAVA PARA IMPEDIR REENERGIZAÇÃO ACIDENTAL, QUANDO OS CIRCUITOS QUE OS MESMOS PROTEGEM ESTIVEREM PASSANDO POR MANUTENÇÃO.

OS QUADROS DEVERÃO TER:

- \* DIAGRAMA UNIFILAR ATRÁS DA PORTA
- \* CARACTERÍSTICAS DOS EQUIPAMENTOS
- \* IDENTIFICAÇÃO EM PLAQUETAS DE ACRÍLICO
- \* INDICAÇÃO DA FUNÇÃO DE TODOS OS DISPOSITIVOS DE MANOBRA E PROTEÇÃO
- \* MANUAL DE MANUTENÇÃO COM AS ORIENTAÇÕES DO FABRICANTE
- \* PREVISÃO DE DISJUNTORES RESERVAS CONFORME A NORMA.

O INSTALADOR DEVERÁ REALIZAR MEDIÇÕES PARA SE MANTER O EQUILÍBRIO DE FASES ENTRE OS CIRCUITOS.

OS QUADROS DEVERÃO POSSUIR BARRAMENTOS DE COBRE ELETROLÍTICO DE ELEVADA PUREZA (99,99%) DE FASES, NEUTRO E TERRA, COM ENTRADA E SAÍDA PARA CABOS PELA PARTE SUPERIOR OU INFERIOR DE ACORDO COM O PROJETO.

TODOS OS CIRCUITOS DEVERÃO TER IDENTIFICAÇÃO (ANILHA) E TERMINAIS APROPRIADOS.

CONSORCIO SAÚDE CONCREMAT-MEP - CNPJ 00.255.454/0001-35  
RUA JOAQUIM PALHARES, nº 40, ANDAR 5 - RIO DE JANEIRO RJ - CEP 20.260-080 - FONE (21) 3535-4131  
Medidas em metros.  
O valor da cota prevalece ao da escala. Antes de qualquer alteração consultar o arquiteto responsável.

| REV | DATA       | CONTEÚDO       | REV | DATA | CONTEÚDO |
|-----|------------|----------------|-----|------|----------|
| 00  | 25/06/2026 | EMIÇÃO INICIAL |     |      |          |
|     |            |                |     |      |          |
|     |            |                |     |      |          |
|     |            |                |     |      |          |

Nome do Empreendimento  
**CER IV**

Endereço do Empreendimento  
AVENIDA DR. ETELVINO PEREIRA DONATO/RUA PROJETADA, GUANAMBIÁ

Disciplina  
INSTALAÇÕES ELÉTRICAS

Título do desenho  
**PLANTA DE ILUMINAÇÃO EXTERNA**

Projeto e coordenador  
CONSORCIO SAÚDE CONCREMAT-MEP - CNPJ 00.255.454/0001-35  
RUA JOAQUIM PALHARES, nº 40, ANDAR 5 - RIO DE JANEIRO RJ - CEP 20.260-080  
FONE (21) 3535-4131  
Responsável Técnico pelo Projeto de Implantação Elétrica  
MATHEUS ALMEIDA DA SILVA  
ENGENHEIRO CREA/RJ nº 0514712317

Plancha  
**02/02**

Especialidade  
**ELE**

Revisão  
00

Escala  
1/200