



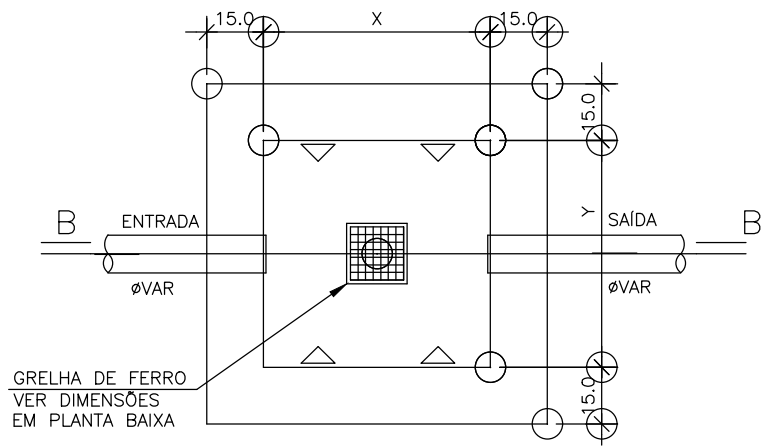


PLANTA BAIXA
ESCALA 1 : 20

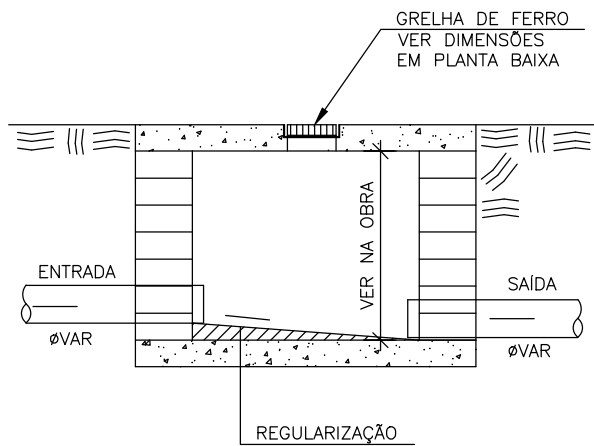


CORTE B - B
ESCALA 1 : 20

AS DIMENSÕES (X e Y) DEVERÃO SER CONFIRMADAS EM PLANTA BAIXA

DET. CAIXA DE INSPEÇÃO
ESCALA 1 : 25

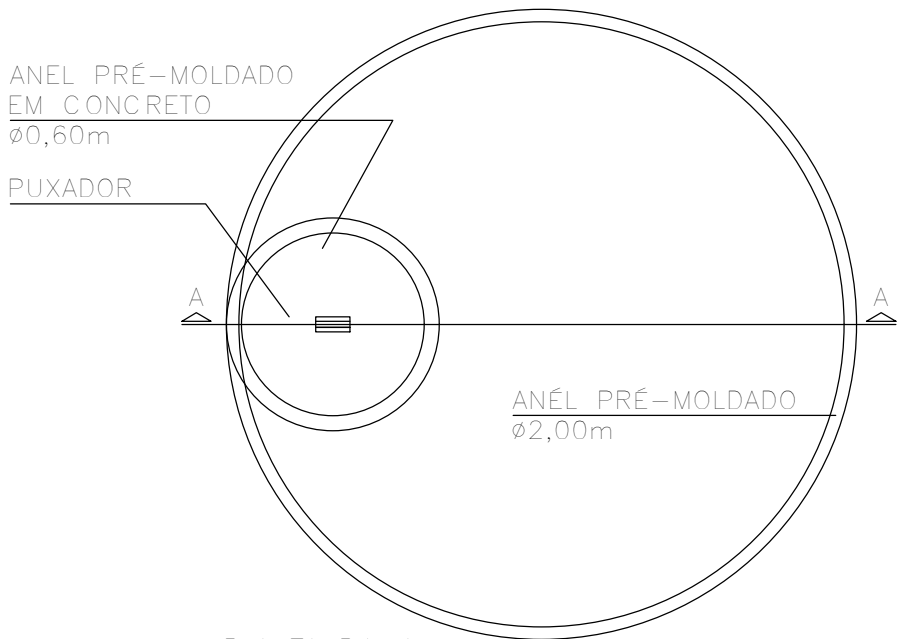


PLANTA BAIXA

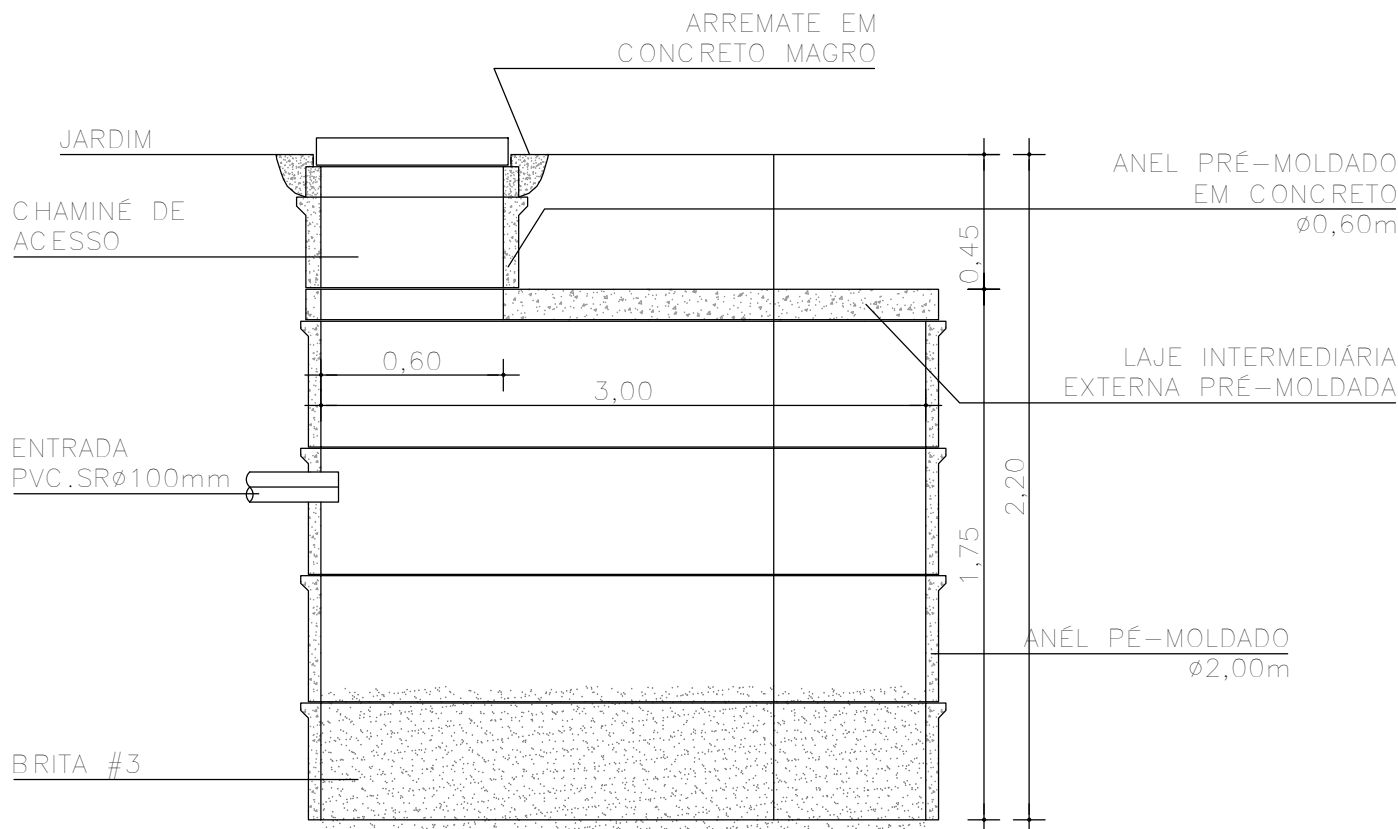

CORTE-AA

DET. POÇO DE INFILTRAÇÃO
ESCALA 1 : 25
30/04/2026

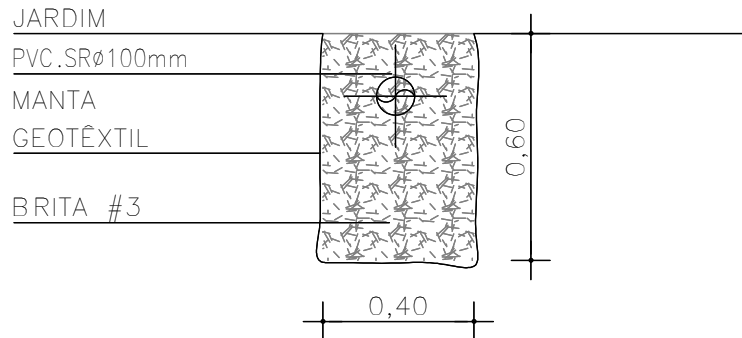

DET. VALA DE INFILTRAÇÃO
ESCALA 1 : 20

André Clemente Correia
Concepção Engenharia e Tecnologia S/A
André Clemente Correia
Coordenador de Contratos

CONSÓRCIO SAÚDE CONCREMAT-MEP - CNPJ 60.255.454/0001-35
RUA JOAQUIM PALHARES, no. 40, ANDAR 5 - RIO DE JANEIRO/RJ - CEP 20.260-080 - FONE (21) 3535-4131
Medidas em metros. Conferir medidas no local.
O valor da cota prevalece ao da escala. Antes de qualquer alteração consultar o arquiteto responsável.

REV	DATA	CONTEUDO	REV	DATA	CONTEUDO
00	25/06/2026	EMIÇÃO INICIAL			
Nome do Empreendimento					
CER IV E CAPS I					
Endereço do Empreendimento			Disciplina		
AVENIDA DR. ETELVINO PEREIRA DONATO/RUA PROJETADA, GUANAMBI/BA			ÁGUAS PLUVIAIS		
Título do desenho			Etapa		
PLANTA DE DETALHES			PROJETO EXECUTIVO		
 CONCREMAT MEP			Prancha		02/02
			Especialidade		PLU
Projeta e coordenador			Revisão		00
CONSÓRCIO SAÚDE CONCREMAT-MEP - CNPJ 60.255.454/0001-35 RUA JOAQUIM PALHARES, no. 40, ANDAR 5 - RIO DE JANEIRO/RJ - CEP 20.260-080 FONE (21) 3535-4131 Responsável Técnico pelo Projeto de Águas Pluviais			Escala		1/20
ANDRÉ CLEMENTE CORREIA ENGENHEIRO CREA: 1809024404					