


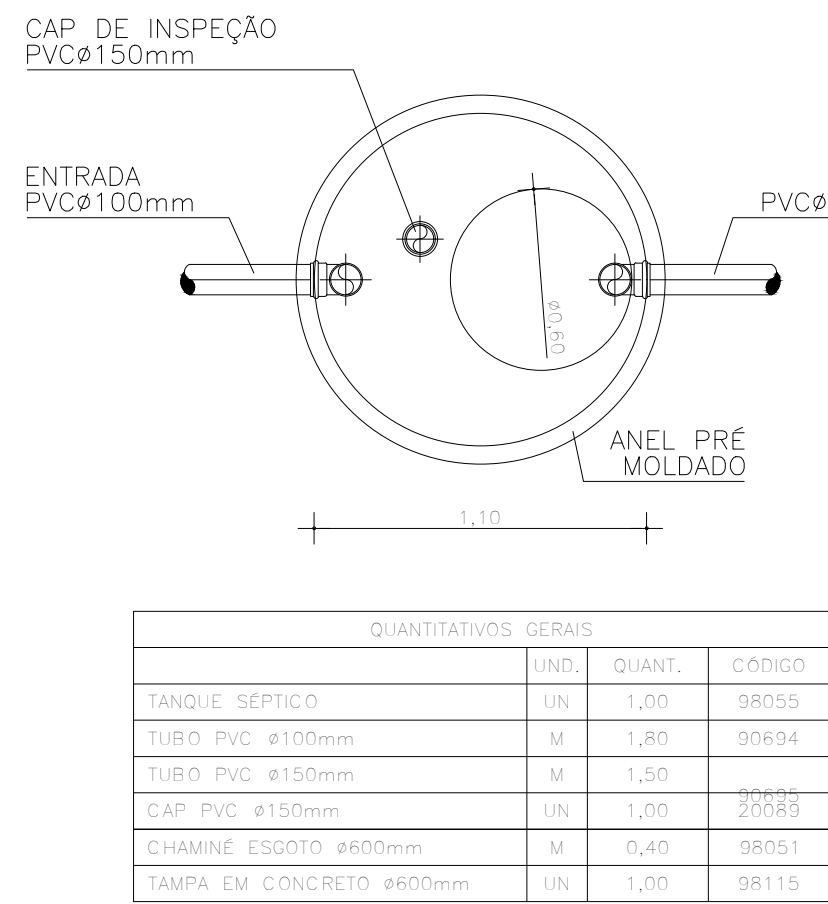


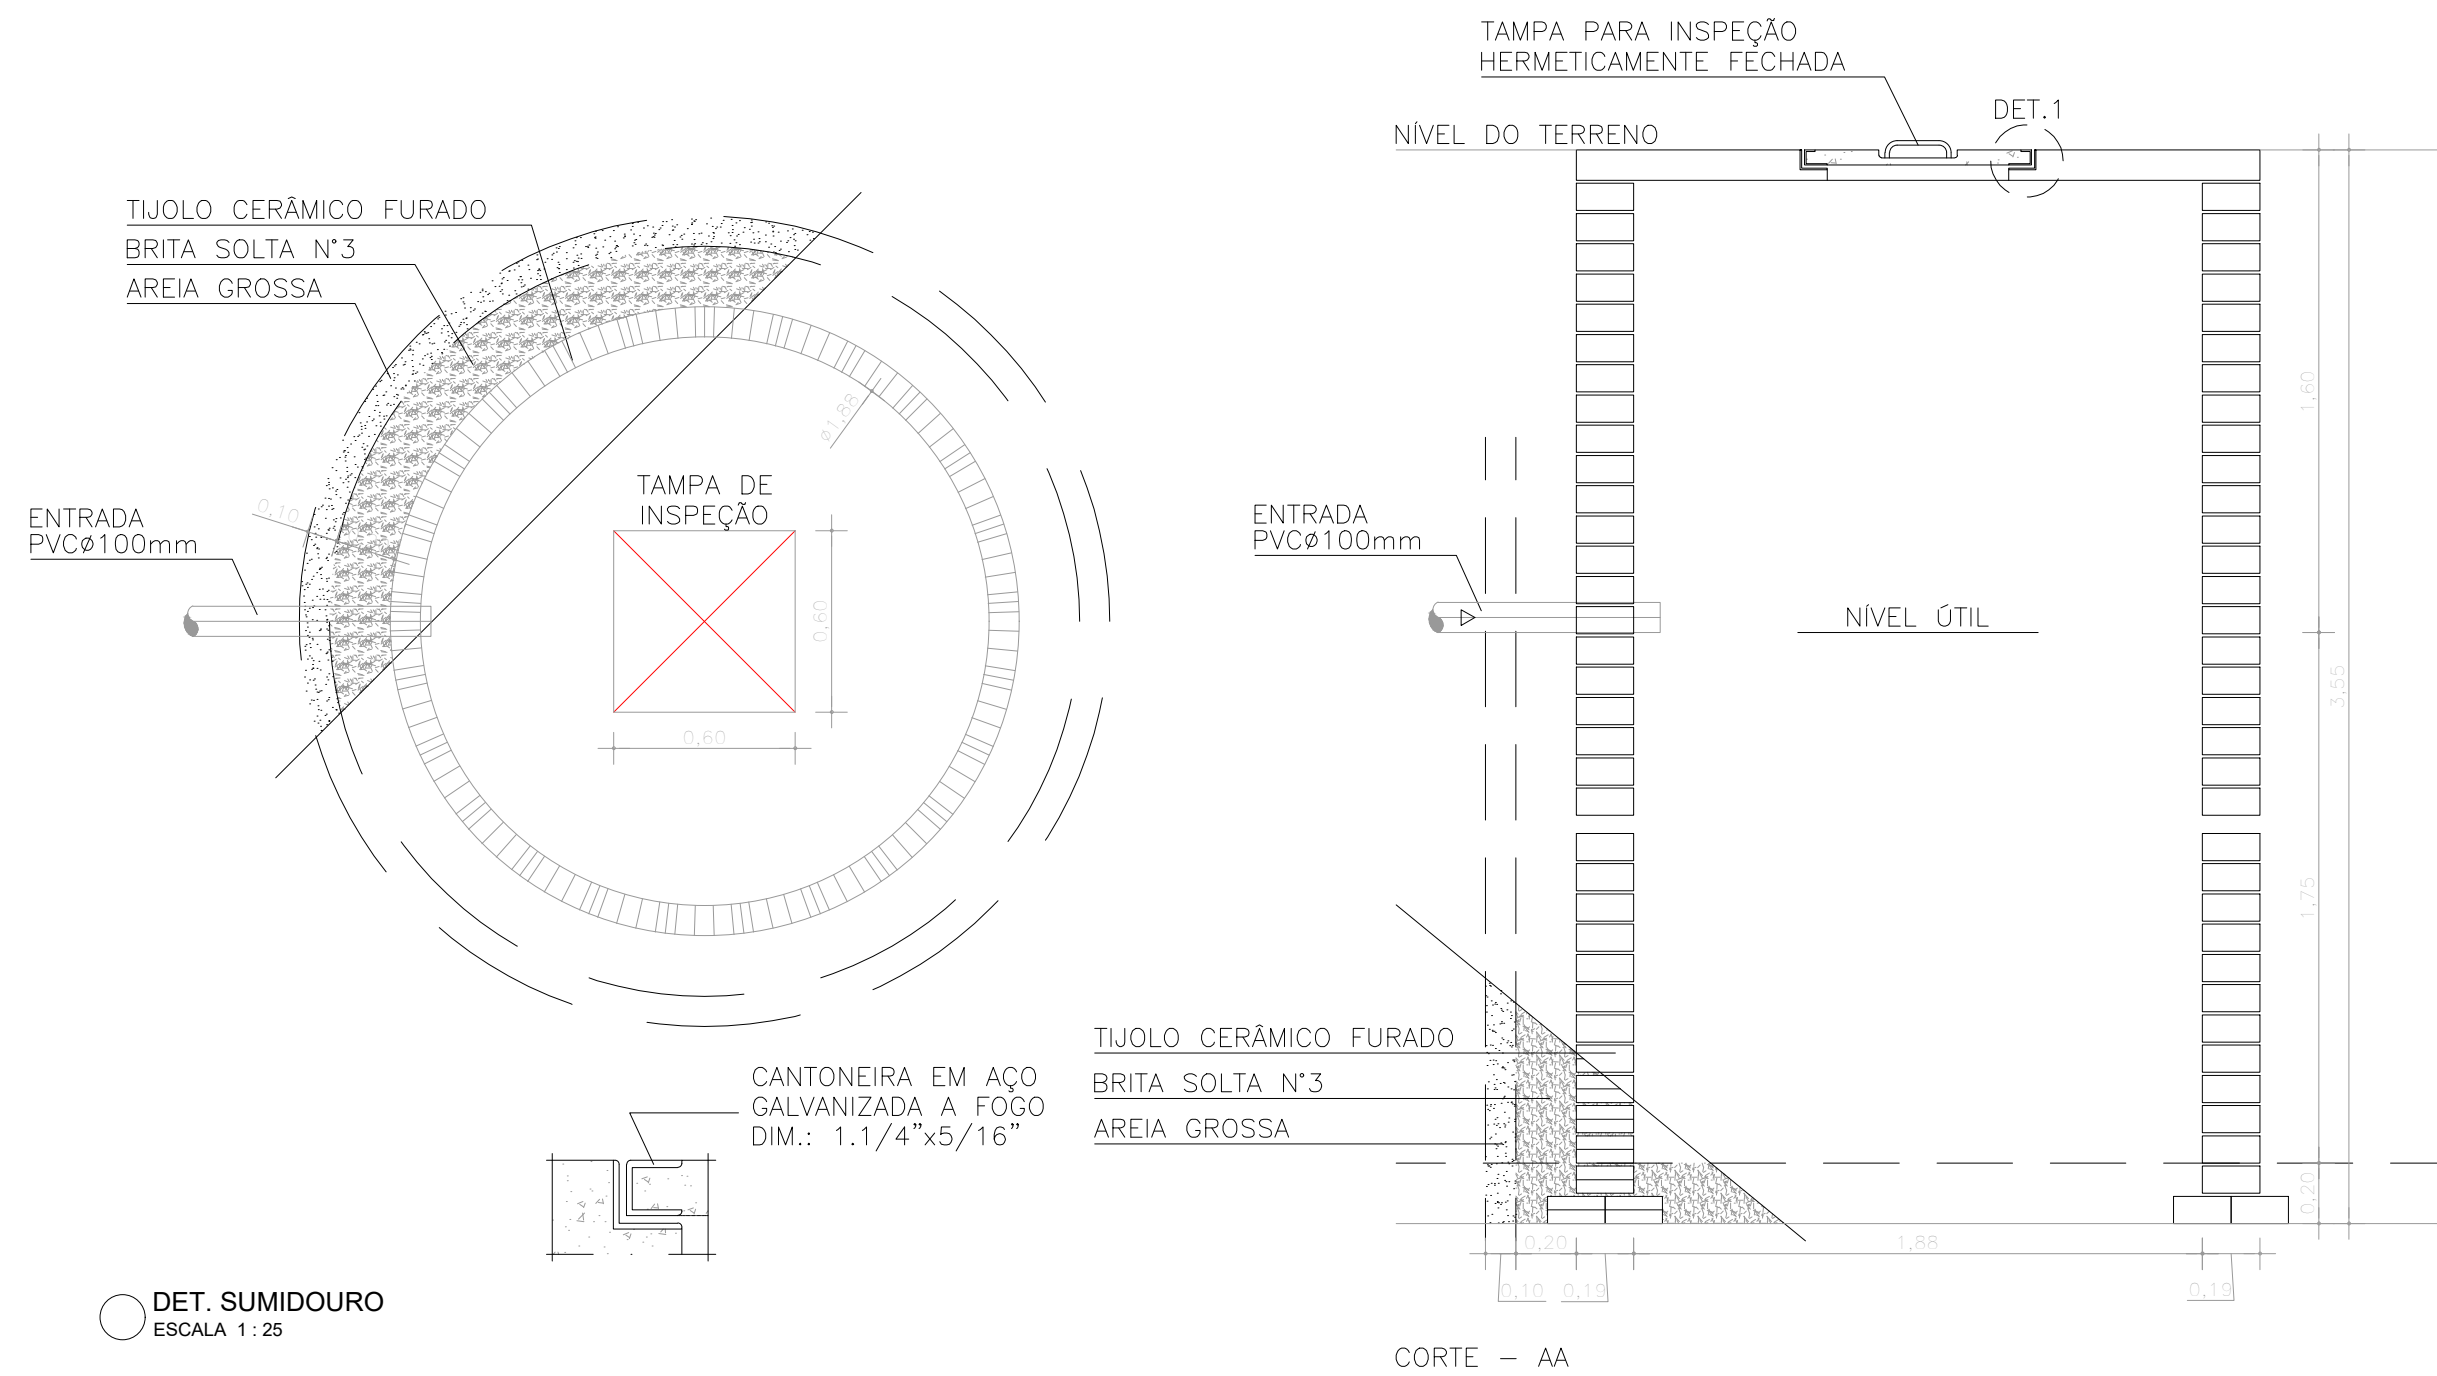

QUANTITATIVOS GERAIS			
	UND.	QUANT.	CÓDIGO
TANQUE SÉPTICO	UN	1,00	98055
TUBO PVC ø100mm	M	1,80	90694
TUBO PVC ø150mm	M	1,50	90695
CAP PVC ø150mm	UN	1,00	90696
CHAMINÉ ESGOTO ø600mm	M	0,40	98051
TAMPA EM CONCRETO ø600mm	UN	1,00	98115

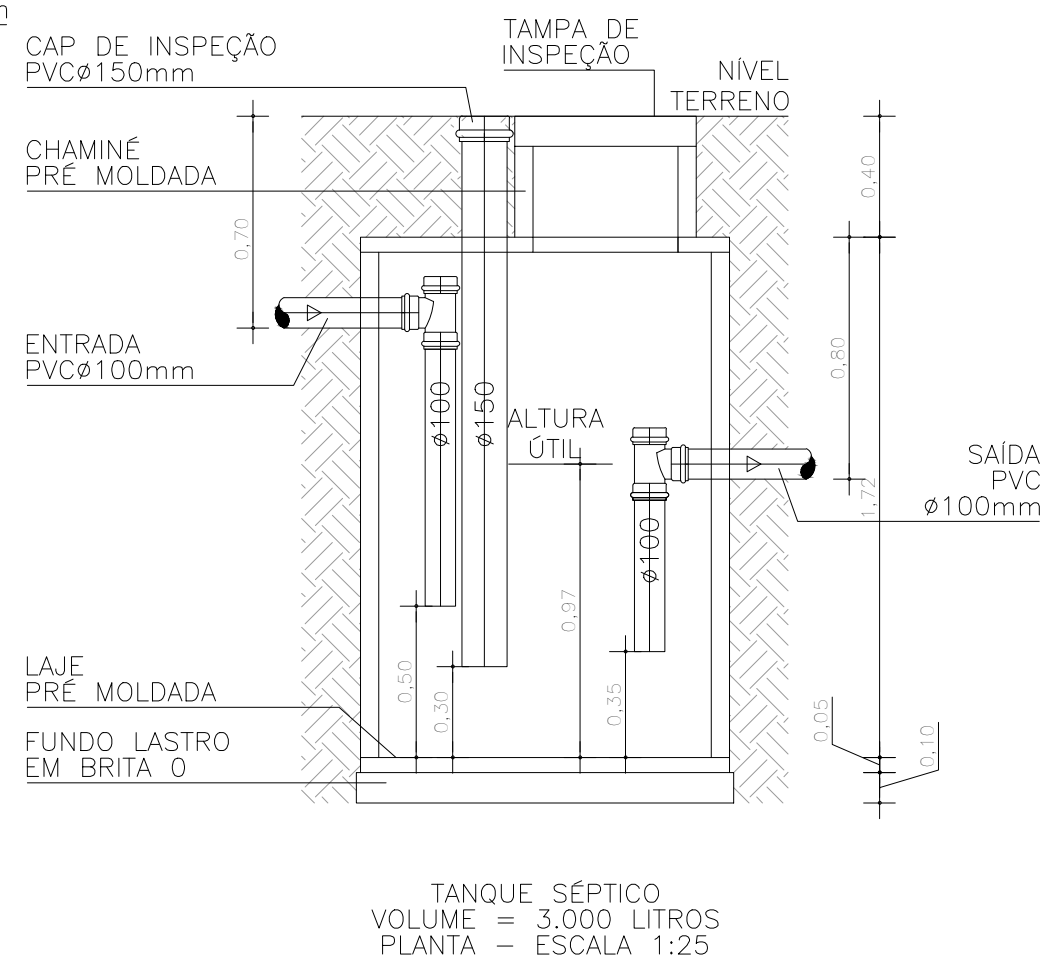


TANQUE SÉPTICO
VOLUME = 3.000 LITROS
PLANTA - ESCALA 1:25

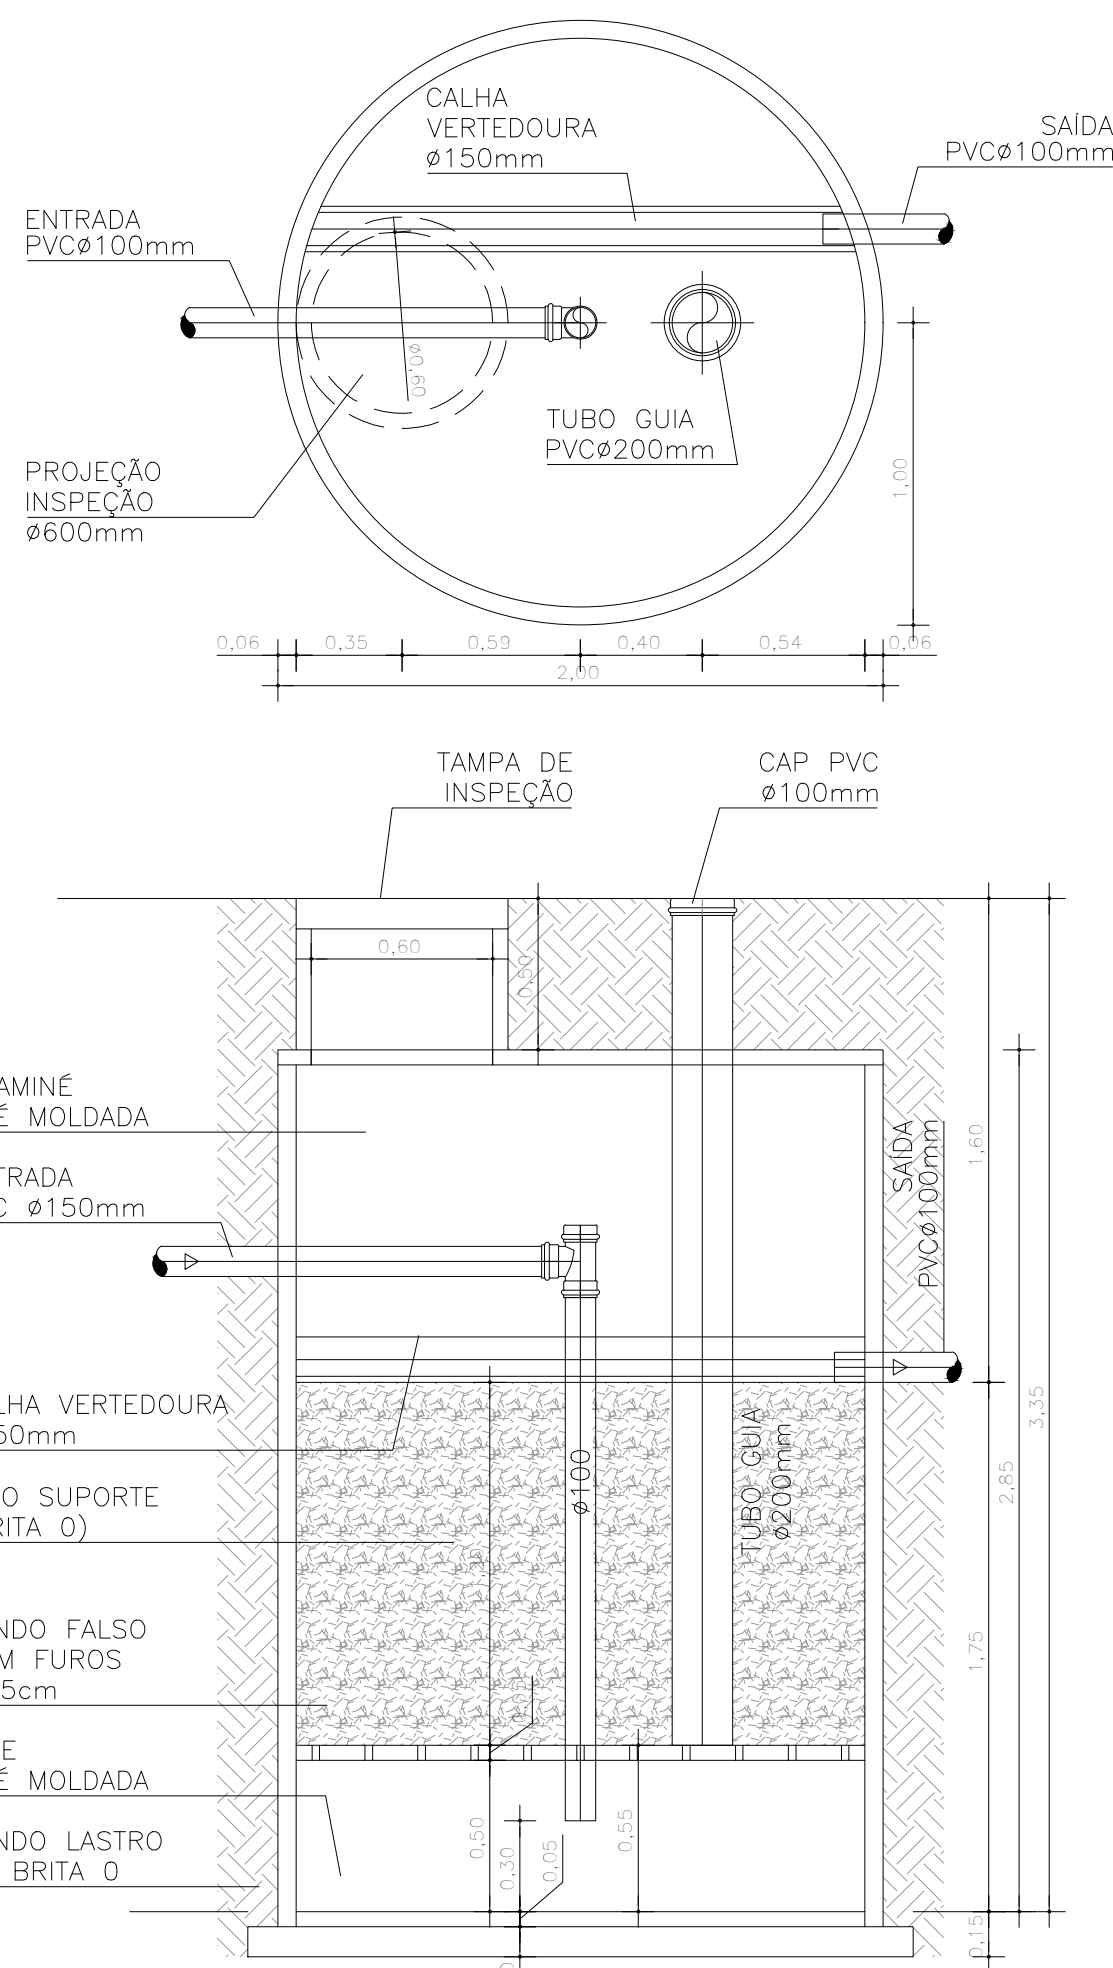


FILTRO ANAERÓBIO
VOLUME = 3331,1 LITROS

QUANTITATIVOS GERAIS			
	UND.	QUANT.	CÓDIGO
FILTRO ANAERÓBIO	UN	1,00	98059
TUBO PVC ø200mm	M	2,30	90696
TUBO PVC ø100mm	M	3,00	90695
TE PVC ø100mm	UN	1,00	104177
CAP PVC ø200mm	UN	1,00	00042666
CHAMINÉ ESGOTO ø600mm	M	0,50	98051
TAMPA EM CONCRETO ø600mm	UN	1,00	98115


DET. FILTRO ANAERÓBIO
ESCALA 1:25

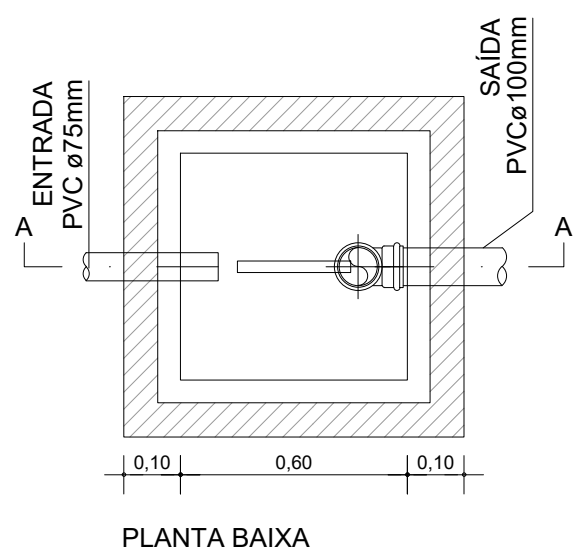


PLANTA BAIXA

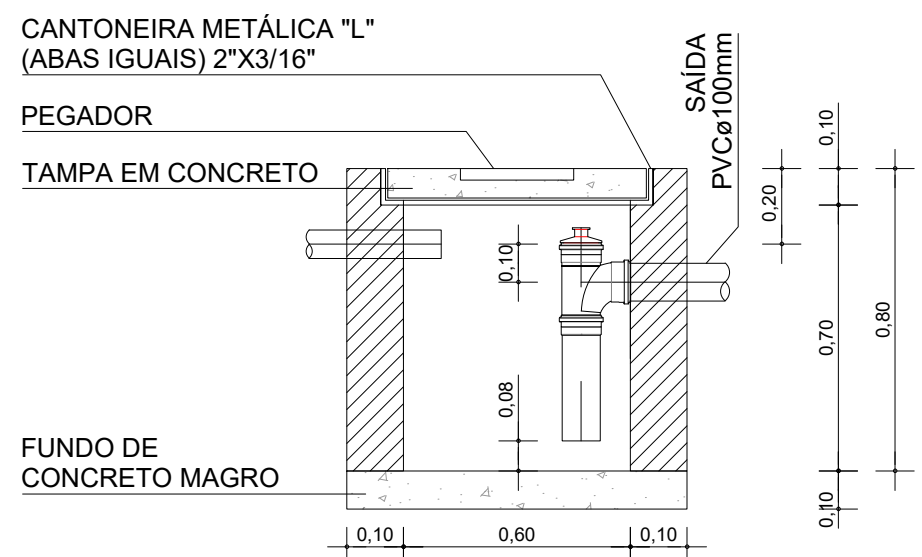

DET. CAIXA DE ESPUMA
ESCALA 1:20

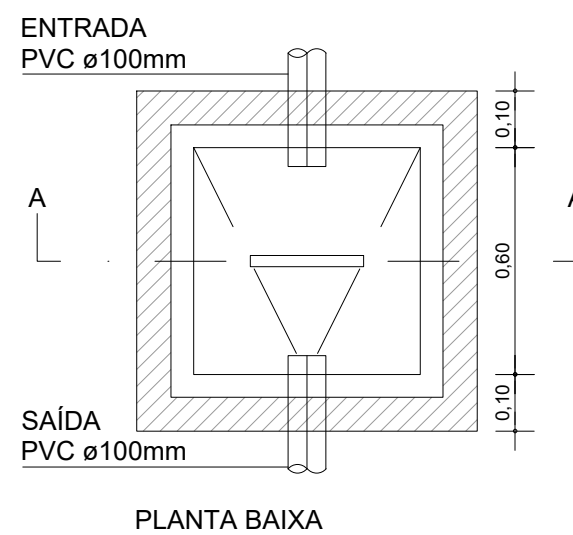

PLANTA BAIXA

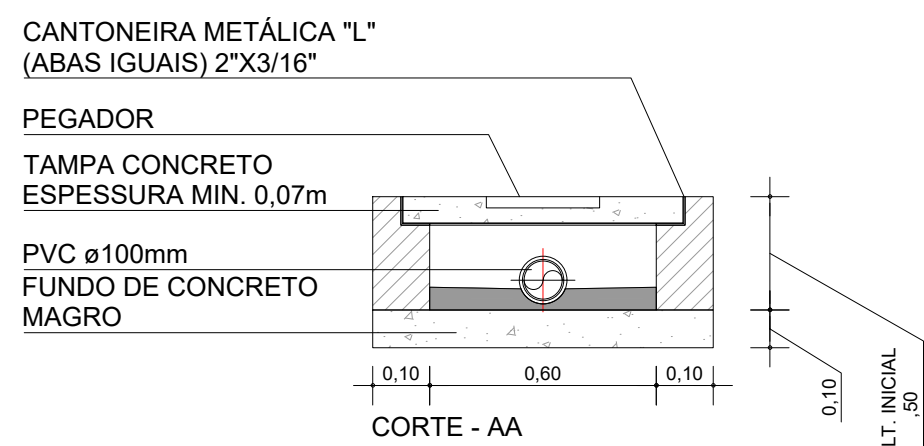

DET. CAIXA DE SABÃO
ESCALA 1:20

André Clemente Correia
Engenheiro Civil
Coordenador de Projetos

CONSORCIO SAÚDE CONCREMAT-MEP - CNPJ 60.255.454/0001-35
RUA JOAQUIM PALHARES, no. 40, ANDAR 5 - RIO DE JANEIRO/RJ - CEP 20.260-080 - FONE (21) 3535-4131
Medidas em metros. Confeir medidas no local. Antes de qualquer alteração consultar o arquiteto responsável.
O valor da cota prevalece ao da escala.

REV	DATA	CONTEÚDO	REV	DATA	CONTEÚDO
00	06/01/2026	EMIÇÃO INICIAL			

Nome do Empreendimento		UBSi II	
Endereço do Empreendimento		ALDEIA BAHETÁ, ITAJU DO COLÔNIA/BA	
Título do desenho		Disciplina ESGOTO	
PLANTA DE DETALHES		Etapas PROJETO EXECUTIVO	
Projeto e coordenador		Prancha	
CONSORCIO SAÚDE CONCREMAT-MEP - CNPJ 60.255.454/0001-35 RUA JOAQUIM PALHARES, no. 40, ANDAR 5 - RIO DE JANEIRO/RJ - CEP 20.260-080 FONE (21) 3535-4131		02/02	
Responsável Técnico pelo Projeto de Esgoto		Especialidade ESG	
ANDRÉ CLEMENTE CORREIA ENGENHEIRO CREA: 1809024404		Escala 00	
		1/100	