




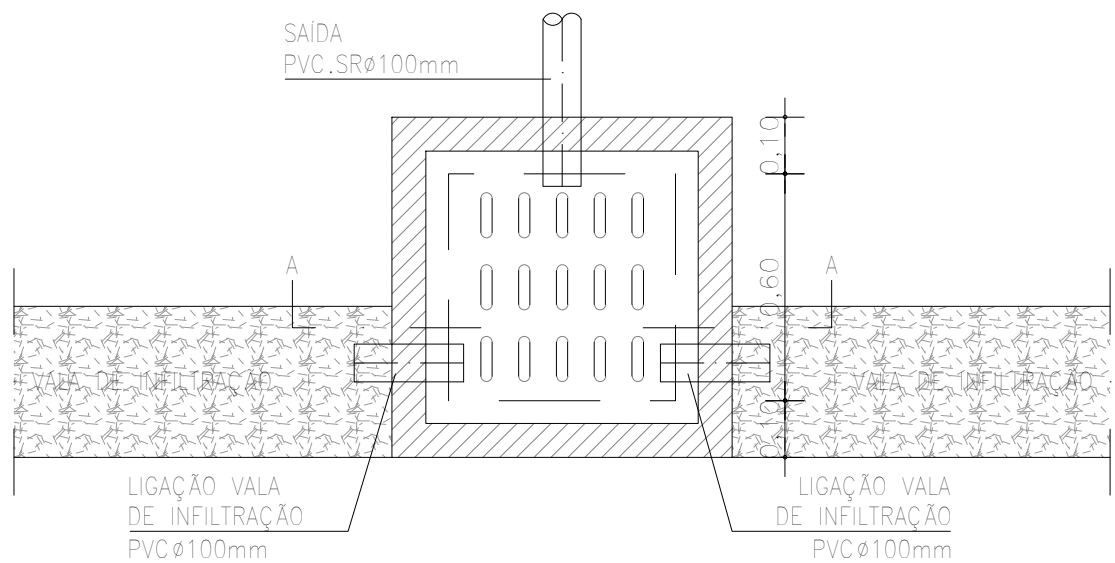

PLANTA BAIXA

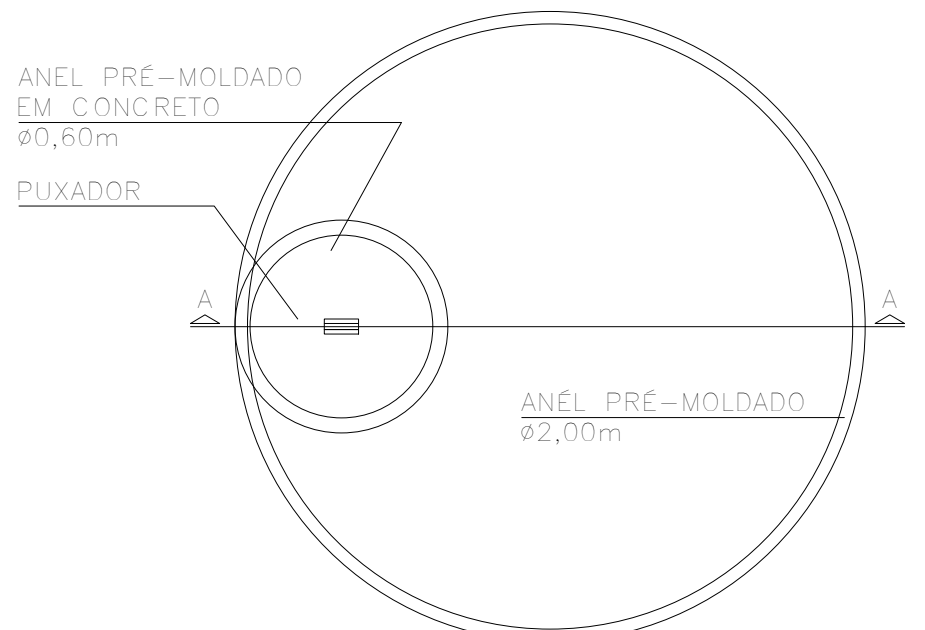


PLANTA BAIXA

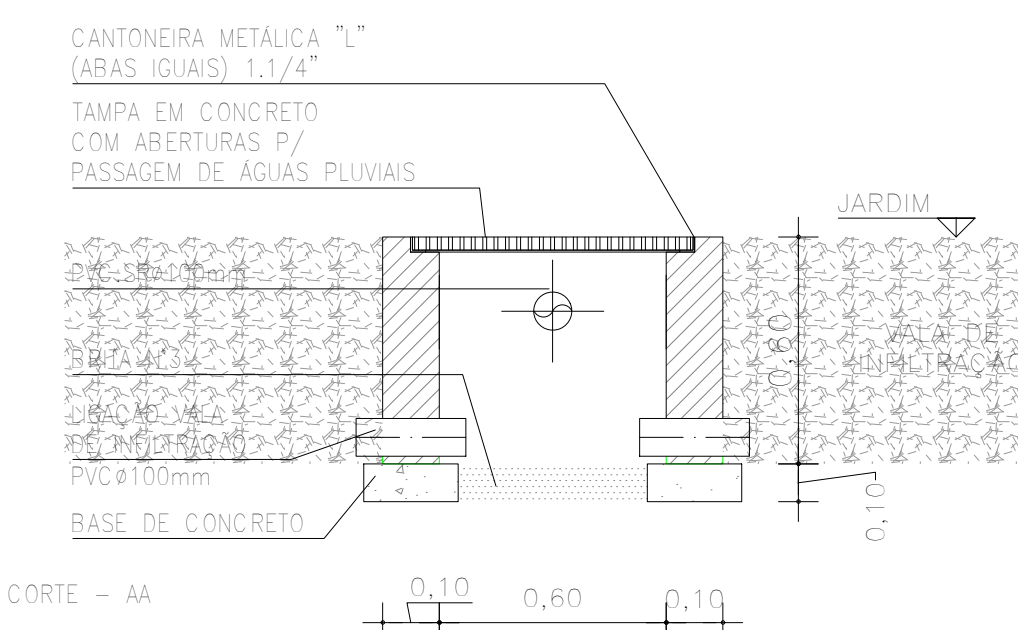


CORTE - AA

DET. CAIXA DE INSERÇÃO
ESCALA 1:20

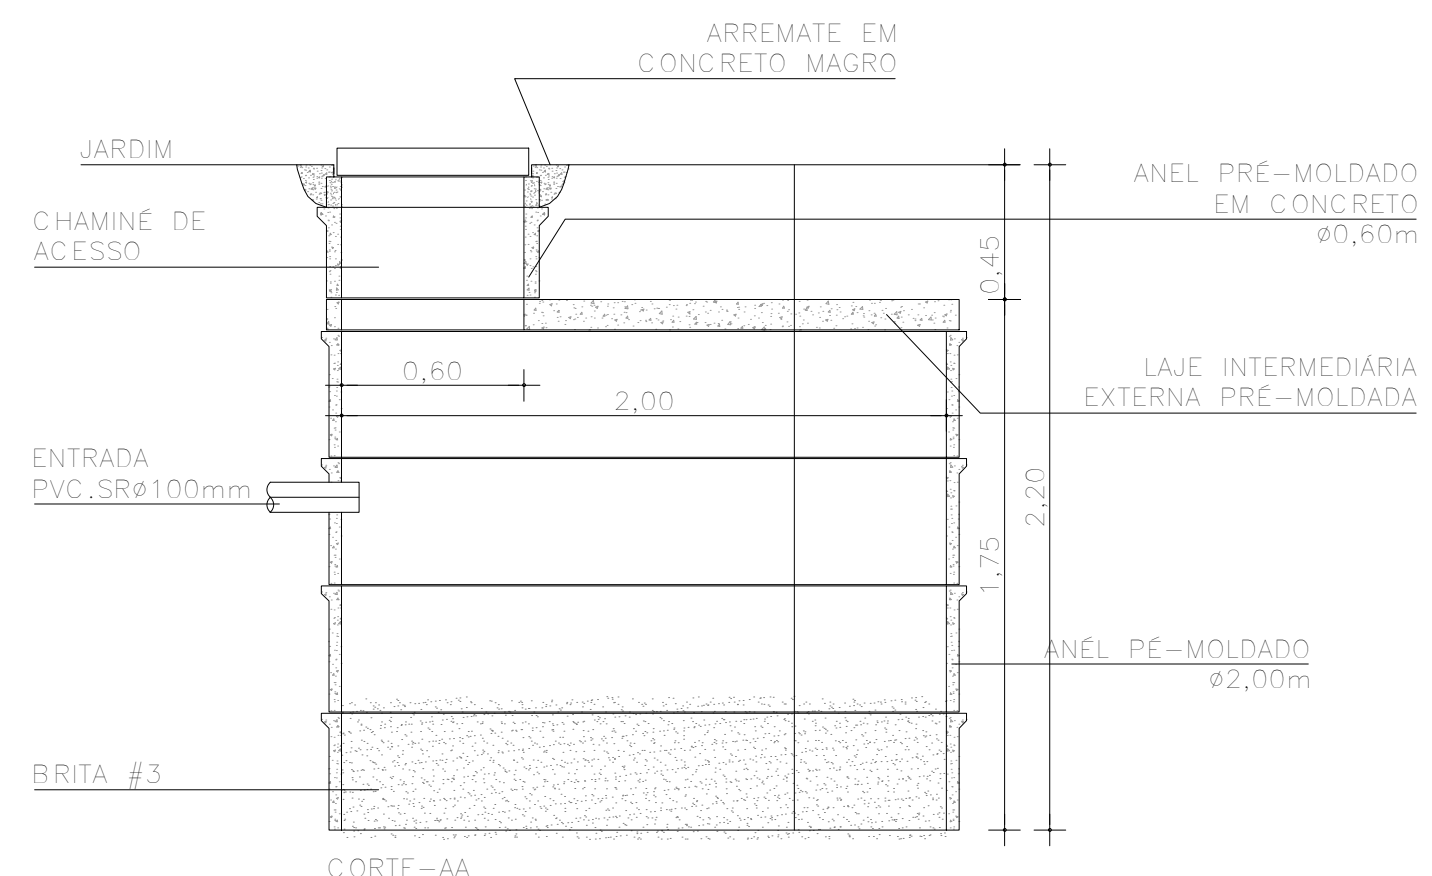


CORTE - AA

DET. POÇO DE INFILTRAÇÃO
ESCALA 1:25

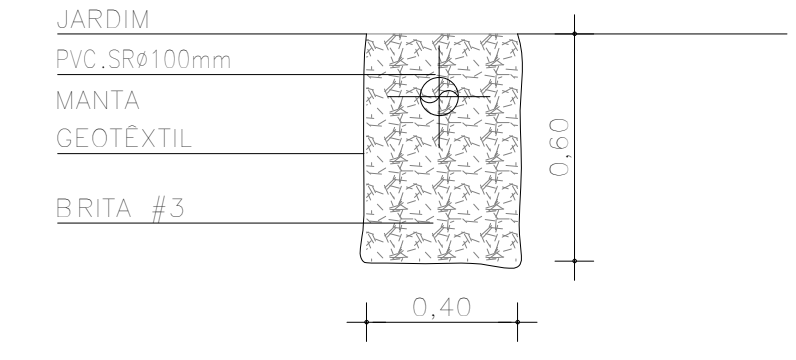

DET. VALA DE INFILTRAÇÃO
ESCALA 1:20

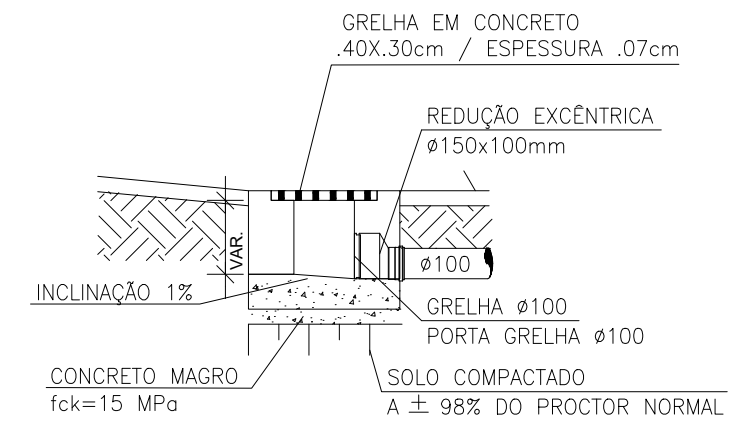

DET. SAÍDA LATERAL GRELHA
ESCALA 1:20

APR 2025
Conselho Especialista Técnico SA
André Clemente Correia
Coordenador de Contratos

CONSORCIO SAÚDE CONCREMAT-MEP - CNPJ 00.255.454/0001-35
RUA JOAQUIM PALHARES, no. 40, ANDAR 5 - RIO DE JANEIRO/RJ - CEP 20.260-080 - FONE (21) 3535-4131
Medidas em metros. Conferir medidas no local.
O valor da cota prevalece ao da escala. Antes de qualquer alteração consultar o arquiteto responsável.

REV	DATA	CONTEUDO	REV	DATA	CONTEUDO
00	06/01/2025	EMIÇÃO INICIAL			
Nome do Empreendimento					
UBSi II					
Endereço do Empreendimento			Disciplina		
ALDEIA BAHETÁ, ITAJU DO COLÔNIA/BA			ÁGUAS PLUVIAIS		
Título do desenho			Etapa		
PLANTA DE DETALHES			PROJETO EXECUTIVO		
 CONCREMAT MEP			Projeta e coordenador		Prancha
			CONSORCIO SAÚDE CONCREMAT-MEP - CNPJ 00.255.454/0001-35 RUA JOAQUIM PALHARES, no. 40, ANDAR 5 - RIO DE JANEIRO/RJ - CEP 20.260-080 FONE (21) 3535-4131 Responsável Técnico pelo Projeto de Águas Pluviais ANDRÉ CLEMENTE CORREIA ENGENHEIRO CREA 189002404		Especialidade
			02/02		PLU
			Revisão 01		Escala 1/100