




PLANTA BAIXA - PAVIMENTO TÉRREO
ESCALA 1 : 50

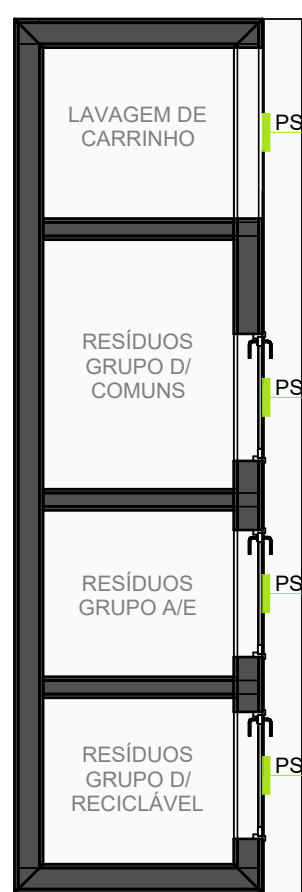

PLANTA BAIXA - CENTRAL DE RESÍDUOS
ESCALA 1 : 50



PLANTA BAIXA - CENTRAL GLP
ESCALA 1 : 50

PLACA DE PAREDE E PORTA (PP)		
CÓDIGO	CONTÉUDO DA PLACA	QNT.
PP-01	SALA DE ACOULHIMENTO	1
PP-02	SALA DE ACOULHIMENTO INDIVIDUAL 01	1
PP-03	SALA DE ACOULHIMENTO INDIVIDUAL 02	1
PP-04	SALA DE ACOULHIMENTO INDIVIDUAL 03	1
PP-05	SALA DE ACOULHIMENTO INDIVIDUAL COLETIVO	1
PP-06	SALA DE APOIO ADMINISTRATIVO	1
PP-07	SALA DE REUNIÃO	1
PP-08	RECEPÇÃO	1
PP-09	ARQUIVO	1
PP-10	SALA ADMINISTRATIVA	1
PP-11	SALA DE T.I.	1
PP-12	DEPÓSITO DE MATERIAL DE LIMPEZA	1
PP-13	COZINHA	1
PP-14	FARMÁCIA	1
PP-15	SALA DE ACOULHIMENTO COLETIVO 02	1
PP-16	SALA DE ACOULHIMENTO COLETIVO 03	1
PP-17	SALA DE ACOULHIMENTO COLETIVO 04	1
PP-18	QUARTO DE ACOULHIMENTO 01	1
PP-19	QUARTO DE ACOULHIMENTO 02	1
PP-20	QUARTO DE ACOULHIMENTO 03	1
PP-21	QUARTO DE ACOULHIMENTO 04	1
PP-22	LAVANDERIA PARA O USUÁRIO	1
PP-23	POSTO DE ENFERMAGEM	2
PP-24	APLICAÇÃO DE MEDICAMENTOS	2
PP-25	COZINHA	2
PP-26	DESPENSA	1
PP-27	ALMOXARIFADO	1
PP-28	QUARTO DE DESCANSO	1
PP-29	QUARTO DE DESCANSO	1
PP-30	CENTRAL DE GLP	1
PP-31	ÁREA EXTERNA PARA VARAL	1
TOTAL		35

PLACA EM BRILHE (BR)		
CÓDIGO	CONTÉUDO DA PLACA	QNT.
BR-01	SALA DE ACOULHIMENTO	1
BR-02	SALA DE ACOULHIMENTO INDIVIDUAL 01	1
BR-03	SALA DE ACOULHIMENTO INDIVIDUAL 02	1
BR-04	SALA DE ACOULHIMENTO INDIVIDUAL 03	1
BR-05	SALA DE ACOULHIMENTO INDIVIDUAL COLETIVO	1
BR-06	SALA DE APOIO ADMINISTRATIVO	1
BR-07	SALA DE REUNIÃO	1
BR-08	RECEPÇÃO	1
BR-09	ARQUIVO	1
BR-10	SALA ADMINISTRATIVA	1
BR-11	SALA DE T.I.	1
BR-12	DEPÓSITO DE MATERIAL DE LIMPEZA	1
BR-13	COZINHA	1
BR-14	FARMÁCIA	1
BR-15	SALA DE ACOULHIMENTO COLETIVO 02	1
BR-16	SALA DE ACOULHIMENTO COLETIVO 03	1
BR-17	SALA DE ACOULHIMENTO COLETIVO 04	1
BR-18	QUARTO DE ACOULHIMENTO 01	1
BR-19	QUARTO DE ACOULHIMENTO 02	1
BR-20	QUARTO DE ACOULHIMENTO 03	1
BR-21	QUARTO DE ACOULHIMENTO 04	1
BR-22	LAVANDERIA PARA O USUÁRIO	1
BR-23	POSTO DE ENFERMAGEM	2
BR-24	APLICAÇÃO DE MEDICAMENTOS	2
BR-25	COZINHA	2
BR-26	DESPENSA	1
BR-27	ALMOXARIFADO	1
BR-28	QUARTO DE DESCANSO	1
BR-29	QUARTO DE DESCANSO	1
BR-30	CENTRAL DE GLP	1
BR-31	ÁREA EXTERNA PARA VARAL	1
TOTAL		46

PLACA DE SANITÁRIO (PS)		
CÓDIGO	CONTÉUDO DA PLACA	QNT.
PS-01	SANITÁRIO FEMININO	1
PS-02	SANITÁRIO MASCULINO	1
PS-03	SANIT. PCD FEM/FAMÍLIA	1
PS-04	SANIT. PCD MASCULINO	1
PS-05	SANITÁRIO FUNCIONÁRIO	1
PS-06	BANHEIRO	3
PS-07	BANHEIRO PCD	1
PS-08	BANHEIRO PCD P/ O USUÁRIO	1
PS-09	BANHEIRO PARA O USUÁRIO	1
PS-10	SANITÁRIO FUNC. PCD	1
PS-11	SANIT. VEST. FUNC. FEMININO	1
PS-12	SANIT. VEST. FUNC. MASCULINO	1
TOTAL		14

PLACA DE SINALIZAÇÃO INTERNA (PSI)		
CÓDIGO	CONTÉUDO DA PLACA	QNT.
PSI-01	PROIBIDO FUMAR (VER MEMORIAL DESCRITIVO)	10
PSI-02	MANEIR CORRETO NO BULEIRO (VER MEMORIAL DESCRITIVO)	2
PSI-03	ACESSO RESTRITO (VER MEMORIAL DESCRITIVO)	1
TOTAL		13

PLACA DE SETOR (PSP)		
CÓDIGO	CONTÉUDO DA PLACA	QNT.
PSP-01	FARMÁCIA	1
PSP-02	REFEITÓRIO	1
PSP-03	POSTO DE ENFERMAGEM	1
PSP-04	ACESSO DE SERVIÇO	1
PSP-05	RESÍDUOS GRUPO D	1
PSP-06	RESÍDUOS GRUPO A/E	1
PSP-07	INFECTANTES E PERFUMIZANTES	1
PSP-08	RESÍDUOS GRUPO D	1
PSP-09	RESÍDUOS GRUPO D	1
PSP-10	LAVAGEM DE CARRINHO	1
PSP-11	ACESSO VARANDA COBERTA	1
TOTAL		9

PANEL PARA ARTISTA (PAR)		
CÓDIGO	CONTÉUDO DA PLACA	QNT.
PAR-01	PANEL PARA PINTURA ARTISTICA - 3M - VER MEMORIAL DESCRITIVO	1
TOTAL		1

NOME DA UNIDADE (PNU)		
CÓDIGO	CONTÉUDO DA PLACA	QNT.
PNU-01	CAPS	1
PNU-02	CENTRO DE ATENÇÃO PSICOSSOCIAL (VER MEMORIAL DESCRITIVO)	1
PNU-03	BRASÃO DO ESTADO DA BAHIA E MARCA DO SISTEMA ÚNICO DE SAÚDE - SUS (VER MEMORIAL DESCRITIVO)	1
TOTAL		2

MAPA TÁTIL		
CÓDIGO	CONTÉUDO DA PLACA	QNT.
MT-01	VER PRANCHIM 002 P.P. CAPS-PCV PE-002-R01	1
TOTAL		1

ADESIVO DE ESPAÇO RESERVADO PARA PCD (ERP)		
CÓDIGO	CONTÉUDO DA PLACA	QNT.
ERP-01	ACESSO DE ESPAÇO RESERVADO AO PCD - VER MEMORIAL DESCRITIVO	1
ERP-02	ACESSO DE ESPAÇO RESERVADO AO PCD - VER MEMORIAL DESCRITIVO	1
ERP-03	ACESSO DE ESPAÇO RESERVADO AO PCD - VER MEMORIAL DESCRITIVO	1
ERP-04	ACESSO DE ESPAÇO RESERVADO AO PCD - VER MEMORIAL DESCRITIVO	1
ERP-05	ACESSO DE ESPAÇO RESERVADO AO PCD - VER MEMORIAL DESCRITIVO	1
TOTAL		5

TITEN		
CÓDIGO	CONTÉUDO DA PLACA	QNT.
TO-01	TITEN - VER MEMORIAL DESCRITIVO	1
TOTAL		1

OBS: O local de implantação do ítem varia de acordo com o termo de implantação do edifício.

LEGENDA DE COMUNICAÇÃO VISUAL				
VER MEMORIAL DESCRITIVO				
CÓDIGO	COR	DESCRIÇÃO	SÍMBOLOGIA	QNT.
PP	VER MEMORIAL DESCRITIVO	PLACA DE IDENTIFICAÇÃO DE PORTA/PAREDE	PP-01	35
PPS	VER MEMORIAL DESCRITIVO	PLACA DE IDENTIFICAÇÃO DE SANITÁRIOS	PPS-01	14
PSI	VER MEMORIAL DESCRITIVO	PLACA DE SINALIZAÇÃO INTERNA	PSI-01	16
PSP	VER MEMORIAL DESCRITIVO	PLACA DE IDENTIFICAÇÃO DE SETOR	PSP-01	9
PAR	VER MEMORIAL DESCRITIVO	INDICAÇÃO DE PANEL PARA ARTISTA	PAR-01	1
PNU	VER MEMORIAL DESCRITIVO	LETREIRO DE IDENTIFICAÇÃO DA UNIDADE	PNU-01	2
BR	VER MEMORIAL DESCRITIVO	PLACA DE IDENTIFICAÇÃO EM BRILLE	BR-01	48
MT	VER MEMORIAL DESCRITIVO	MAPA TÁTIL	MT-01	1
ERP	VER MEMORIAL DESCRITIVO	ADESIVO ESPAÇO RESERVADO PARA PCD	ERP-01	5
LEGENDA SIMBOLÓGICA				
O número identifica a placa				
A direção da linha identifica a face da placa				
O código identifica o tipo de placa				
A cor identifica o tipo de placa				

CONSORCIO SAÚDE CONCREMAT-MEP-CNPJ 60.255.454/0001-35
RUA JOAQUIM PALHARES, Nº 40, ANDAR 5 - RIO DE JANEIRO/RJ - CEP 20.260-080 - FONE (21) 3535-4131
Medidas em centímetros. Confira medidas no local.
O valor da cota prevalece ao da escala. Antes de qualquer alteração, consultar o arquiteto responsável.

REV.	DATA	CONTEÚDO	REV.	DATA	CONTEÚDO
R00	11/12/2023	EMIÇÃO INICIAL			
R01	19/01/2026	CONEXÕES CONFORME PARCELA DIA 08/01/26			

Nome do Empreendimento:		Disciplina:	
CENTRO DE ATENÇÃO PSICOSSOCIAL III		COMUNICAÇÃO VISUAL	
Desenho de Implantação:		Escala:	
(DIVERSOS PROJETO PADRÃO)		PROJETO EXECUTIVO	

PLANTA BAIXA - PAVIMENTO TÉRREO E ANEXOS			
Projeto e coordenador			
CONSORCIO SAÚDE CONCREMAT - MEP - CNPJ 60.255.454/0001-35			
RUA JOAQUIM PALHARES, Nº 40, ANDAR 5 - RIO DE JANEIRO/RJ - CEP 20.260-080			
FONE (21) 3535-4131			
Responsável Técnico pelo Projeto			
ANA CAROLINA POTER MENDES			
Assinatura CAUTER/03/2023			
Especialidade		Prancha	
CMV		01	
Revisão		Escala	
R01		INDICADA	