

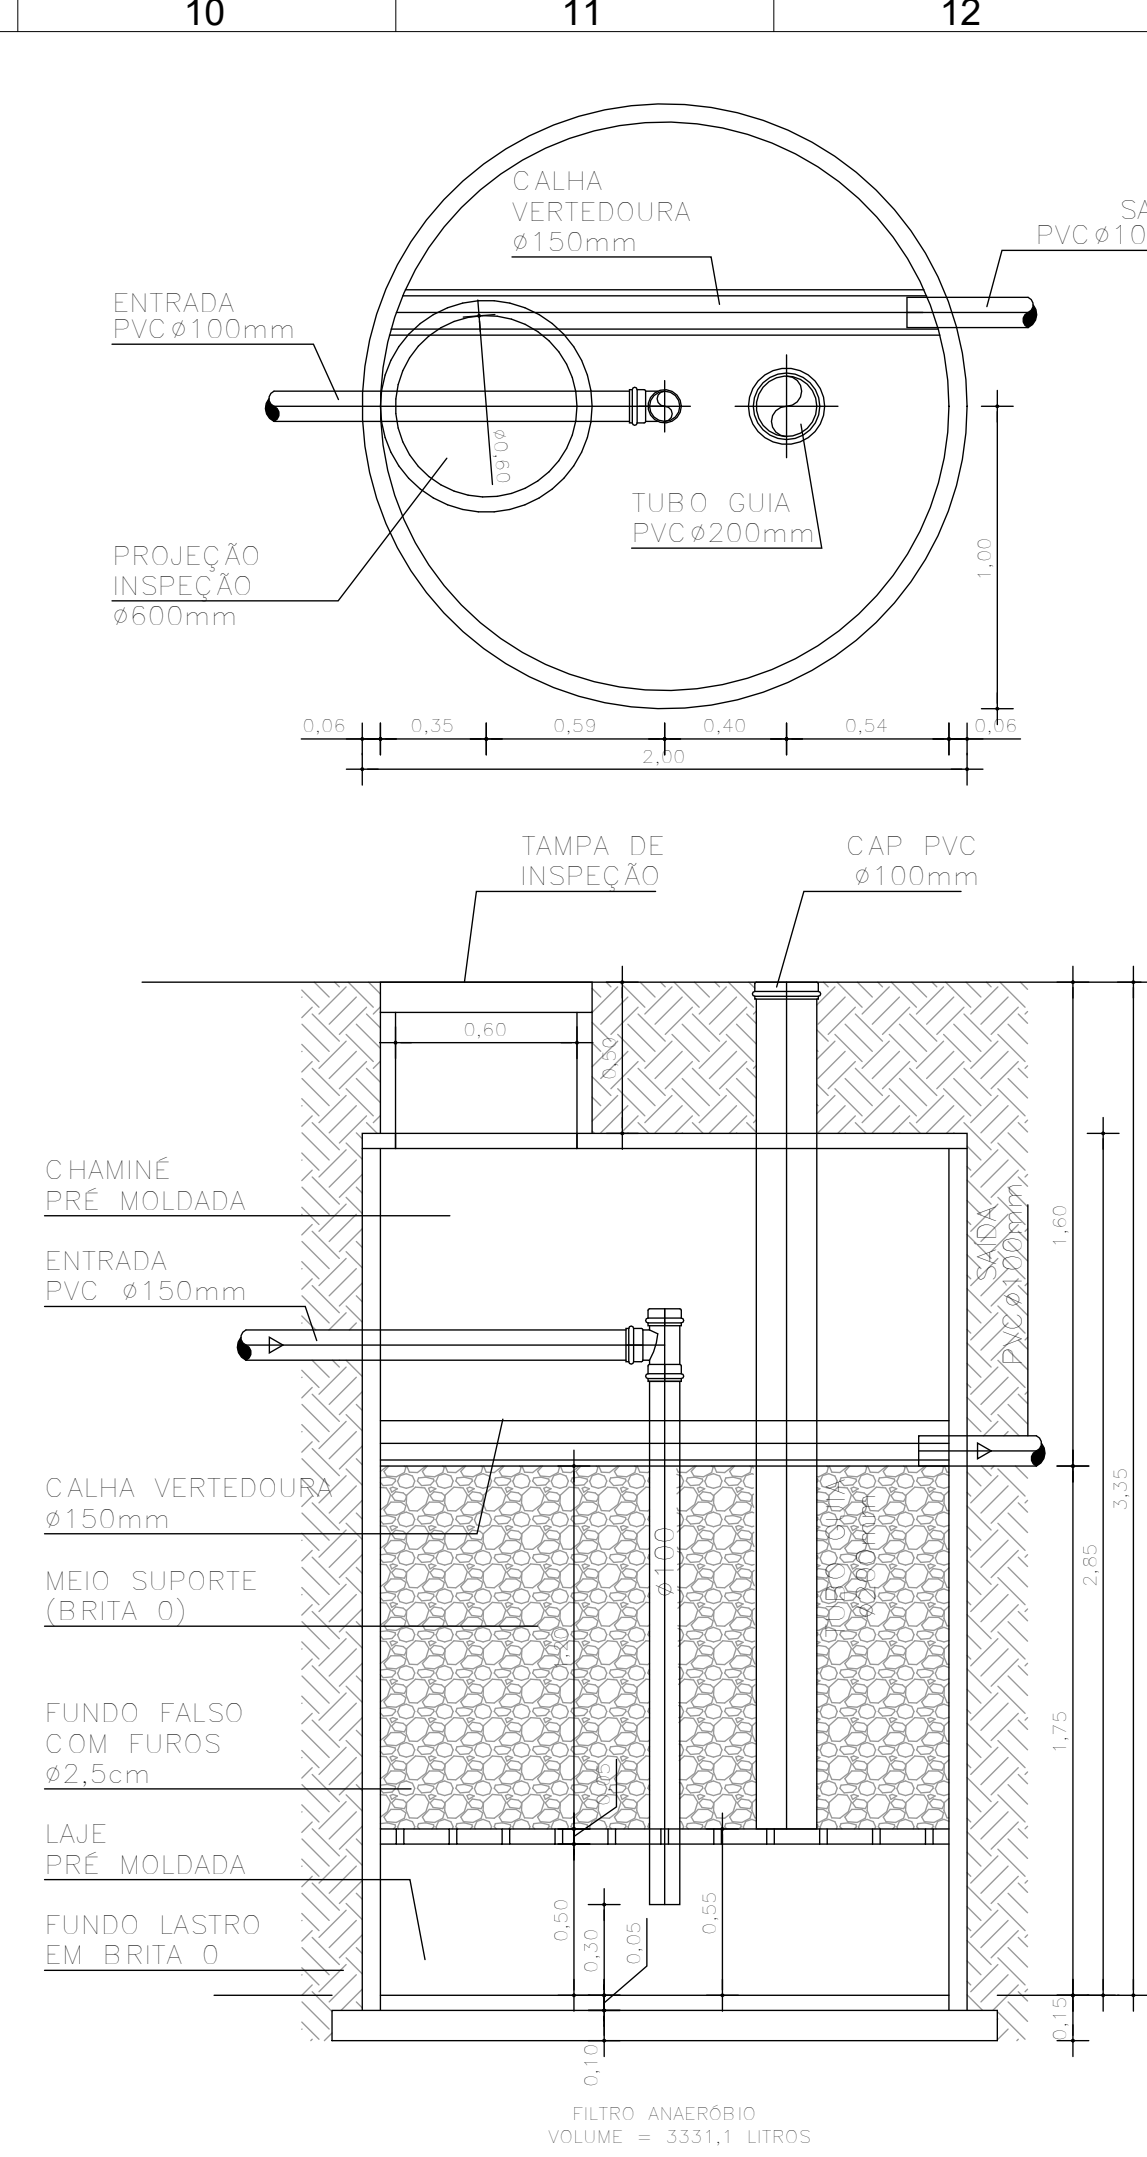
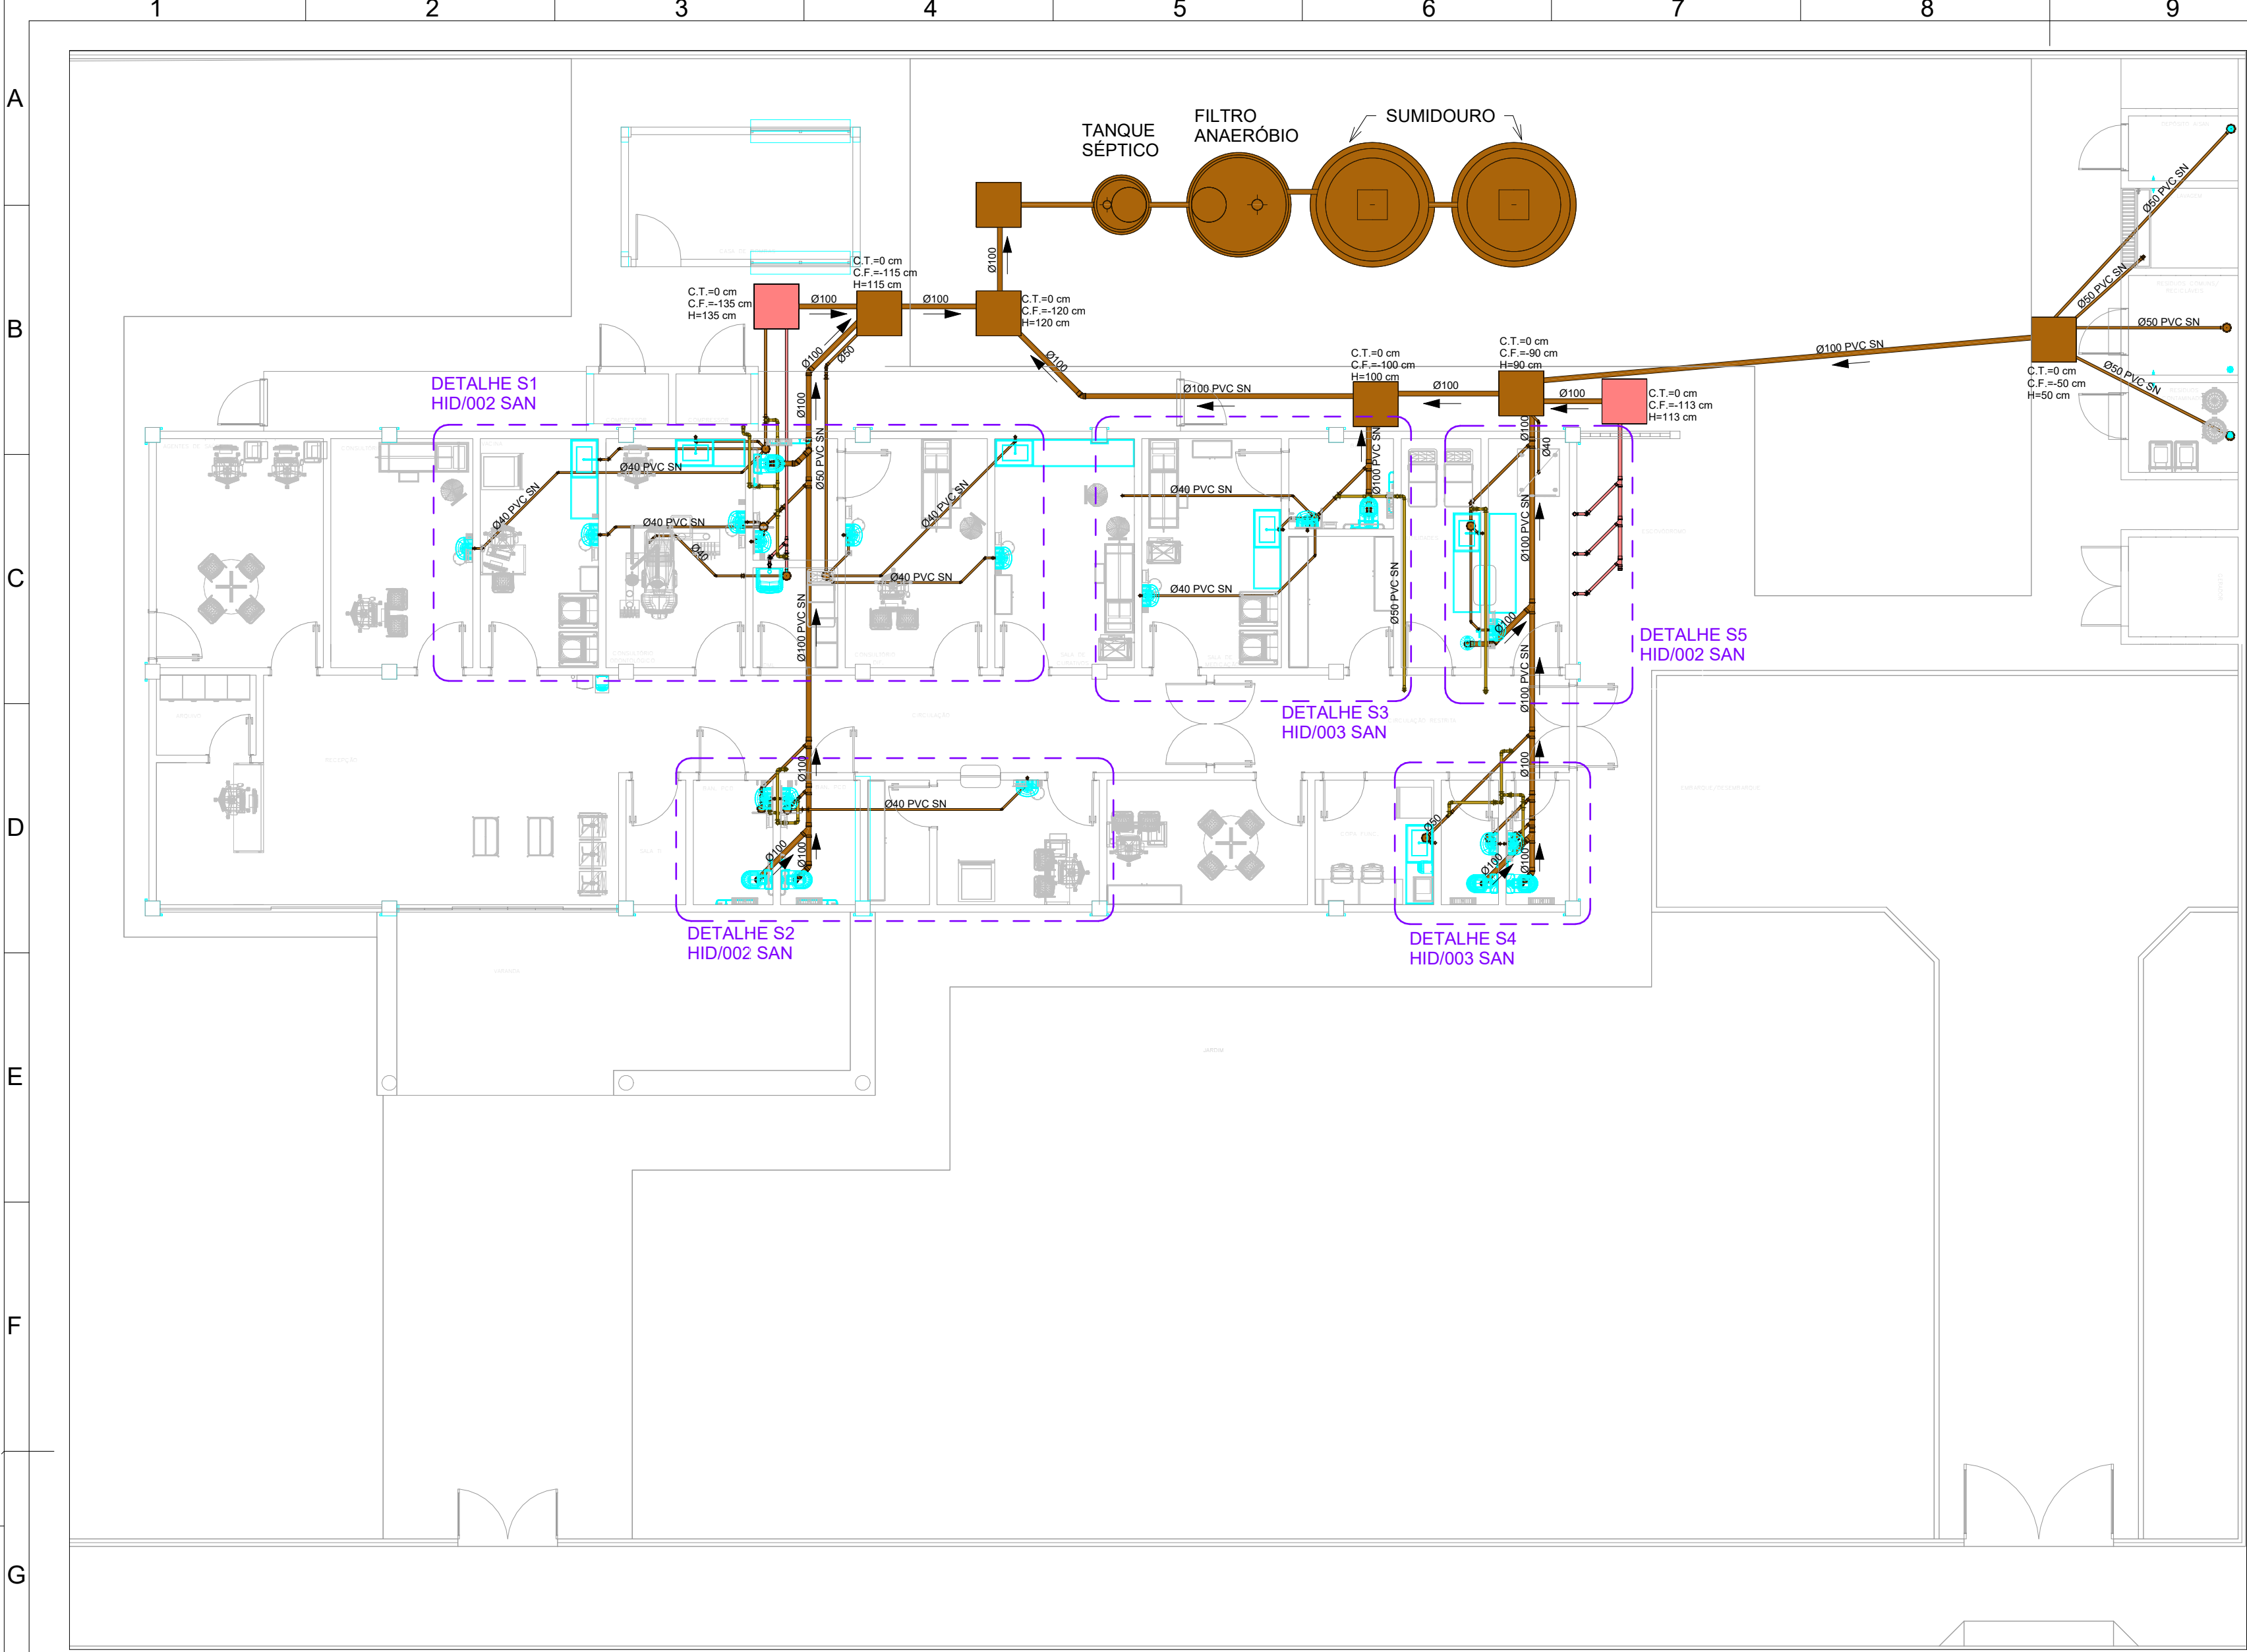


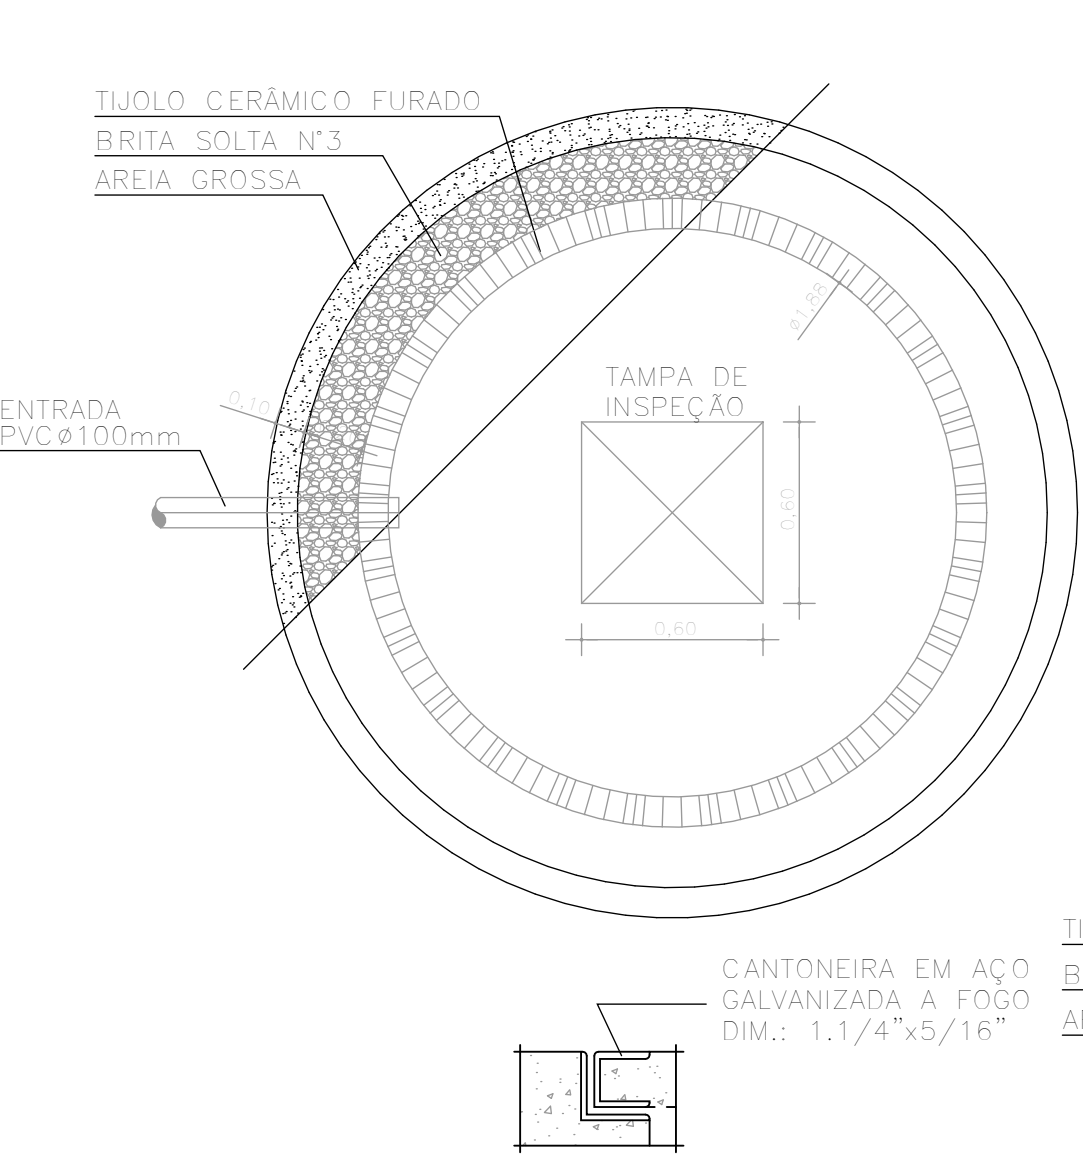


QUANTITATIVOS GERAIS			
	UND.	QUANT.	CÓDIGO
FILTRO ANAERÓBIO	UN	1,00	98059
TUBO PVC Ø200mm	M	2,30	90696
TUBO PVC Ø100mm	M	3,00	90695
TE PVC Ø100mm	UN	1,00	104177
CAP PVC Ø200mm	UN	1,00	00042686
CHAMINÉ ESGOTO Ø600mm	M	0,50	98051
TAMPA EM CONCRETO Ø600mm	UN	1,00	98115

1 PLANTA BAIXA TÉRREO SAN SEM ESCALA

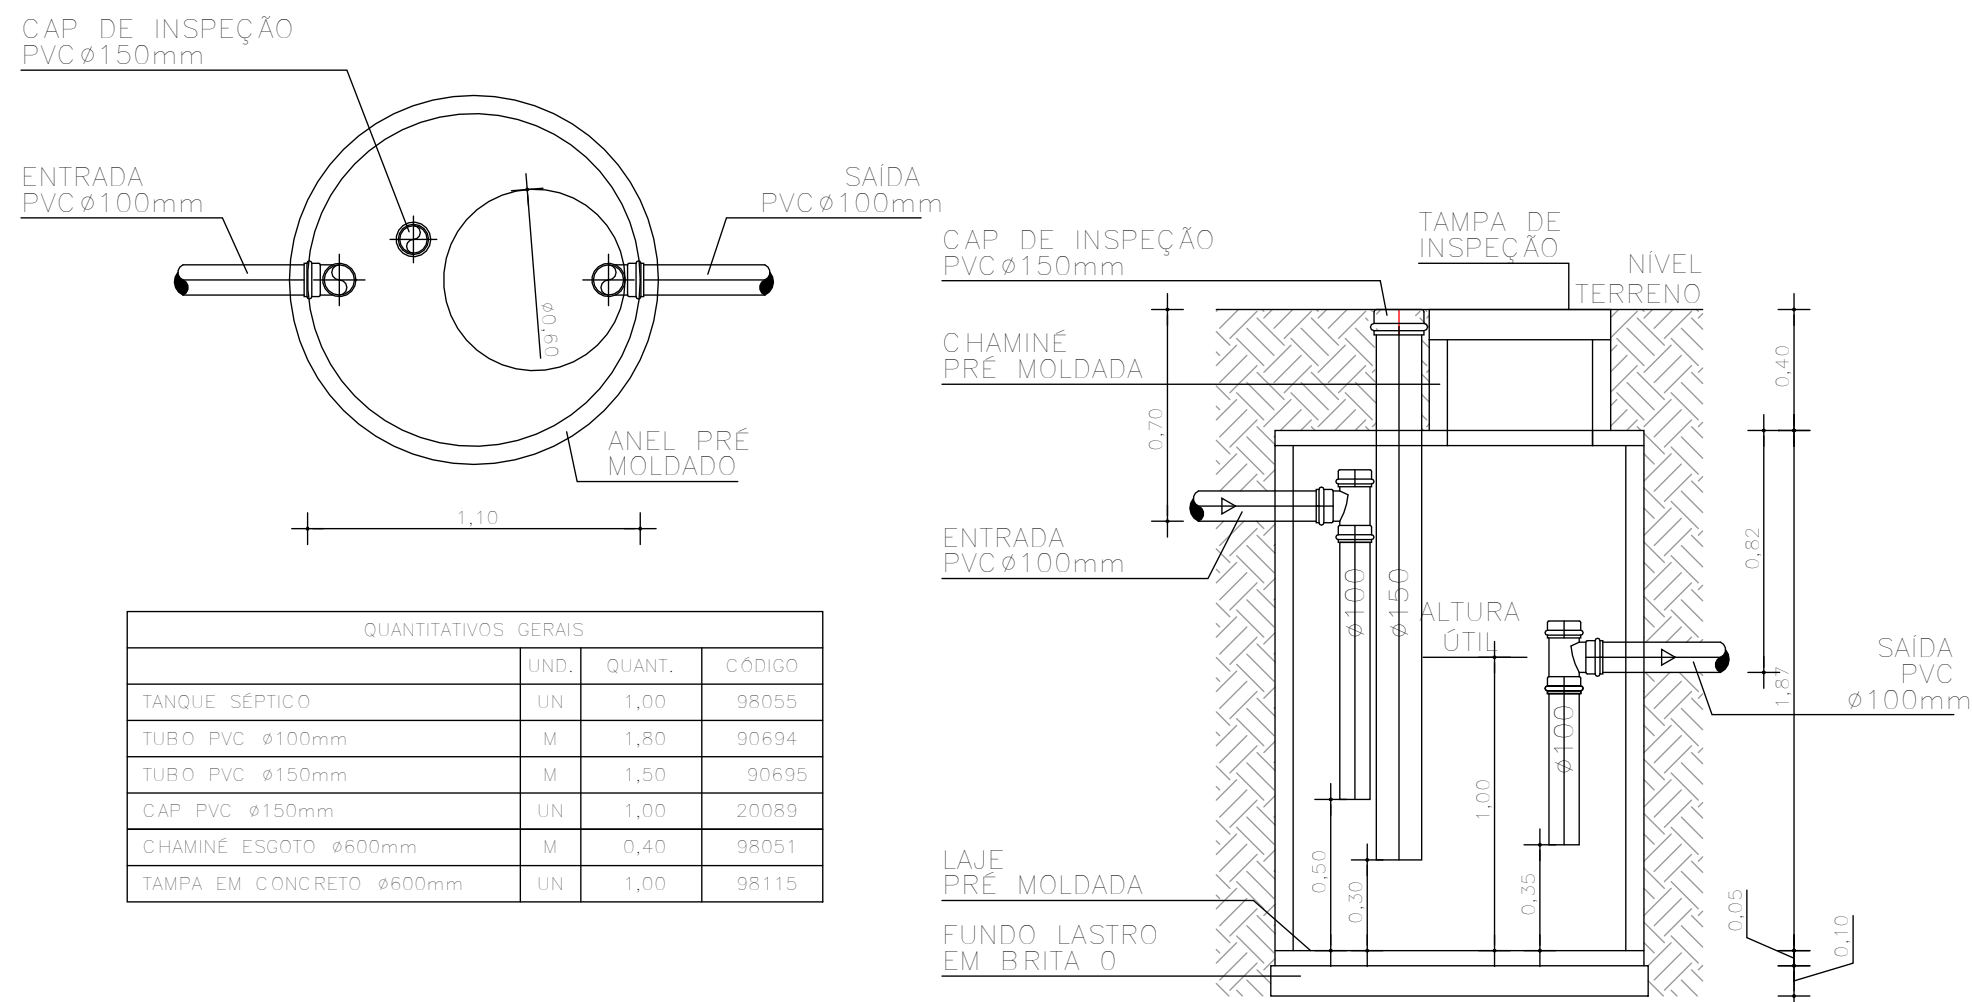

DET. FILTRO ANAERÓBIO ESCALA 1:25

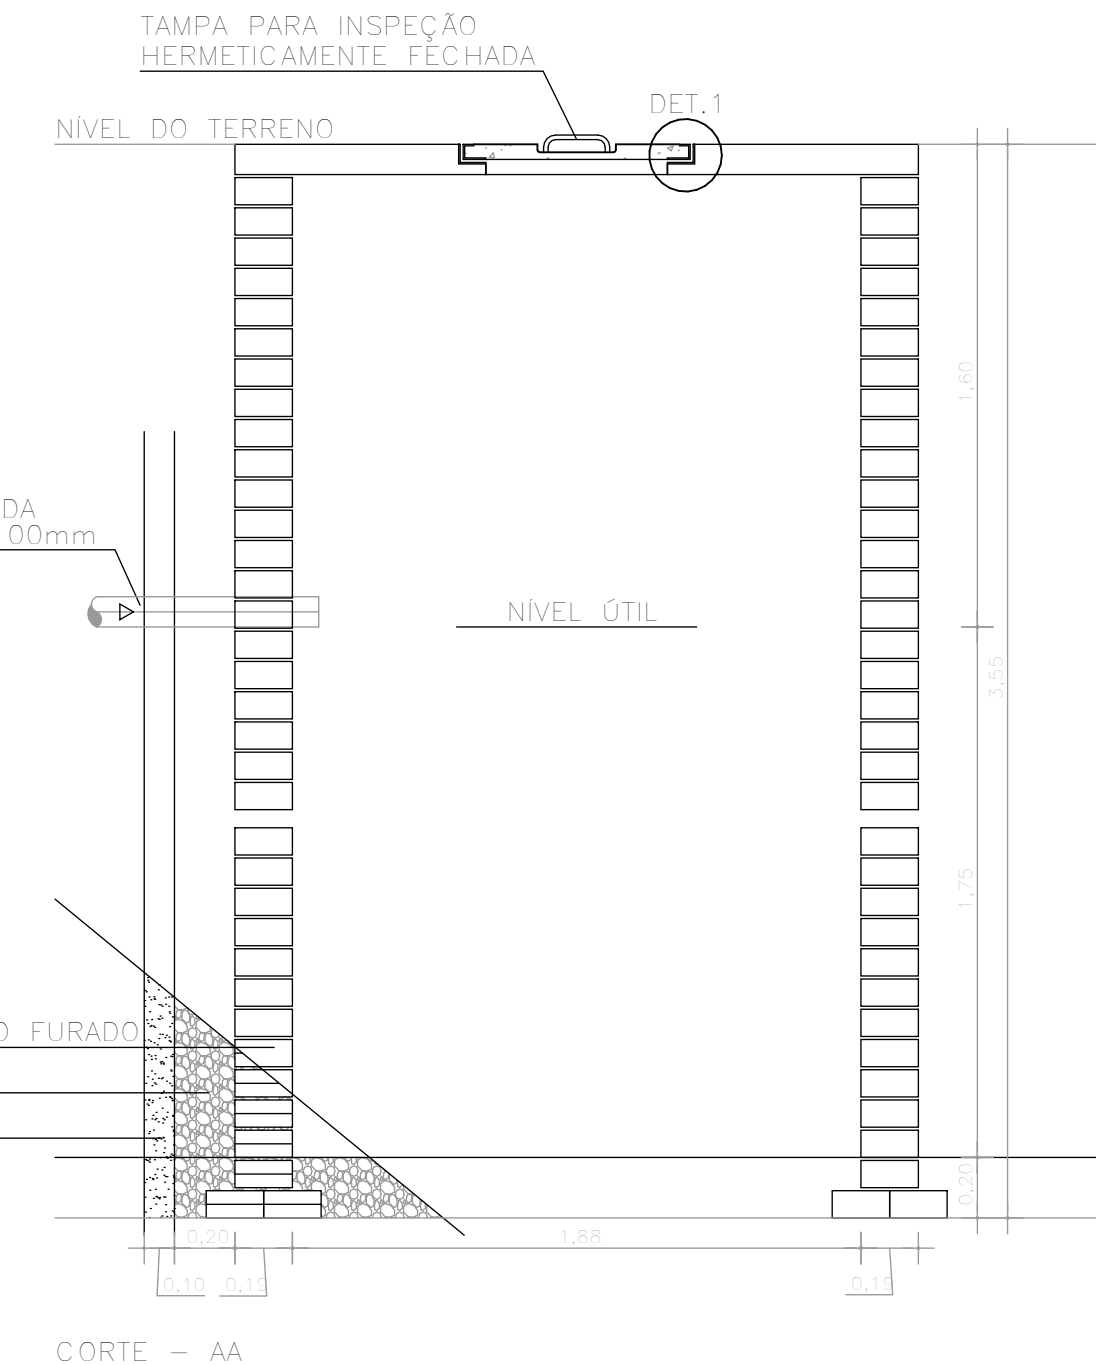

CONVENÇÕES GERAIS

CAIXAS E SIMILARES:
CA - CAIXA DE AREIA
CC - CAIXA DE CAPTAÇÃO
CG - CAIXA DE GORDURA
CI - CAIXA DE INSPEÇÃO
CV - POÇO DE VISITA

MATERIAIS:
PVC SN - PVC SÉRIE NORMAL
PVC SR - PVC SÉRIE REFORÇADA

DIVERSOS:
TL - TORNEIRA DE LIMPEZA
TLNP - TORNEIRA DE LIMPEZA DE ÁGUA NÃO POTÁVEL

CONEXÕES E PEÇAS:
J - JOELHO
JD - JUNÇÃO DUPLA
JS - JUNÇÃO SIMPLES
LD - LUVA DUPLA
GC - GRELHA E PORTA GRELHA DE PVC CROMADA
GF - GRELHA DE FERRO
GH - GRELHA HEMISFÉRICA
REX - REDUÇÃO EXCÊNTRICA
RGS - REGISTRO DE GAVETA BRUTO
RG - REGISTRO DE GAVETA CROMADO
RPC - REGISTRO DE PRESSÃO CROMADO
T - TE

LEGENDA PRUMADA:
EFLUENTE DA PRUMADA
DIÂMETRO DA TUBULAÇÃO EM MILÍMETROS
MATERIAL DA TUBULAÇÃO
LEGENDA LIGAÇÕES:
Ø45 DESVIO DE REDE COM 2x45°
Ø90 DESVIO DE REDE COM 2x90°
LP LIGAÇÃO NA VERTICAL NO PE DA PRUMADA

LEGENDA DE FURAÇÃO:
FURO EM VIGA
FP - FURAÇÃO EM PILAR
FL - FURAÇÃO EM LAJE
FV - FURAÇÃO EM VIGA
DV - DESVIO DE VIGA
OBS.: AS INFORMAÇÕES DE FURAÇÕES EM VIGAS E LAJES DEVERÃO SER VERIFICADAS NAS PLANTAS ESPECÍFICAS DE FURAÇÕES.

LEGENDA DOS SISTEMAS DAS TUBULAÇÕES

ÁGUA FRIA (AFR)	AVISO (AVISO)	GORDURA (GOR)
ÁGUA FRIA DE VÁLVULA (AFV)	DRENO DE CLIMATIZAÇÃO (DAC)	LIMPEZA (LIMP)
ÁGUAS PLUVIAIS (APL)	ESGOTO (ESG)	RECALQUE
ALIMENTAÇÃO CONCESSIONÁRIA (ALC)	EXTRAVASO (EXT)	VENTILAÇÃO SANITÁRIO (VEN)

OBSERVAÇÕES GERAIS

DECLIVIDADE:
- AS CANALIZAÇÕES DE DISTRIBUIÇÃO DE ÁGUA NUNCA DEVERÃO SER INTERAMENTE HORIZONTAIS, DEVENDO APRESENTAR DECLIVIDADE MÍNIMA DE 0,2% NO SENTIDO DE ESCOAMENTO, NÃO SE ADMITINDO O SENTIDO INVERSO.
- AS DECLIVIDADES MÍNIMAS PARA ESGOTO NÃO ESPECIFICADAS SERÃO Ø2 x 75mm - (≥ 2%).
- AS DECLIVIDADES MÍNIMAS PARA ESGOTO NÃO ESPECIFICADAS SERÃO Ø3 x 100mm - (≥ 1%).
- AS DECLIVIDADES MÍNIMAS PARA ÁGUAS PLUVIAIS SERÃO (≥ 1%).
- AS INCLINAÇÕES ACIMA DEVERÃO SER SEGUIDAS, SALVO NOS LÓCAIS INDICADOS.

NOTAS:
- COTAS EM CENTÍMETROS. DIÂMETROS DAS TUBULAÇÕES DE PVC EM MILÍMETROS.
- OBSERVAR CONCRETAGEM DE TUBOS E CONEXÕES COM ELEMENTOS ESTRUTURAIS.
- TODAS AS TUBULAÇÕES DE ÁGUA E ESGOTO NÃO ESPECIFICADAS SERÃO EM PVC RÍGIDO.
- UTILIZAR EM TODOS RES DE PRUMADAS CURVA CURTA SÉRIE "R".
- NAS LINHAS DE RECALQUE COM MUDANÇA DE DIREÇÃO DE 90° UTILIZAR DOIS JOELHOS DE 45°.
- PARA EFEITOS DE EXECUÇÃO, ATENTAR-SE AOS DETALHAMENTOS. - AS INSTALAÇÕES DE GÁS GLP DEVERÃO SER VERIFICADAS JUNTO AO PROJETO ESPECÍFICO.
- AS INSTALAÇÕES DO PLANO DE SEGURANÇA CONTRA INCÊNDIO E PÂNICO DEVERÃO SER VERIFICADO JUNTO AO PROJETO ESPECÍFICO.
- CASO HAJA DÚVIDAS, CONSULTAR O ENGENHEIRO RESPONSÁVEL ANTECIPADAMENTE À EXECUÇÃO.
- TODA TUBULAÇÃO DE DRENAGEM DO SISTEMA DE AR CONDICIONADO QUE ESTIVER NA HORIZONTAL, DEVERÁ RECEBER ISOLAMENTO TÉRMICO ATRÁVES DE MANTA DE POLIETILENO COM ESPESURA MÍNIMA DE 5mm.
- CONFORME ESTABELECIDO PELA ABNT NBR 15775:2013 A VIDA ÚTIL DE PROJETO (VUP) PARA OS SISTEMAS HIDROSSANITÁRIOS É DE 20 ANOS.

CONSORCIO SAÚDE CONCREMAT-MEP - CNPJ 60.255.454/0001-35
RUA JOAQUIM PALHARES, no. 40, ANDAR 5 - RIO DE JANEIRO RJ - CEP 20.260-080 - FONE (21) 3535-4131

Medidas em centímetros. Antes de qualquer alteração consultar o responsável pelo projeto

Conferir medidas no local.

HISTÓRICO DE ATUALIZAÇÃO

REVISÃO	DATA	DISCRIMINAÇÃO DE ATUALIZAÇÃO
R00	25/08/2025	EMIÇÃO INICIAL

NOME DO EMPREENDIMENTO: **UBSI II**

ENDEREÇO DO EMPREENDIMENTO: **DIVERSOS (PROJETO PADRÃO)**

TÍTULO DO DESENHO: **PLANTA PAVIMENTO TÉRREO - SANITÁRIO**

DISCIPLINA: **HIDROSSANITÁRIO**

ETAPA: **EXECUTIVO**

ESPECIALIDADE: **HID**

ESCALA: **HID**

REVISÃO: **R00**

ESCALA: **INDICADA**

PROJETISTA E COORDENADOR ARQUITETURA
CONSORCIO SAÚDE CONCREMAT-MEP - CNPJ 60.255.454/0001-35
RUA JOAQUIM PALHARES, no. 40, ANDAR 5 - RIO DE JANEIRO RJ - CEP 20.260-080

RESPONSÁVEL TÉCNICO PELO PROJETO
RHIAN PETRIN DOS SANTOS
ENG. CIVIL - CREA PR 153.970/D