




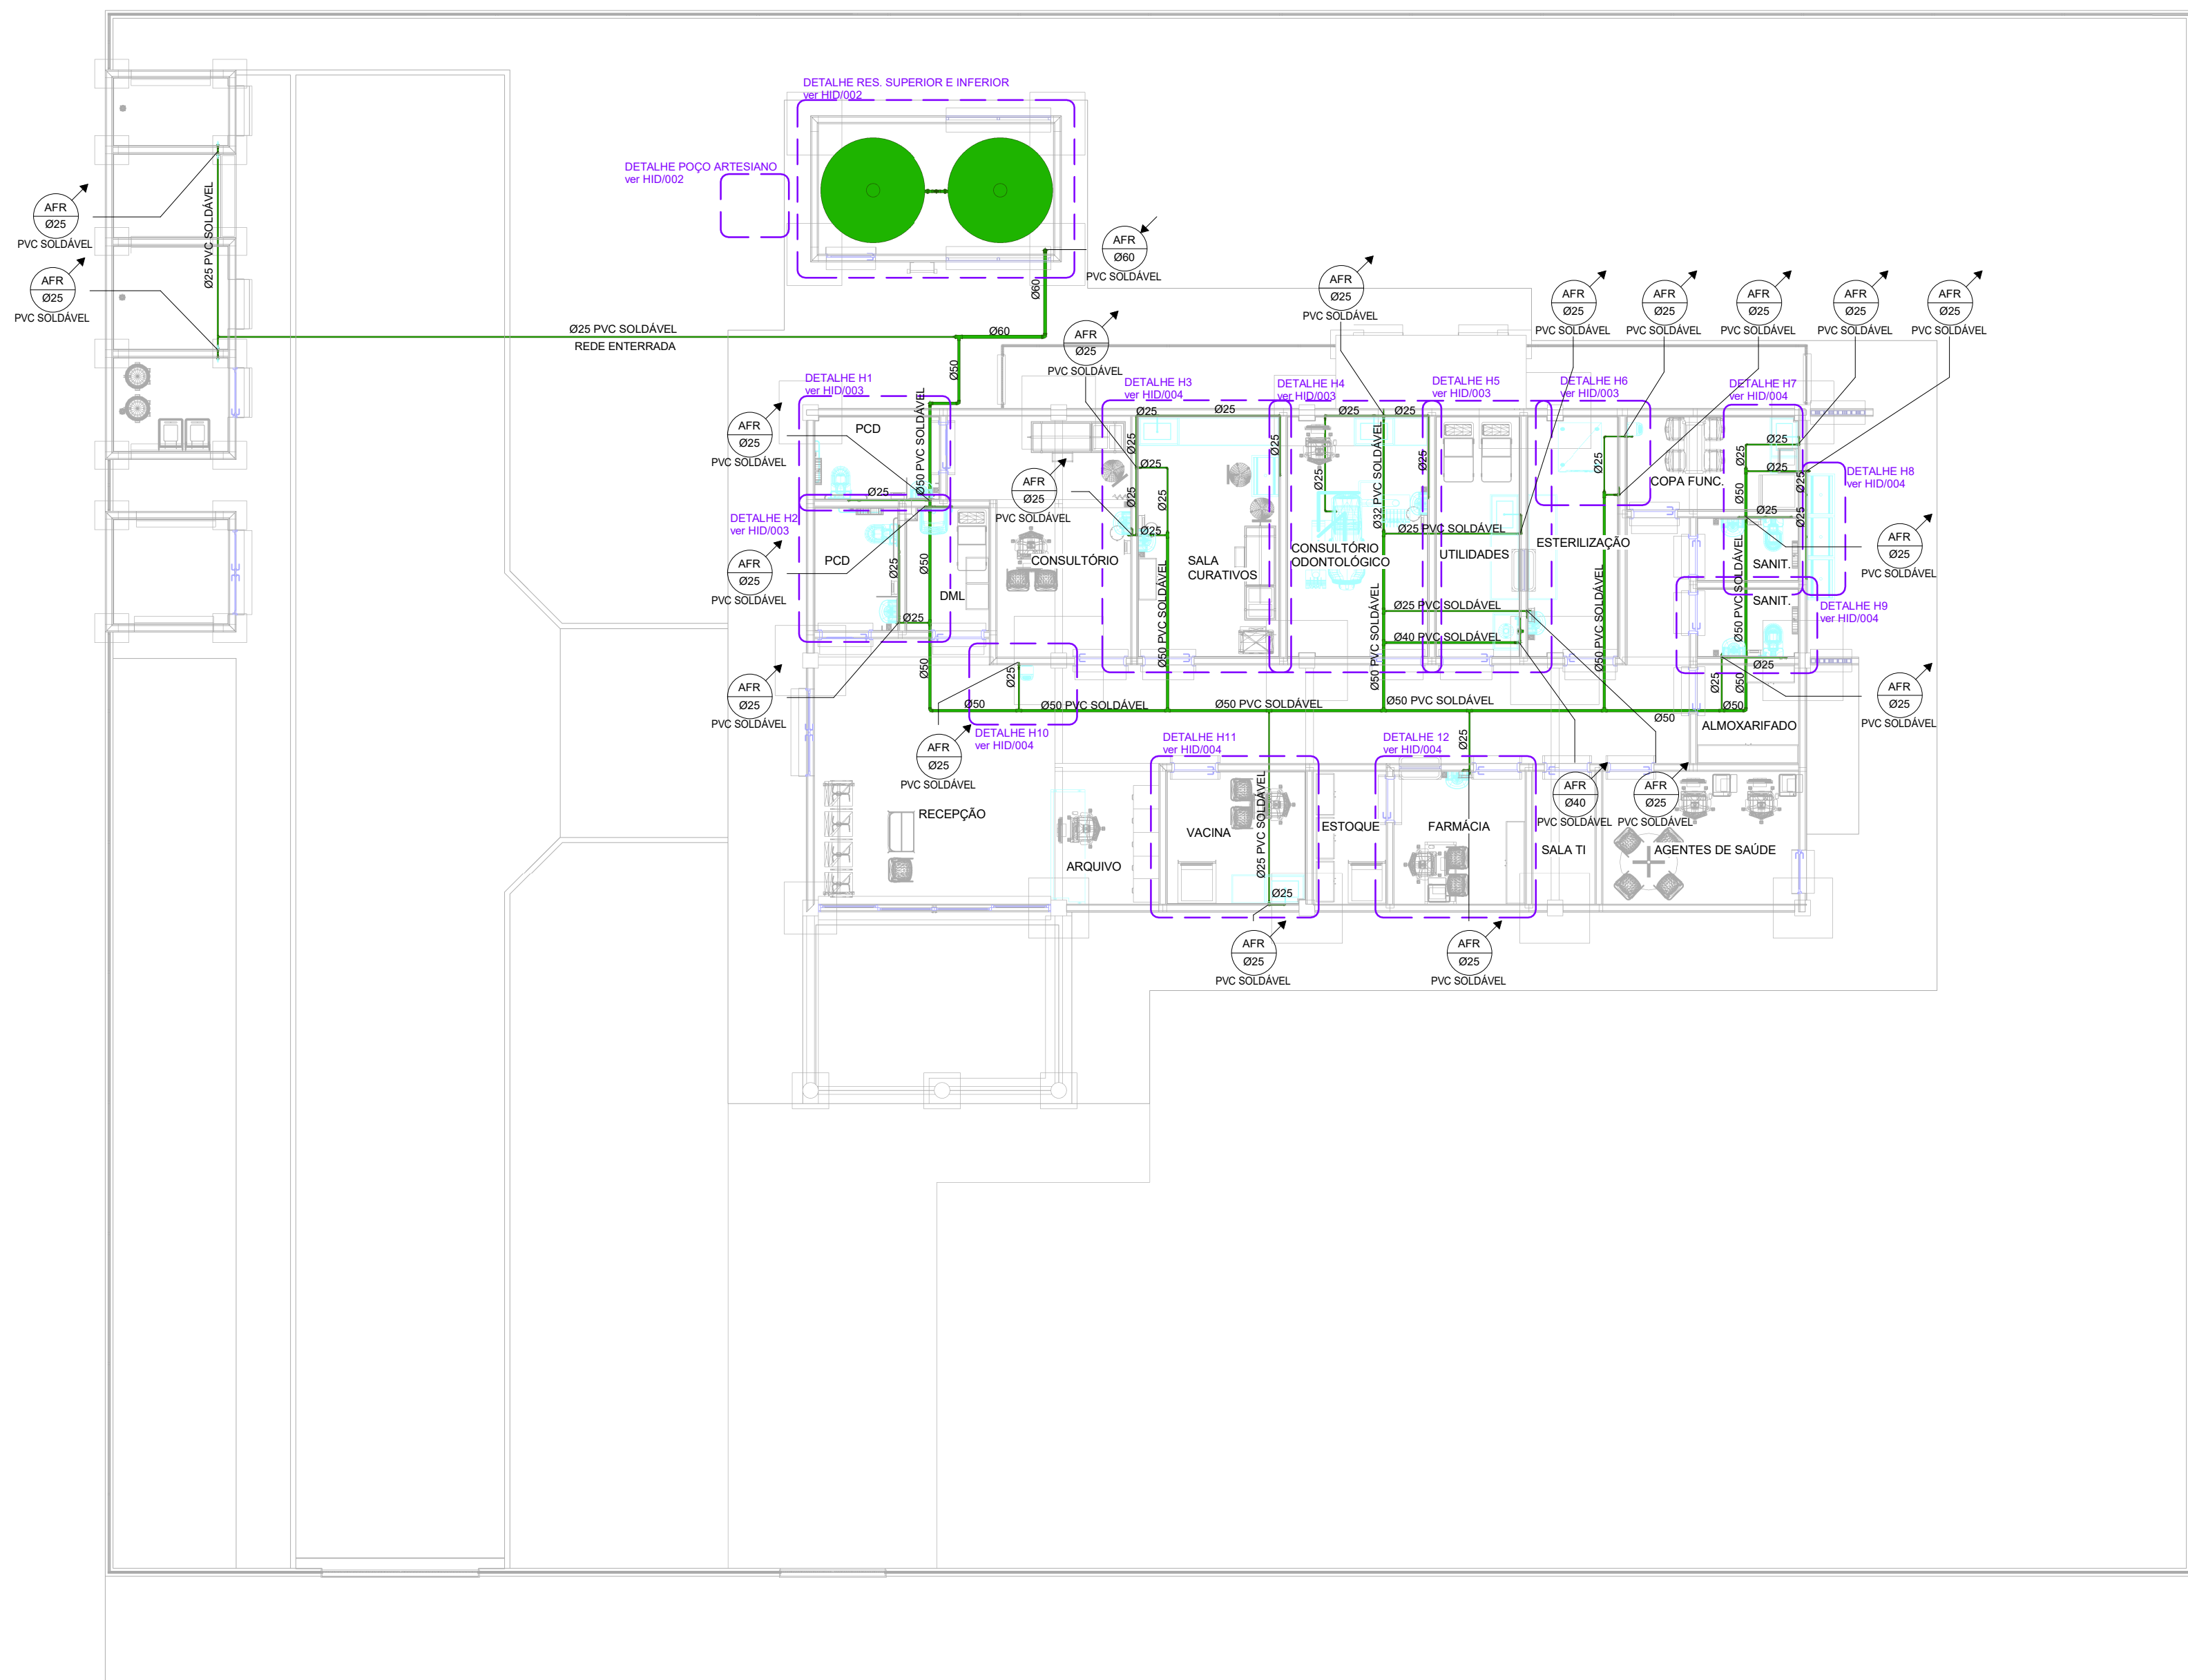


1 PLANTA BAIXA TÉRREO HID
ESCALA 1 : 100

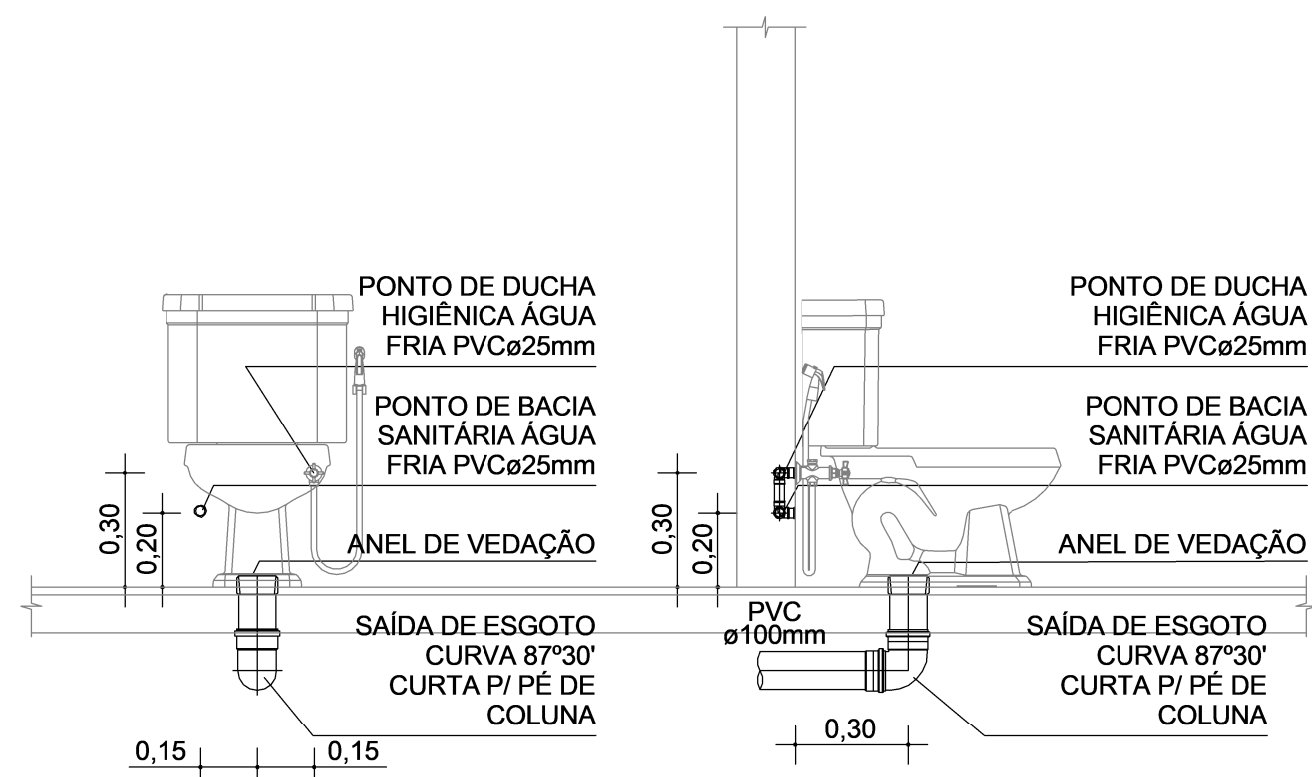


DET. CAIXA ACOPLADA
ESCALA 1 : 20

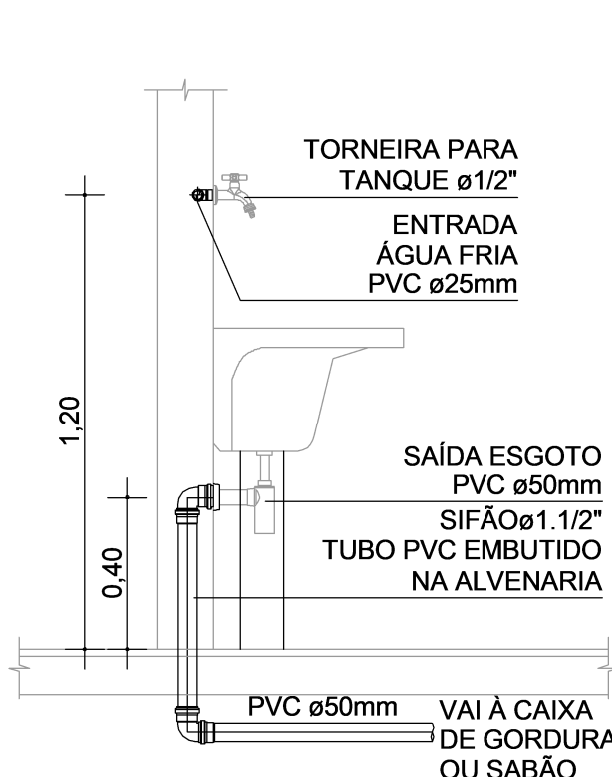


DET. TANQUE
ESCALA 1 : 20

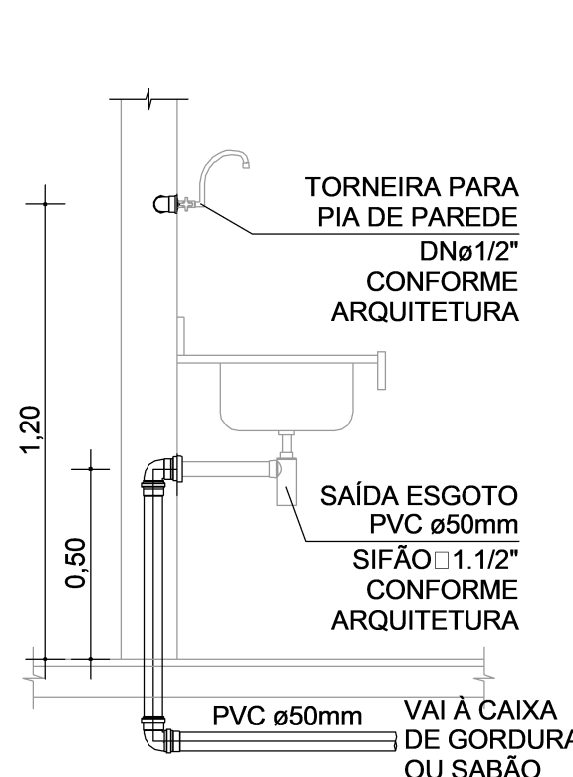

DET. PIA
ESCALA 1 : 20

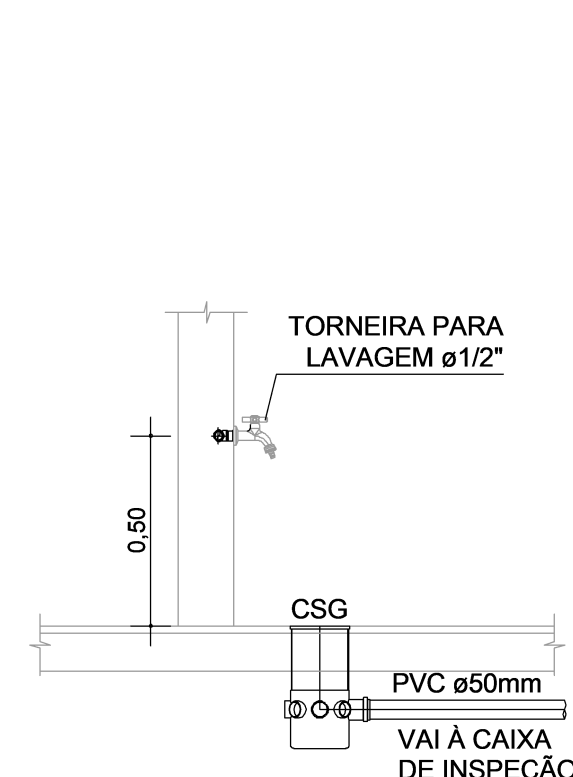

DET. TORNEIRA DE LAVAGEM
ESCALA 1 : 20

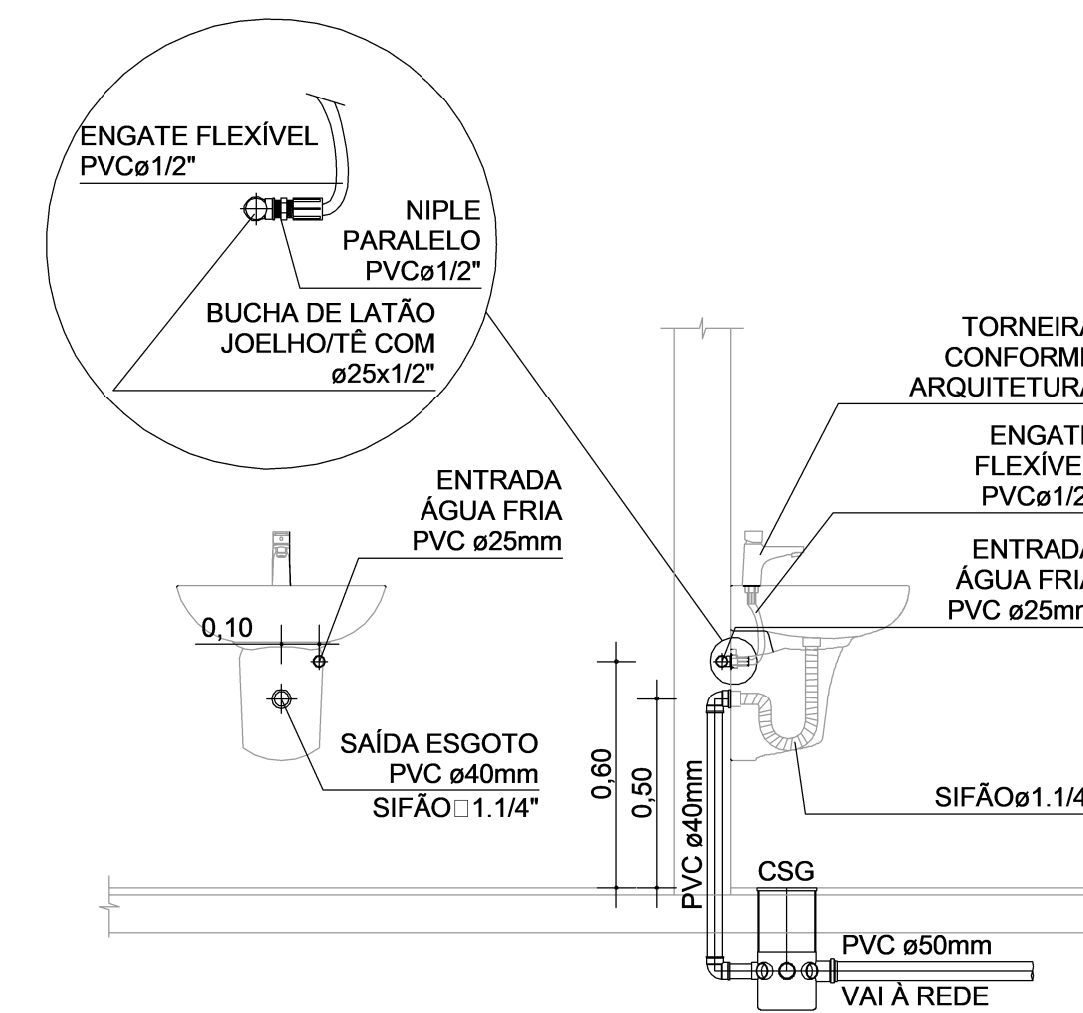

DET. LAVATÓRIO
ESCALA 1 : 20

CONVENÇÕES GERAIS			
CAIXAS E SIMILARES: CA - CAIXA DE AREIA CC - CAIXA DE CAPTAÇÃO CG - CAIXA DE GORDURA CI - CAIXA DE INSPEÇÃO PV - POÇO DE VISITA	CONEXÕES E PEÇAS: J - JOELHO JD - JUNÇÃO DUPLA JS - JUNÇÃO SIMPLES LD - LUVA DUPLA OG - GRELHA E PORTA GRELHA DE PVC CROMADA GF - GRELHA DE FERRO GH - GRELHA HEMISFÉRICA REX - REDUÇÃO EXCÊNTRICA REG - REGISTRO DE GAVETA BRUTO RGC - REGISTRO DE GAVETA CROMADO RPC - REGISTRO DE PRESSÃO CROMADO T - TE	LEGENDA PRUMADA: EFLUENTE DA PRUMADA DIÂMETRO DA TUBULAÇÃO EM MILÍMETROS MATERIAL DA TUBULAÇÃO LEGENDA LIGAÇÕES: Ø45 DESVIO DE REDE COM 2xJ45° Ø90 DESVIO DE REDE COM 2xJ90° T - LIGAÇÃO NA VERTICAL NO PE DA PRUMADA	LEGENDA DE FURAÇÃO: F - FURTO EM VIGA FP - FURAÇÃO EM PILAR FL - FURAÇÃO EM LAJE PV - FURAÇÃO EM VIGA DV - DESVIO DE VIGA OBS: AS INFORMAÇÕES DE FURAÇÕES EM VIGAS E LAJES DEVERÃO SER VERIFICADAS NAS PLANTAS ESPECÍFICAS DE FURAÇÕES.
MATERIAIS: PVC SN - PVC SÉRIE NORMAL PVC SR - PVC SÉRIE REFORÇADA			
DIVERSOS: TL - TORNEIRA DE LIMPEZA TLAMP - TORNEIRA DE LIMPEZA DE ÁGUA NÃO POTÁVEL			
LEGENDA DOS SISTEMAS DAS TUBULAÇÕES			
ÁGUA FRIA (AFR)	DRENO DE CLIMATIZAÇÃO (DAC)	CORDURA (GOR)	
ÁGUA FRIA DE VÁLVULA (AFV)	ESGOTO (ESG)	LIMPEZA (LIMP)	
ÁGUAS PLUVIAIS (APL)	ESGOTO SIFONADO (EPS)	RECALQUE	
ALIMENTAÇÃO CONCESSIONÁRIA (ALC)	EXTRAVALSAO (EXT)	VENTILAÇÃO SANITÁRIO (VEN)	
AVISO (AVISO)			
OBSERVAÇÕES GERAIS			
DECLIVIDADE: -AS CANALIZAÇÕES DE DISTRIBUIÇÃO DE ÁGUA NUNCA DEVERÃO SER INTEIRAMENTE HORIZONTAIS, DEVENDO APRESENTAR DECLIVIDADE MÍNIMA DE 0,2% NO SENTIDO DE ESCOAMENTO, NÃO SE ADMITINDO O SENTIDO INVERSO. -AS DECLIVIDADES MÍNIMAS PARA ESGOTO NÃO ESPECIFICADAS SERÃO (Ø ≤ 75mm - 1:2 2%). -AS DECLIVIDADES MÍNIMAS PARA ESGOTO NÃO ESPECIFICADAS SERÃO (Ø ≥ 100mm - 1:2 1%). -AS DECLIVIDADES MÍNIMAS PARA ÁGUAS PLUVIAIS SERÃO (1:1%). -AS INCLINAÇÕES ACIMA DEVERÃO SER SEGUIRAS, SALVO NOS LOCAIS INDICADOS.			
NOTAS: -COTAS EM CENTÍMETROS. DIÂMETROS DAS TUBULAÇÕES DE PVC EM MILÍMETROS. -OBSERVAR CONCRETAGEM DE TUBOS E CONEXÕES COM ELEMENTOS ESTRUTURAIS. -TODAS AS TUBULAÇÕES DE ÁGUA E ESGOTO NÃO ESPECIFICADAS SERÃO EM PVC RÍGIDO. -UTILIZAR EM TODOS PÉS DE PRUMADA CURVA CURTA SÉRIE "T". -NAS LINHAS DE RECALQUE COM MUDANÇA DE DIREÇÃO DE 90° UTILIZAR DOIS JOELHOS DE 45°. -PARA EFEITOS DE EXECUÇÃO, ATENTAR-SE AOS DETALHAMENTOS. -AS INSTALAÇÕES DE GÁS GLP DEVERÃO SER VERIFICADAS JUNTO AO PROJETO ESPECÍFICO. -AS INSTALAÇÕES DO PLANO DE SEGURANÇA CONTRA INCÊNDIO E PÂNICO DEVERÃO SER VERIFICADAS JUNTO AO PROJETO ESPECÍFICO. -CASO HAJA DÚVIDAS, CONSULTAR O ENGENHEIRO RESPONSÁVEL ANTECIPADAMENTE À EXECUÇÃO. -TODA TUBULAÇÃO DE DRENAGEM DO SISTEMA DE AR CONDICIONADO QUE ESTIVER NA HORIZONTAL, DEVERÁ RECEBER ISOLAMENTO TÉRMICO ATRAVÉS DE MANTA DE POLIETILENO COM ESPESURA MÍNIMA DE 5mm. -CONFORME ESTABELECIDO PELA ABNT NBR 15772:2013 A VIDA ÚTIL DE PROJETO (VUP) PARA OS SISTEMAS HIDROSSANITÁRIOS É DE 20 ANOS.			

CONSORCIO SAÚDE CONCREMAT-MEP - CNPJ 60.255.454/0001-35
RUA JOAQUIM PALHARES, no. 40, ANDAR 5 - RIO DE JANEIRO/RJ - CEP 20.260-080 - FONE (21) 3535-4131

Medidas em centímetros. Confeite medidas no local. Antes de qualquer alteração consultar o responsável pelo projeto

HISTÓRICO DE ATUALIZAÇÃO

REVISÃO	DATA	DISCRIMINAÇÃO DE ATUALIZAÇÃO
R00	25/08/2025	EMIÇÃO INICIAL

NOME DO EMPREENDIMENTO: UBSI I

ENDEREÇO DO EMPREENDIMENTO: DIVERSOS (PROJETO PADRÃO)	DISCIPLINA: HIDROSSANITÁRIO
TÍTULO DO DESENHO: PLANTA PAVIMENTO TÉRREO - HIDRÁULICO	ETAPA: EXECUTIVO

CONSORCIO SAÚDE

CONCREMAT | MEP

PROJETISTA E COORDENADOR ARQUITETURA
CONSORCIO SAÚDE CONCREMAT-MEP - CNPJ 60.255.454/0001-35
RUA JOAQUIM PALHARES, no. 40, ANDAR 5 - RIO DE JANEIRO/RJ - CEP 20.260-080

RESPONSÁVEL TÉCNICO PELO PROJETO
RHIAN PETRIN DOS SANTOS
ENG. CIVIL - CREIA PR 153.970/D

ESPECIALIDADE: HID	ESPECIALIDADE: HID
REVISÃO: R00	ESCALA: INDICADA