




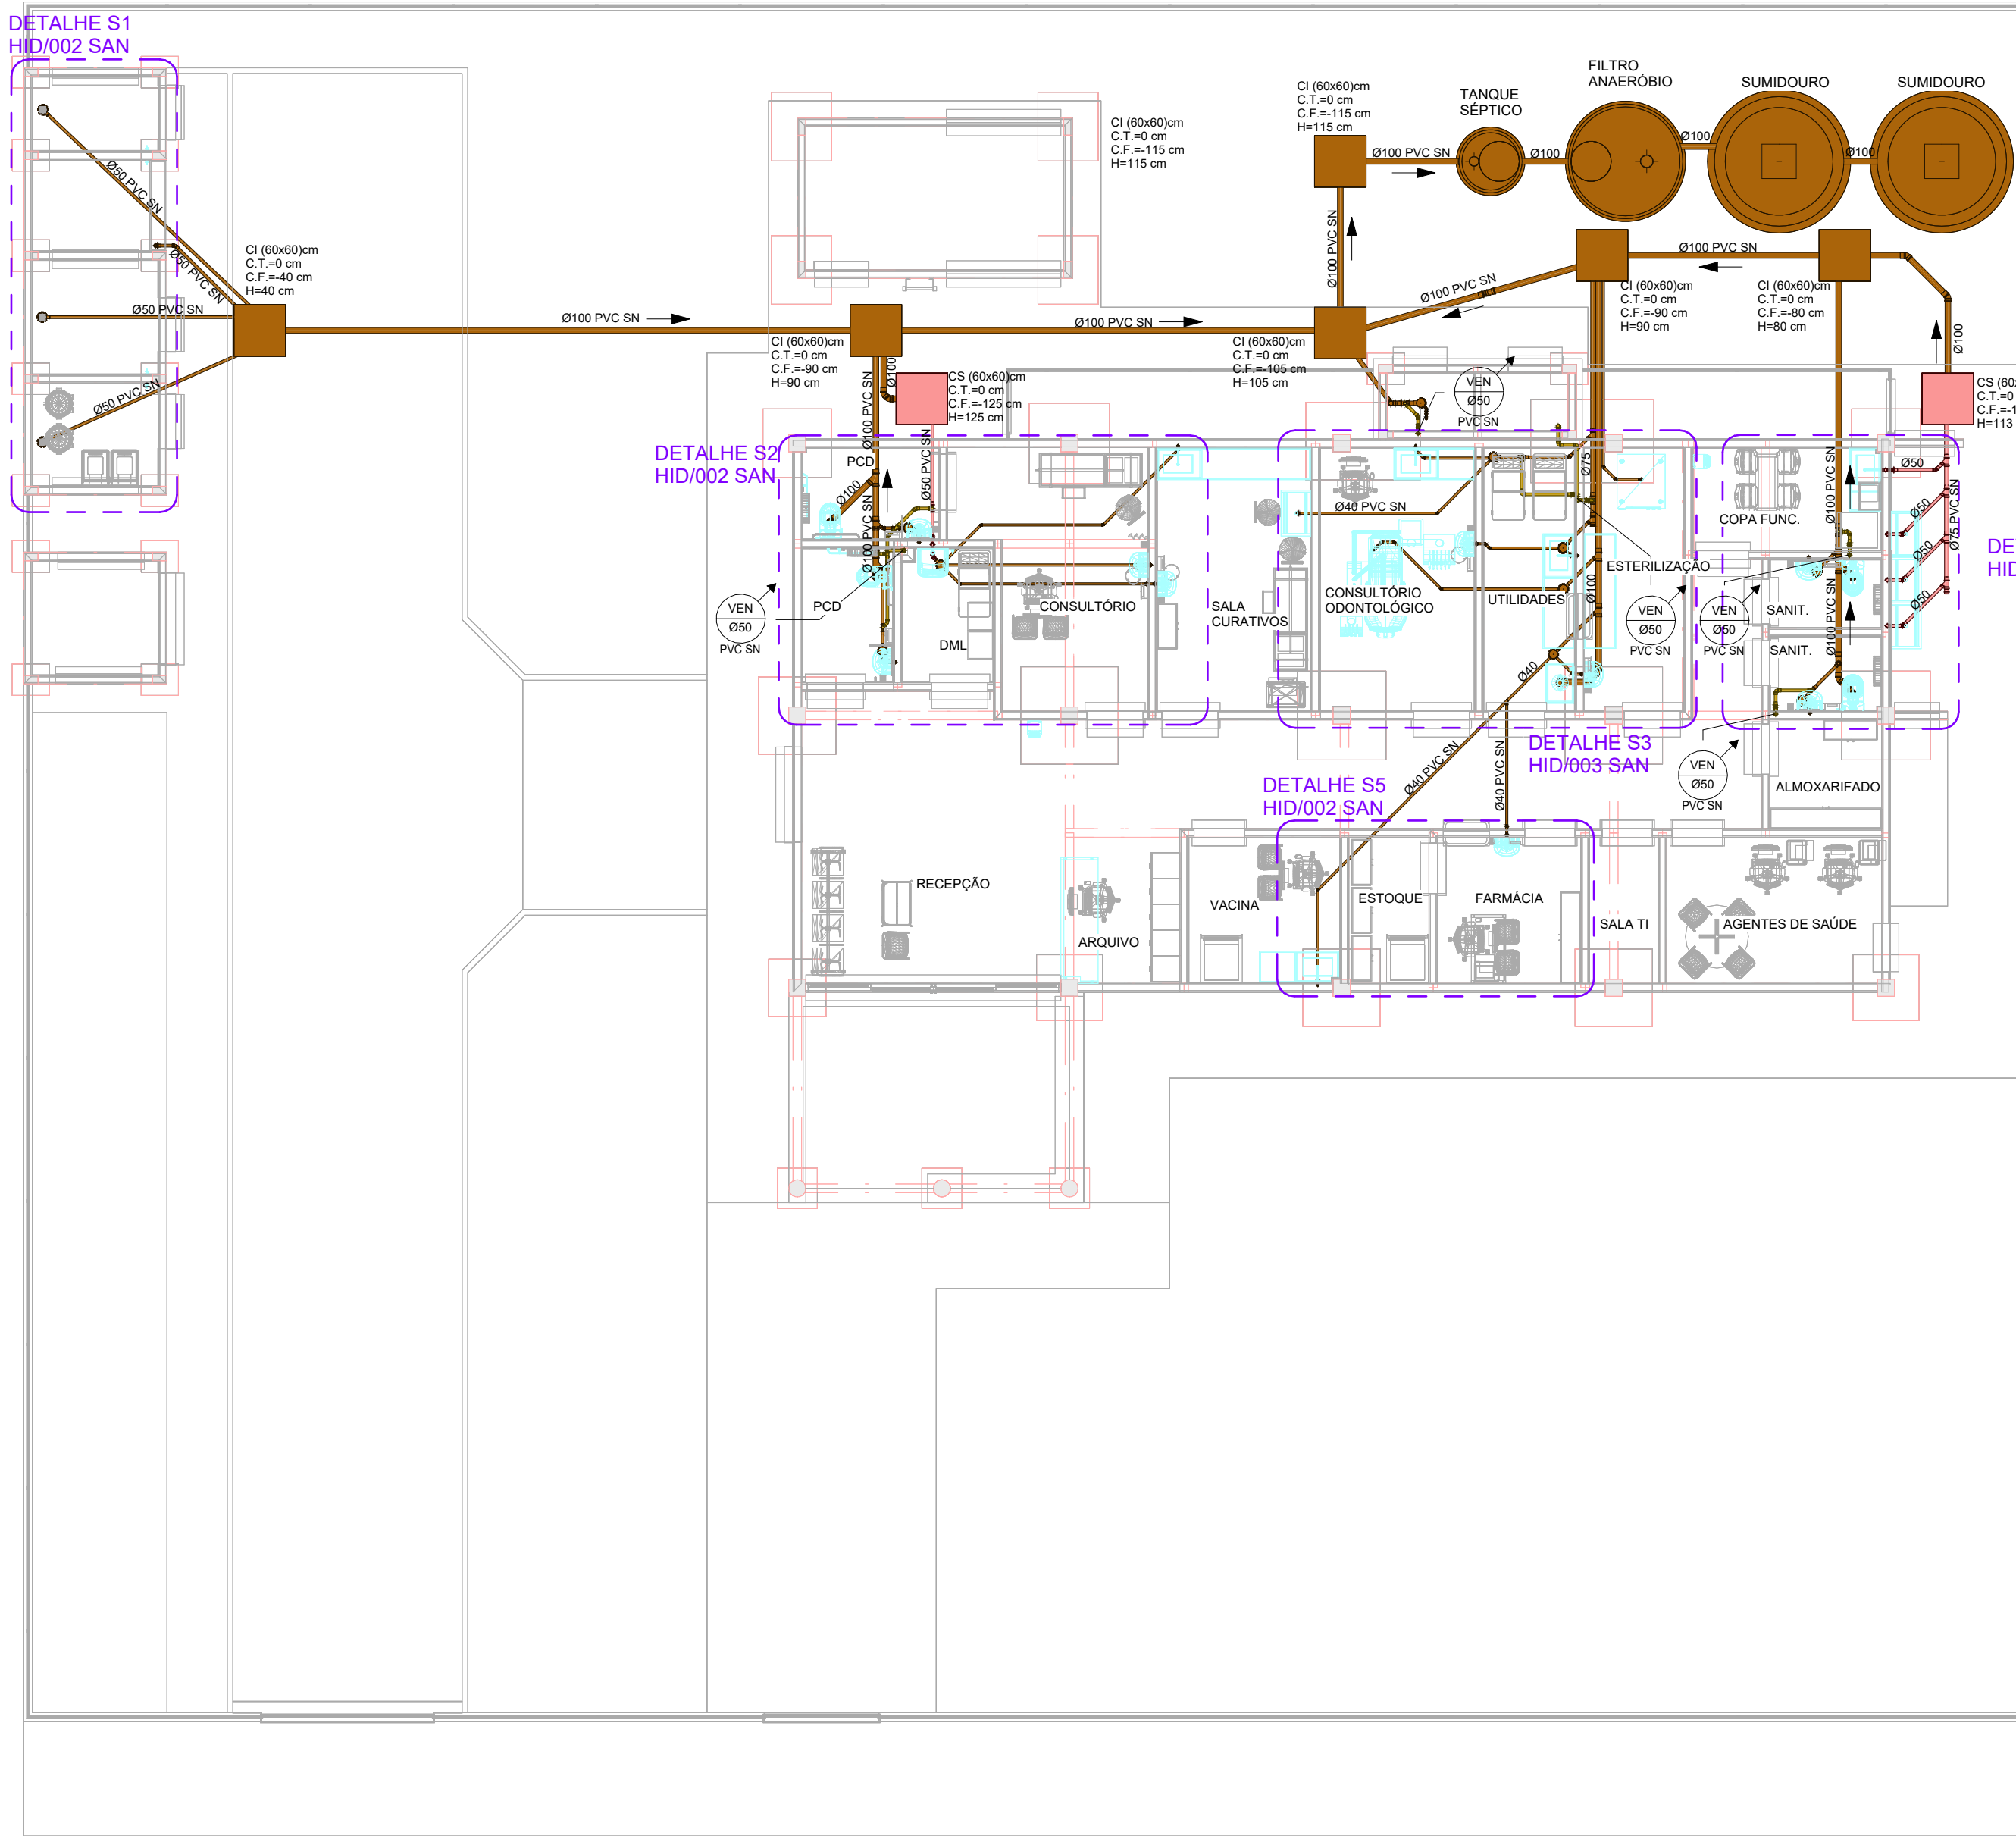


1 PLANTA BAIXA TÉRREO SAN
ESCALA 1 : 100

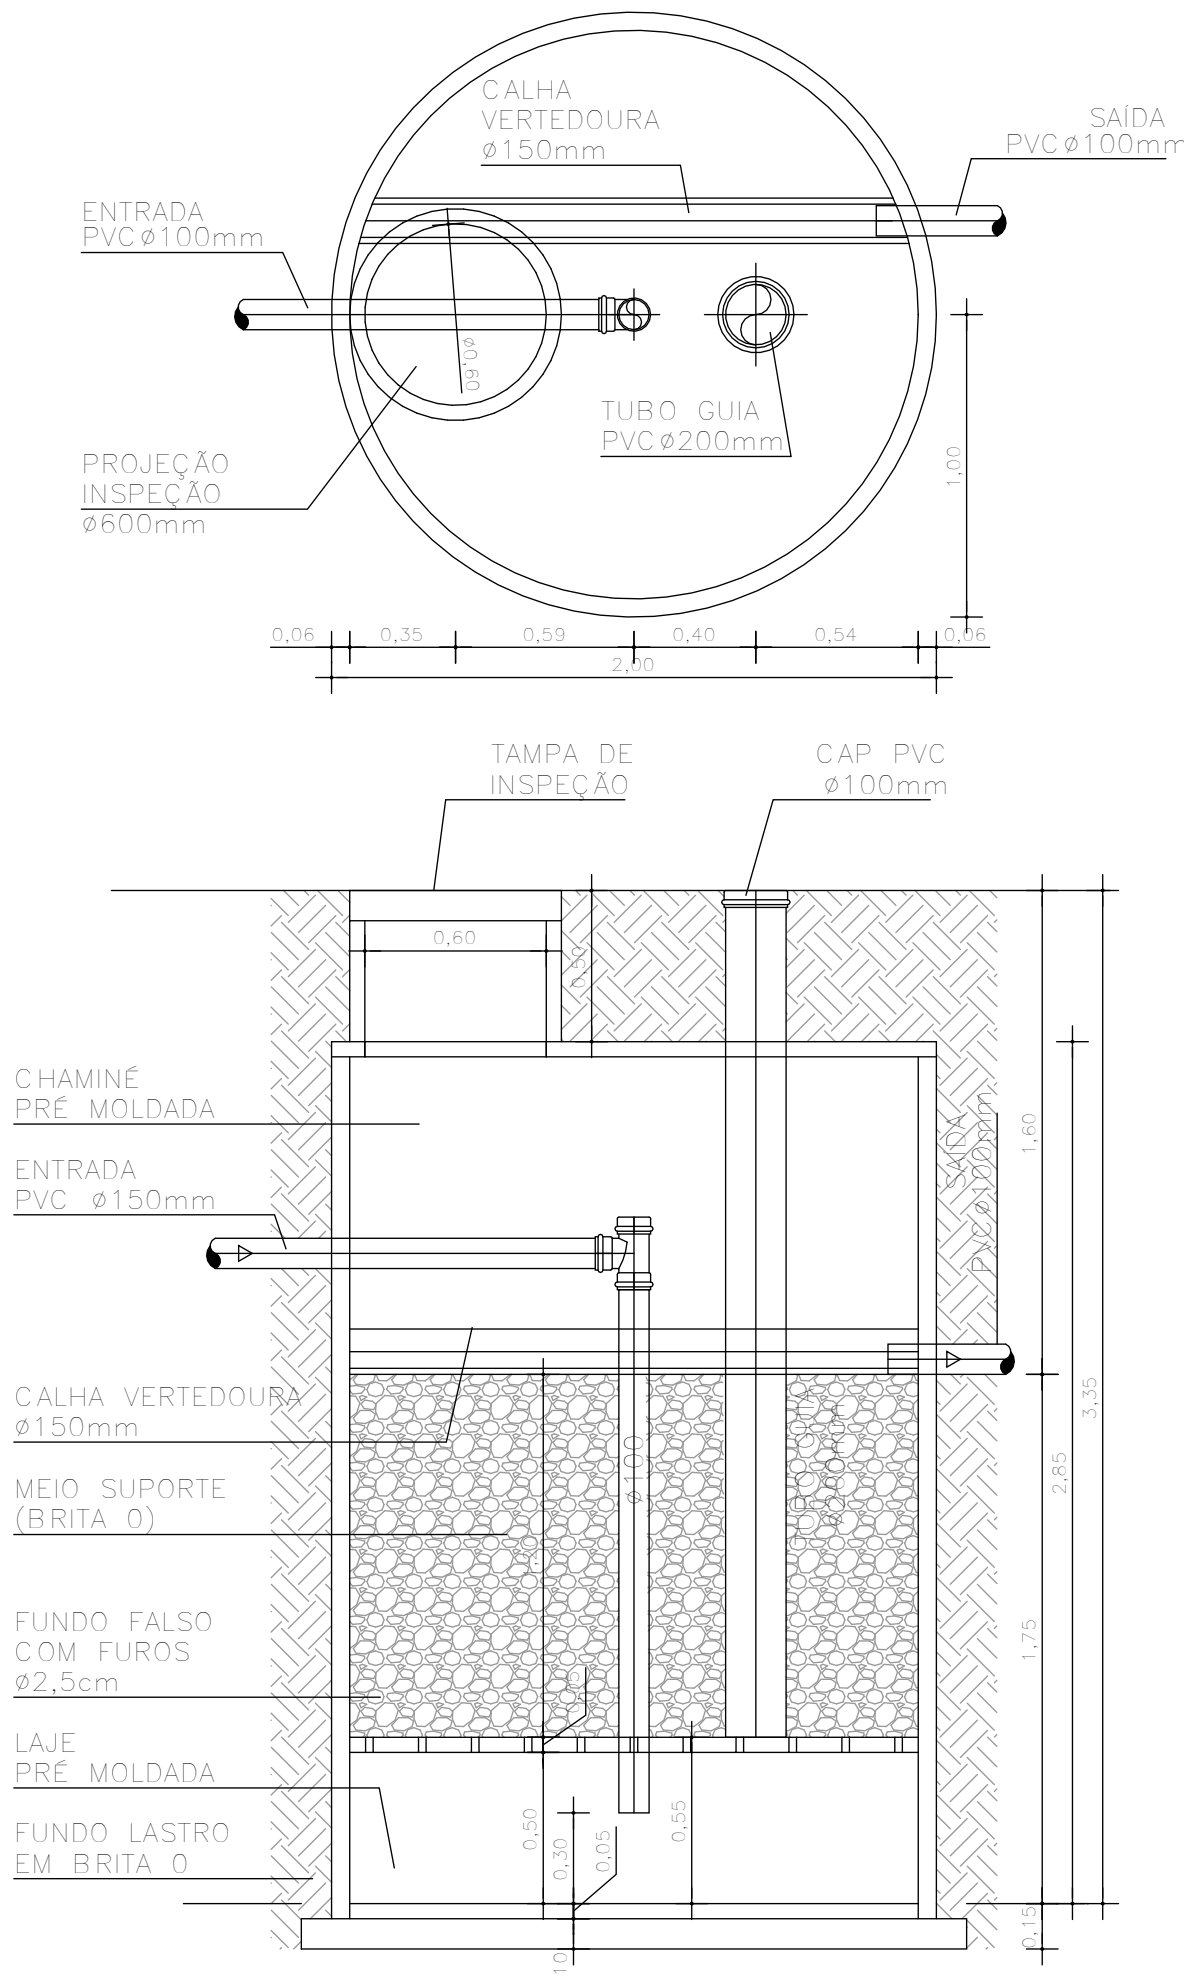


DET. FILTRO ANAERÓBIO
ESCALA 1 : 25

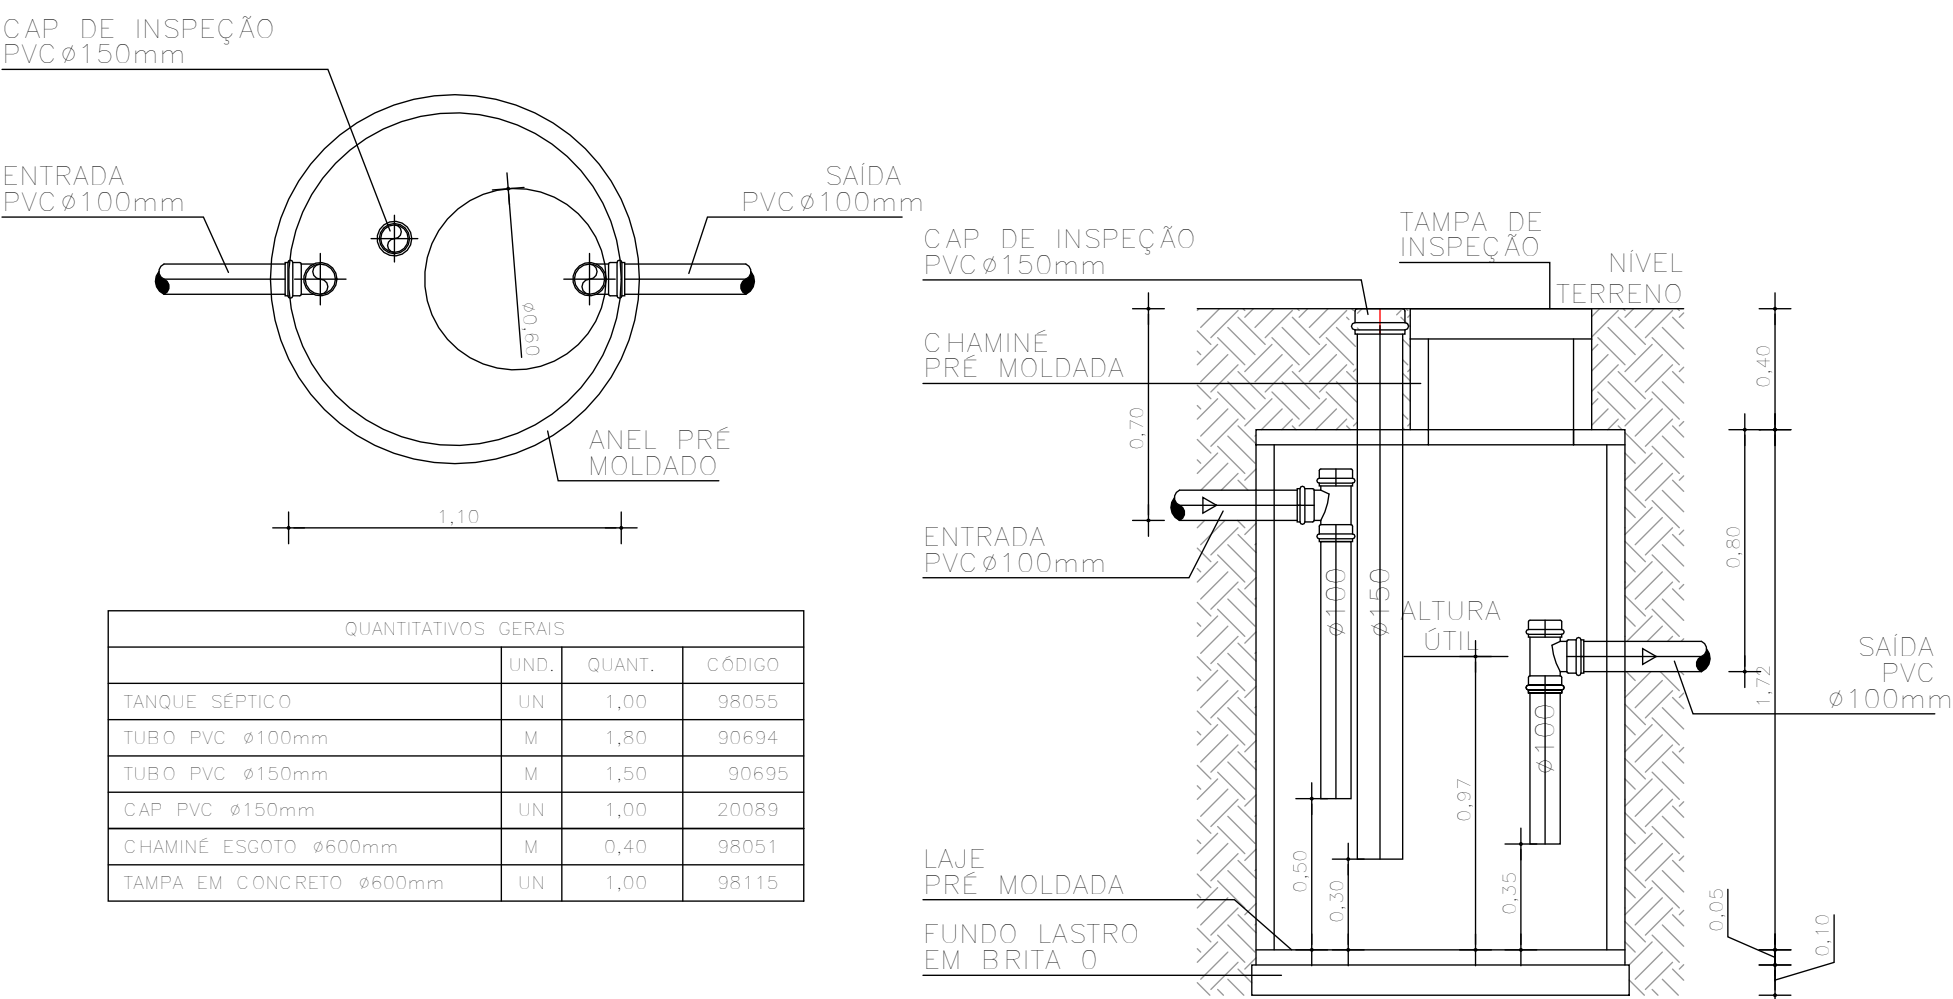

DET. TANQUE SÉPTICO
ESCALA 1 : 25

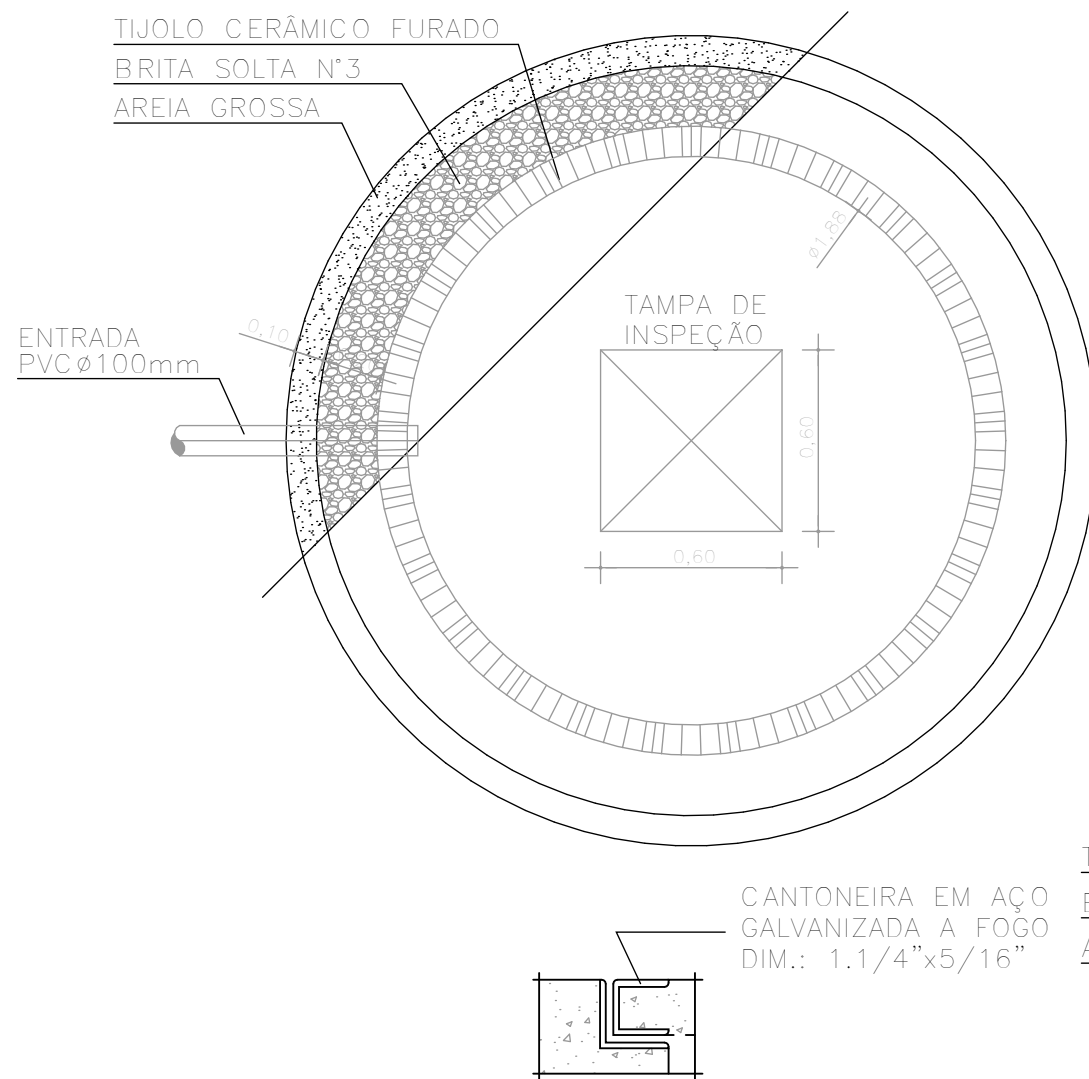

DET. SUMIDOURO
ESCALA 1 : 25

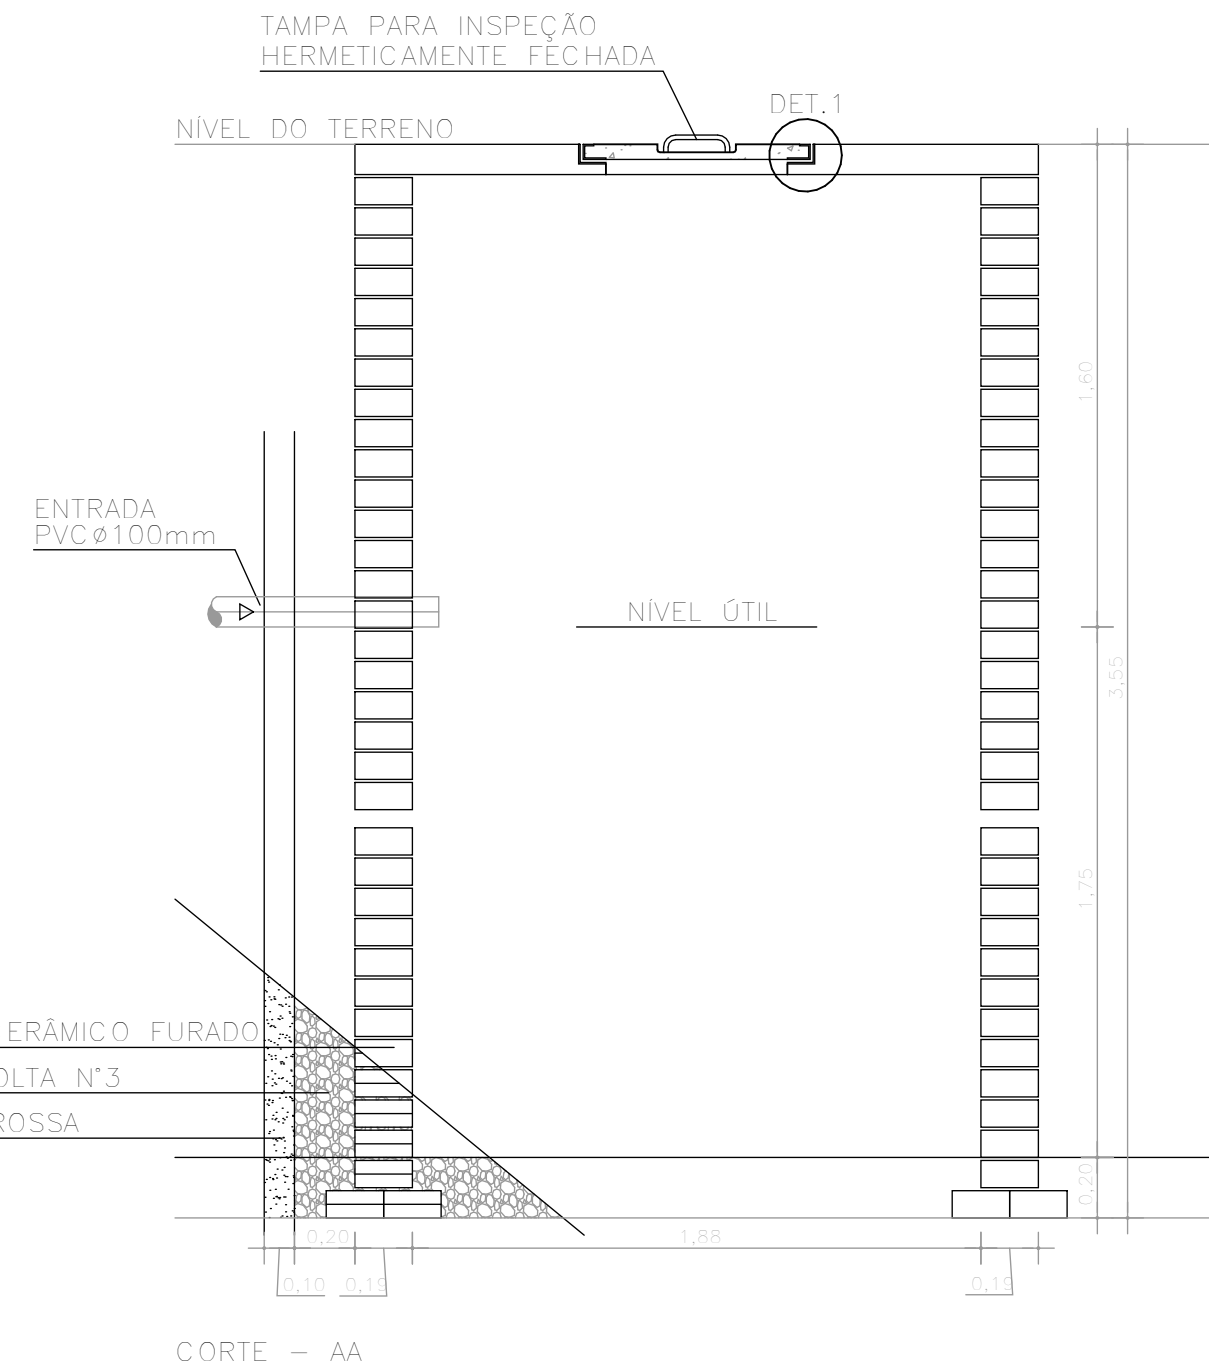

CORTE - AA

QUANTITATIVOS GERAIS			
	UND.	QUANT.	CODIGO
FILTRO ANAERÓBIO	UN	1,00	98059
TUBO PVC Ø200mm	M	2,30	90636
TUBO PVC Ø100mm	M	3,00	90605
TE PVC Ø100mm	UN	1,00	104177
CAP PVC Ø200mm	UN	1,00	90042688
CHAMINÉ ESGOTO Ø600mm	M	0,50	98051
TAMPA EM CONCRETO Ø600mm	UN	1,00	98115

CONVENÇÕES GERAIS
CAIXAS E SIMILARES:
CA - CAIXA DE AREIA
CC - CAIXA DE CAPTAÇÃO
CG - CAIXA DE GORDURA
CI - CAIXA DE INSPEÇÃO
PV - POÇO DE VISITA
MATERIAIS:
PVC SN - PVC SÉRIE NORMAL
PVC SR - PVC SÉRIE REFORÇADA
DIVERSOS:
TL - TORNEIRA DE LIMPEZA
TLNP - TORNEIRA DE LIMPEZA DE ÁGUA NÃO POTÁVEL
CONEXÕES E PEÇAS:
J - JOELHO
JD - JUNÇÃO DUPLA
JS - JUNÇÃO SIMPLES
LD - LUVA DUPLA
GC - GRELHA E PORTA GRELHA DE PVC CROMADA
GF - GRELHA DE FERRO
GH - GRELHA HEMISFÉRICA
REX - REDUÇÃO EXCÊNTRICA
RG - REGISTRO DE GAVETA BRUTO
RG - REGISTRO DE GAVETA CROMADO
RPC - REGISTRO DE PRESSÃO CROMADO
T - TE
LEGENDA PRUMADA:
EF - EFLENTE DA PRUMADA
DÍAMETRO DA TUBULAÇÃO EM MILÍMETROS
MATERIAL DA TUBULAÇÃO
LEGENDA DE FURAÇÃO:
F - FURADO EM VIGA
FP - FURAÇÃO EM PILAR
FL - FURAÇÃO EM LAJE
FV - FURAÇÃO EM VIGA
DV - DESVIO DE VIGA
LEGENDA LIGAÇÕES:
D45 - DESVIO DE REDE COM 2x45°
D90 - DESVIO DE REDE COM 2x90°
LP - LIGAÇÃO NA VERTICAL NO PÉ DA PRUMADA
OBS:
AS INFORMAÇÕES DE FURAÇÕES EM VIGAS E LAJES DEVERÃO SER VERIFICADAS NAS PLANTAS ESPECÍFICAS DE FURAÇÕES.

LEGENDA DOS SISTEMAS DAS TUBULAÇÕES
ÁGUA FRIA (AFR)
ÁGUA FRIA DE VÁLVULA (AFV)
ÁGUAS PLUVIAIS (APL)
ALIMENTAÇÃO CONCESSIONÁRIA (ALC)
AVISO (AVISO)
DRENO DE CLIMATIZAÇÃO (DAC)
ESGOTO (ESG)
ESGOTO SIFONADO (EPS)
EXTRAVASÃO (EXT)
GORDURA (GOR)
LIMPEZA (LIMP)
RECALQUE
VENTILAÇÃO SANITÁRIO (VEN)
OBSERVAÇÕES GERAIS
DECLIVIDADE:
-AS CANALIZAÇÕES DE DISTRIBUIÇÃO DE ÁGUA NUNCA DEVERÃO SER INTEIRAMENTE HORIZONTAIS, DEVENDO APRESENTAR DECLIVIDADE MÍNIMA DE 0,2% NO SENTIDO DE ESCOAMENTO, NÃO SE ADMITINDO O SENTIDO INVERSO.
-TODAS AS TUBULAÇÕES DE ÁGUA E ESGOTO NÃO ESPECIFICADAS SERÃO EM PVC RÍGIDO.
-AS DECLIVIDADES MÍNIMAS PARA ESGOTO NÃO ESPECIFICADAS SERÃO Ø 75mm - (± 2%)
-AS DECLIVIDADES MÍNIMAS PARA ESGOTO NÃO ESPECIFICADAS SERÃO Ø 100mm - (± 1%)
-AS DECLIVIDADES MÍNIMAS PARA ÁGUAS PLUVIAIS SERÃO (± 1%)
-AS INCLINAÇÕES ACIMA DEVERÃO SER SEGUIDAS, SALVO NOS LOCAIS INDICADOS.
NOTAS:
-COTAS EM CENTÍMETROS. DIÂMETROS DAS TUBULAÇÕES DE PVC EM MILÍMETROS.
-OBSERVAR CONCRETAGEM DE TUBOS E CONEXÕES COM ELEMENTOS ESTRUTURAIS.
-TODAS AS TUBULAÇÕES DE ÁGUA E ESGOTO NÃO ESPECIFICADAS SERÃO EM PVC RÍGIDO.
-UTILIZAR EM TODOS PÉS DE PRUMADAS CURVA CURTA SÉRIE "R".
-NAS LINHAS DE RECALQUE COM MUDANÇA DE DIREÇÃO DE 90° UTILIZAR DOIS JOELHOS DE 45°
-PARA EFETOS DE EXECUÇÃO, ATENTAR-SE AOS DETALHAMENTOS -AS INSTALAÇÕES DE GAS GLP DEVERÃO SER VERIFICADAS JUNTO AO PROJETO ESPECÍFICO.
-AS INSTALAÇÕES DO PLANO DE SEGURANÇA CONTRA INCÊNDIO E PÂNICO DEVERÃO SER VERIFICADAS JUNTO AO PROJETO ESPECÍFICO.
-CASO HAJA DÚVIDAS, CONSULTAR O ENGENHEIRO RESPONSÁVEL ANTECIPADAMENTE À EXECUÇÃO.
-TODA TUBULAÇÃO DE DRENAGEM DO SISTEMA DE AR CONDICIONADO QUE ESTIVER NA HORIZONTAL, DEVERÁ RECEBER ISOLAMENTO TÉRMICO ATRAVÉS DE MANTA DE POLIETILENO COM ESPESURA MÍNIMA DE 5mm.
-CONFORME ESTABELECIDO PELA ABNT NBR 15575:2013 A VIDA ÚTIL DE PROJETO (VUP) PARA OS SISTEMAS HIDROSSANITÁRIOS É DE 20 ANOS.

CONSORCIO SAÚDE CONCREMAT-MEP - CNPJ 60.255.454/0001-35
RUA JOAQUIM PALHARES, no. 40, ANDAR 5 - RIO DE JANEIRO RJ - CEP 20.260-080 - FONE (21) 3535-4131
Medidas em centímetros
O valor da cota prevalece ao da escala

Antes de qualquer alteração consultar o responsável pelo projeto

HISTÓRICO DE ATUALIZAÇÃO

REVISÃO	DATA	DISCRIMINAÇÃO DE ATUALIZAÇÃO
R00	25/08/2025	EMIÇÃO INICIAL

NOME DO EMPREENDIMENTO: UBSI I

ENDEREÇO DO EMPREENDIMENTO: DIVERSOS (PROJETO PADRÃO)	DISCIPLINA: HIDROSSANITÁRIO
TÍTULO DO DESENHO: PLANTA PAVIMENTO TÉRREO - SANITÁRIO	ETAPA: EXECUTIVO

CONSORCIO SAÚDE

CONCREMAT | MEP

PROJETISTA E COORDENADOR ARQUITETURA
CONSORCIO SAÚDE CONCREMAT-MEP - CNPJ 60.255.454/0001-35
RUA JOAQUIM PALHARES, no. 40, ANDAR 5 - RIO DE JANEIRO RJ - CEP 20.260-080
RESPONSÁVEL TÉCNICO PELO PROJETO
RHIAN PETRIN DOS SANTOS
ENG. CIVIL - CREA PR 153.970/D

ESPECIALIDADE:	HID	ESPECIALIDADE:	HID
REVISÃO:	R00	ESCALA:	INDICADA