




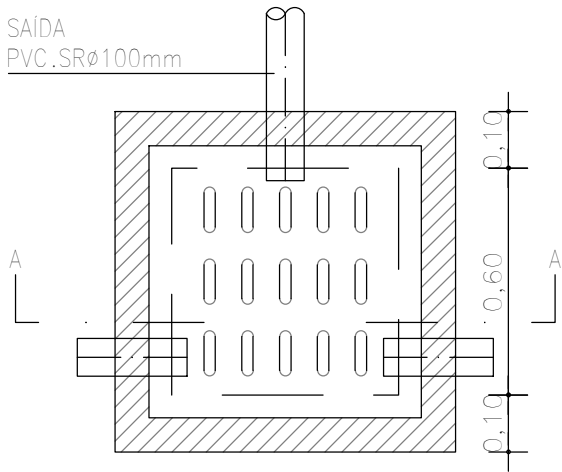


PLANTA BAIXA

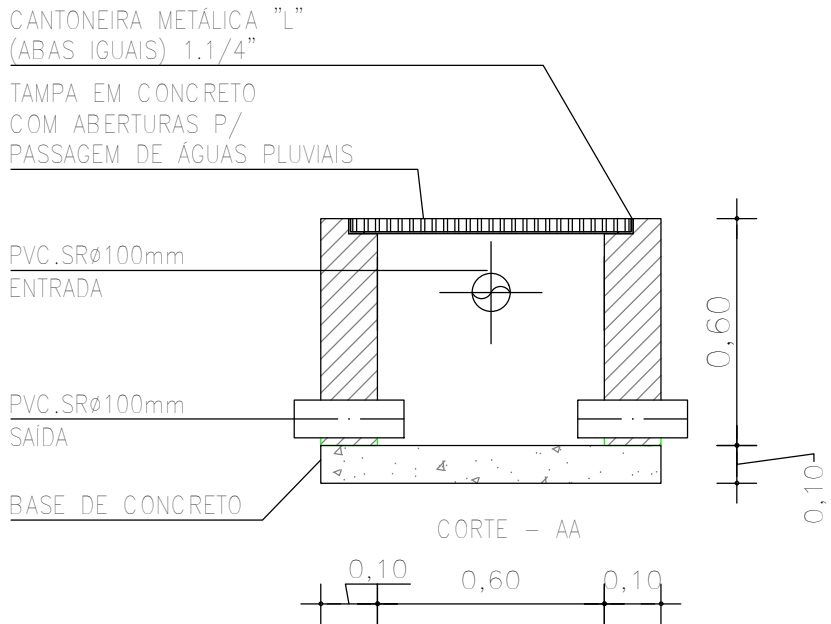

DET. CAIXA DE CAPTAÇÃO
ESCALA 1 : 20

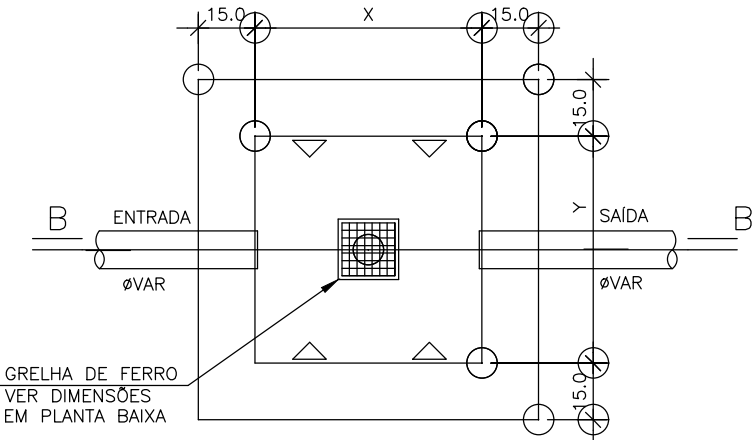


PLANTA BAIXA
ESCALA 1 : 20

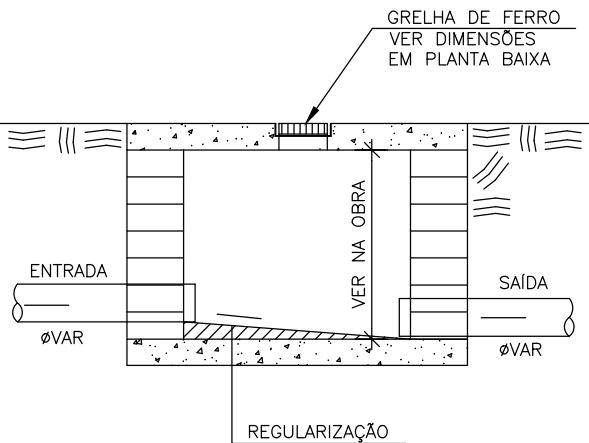

CORTE B - B
ESCALA 1 : 20

AS DIMENSÕES (X e Y) DEVERÃO SER CONFIRMADAS
EM PLANTA BAIXA

DET. CAIXA DE INSERÇÃO
ESCALA 1 : 25

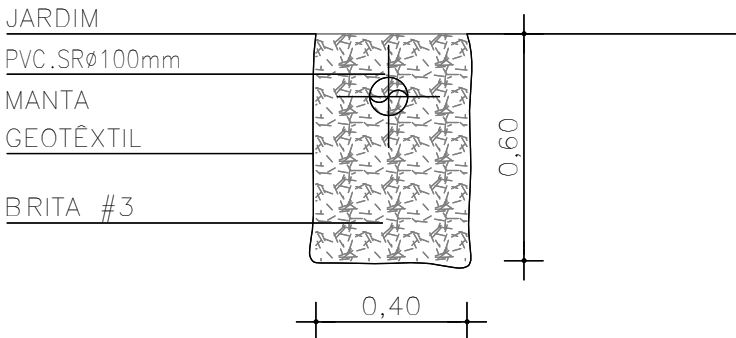

DET. VALA DE INFILTRAÇÃO
ESCALA 1 : 20

André Clemente Correia
Concepção Engenharia e Tecnologia S/A
André Clemente Correia
Coordenador de Contratos

CONSÓRCIO SAÚDE CONCREMAT-MEP - CNPJ 60.255.454/0001-35
RUA JOAQUIM PALHARES, no. 40, ANDAR 5 - RIO DE JANEIRO/RJ - CEP 20.260-080 - FONE (21) 3535-4131
Medidas em metros. Conferir medidas no local.
O valor da cota prevalece ao da escala. Antes de qualquer alteração consultar o arquiteto responsável.

REV	DATA	CONTEÚDO	REV	DATA	CONTEÚDO
00	10/06/2026	EMIÇÃO INICIAL			

Nome do Empreendimento				CER III	
Endereço do Empreendimento			RUA TEIXEIRA LOTT, IBOTIRAMA/BA		Disciplina ÁGUAS PLUVIAIS
Título do desenho			PLANTA DE DETALHES		Etapa PROJETO EXECUTIVO
 CONSÓRCIO SAÚDE CONCREMAT MEP	Projetista e coordenador CONSÓRCIO SAÚDE CONCREMAT-MEP - CNPJ 60.255.454/0001-35 RUA JOAQUIM PALHARES, no. 40, ANDAR 5 - RIO DE JANEIRO/RJ - CEP 20.260-080 FONE (21) 3535-4131 Responsável Técnico pelo Projeto de Águas Pluviais ANDRÉ CLEMENTE CORREIA ENGENHEIRO CREA: 1809024404			Prancha 02/02 Revisão 00	Especialidade PLU Escala 1/20