



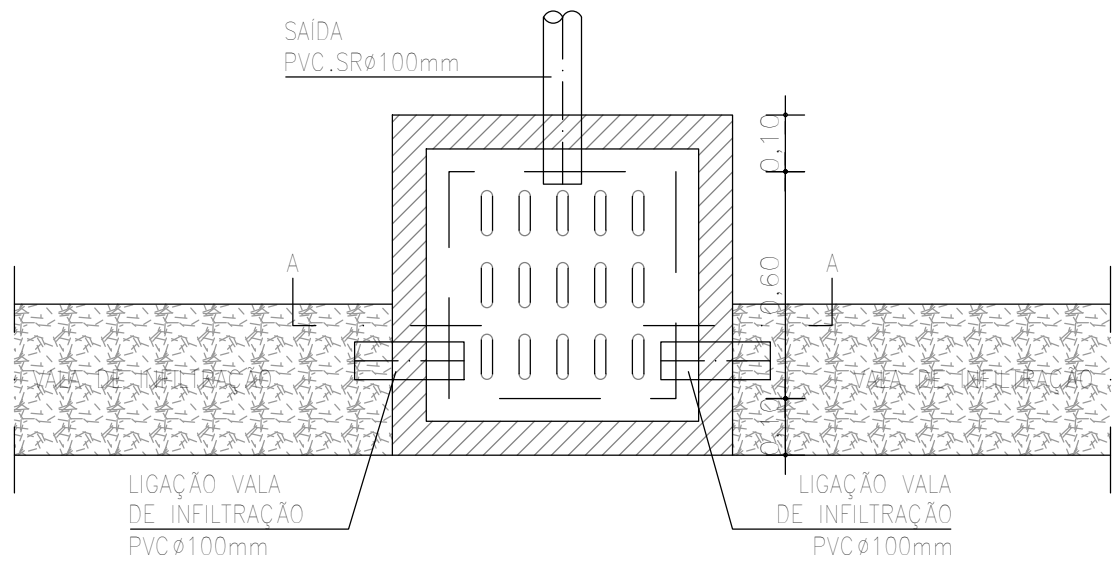


PLANTA BAIXA

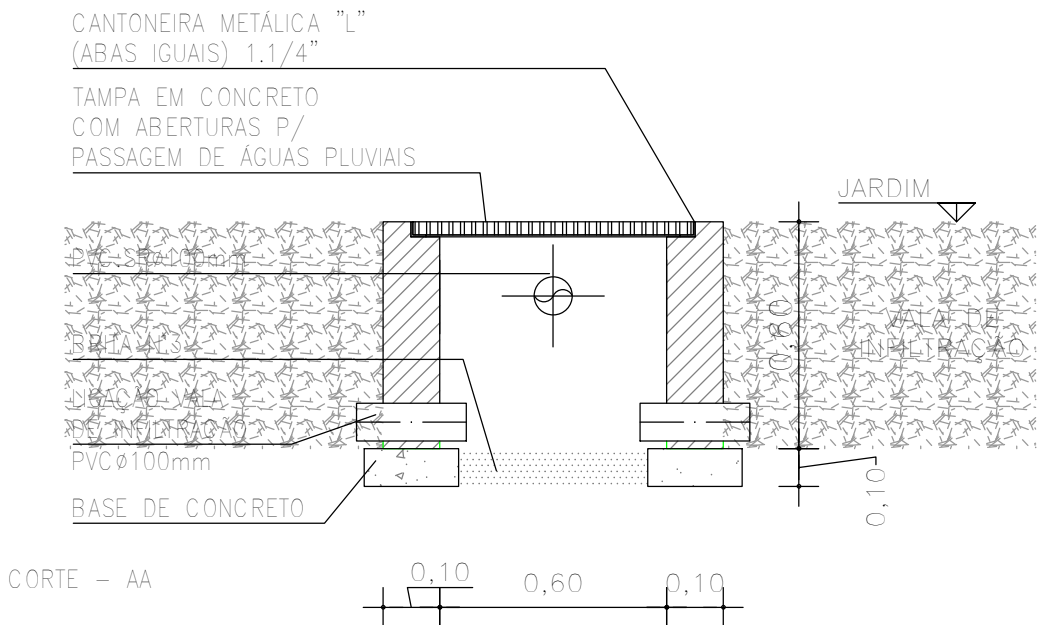


CORTE - AA

DET. CAIXA DE INSPEÇÃO
ESCALA 1 : 20

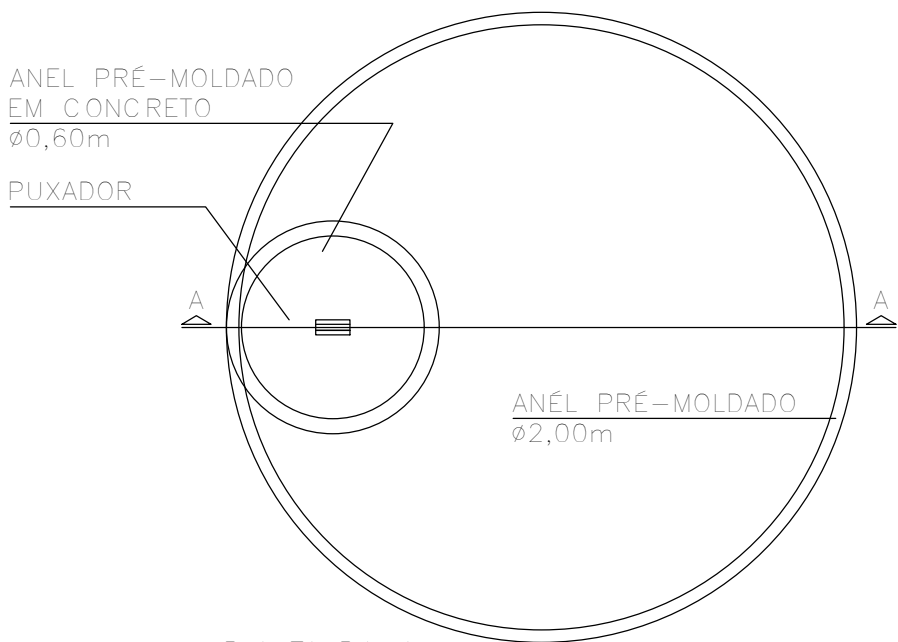


PLANTA BAIXA

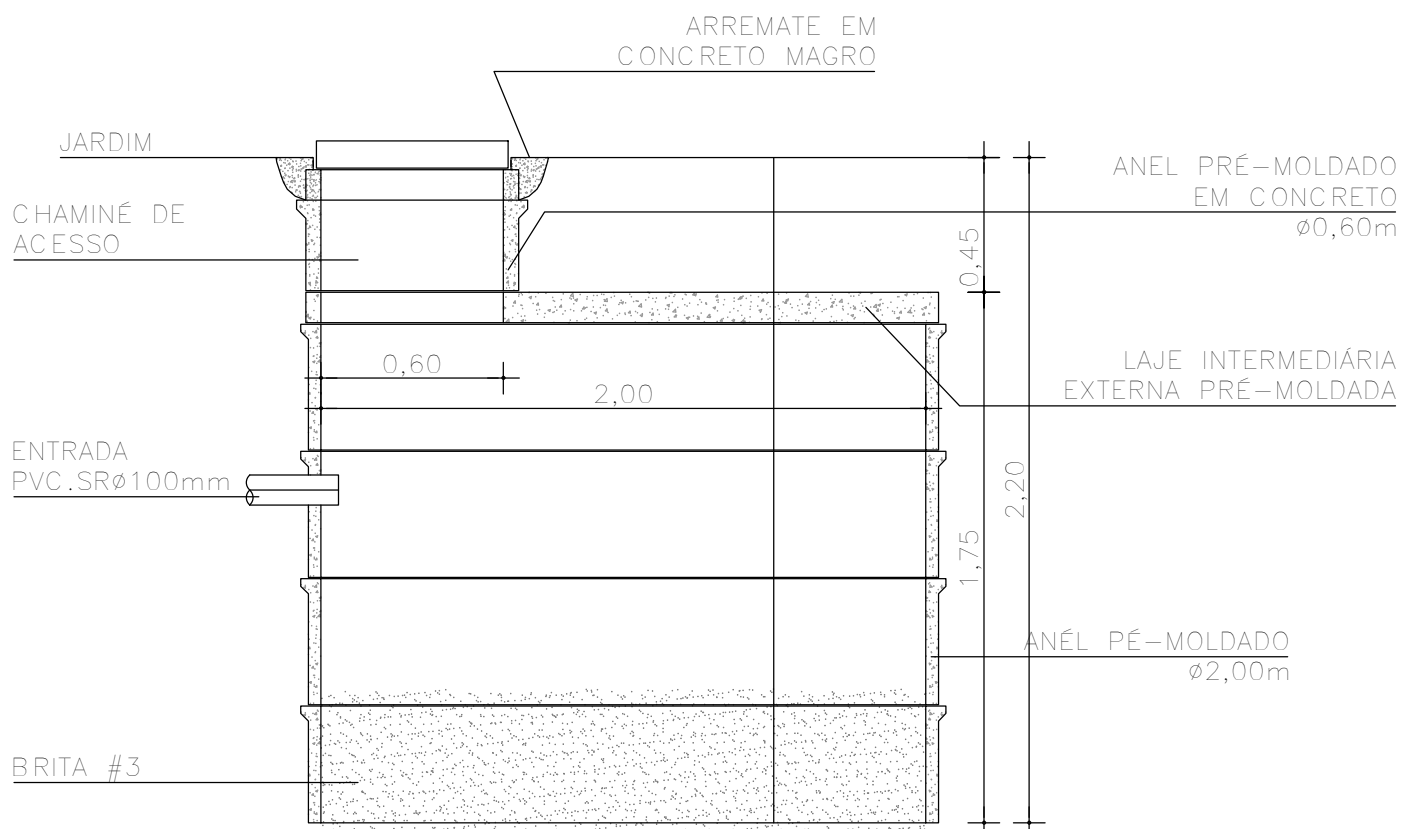


CORTE-AA

DET. POÇO DE INFILTRAÇÃO
ESCALA 1 : 25

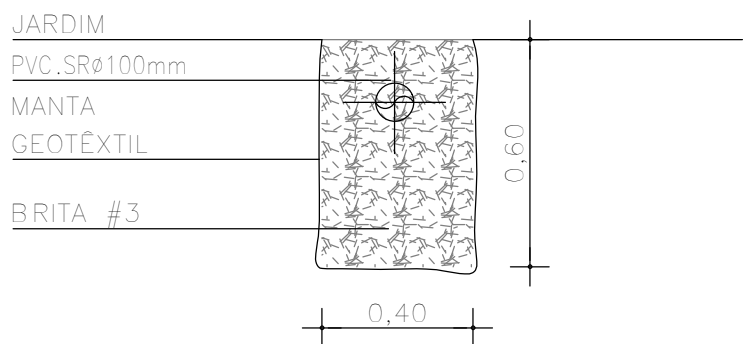

DET. VALA DE INFILTRAÇÃO
ESCALA 1 : 20

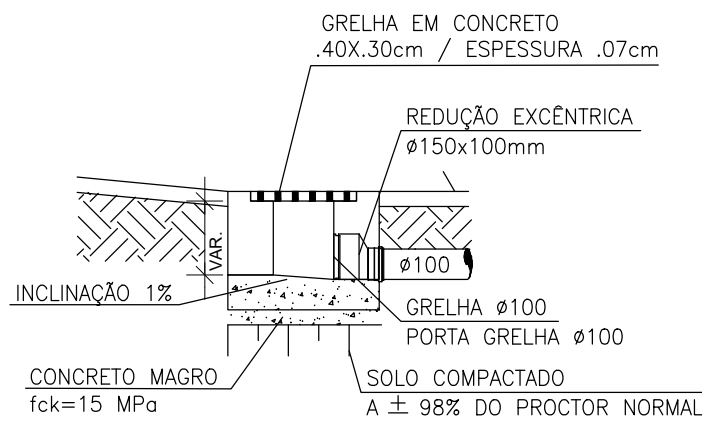

DET. SAÍDA LATERAL GRELHA
ESCALA 1 : 20

André Clemente Correia
Concepção Engenharia e Tecnologia S/A
André Clemente Correia
Coordenador de Contratos

CONSÓRCIO SAÚDE CONCREMAT-MEP - CNPJ 60.255.454/0001-35
RUA JOAQUIM PALHARES, no. 40, ANDAR 5 - RIO DE JANEIRO/RJ - CEP 20.260-080 - FONE (21) 3535-4131
Medidas em metros. Conferir medidas no local.
O valor da cota prevalece ao da escala. Antes de qualquer alteração consultar o arquiteto responsável.

REV	DATA	CONTEÚDO			
00	11/06/2026	EMIÇÃO INICIAL			

Nome do Empreendimento UBSi II			Disciplina ÁGUAS PLUVIAIS		
Endereço do Empreendimento ALDEIA INDÍGENA MATA MEDONHA, S/N, SANTA CRUZ DE CABRÁLIA - BA			Etapa PROJETO EXECUTIVO		
Título do desenho PLANTA DE DETALHES			Escala 1/20		
 CONSORCIO SAÚDE CONCREMAT MEP			Prancha 02/02 Revisão 00		
Projeta e coordenador CONSORCIO SAÚDE CONCREMAT-MEP - CNPJ 60.255.454/0001-35 RUA JOAQUIM PALHARES, no. 40, ANDAR 5 - RIO DE JANEIRO/RJ - CEP 20.260-080 FONE (21) 3535-4131 Responsável Técnico pelo Projeto de Águas Pluviais ANDRÉ CLEMENTE CORREIA ENGENHEIRO CREA: 1809024404			Especialidade PLU		