




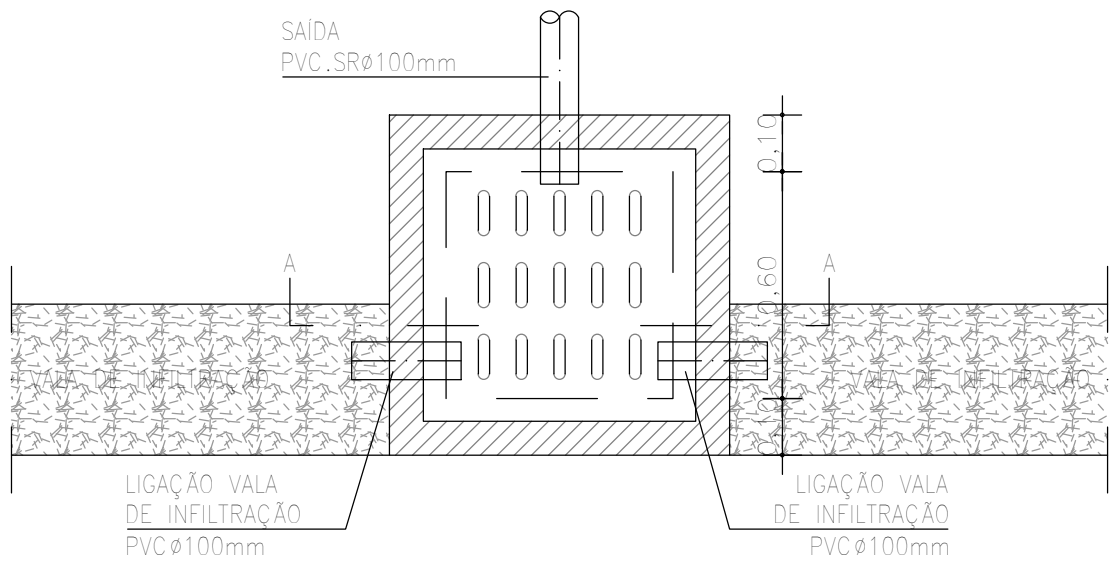


PLANTA BAIXA

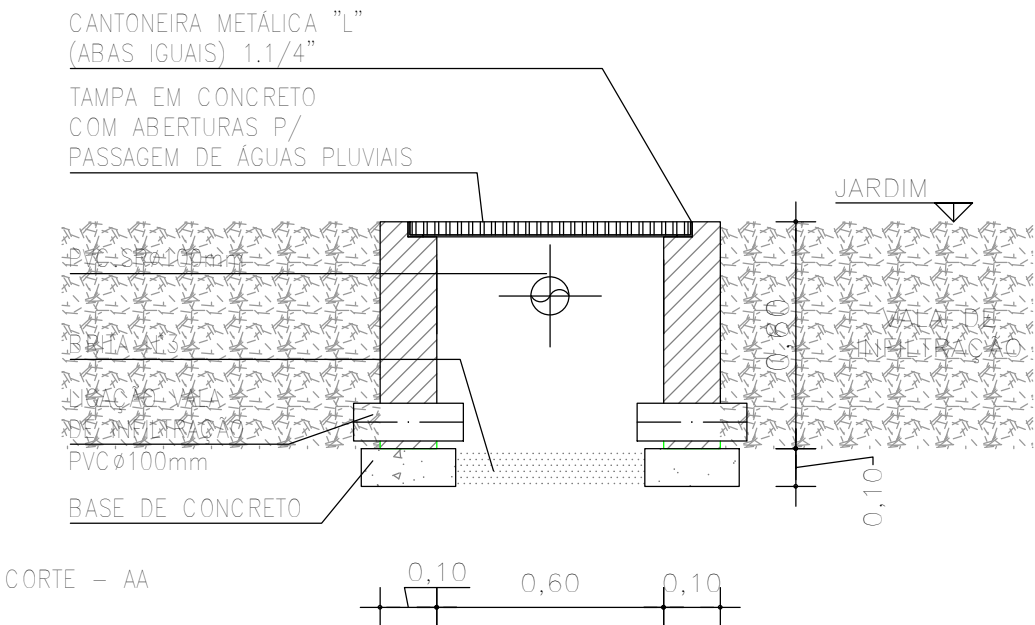


DET. CAIXA DE INSPEÇÃO
ESCALA 1 : 20

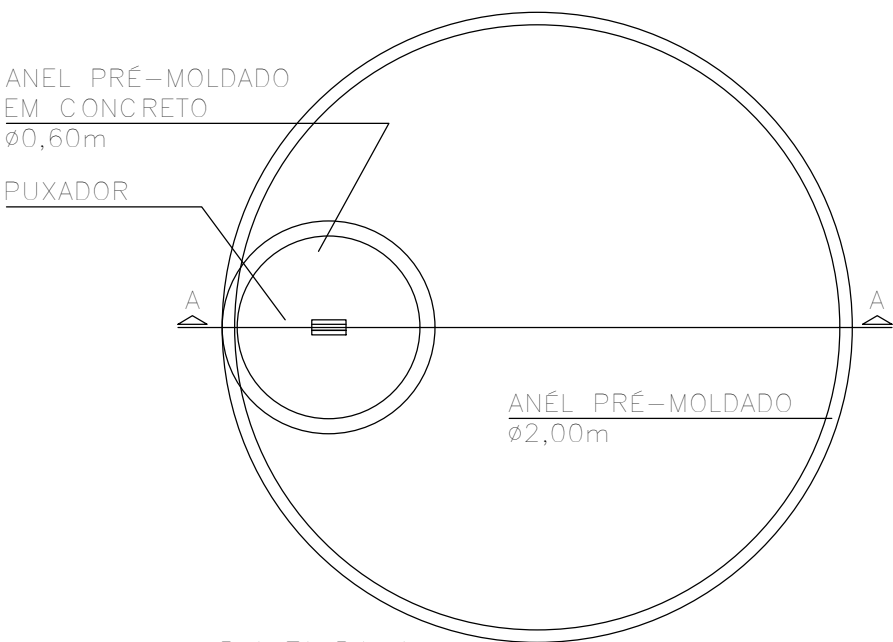

PLANTA BAIXA

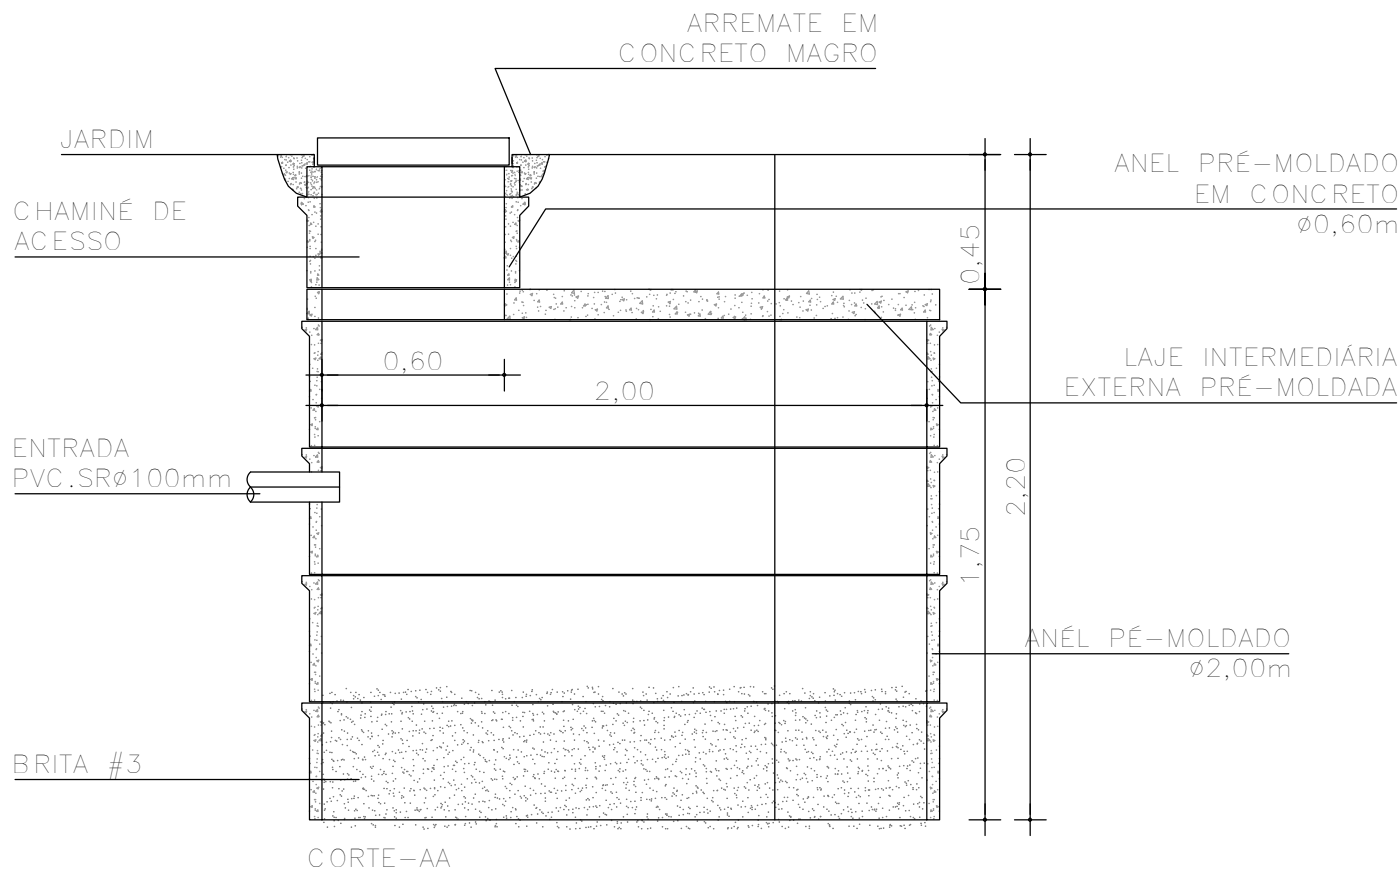

DET. POÇO DE INFILTRAÇÃO
ESCALA 1 : 25
30/04/2026

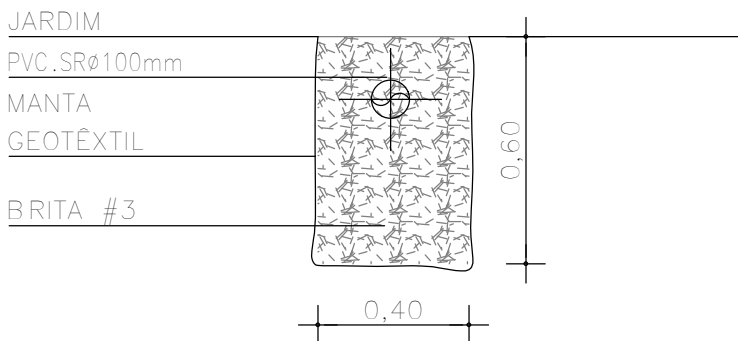

DET. VALA DE INFILTRAÇÃO
ESCALA 1 : 20

André Clemente Correia
Engenheiro de Tecnologia S/A
André Clemente Correia
Coordenador de Contratos

CONSÓRCIO SAÚDE CONCREMAT-MEP - CNPJ 60.255.454/0001-35
RUA JOAQUIM PALHARES, no. 40, ANDAR 5 - RIO DE JANEIRO/RJ - CEP 20.260-080 - FONE (21) 3535-4131
Medidas em metros. Conferir medidas no local.
O valor da cota prevalece ao da escala. Antes de qualquer alteração consultar o arquiteto responsável.

REV	DATA	CONTEÚDO	REV	DATA	CONTEÚDO
00	30/04/2026	EMISSION INICIAL			
Nome do Empreendimento					
UBSi II					
Endereço do Empreendimento			Disciplina		
ALDEIA INDÍGENA BOCA DA MATA, S/N, PORTO SEGURO-BA			ÁGUAS PLUVIAIS		
Título do desenho			Etapa		
PLANTA DE DETALHES			PROJETO EXECUTIVO		
Projeto e coordenador			Prancha	Especialidade	
CONSORCIO SAÚDE CONCREMAT-MEP - CNPJ 60.255.454/0001-35 RUA JOAQUIM PALHARES, no. 40, ANDAR 5 - RIO DE JANEIRO/RJ - CEP 20.260-080 FONE (21) 3535-4131			02/02	PLU	
Responsável Técnico pelo Projeto de Águas Pluviais			Revisão	Escala	
ANDRÉ CLEMENTE CORREIA ENGENHEIRO CREA: 1809024404			00	1/20	