




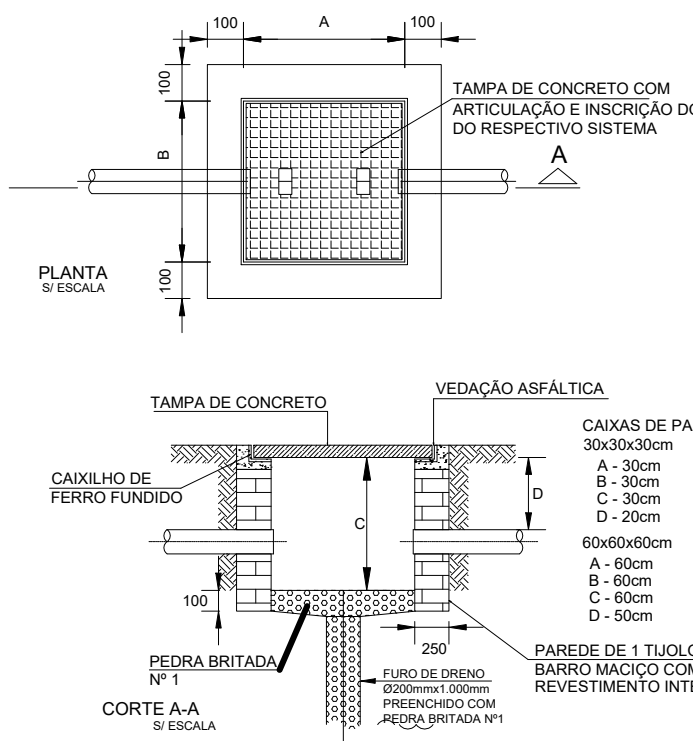

DETALHE CAIXA DE PASSAGEM
SEM ESCALA

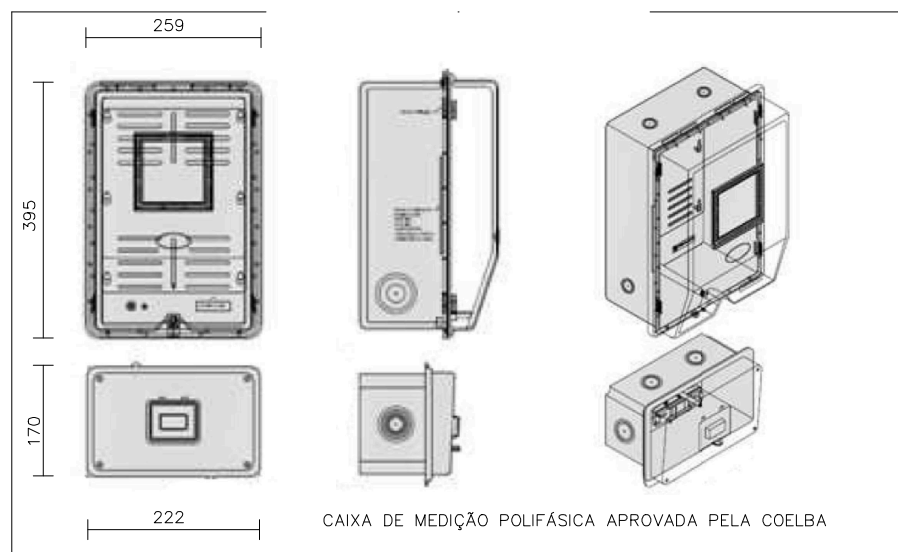

DETALHE CAIXA DE MEDIÇÃO POLIFÁSICA
ESCALA: S/ ESCALA

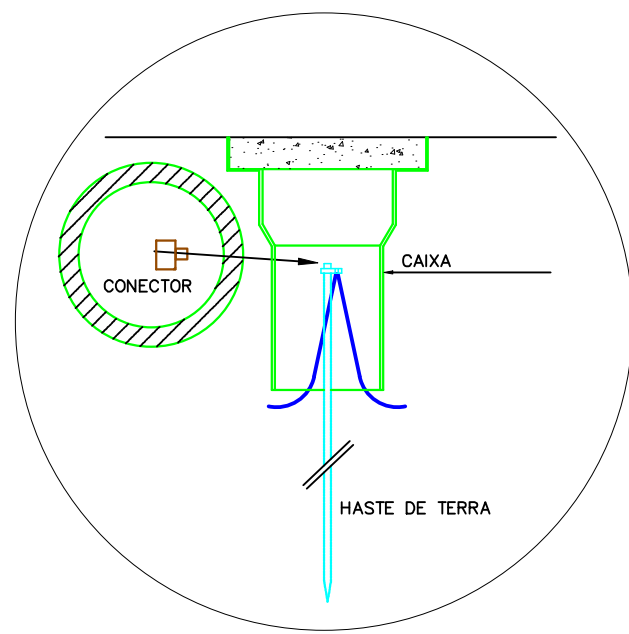

DET. HASTE DE TERRA
SEM ESCALA

REDE COELBA



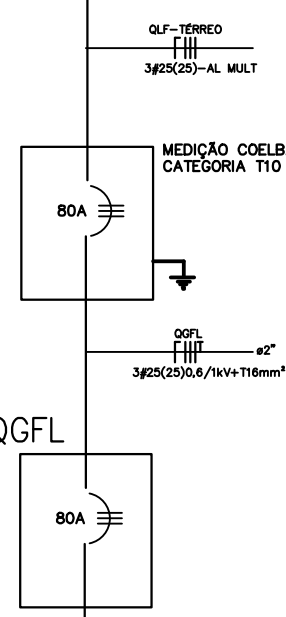



DIAGRAMA UNIFILAR GERAL

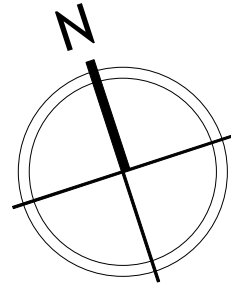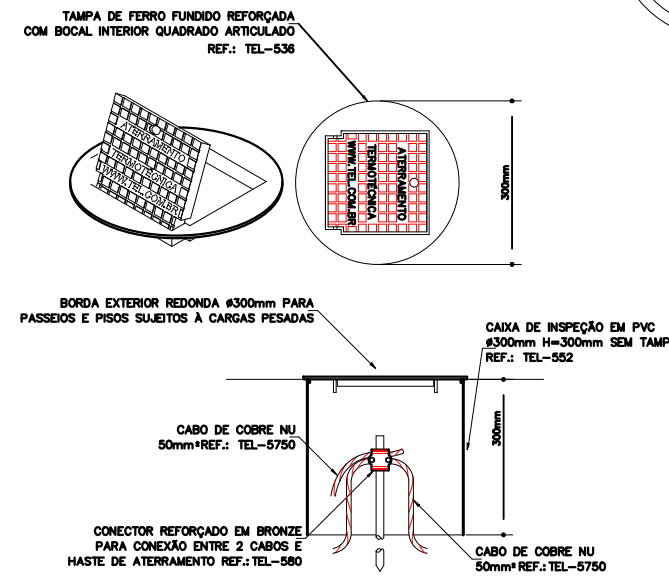


LEGENDA	
SÍMBOLO	DESCRIÇÃO
---	ELETRODUTO INSTALADO NO PISO EM PEAD
✕	POSTE EM CONCRETO ARMADO DUPLA T, 75daN, h=7,5M COM AMARRAÇÃO SEGUNDÁRIA.
☐	CAIXA DE PASSAGEM EM ALVENARIA COM TAMPA EM CONCRETO COM ALÇAS CONFORME DETALHE, DIM 40X40X40CM.
⊙	HASTE DE ATERRAMENTO ALTA CAMADA 13X2400mm COM CAIXA DE INSPEÇÃO
⊞	MEDIDOR DE ENERGIA POLIFÁSICO PADRÃO CONCESSIONÁRIA
	CONDUTORES NEUTRO, FASE A, B, C E TERRA

NOTAS:

- 1 - ELETRODUTO NÃO COTADO ø3/4".
- 2 - CONDUTOR NÃO COTADO #2,5mm².
- 3 - TODOS OS CIRCUITOS DEVERÃO SER IDENTIFICADOS COM ANILHAS (CONDUTORES FASE, NEUTRO E TERRA)
- 3 - TODOS OS CIRCUITOS DEVERÃO SER IDENTIFICADOS COM ANILHAS (CONDUTORES FASE, NEUTRO E TERRA)
- 9 - OS CABOS DEVERÃO SEGUIR O SEGUINTE PADRÃO DE CORES:
FASE - PRETA;
NEUTRO - AZUL CLARO;
RETORNO - AMARELA;
TERRA - VERDE.
- 10 - OS CABOS DEVERÃO TER AS SEGUINTE CLASSES DE ISOLAMENTO:
CIRCUITOS EXTERNOS - 1kV.
- 11 - OS CONDUTORES DOS CIRCUITOS, TERMINAIS SOMENTE PODERÃO SER EMENDADOS EM CAIXAS DE PASSAGEM NÃO SENDO PERMITIDAS DENTRO DOS QUADROS, E DEVERÃO SER SEMPRE ESTANHADOS E SOLDADOS, ISOLADOS COM FITA DE AUTO-FUSÃO E RECOBERTOS COM FITA ISOLANTE ANTI-CHAMA.
- 12 - A LIGAÇÃO DOS CONDUTORES NOS DISJUNTORES SERÁ ATRAVÉS DE TERMINAIS PRÉ-ISOLADOS ATÉ CABOS DE 10mm² E DE ESTANHAMENTO PARA AS DEMAIS BITOLAS.
- 13 - TODOS OS DISJUNTORES DEVERÃO SER TIPO "DIN", CARACTERÍSTICA "C" (ATUAÇÃO LENTA).
- 14 - DEVERÃO SER COLOCADAS TAMPAS CEGAS EM TODAS AS CAIXAS DE PASSAGEM.
- 15 - OS ELETRODUTOS SERÃO EMENDADOS POR MEIO DE LUVAS ATARRACHADAS EM AMBAS AS EXTREMIDADES A SEREM LIGADAS.
- 16 - SÓ PODERÃO SER ABERTOS OS OLHAIS DAS CAIXAS DESTINADOS A RECEBER LIGAÇÕES DE
- 17 - AS LIGAÇÕES DOS ELETRODUTOS RÍGIDOS COM CAIXAS/QUADROS SERÃO FEITAS COM ARRUELAS PELO LADO EXTERNO E BUCHAS PELO INTERNO.
- 18 - AS LIGAÇÕES DOS ELETRODUTOS METÁLICOS FLEXÍVEIS TIPO "SEAL TUBE" SERÃO FEITAS COM BOXES.

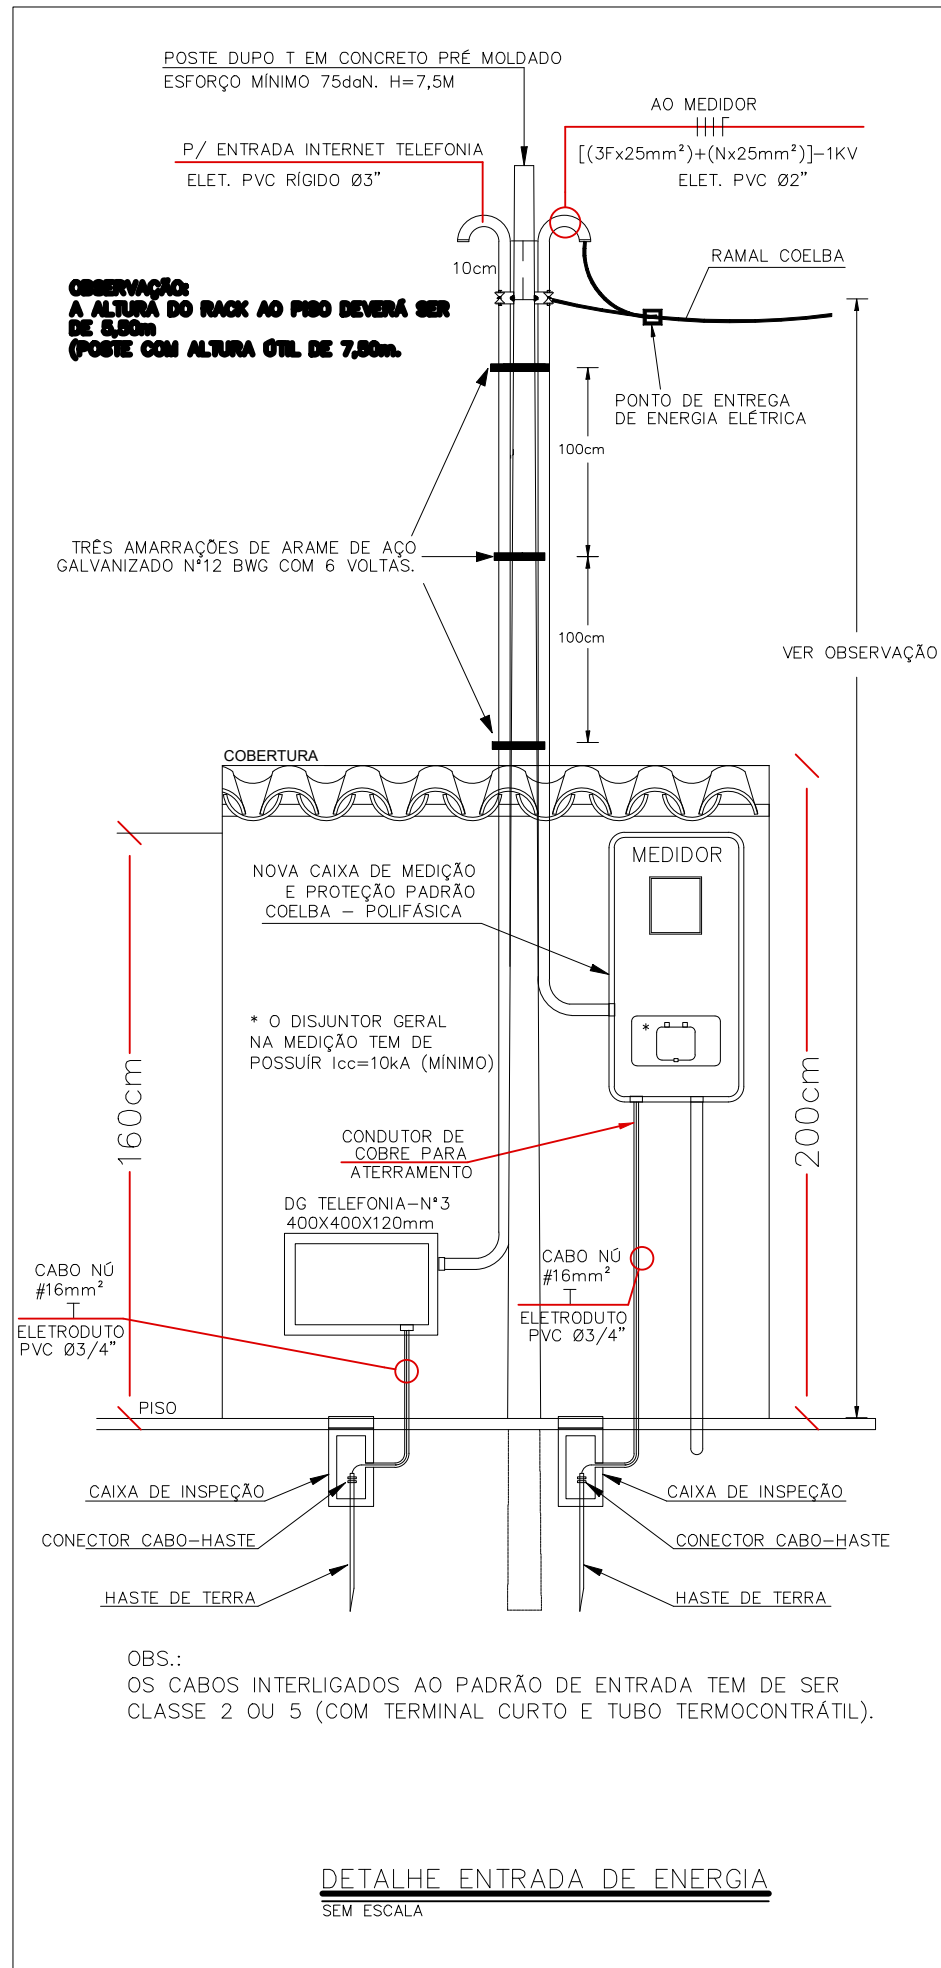

DETALHE ENTRADA DE ENERGIA
SEM ESCALA

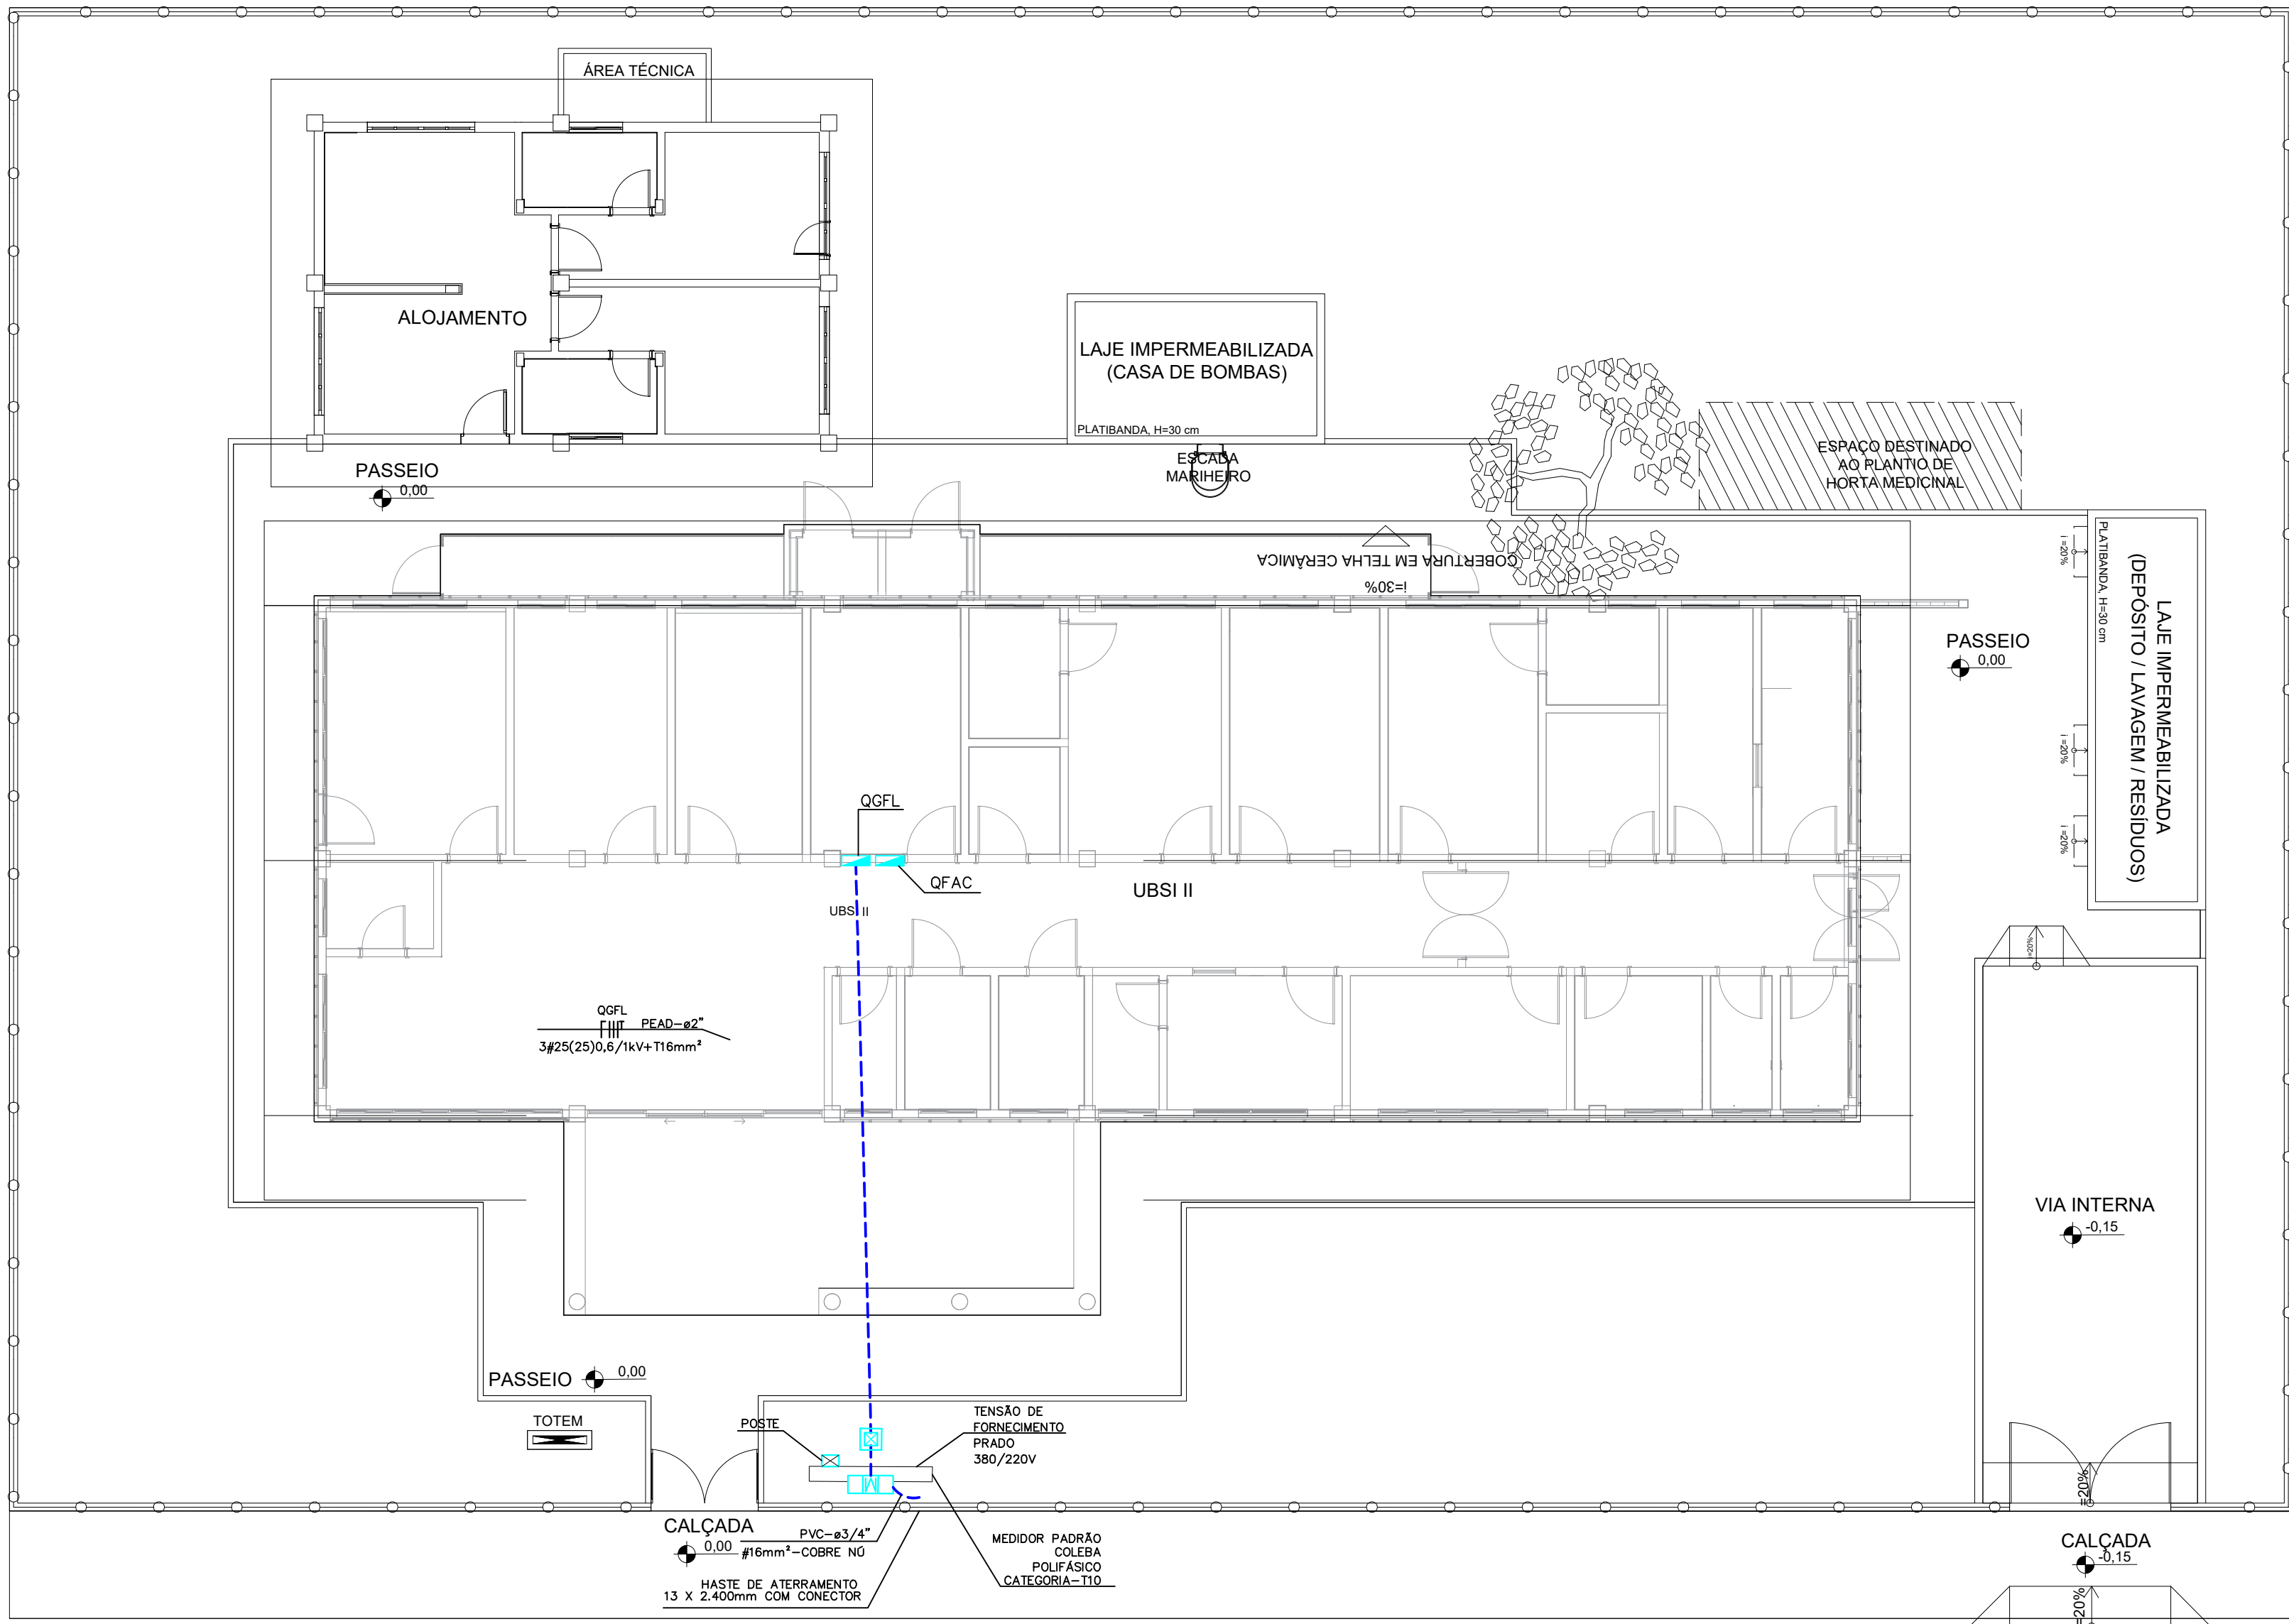

ESTRADA SEM
DENOMINAÇÃO

PLANTA DE IMPLANTAÇÃO
ESCALA 1/100

CONSORCIO SAÚDE CONCREMAT-MEP - CNPJ 00.255.454/0001-35
RUA JOAQUIM PALHARES, no. 40, ANDAR 5 - RIO DE JANEIRO/RJ - CEP 20.260-080 - FONE (21) 3535-4131
Medidas em metros. Conferir medidas no local.
O valor da cota prevalece ao da escala. Antes de qualquer alteração consultar o arquiteto responsável.

REV	DATA	CONTEÚDO	REV	DATA	CONTEÚDO
00	04/05/2026	EMIÇÃO INICIAL			

Nome do Empreendimento		UBSI II	
Endereço do Empreendimento		ALDEIA CRAVEIRO, REGIÃO EXTREMO SUL, PRADO-BA	
Título do desenho		Desenho INSTALAÇÕES ELÉTRICAS	
PLANTA DE ENTRADA DE ENERGIA		Escala PROJETO EXECUTIVO	
Projeto e coordenador		Plancha	
CONSORCIO SAÚDE CONCREMAT-MEP - CNPJ 00.255.454/0001-35 RUA JOAQUIM PALHARES, no. 40, ANDAR 5 - RIO DE JANEIRO/RJ - CEP 20.260-080 FONE (21) 3535-4131		01/02	
Responsável Técnico pelo Projeto de Implantação Elétrica		Escala	
MATHEUS ALMEIDA DA SILVA ENGENHEIRO CREA-BA nº 0314712317		1/100	