


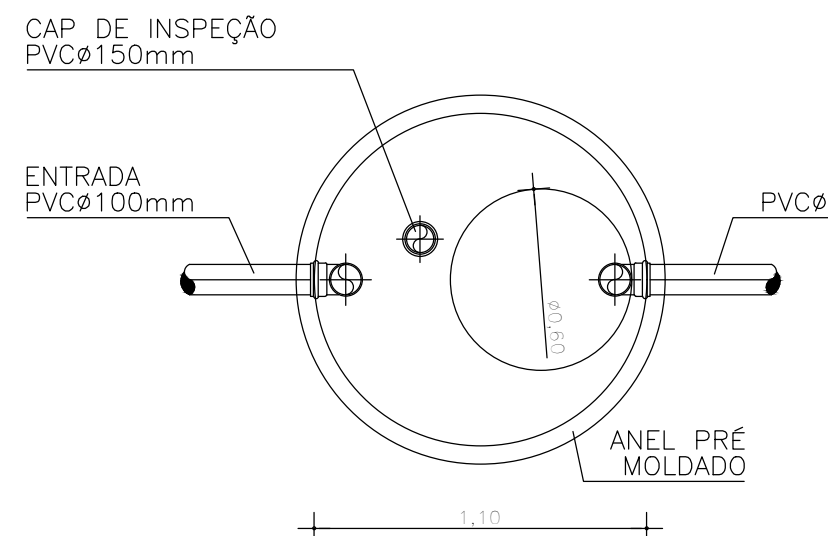
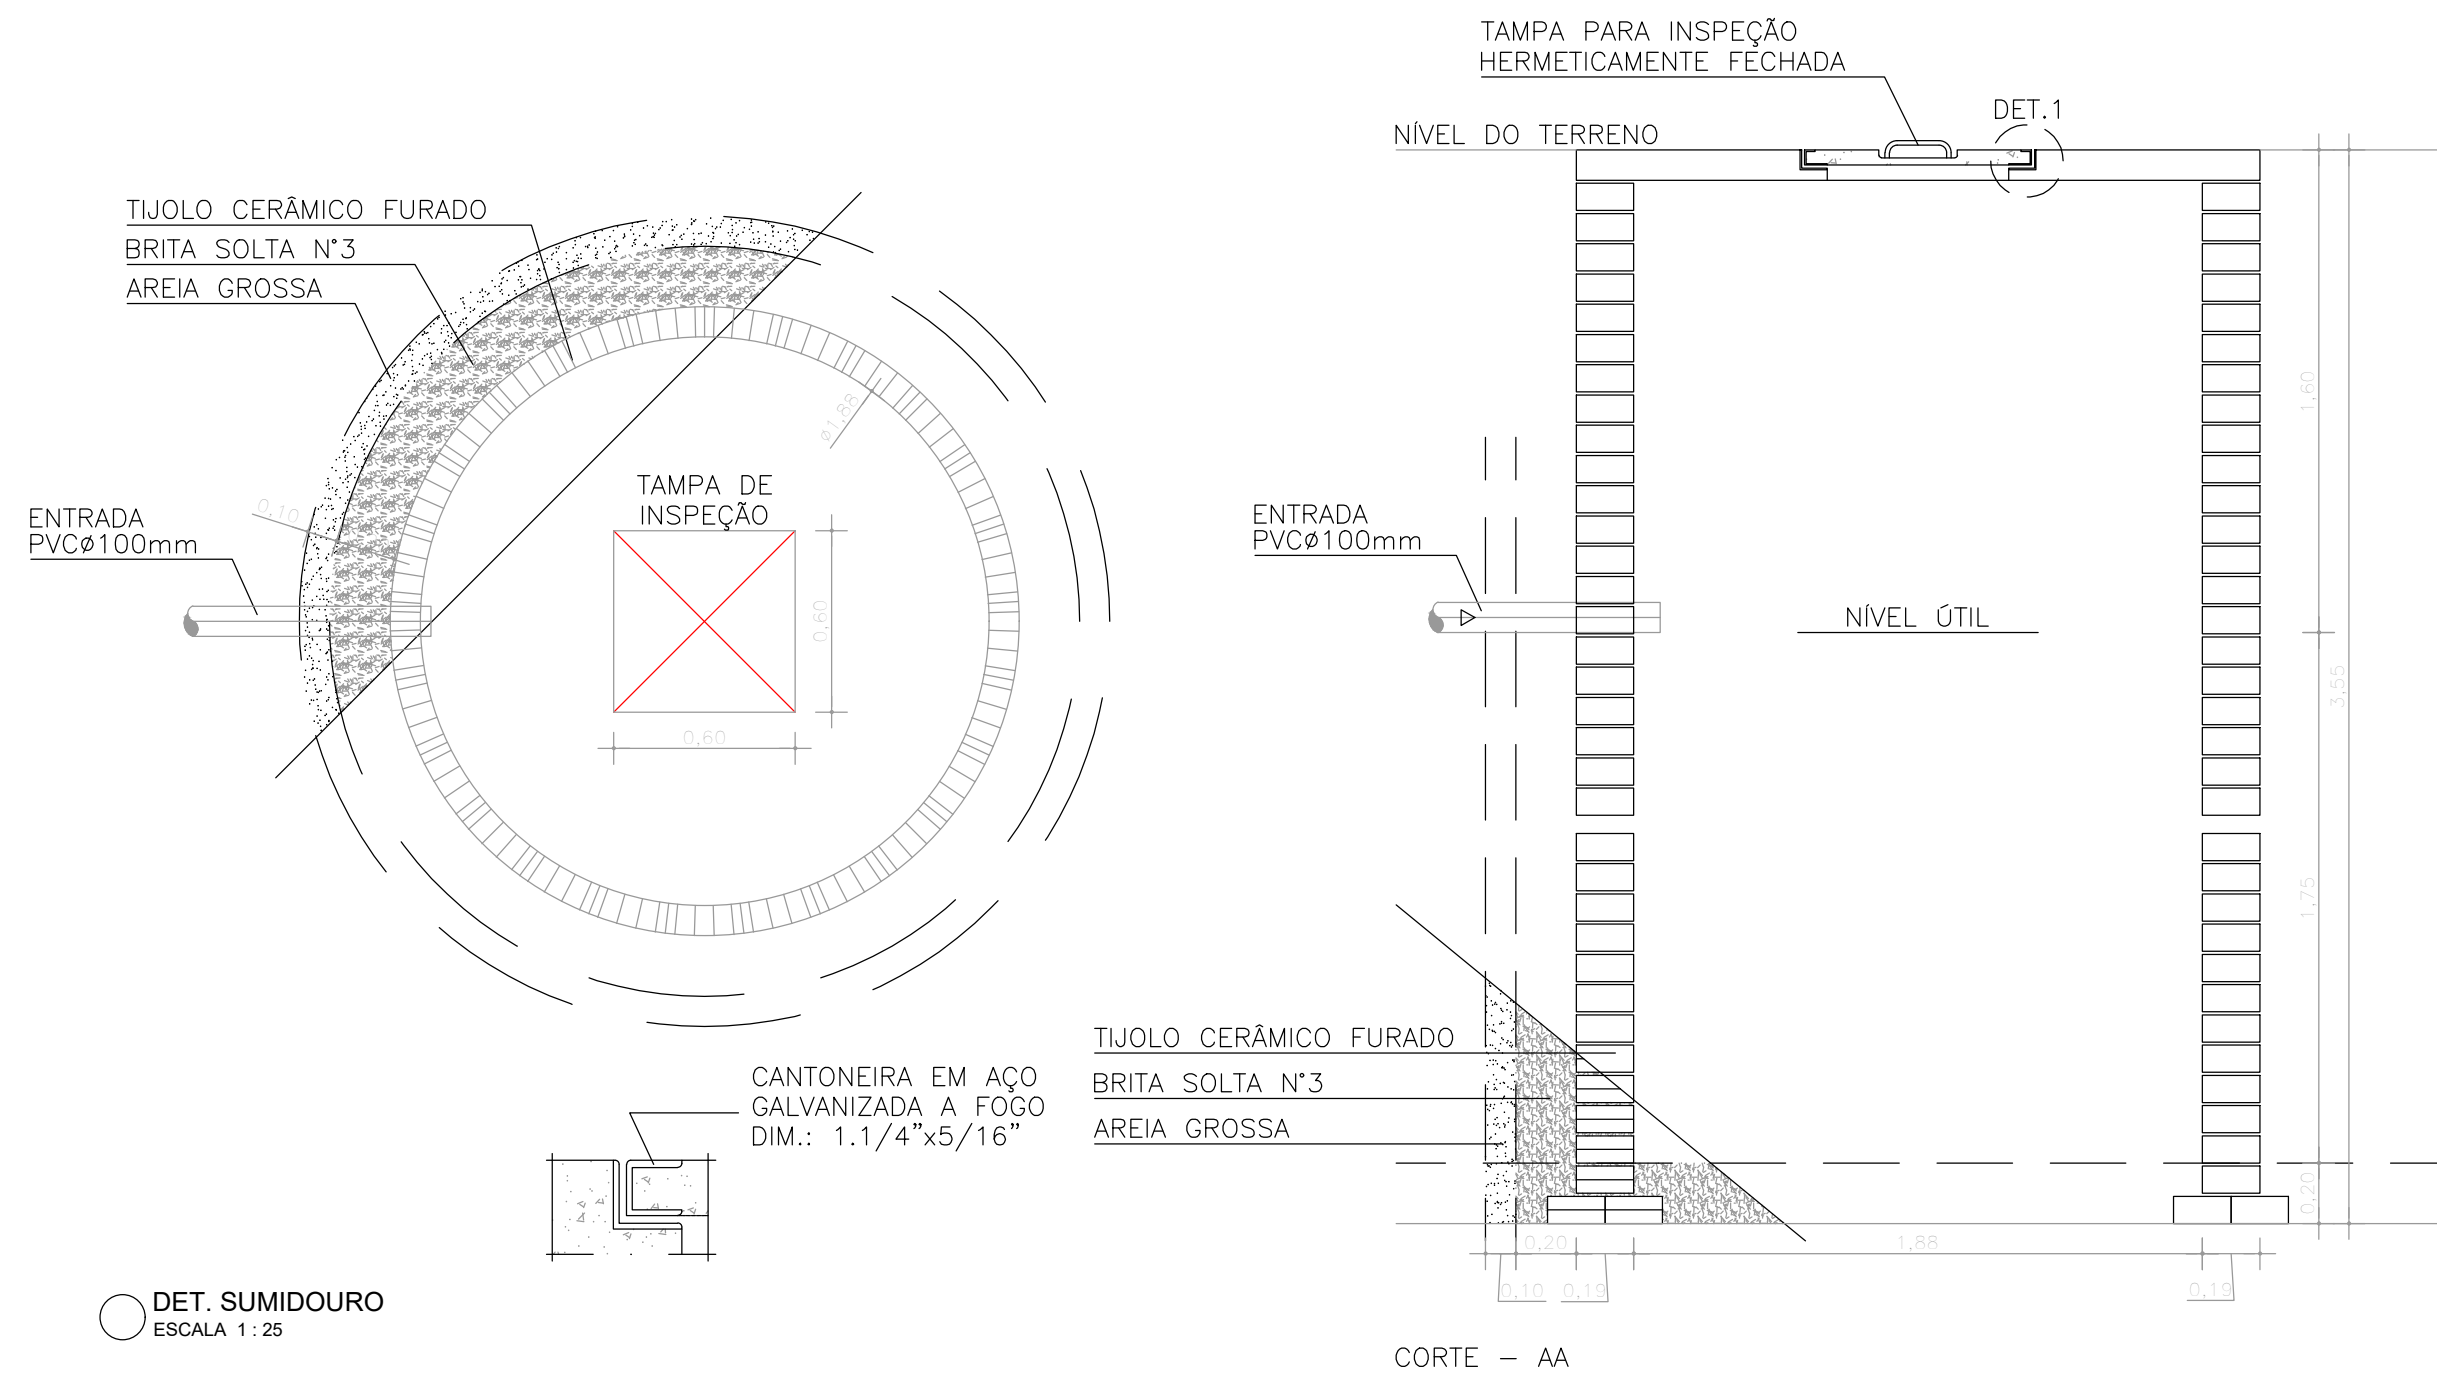


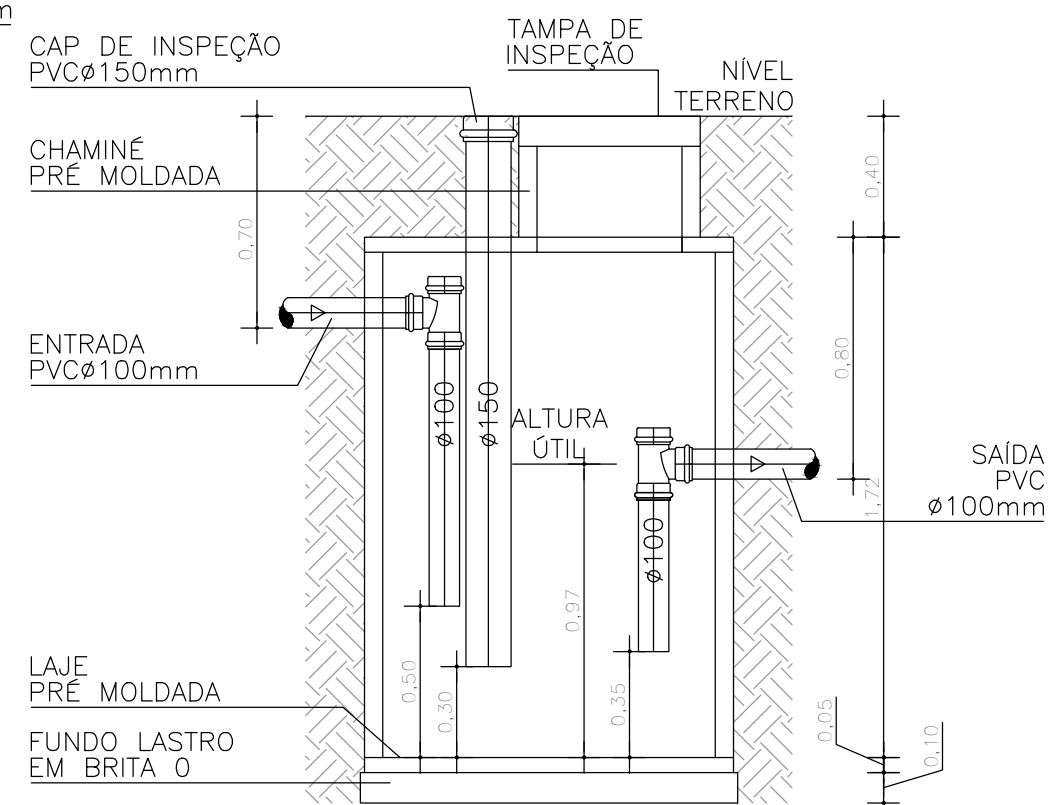

QUANTITATIVOS GERAIS			
	UND.	QUANT.	CÓDIGO
TANQUE SÉPTICO	UN	1,00	98055
TUBO PVC ø100mm	M	1,80	90694
TUBO PVC ø150mm	M	1,50	90695
CAP PVC ø150mm	UN	1,00	90696
CHAMINÉ ESGOTO ø600mm	M	0,40	98051
TAMPA EM CONCRETO ø600mm	UN	1,00	98115

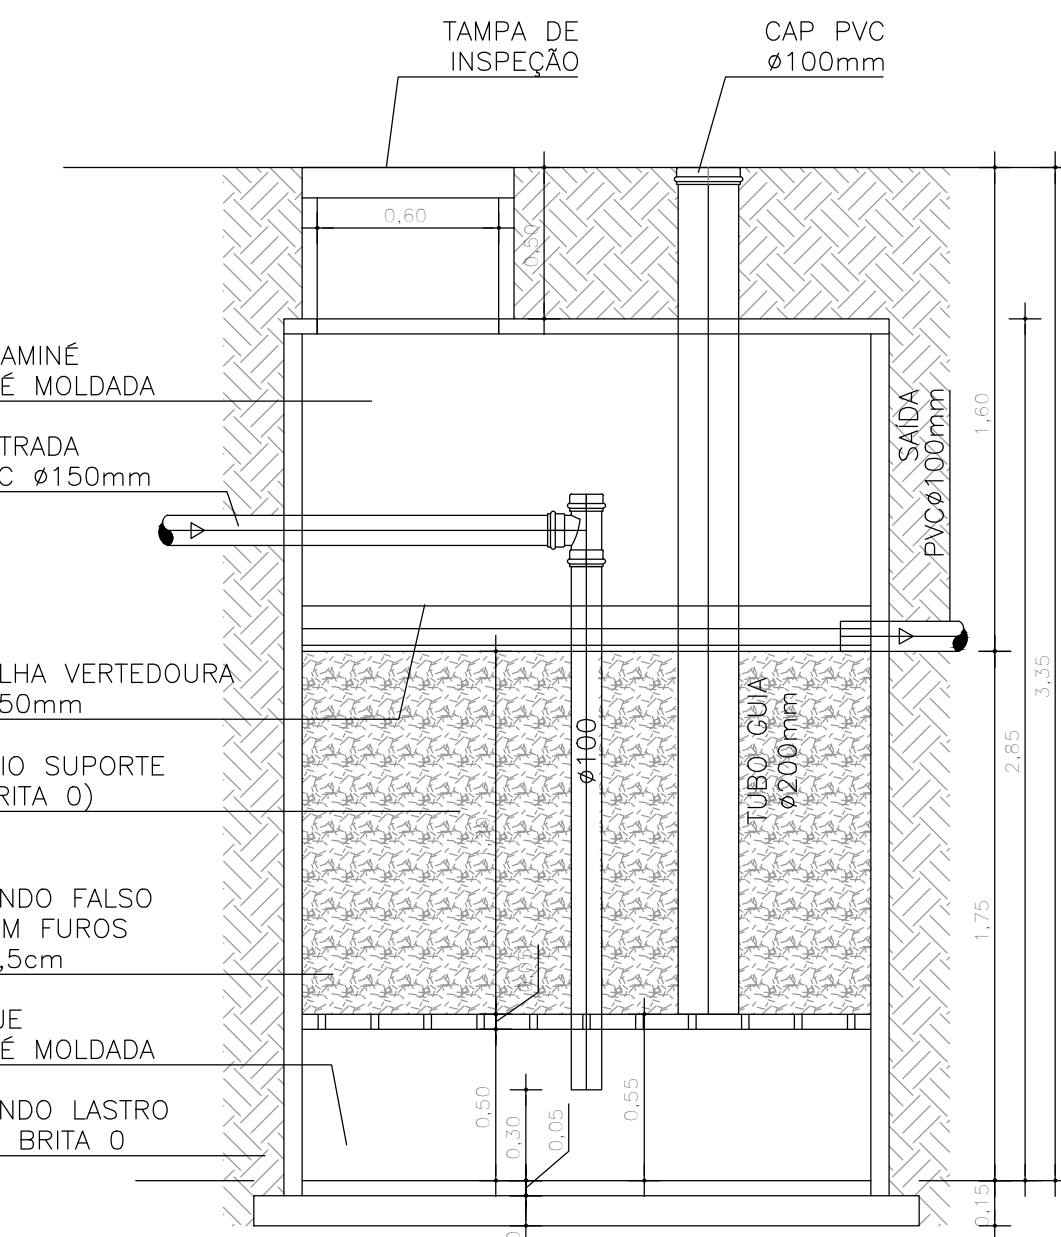


TANQUE SÉPTICO
VOLUME = 3.000 LITROS
PLANTA - ESCALA 1:25

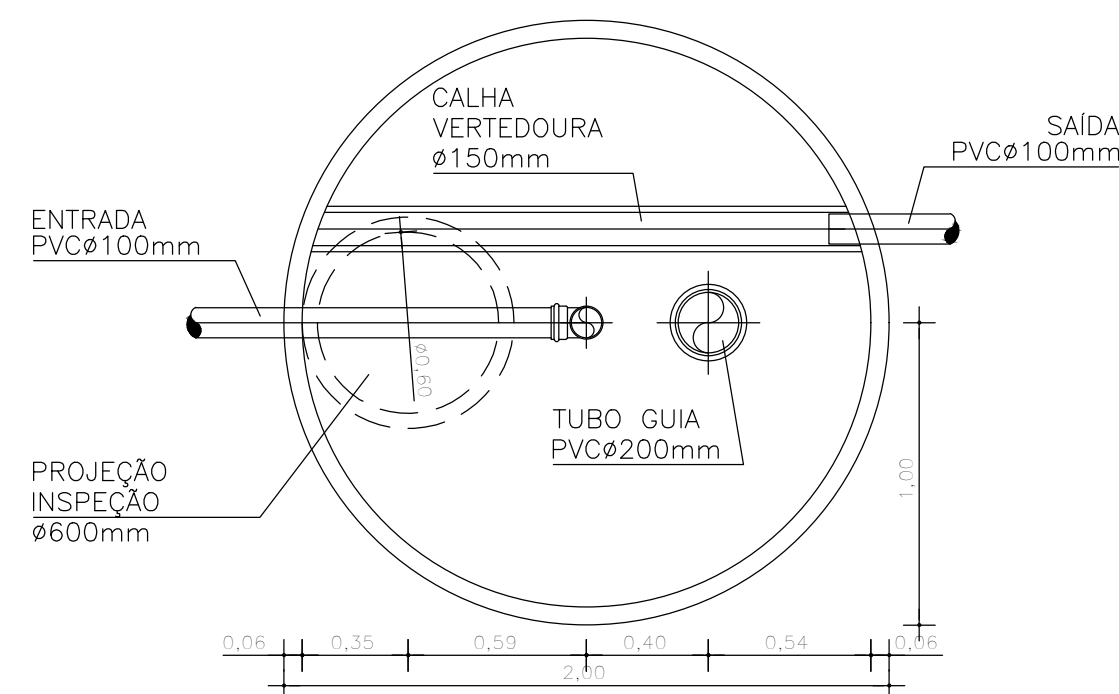


FILTRO ANAERÓBIO
VOLUME = 3331,1 LITROS

QUANTITATIVOS GERAIS			
	UND.	QUANT.	CÓDIGO
FILTRO ANAERÓBIO	UN	1,00	98059
TUBO PVC ø200mm	M	2,30	90696
TUBO PVC ø100mm	M	3,00	90695
TE PVC ø100mm	UN	1,00	104177
CAP PVC ø200mm	UN	1,00	00042666
CHAMINÉ ESGOTO ø600mm	M	0,50	98051
TAMPA EM CONCRETO ø600mm	UN	1,00	98115


DET. FILTRO ANAERÓBIO
ESCALA 1:25

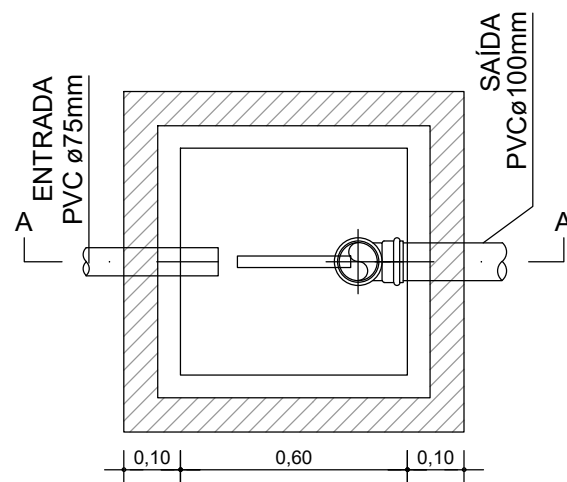


PLANTA BAIXA

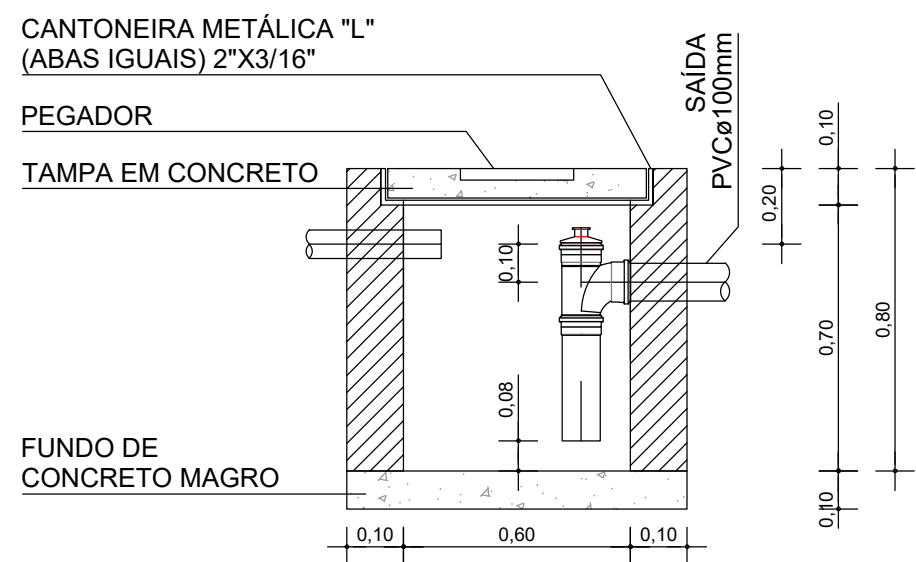

DET. CAIXA DE ESPUMA
ESCALA 1:20

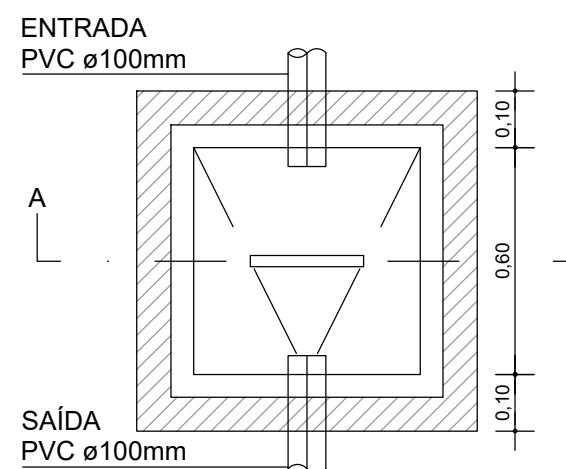

PLANTA BAIXA

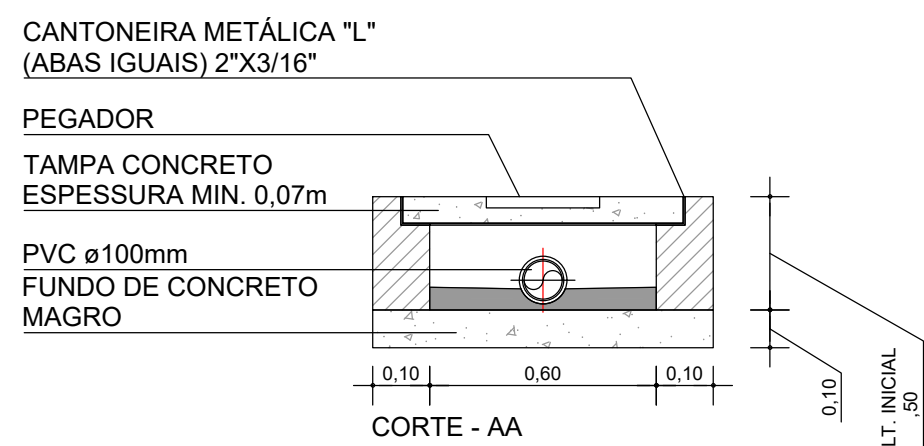

CORTE - AA

DET. CAIXA DE PASSAGEM
ESCALA 1:20

19815
Engenharia de Projetos
André Clemente Correia
Coordenador de Projetos

CONSORCIO SAÚDE CONCREMAT-MEP - CNPJ 00.255.454/0001-35
RUA JOAQUIM PALHARES, no. 40, ANDAR 5 - RIO DE JANEIRO/RJ - CEP 20.260-080 - FONE (21) 3535-4131
Medidas em metros. Confeir medidas no local.
O valor da cota prevalece ao da escala. Antes de qualquer alteração consultar o arquiteto responsável.

REV	DATA	CONTEÚDO	REV	DATA	CONTEÚDO
00	30/04/2026	EMIÇÃO INICIAL			
Nome do Empreendimento					
UBSI II					
Endereço do Empreendimento					
ALDEIA PÉ DO MONTE, PORTO SEGURO / BA					
Disciplina					
ESGOTO					
Título do desenho					
Etapas					
PLANTA DE DETALHES					
PROJETO EXECUTIVO					
Projeto e coordenador					
CONSORCIO SAÚDE CONCREMAT-MEP - CNPJ 00.255.454/0001-35					
RUA JOAQUIM PALHARES, no. 40, ANDAR 5 - RIO DE JANEIRO/RJ - CEP 20.260-080					
FONE (21) 3535-4131					
Responsável Técnico pelo Projeto de Esgoto					
ANDRÉ CLEMENTE CORREIA					
ENGENHEIRO CREA: 1609024404					
Prancha					
02/02					
Especialidade					
ESG					
Revisão					
00					
Escala					
1/100					